

COMUNE DI FRANCAVILLA FONTANA

PROVINCIA DI BRINDISI


Cant. n° 16977

Fabbricato

Località:

PESCHIERA

1° piano: h = 2,95

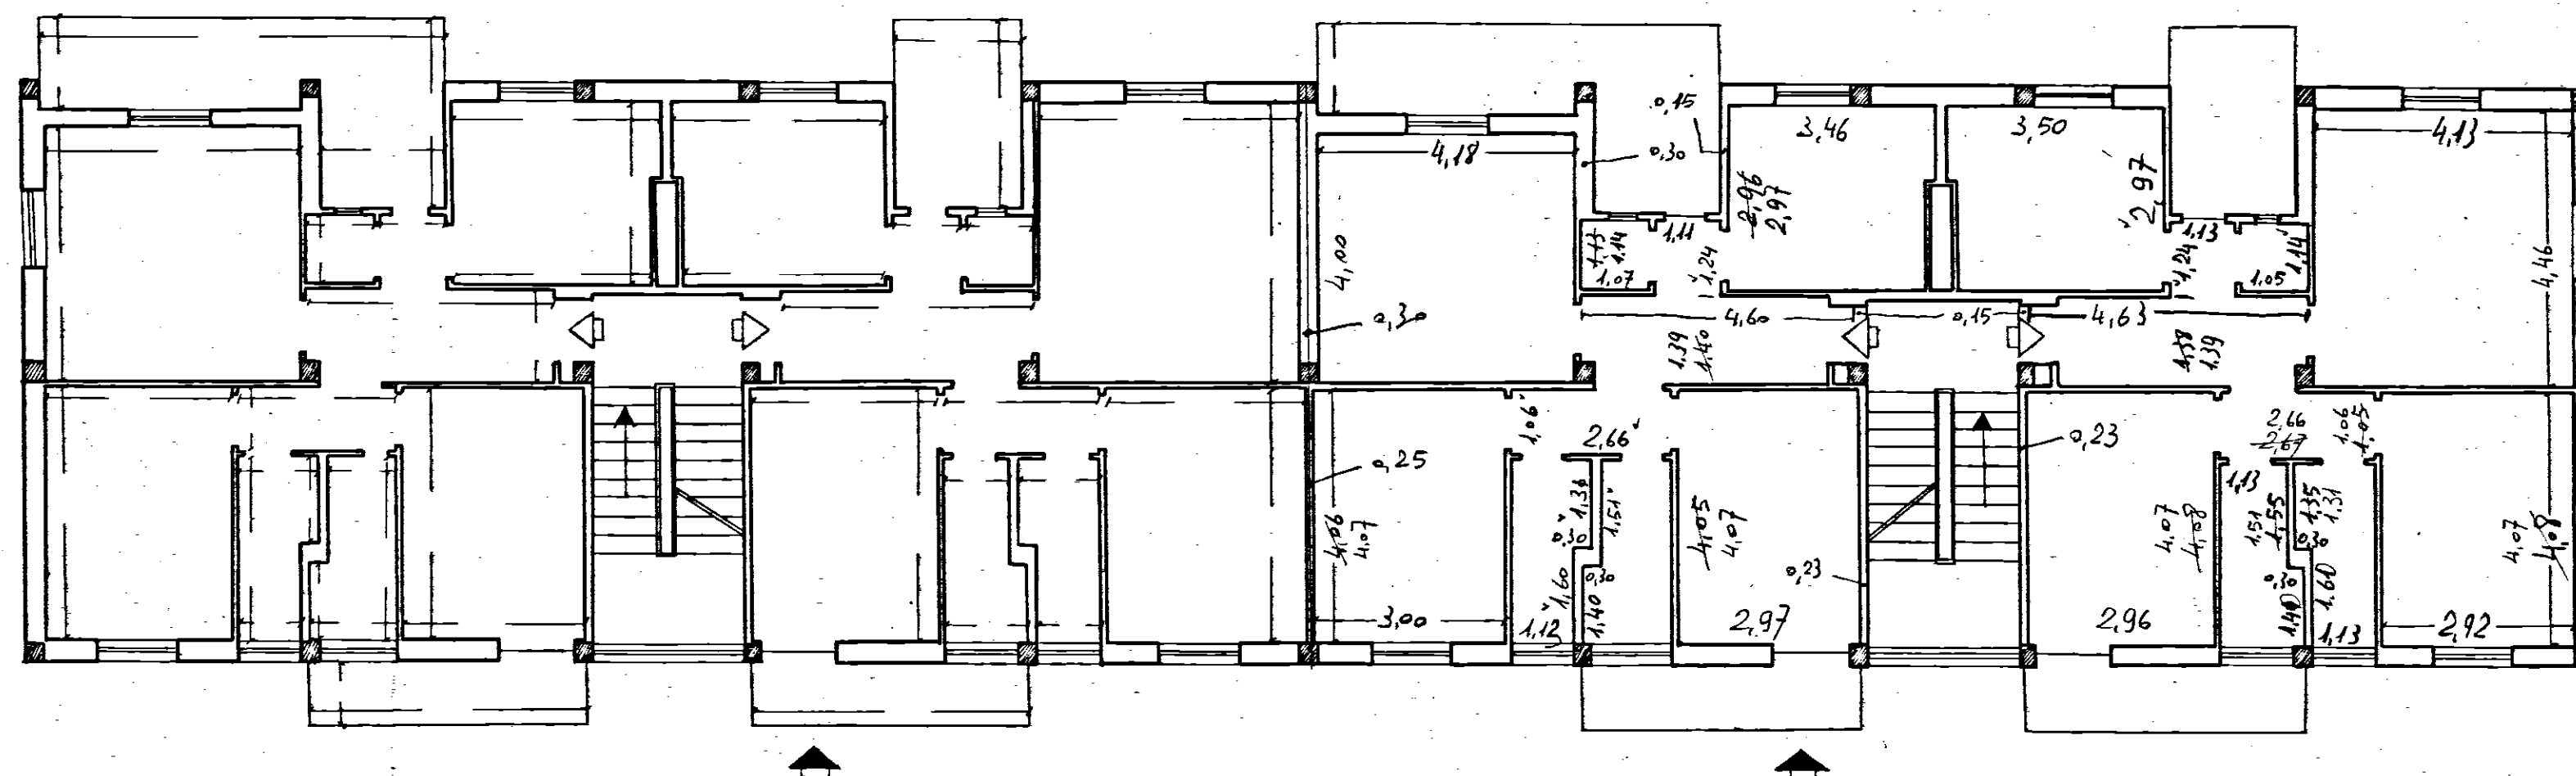

PIANTA PIANO TIPO

Data della compilazione Agosto 1962.

Scala 1:100