



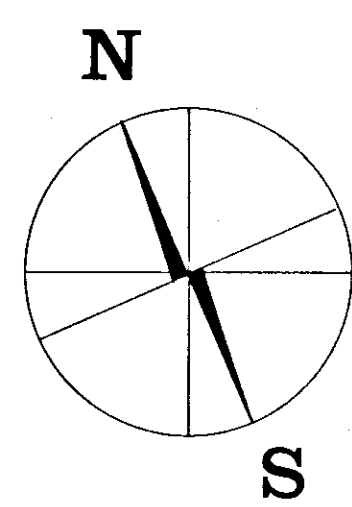

	PUNTI LUCE
	PUNTI LUCE PORTICO CON COMANDO DAL QUADRO
	INTERRUTTORE
	PUNTO PRESA 2x6A+T
	PUNTO PRESA 2x15A+T
	PULSANTE CAMPANELLO
	QUADRO GENERALE CON OROLOGIO PER LUCI PORTICATI
	CONTATORE ENEL
	QUADRO CAMPANELLI
	LINEA DI ALIMENTAZIONE ENEL

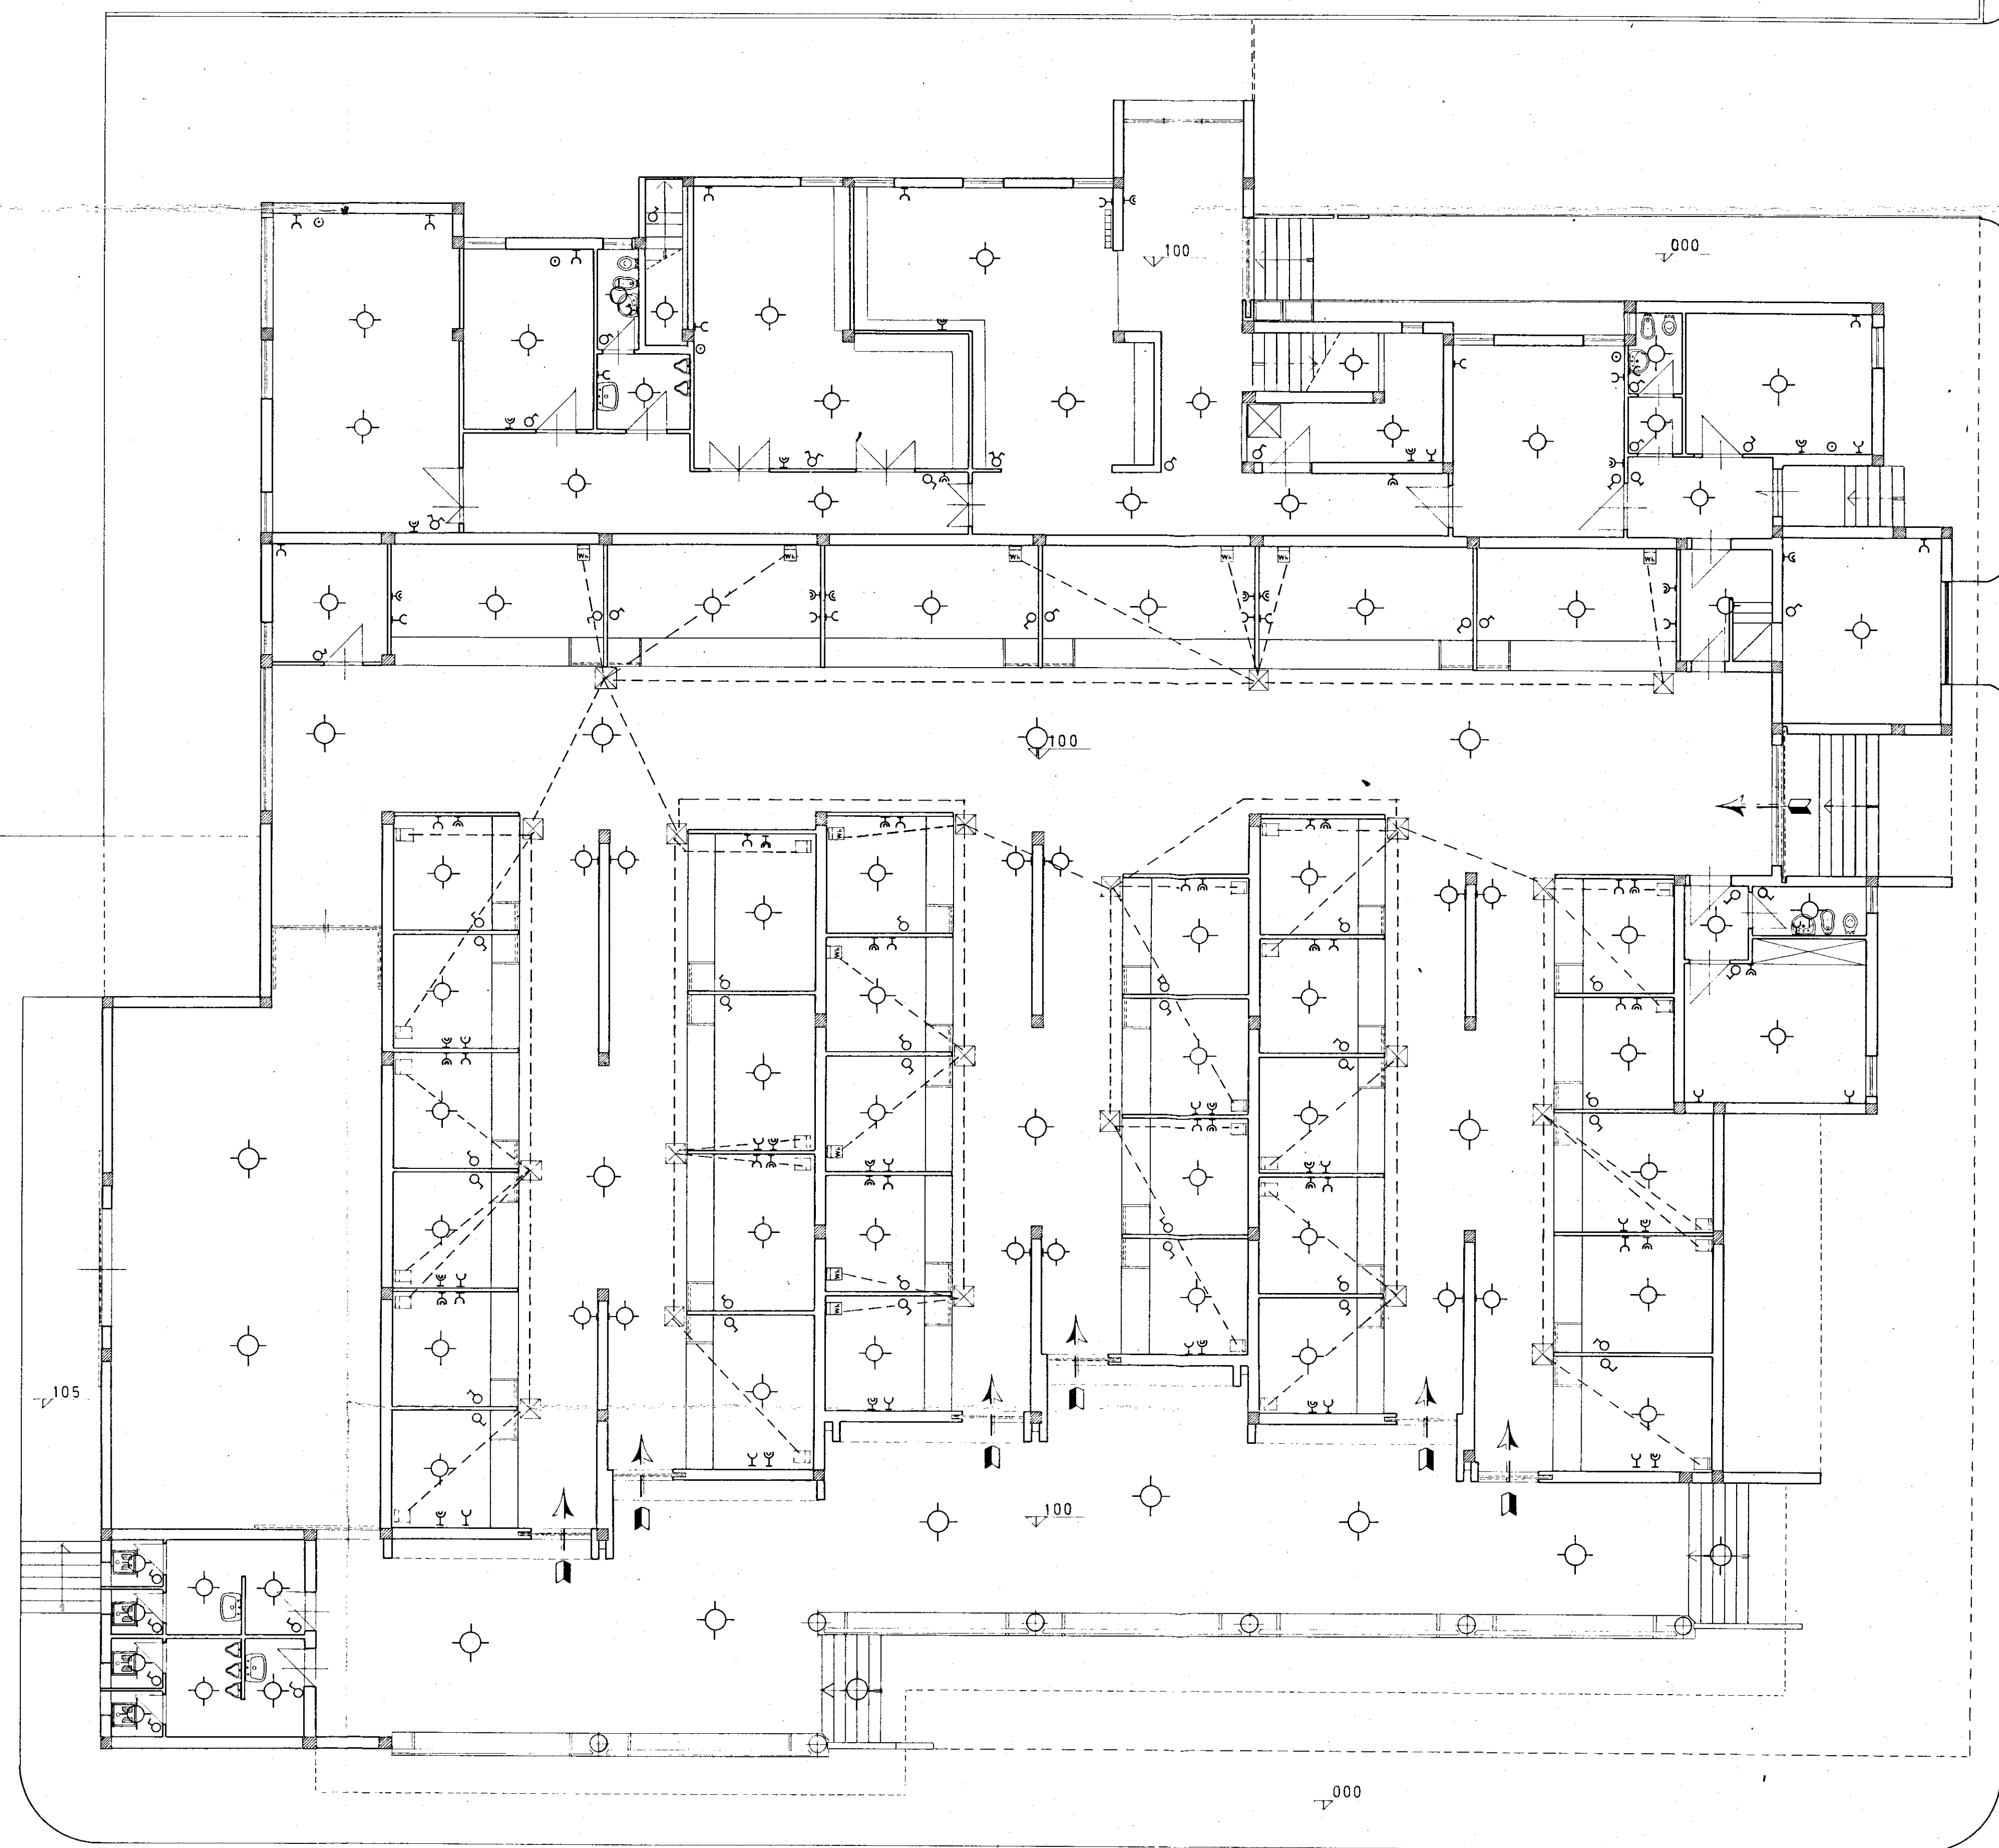

via G. Carducci

via A. Oriani

COMUNE DI BRINDISI	DATA: 23 MAR 1970
DESIGNAZIONE DELL'OPERA: progetto di costruzione per un mercato di quartiere e delegazione comunale al quartiere C.E.P. - Rione Paradiso - Brindisi	AGGIORNAMENTO:
OGGETTO DEL DISEGNO: SCHEMA DELL'IMPIANTO ELETTRICO PIANO RIALZATO SCALA 1:100	NUM. DEL DISEGNO:
IL PROGETTISTA: Dott. Arch. GIAN LUIGI CONSALES	RIFERIMENTO:
STUDIO: DOTT. ING. UGO LONDOCE DOTT. ARCH. GIAN LUIGI CONSALES	

A. Gian Luigi Consales