

istituto autonomo case popolari

— brindisi —

LEGGE 11/3/88 n. 67 - ART. 22
6° BIENNIO 88/89 - 2° TRANCHE
PROGRAMMA INTERVENTO n. 008 - 142-I
CODICE n. 74-008-0067-0-142-I

tar. 4






progetto per la costruzione di alloggi
popolari in **FRANCAVILLA F.**
comparto C/9
contrada "CRETA ROSSA"

ufficio
progettazione
F. S. G. P.
brindisi


ALLOGGI N. 8 DA MQ 45
" N. 12 " MQ 95

scala 1:50

PIANTE - IMPIANTO ELETTRICO

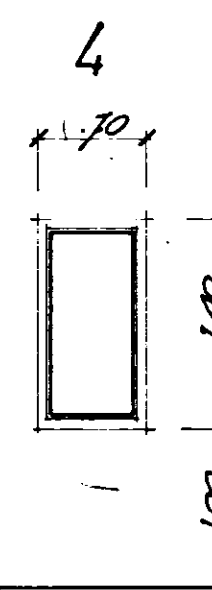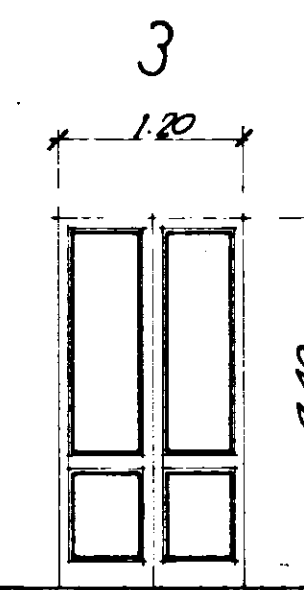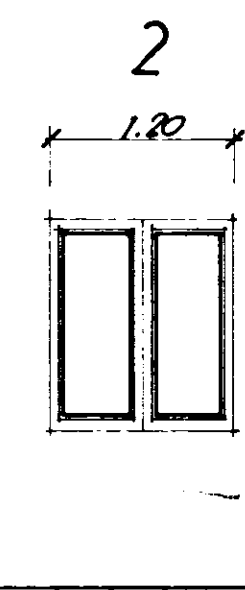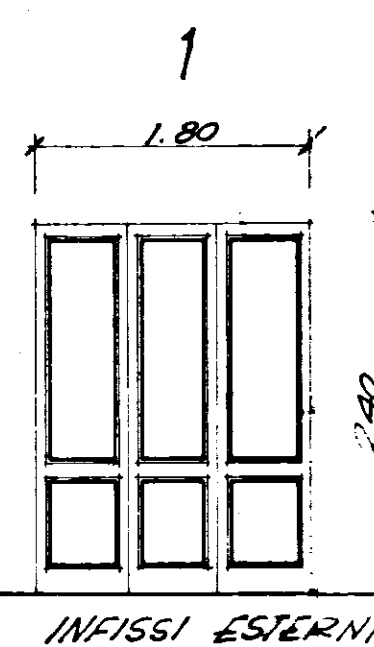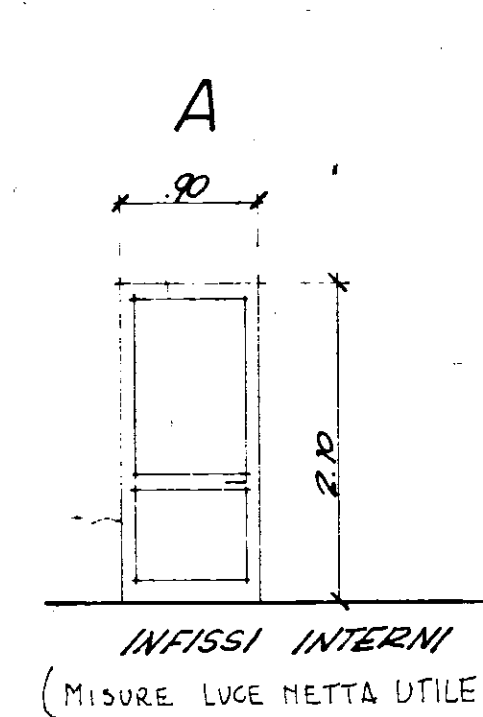


Pavimento finito

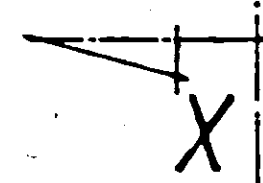


LEGENDA IMPIANTO ELETTRICO			
	PRESA LUCE		PUNTO LUCE INTERROTTO
	PRESA MONOFASE		PUNTO LUCE COMUTATORE
	CITOFONO PARETE		PUNTO LUCE A PARETE
	CONTATTORI da installare nei locali contatori ENEL sul piano terra		INTERRUTTORE SCALDABAGNO
	INTERRUTTORE		PRESA TELEVISIONE
	DEVIATORE		PRESA TELEFONO
	COMUTATORE		SUONERIA
	ASPIRATORE		INTERRUTTORE
	PULSANTE		INTERRUTTORE PERIODICO
	NEON PORTICATI		NEON SCALE
	RADIATORE		


IL COORDINATORE
DEI SERVIZI DI PROGETTAZIONE
(Dott. A. Longo)

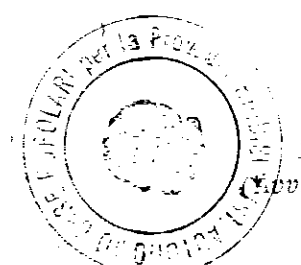

IL CUCINIERE
E IL CUCINIERE
(Dott. A. Longo)

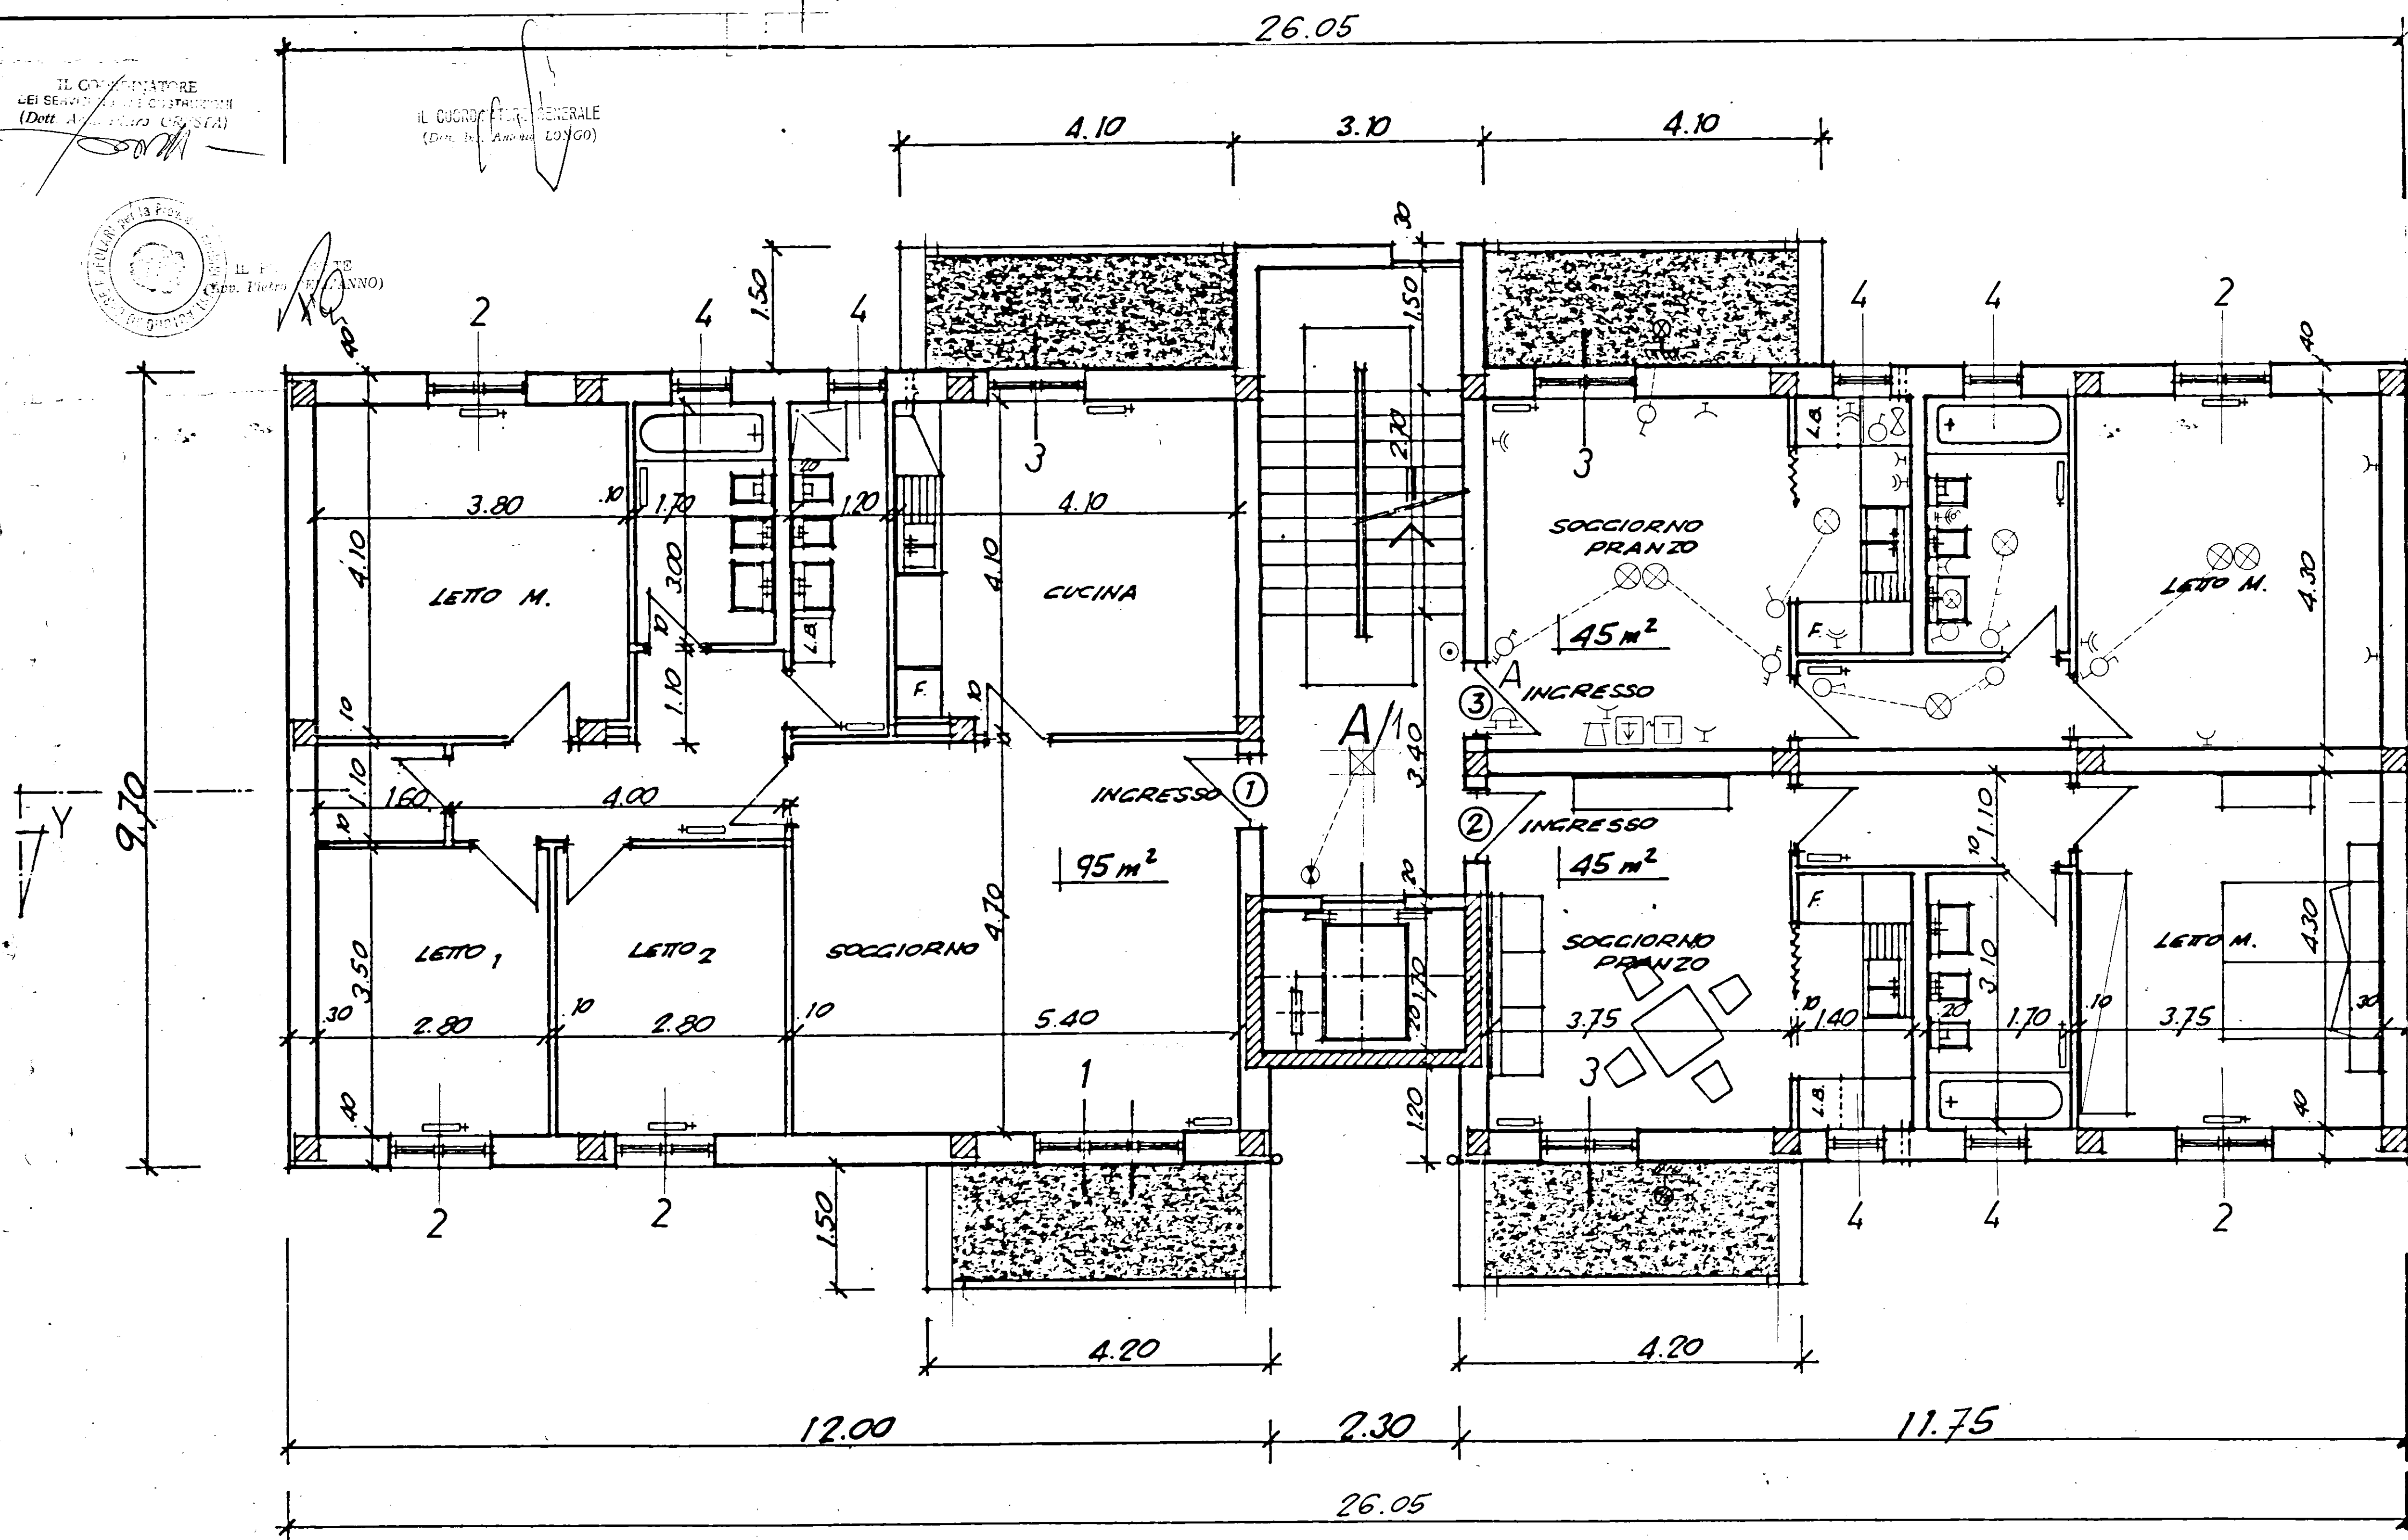

PIANTA

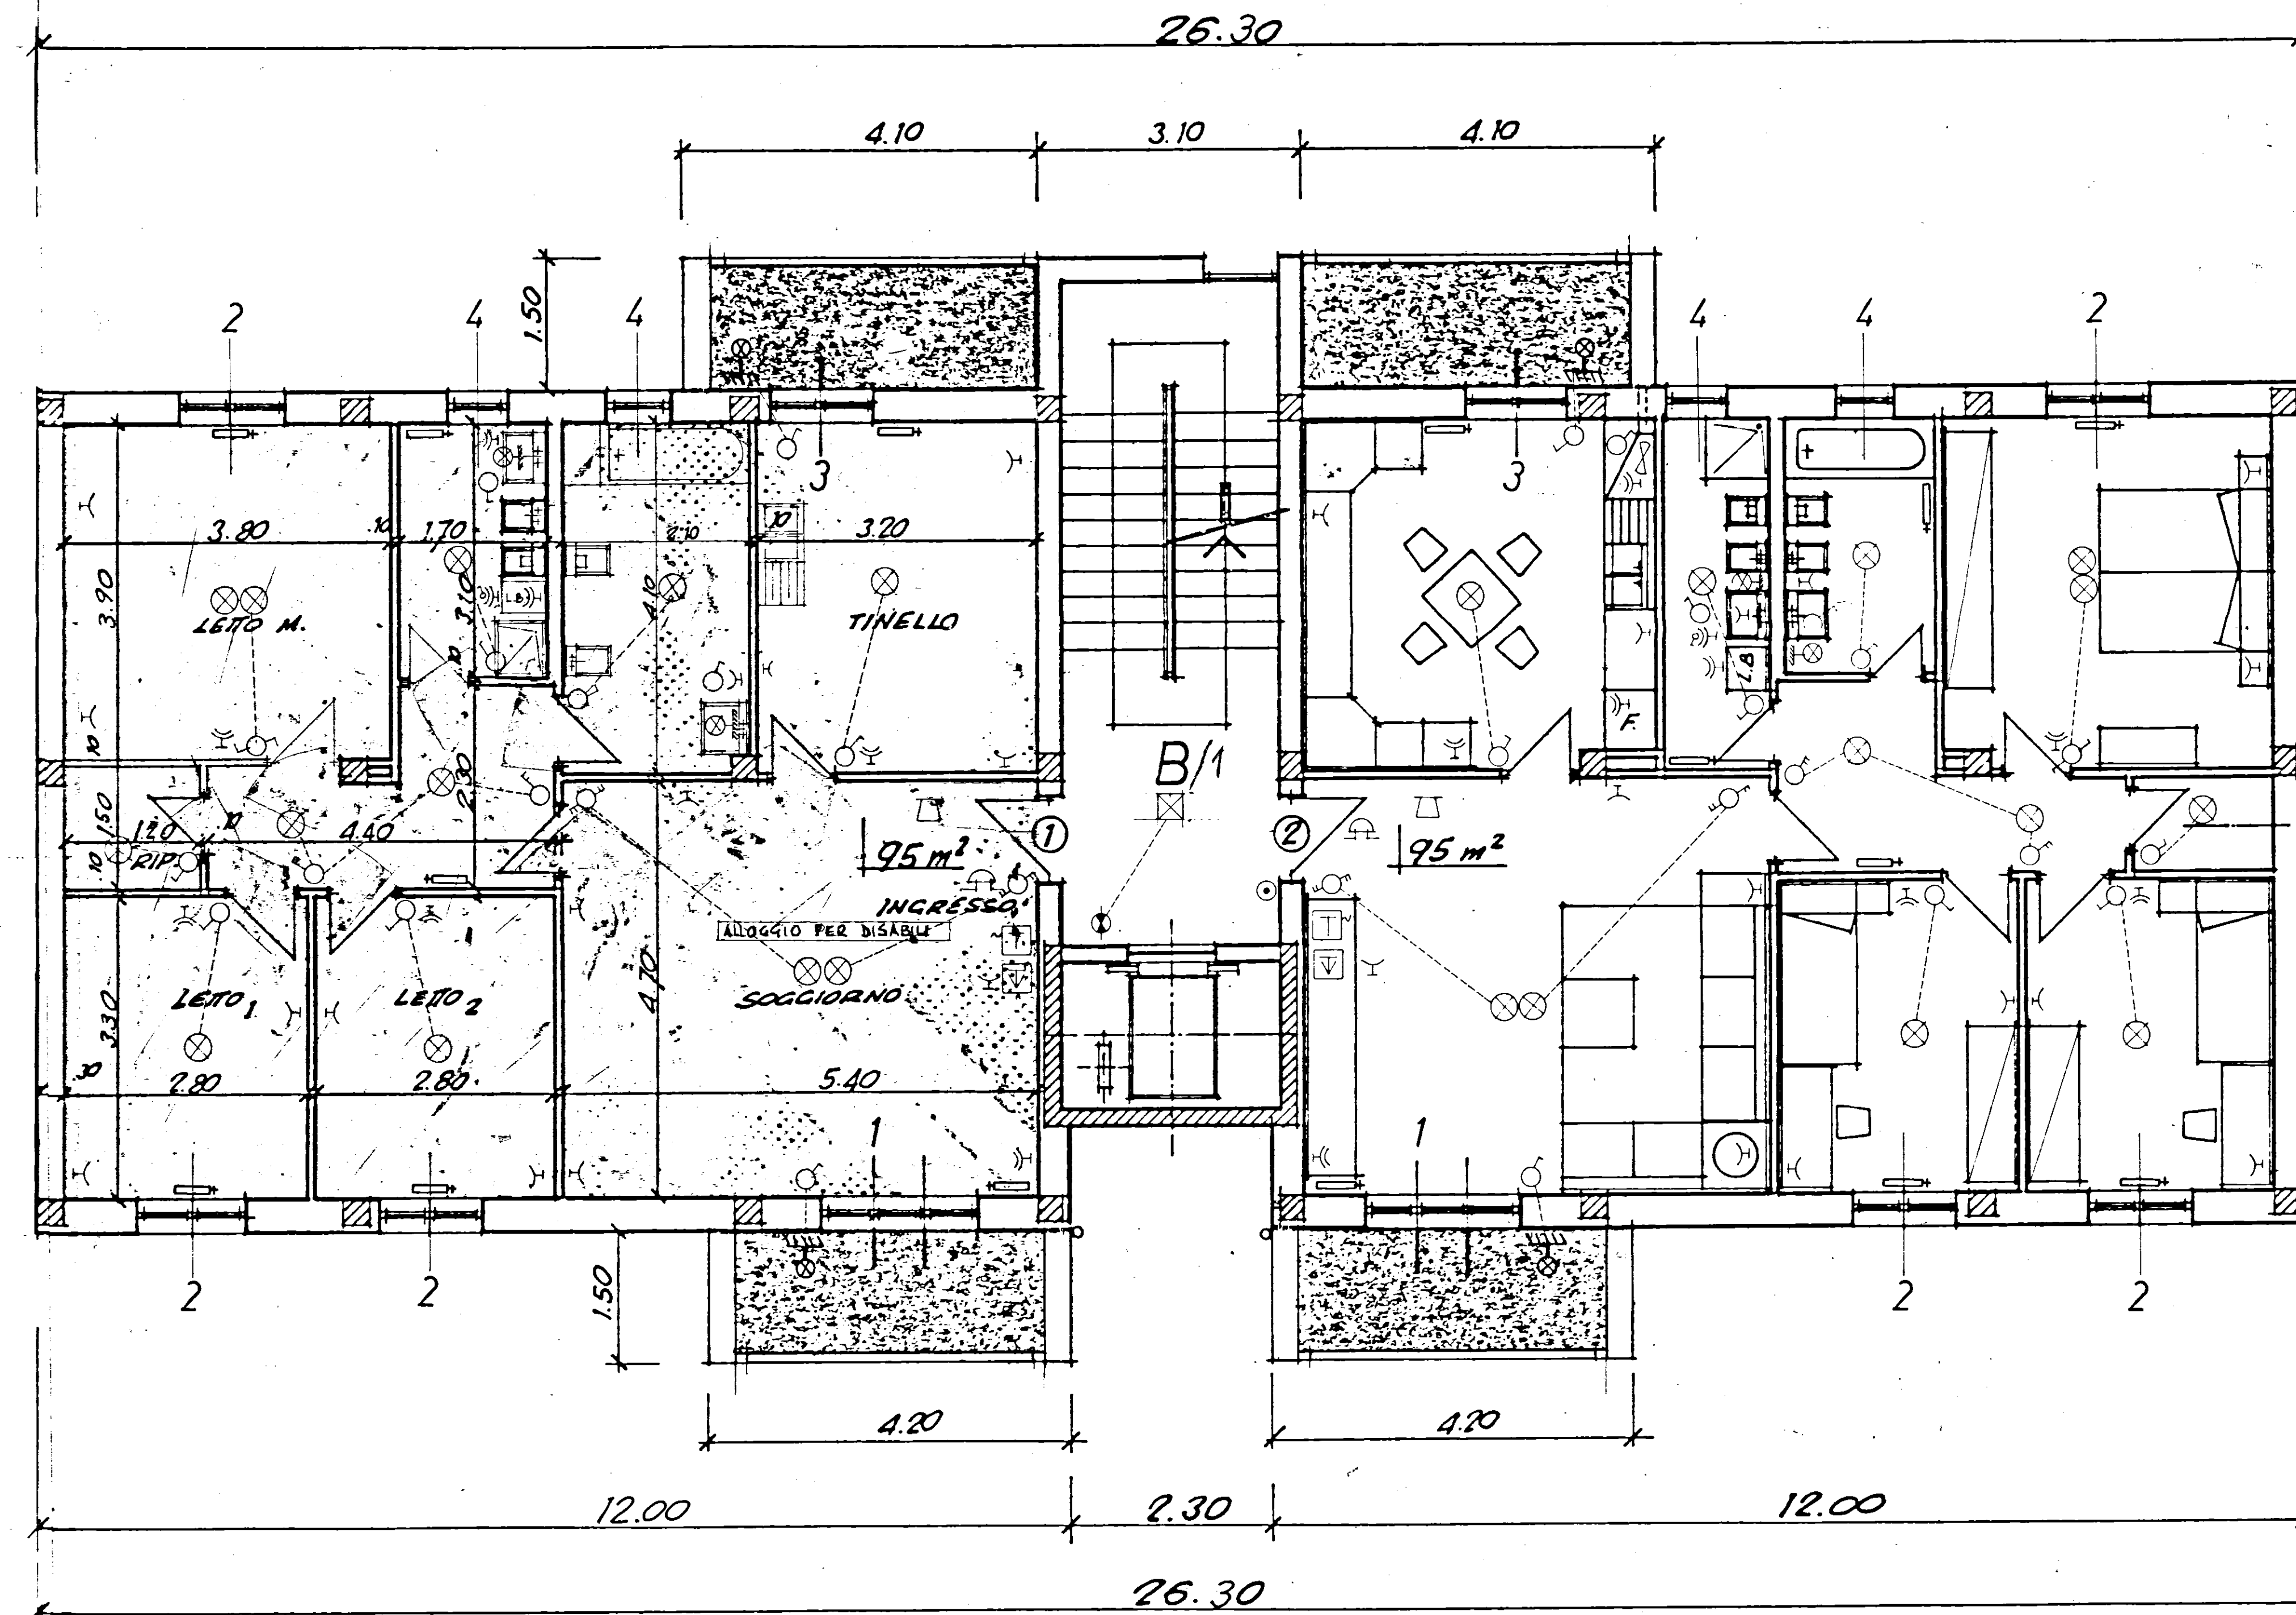

PIANO PRIMO