

COMUNE DI OSTUNI  
IACP - BRINDISI

STUDIO TECNICO  
dott. ing. resarria callandro  
via mino sanone, 21 - ostuni  
tel. 0871/871257

FOLLUOCHI 29mo LOTTO:  
CENTRALE IDRICA,  
PANTA E SCHEMA IDRICO IMPIANTO  
ANTINCENDIO

TAV. N. 4

Il committente


Il progettista

SCALA 1:50

1999

PROGETTO DI ADEGUAMENTO ALLE NORME DI PREVENZIONE INCENDI  
DEGLI IMMOBILI SITI IN OSTUNI: FOLLUOCHI 29mo LOTTO PAL. 101;  
VIA VERONA C/1828 SCALE A-C.


## ESISTENTE

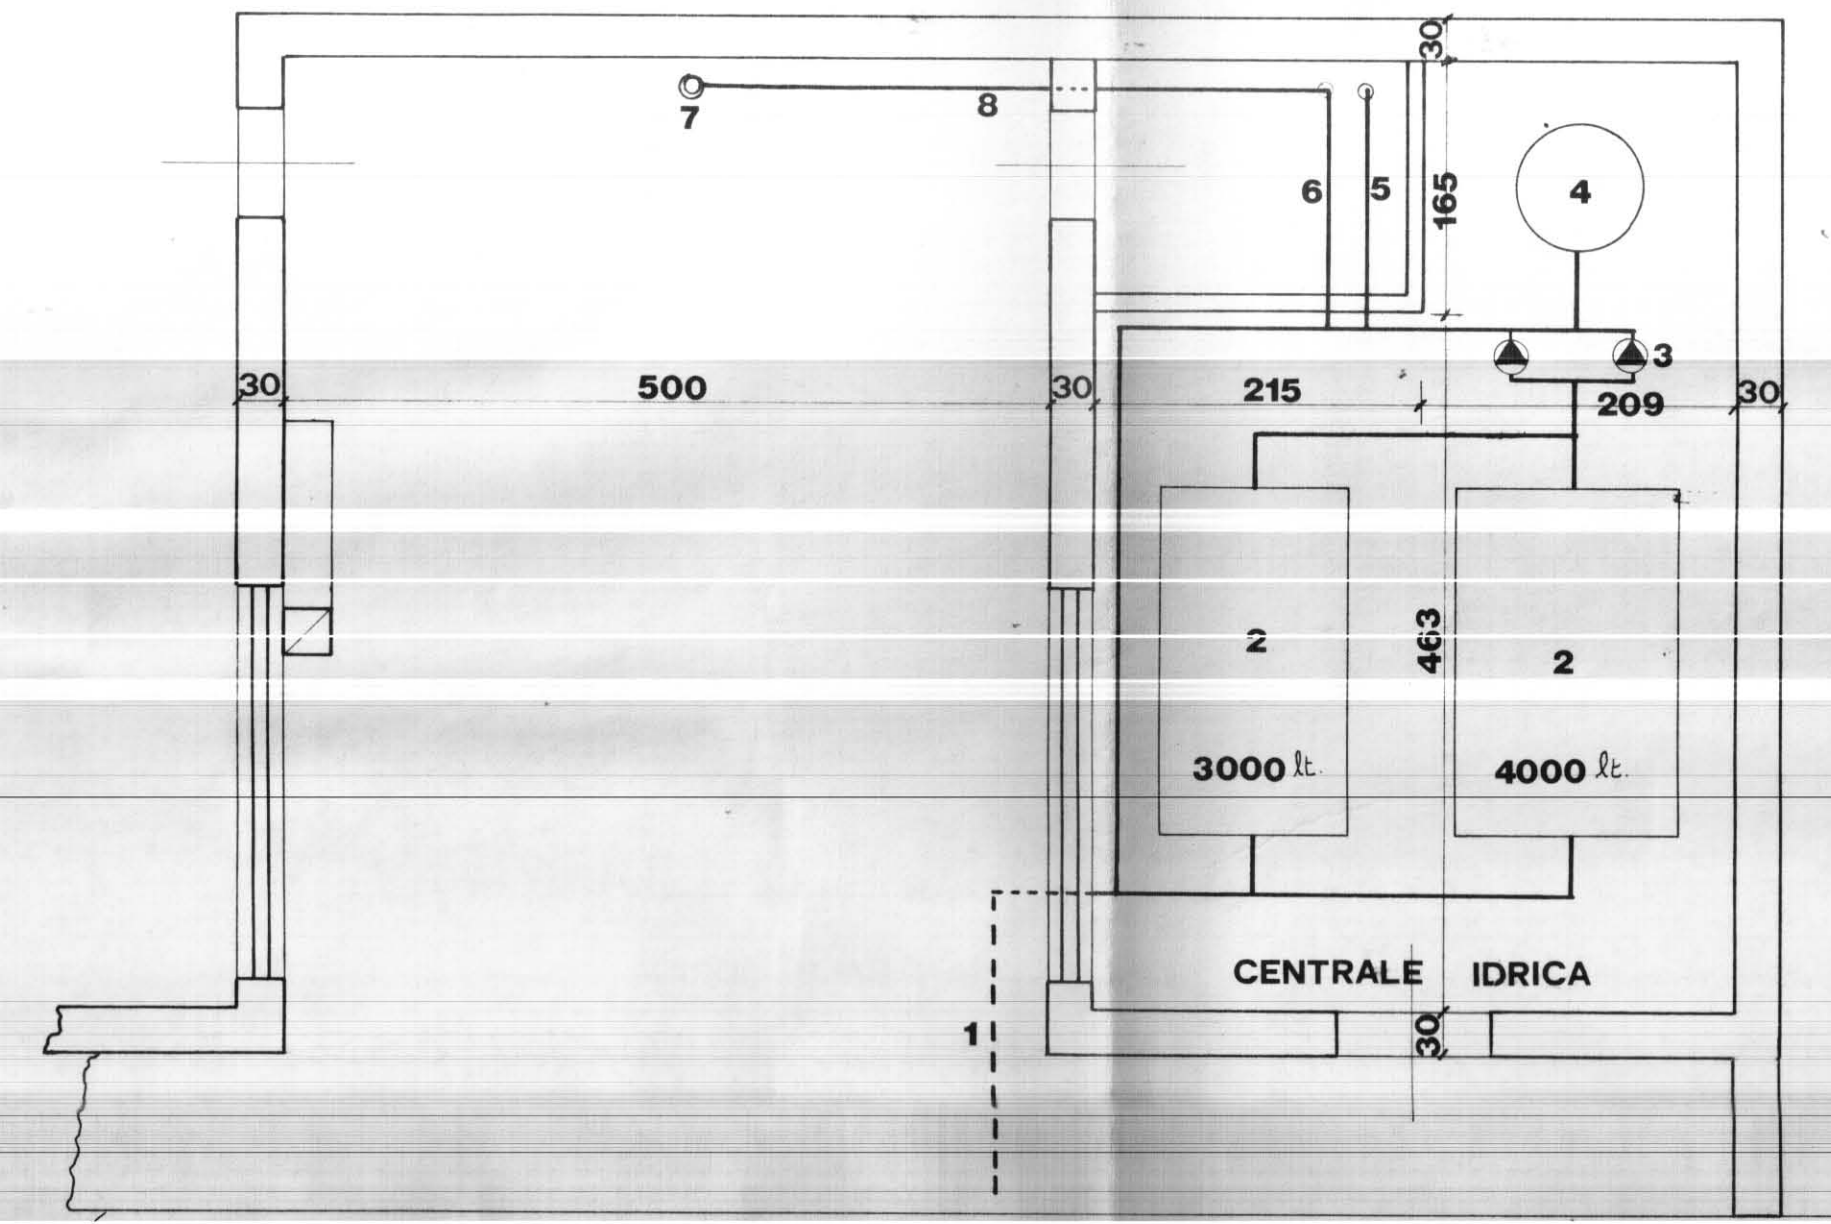

MARCIAPIEDE

VIABILITÀ INTERNA

## PROGETTO

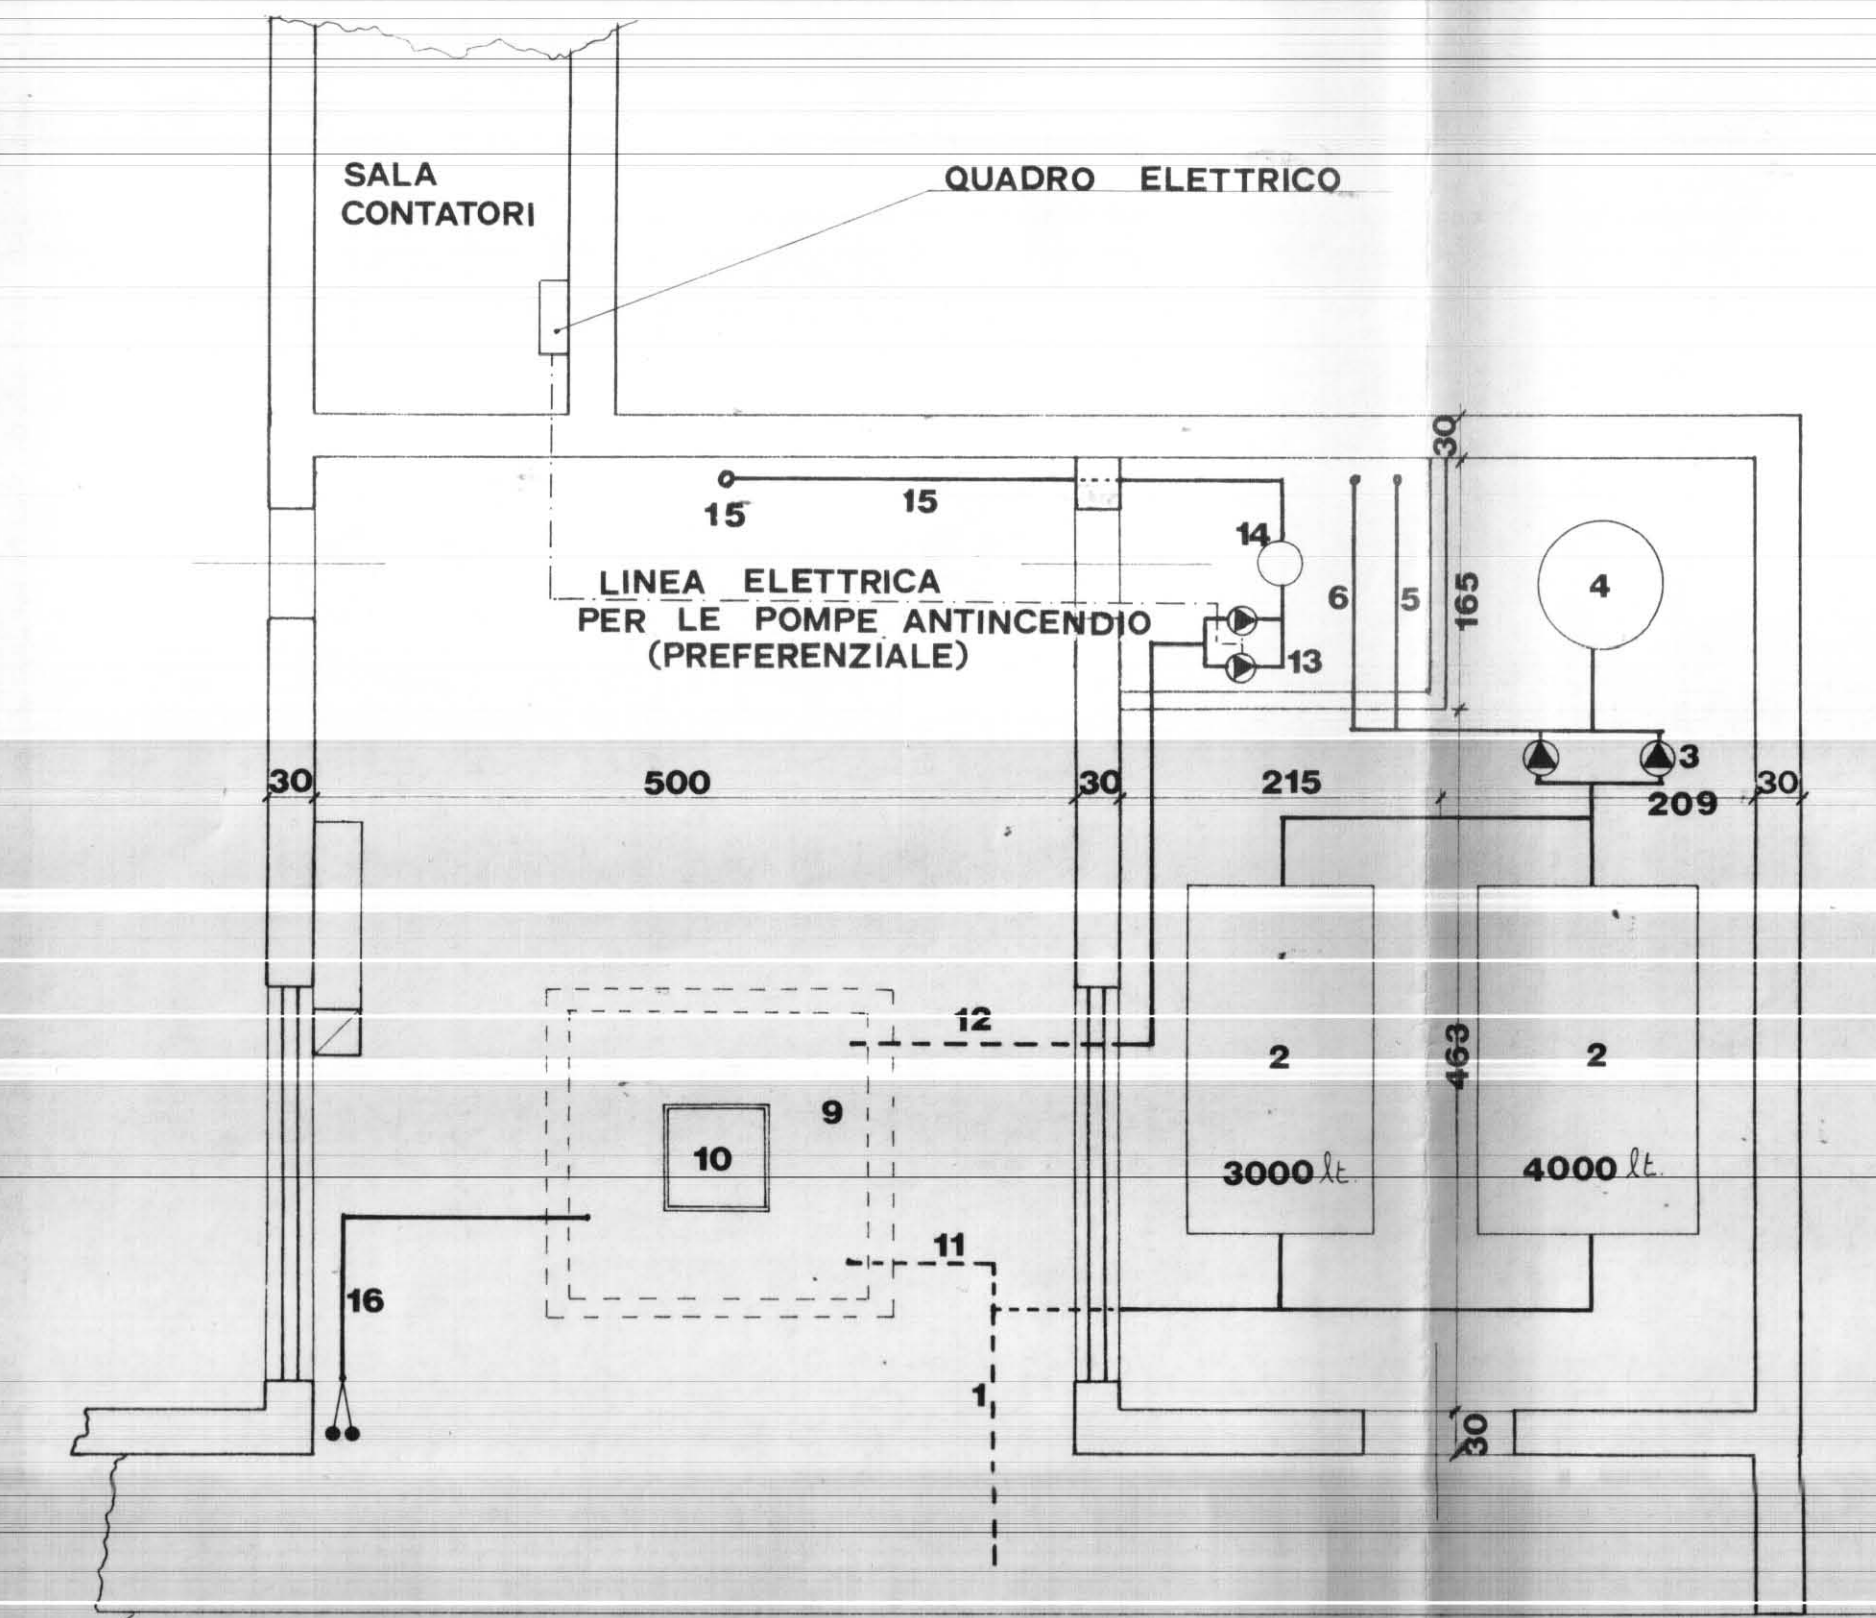

MARCIAPIEDE

VIABILITÀ INTERNA

- |    |   |
|----|---|
| 1  | ALIMENTAZIONE DALLA RETE IDRICA URBANA  |
| 2  | SERBATOI DI ACCUMULO PER L'IMPIANTO IDRICO ED ANTINCENDIO                                       |
| 3  | POMPE DI ALIMENTAZIONE IMPIANTO IDRICO ED ANTINCENDIO Q= 30 90 l/min. H = 59 40 mt.             |
| 4  | AUTOCLAVE   |
| 5  | MONTANTE IDRICA PER 1° 2° E 3° PIANO  |
| 6  | MONTANTE IDRICA PER 4° 5° 6° E 7° PIANO   |
| 7  | MONTANTE PER IMPIANTO ANTINCENDIO DA 1 1/2"   |
| 8  | COLLEGAMENTO MONTANTE 6 E 7   |
| 9  | NUOVA CISTERNA DI RISERVA PER L'IMPIANTO ANTINCENDIO DA 8000 LITRI (2m.x2m.x2m.) (DIM. INTERNE) |
| 10 | CHIUSINO 70cm. x 70cm.  |
| 11 | COLLEGAMENTO CISTERNA CON RETE URBANA (1 1/2")  |
| 12 | COLLEGAMENTO CISTERNA CON NUOVE POMPE PER L'IMPIANTO ANTINCENDIO (1 1/2")                       |
| 13 | NUOVE POMPE DELL'IMPIANTO ANTINCENDIO Q= 41/sec. H= 70mt.                                       |
| 14 | PICCOLO AUTOCLAVE PER MANTENIMENTO IN PRESSIONE DELL'IMPIANTO ANTINCENDIO (NUOVO)               |
| 15 | MONTANTE ANTINCENDIO DA 1 1/2" ESISTENTE COIBENTATO   |
| 16 | NUOVO GRUPPO UNI 70x2 PER ATTACCO AUTOPOMPA   |
| 16 | COLLEGAMENTO CISTERNA CON GRUPPO UNI 70x2 (2")  |