

ISTITUTO AUTONOMO CASE POPOLARI
PER LA PROVINCIA DI BRINDISI

EDILE
FERRARI LUIGI
Via Germania, 77 - 72010, BRINDISI
Tel. & Fax 0874/251426
Partita IVA 0199270745

LEGGE 04/12/1993 - ART.11
PROGRAMMA D'INTERVENTO CODICE SR 74/001/0493/1/001/4

PROGETTO PER IL RECUPERO E LA RISTRUTTURAZIONE
DI ALLOGGI POPOLARI IN BRINDISI - LOTTO C4
QUARTIERE S. ELIA OVEST
PIANO DI ZONA 167 - COMPARTO "C"
VIA CADUTI DI VIA FANI, PIAZZA RAFFAELLO SANZIO

ALLOGGI N° 14 DA MQ. 89

progetto esecutivo

PROGETTISTA :
DOTT.ING. Giuseppe DE ANGELIS

DATA : SETTEMBRE 2005

RESPONSABILE DEL PROCEDIMENTO :
DOTT.ING. Giuseppe DE ANGELIS

SCALA : 1:50

TAV . 2i

COORDINATORE SICUREZZA
IN FASE DI PROGETTAZIONE:
GEOM. Vittorio SERINELLI

LOTTO 4°

IMPIANTO TERMICO
E DI ADDUZIONE GAS
PIANTA PIANO RIALZATO

COLLABORAZIONE TECNICA:
GEOM. Ferdinando DEL PRATE
GEOM. Nicola GORGONI
GEOM. Rocco CAFORIO

LEGENDA

radiatore


caldaia a gas

valvola di intercettazione

collettore

contatore gas

canna fumaria ramificata
tipo Shunt

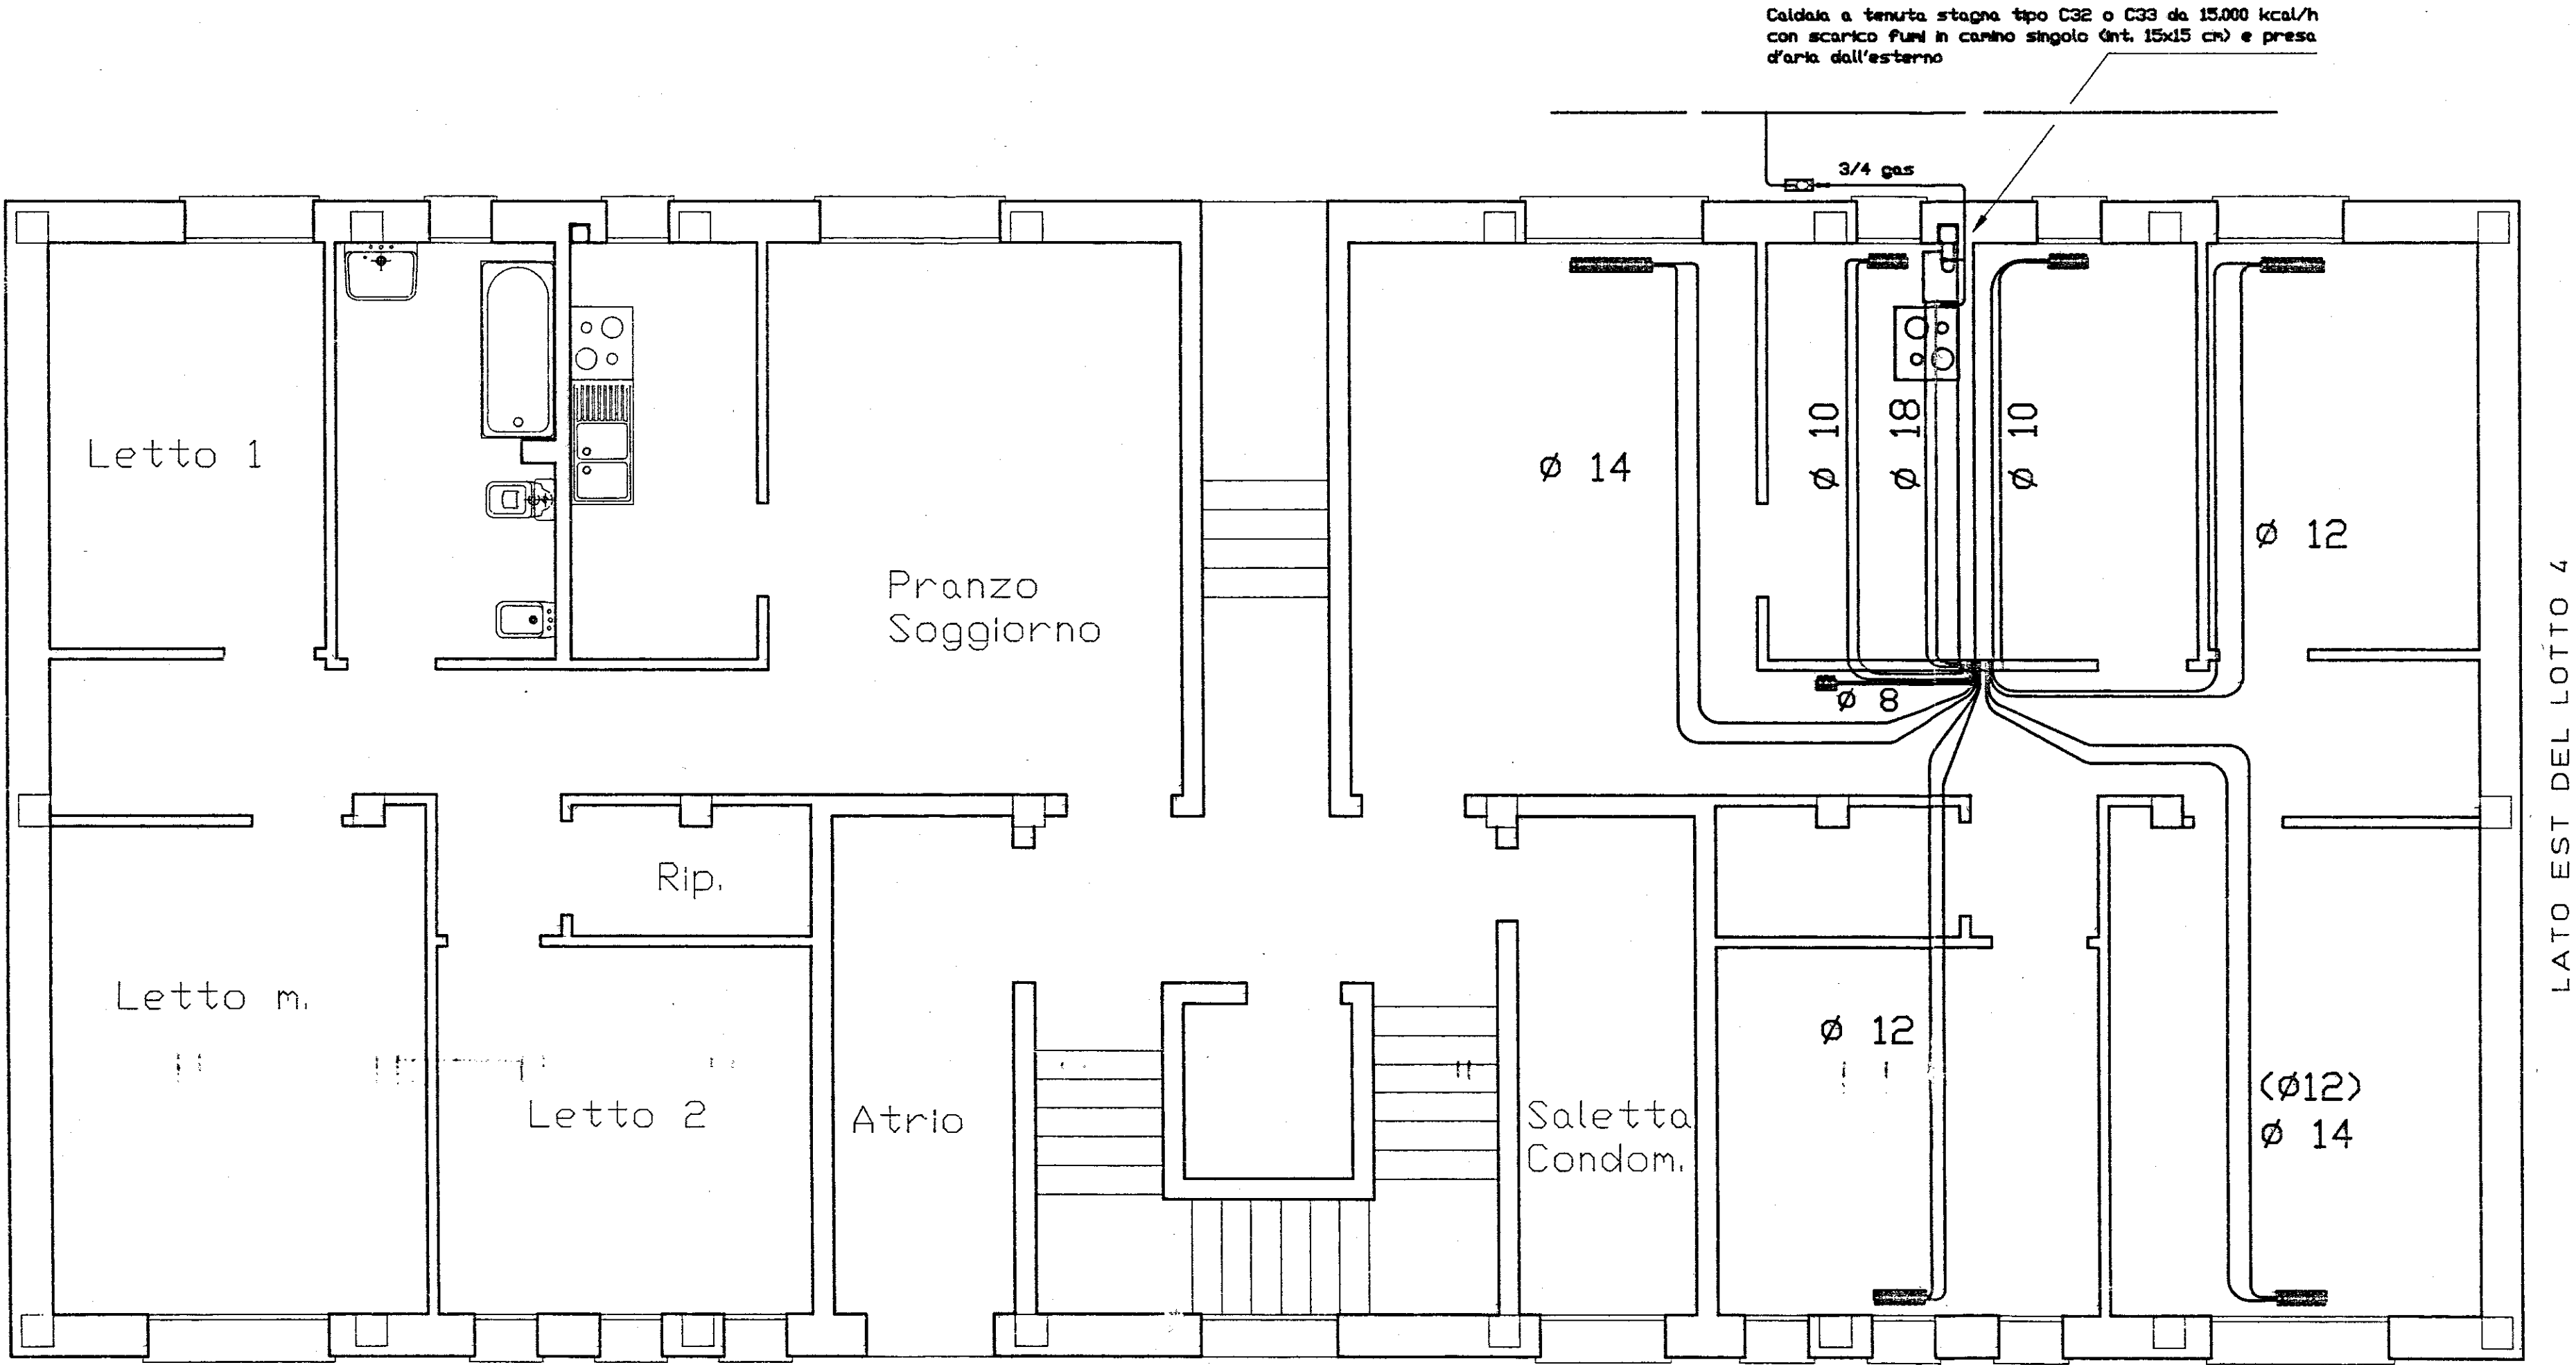

PIANO RIALZATO

SCALA 1 : 50

NOTE: a) tubi in rame - il diametro in parentesi
si riferisce al Lotto 4 - lato est
b) le condutture di gas interne sono contenute
in tubi di PVC aperti verso l'esterno e sigillati verso l'interno
c) la cucina e' dotata di opertura di ventilazione da 100 cmq
e di aspiratore con scarico all'esterno

DISTINTA CORPI SCALDANTI

LOTTO 4 PIANO RIALZATO			
DESTINAZIONE D'USO	Q	TIPO	N. ELEM.
SOGGIORNO PRANZO	2236	4/880	15
DISIMPEGNO	618	2/880	7
CUCINA	521	3/690	5
BAGNO	762	3/690	7
LETTO M.	1500	4/690	12
LETTO 1	1280	4/690	10
LETTO 2	1270	4/690	10
Valido solo per il Lotto 4 - lato est			
LETTO M.			8
LETTO 1	893	4/690	7

Q = quantita' di calore di calcolo (kcal/h)
TIPO = tipo radiatore (rif. ditta Biklim o equivalente)
N. ELEM. = numero elementi radiatore

Valido solo per il LOTTO 3 lato ovest			
LETTO M	1023	4/690	8
LETTO 1	791	4/690	7