

a

ISTITUTO AUTONOMO CASE POPOLARI-BRINDISI-

LEGGE 22-10-1971 N° 865 e DL. 13-8-1975 N° 376

COSTRUZIONE DI CASE POPOLARI IN BRINDISI

PIANTA PIANO TIPO

SCALA

1:50

Impresa Edile
SARDELLA TOMMASO
FASANO

PROGETTAZIONE
UFF. TECN. I.A.C.P.
BRINDISI

AGGIORNAMENTI:


DATA:

SCHEMATURA: IMPIANTO IDRICO

IL DIRETTORE TEC.
DOTT. ING. ANTONIO
LONGO

LOTTO "C-D"

TAY. N°

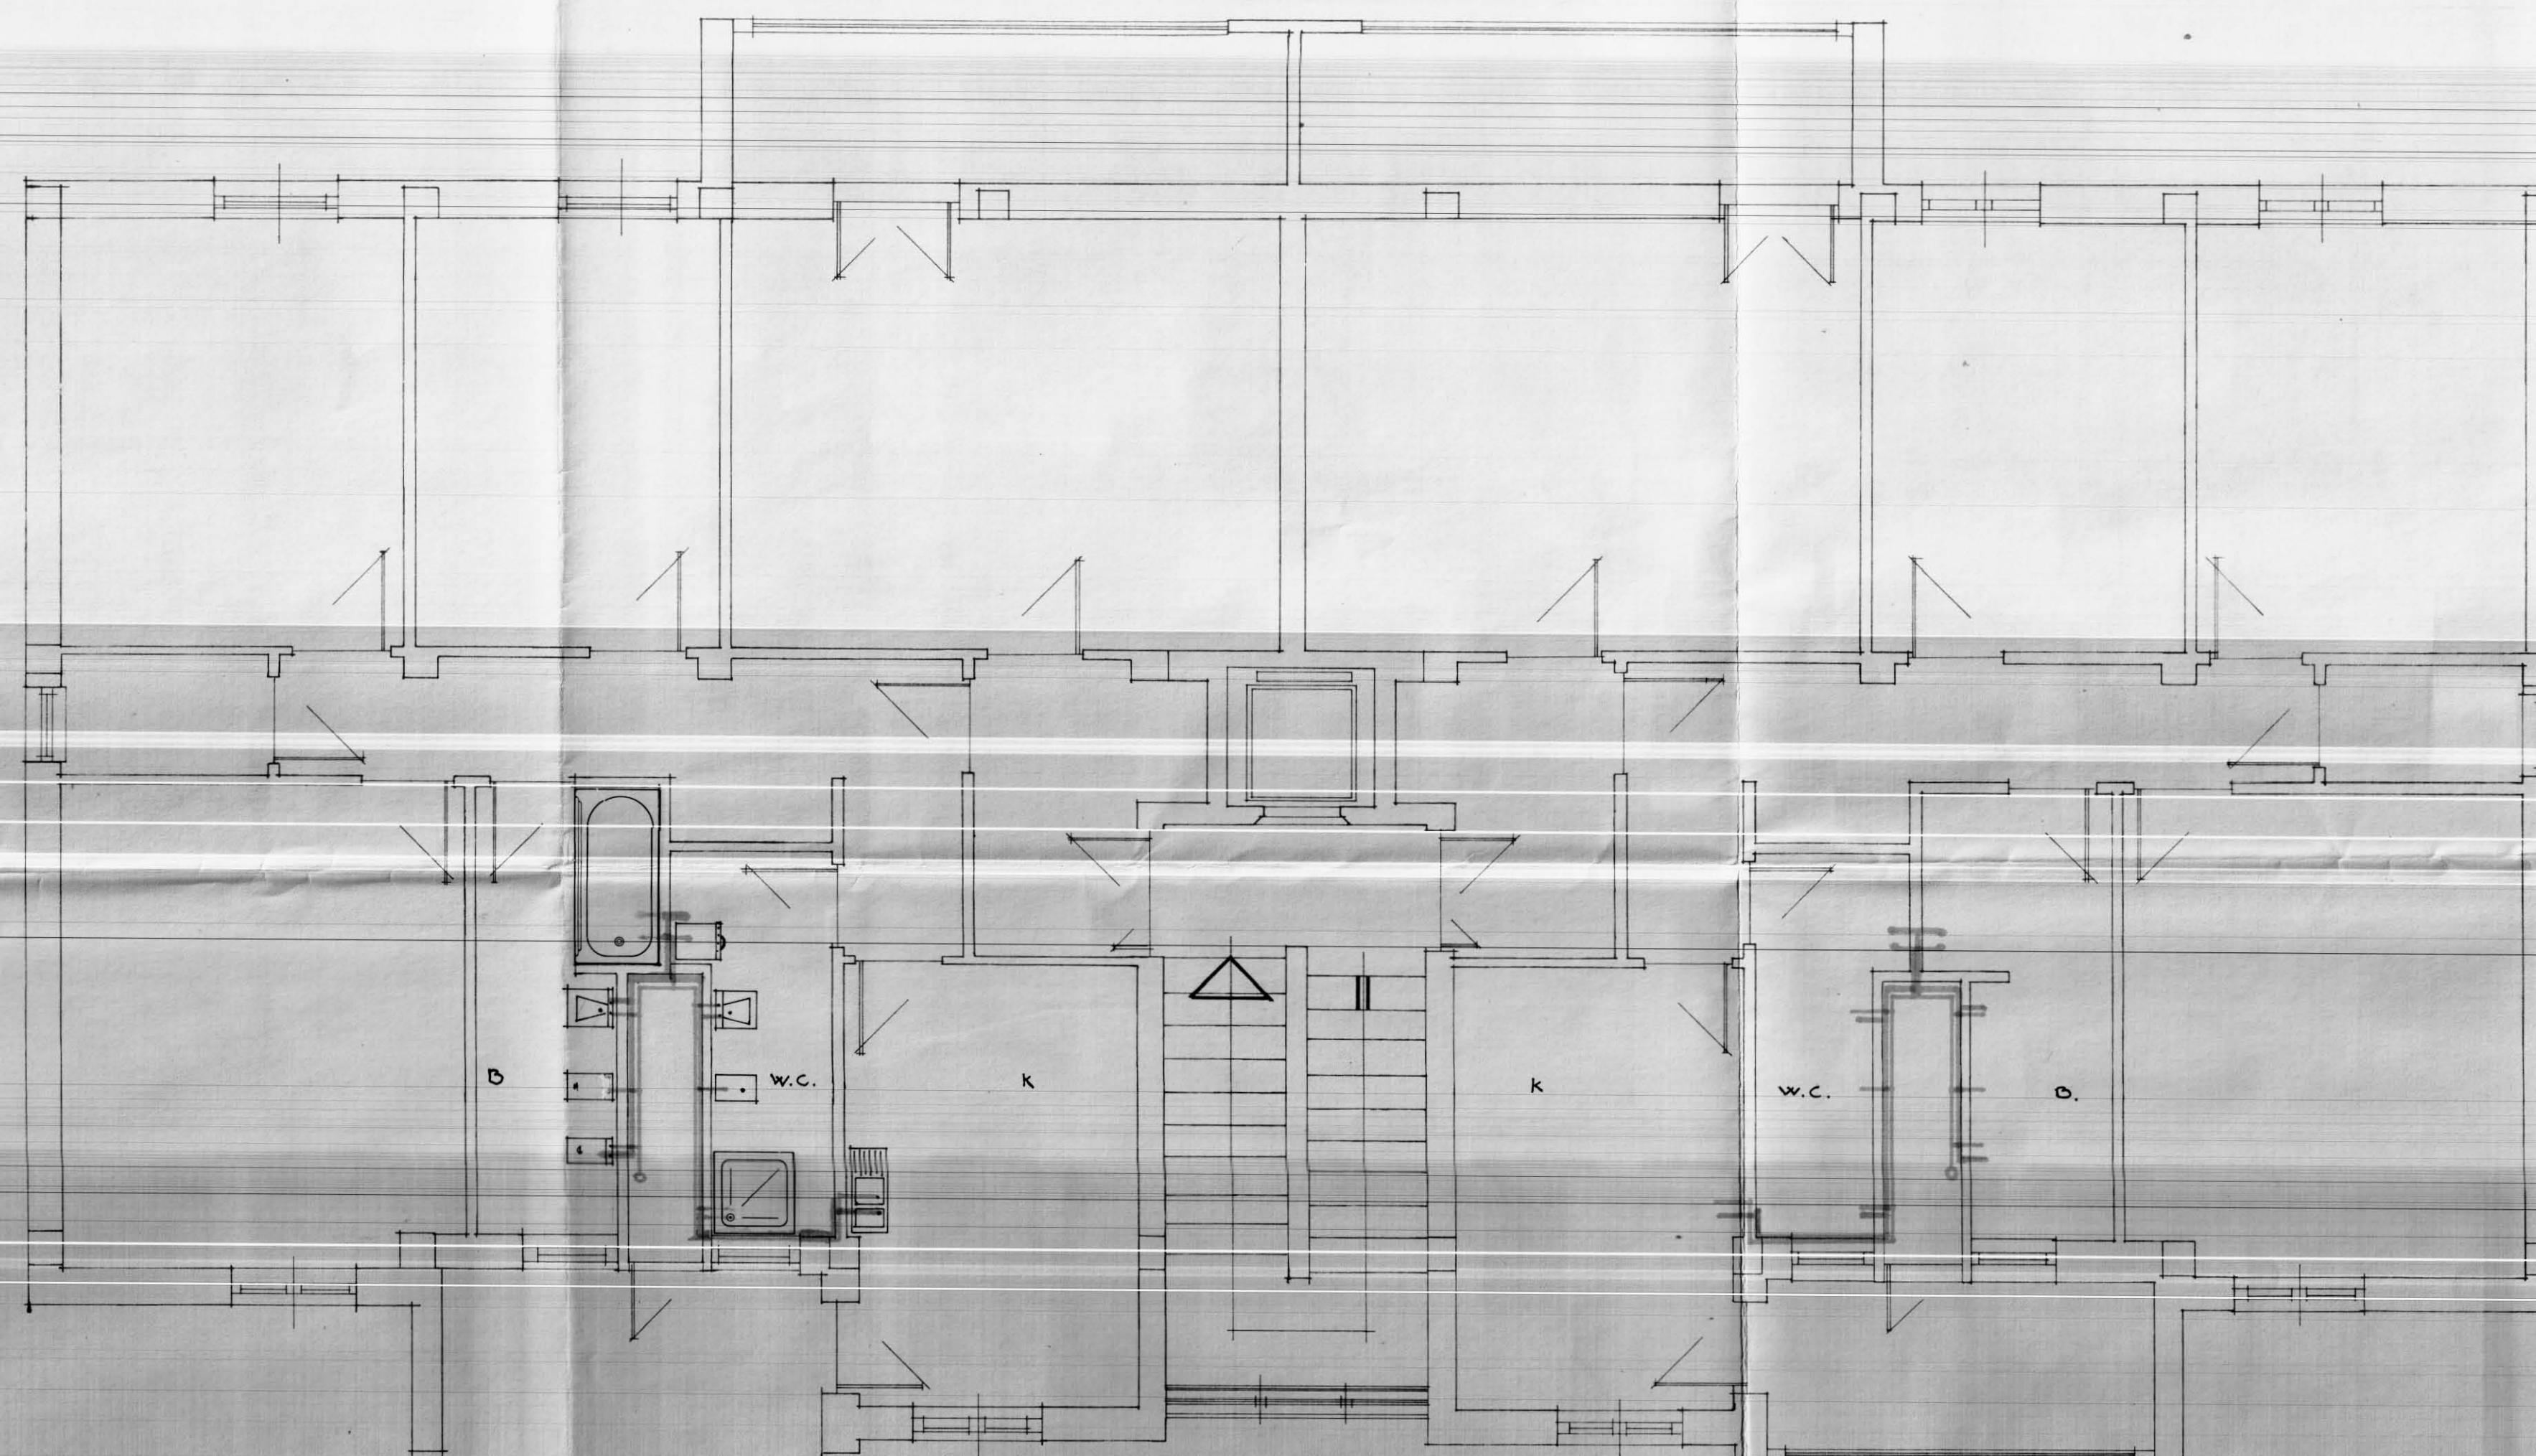

— : ACQUA CALDA
— : ACQUA FREDDA