




Committente: IACP BRANCISI	COMUNE DI SAN DONACI	
Oggetto:	Complesso: IACP VIA MACHIAVELLI 1° LOTTO	Commessa: S.D. 01-10/85
ADDEGUAMENTO ALLA NORMATIVA ANTINCENDIO	Particolare: CENTRALE TERMICA E RELATIVO DEPOSITO CARBURANTE	Disegno: 01 Data: // Scala: //
STUDIO TECNICO ING. GIUSEPPE PRESTA		

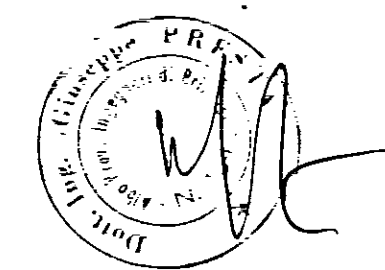


Ubicazione Scala 1:2000

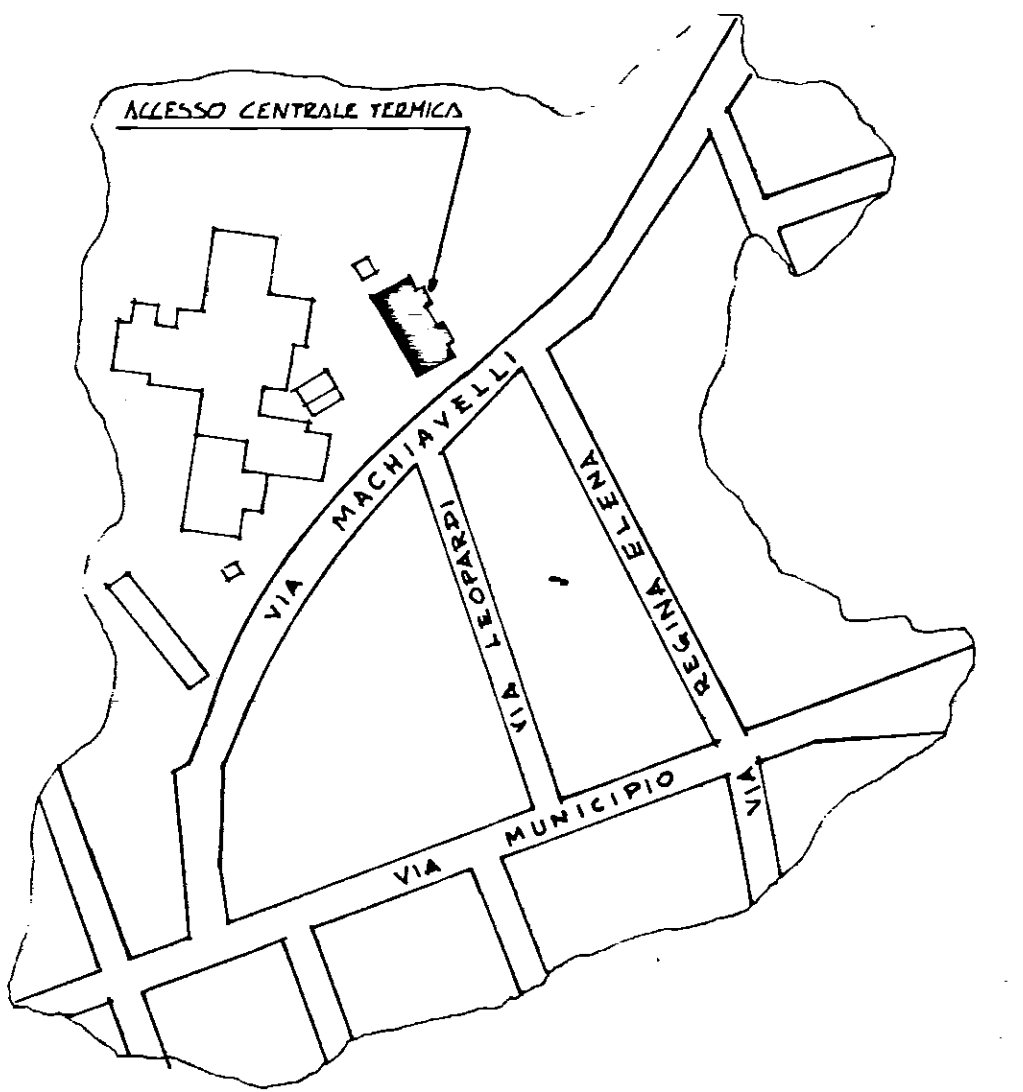


PIANTA PIANO TERRA

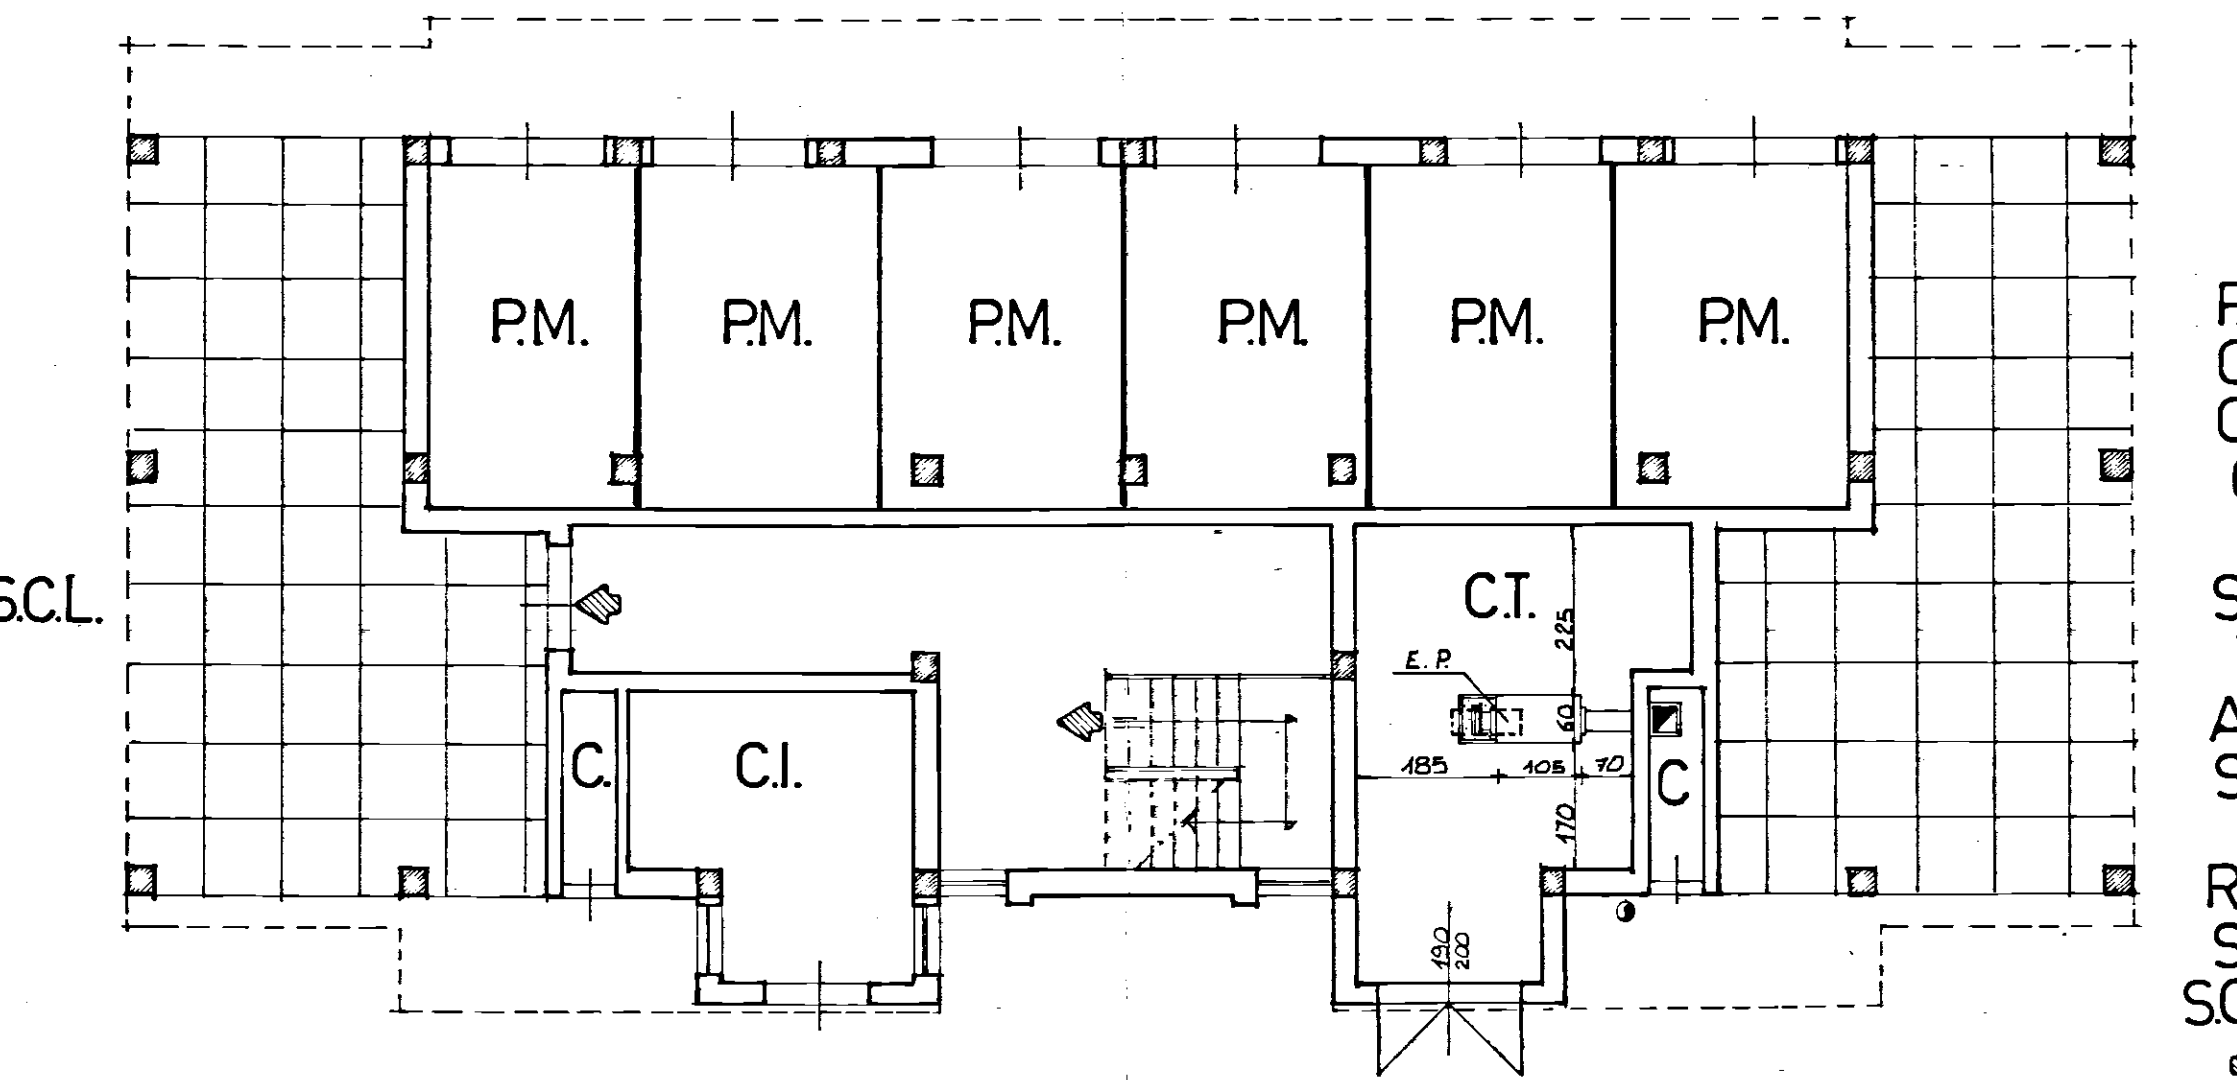

- PM. POSTO MACCHINA
- C.I. CENTRALE IDRICA
- C. CAVEDIO
- I. INGRESSO
- S.P. SOGGIORNO PRANZO
- T. TINELLO
- AC. ANGOLO COTTURA
- St. STUDIO
- L. LETTO
- Rip. RIPOSTIGLIO
- S.I. SERVIZIO IGIENICO
- SCL. SPAZIO A CIELO LIBERO
- PERCORSO ORIZZONTALE
- PERCORSO VERSO IL BASSO
- E.P. ESTINTORE A POLVERE CHIMICA DEL TIPO A PIOGGIA
- DC. DEPOSITO CARBURANTE (GASOLIO) INTERRATO



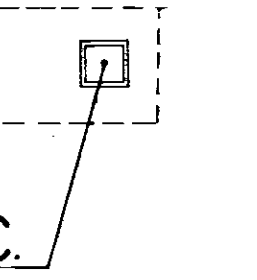


PIANTA PIANO TIPO

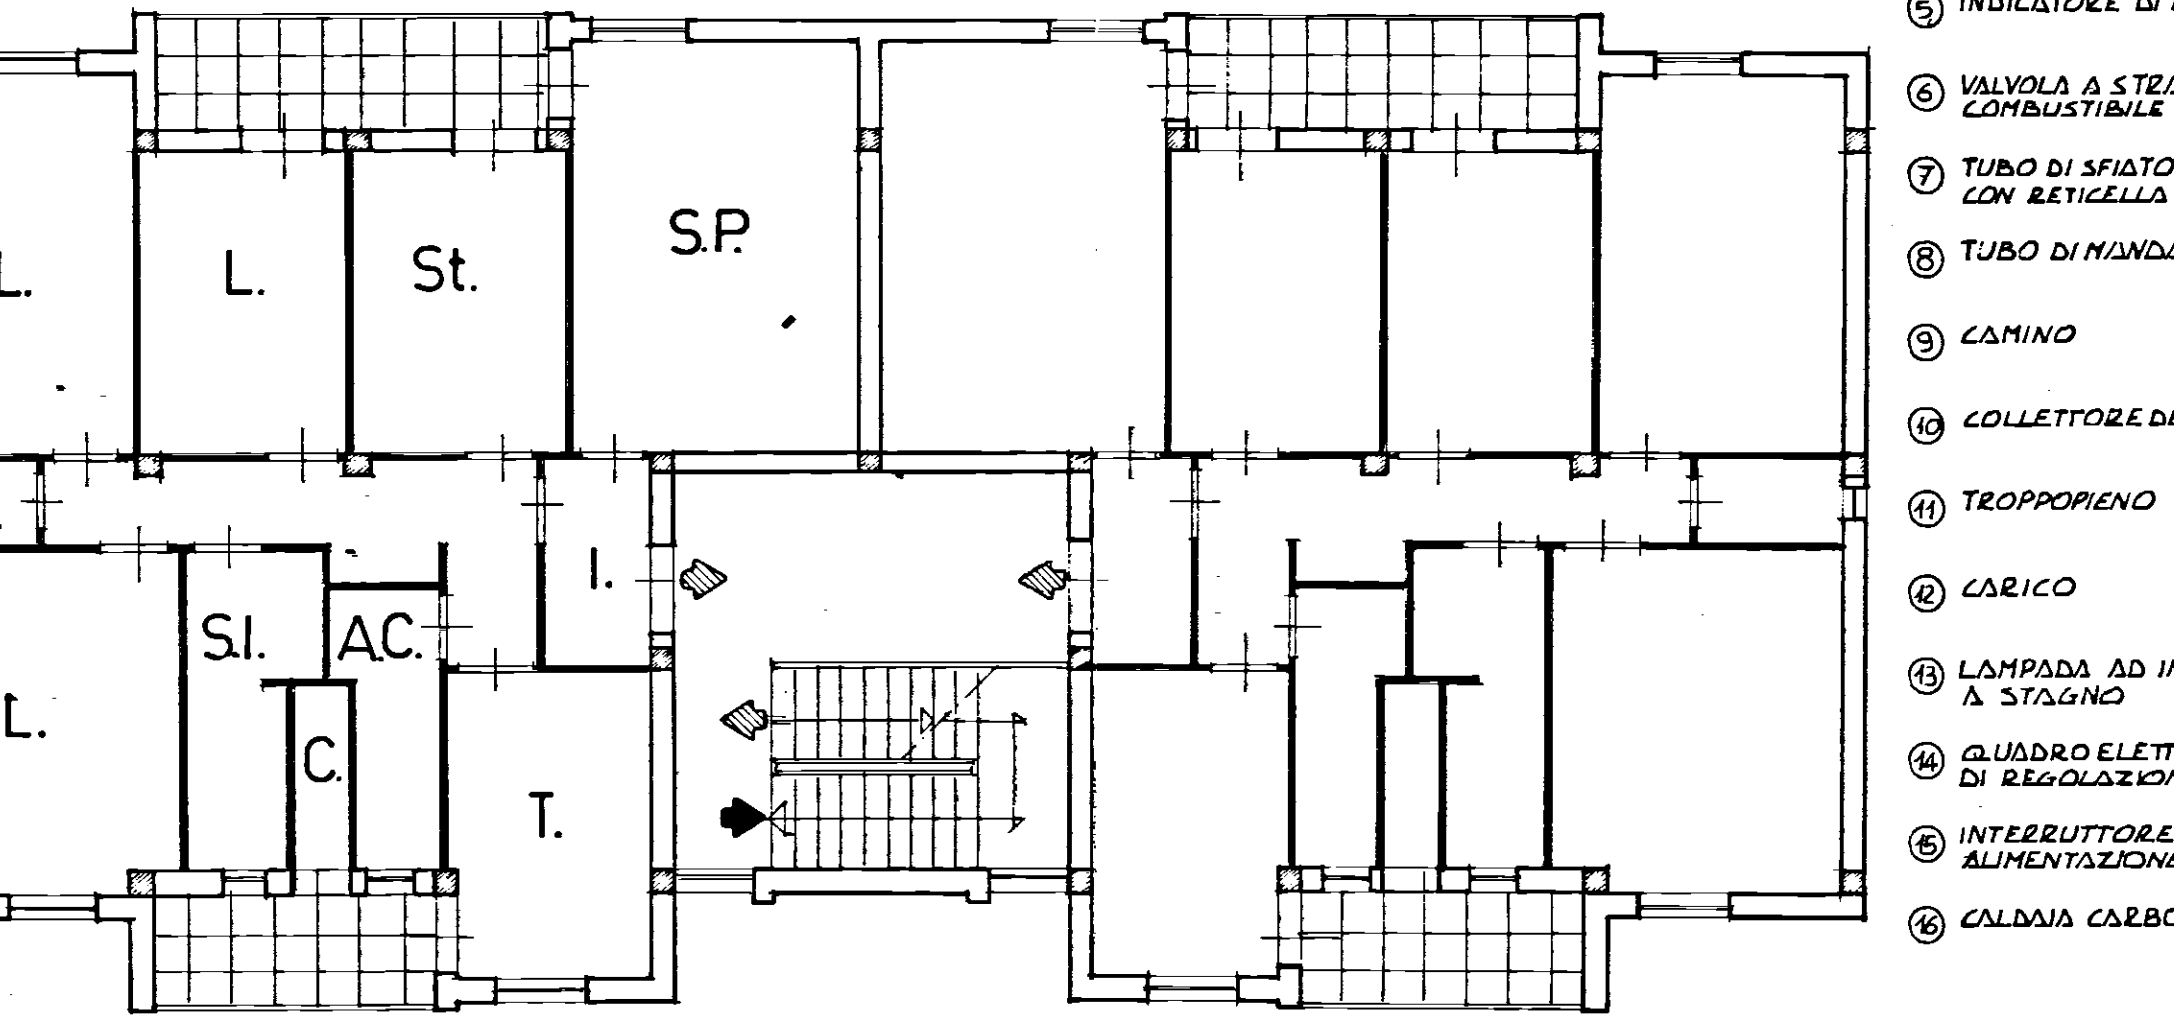


- 1 ACCESSO DIRETTO DA SPAZIO A CIELO LIBERO
- 2 PORTA INCOMBUSTIBILE CON CONGEGNO DI AUTOCHIUSURA
- 3 SOGLIA DI 20 cm.
- 4 VASCA CONTENENTE SABBIA PER L'ASSORBIMENTO DELLE EVENTUALI PERDITE DI COMBUSTIBILE
- 5 INDICATORE DI LIVELLO COMBUSTIBILE
- 6 VALVOLA A STRAPPO CHIUSURA RAPIDA COMBUSTIBILE
- 7 TUBO DI SFILATO DEPOSITO CARBURANTE CON RETICELLA TAGLIAFIAMMA
- 8 TUBO DI MANDATA E RITORNO COMBUSTIBILE
- 9 CAMINO
- 10 COLLETTORE DEL TIPO COIBENTATO
- 11 TROPPOPIENO
- 12 CARICO
- 13 LAMPADA AD INCANDESCENZA DEL TIPO A STAGNO
- 14 QUADRO ELETTRICO E RELATNA CENTRALE DI REGOLAZIONE
- 15 INTERRUPTORE GENERALE ESTERNO ALIMENTAZIONE ELETTRICA
- 16 CALDAIA CARBOFUEL { Pmax. 85.000 Kcal/h
Pmax. 91.000 Kcal/h

PARTICOLARE CENTRALE TERMICA Scala 1:50

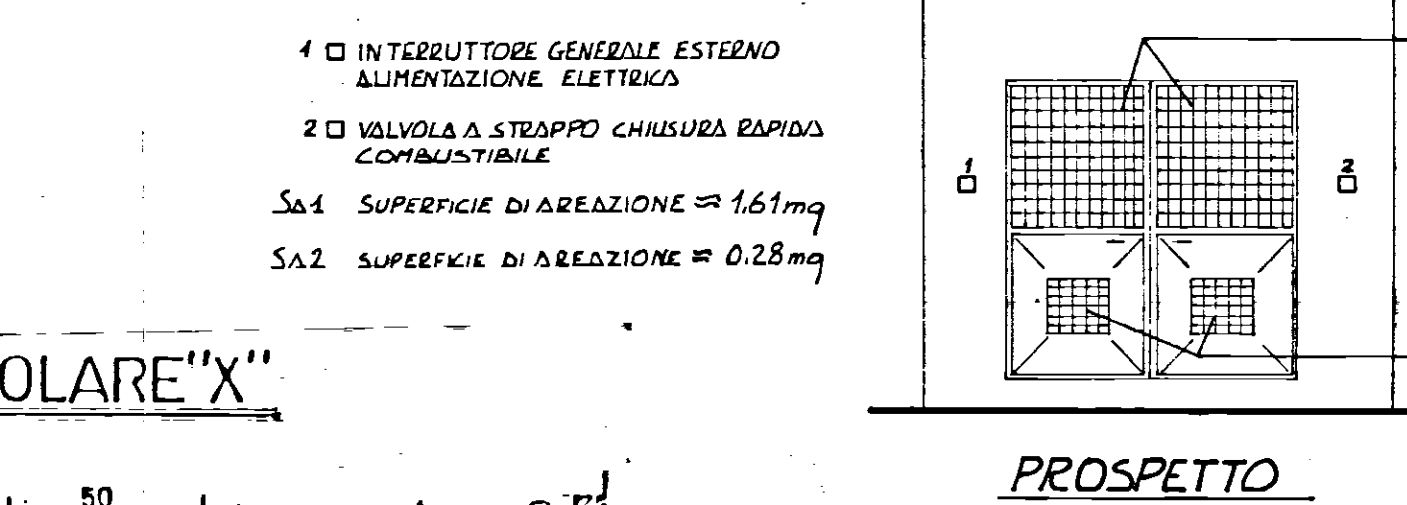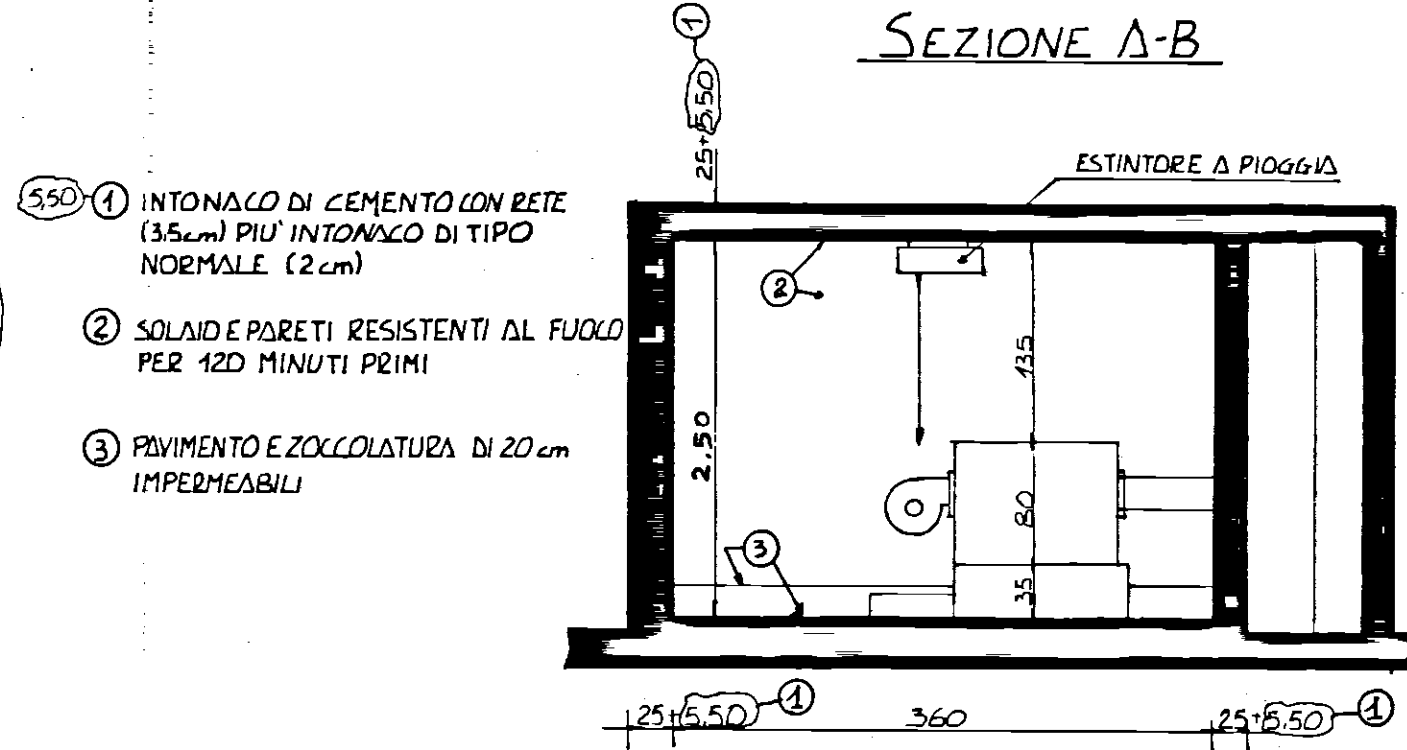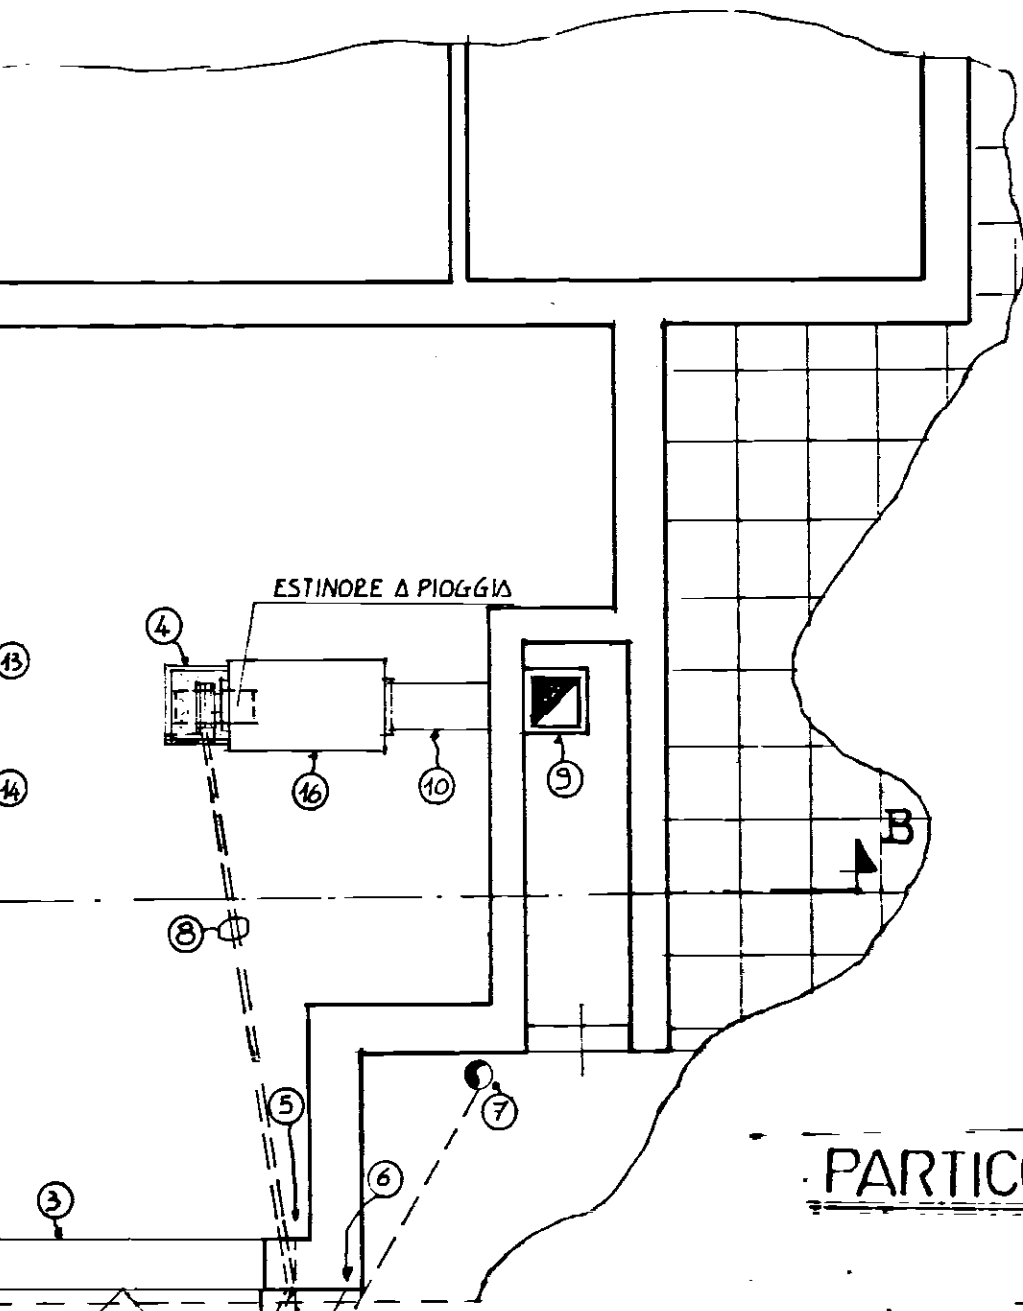

PARTICOLARE "X"

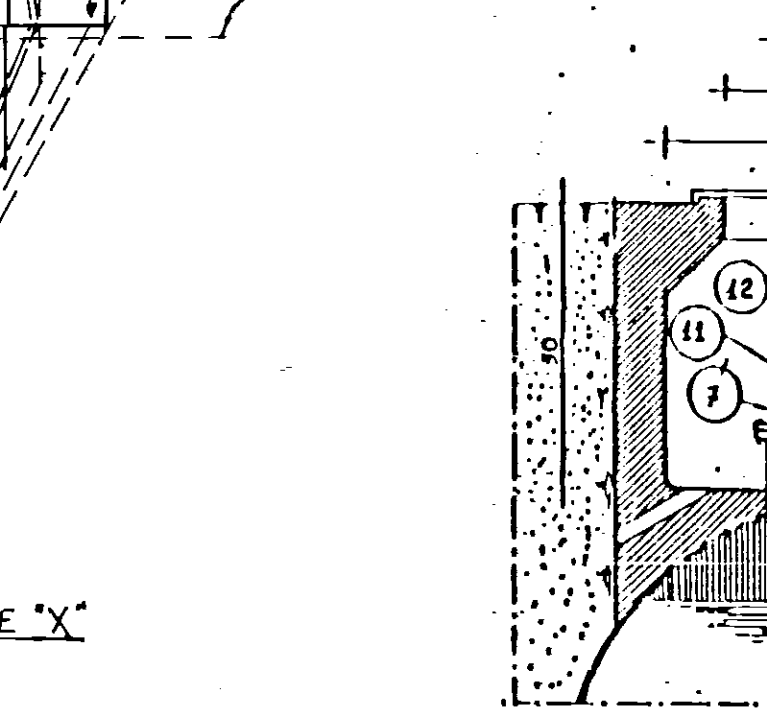

1 □ INTERRUPTORE GENERALE ESTERNO ALIMENTAZIONE ELETTRICA
2 □ VALVOLA A STRAPPO CHIUSURA RAPIDA COMBUSTIBILE
SA1 SUPERFICIE DI AERAZIONE ≈ 1,61mq
SA2 SUPERFICIE DI AERAZIONE ≈ 0,28mq