


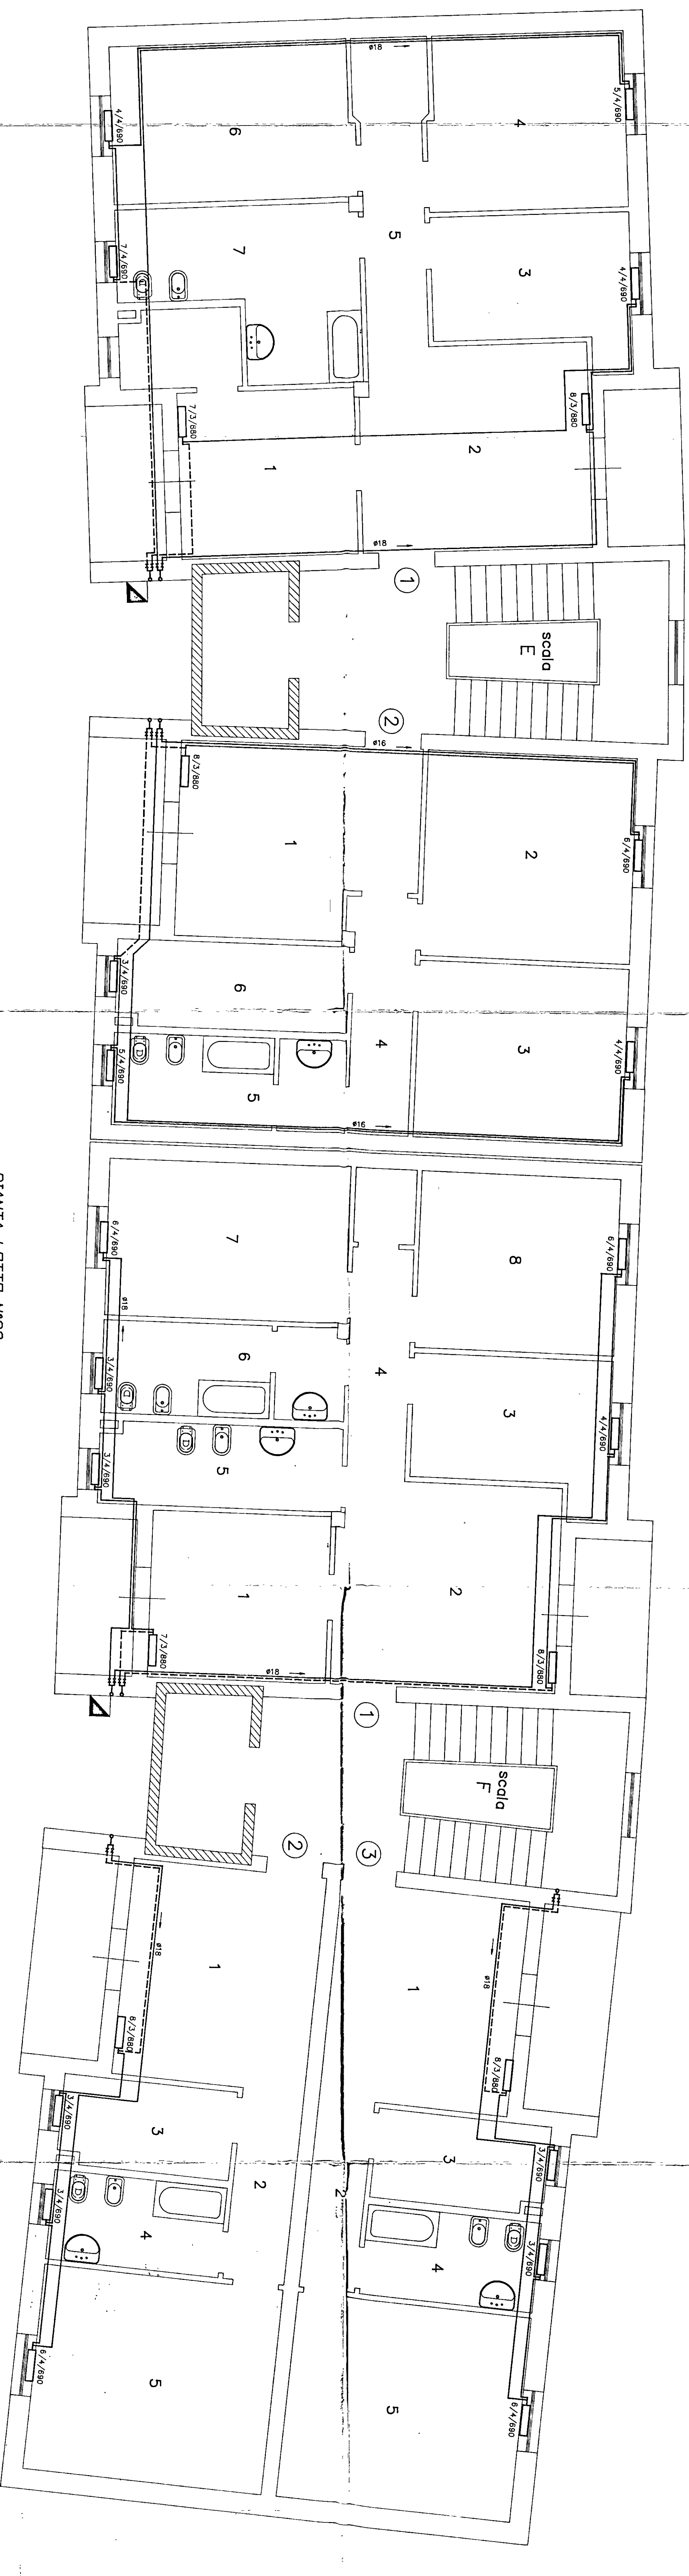

PIANTA LOTTO N°23

LEGENDA

- LINEA DI MANOVRA
- LINEA DI RITORNO
- CORPO SCALANTE
- COLLETTORI
- 1 CALDAIA GASOLIO - Potenza utile 12 Kw - Pressione di esercizio 5 bar - Pressione di servizio 5 bar
- 2 ELETTRORISCALDAMENTO - Potenza 5000 W - Pressione di esercizio 5 bar

IL DIAMETRO DEI TUBI INCAI E QUELLO ESTERNO
COBERTARE LE TUBAZIONI CON MATERIALE A CELLULOSA CHISE
RESA AD ELEMENTO DEI CORPI SCALANTI. 9 * 125 W

Istituto Autonomo Case Popolari
- BRINDISI -

Progetto per la costruzione
di alloggi popolari in CEGIE MESSAPICO
CONTRADA INSARITI LOTTO 22 (complete) - 23

SCALA D-E-F - Pianta Piano Secondo
Impianto di Riscaldamento


PROGETTISTA
ING. GIUSEPPE CARAMIA
AUT. REG. 1000/1000



STUDIO TECNICO
ING. GIUSEPPE CARAMIA
72015 FASANO (BR) - Via. Cefalù, 56
TEL. (080) 892549

DATA 5 FEB. 1995
SCALA 1/20
FILE
CEGLIE

TAVOLA
2

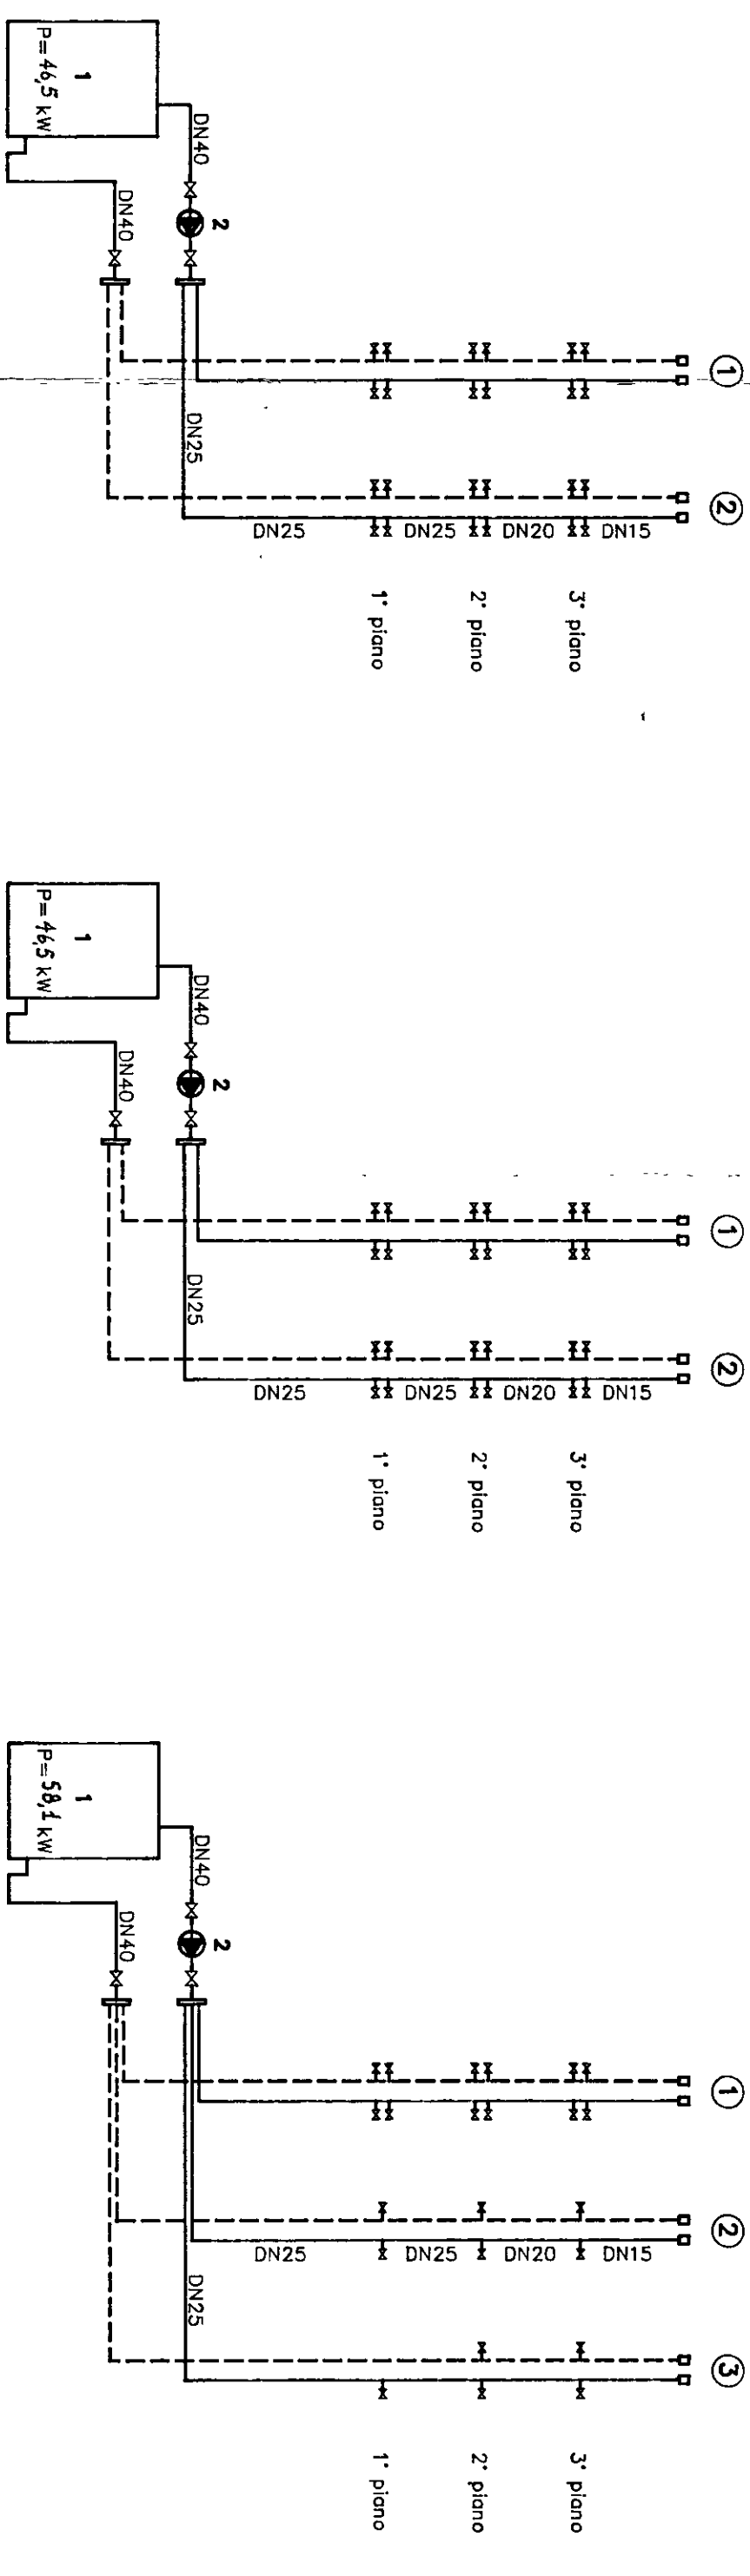

SCHEMA COLONNE MONTANTI

PIANTA LOTTO N°22 (completamento)