

istituto autonomo
case popolari

— brindisi —

legge 113/1988 n° 67 biennio 1988/89
programma intervento n.008/136/1
codice 74/008/0067/0/136/1

tav. 3

progetto per la costruzione di alloggi
popolari in **FRANCAVILLA F.**
comparto C/9
contrada "CRETA ROSSA"



ufficio
progettazione
I. S. C. P.
brindisi

ALLOGGI N. 8 DA MQ 45
" N. 12 " MQ 95

scala 1:50


PIANTE - IMPIANTO ELETTRICO

- 1 foglio -

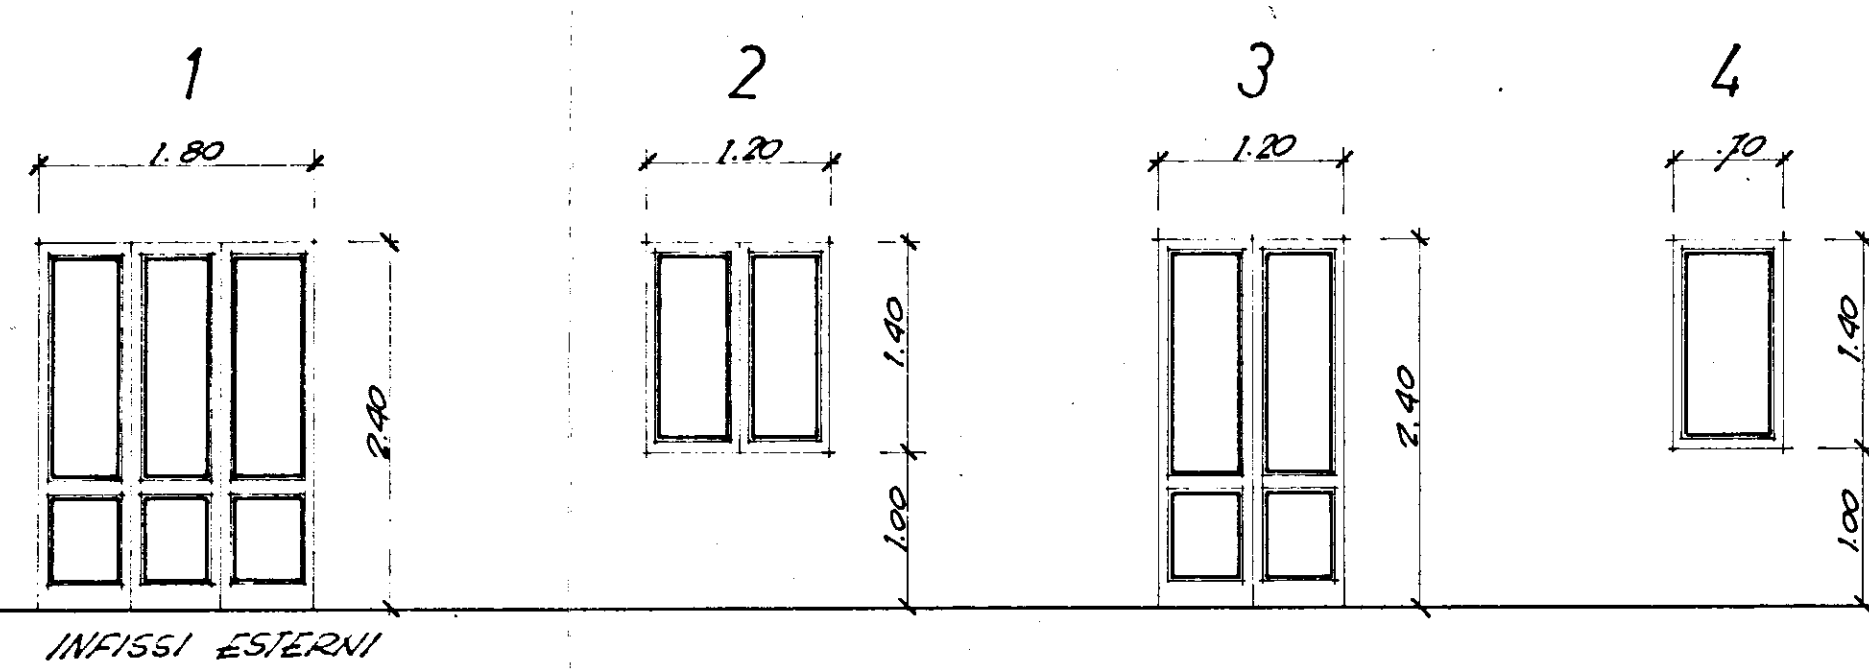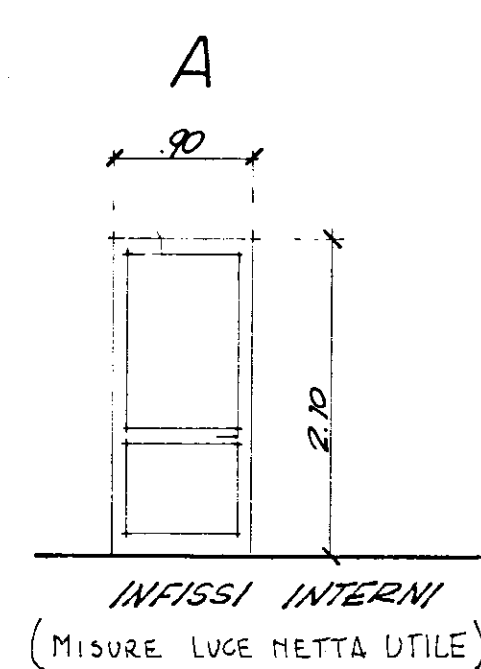

Pavimento finito

LEGENDA IMPIANTO ELETTRICO	
	PRESA LUCE
	PRESA MONOFASE
	CITOFONO PARETE
	CONTATORE, da installare nel locale "contatori ENEI" al piano terra
	INTERRUTTORE
	DEVIATORE
	COMMUTATORE
	ASPIRATORE
	PULSANTE
	NEON PORTICATI
	NEON SCALE
	RADIATORE
	PUNTO LUCE INTERROTTO
	PUNTO LUCE COMMUTATORE
	PUNTO LUCE A PARETE
	INTERRUTTORE SCALDABAGNO
	PRESA TELEVISIONE
	PRESA TELEFONO
	SUONERIA
	INTERRUTTORE
	INTERRUTTORE PERDUCO

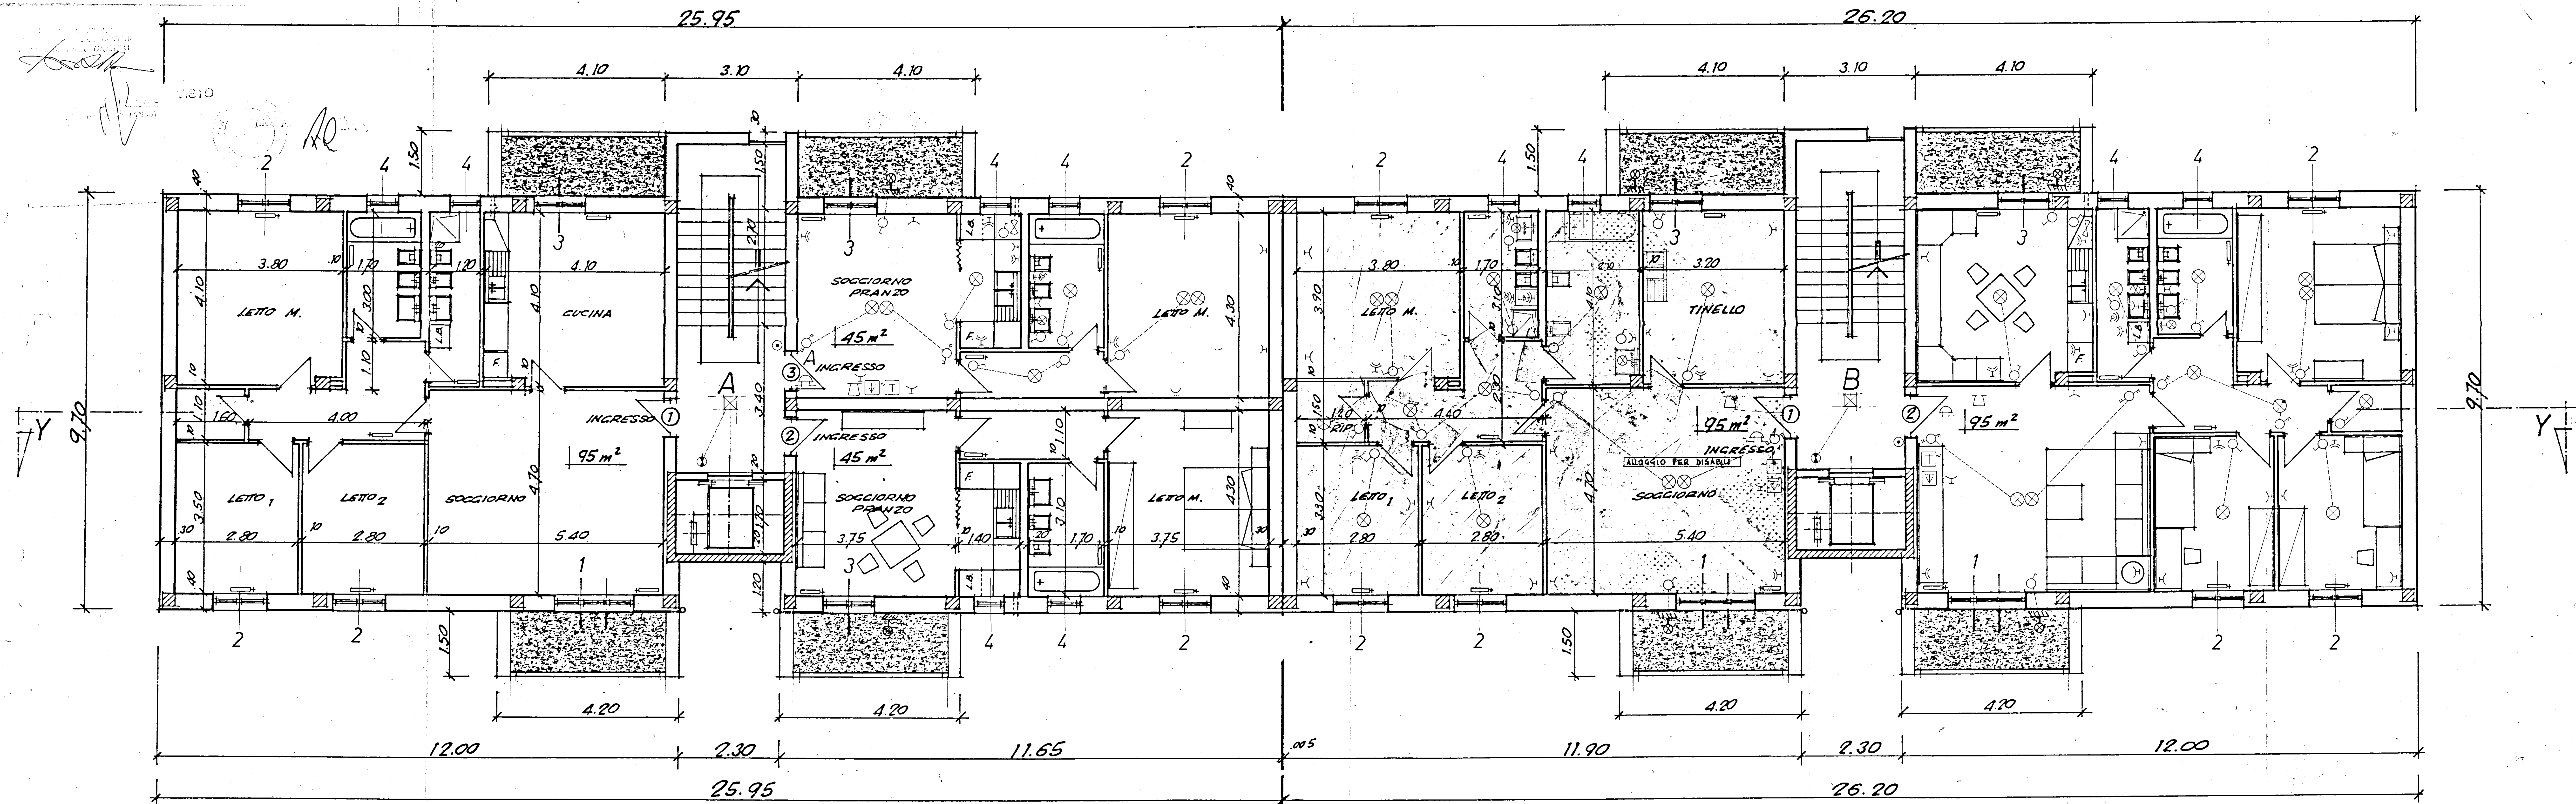

PIANTA PIANO PRIMO