

APPALTO CONCONSO
PER LA REALIZZAZIONE DI
EDIFICI RESIDENZIALI NEL
COMUNE DI BRINDISI NEL
COMPARTO M DEL PIANO DI
ZONA 167 - RIONE PERRINO -
LOTTO 1° [delibera 3135 del 12.10.1979]



imprese:
EDI.CO.M. s.r.l. (bari)
DE.GE.CO. s.r.l. (bari)

progettazione
EDI.CO.M. UFFICIO TECNICO (bari)

impianto di riscaldamento
pianta piano terra
tav. **C1**


scala 1:50

SCHEMA COLONNE MONTANTI

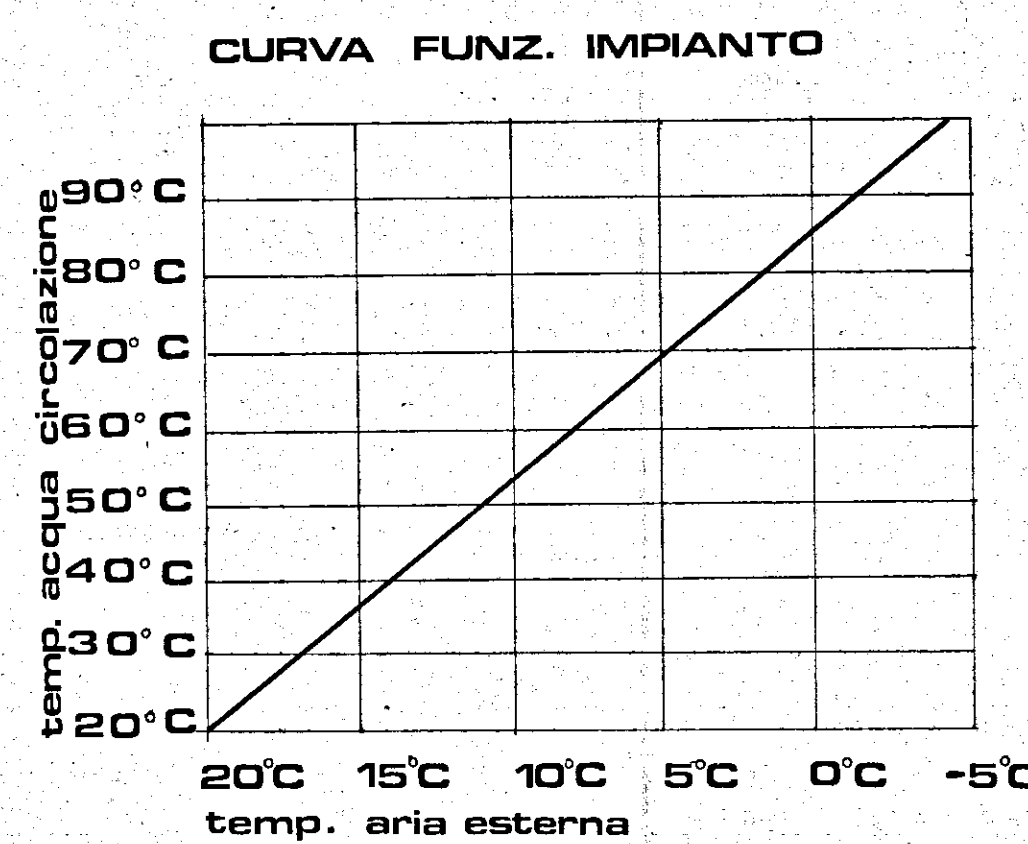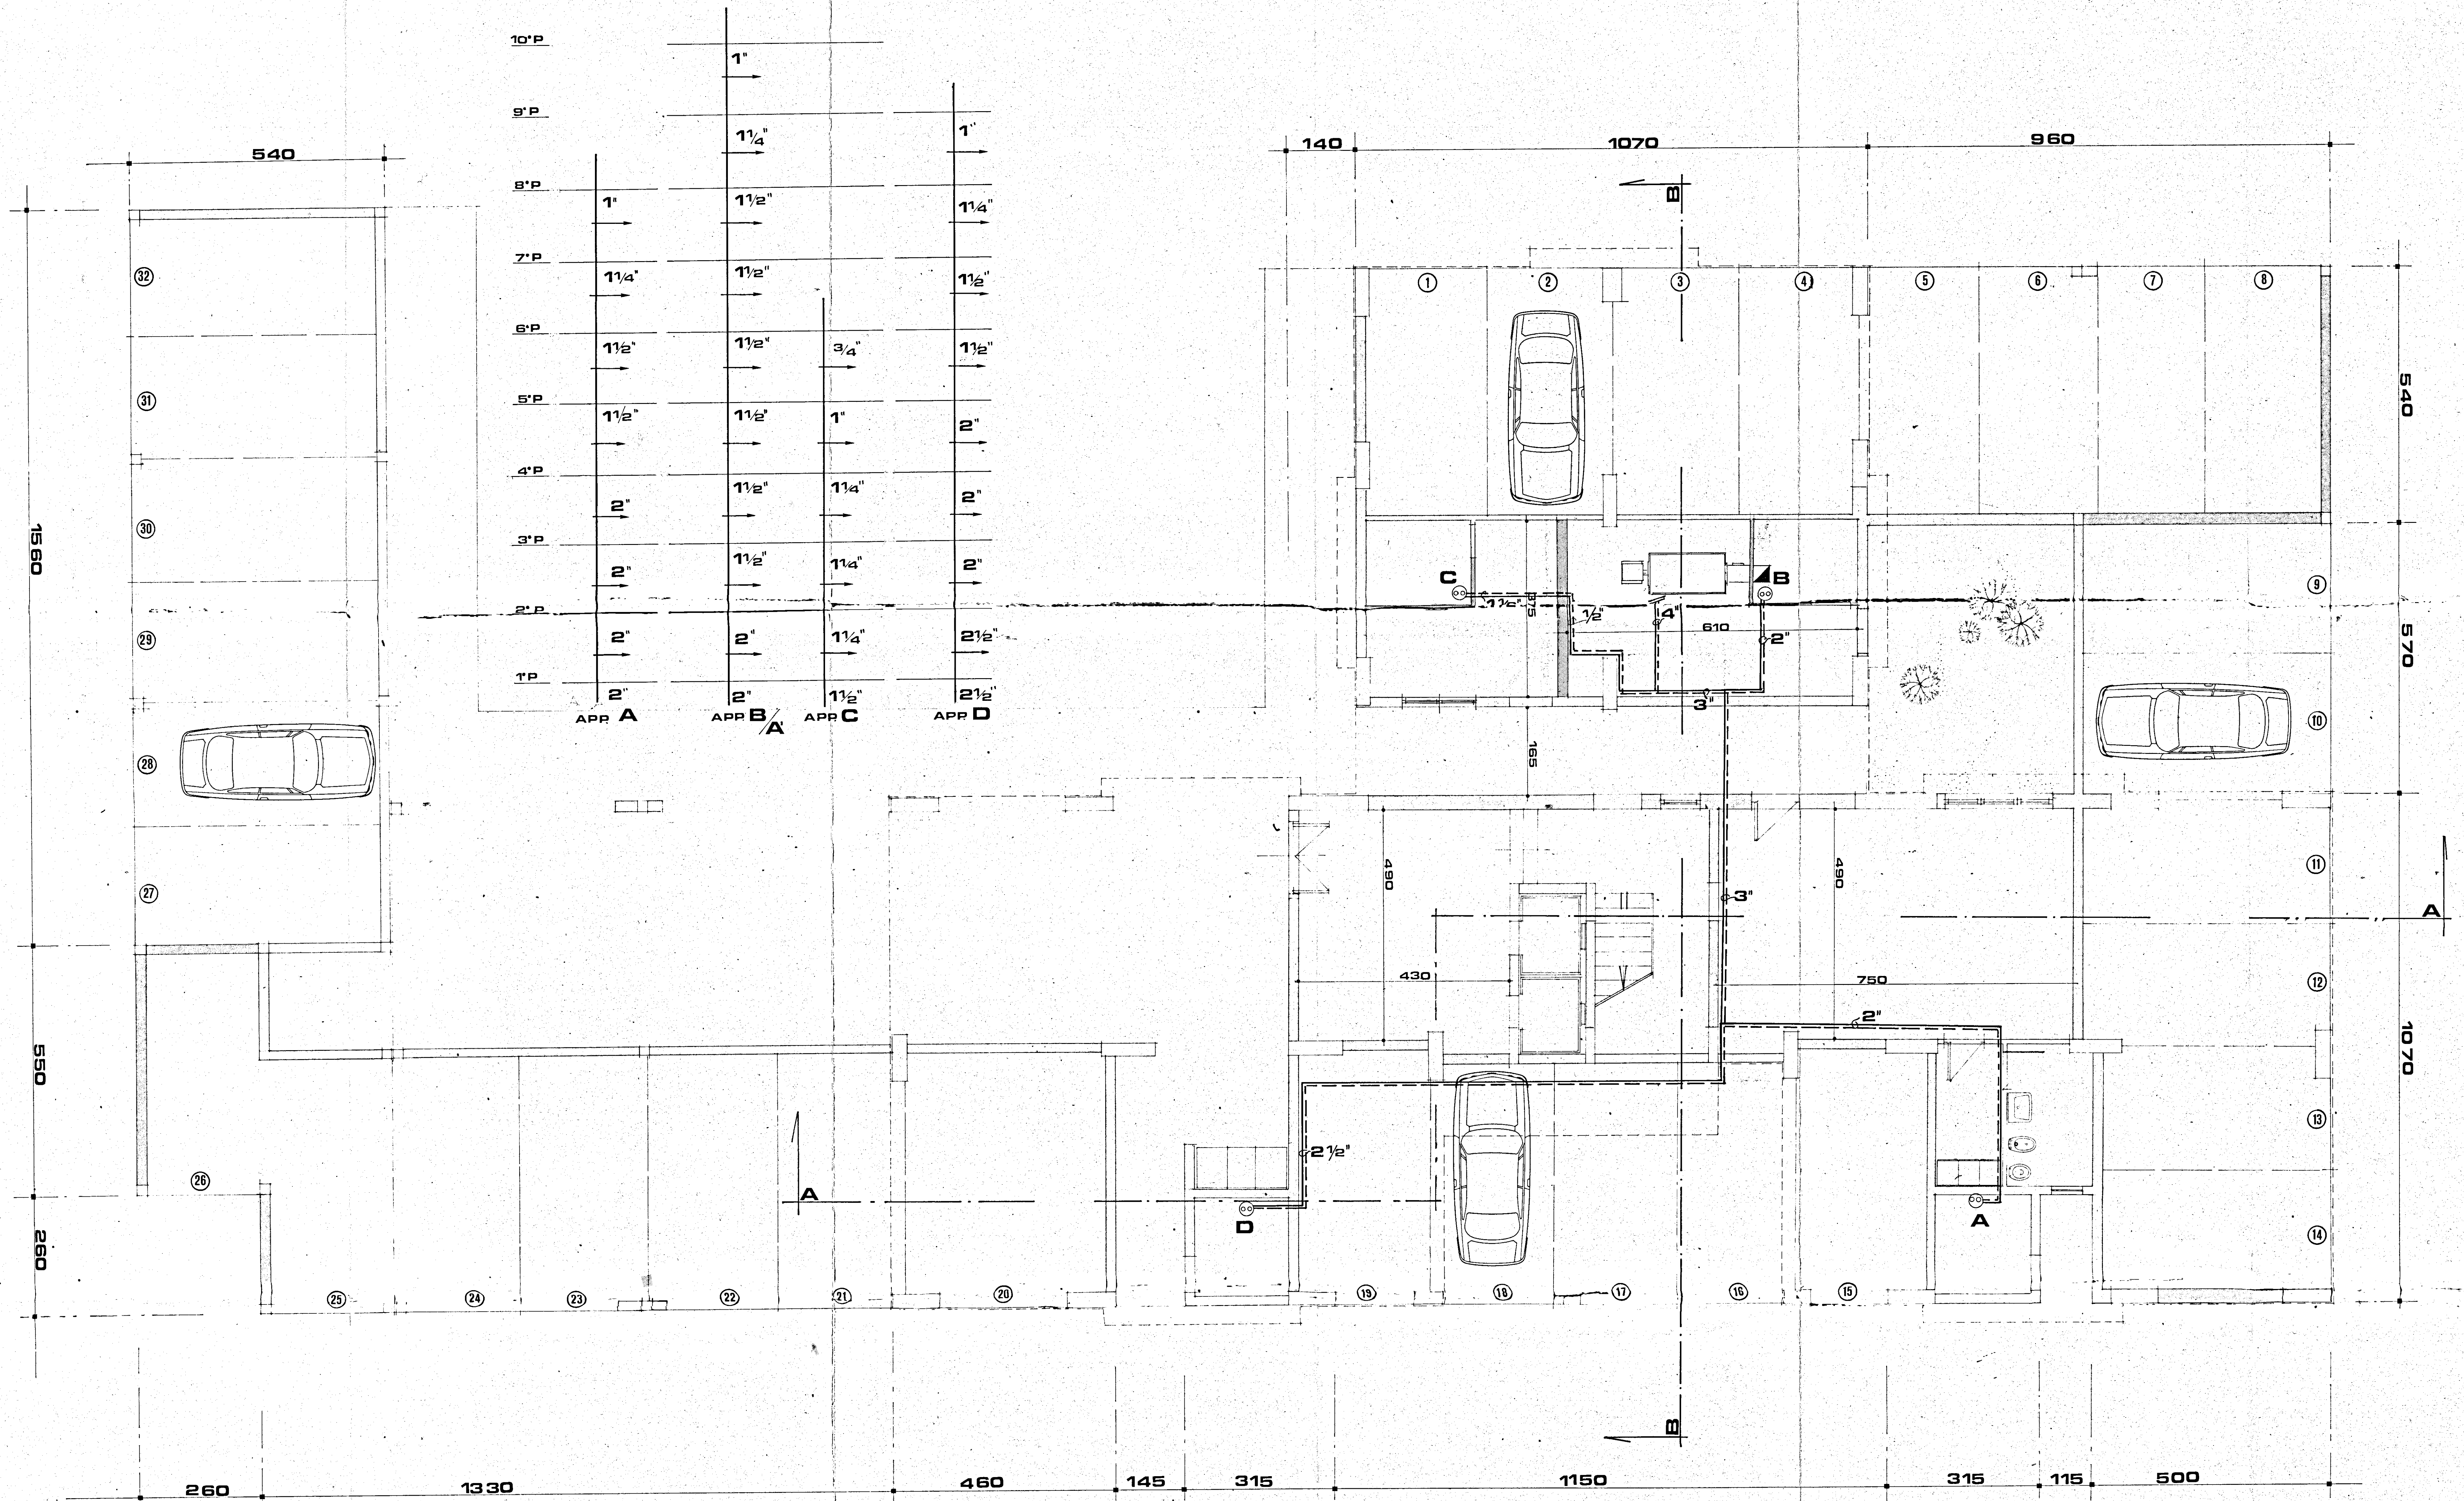

COIBENTAZIONE TUBI

Ø tubi	spess. coperchi
3/4"	30 mm.
1"	30 mm.
1 1/4"	30 mm.
1 1/2"	30 mm.
2"	40 mm.
2 1/2"	40 mm.
3"	40 mm.
4"	50 mm.

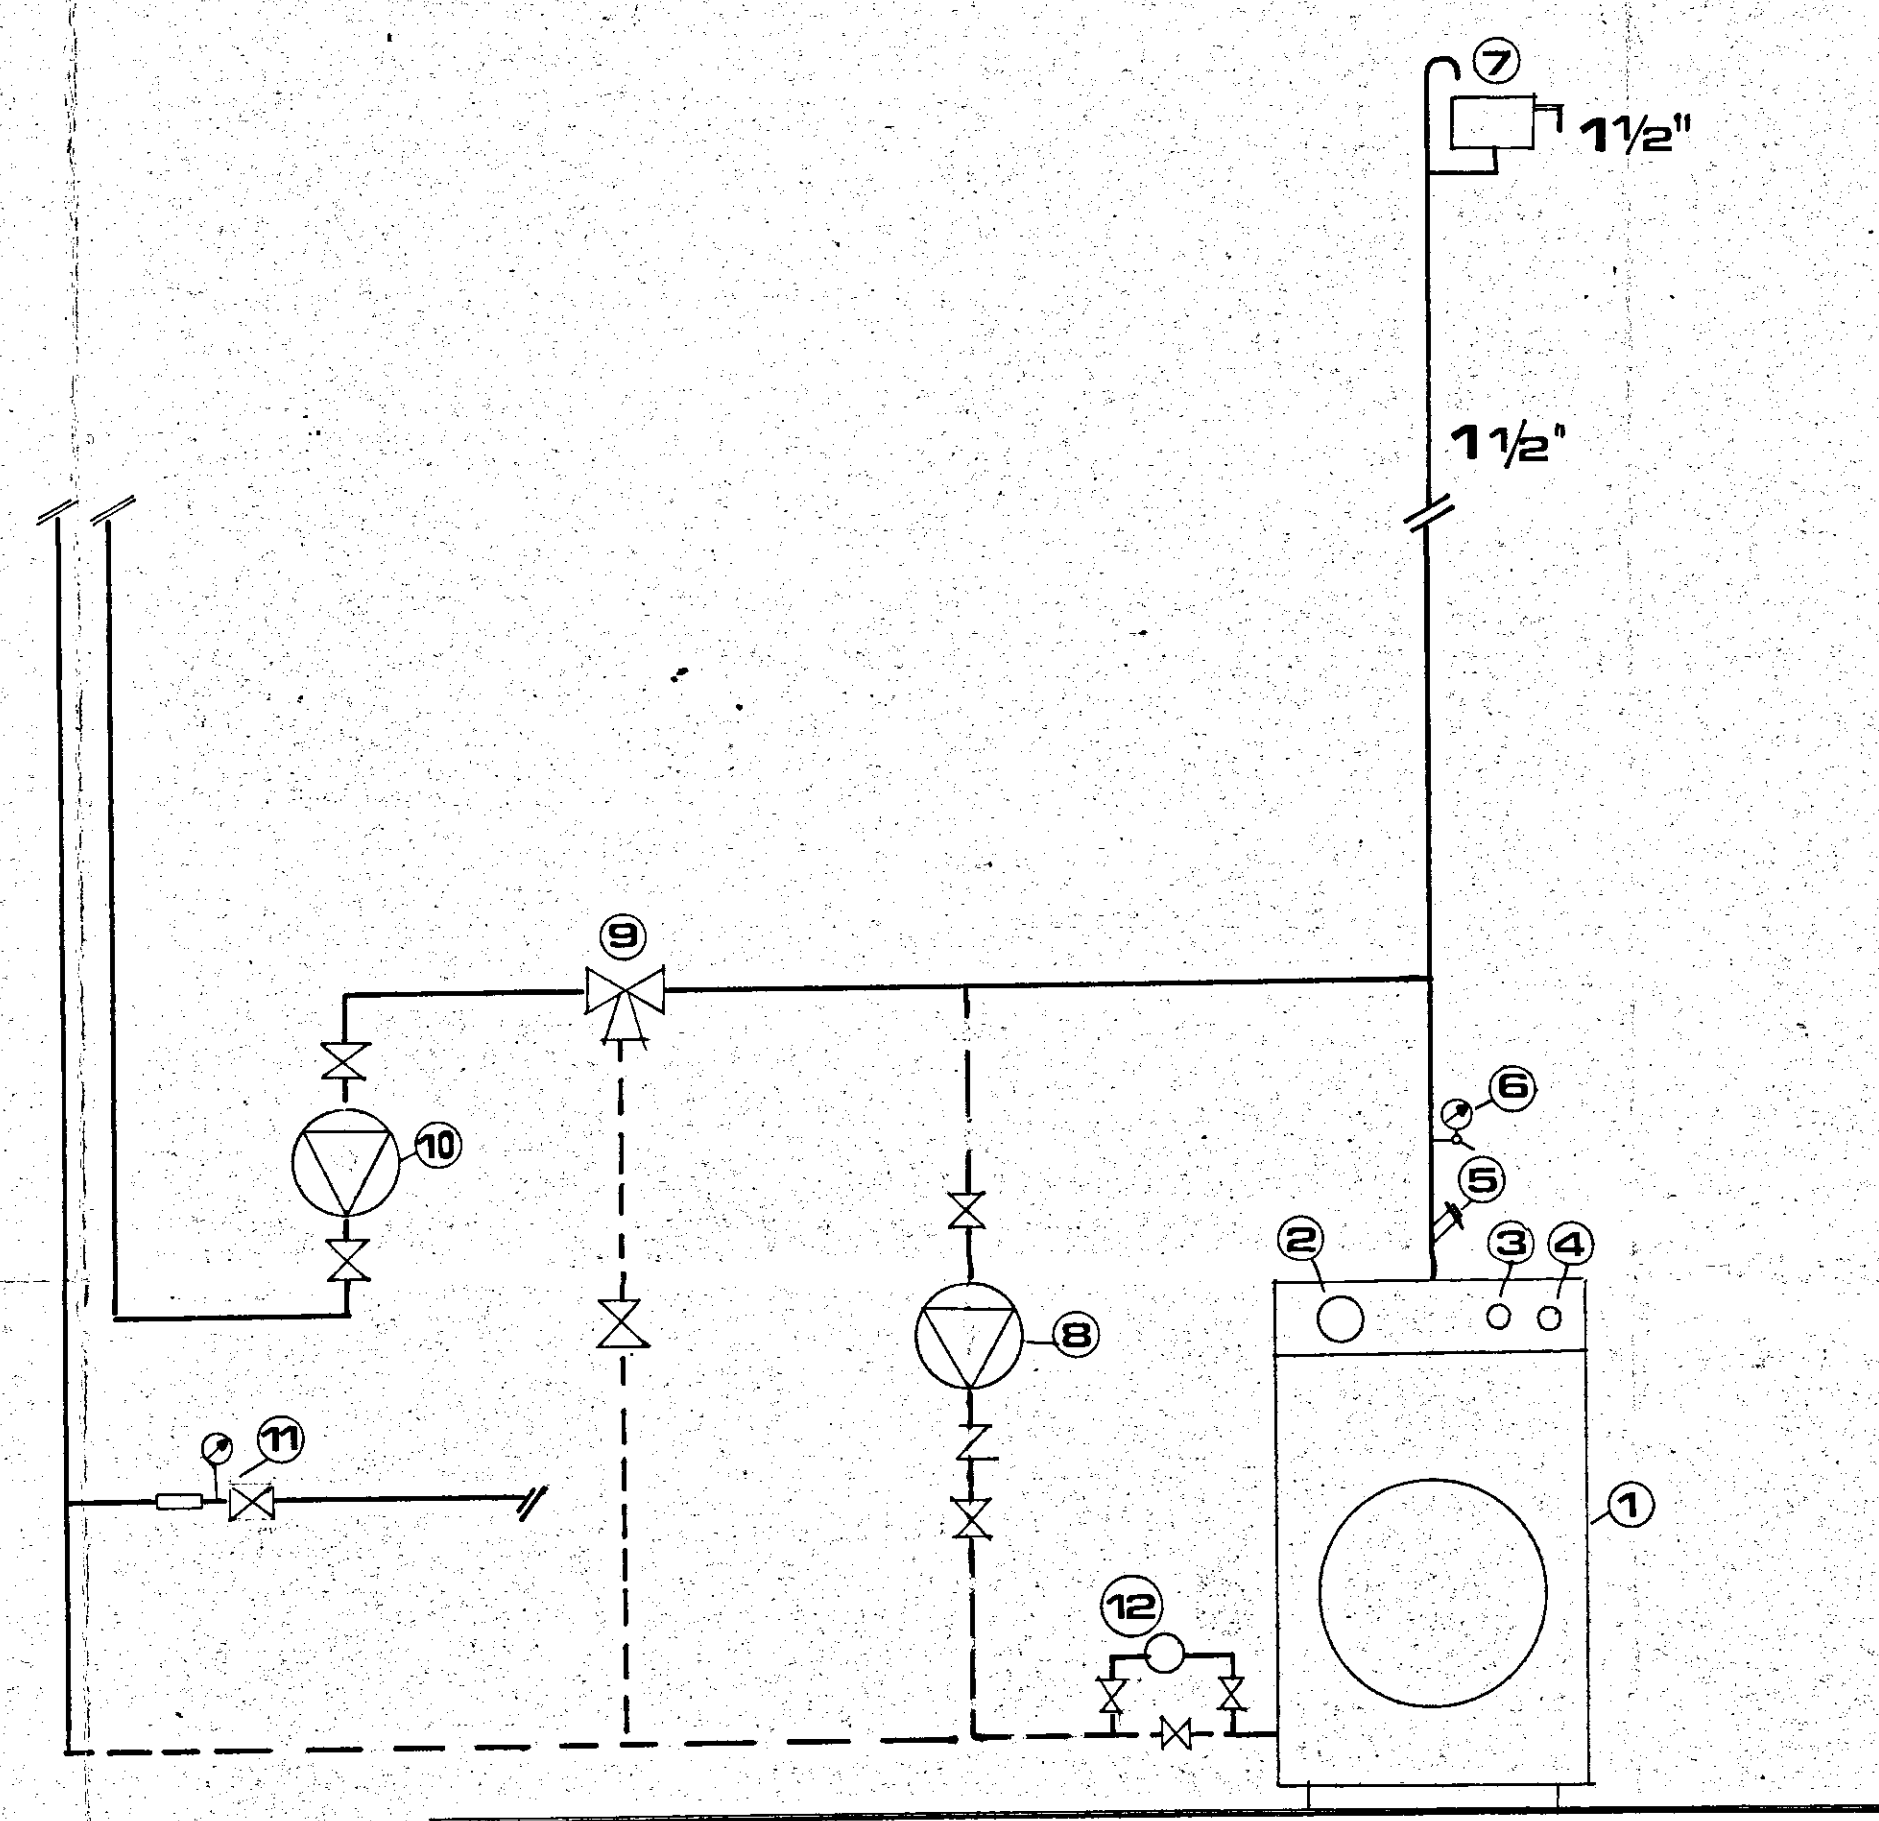

LEGENDA

- 1 caldaia in acciaio da 150.000 Kcal nominali
- 2 termometro
- 3 termostato di esercizio
- 4 termostato di blocco a riarmo manuale
- 5 pozzetto controllo temperatura
- 6 idrometro con rubinetto e flangia regolamentare
- 7 vaso di espansione lt. 300
- 8 pompa anticondensa lt. h. 6000 h=12 m. c.a.
- 9 valvola miscelatrice motorizzata
- 10 pompa impianto lt. h. 18000 h=32 m. c.a.
- 11 alimentazione automatica diretta
- 12 contatore di portata del generatore