

ISTITUTO AUTONOMO CASE POPOLARI
PER LA PROVINCIA DI BRINDISI

LEGGE 04/12/1993 - ART.11
PROGRAMMA D'INTERVENTO CODICE SR 74.16.001.0493.001.0

PROGETTO PER IL RECUPERO E LA RISTRUTTURAZIONE
DI ALLOGGI POPOLARI IN BRINDISI - LOTTO C3-5
QUARTIERE S. ELIA OVEST
PIANO DI ZONA 167 - COMPARTO "C"
VIA CADUTI DI VIA FANI, PIAZZA RAFFAELLO SANZIO

ALLOGGI N° 28 DA MQ. 89

progetto esecutivo

PROGETTISTA:
DOTT.ING. GIUSEPPE DE ANGELIS

RESPONSABILE DEL PROCEDIMENTO
DOTT.ING. GIUSEPPE DE ANGELIS

COORDINATORE SICUREZZA
IN FASE DI PROGETTAZIONE:
GEOM. VITOrio SERINELLI

COLLABORAZIONE TECNICA:
GEOM. Ferdinando DEL PRETE
GEOM. Rocco CAPOFERRI

DATA: LUGLIO 2007

SCALA: 1:50

IMPRESA EDILE
Mario Vagalla
Via Gio. Gennaro 11 - 72015 Brindisi (BR)
LOTTO 3-4-5
Piano IVA 0021/0740753

TAV. 3i

IMPIANTO TERMICO
E DI ADDUZIONE GAS
PIANTA PIANO TIPO

LEGENDA

radiatore


caldaia a gas

valvola di intercettazione

collettore

contatore gas

canna fumaria ramificata
tipo Shunt

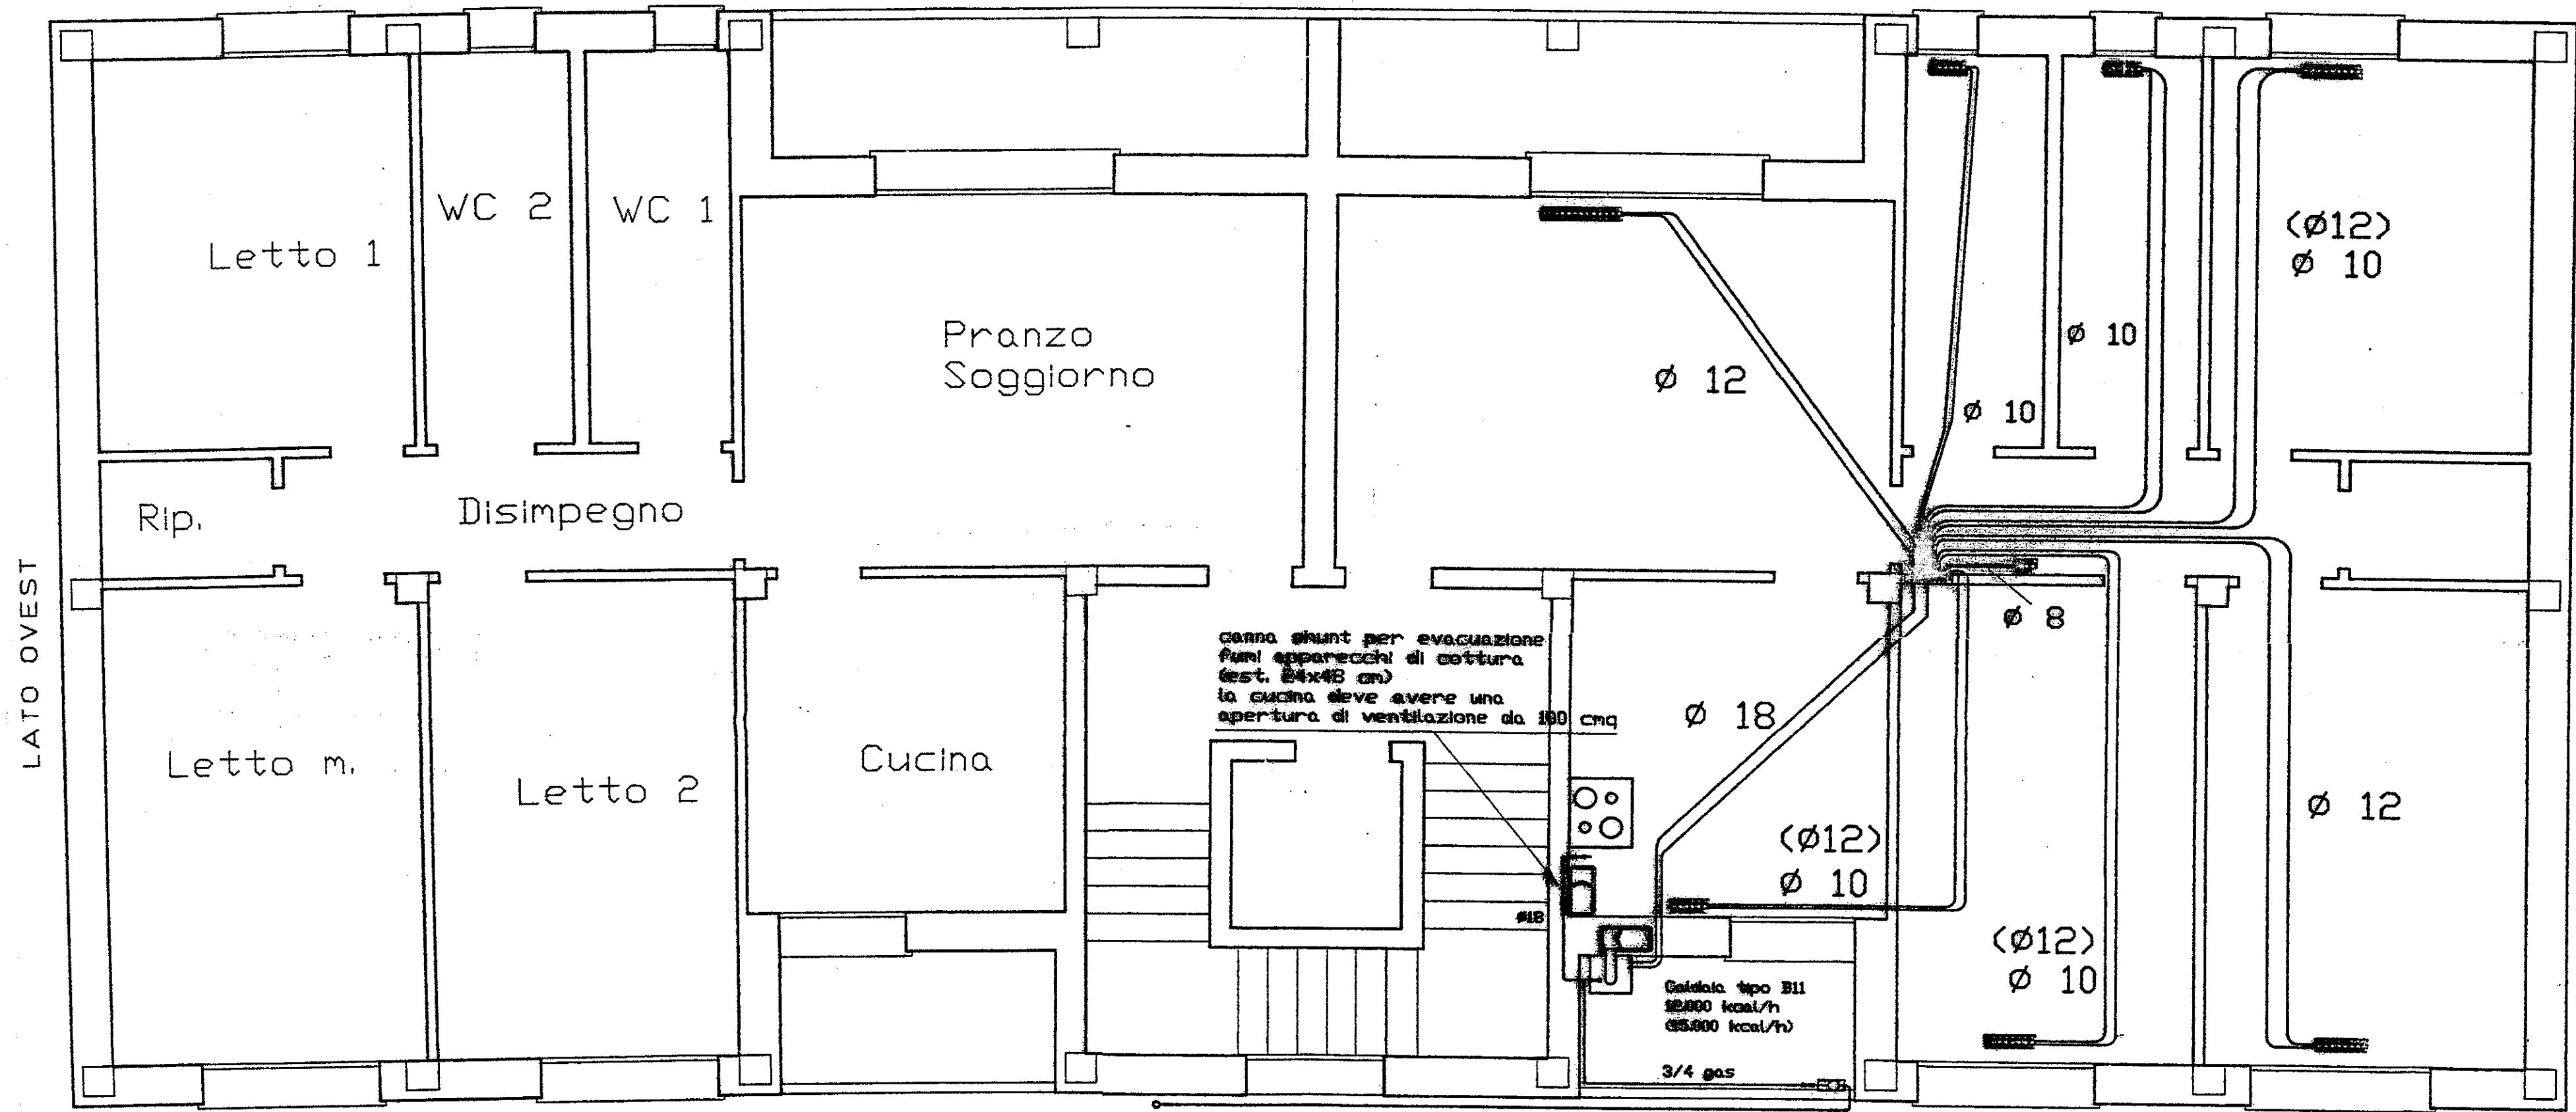

PIANO TIPO
SCALA 1 : 50

NOTE: a) tubi in rame - i diametri in parentesi
si riferiscono all'ultimo piano
b) canna shunt-gas (est. 24x48 cm) - prevedere
vaschetta e scarico condensa al primo piano
c) le condutture di gas interne sono contenute
in tubi di PVC aperti verso l'esterno e sigillati verso l'interno

DISTINTA CORPI SCALDANTI

LOTTO 3-4 ULTIMO PIANO			
DESTINAZIONE D'USO	Q	TIPO	N. ELEM.
SOGGIORNO PRANZO	1576	4/690	13
DISIMPEGNO	424	2/880	5
CUCINA	1071	4/690	8
W C 1	640	3/690	6
W C 2	494	3/690	5
LETTO M.	1413	4/690	11
LETTO 1	1209	4/690	9
LETTO 2	1024	4/690	8
valido solo per il lato ovest			
LETTO 1	722	3/690	7

LOTTO 3-4 PIANI INTERMEDI			
DESTINAZIONE D'USO	Q	TIPO	N. ELEM.
SOGGIORNO PRANZO	935	4/690	9
DISIMPEGNO	329	2/880	3
CUCINA	700	3/690	7
W C 1	449	3/690	5
W C 2	382	3/690	4
LETTO M.	883	4/690	8
LETTO 1	773	4/690	7
LETTO 2	648	4/690	6
valido solo per il lato ovest			
LETTO 1	468	3/690	5

Q = quantita' di calore di calcolo (kcal/h)
TIPO = tipo radiatore (rif. ditta Biklim o equivalente)
N. ELEM. = numero elementi radiatore