


COMUNE DI BRINDISI	
COMITENTE ISTITUTO AUTONOMO PER LE CASE POPOLARI DELLA PROVINCIA DI BRINDISI	DATA Febr. '87 AGG
OBBETTO Adeguamento alla normativa antincendio della Centrale Termica dell'edificio sito in Brindisi alla Via Trasimeno, lotto 69, rione Perrino.	TAVOLA 2
ELABORATI Piano Rialzato - Ubicazione C.T.	SCALA 1:100
STUDIO TECNICO DATI Ing. FRANCESCO LUBIANO L. Via Imperatore Augusto, 88 BRINDISI	

EGRA 101

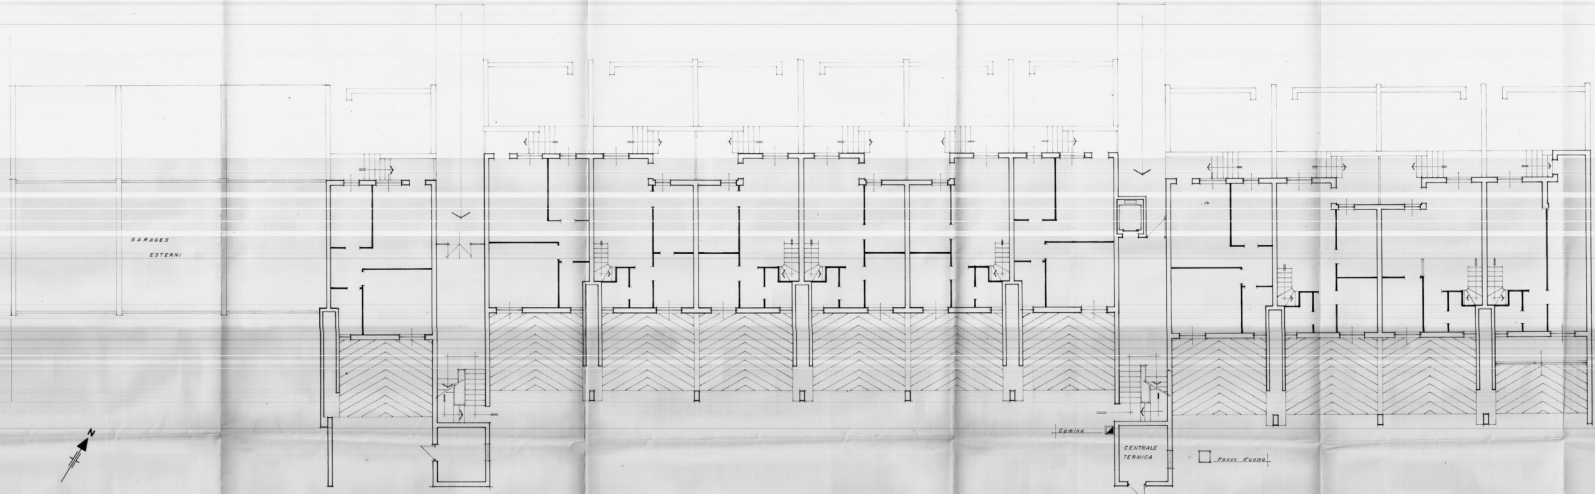

VIA CALORE



F.lli Mestri

CORTE TEVERE

VIA TEVERE

VIA TRASIMENO

CENTRALE TERMICA

PRAN. ESTERNO