

CASE POPOLARI IN BRINDISI
QUARTIERE C.E.P. 6° LOTTO - B


TAV. n. 15

FABBRICATO n. 3

IMPRESA ING. GIOVANNI PATI

PIANTA PIANO RIALZATO E PRIMO PIANO

scala 1/400

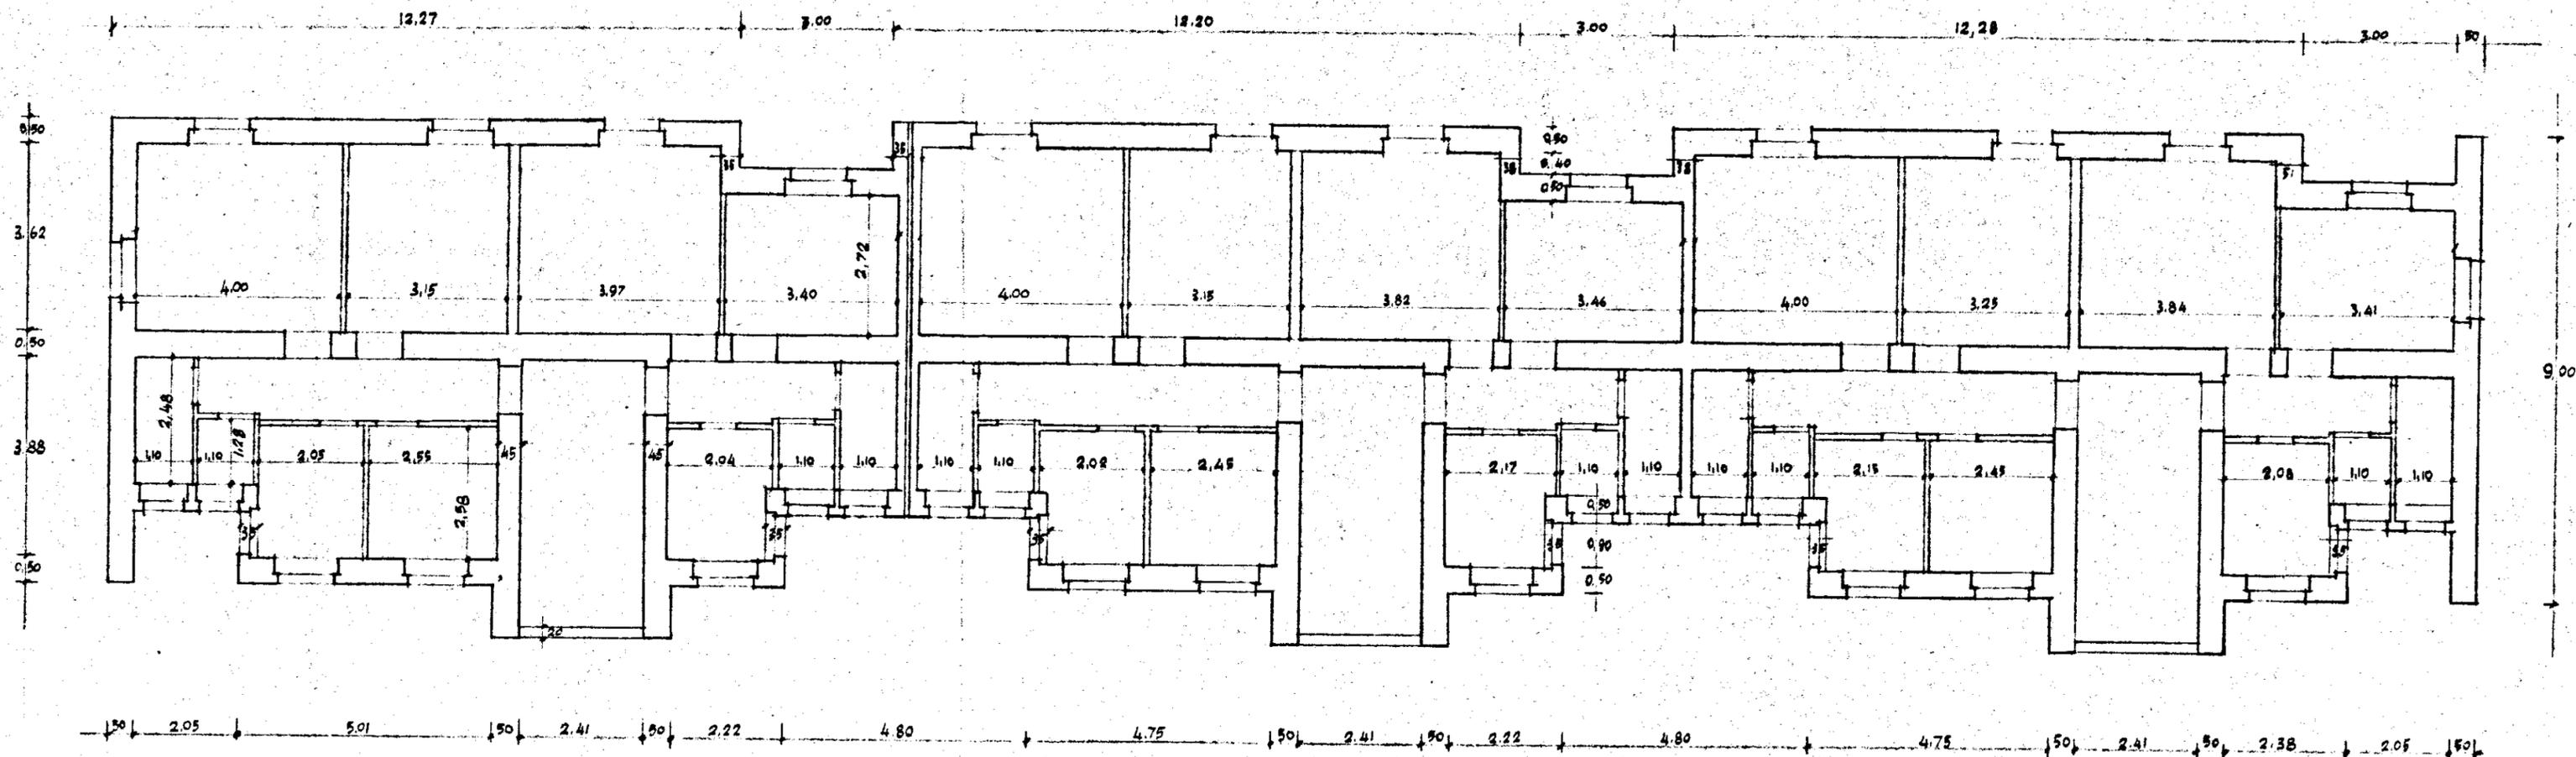

L'IMPRESA
Ing. Giovanni Patti

IL DIRETTORE DEL LAVORO
[Signature]

46.25