


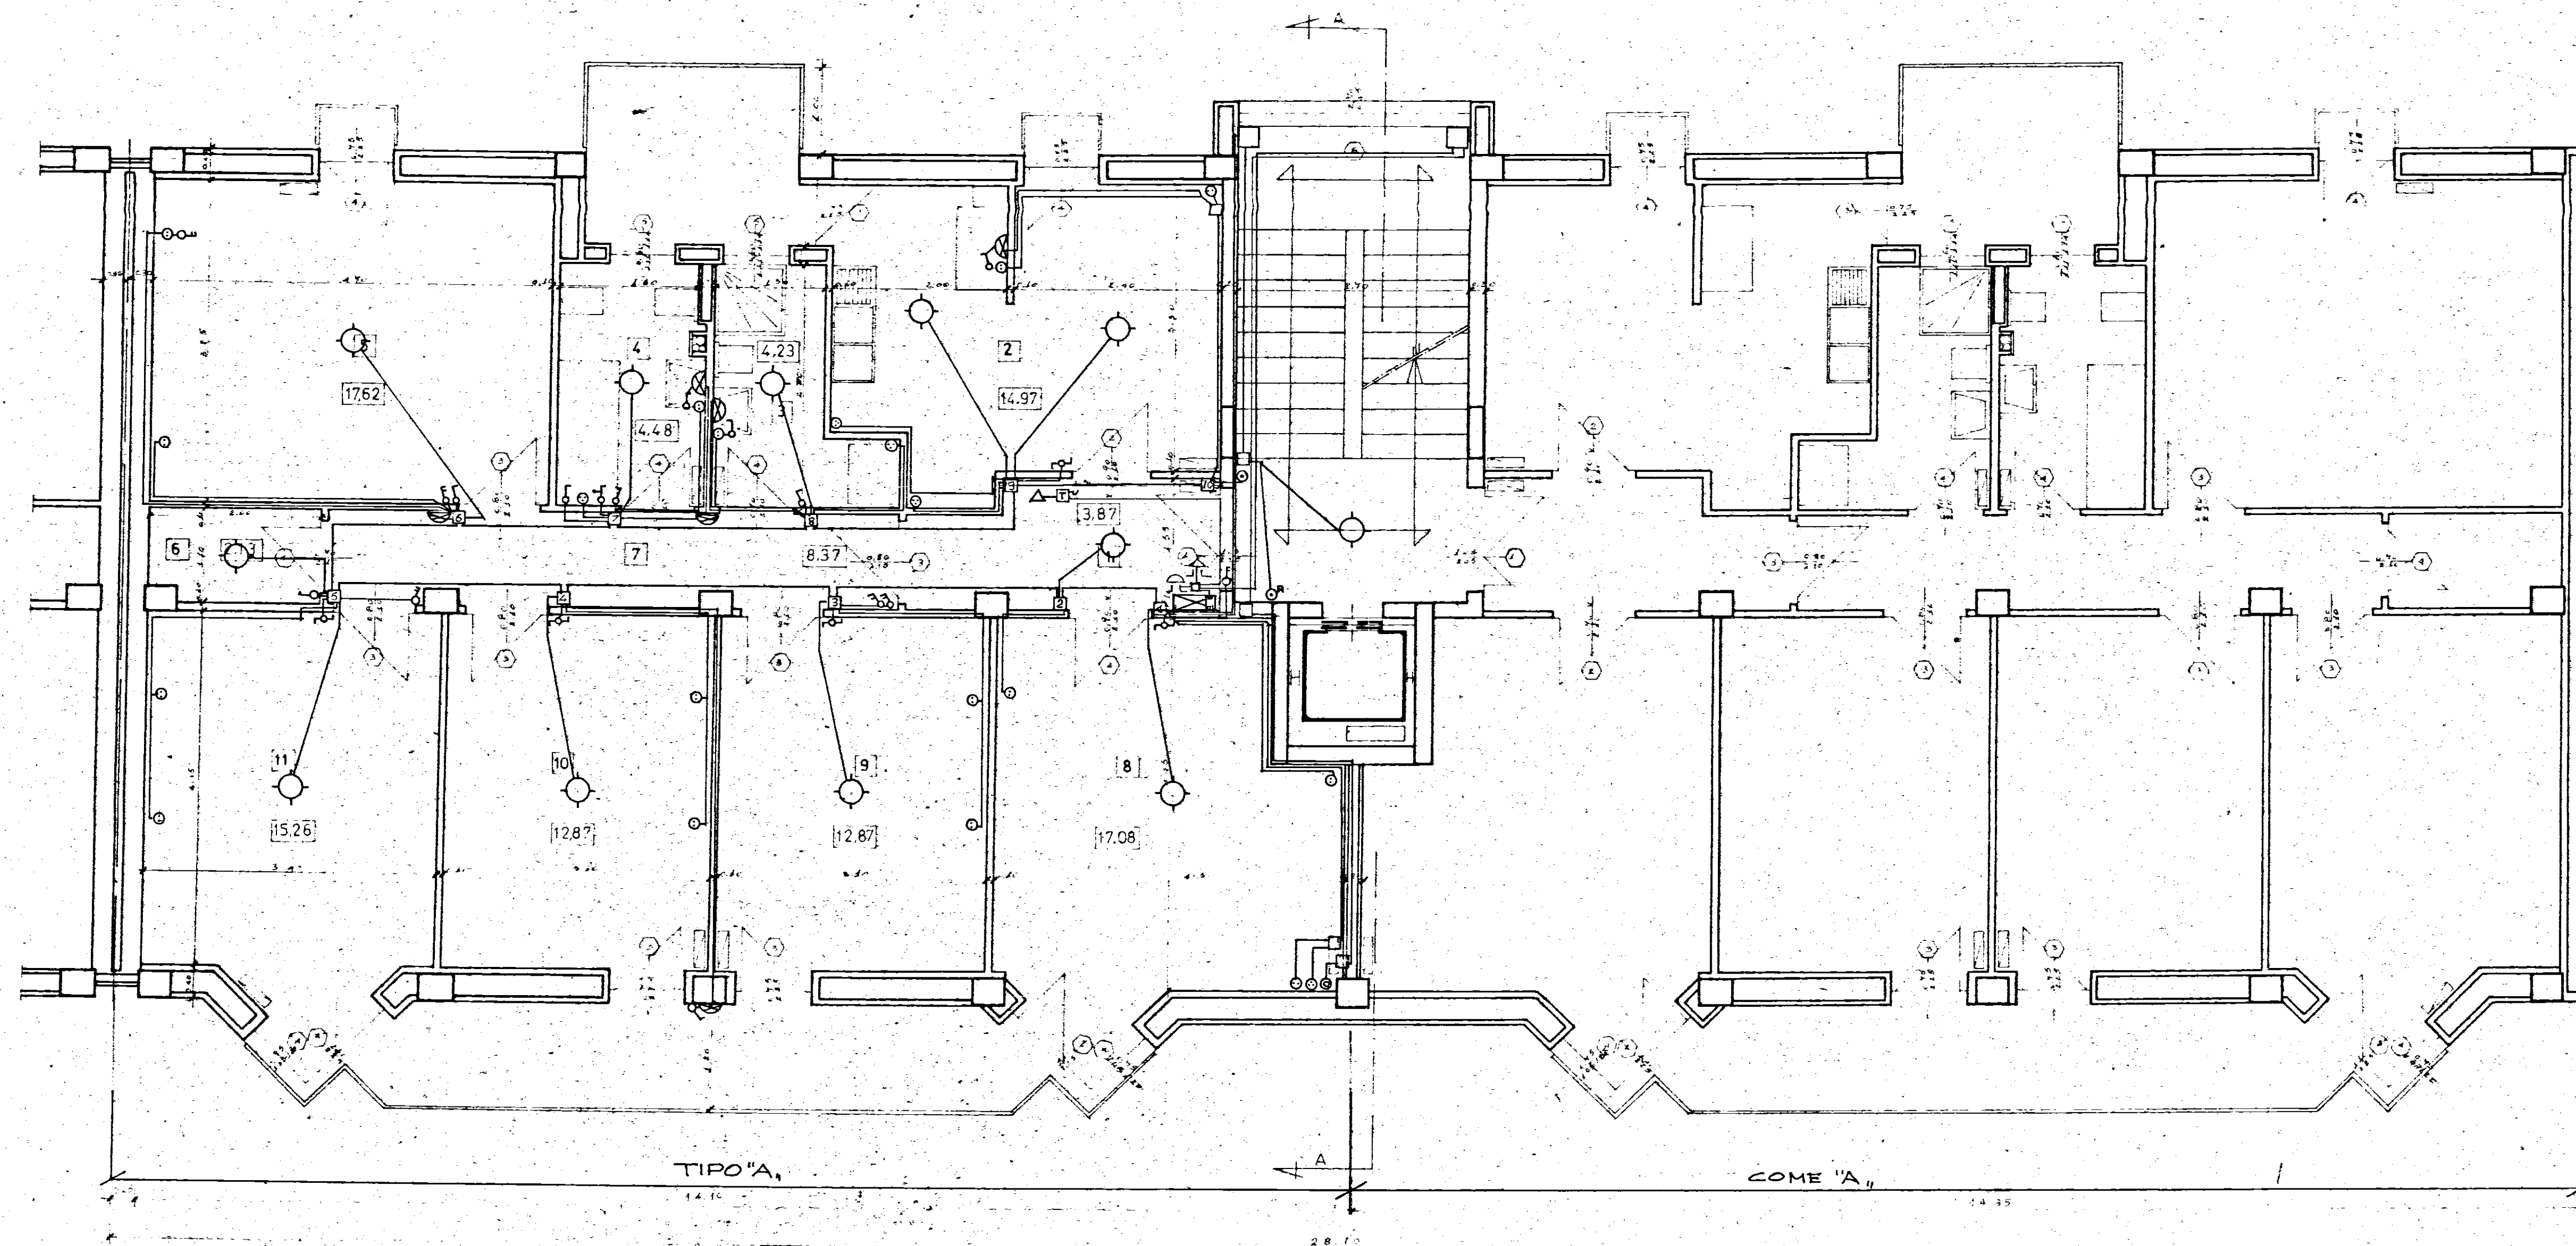

LUCE		E.I.	
TRONCO	COMPOSIZ.	Ø L.	COMPOSIZ. Ø E.I.
DA CONTATORE A Q. PIANO	2x4 UR/3	32	2x6 UR/3 32
DA SCAT. 1	2x25	19	2x4+1x5 22
DA SCAT. 2	2x25+2x15	19	2x4+1x5 22
DA SCAT. 3	2x25+3x15	22	1x5
DA SCAT. 4	2x25+2x15	22	1x5
DA SCAT. 5	2x25+2x15	22	1x5
DA SCAT. 6	1x15	19	
DA SCAT. 10	2x25	19	2x4+1x5 22
DA SCAT. 9	2x25	19	2x4+1x5 22
DA SCAT. 8	2x25	19	2x4+1x5 22
DA SCAT. 7	2x25	19	2x4+1x5 22
DA SCAT. 6	2x25	19	1x5

LEGENDA

- PUNTO LUCE A SOFFITTO ESTERNO.
- PUNTO LUCE A SOFFITTO
- PUNTO LUCE A PARETE
- CICALA PER CITOFONO
- INTERCOMITTORE
- DEVIATORE
- COMMUTATORE
- INTERROTTORE DI CHIAMATA
- PRESA LUCE
- PRESA ENERGIA INDUSTRIALE
- PRESA TV
- PULSANTE
- SUCCHERIA
- CITOFONO
- SEPRATURA ELETTRICA
- PRESA TELEFONICA
- QUADRO ELETTRICO CON TRASFORMATORE
- CALCEDIO
- SCATOLA DI DERIVAZIONE
- ALIMENTATORE CITOFONICO
- PULSANTE RELE

- 1-Soggiorno
- 2-Cucina
- 3-Camera letto
- 4-...
- 5-...
- 6-...
- 7-Bagno
- 8-Ingresso dis.

Totale mq 113,75

GESTIONE CASE LAVORATORI (legge 11-2-1963) -		Intervento N° 567	stazioni appartenenti
QUARTIERE 'S. ELIA' BRINDISI			i.a.c.p.
Edificio sovvenzionato			2A
Edificio tipo D N° 8		Edificio tipo D N° 8	
Pianta PIANO TIPO		Scala 1:50	