

istituto autonomo
case popolari

— brindisi —

LEGGE 11/3/88 n. 67 - ART. 22
6° BIENNIO 88/89 - 2° TRANCHE
PROGRAMMA INTERVENTO n. 008 - 142 - I
CODICE n. 74-008-0067-0-142-I

1st. 4


progetto per la costruzione di alloggi
popolari in **FRANCAVILLA F.**
comparto C/9
contrada 'CRETA ROSSA'

ufficio
progettazione
I. S. S. P.
brindisi



ALLOGGI N. 8 DA MQ 45
N. 12 DA MQ 95

PIANTE - IMPIANTO ELETTRICO

scala 1:50

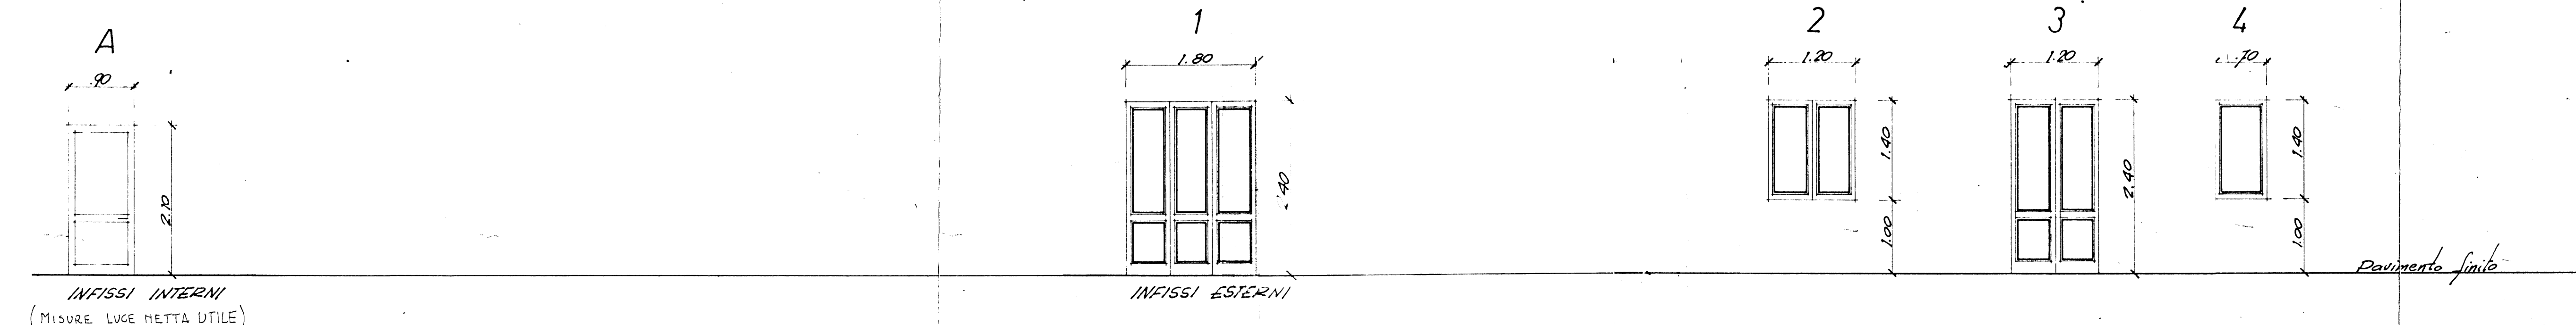

LEGENDA IMPIANTO ELETTRICO			
	PRESA LUCE		PUNTO LUCE INTERROTO
	PRESA MONOFASE		PUNTO LUCE COMMUTATORE
	CINTORONO PARETE		PUNTO LUCE A PARETE
	CONTATORE, da installare nel locale contatore ENEL al piano terra		INTERRUTTORE SCALDABAGNO
	INTERRUTTORE		PRESA TELEVISIONE
	DEVIATORE		PRESA TELEFONO
	COMMUTATORE		SUONERIA
	ASPIRATORE		INVERTITORE
	PULSANTE		INTERRUTTORE PERIODICO
	NEON PORTICATI		NEON SCALE
	RADIATORE		

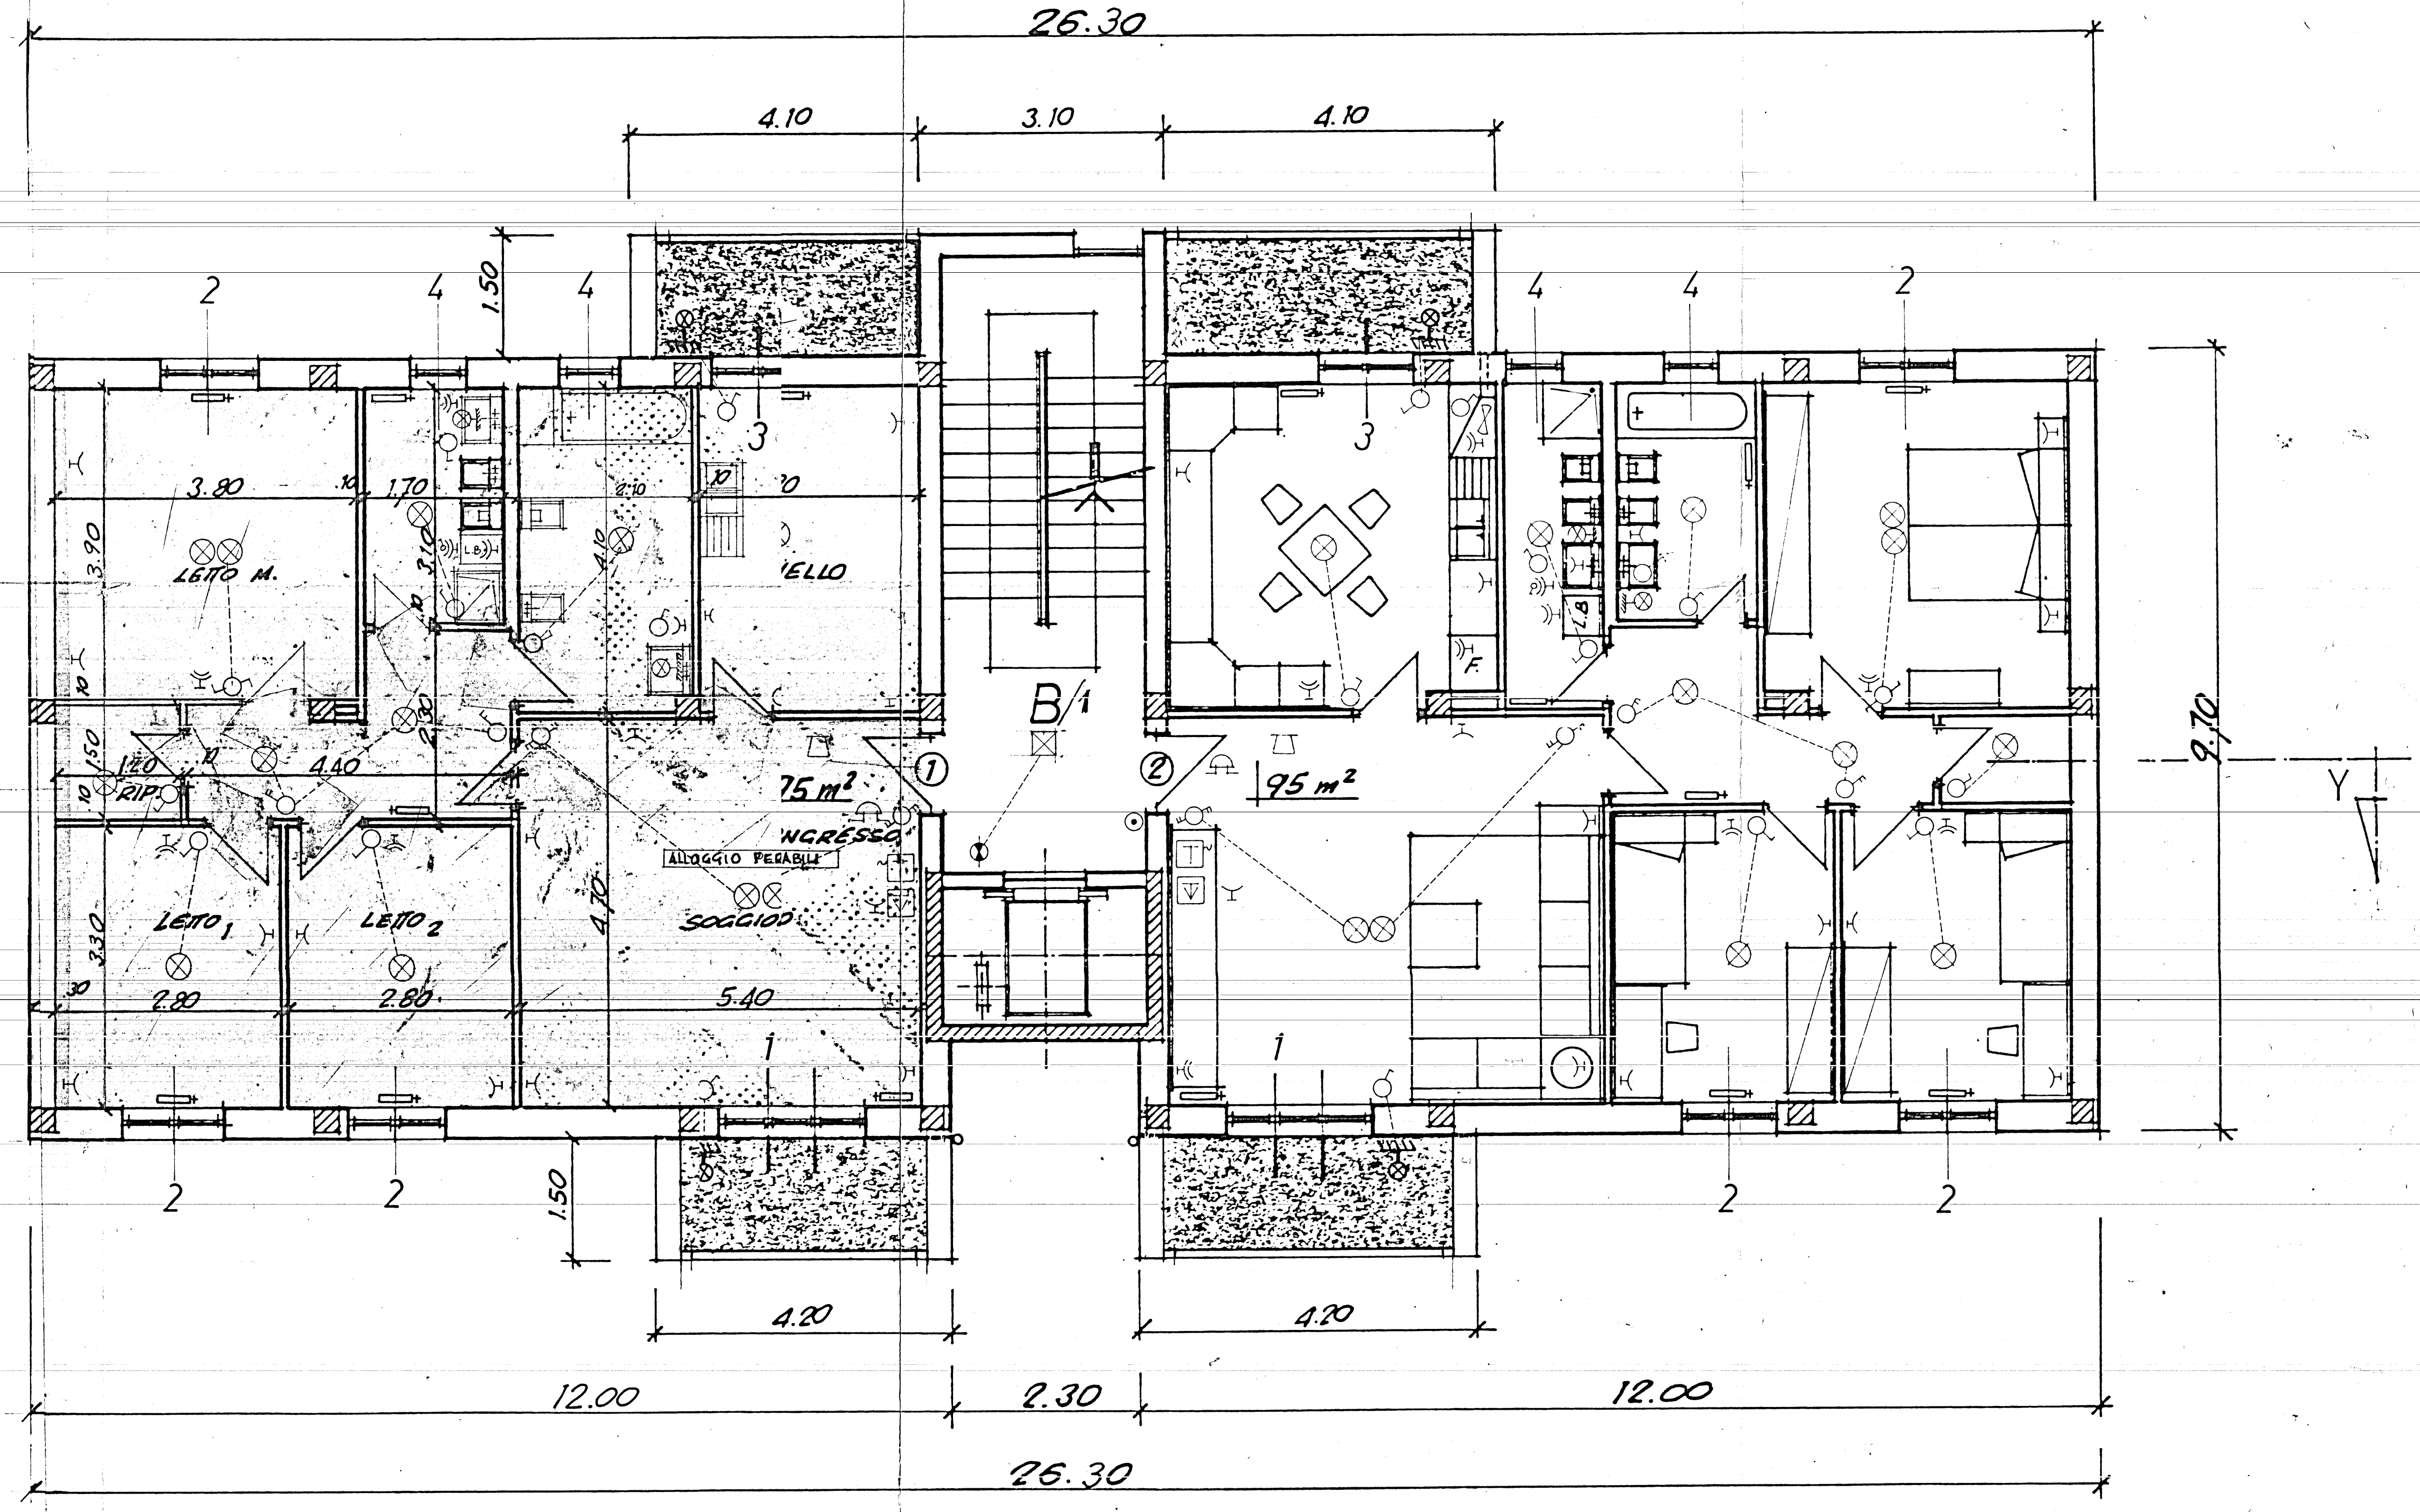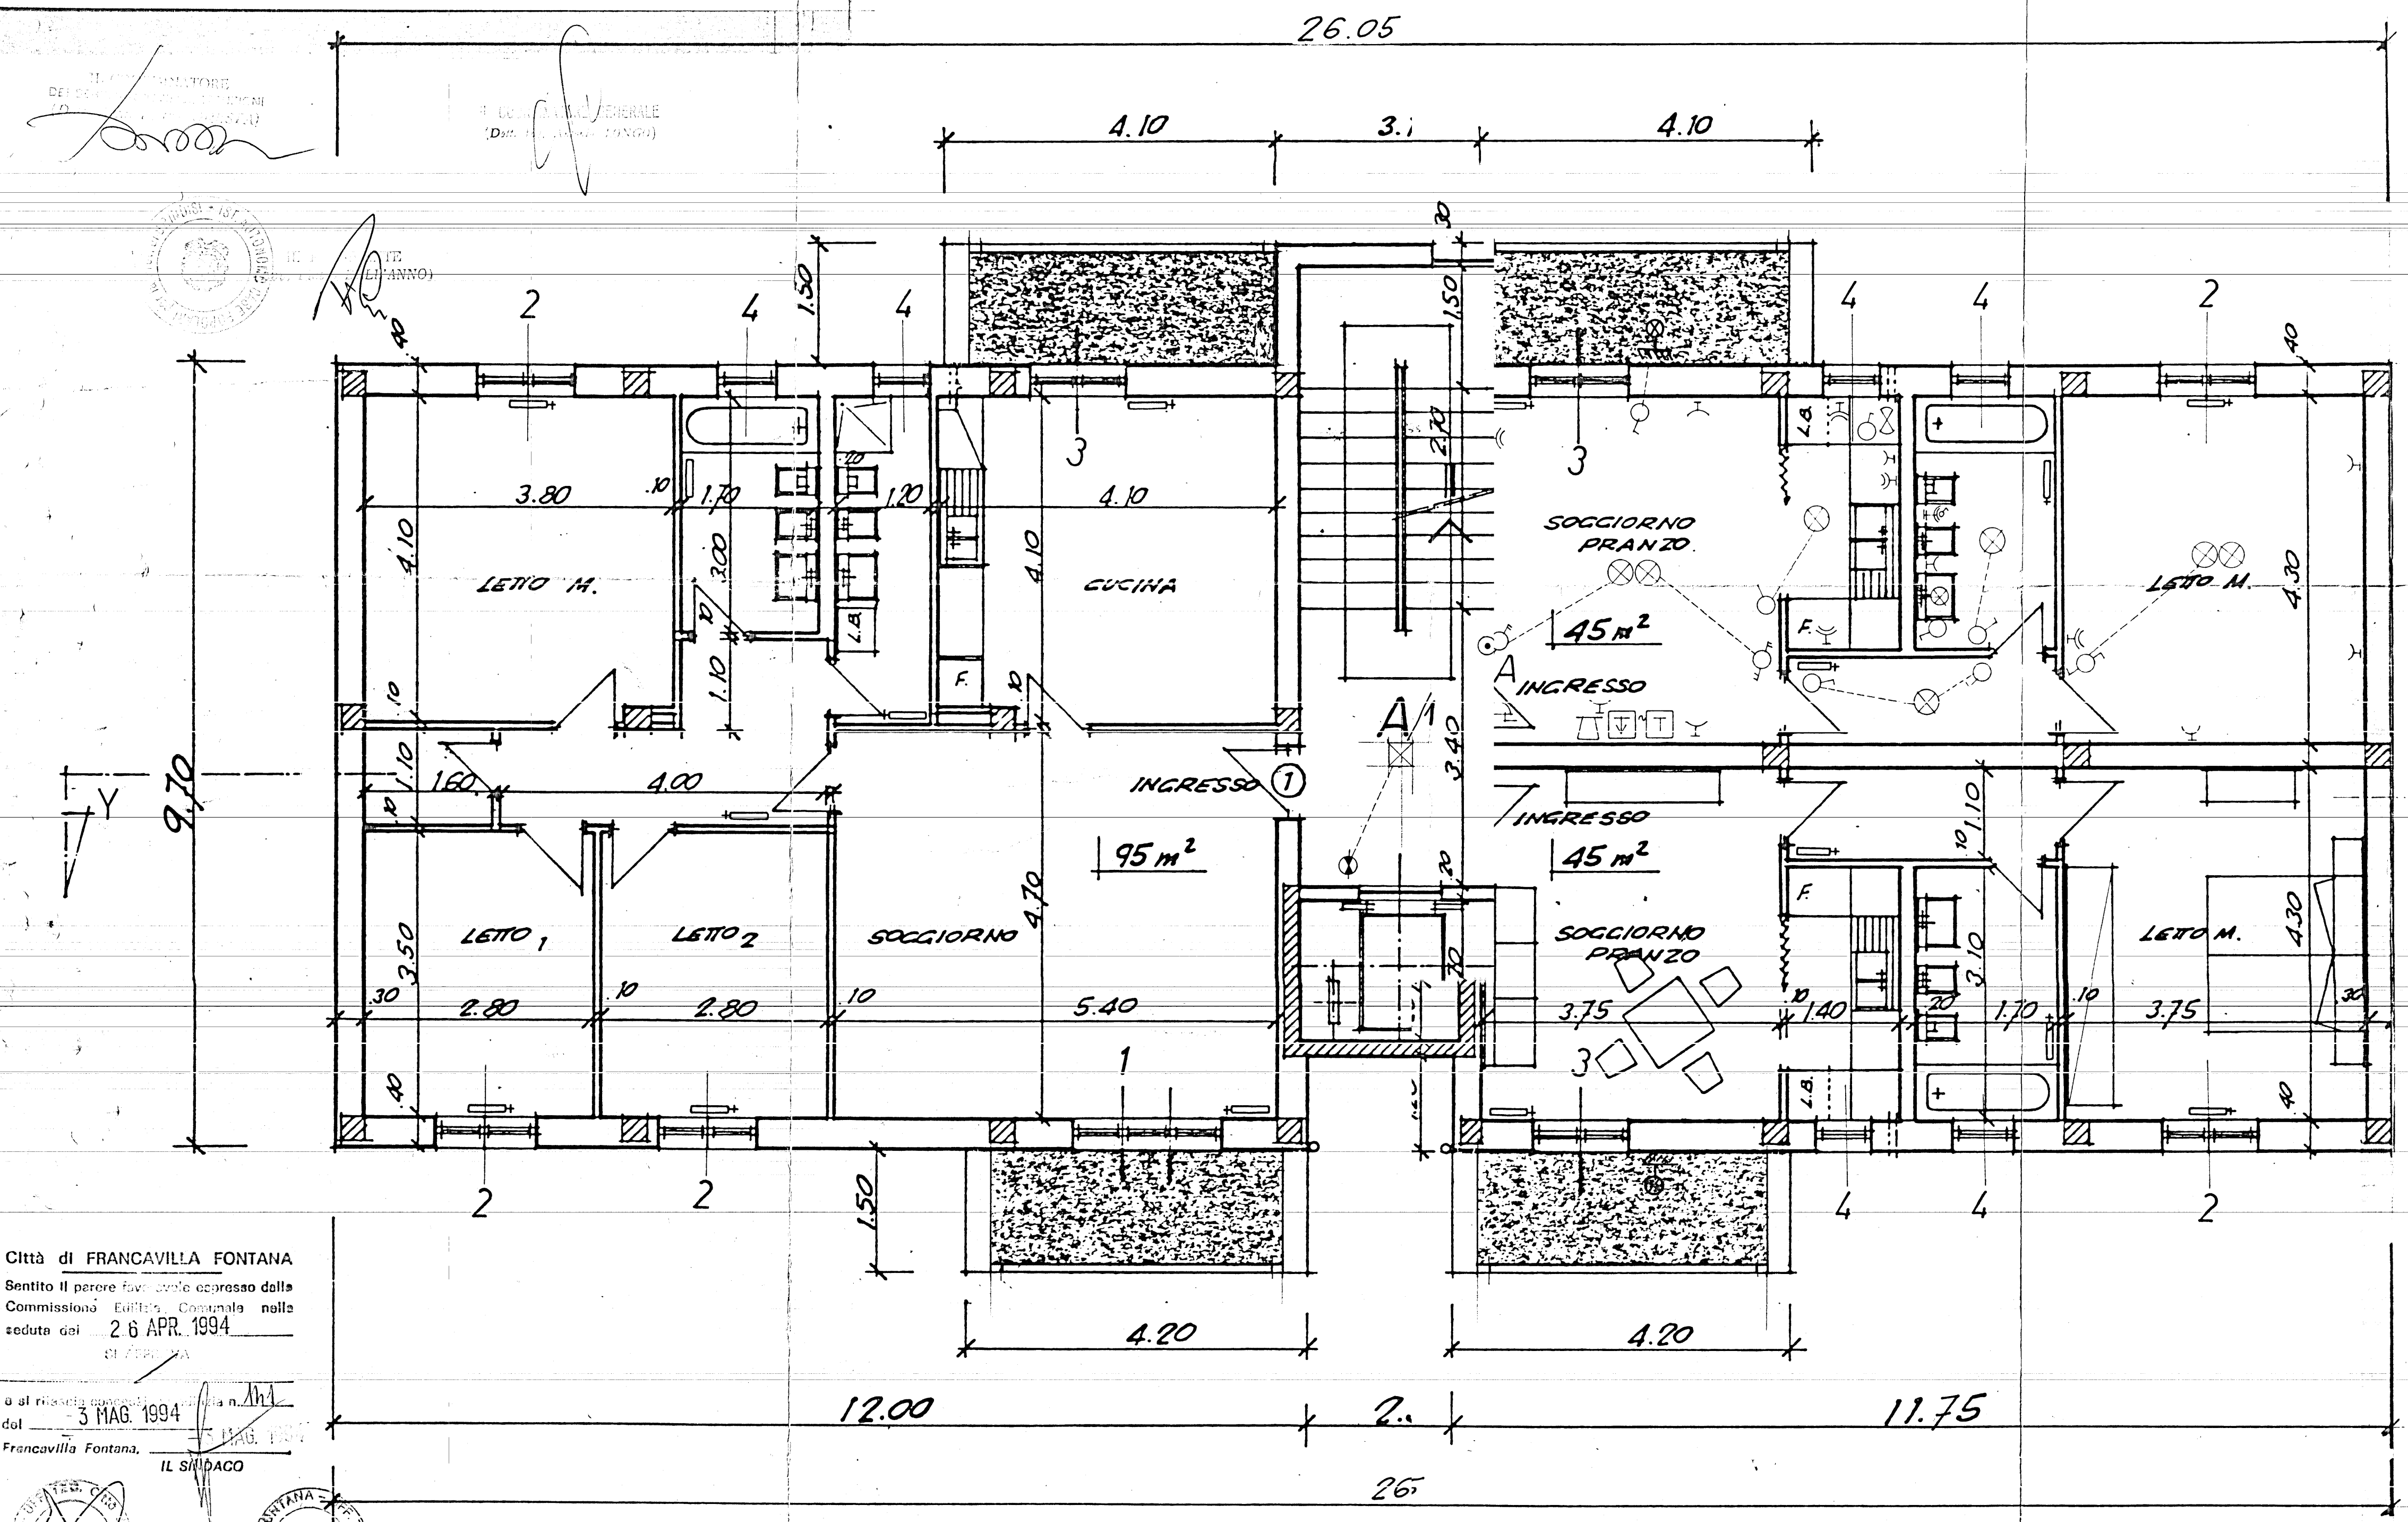

Città di FRANCAVILLA FONTANA
Sentito il parere favorevole espresso dalla
Commissione edilizia, Comunale nella
seduta del 26 APR. 1994
IL SINDACO

3 MAG. 1994

IL SINDACO

PIANTA

PIANO PRIMO