

COMUNE DI FRANCAVILLA FONTANA
PROVINCIA DI BRINDISI

Cent. n. 16978

Fabbricato 9

Località:
PESCHIERA

Riscatto

int 1

3


3

4

5

6

ALLEGATO B

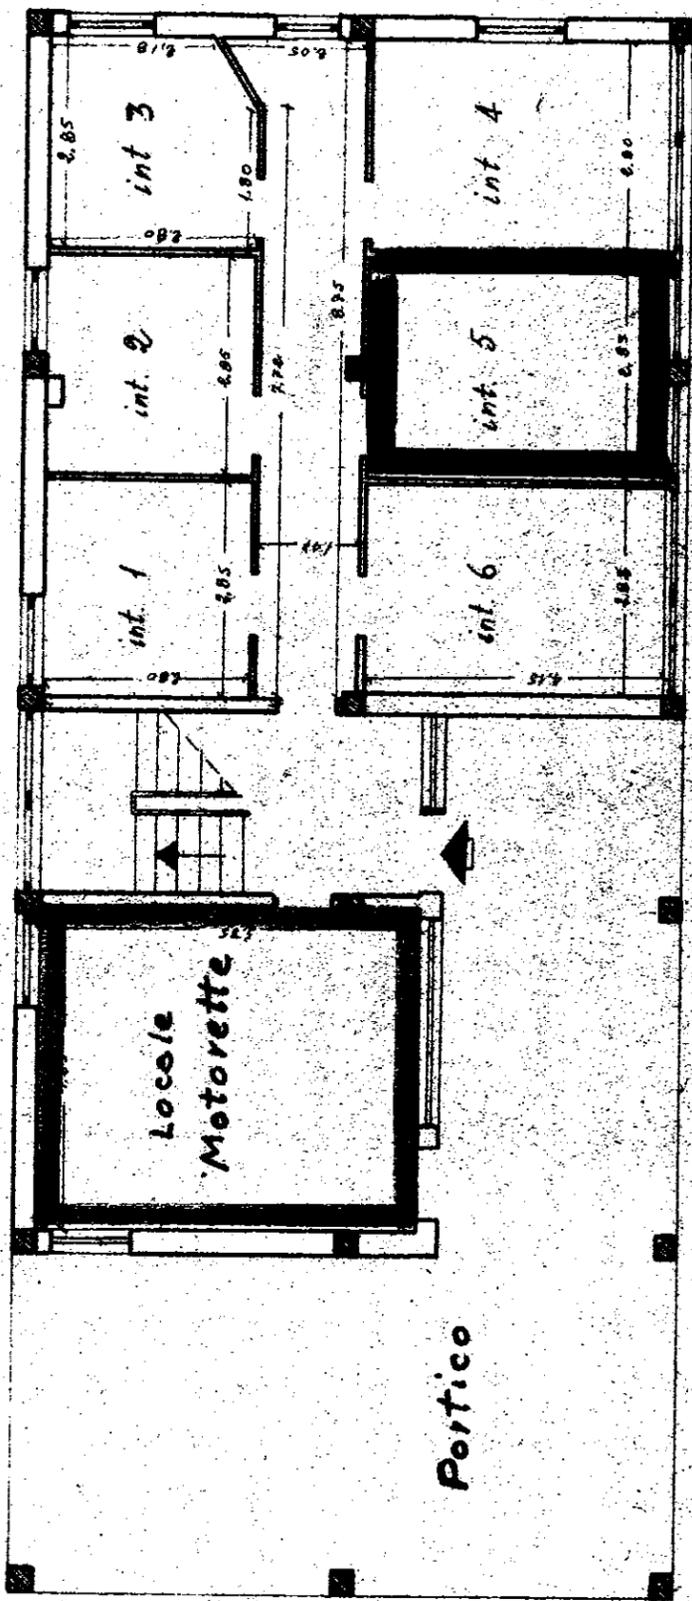

PIANTA PIANO TERRA

[Handwritten signature]

Scala 1:100

Data della compilazione Agosto 1963

COMUNE DI FRANCAVILLA FONTANA
PROVINCIA DI BRINDISI

Cent. n. 16978

Fabbricato 9


Località:
PESCHIERA

Riscatto

377500

~~18~~ 18

ANNEGGIATO C

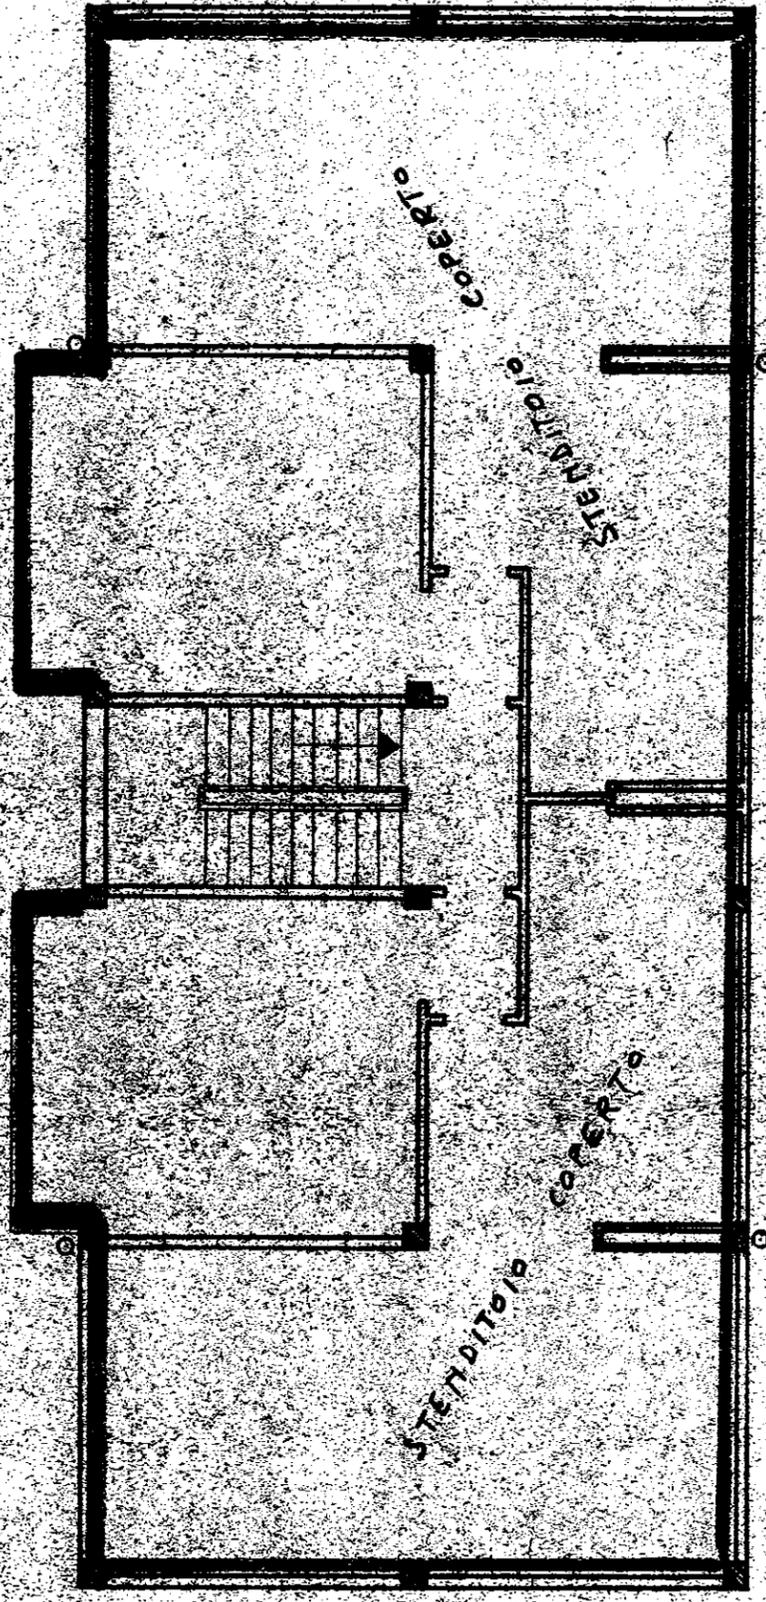

D. Schina Arch.

[Handwritten signature]

Data della compilazione Agosto 1963

Scala 1:100