


La Società TOTALERG S.p.A. si riserva ai sensi di Legge tutti i diritti di proprietà; senza la preventiva autorizzazione scritta è vietata qualsiasi forma di divulgazione e riproduzione del presente disegno/elaborato			
Codice Disegno	Tavola	Revisione	
	04		
Sito Impianto MS 011			
Località CARRARA — Loc. Baudone (MS) S.S. 1 "AURELIA" — Km. 387+470			
Data 10/2011			
Scala 1:200			
Penta Servizi & Progetti S.r.l. www.pentaserviziprogetti.it pentaservizi@pentaservizi.it via Zanì, 56/A - 43036 - Fidenza (PR) tel 0524-84579 - fax 0524-535402			
MODIFICHE	DATA	APPROVATO	

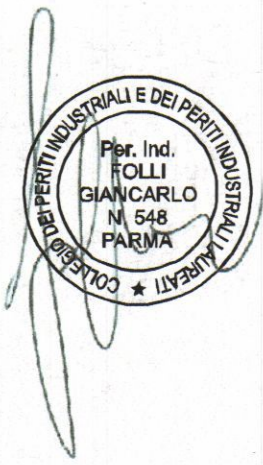


COMUNE DI CARRARA
17 NOV. 2011

COMANDO PROVINCIALE VIGILI DEL FUOCO
MASSA CARRARA
11 NOV. 2011
Prot. N° 12334
PREVINE


COMANDO PROVINCIALE VIGILI DEL FUOCO
MASSA CARRARA
VISTO nulla osta per l'esecuzione agli effetti
della prevenzione incendi, con le prescrizioni di
cui alla lettera N° 38, 17070
tel. 4 GEN. 2012

Il Responsabile del Procedimento
Dr. Ing. Marco FRUTTELLA

PARTICOLARE BOX ALLOGGIAMENTO GRUPPO ANTINCENDIO

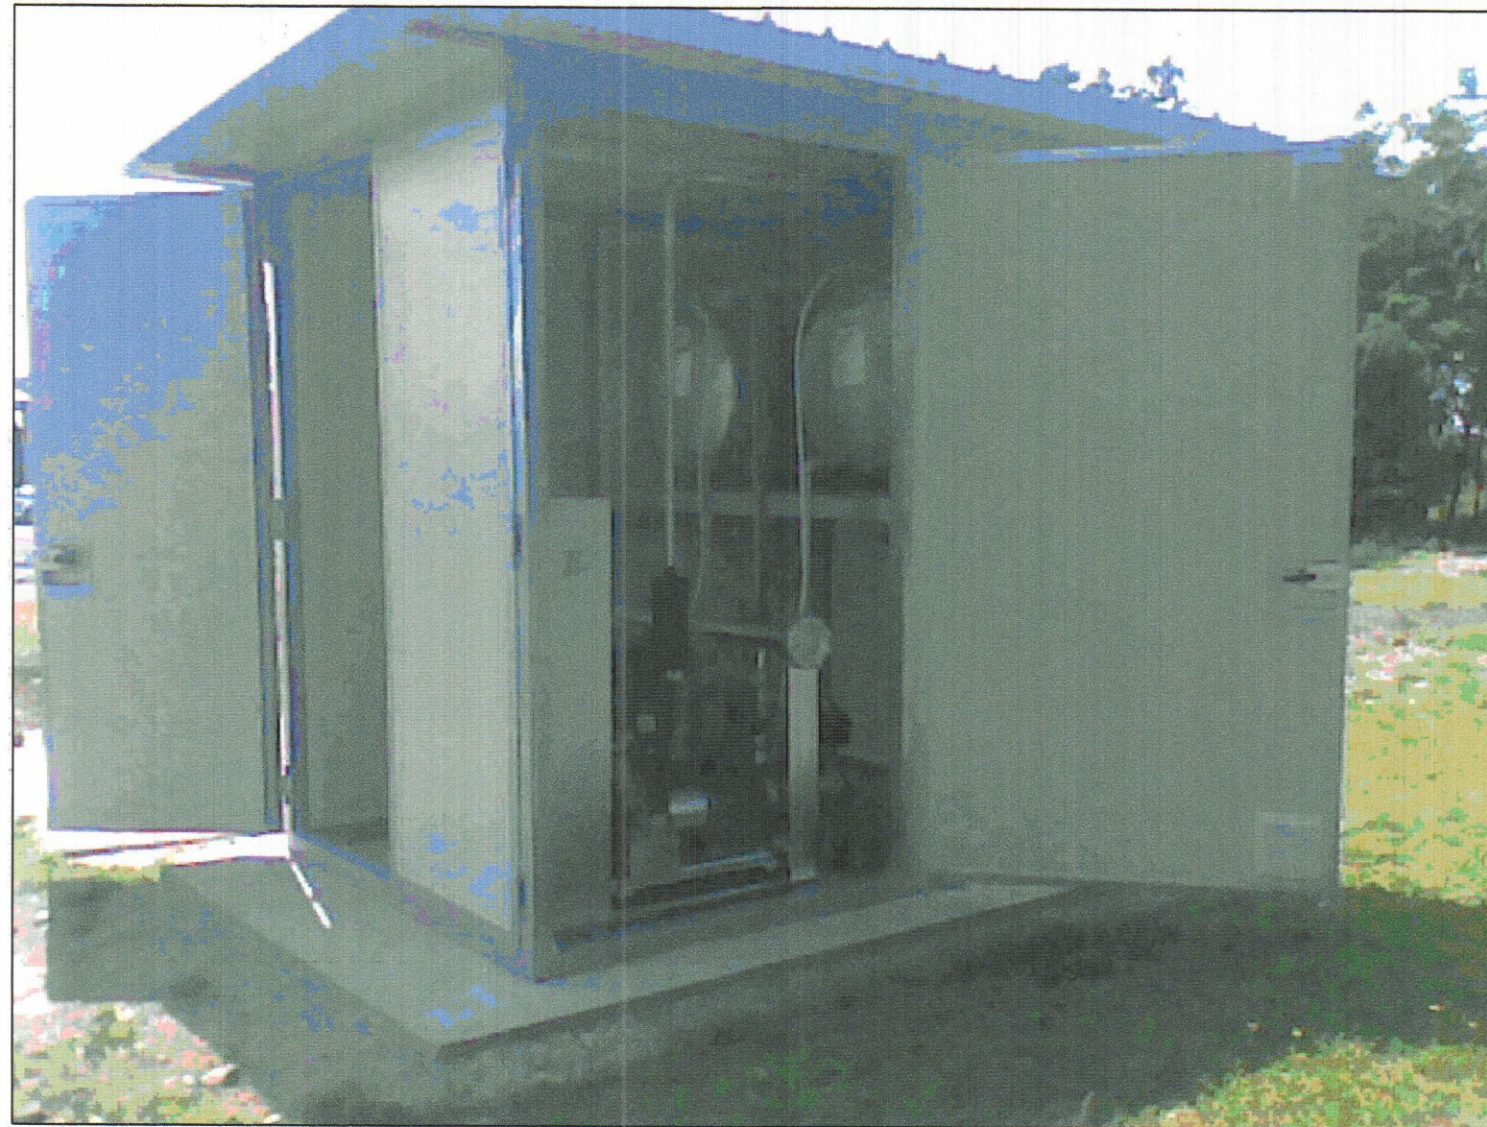


PARTICOLARE ELETTROPOMPA PRINCIPALE SOPRA BATTENTE AD ASSE ORIZZONTALE

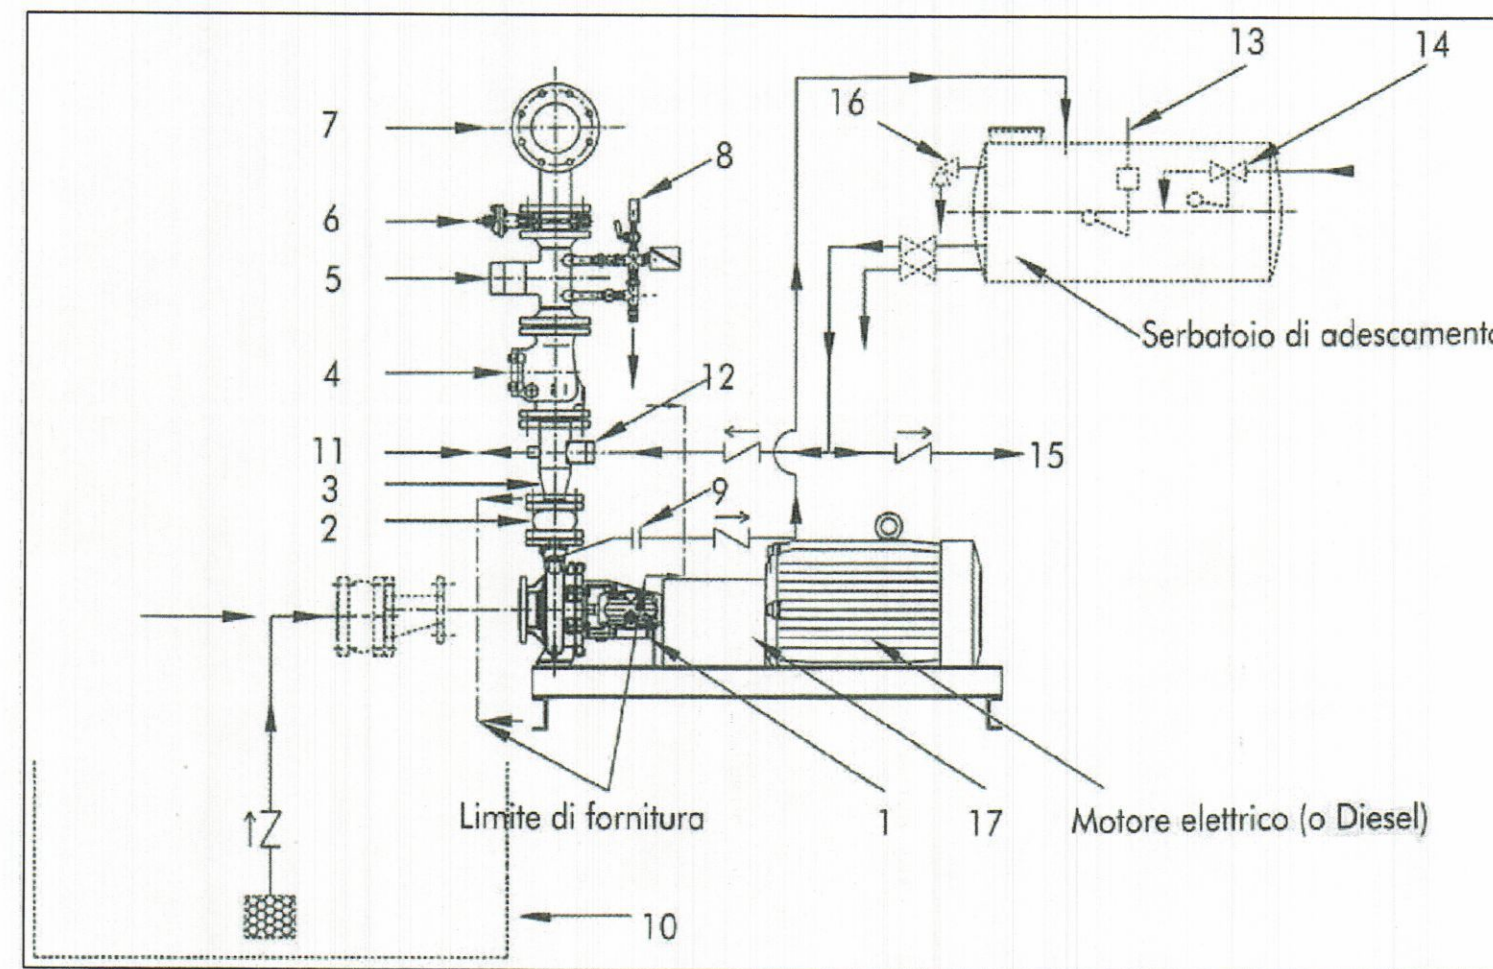

1. Pompa di servizio - Main pump
2. Giunto antivibrante - Anti-vibration joint
3. Tronchetto allargamento con derivazioni - Expanding cone with shunts
4. Valvola di ritegno ispezionabile - Examinable non return valve
5. Derivazione per misuratore di portata - Shunt for flow meter
6. Valvola di intercettazione - Butterfly valve or ball valve in delivery section
7. Collettore di mandata - Delivery manifold
8. Circuiti pressostati (n. 2) - Pressure switch circuits (n. 2)
9. Diaframma di ricircolo - Recycling diaphragm
10. Vasca di accumulo - Storage tanks
11. Drenaggio di prova - Test drainage circuit
12. Attacco adescamento (non utilizzato sottobattente) - Priming connection (not to use in positive head conditions)
13. Galleggiante elettrico - Electric float
14. Galleggiante meccanico - Mechanical float
15. Eventuale adescamento pompa pilota - Eventual jockey pump priming
16. Scarico troppo pieno - Too much full discharge
17. Giunto di accoppiamento motore-pompa con spaziatore protetto da carter copergiunto - Coupling joint between motor and pump with spacing protected by carter butt strap

SCHEMA IDRAULICO

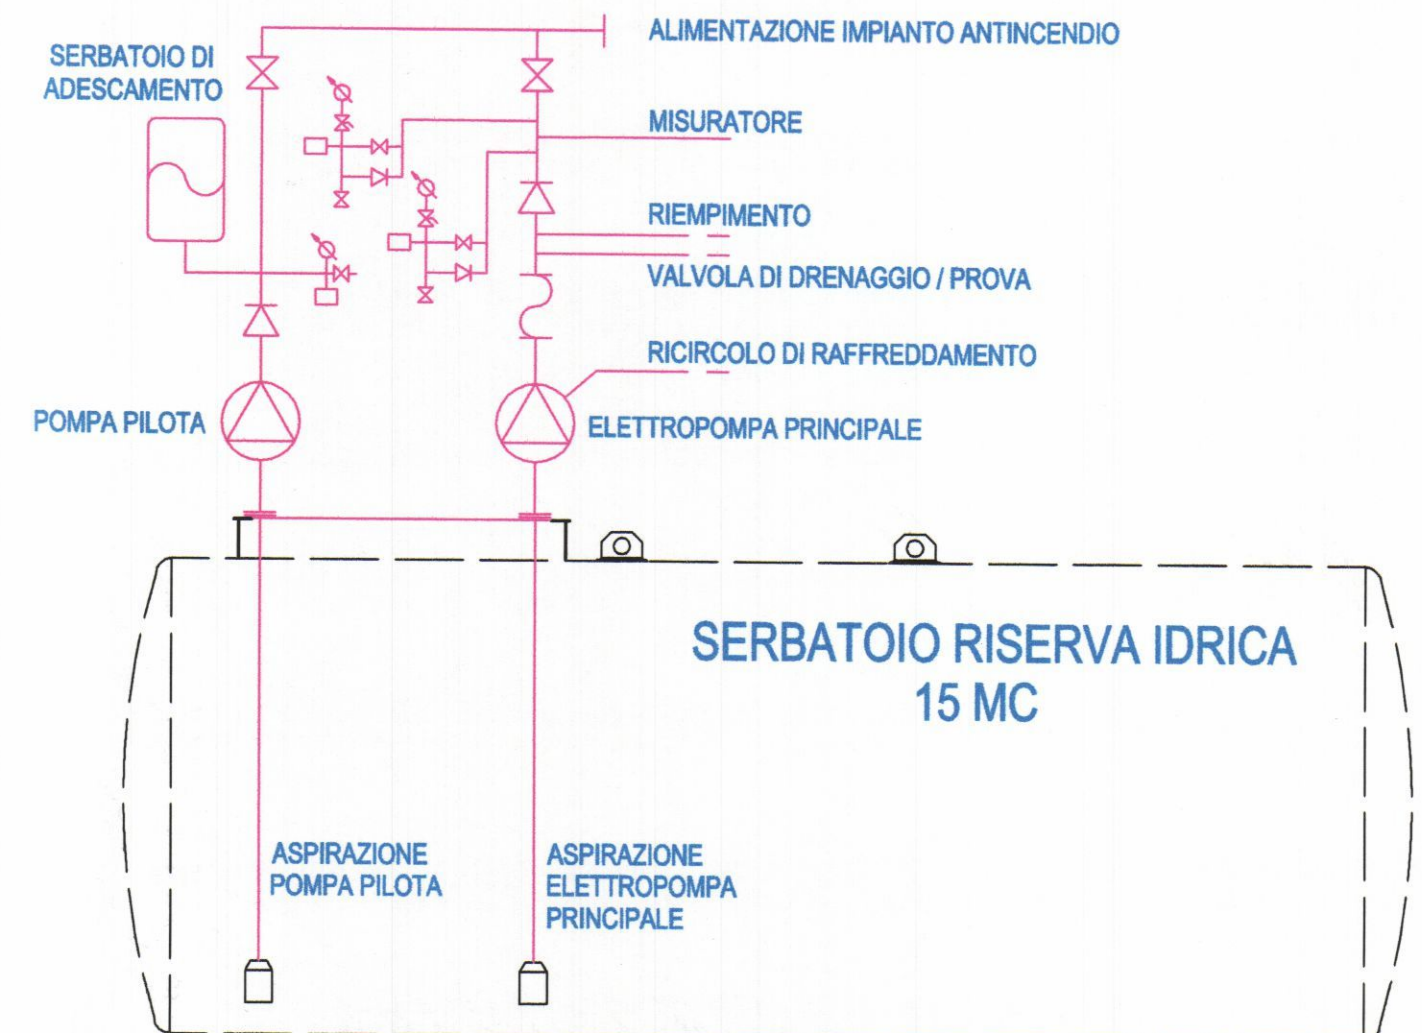

LEGENDA

20 m
RAGGIO D'AZIONE
DEGLI IDRANTI

