



COMUNE DI CARRARA

INTERVENTO
Modifica all'impianto antincendio dello stabilimento mediante l'installazione di un modulo antincendio integrato serie FIREBLOK

COMMITTEZZA
Soc. S.I.A.D. S.p.A.
Stabilimento di Avenza - CARRARA (MS)
Viale Domenico Zaccagna, n° 37
Cod. Fisc. / Partita IVA 0029097 0168

OGGETTO TAVOLA
STATO ATTUALE
- Estratto di mappa catastale del Foglio 105 del Comune di Carrara. Scala 1 : 1000
- Planimetria generale dello stabilimento con indicazione della zona di intervento. Scala 1 : 200
- Reperti fotografici dello stato dei luoghi con indicazione punti di ripresa

PROGETTISTA ARCHITETTONICO
Geom. ALBERTI ROLANDO
Via Vico Fiaschi, n° 71/A - 54033 - CARRARA / AVENZA
Cod. Fisc. LBR RND 52M18 B832E / Partita IVA 0049425 0459
Tel. 0585 1811473 - Mobile 348 6504684
Mail. alberti.rolando@gmail.com - P.E.C. rolando.alberti@geopec.it

ID. CATASTALI
Foglio 105 - particelle 931 e 932
TAVOLA N° 1
FILE
PROG STAZ POMPAGGIO SIAD
REV.
Emissione

Soc. S.I.A.D. S.p.A.
SOCIETÀ ITALIANA ACETILENE
E DERIVATI SIAD Spa
Un Procuratore
del SERVIZIO USPIO
Progettista Architettonico

Estratto di mappa catastale del Foglio 105
del Comune di Carrara - Scala 1 : 1000

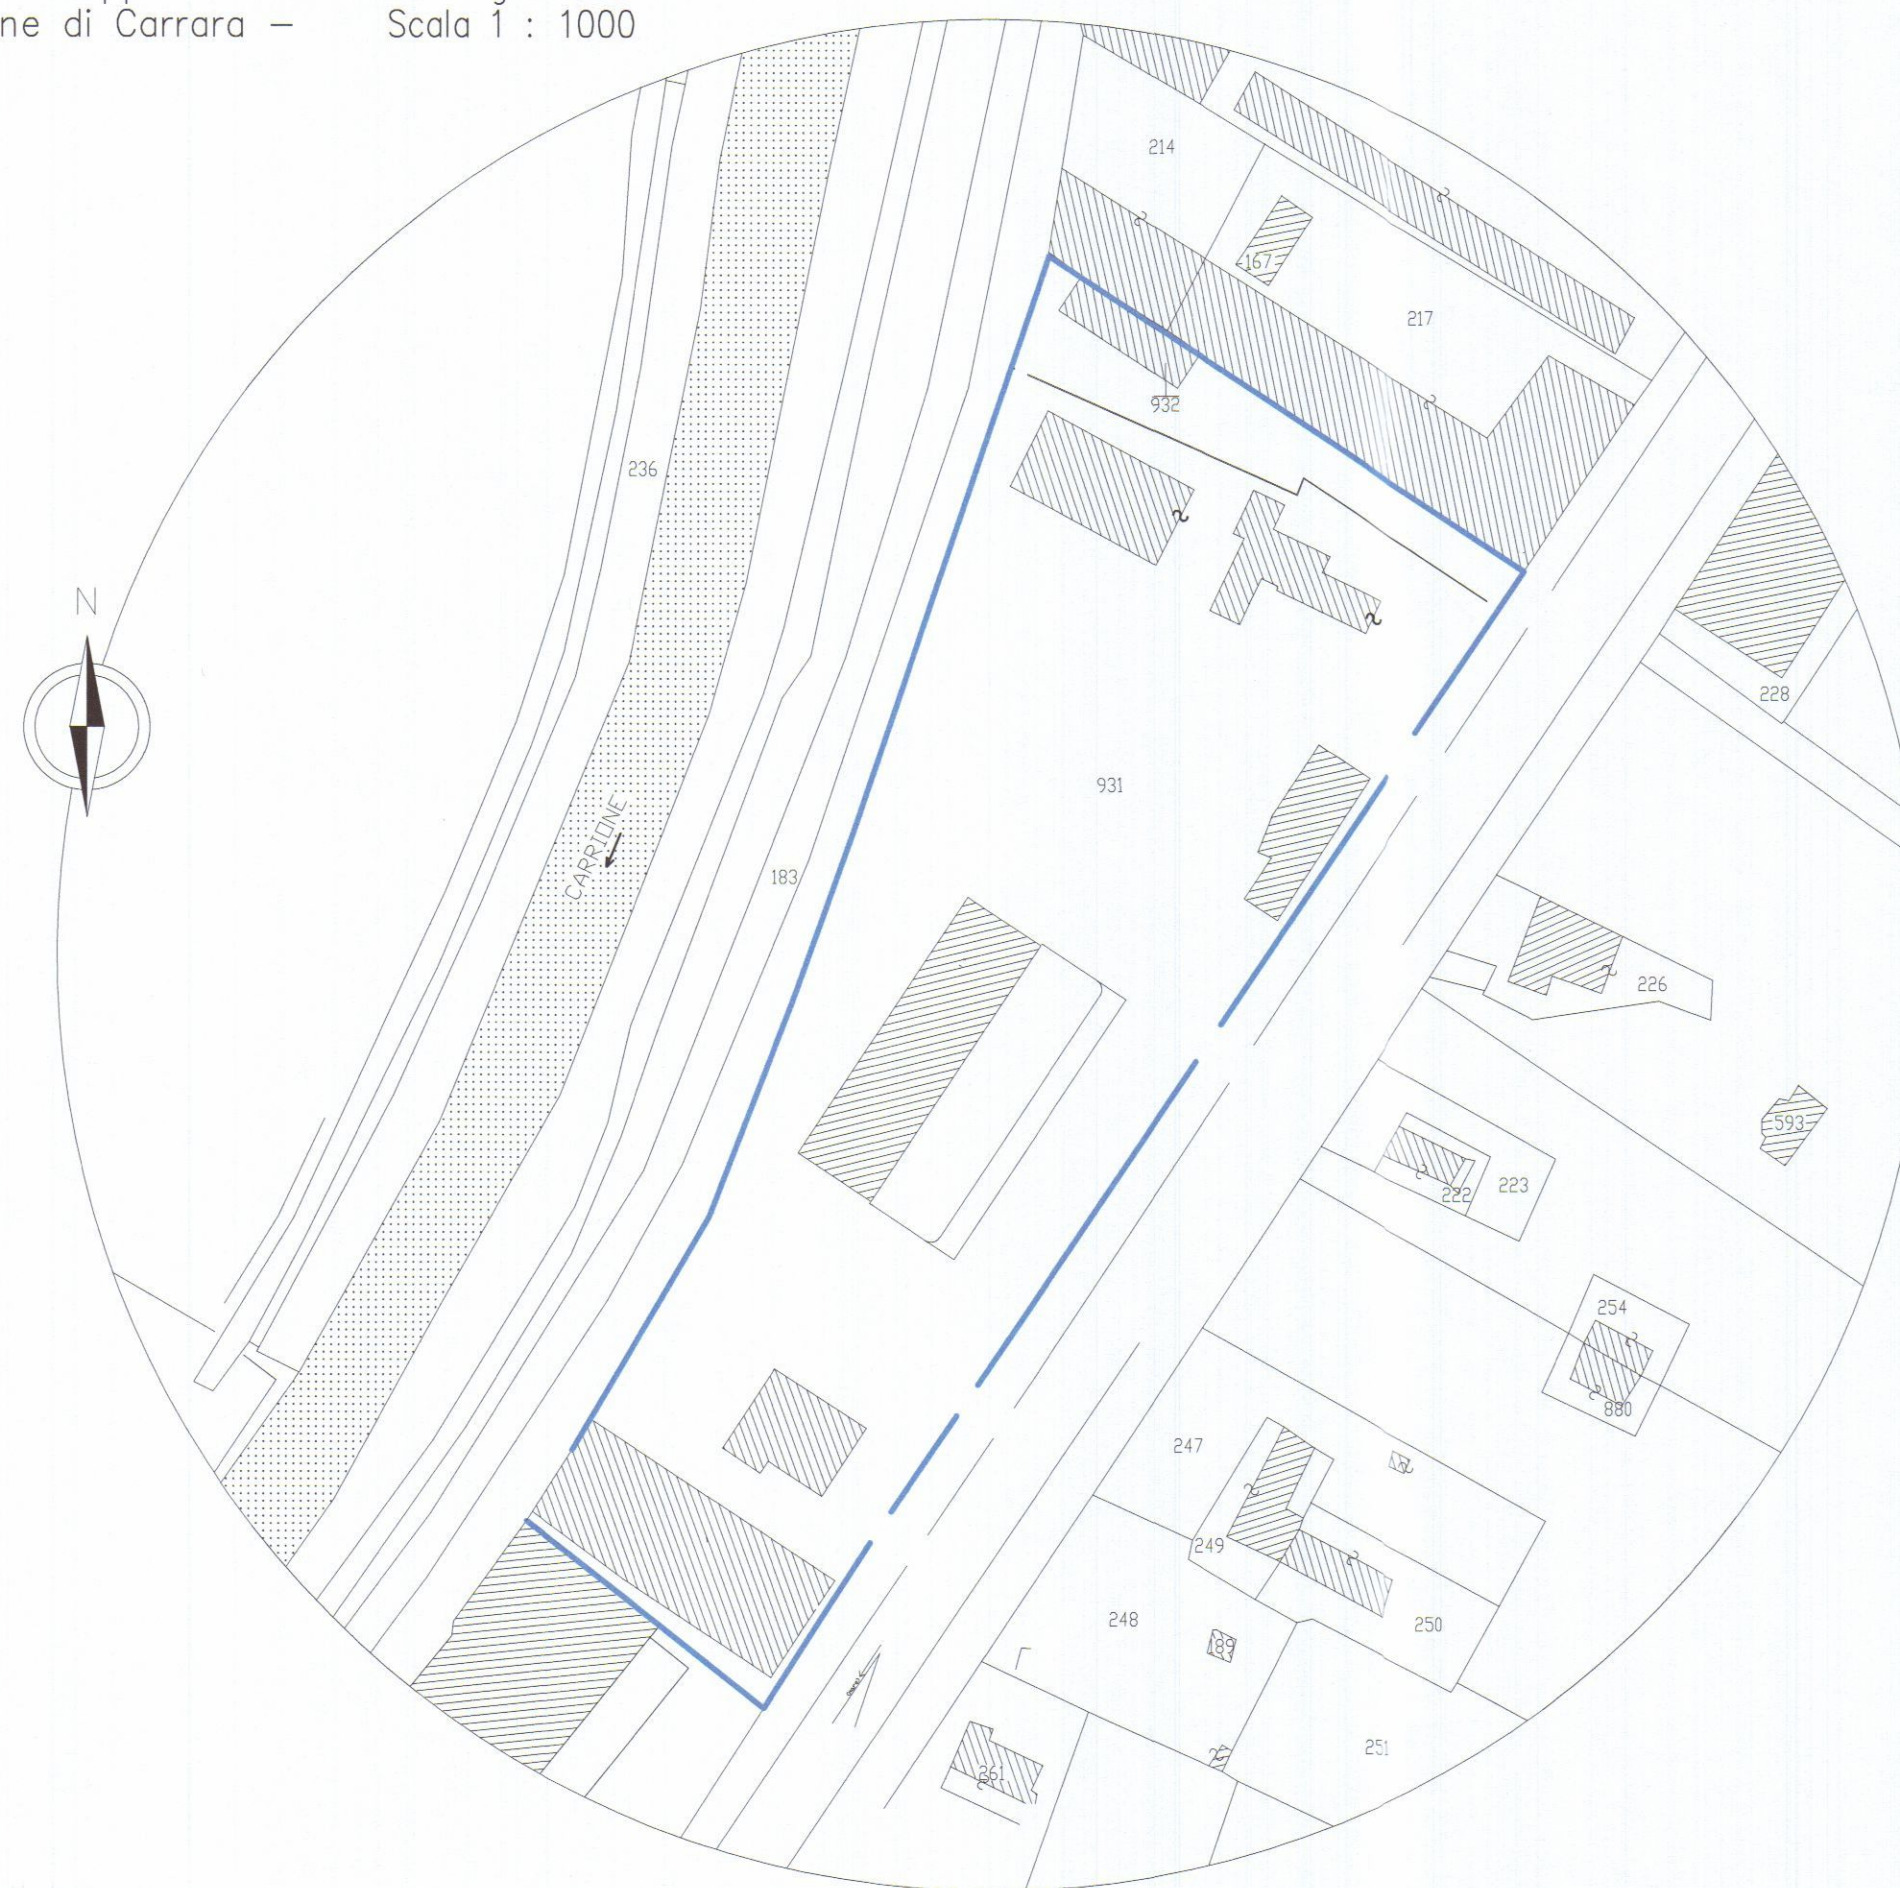


Foto n° 1



Foto n° 2

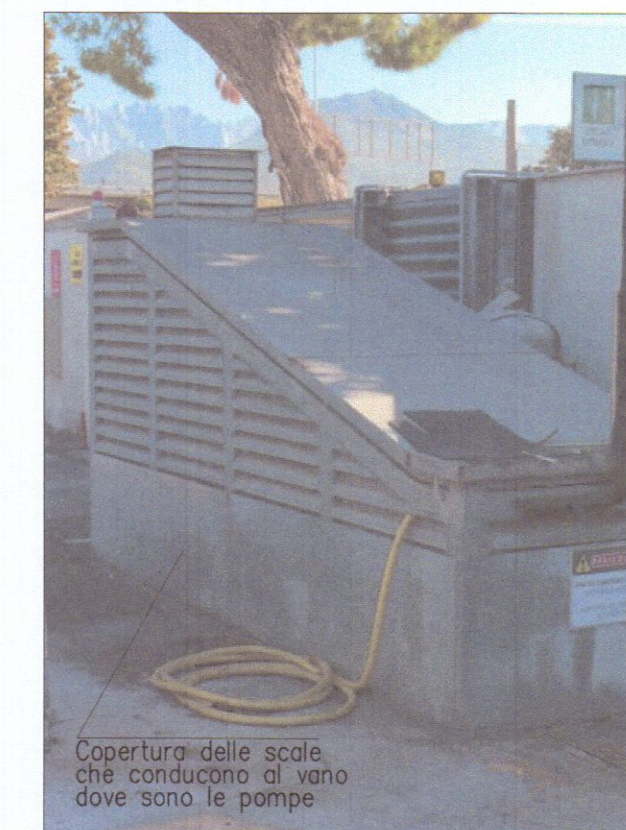



Foto n° 3



Foto n° 5



Foto n° 4

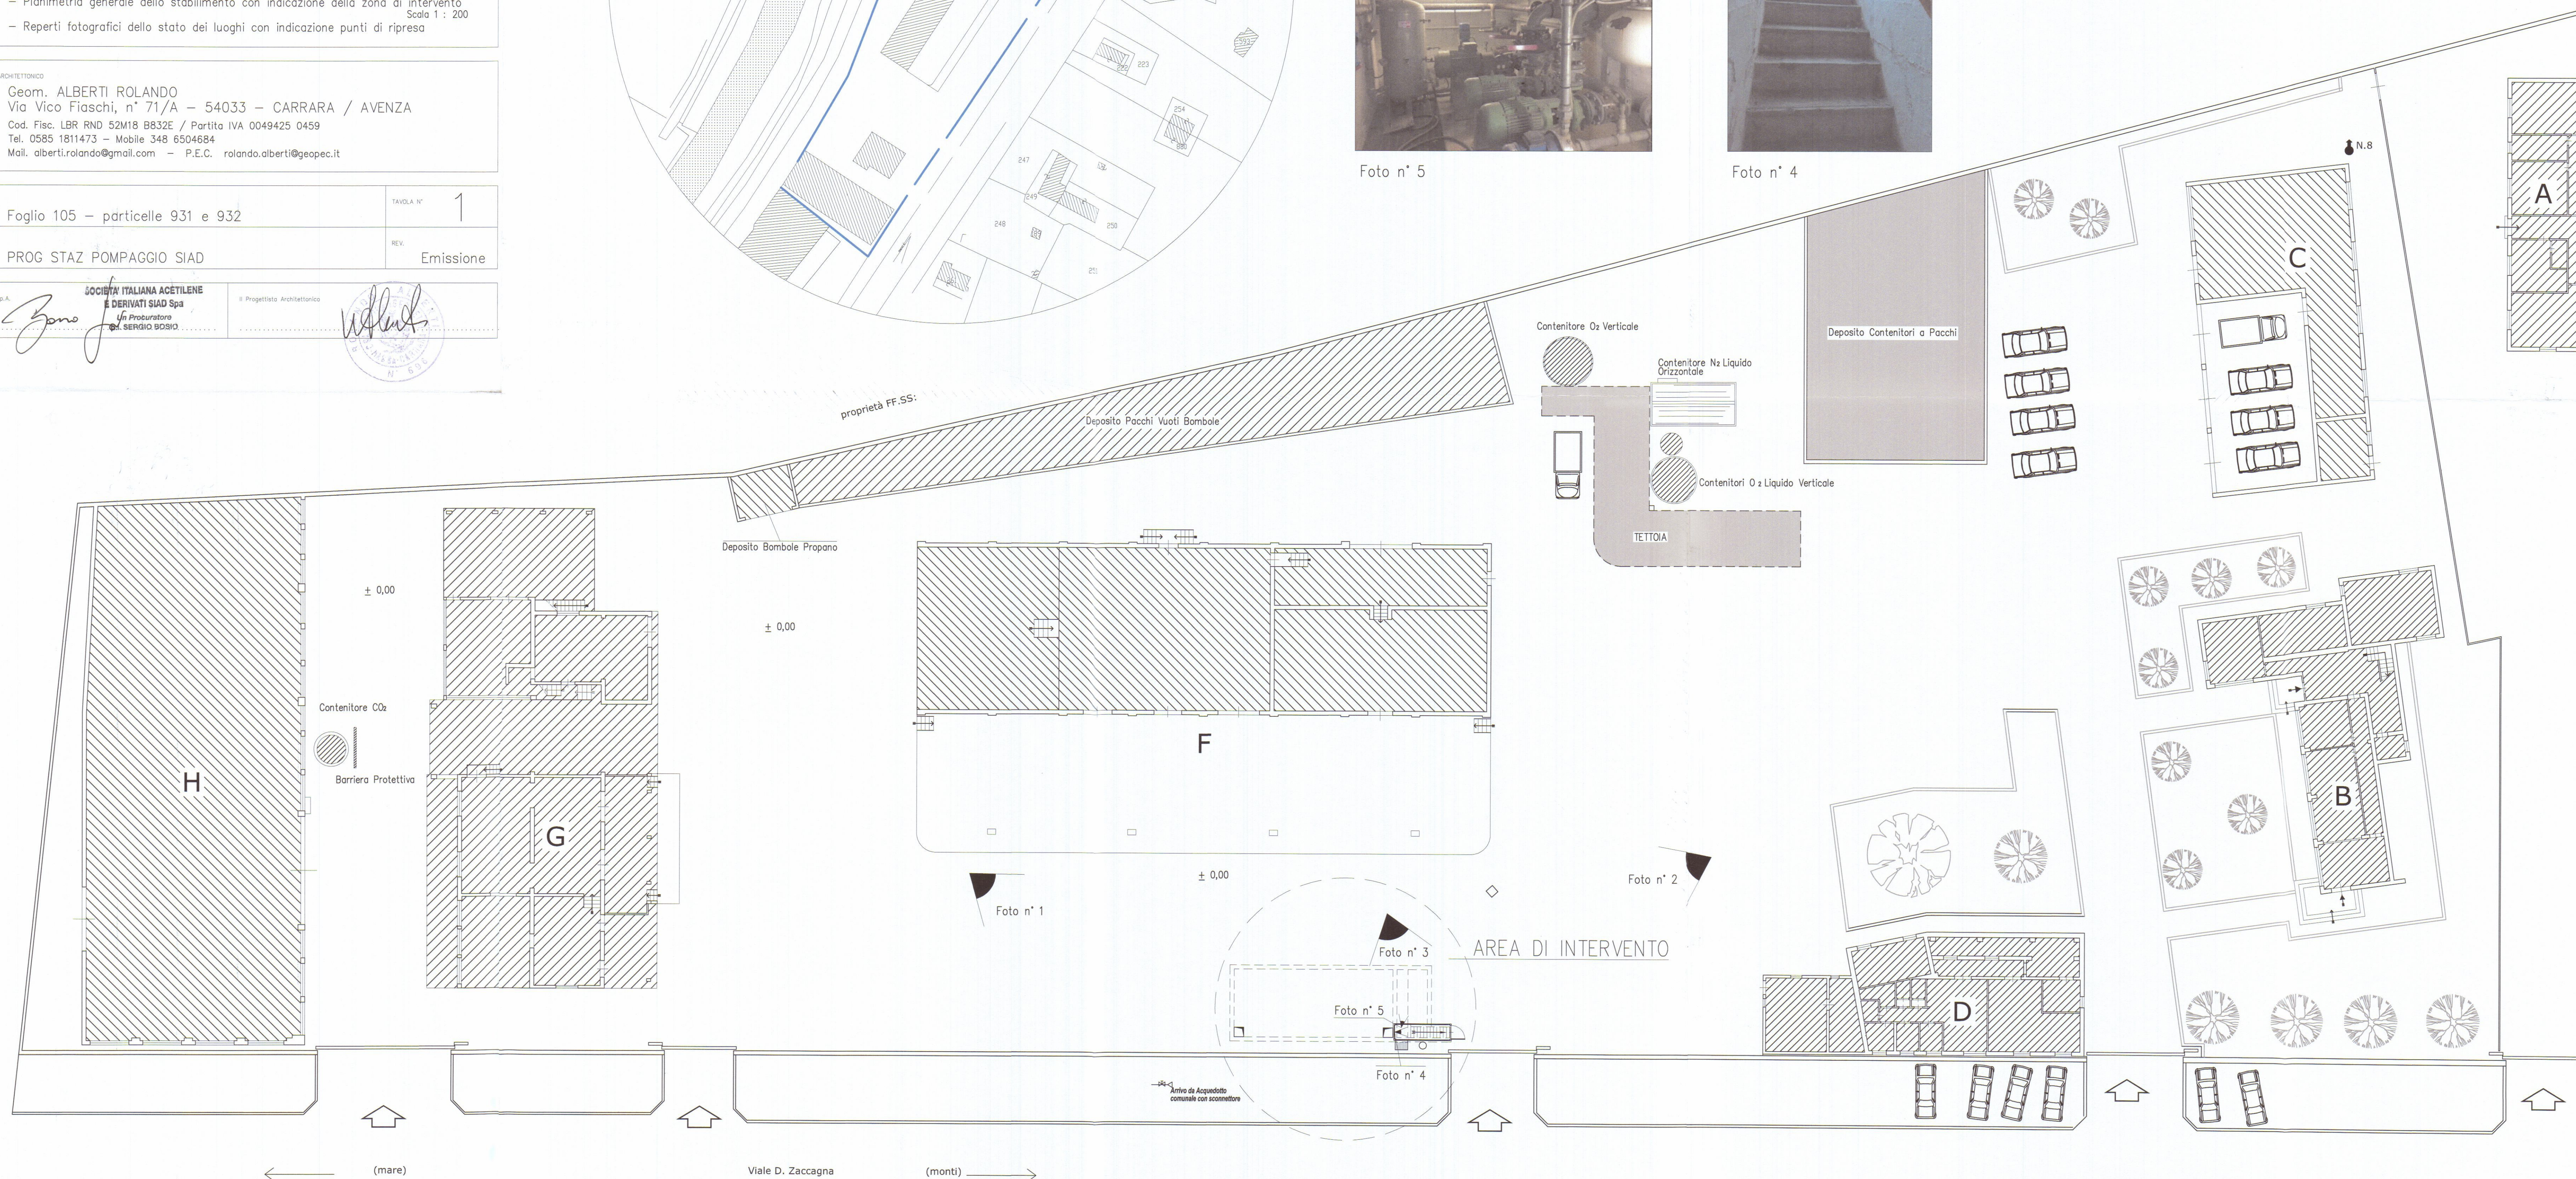



Modifica all'impianto antincendio dello stabilimento mediante l'installazione di un modulo antincendio integrato serie FIREBLOK

Soc. S.I.A.D. S.p.A.
Stabilimento di Avenza - CARRARA (MS)
Viale Domenico Zaccagna, n° 37
Cod. Fisc. / Partita IVA 0029097 0168

Scala 1 : 50
Scala 1 : 50
Scala 1 : 50

Geom. ALBERTI ROLANDO
Via Vico Fiaschi, n° 71/A - 54033 - CARRARA / AVENZA
Cod. Fisc. LBR RND 52M18 B832E / Partita IVA 0049425 0459
Tel. 0585 1811473 - Mobile 348 6504684
Mail. alberti.rolando@gmail.com - P.E.C. rolando.alberti@geopec.it

2

Emissione

**SOCIETA' ITALIANA ACETILENE
E DERIVATI SIAD Spa**
Un Procuratore
p.i. SERGIO BOSIO

W. L. H. H.



Vista Lato Monti



Vista Lato Mare

Vista Lato Liguria

Locale interrato
alloggiamento macchine

Vasca interrata in c.a.
della capacità di mc. 79 circa.

Vista Lato Monti

Botola
ispezione

Botola ispezione

$R = 0,26$

Arrivo da Acquedotto
comunale con sconnettore

Recinzione

Marciapiedi

Viale D. Zaccagna

Vista Lato Liguria

Vasca interrata in c.a.
della capacità di mc. 79 circa.

Sezione A - A

Botola ispezione

Botola ispezione

Vasca interrata in c.a.
della capacità di mc. 79 circa.

Livello acqua



COMUNE DI CARRARA

INTERVENTO

Modifica all'impianto antincendio dello stabilimento mediante l'installazione di un modulo antincendio integrato serie FIREBLOK

COMMITTEA

Soc. S.I.A.D. S.p.A.
Stabilimento di Avenza - CARRARA (MS)
Viale Domenico Zaccagna, n° 37
Cod. Fisc. / Partita IVA 0029097 0168

OGGETTO TAVOLA

STATO DI PROGETTO

- Pianta stato di progetto
- Viste lato mare, lato monti e lato Liguria
- Sezione lungo la linea A - A

Scala 1 : 50
Scala 1 : 50
Scala 1 : 50

PROGETTISTA ARCHITETTONICO

Geom. ALBERTI ROLANDO
Via Vico Fiaschi, n° 71/A - 54033 - CARRARA / AVENZA
Cod. Fisc. LBR RND 52M18 B832E / Partita IVA 0049425 0459
Tel. 0585 1811473 - Mobile 348 6504684
Mail. alberti.rolando@gmail.com - P.E.C. rolando.alberti@geopec.it

ID. CATASTALI

Foglio 105 - particelle 931 e 932

TAVOLA N°

3

FILE

PROG STAZ POMPAGGIO SIAD

REV.

Emissione


Soc. S.I.A.D. S.p.A.

SOCIETA' ITALIANA ACETILENE
E DERIVATI SIAD Spa
Un Procuratore
p.i. SERGIO BOSIO


Il Progettista Architettonico




Vista Lato Monti

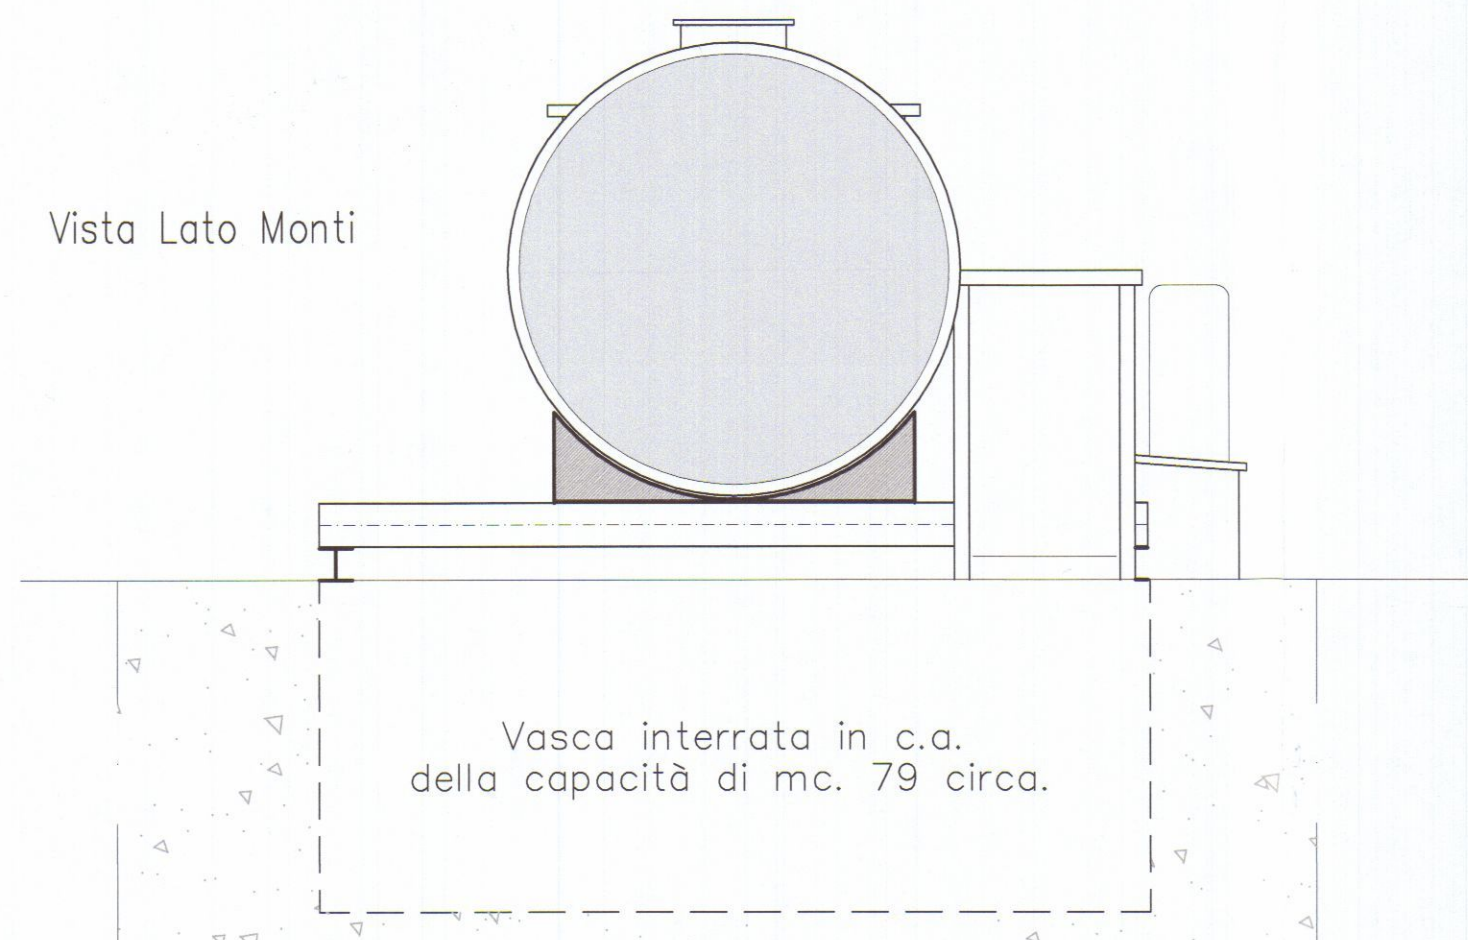

Vista Lato Monti

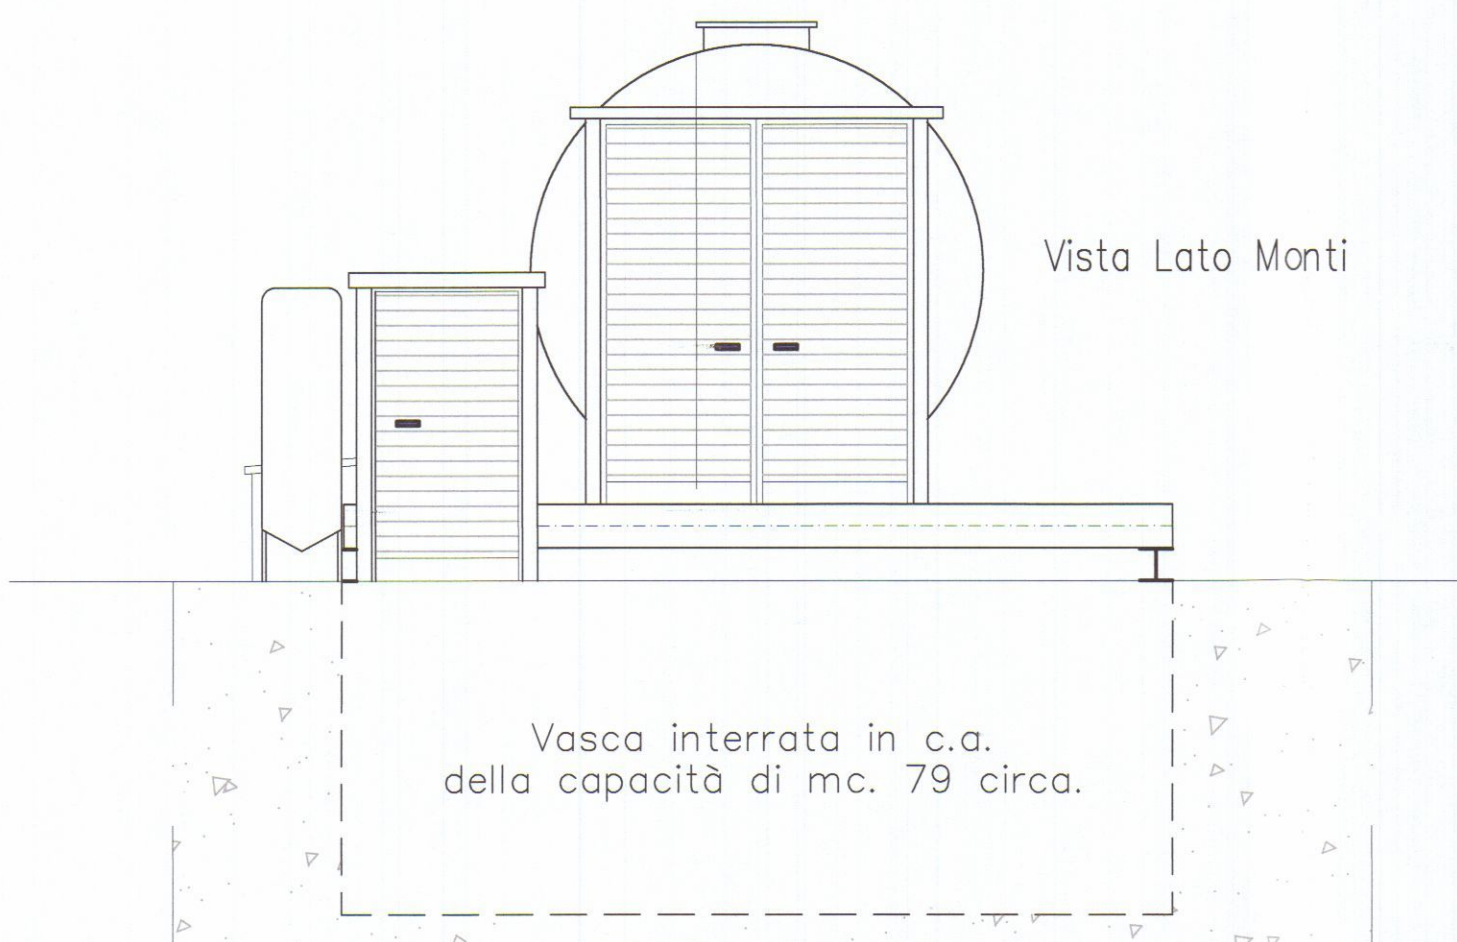

Pianta - Sistemazione a terra

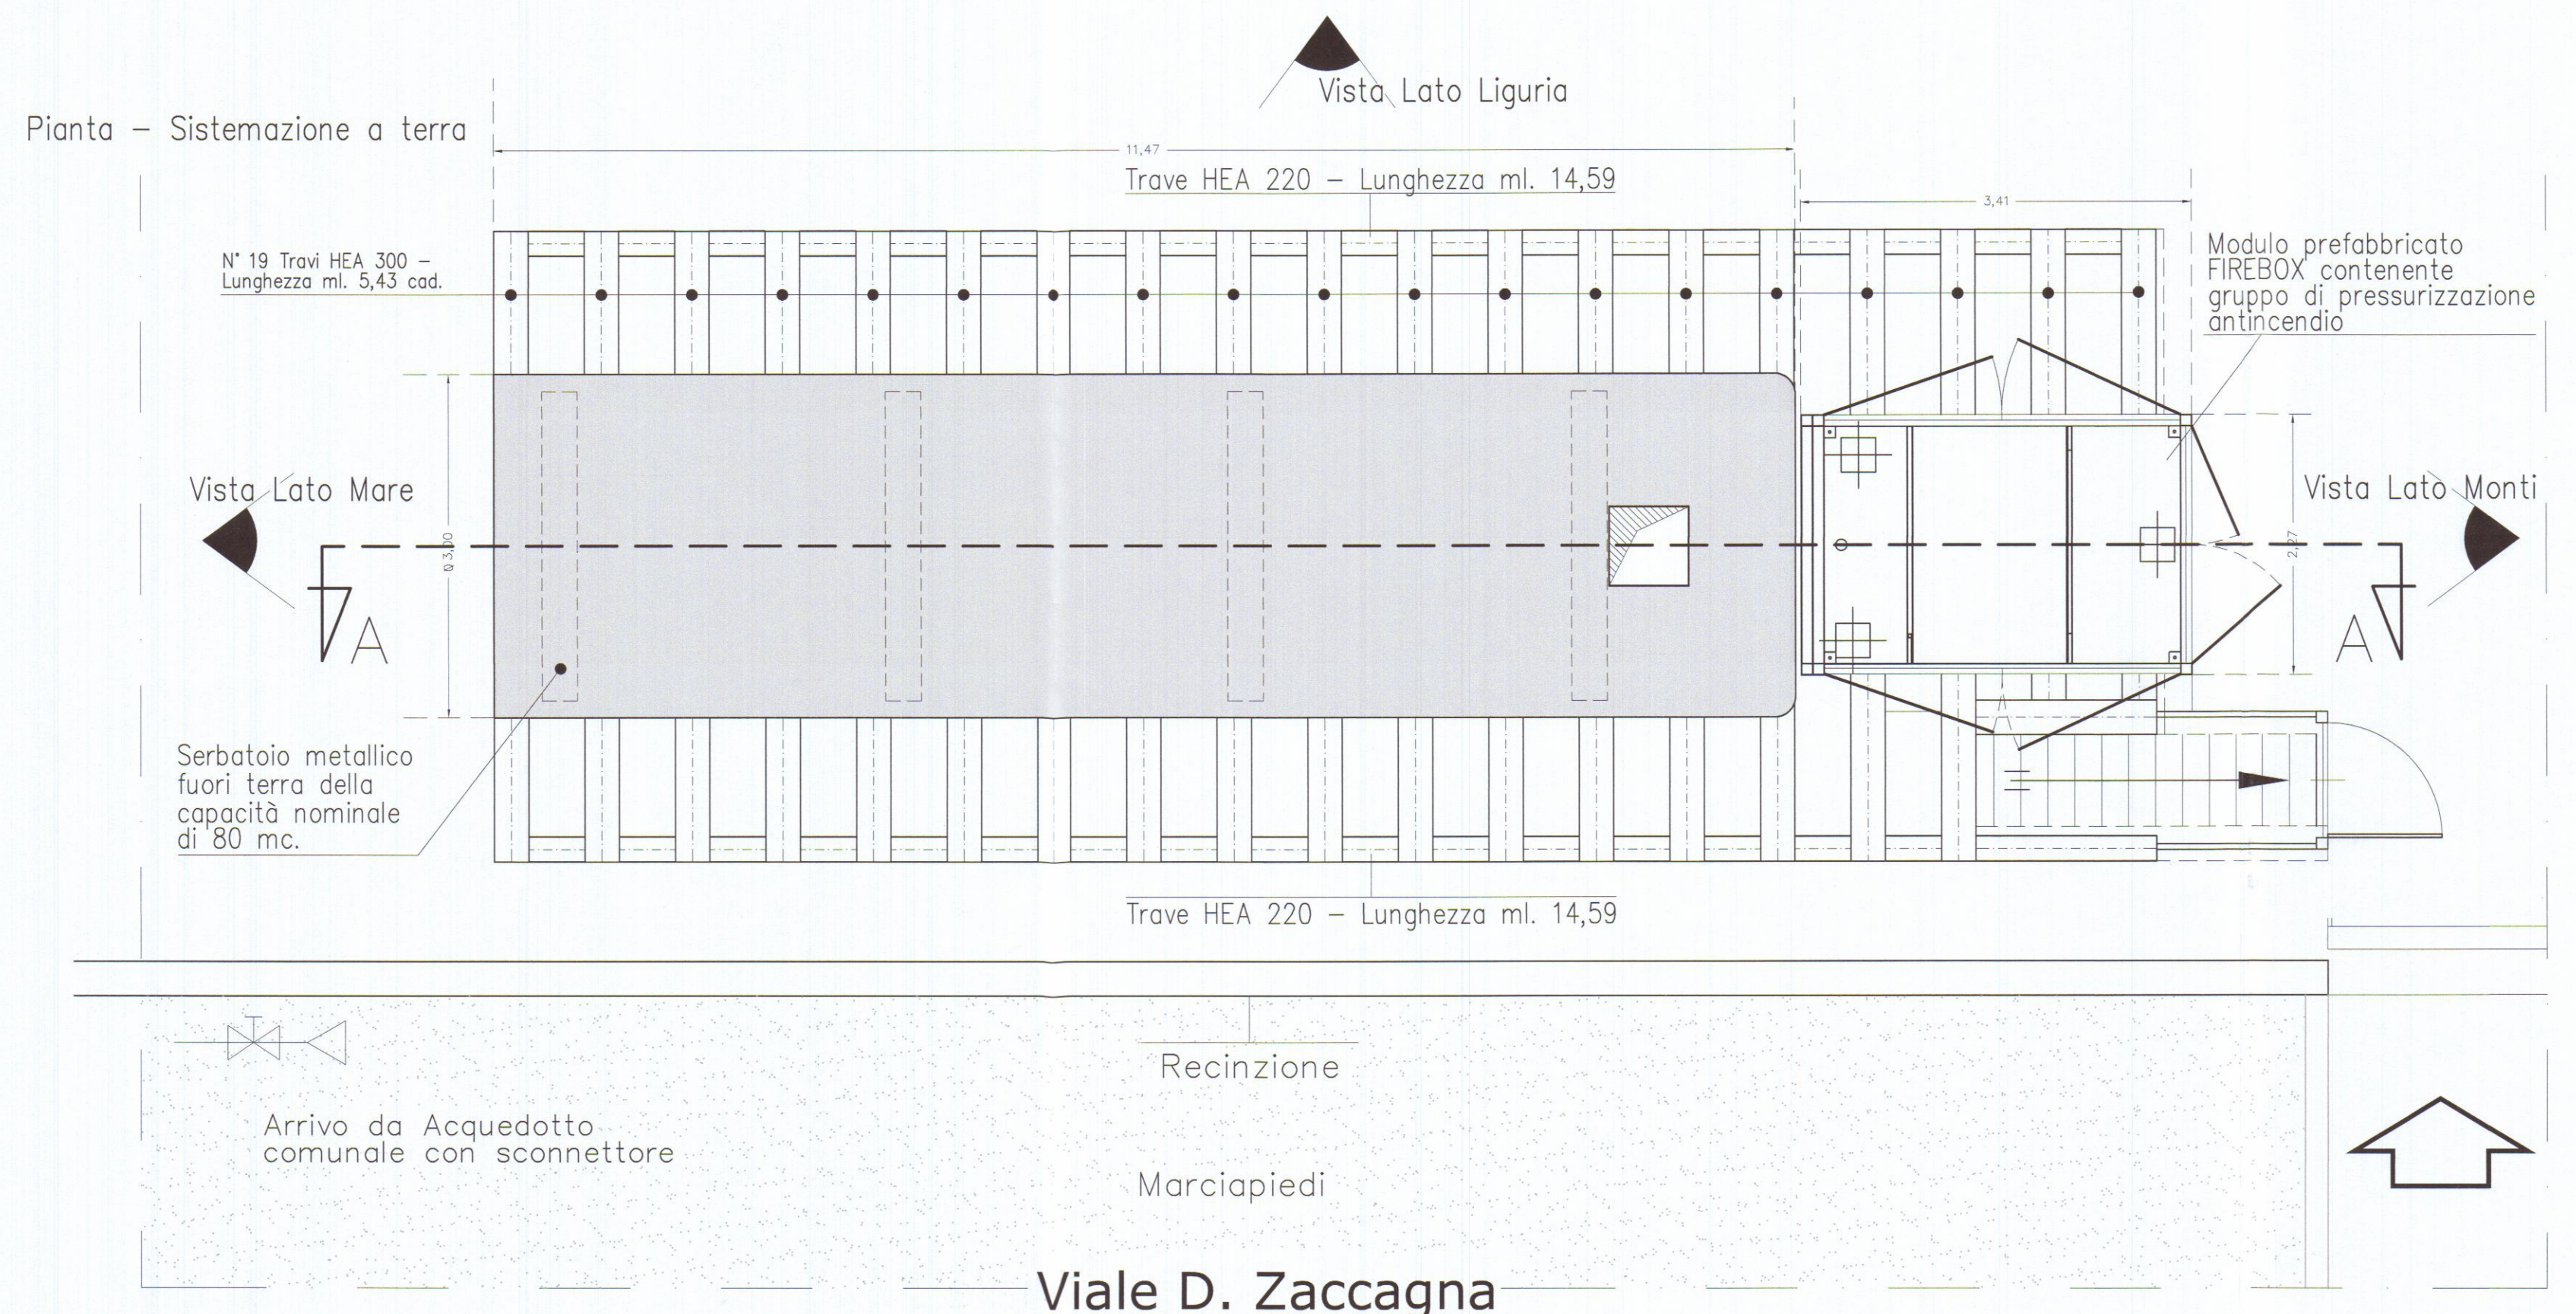

Modulo prefabbricato FIREBOX contenente
gruppo di pressurizzazione antincendio

Porzione residua della
struttura esistente

N° 19 Travi HEA 300 -
Lunghezza ml. 5,43 cad.

Trave HEA 220 - Lunghezza ml. 14,59
Vasca interrata in c.a.
della capacità di mc. 79 circa.


Serbatoio metallico
fuori terra della
capacità nominale
di 80 mc.

Modulo prefabbricato FIREBOX contenente
gruppo di pressurizzazione antincendio

Serbatoio metallico fuori terra
della capacità nominale di 80 mc.

Vasca interrata in c.a.
della capacità di mc. 79 circa.

Sezione A - A

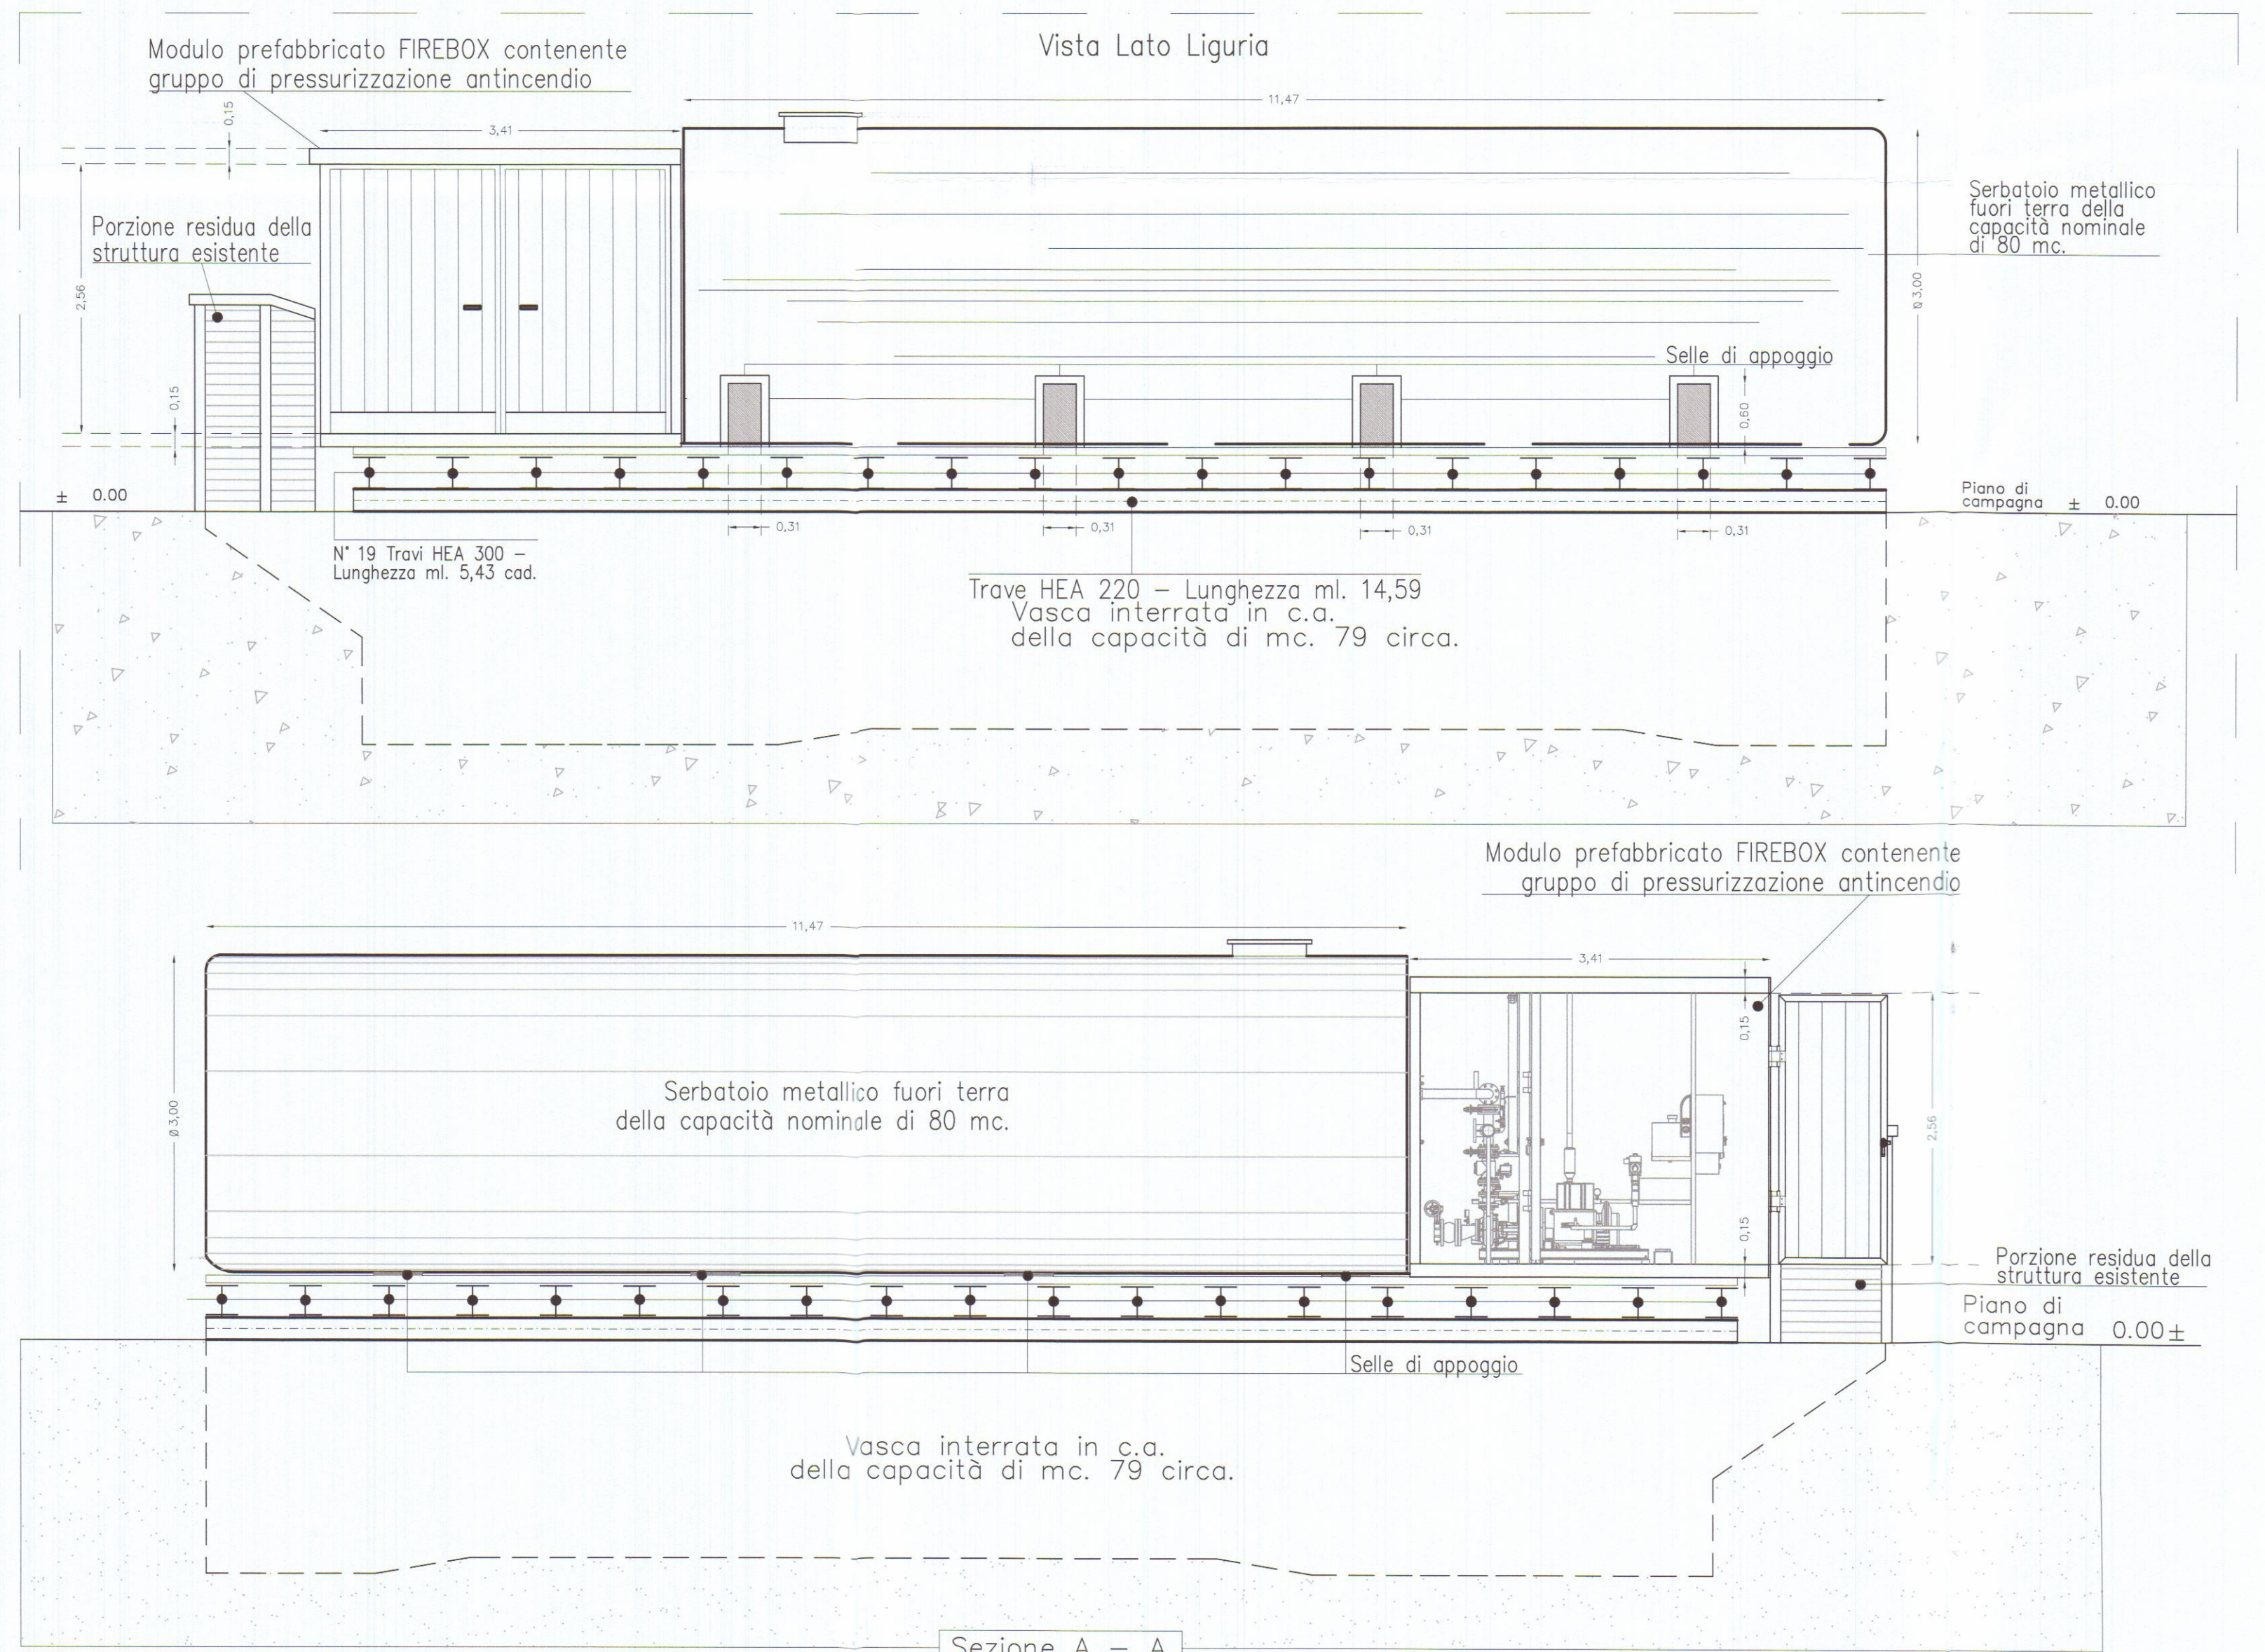



COMUNE DI CARRARA

INTERVENTO

Modifica all'impianto antincendio dello stabilimento mediante l'installazione di un modulo antincendio integrato serie FIREBLOK

COMMITENZA

Soc. S.I.A.D. S.p.A.
Stabilimento di Avenza - CARRARA (MS)
Viale Domenico Zaccagna, n° 37
Cod. Fisc. / Partita IVA 0029097 0168

OGGETTO TAVOLA

STATO SOVRAPPONTO

- Pianta stato sovrapposto
- Viste lato mare, lato monti e lato Liguria
- Sezione lungo la linea A - A

Scala 1 : 50
Scala 1 : 50
Scala 1 : 50

PROGETTISTA ARCHITETTONICO

Geom. ALBERTI ROLANDO
Via Vico Fiaschi, n° 71/A - 54033 - CARRARA / AVENZA
Cod. Fisc. LBR RND 52M18 B832E / Partita IVA 0049425 0459
Tel. 0585 1811473 - Mobile 348 6504684
Mail. alberti.rolando@gmail.com - P.E.C. rolando.alberti@geopec.it

ID. CATASTALI

Foglio 105 - particelle 931 e 932

TAVOLA N°

4

FILE

PROG STAZ POMPAGGIO SIAD

REV. Emissione

Soc. S.I.A.D. S.p.A.

SOCIETA' ITALIANA ACETILENE
E DERIVATI SIAD Spa
Un Procuratore
p.i. SERGIO BOSIO

Il Progettista Architettonico



Vista Lato Monti

Vasca interrata in c.a.
della capacità di mc. 79 circa.

Vista Lato Monti

Vasca interrata in c.a.
della capacità di mc. 79 circa.

Pianta - Sistemazione a terra

Trave HEA 220 - Lunghezza ml. 14,59

N° 19 Travi HEA 300 -
Lunghezza ml. 5,43 cad.

Vista Lato Mare

Serbatoio metallico
fuori terra della
capacità nominale
di 80 mc.

Trave HEA 220 - Lunghezza ml. 14,59



Arrivo da Acquedotto
comunale con sconnettore

Recinzione

Marciapiedi

Viale D. Zaccagna

Vista Lato Liguria

Modulo prefabbricato FIREBOX contenente
gruppo di pressurizzazione antincendio

Porzione residua della
struttura esistente

Serbatoio metallico
fuori terra della
capacità nominale
di 80 mc.

Selle di appoggio

Lamiera in acciaio
di appoggio

Piano di
campagna ± 0,00

N° 19 Travi HEA 300 -
Lunghezza ml. 5,43 cad.

Trave HEA 220 - Lunghezza ml. 14,59
Vasca interrata in c.a.
della capacità di mc. 79 circa.

Modulo prefabbricato FIREBOX contenente
gruppo di pressurizzazione antincendio

Serbatoio metallico fuori terra
della capacità nominale di 80 mc.

Porzione residua della
struttura esistente

Piano di
campagna 0,00±

Selle di appoggio

Vasca interrata in c.a.
della capacità di mc. 79 circa.

Sezione A - A