


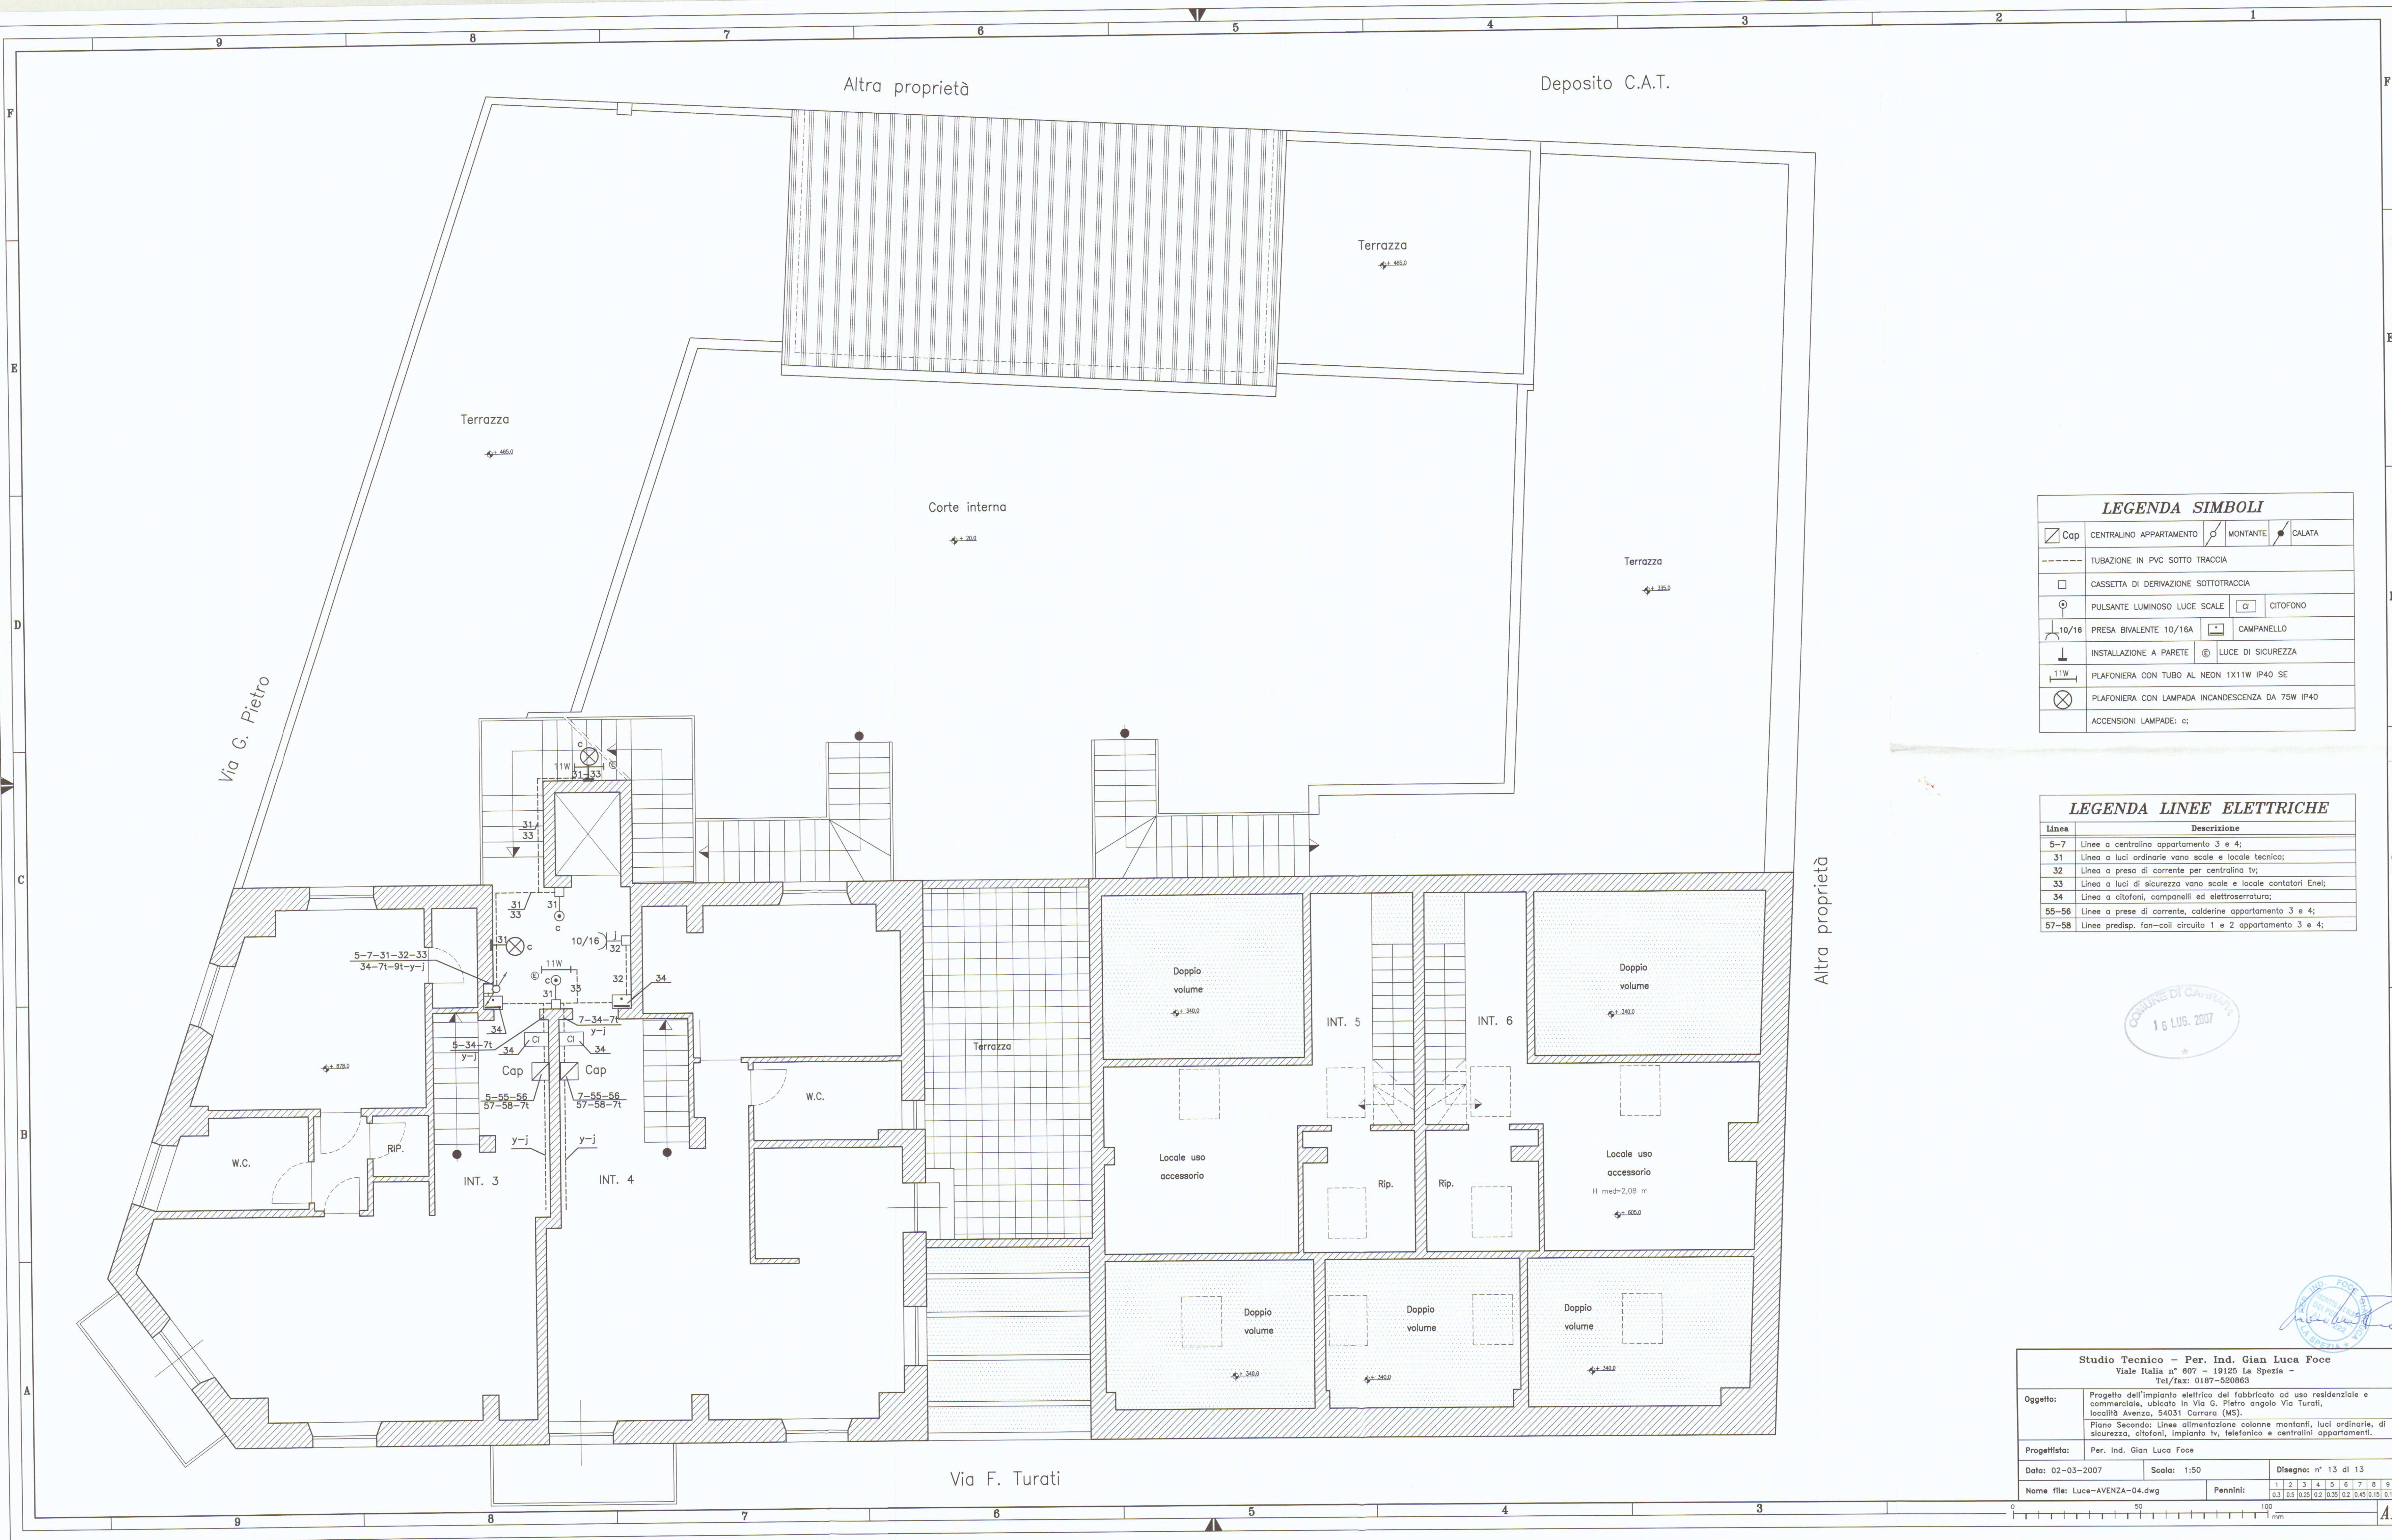

LEGENDA SIMBOLI			
	CAP		MONTANTE
	CALATA		TUBAZIONE IN PVC SOTTO TRACCIA
	CASSETTA DI DERIVAZIONE SOTTOTRACCIA		PULSANTE LUMINOSO LUCE SCALE
	PRESA BIVALENTE 10/16A		CAMPANELLO
	INSTALLAZIONE A PARETE		LUCE DI SICUREZZA
	PLAFONIERA CON TUBO AL NEON 1X11W IP40 SE		PLAFONIERA CON LAMPADA INCANDESCENZA DA 75W IP40
ACCENSIONI LAMPADE: c;			

LEGENDA LINEE ELETTRICHE	
Linea	Descrizione
5-7	Linee a centralino appartamento 3 e 4;
31	Linea a luci ordinarie vano scale e locale tecnico;
32	Linea a presa di corrente per centralina tv;
33	Linea a luci di sicurezza vano scale e locale contatori Enel;
34	Linea a citofoni, campanelli ed elettroserratura;
55-56	Linee a prese di corrente, calderine appartamento 3 e 4;
57-58	Linee predispos. fan-coil circuito 1 e 2 appartamento 3 e 4;

COMUNE DI CARPI
16 LUG. 2007

Studio Tecnico - Per. Ind. Gian Luca Foce Viale Italia n° 607 - 19125 La Spezia - Tel/fax: 0187-520863		
Oggetto:	Progetto dell'impianto elettrico del fabbricato ad uso residenziale e commerciale, ubicato in Via G. Pietro angolo Via Turati, località Avenza, 54031 Carrara (MS). Piano Secondo: Linee alimentazione colonne montanti, luci ordinarie, di sicurezza, citofoni, impianto tv, telefonico e centralini appartamenti.	
Progettista:	Per. Ind. Gian Luca Foce	
Data: 02-03-2007	Scala: 1:50	Disegno: n° 13 di 13
Nome file: Luce-AVENZA-04.dwg	Pennini:	1 2 3 4 5 6 7 8 9 0,3 0,5 0,25 0,2 0,35 0,2 0,45 0,15 0,1

PROGETTO ELETTRICO
GIAN LUCA FOCÈ
LA SPEZIA - 19125