


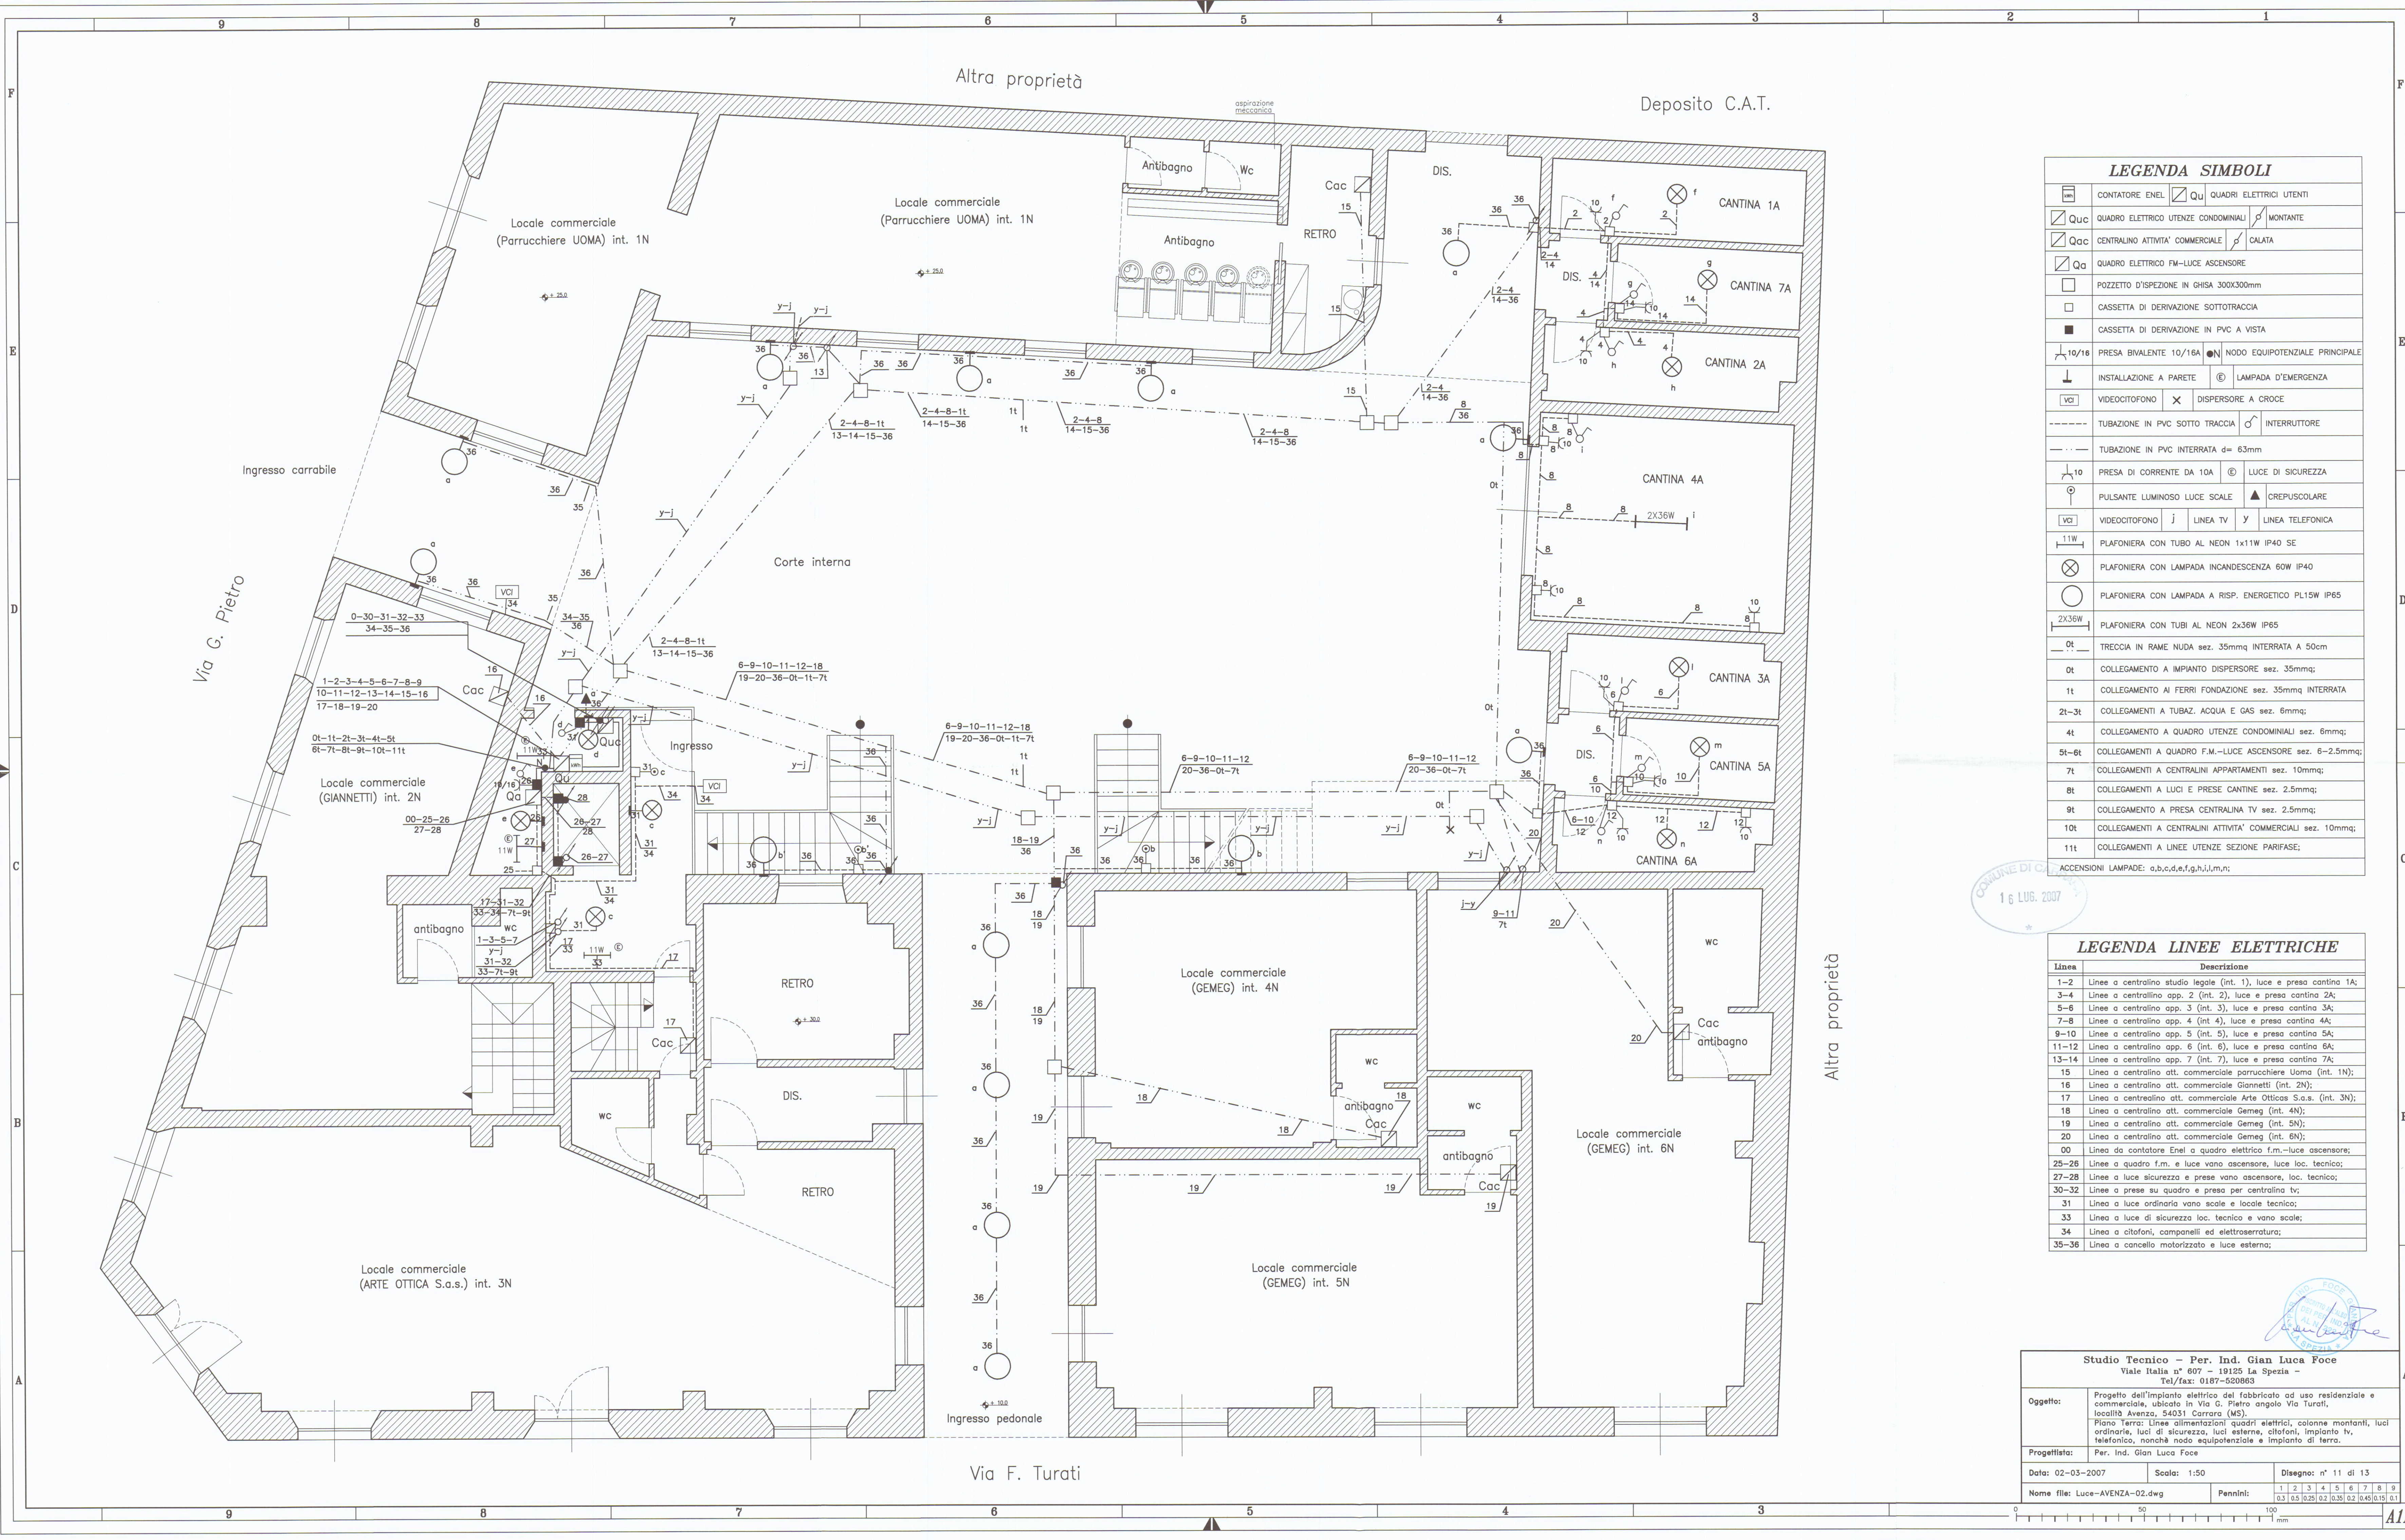

LEGENDA SIMBOLI			
	CONTATORE ENEL		QUADRI ELETTRICI UTENTI
	QUADRO ELETTRICO UTENZE CONDOMINIALI		MONTANTE
	CENTRALINO ATTIVITA' COMMERCIALE		CALATA
	QUADRO ELETTRICO FM-LUCE ASCENSORE		
	POZZETTO D'ISPEZIONE IN GHISA 300X300mm		
	CASSETTA DI DERIVAZIONE SOTTOTRACCIA		
	CASSETTA DI DERIVAZIONE IN PVC A VISTA		
	PRESA BIVALENTE 10/16A		NODO EQUIPOTENZIALE PRINCIPALE
	INSTALLAZIONE A PARETE		LAMPADA D'EMERGENZA
	VIDEOCITOFONO		DISPERSORE A CROCE
	TUBAZIONE IN PVC SOTTO TRACCIA		INTERRUTTORE
	TUBAZIONE IN PVC INTERRATA d= 63mm		
	PRESA DI CORRENTE DA 10A		LUCE DI SICUREZZA
	PULSANTE LUMINOSO LUCE SCALE		CREPUSCOLARE
	VIDEOCITOFONO		LINEA TV
	LINEA TV		LINEA TELEFONICA
	PLAFONIERA CON TUBO AL NEON 1x11W IP40 SE		
	PLAFONIERA CON LAMPADA INCANDESCENZA 60W IP40		
	PLAFONIERA CON LAMPADA A RISP. ENERGETICO PL15W IP65		
	PLAFONIERA CON TUBI AL NEON 2x36W IP65		
	TRECCIA IN RAME NUDA sez. 35mmq INTERRATA A 50cm		
	COLLEGAMENTO A IMPIANTO DISPERSORE sez. 35mmq;		
	COLLEGAMENTO AI FERRI FONDAZIONE sez. 35mmq INTERRATA		
	COLLEGAMENTI A TUBAZ. ACQUA E GAS sez. 6mmq;		
	COLLEGAMENTO A QUADRO UTENZE CONDOMINIALI sez. 6mmq;		
	COLLEGAMENTI A QUADRO F.M.-LUCE ASCENSORE sez. 6-2.5mmq;		
	COLLEGAMENTI A CENTRALINI APPARTAMENTI sez. 10mmq;		
	COLLEGAMENTI A LUCI E PRESE CANTINE sez. 2.5mmq;		
	COLLEGAMENTO A PRESA CENTRALINA TV sez. 2.5mmq;		
	COLLEGAMENTI A CENTRALINI ATTIVITA' COMMERCIALI sez. 10mmq;		
	COLLEGAMENTI A LINEE UTENZE SEZIONE PARIFASE;		
ACCENSIONI LAMPADE: a,b,c,d,e,f,g,h,i,l,m,n;			

LEGENDA LINEE ELETTRICHE	
Linea	Descrizione
1-2	Linee a centralino studio legale (int. 1), luce e presa cantina 1A;
3-4	Linee a centralino app. 2 (int. 2), luce e presa cantina 2A;
5-6	Linee a centralino app. 3 (int. 3), luce e presa cantina 3A;
7-8	Linee a centralino app. 4 (int. 4), luce e presa cantina 4A;
9-10	Linee a centralino app. 5 (int. 5), luce e presa cantina 5A;
11-12	Linee a centralino app. 6 (int. 6), luce e presa cantina 6A;
13-14	Linee a centralino app. 7 (int. 7), luce e presa cantina 7A;
15	Linea a centralino att. commerciale Parrucchiere Uoma (int. 1N);
16	Linea a centralino att. commerciale Giannetti (int. 2N);
17	Linea a centralino att. commerciale Arte Ottica S.a.s. (int. 3N);
18	Linea a centralino att. commerciale Gemeg (int. 4N);
19	Linea a centralino att. commerciale Gemeg (int. 5N);
20	Linea a centralino att. commerciale Gemeg (int. 6N);
00	Linea da contatore Enel e quadro elettrico f.m.-luce ascensore;
25-26	Linee a quadro f.m. e luce vano ascensore, luce loc. tecnico;
27-28	Linee a luce sicurezza e prese vano ascensore, loc. tecnico;
30-32	Linee a prese su quadro e presa per centralina tv;
31	Linea a luce ordinaria vano scale e locale tecnico;
33	Linea a luce di sicurezza loc. tecnico e vano scale;
34	Linea a citofoni, campanelli ed elettroserratura;
35-36	Linea a cancello motorizzato e luce esterna;

Studio Tecnico - Per. Ind. Gian Luca Focè
Viale Italia n° 607 - 19125 La Spezia -
Tel/fax: 0187-520863

Oggetto: Progetto dell'impianto elettrico del fabbricato ad uso residenziale e commerciale, ubicato in Via G. Pietro angolo Via Turati, località Avenza, 54031 Carrara (MS).

Progettista: Per. Ind. Gian Luca Focè

Data: 02-03-2007
Scala: 1:50
Disegno: n° 11 di 13

Nome file: Luce-AVENZA-02.dwg
Pennini: 1 2 3 4 5 6 7 8 9
0,3 0,5 0,25 0,2 0,35 0,2 0,45 0,15 0,1

16 LUG. 2007

FOCÈ
GIAN LUCA