

CONTENUTO

E

D

C

B

A

1

2

3

100

PROGETTO IN VARIANTE

PIANTA INTERRO

PROGETTO DI REALIZZAZIONE STRUTTURA ALBERGHIERA

VARIANTE IN CORSO D'OPERA-PRATICA V.F. N°10619-

COMUNE DI CARRARA

PROVINCIA DI MASSA CARRARA

OGGETTO: progetto antincendio

attività n° 91-94-95-96 di cui al D.M. 16.02.1982

DITTA: VERSILHOME S.r.l.

sede in Via Massa Avenue 2-54100 Massa


ubicazione in Via Loc.Bottone Carrara

DATA: Luglio 2010

SCALA: 1:100

VERIFICATO

SI

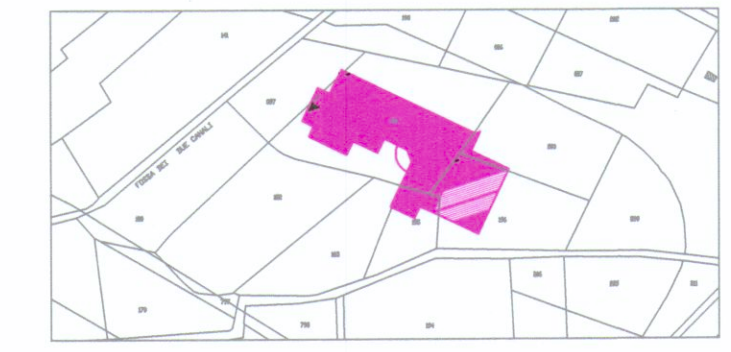

LEGENDA	
	Porta resistente al fuoco
	Finestra RE 30 con autochiusura
	Divisore di fumo
	Divisore di gas
	Partizione
	Trave RE 30
	Trave interna UNI 45
	Trave esterna UNI 70
	Attacco allungamento VVF
	Comparto REI 180
	Comparto REI 180
	Comparto REI 30
	Perimetro di uscita antiscivolo
	Perimetro di uscita verso il basso
	Perimetro di uscita verso l'alto
	Alarma acustico-ottica completa di batteria e sonda
	Alarma di allarme manuale
	Pulsante di emergenza apogeo generale
	Lampada di emergenza autonoma, L x 38 V
	Colonna fumante
	Colonna discendente
	Valvola di intercettazione manuale
	Elettrovalvola sensore gas e fumo
	Sistema estinzione fumi con batteria di ricarica
	Comando allarme allarme

N.B. - LE TUBAZIONI PORTACAVI UTILIZZATE NELLA AUTORIMESSA SONO DI TIPO IN F.E. GRADO DI PROTEZIONE IP44
N.B. - LA CANALA METALLICA PORTACAVI HA LE SEGUENTI DIMENSIONI 150x75 mm