

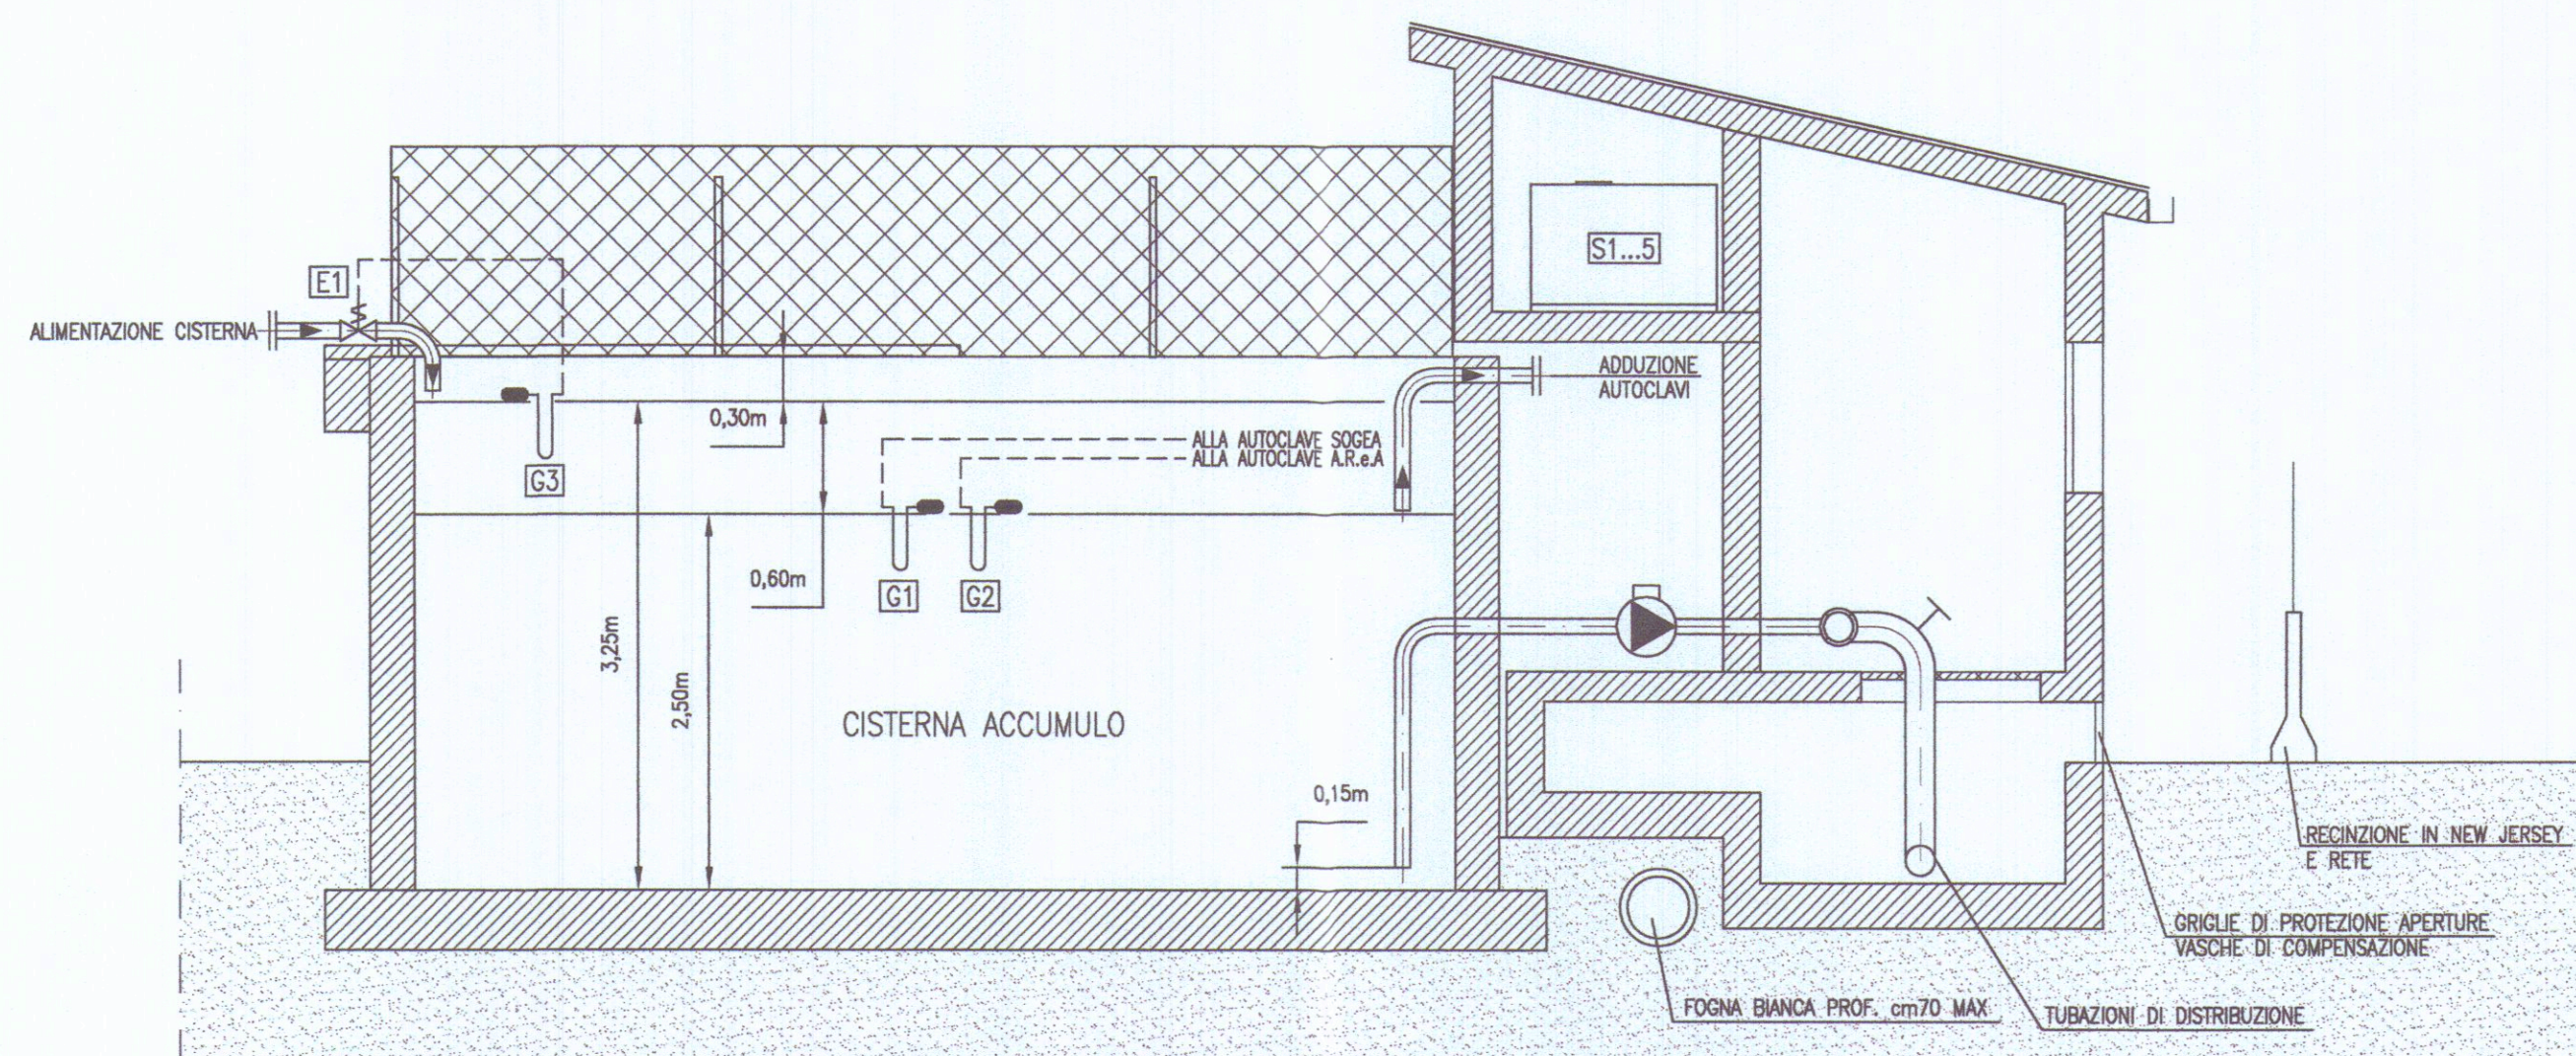


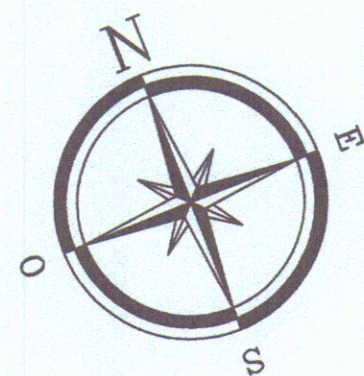

SEZIONE B-B

LEGENDA	
S1...5	SERBATOIO DI ADESCAMENTO POMPE GRUPPO DI PRESSURIZZAZIONE CAPACITA' 5000 CADALINO
G1 G2	ELETTROGALLEGGIANTE DI MINIMA PER PROTEZIONE MARCIA A SECCO POMPE
G3	ELETTROGALLEGGIANTE DI LIVELLO
E1	ELETTROVALVOLA
GP1	GRUPPO DI PRESSURIZZAZIONE A NORMA UNI 9490 A COMANDO PRESSOSTATICO CON n. 3 POMPE IN FUNZIONAMENTO CONTEMPORANEO E n. 1 POMPA PILOTA. PORTATA 180mc/h - PREVALENZA 40mt
GP2	MOTOPOMPA DIESEL A NORMA UNI 12845 PORTATA 180mc/h - PREVALENZA 60mt

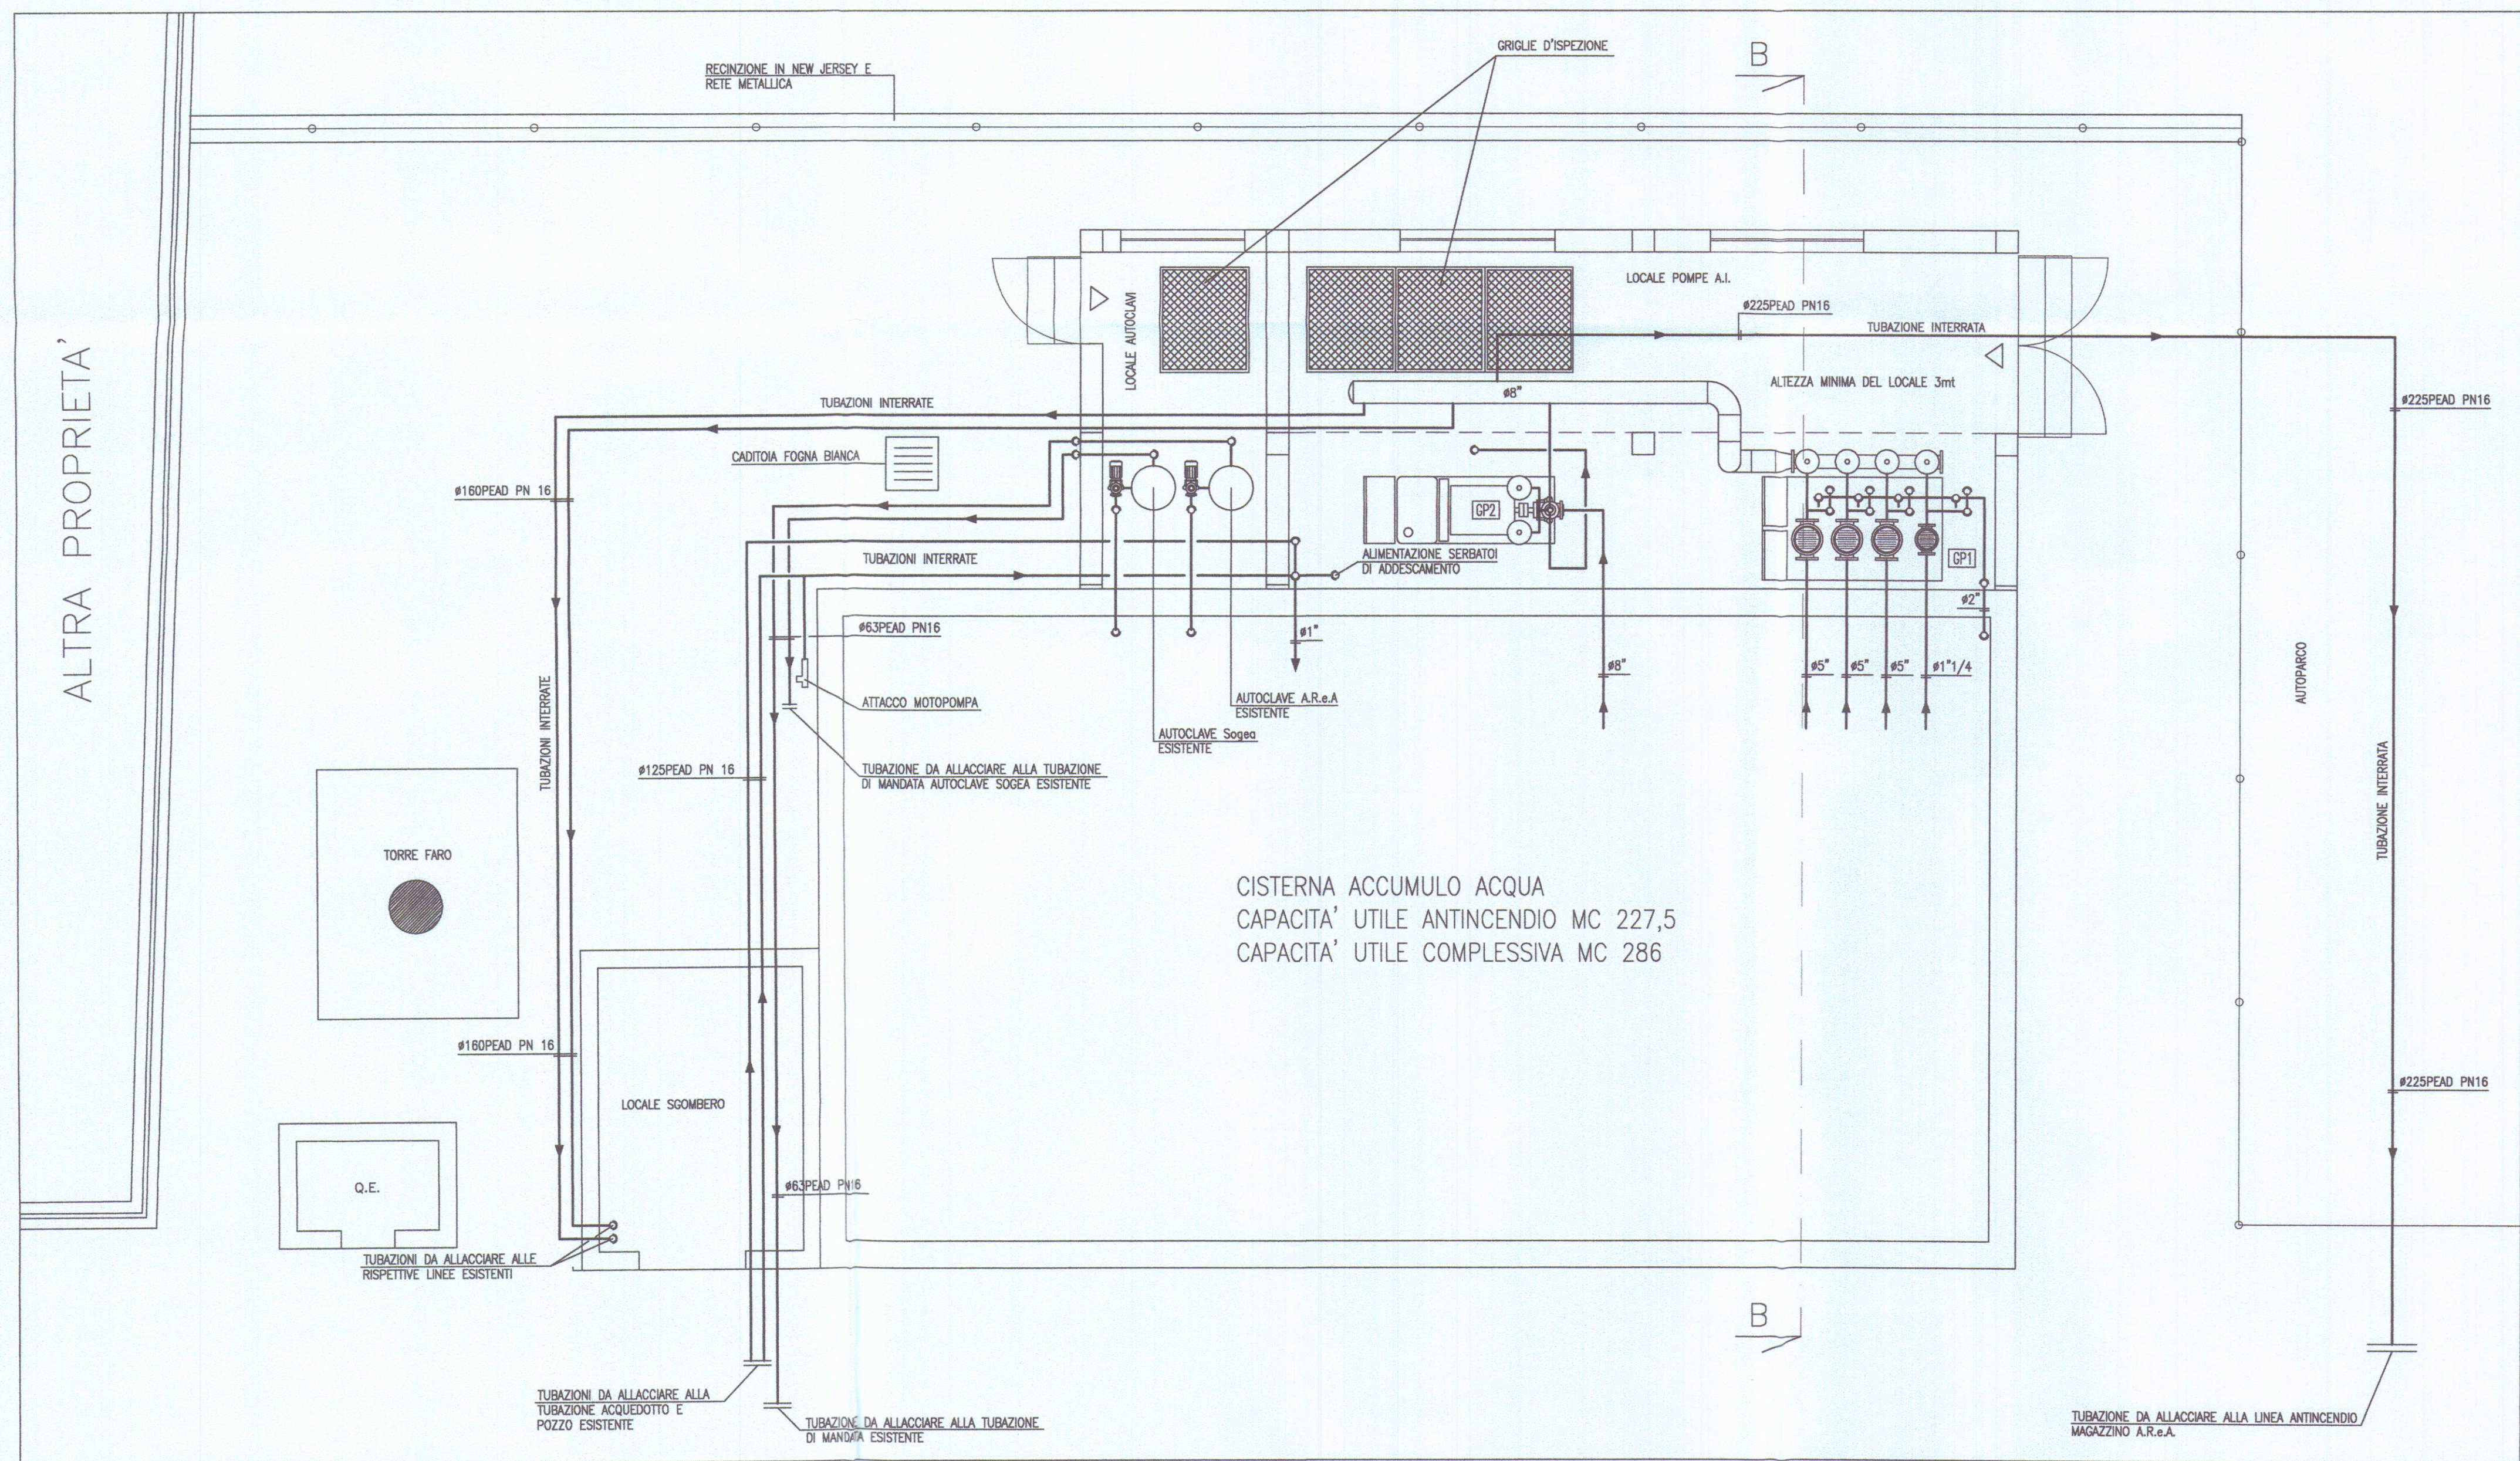

PIANTA PIANO TERRA

PENTIUM ASSOCIATI STUDIO TECNICO
ENRICO BERTI ingegnere
CLAUDIO CASI perito industriale
STEFANO MASINI perito industriale
G. LUCA MENCHETTI perito industriale
52100 AREZZO via P. Calamandrei 139 Tel.-fax 0575/24777-351451
e-mail: studio@pentium.f2n.it

DESIGNAZIONE INTERVENTO

PROGETTO IMPIANTO ANTINCENDIO

COMMITTENTE

A.R.e.A. S.p.A.

LOCALITA' D'INSTALLAZIONE

V.le ZACCAGNA
LOC. MARINA DI CARRARA 54036 CARRARA

OGGETTO

- Pianta Piano Terra e Sezione
Centrale Idrica e Antincendio

TAVOLA N. 1

SCALA 1:50

DATA Maggio 2007

AGGIORNAMENTI

Agg. Settembre 2010

IL TECNICO



LO STUDIO SI RISERVA LA PROPRIETA' DI QUESTO ELABORATO A TERMINI DI LEGGE. E' VIETATA LA RIPRODUZIONE ANCHE PARZIALE O LA SUA CESSIONE A TERZO SENZA SPECIFICA AUTORIZZAZIONE.