

COMUNE DI CARRARA
29 AGO. 2018

COMUNE DI CARRARA

Progetto dell'Impianto elettrico ai sensi del
Decreto 22 Gennaio 2008 n°37 - art. 5

Proprietà: MARY ROSE SPA
Sede: Viale Zaccagna
Avenza - Carrara (MS)

TAV. 1 STATO DI PROGETTO
Schema Impianto Elettrico
Piano Terra

Oggetto: Schema Impianto elettrico con posizioni Luci e F.M. del
Piano Terra

Studio Tecnico
Ing. Nicola Tonacci
Via Nerino Garbuio n°113/P 54038 Montignoso (MS)



SCALA 1:100

ORDINE DEGLI INGEGNERI
DELLA PROVINCIA DI MASSA CARRARA
Dott. Ing. Nicola Tonacci
Sezione IV - n° 1165
Ingegnere abilitato ed iscritto
all'Albo Ingegnere
della Provincia di Carrara

DATA: Agosto 2012

I disegni e le specificazioni, come documenti della prestazione professionale, sono e dovranno rimanere di proprietà dell'ingegnere. Non dovranno essere usati in altri progetti o sviluppi di questo progetto, salvo il caso di consenso scritto da parte dell'ingegnere.

LEGENDA DEI SIMBOLI USATI	
Simbolo	Descrizione
	simbolo generale per interruttore unipolare - Deviato o invertito
	Preso 2P+T 10/16 A
	Preso 2P+T 10/16 A tipo Schuko
	Apparecchio illuminante di emergenza
	Preso Telefonica o Dati
	Punto per aspiratore da bagno
	Foretta ologena
	Lampioncini esterni
	Punto luce a parete
	Apparecchio illuminante di tipo al neon 4x18W
	Foretti incassati a soffitto
	Alloccio Fancoil
	Apparecchio illuminante di tipo neon
	Preso 2P+T 16 A 230V tipo CEE, protette da fusibili
	Preso 2P+T 16 A 230V tipo CEE o Preso 3P+N+T 16 A 400V tipo CEE
	Pulsante unipolare a tirante
	Quadro elettrico (simbolo generale)
	Gruppo Prese CEE17 Interbloccate con fusibili Costituito da: n°2 Prese 2P+T 16A 230V tipo CEE IP66 n°2 Prese 3P+N+T 16A 400V tipo CEE IP66
	Gruppo Prese CEE17 Interbloccate con fusibili Costituito da: n°2 Prese 2P+T 16A 230V tipo CEE IP66 n°1 Prese 3P+N+T 16A 400V tipo CEE IP66
	Gruppo Prese CEE17 Interbloccate con fusibili Costituito da: n°1 Prese 2P+T 16A 230V tipo CEE IP66 n°1 Prese 3P+N+T 16A 400V tipo CEE IP66
	Quadro elettrico IP65 (con interruttore per il filtro della saldatrice)
	Blindosbarra
	Tubazione Metallica discendente

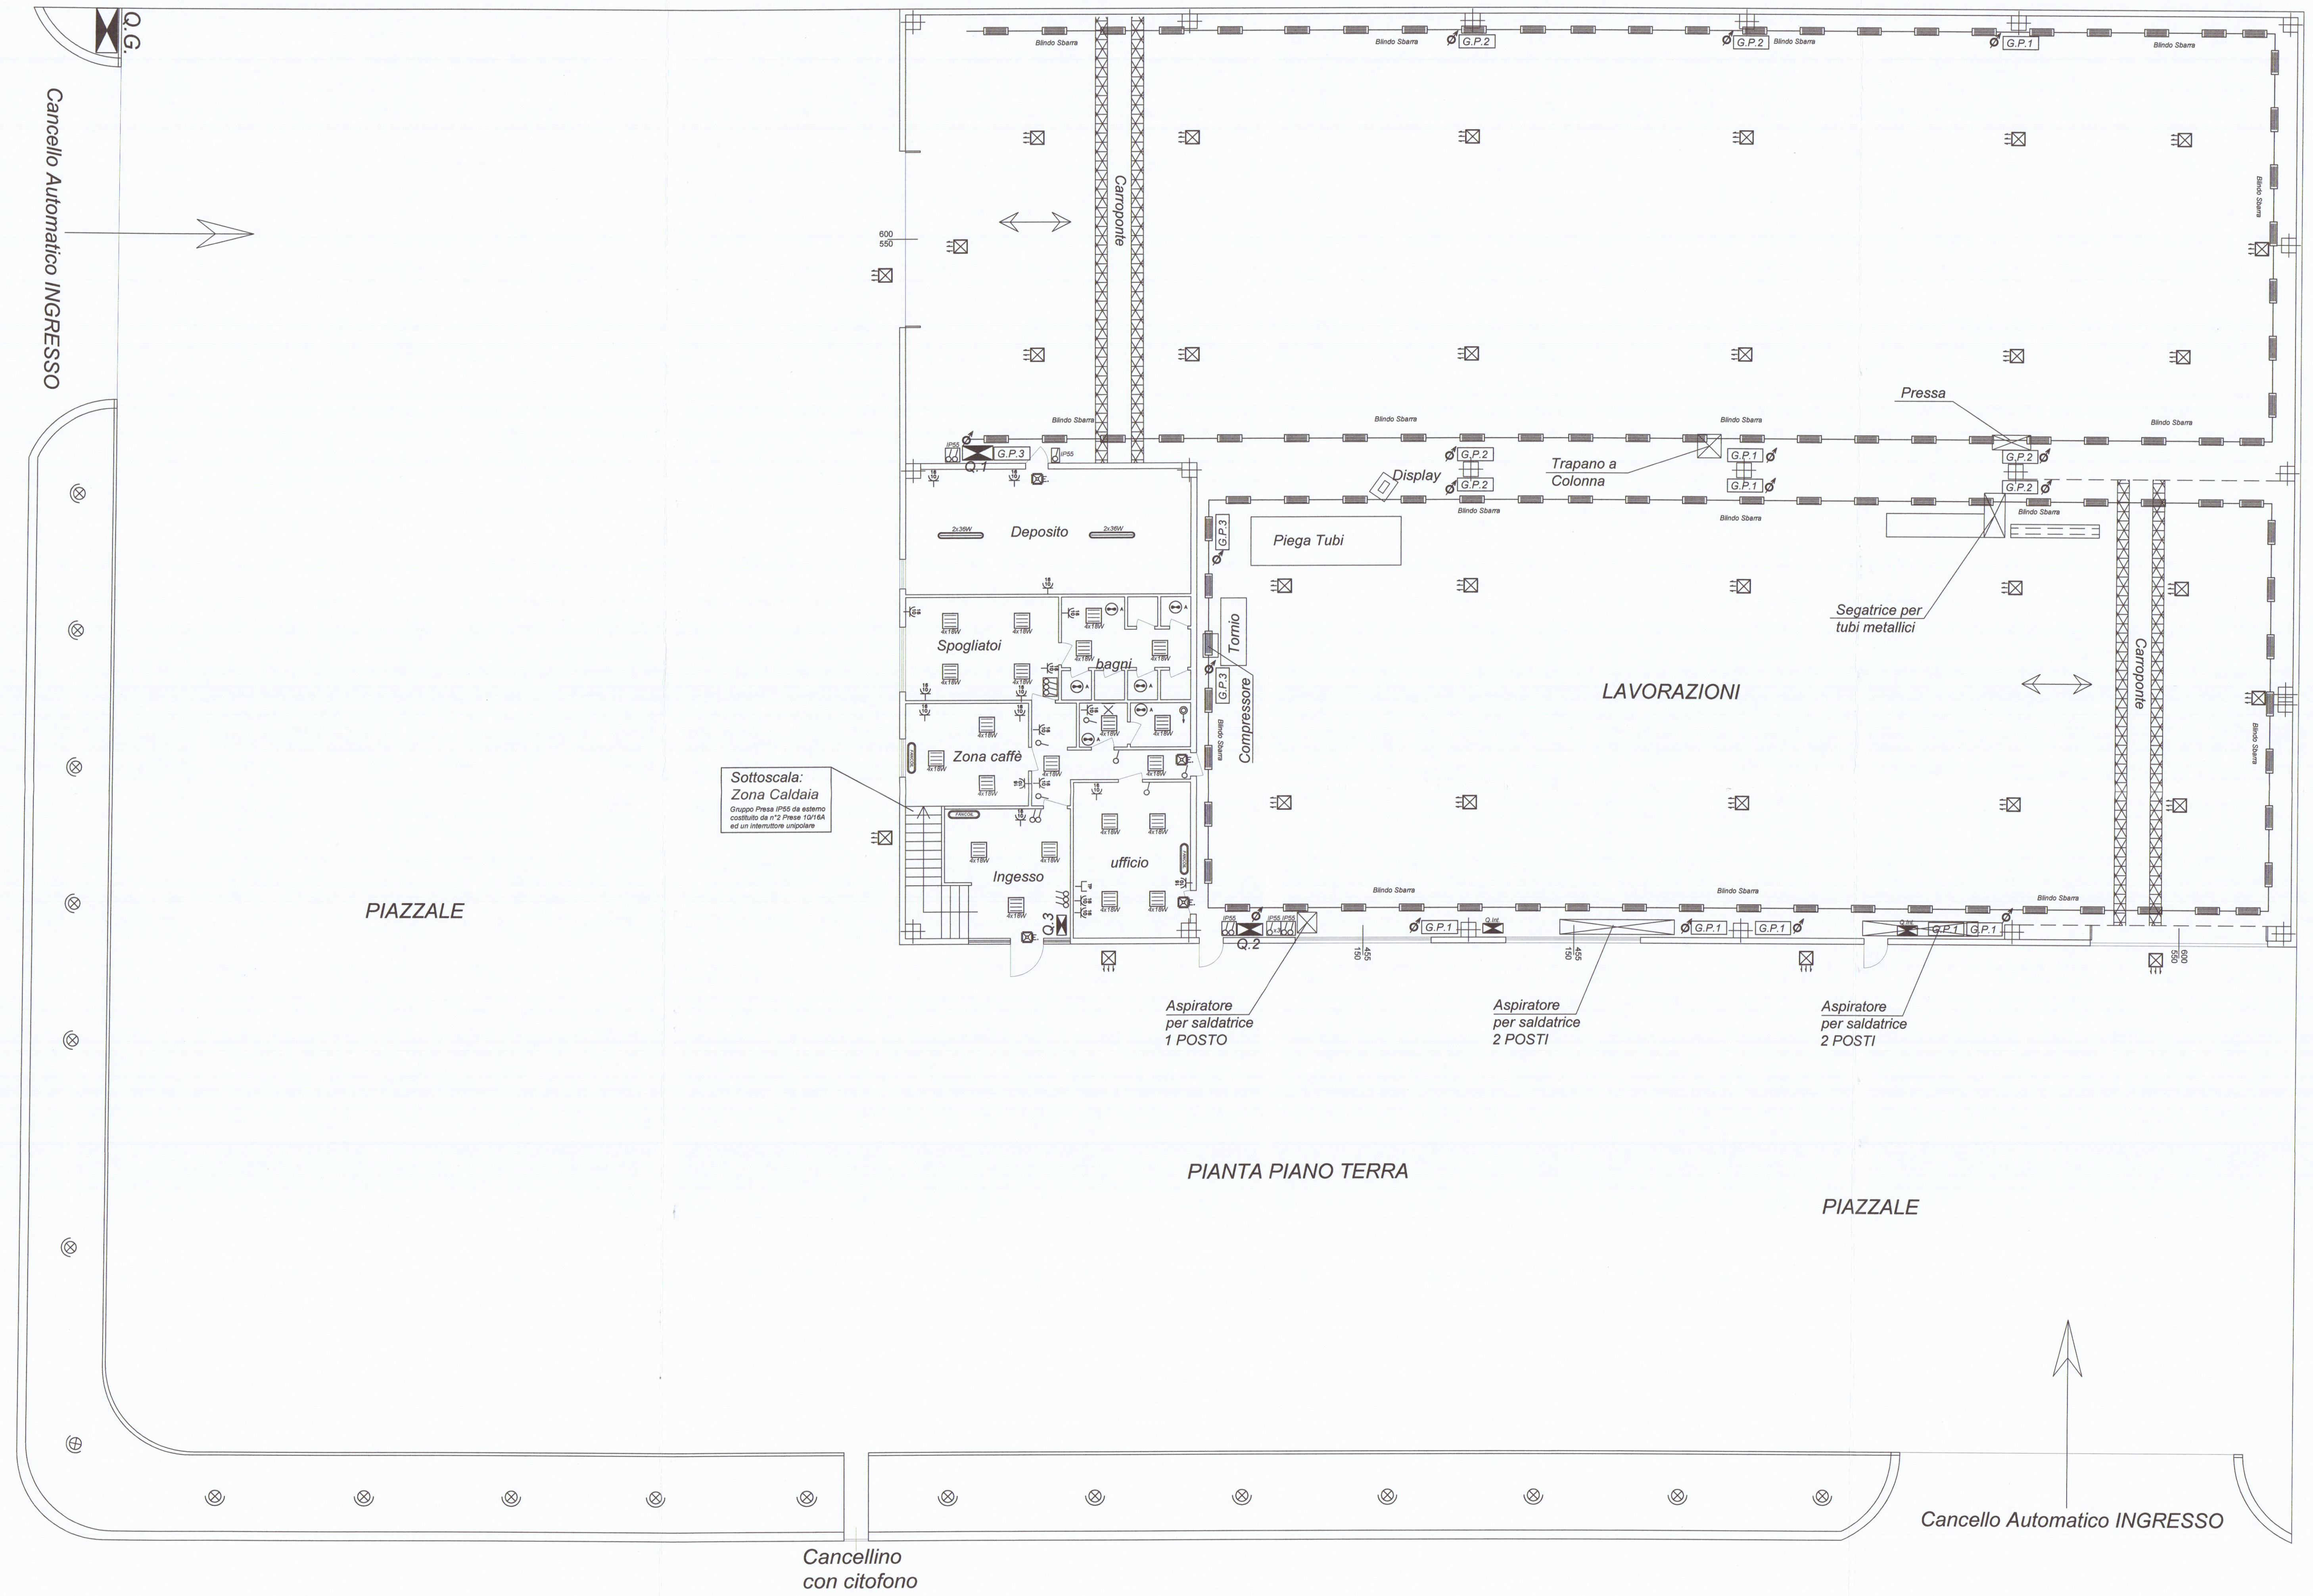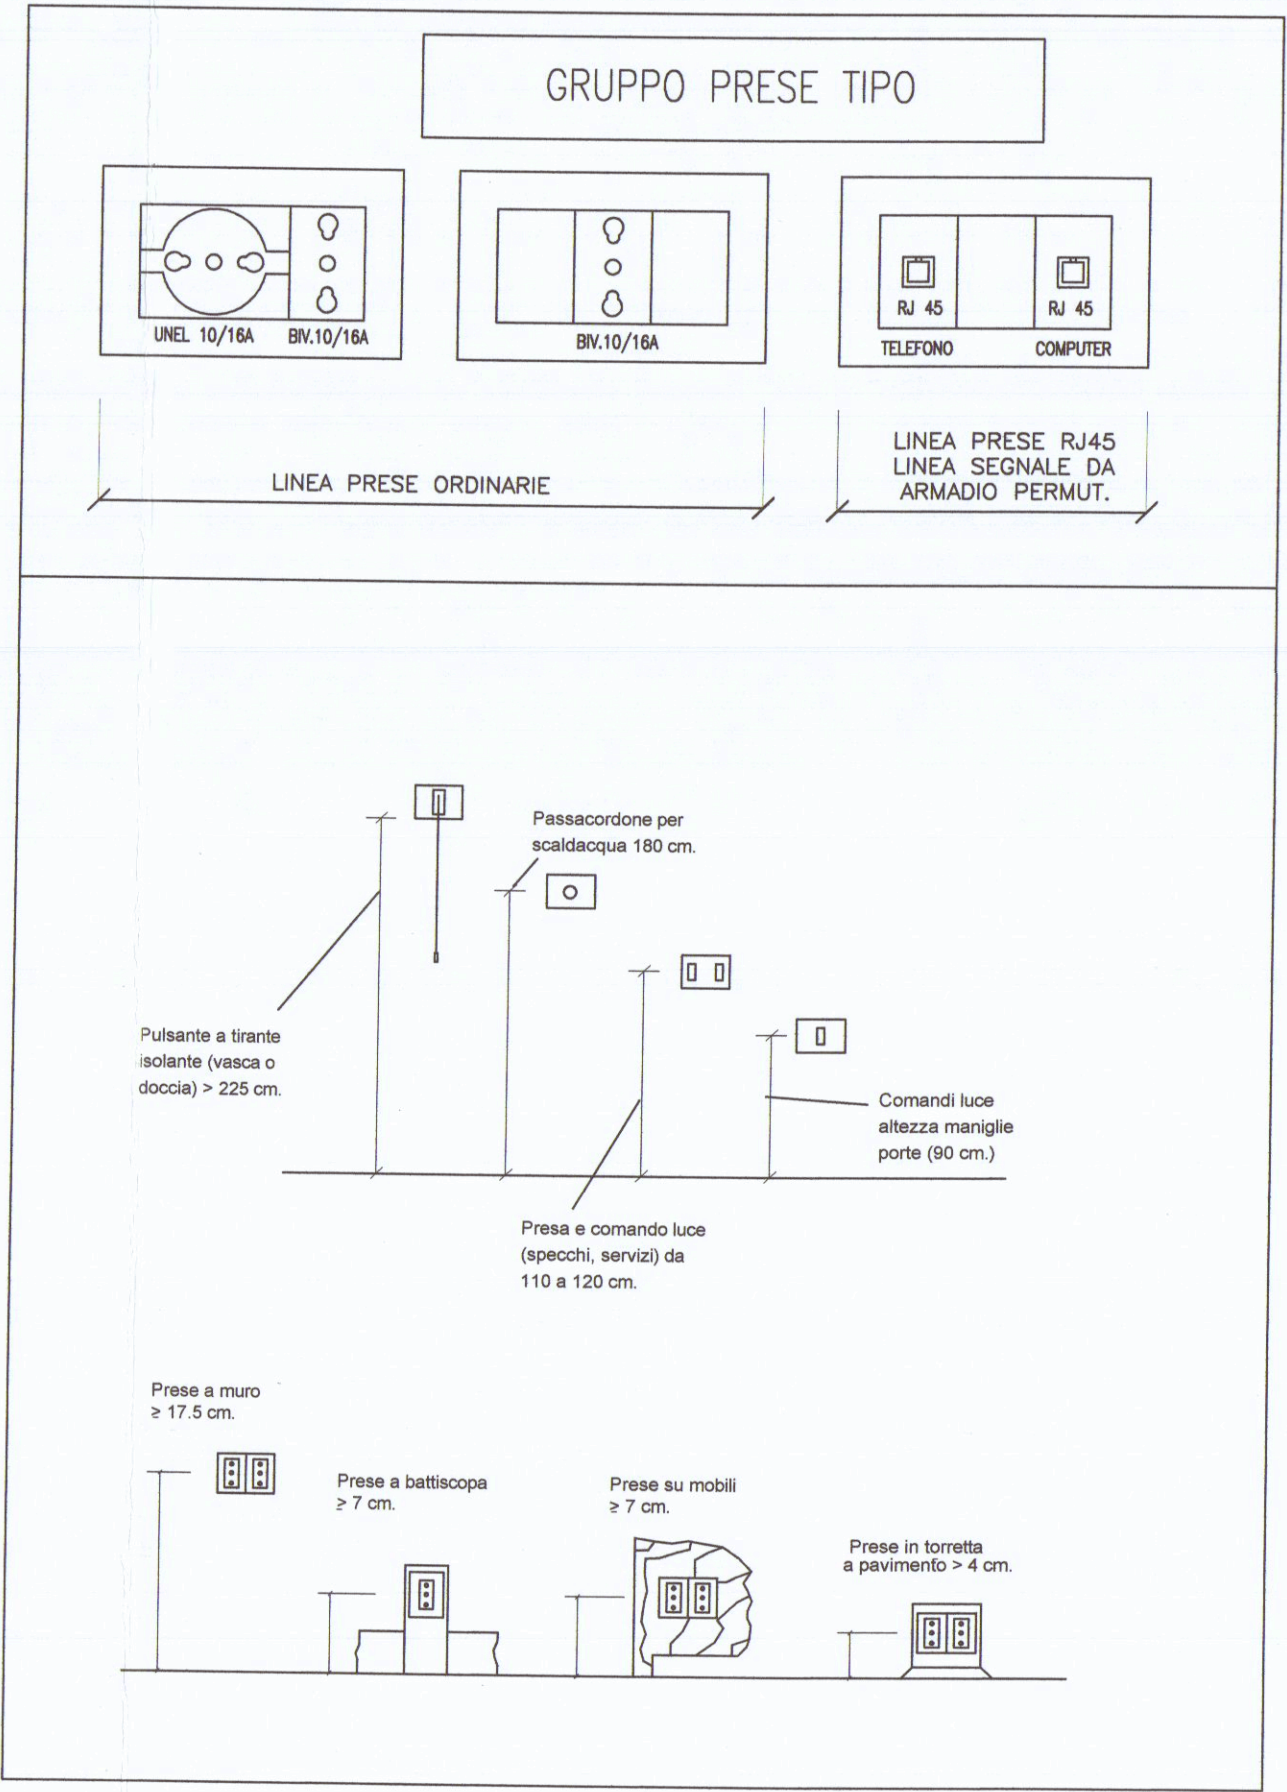

Cancellino con citofono