



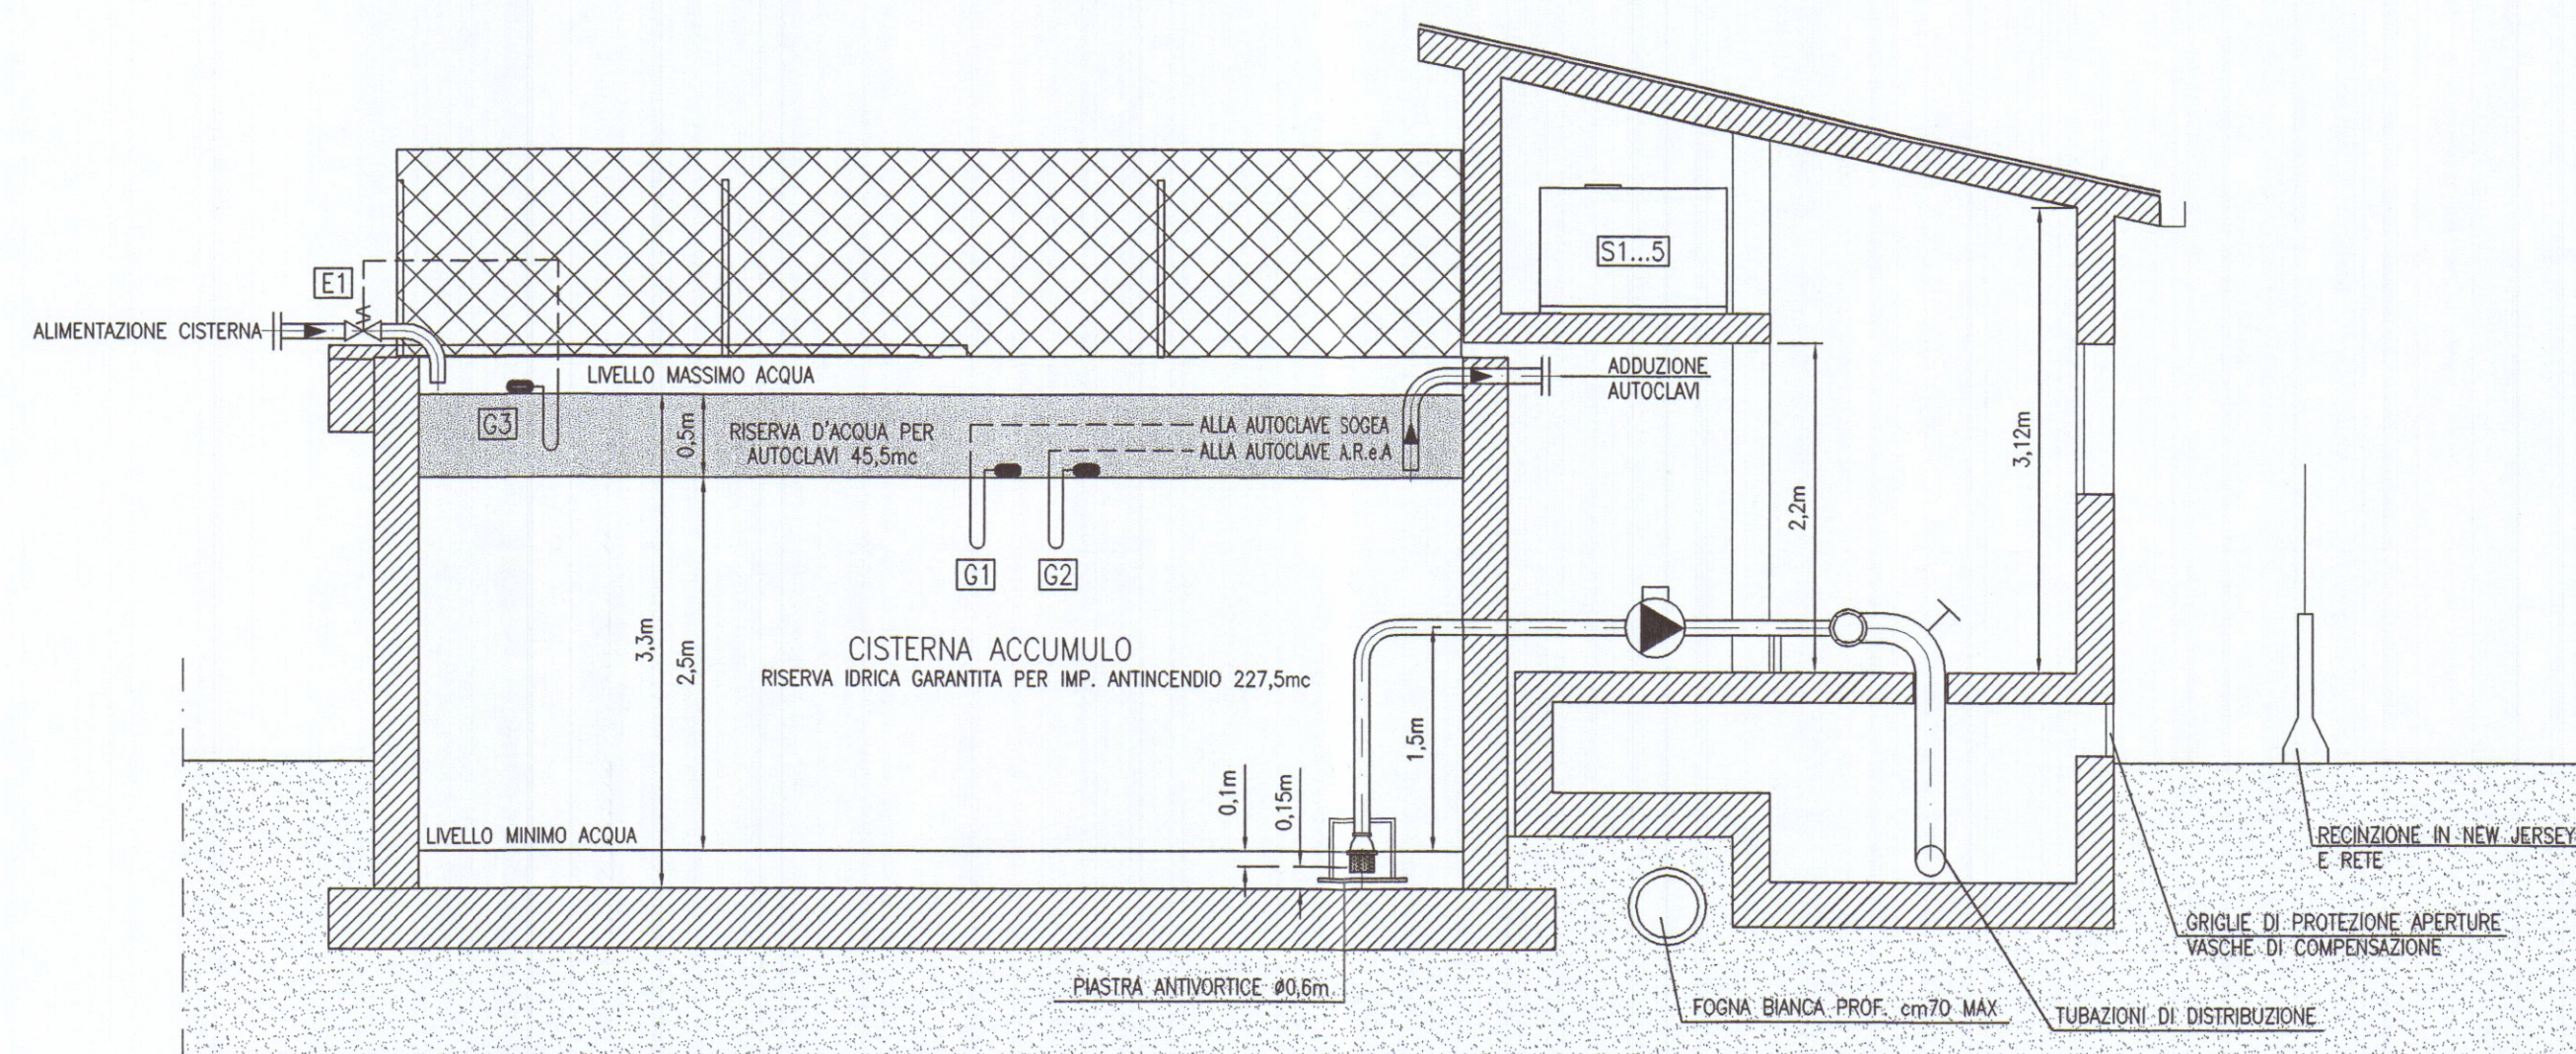

ALTRA PROPRIETÀ,

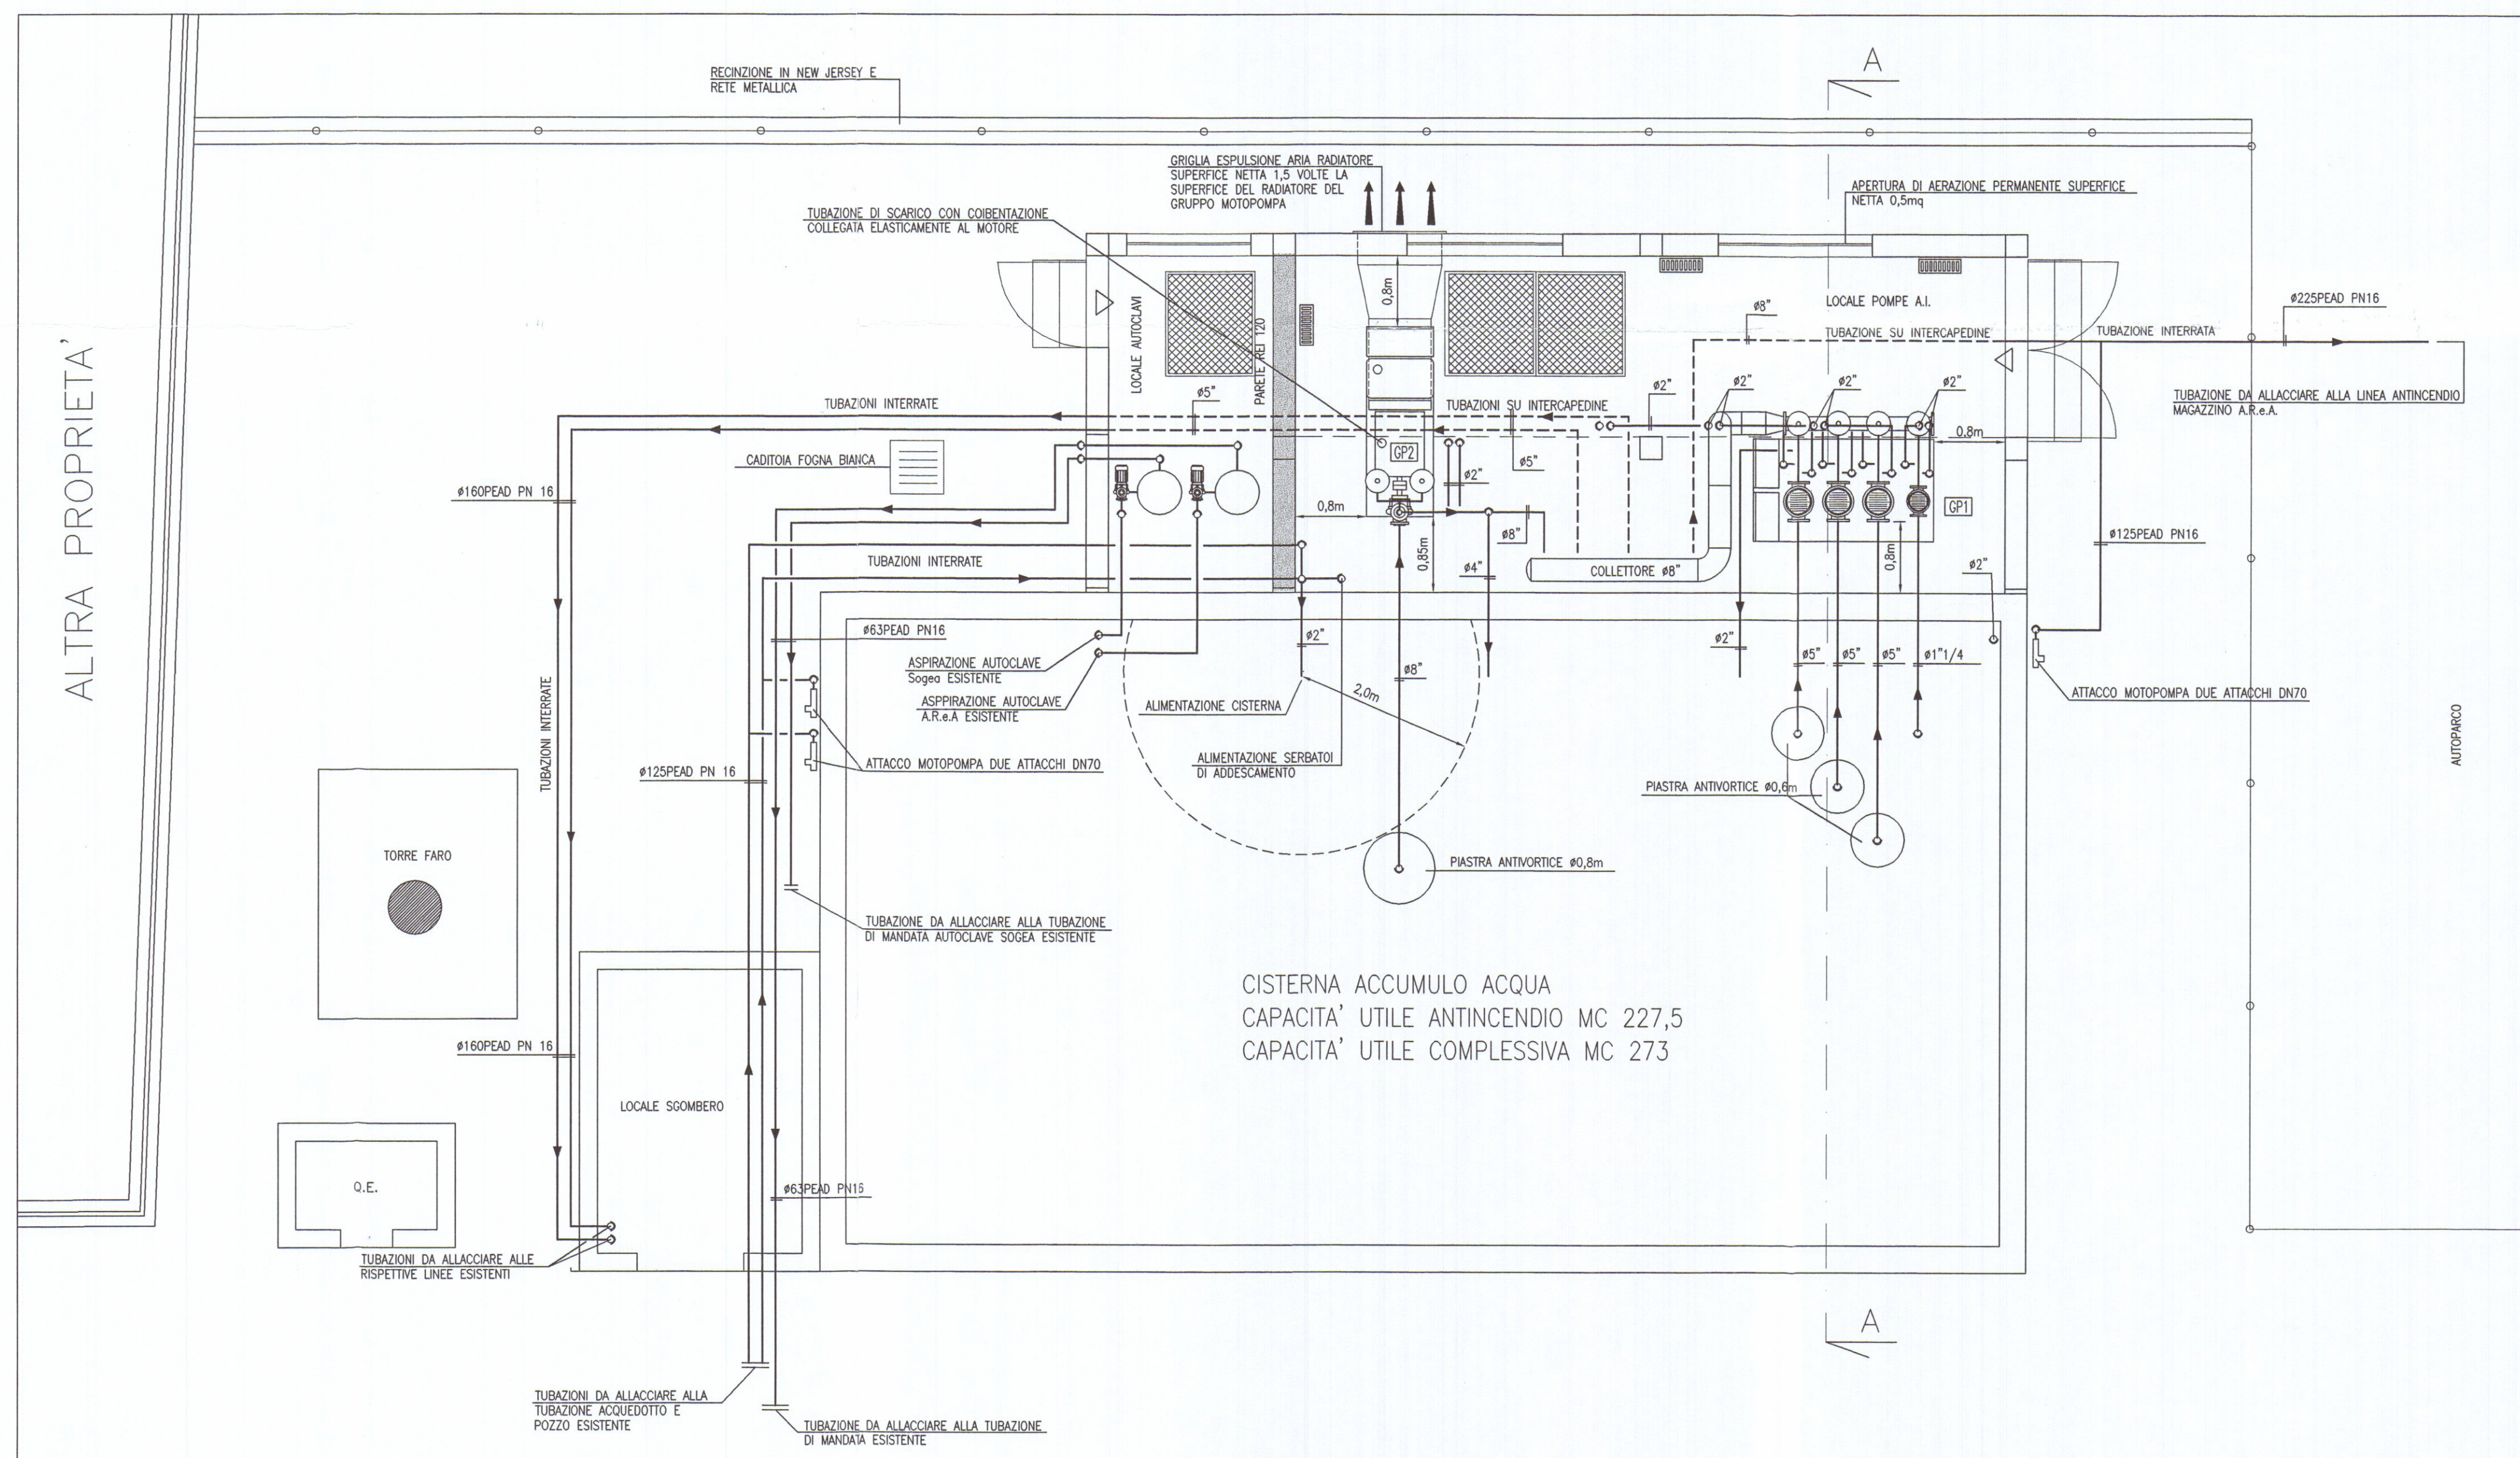

PIANTA PIANO TERRA

S1...5	SERBATOI DI ADESCAMENTO POMPE GRUPPO DI PRESSURIZZAZIONE CAPACITA' NETTA 500lt. CADALUO
G1 G2	ELETTROALLEGGIANTI DI MINIMA PER PROTEZIONE MARCIA A SECCO POMPE AUTOCALVA
G3	ELETTROALLEGGIANTE DI LIVELLO
E1	ELETTROVALVOLA RIEMPIMENTO CISTERNA
GP1	GRUPPO DI PRESSURIZZAZIONE ESISTENTE A NORMA UNI 9490 A COMANDO PRESSOSTATICO CON n. 3 POMPE IN FUNZIONAMENTO CONTEMPORANEO E n. 1 POMPA PILOTA. PORTATA 180mc/h - PREVALENZA 40mt
GP2	MOTOPOMPA DIESEL A NORMA UNI 12845 PORTATA 180mc/h - PREVALENZA 60mt
00000000	TERMOCONNETTORE VENTILATO ELETTRICO POTENZA 1000W



COMANDO PROVINCIALE VIGILI DEL FUOCO
MASSA CARRARA

VISTO alla osta per l'assunzione agli effetti
della prevenzione incendi, con le prescrizioni di
cui alla istessa n. 11559, del 26.12.1925
del 1.6.25. IL SOSTITUTO DIRETTORE ANTINCENDIO
(Geom. Antonio BIANCHI)

PENTIUM
ASSOCIATI STUDIO TECNICO

ENRICO BERTI ingegnere
CLAUDIO CASI perito industriale
STEFANO MASINI perito industriale
G. LUCA MENCHETTI perito industriale

52100 AREZZO via P. Colomandrei 139 Tel.-fax 0575/24777-35145
e-mail: studio@pentium.12n.it

DESIGNAZIONE INTERVENTO

PROGETTO IMPIANTO ANTINCENDIO

COMMITTENTE

A.R.e.A. S.p.A.

LOCALITA' D'INSTALLAZIONE

LOC. MARINA DI CARRARA 54036 CARRARA

OGGETTO

– PIANTE PIANO TERRA E SEZIONE CENTRALE IDRICA E ANTINCENDIO

TAVOLA N. 1

SCALA 1:50


DATA Maggio 2007

AGGIORNAMENTI
 Agg. Settembre 2010

Agg.	Settembre 2010
Agg.	Luglio 2011

Agg. Ottobre 2011

IL TECNICO

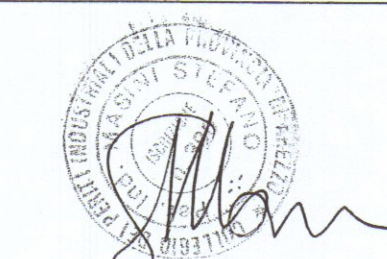

LO STUDIO SI RISERVA LA PROPRIETÀ' DI QUESTO ELABORATO A TERMINI DI LEGGE. E' VIETATA LA RIPRODUZIONE ANCHE PARZIALE O LA SUA CESSIONE A TERZI SENZA SPECIFICA AUTORIZZAZIONE.