


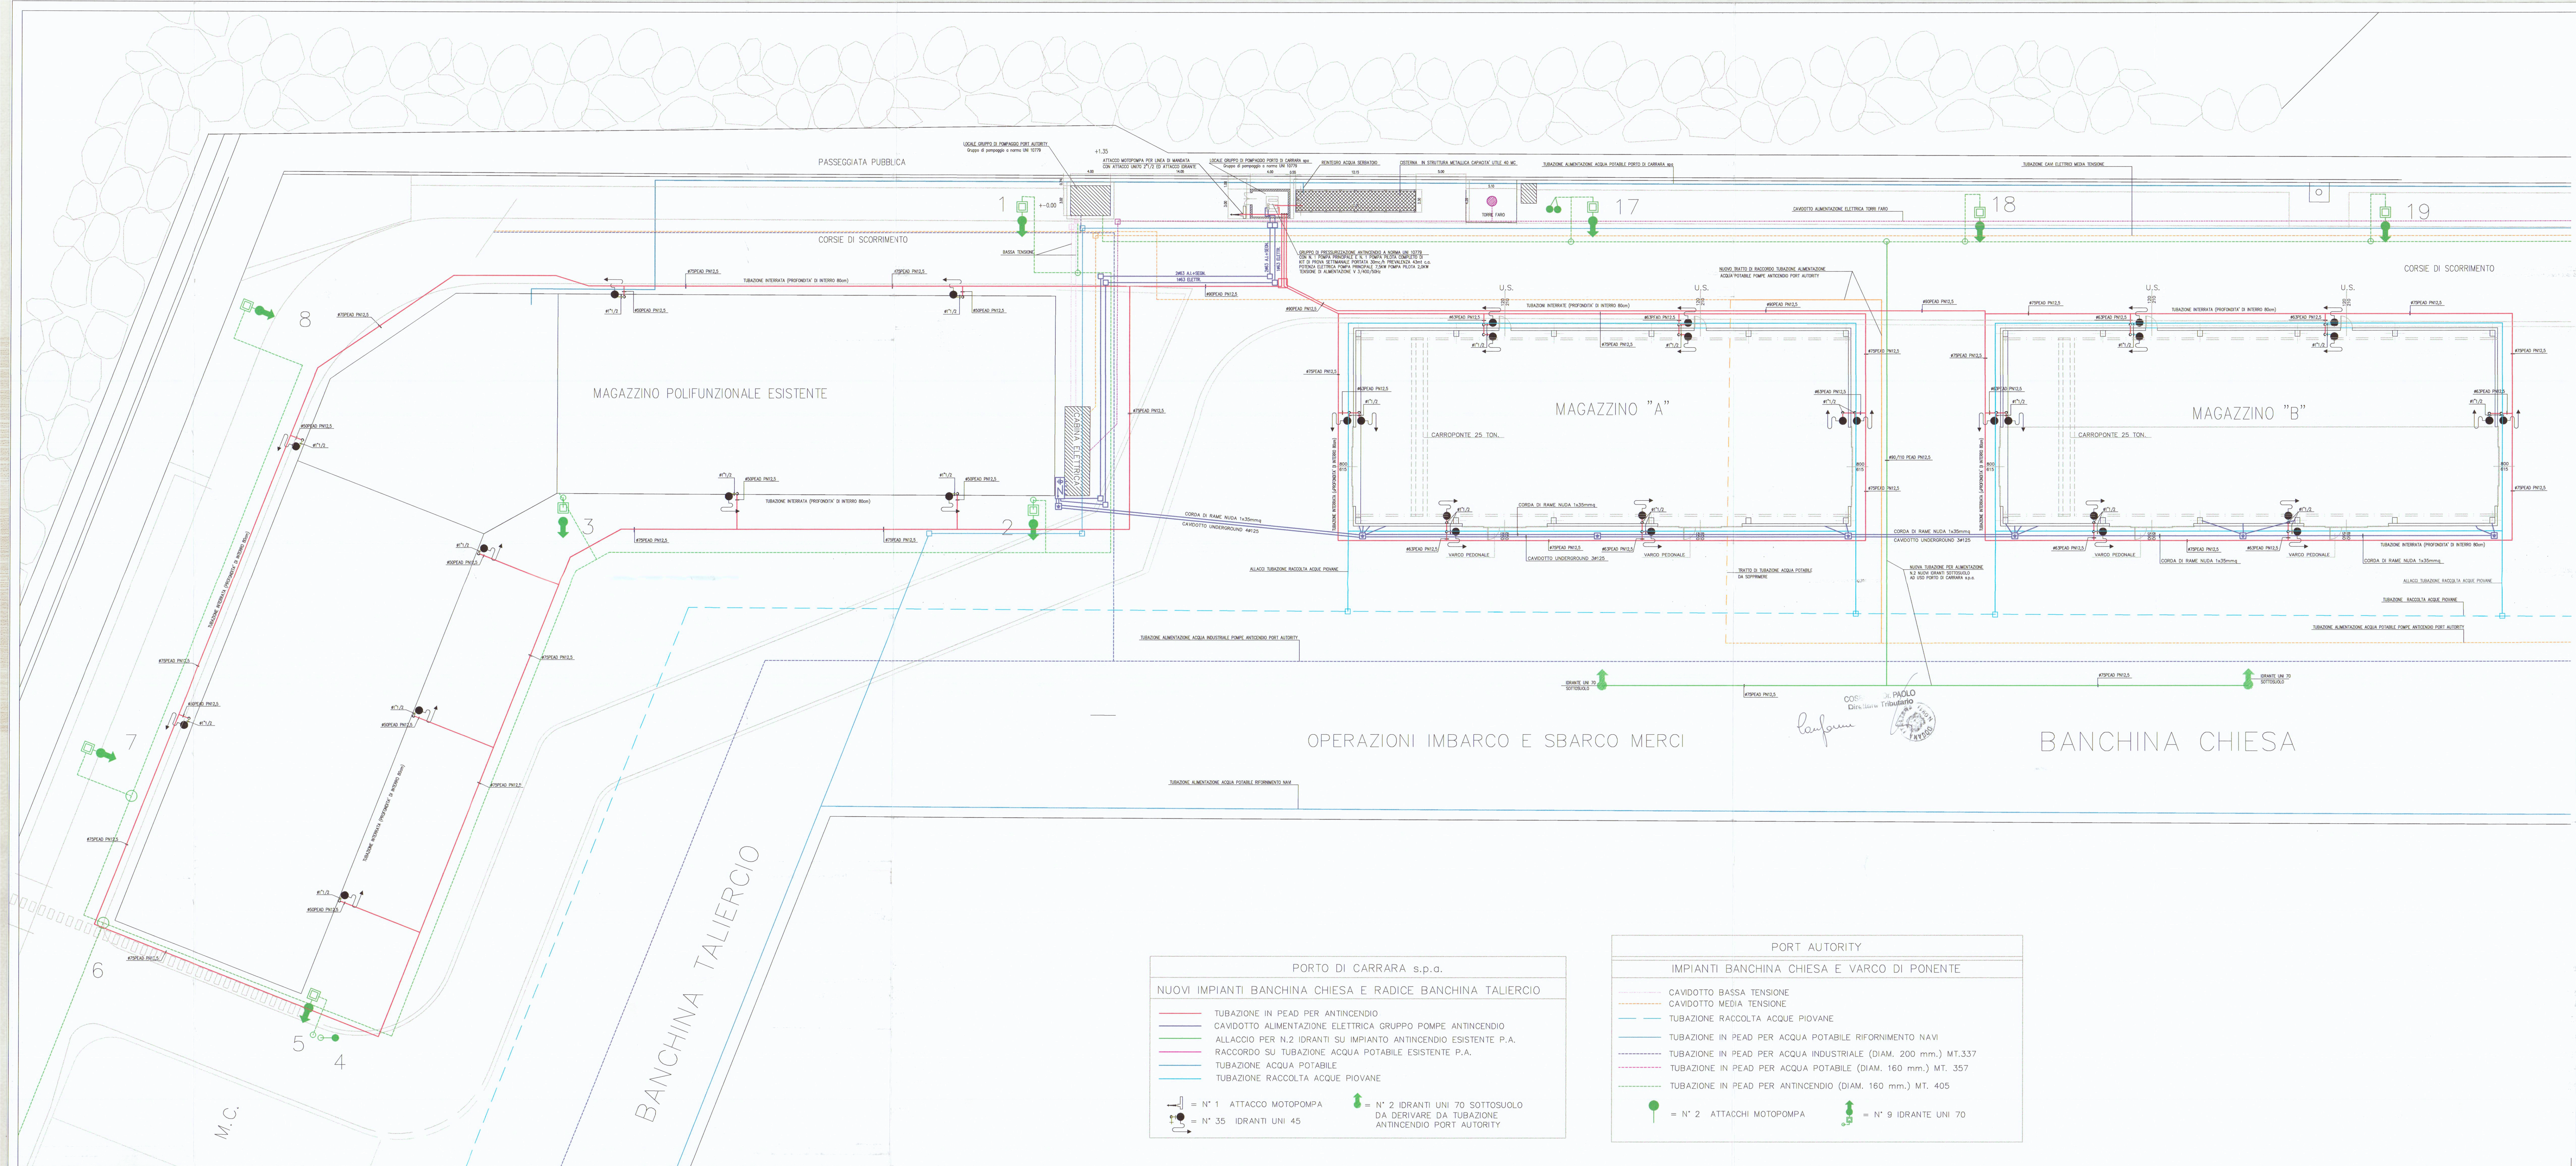

PORTO DI CARRARA s.p.a.	
NUOVI IMPIANTI BANCHINA CHIESA E RADICE BANCHINA TALIERCIO	
—	TUBAZIONE IN PEAD PER ANTINCENDIO
—	CAVIDOTTO ALIMENTAZIONE ELETTRICA GRUPPO POMPE ANTINCENDIO
—	ALLACCIO PER N.2 IDRANTI SU IMPIANTO ANTINCENDIO ESISTENTE P.A.
—	RACCORDO SU TUBAZIONE ACQUA POTABILE ESISTENTE P.A.
—	TUBAZIONE ACQUA POTABILE
—	TUBAZIONE RACCOLTA ACQUE PIOVANE
	= N° 1 ATTACCO MOTOPOMPA
	= N° 35 IDRANTI UNI 45
	= N° 2 IDRANTI UNI 70 SOTTOSUOLO DA DERIVARE DA TUBAZIONE ANTINCENDIO PORT AUTHORITY

PORT AUTHORITY	
IMPIANTI BANCHINA CHIESA E VARCO DI PONENTE	
—	CAVIDOTTO BASSA TENSIONE
—	CAVIDOTTO MEDIA TENSIONE
—	TUBAZIONE RACCOLTA ACQUE PIOVANE
—	TUBAZIONE IN PEAD PER ACQUA POTABILE RIFORNIMENTO NAVI
—	TUBAZIONE IN PEAD PER ACQUA INDUSTRIALE (DIAM. 200 mm.) MT.337
—	TUBAZIONE IN PEAD PER ACQUA POTABILE (DIAM. 160 mm.) MT. 357
—	TUBAZIONE IN PEAD PER ANTINCENDIO (DIAM. 160 mm.) MT. 405
	= N° 2 ATTACCHI MOTOPOMPA
	= N° 9 IDRANTE UNI 70

PENTHUM ASSOCIATI
ENRICO BERTI ingegnere
CLAUDIO CASI perito industriale
STEFANO MASINI perito industriale
G. LUCA MENCHETTI perito industriale
52100 AREZZO via P. Calamandrei 139 Tel.-fax 0575/24777-351451

DESIGNAZIONE INTERVENTO
SOVRAPPOSIZIONE SOTTOSERVIZI TECNOLOGICI ESTERNI
MAGAZZINO ESISTENTE RADICE BANCHINA TALIERCIO
E MAGAZZINI DI PROGETTO CENTRO BANCHINA CHIESA

COMMITTENTE

PORTO DI CARRARA S.P.A.

LOCALITA' D'INSTALLAZIONE

PORTO DI MARINA DI CARRARA - MOLO DI PONENTE

OGGETTO
2^a NDA VARIANTE A PROGETTO IMPIANTO ANTINCENDIO
MAGAZZINO ESISTENTE RADICE BANCHINA TALIERCIO
MAGAZZINI DI PROGETTO CENTRO BANCHINA CHIESA
-PLANIMETRIA-

TAVOLA N. UNICA

SCALA 1:200

DATA OTTOBRE 2005

AGGIORNAMENTI

IL TECNICO

