
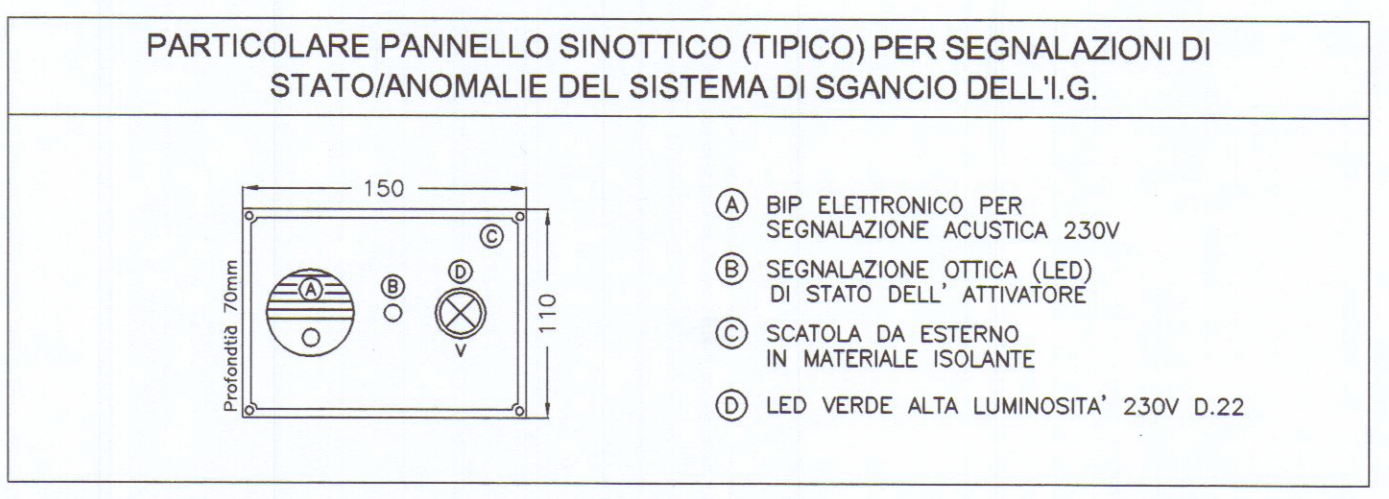
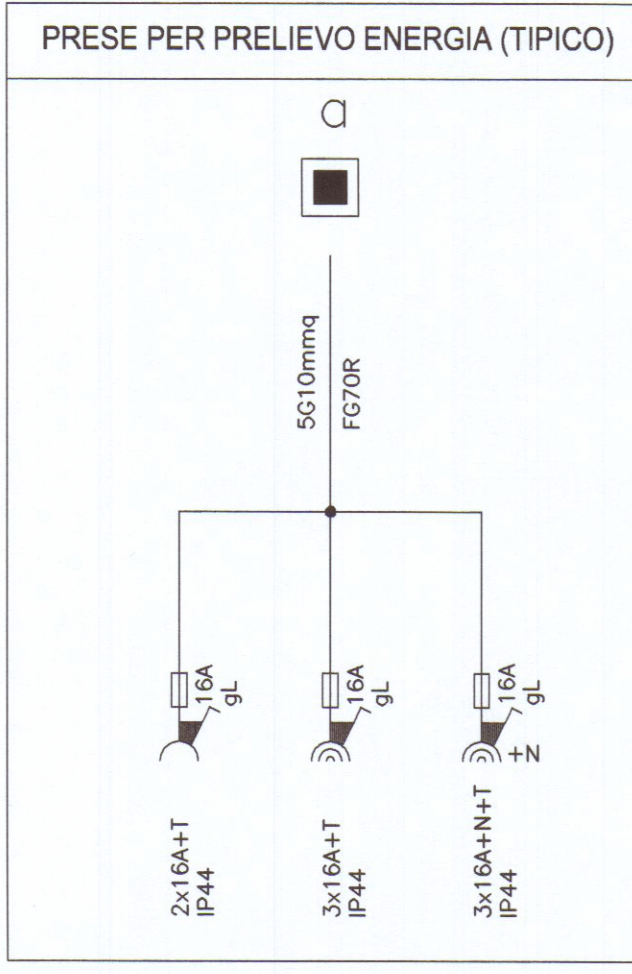
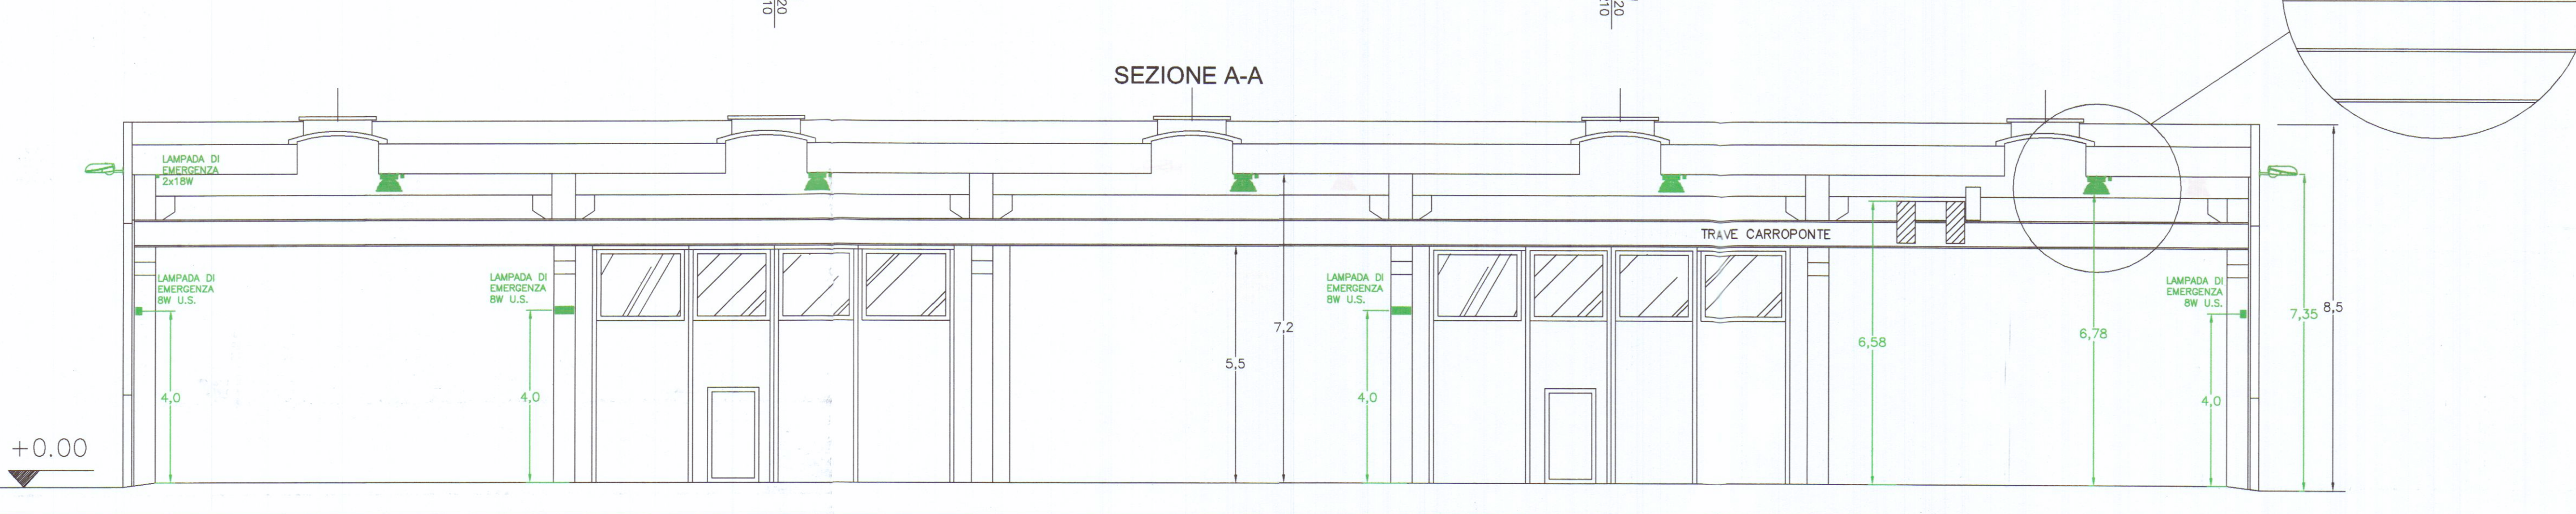
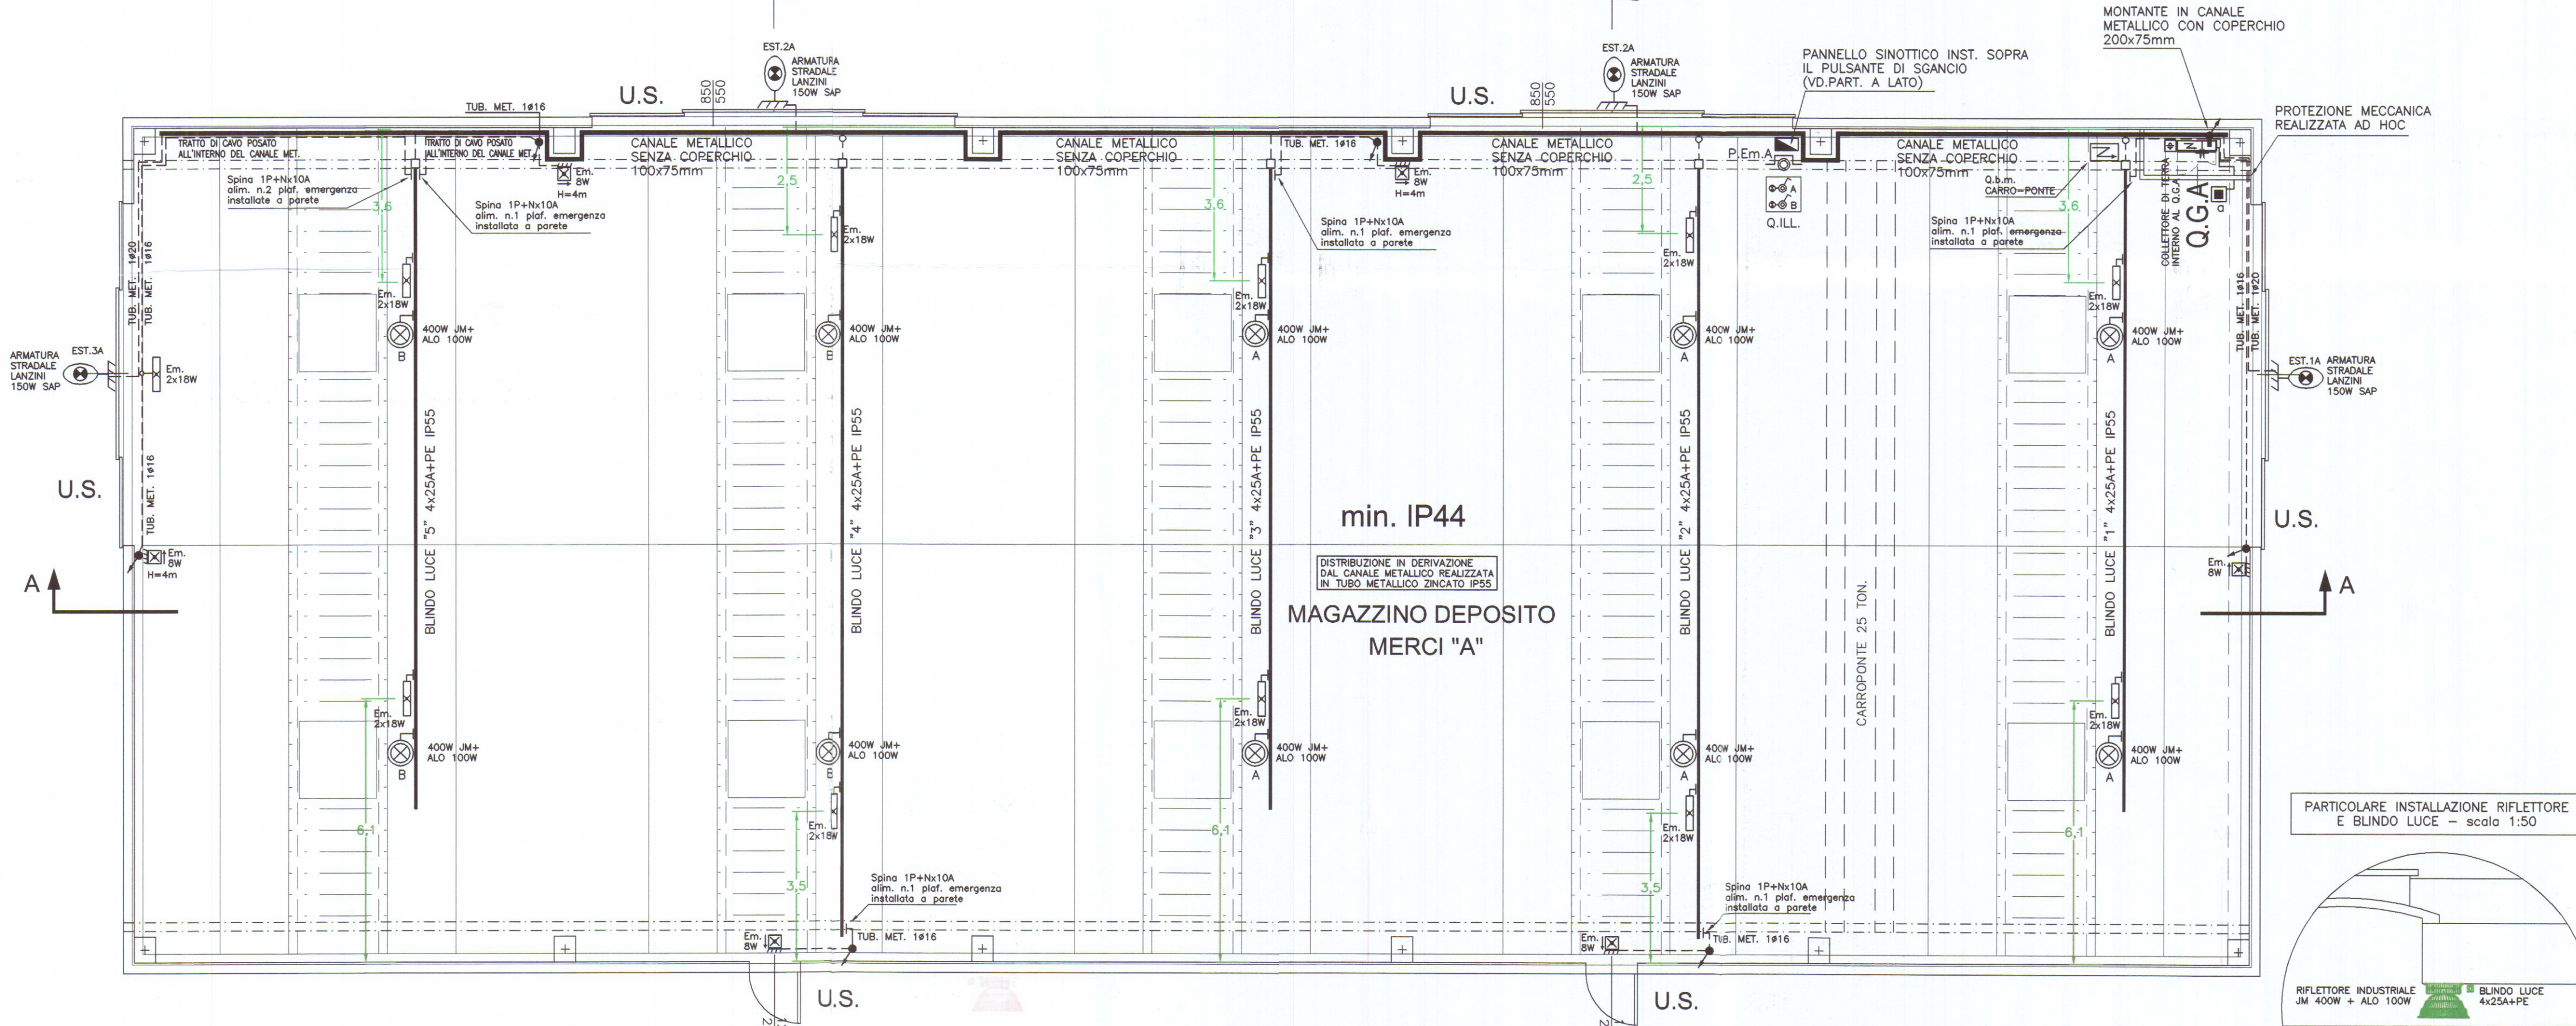


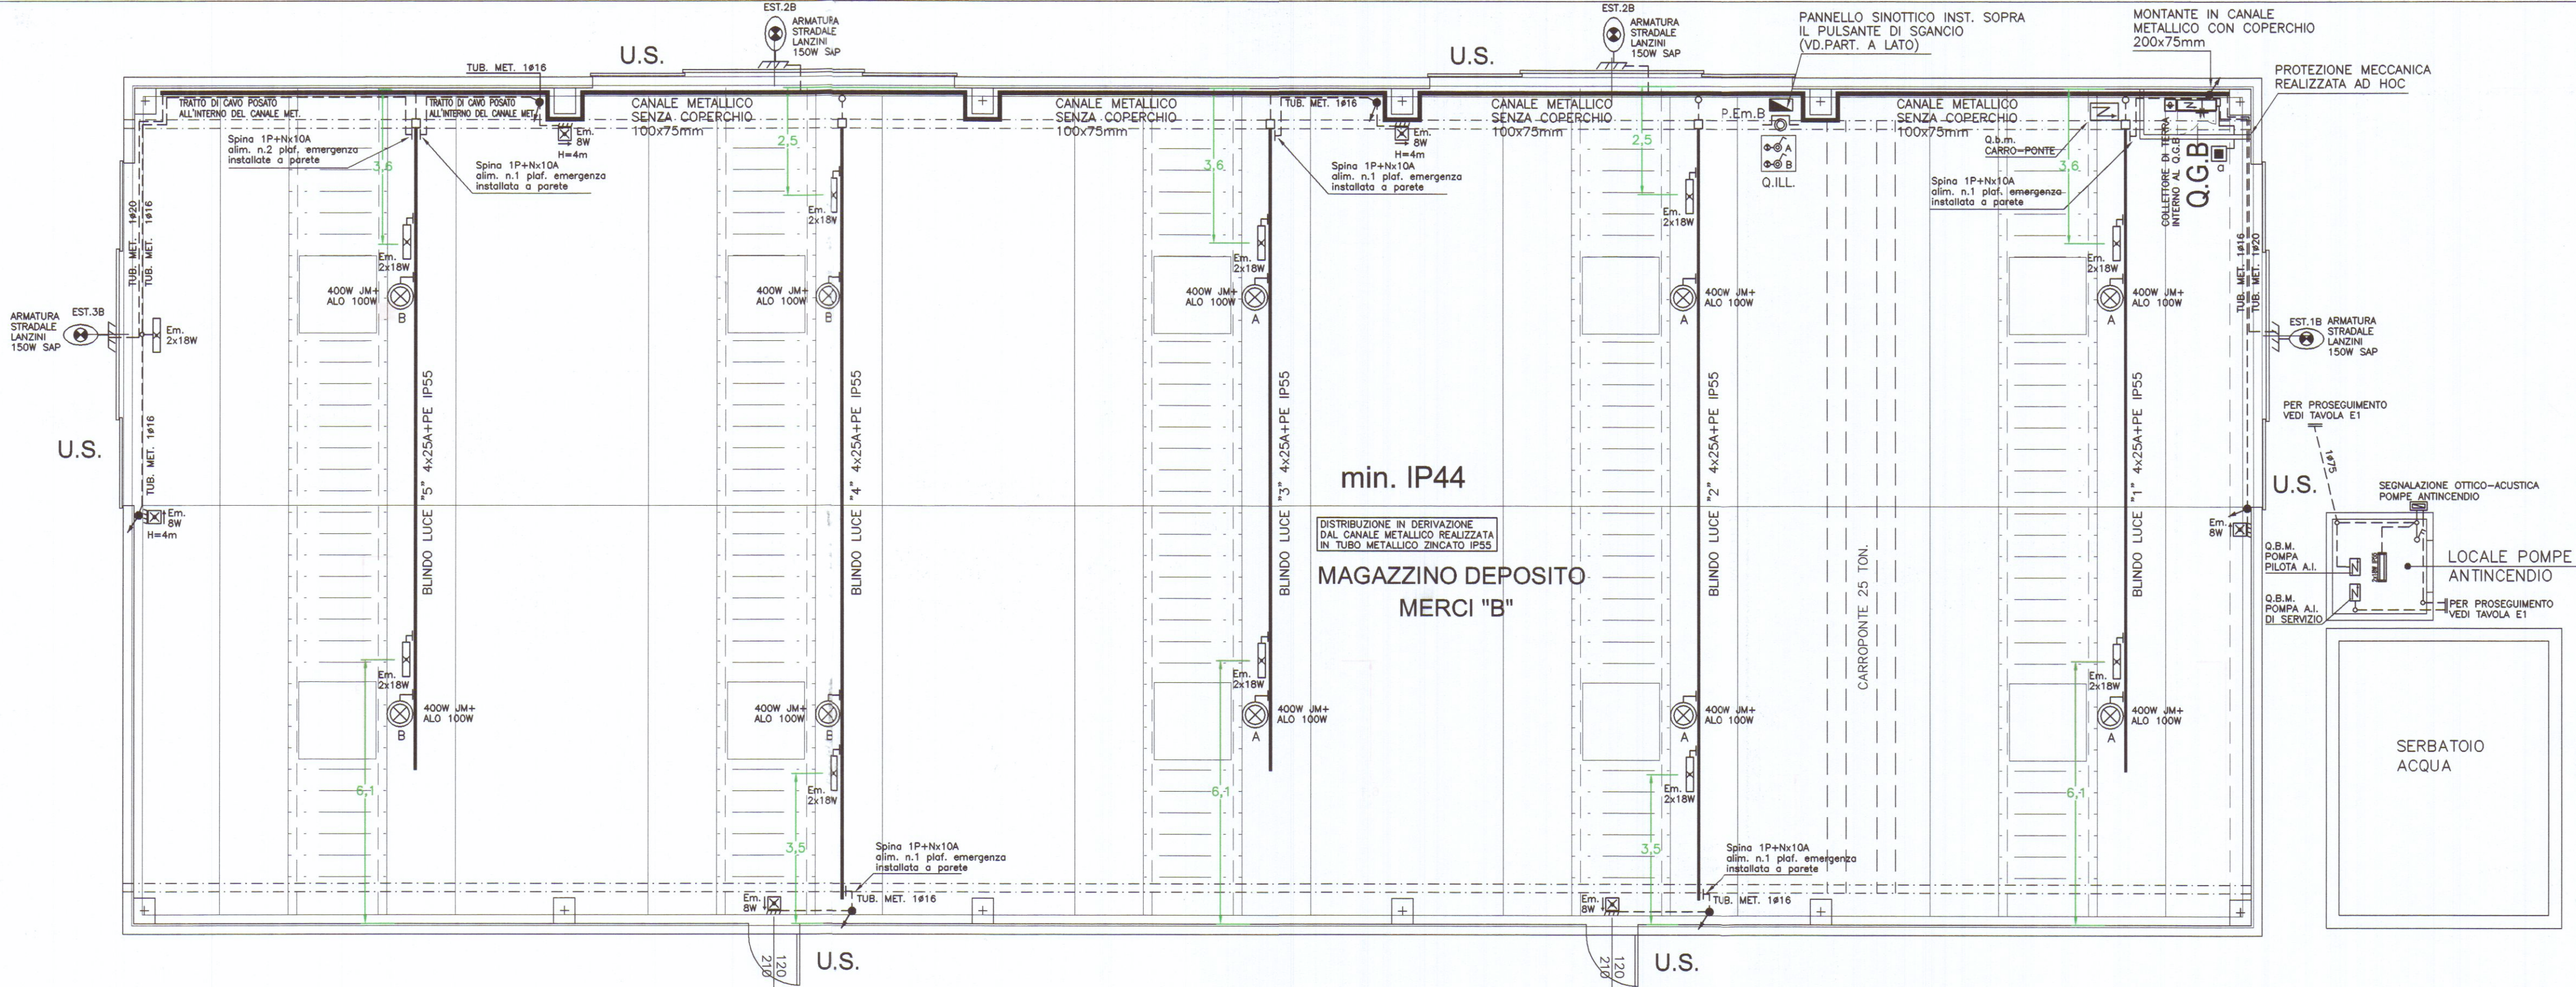

NOTE

L'INSTALLAZIONE DI TUTTE LE APPARECCHIATURE ELETTRICHE NEI LOCALI CON POSSIBILITA' DI ACCESSO AGLI AUTOVEICOLI DOVRA' ESSERE ESEGUITA AL DI SOPRA DI 1,15m

NOTE, LEGENDA E PARTICOLARI VD. TAV. E1

ALLEGATO 1.1

PENTUM ASSOCIATI STUDIO TECNICO

ENRICO BERTI ingegnere
CLAUDIO CASI perito industriale
STEFANO MASINI perito industriale
G. LUCA MENCHETTI perito industriale

52100 AREZZO via P. Calamandrei 139 Tel.-fax 0575/24777-351451

DESIGNAZIONE INTERVENTO

PROGETTO IMPIANTO ELETTRICO
N.2 NUOVI MAGAZZINI PER DEPOSITO
MERCI DEPERIBILI

COMMITTENTE

PORTO DI CARRARA S.p.A.

LOCALITA' D'INSTALLAZIONE

PORTO DI MARINA DI CARRARA
MOLO DI PONENTE
BANCHINA E.CHIESA

OGGETTO

- Distribuzione luce ed F.M.
MAGAZZINI DEPOSITO MERCI "A" E "B"

PIANTE E SEZIONE

TAVOLA N. E2

SCALA 1:100

DATA Luglio 2005

AGGIORNAMENTI

IL TECNICO