

COMUNE DI CARRARA

PROVINCIA DI MASSA CARRARA

Committente

BP ENGINEERING S.r.l.

Viale C. Colombo 9 - Carrara (MS)

OPERE DI COMPLETAMENTO D.I.A . n. 29/07

Lavori di risanamento conservativo con parziale cambio di destinazione d'uso di immobile sito in Corso Rosselli 10

Il progettista:

Geom. Andrea ZANOBINI

Via Melara 45

54033 CARRARA

Oggetto

STATO DI PROGETTO

PIANTE - PROSPETTI - SEZIONE

Tavola

3

Data

02.04.2016


Aggiornamento

Scala

1:100

Il Progettista


La Committenza

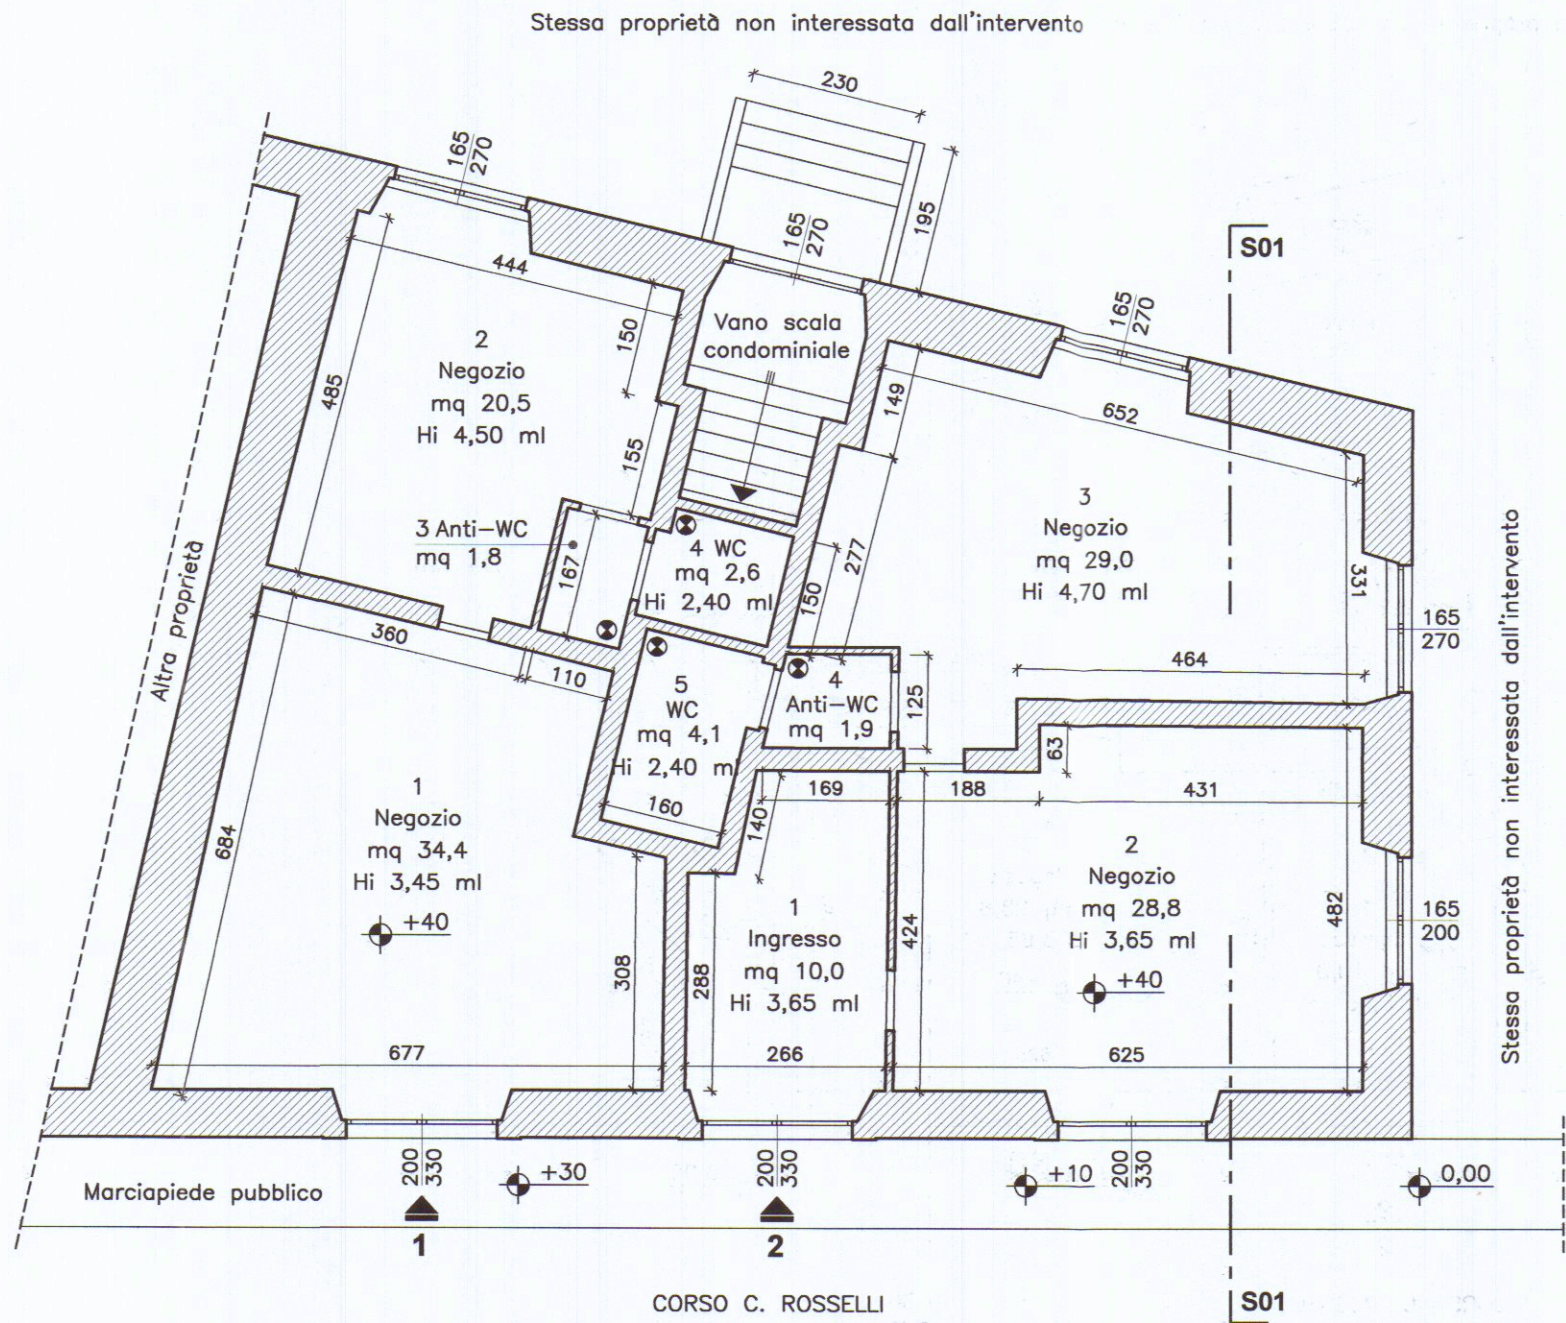

PIANTA PIANO TERRA

UNITA' 1					
SUPERFICIE AEROILLUMINANTE					
LOCALE	SUP. LOCALE	SUP. FINESTRATE		RAPPORTO	NOTE
		a parete	a soffitto		
1 Negozio	34,4	6,60	--	1/ 5,21	
2 Negozio	20,5	4,45	--	1/ 4,60	
3 Anti-WC	1,8	--	--	--	Impianto di aspirazione forzata ④
4 WC	2,6	--	--	--	Impianto di aspirazione forzata ④
TOTALE	MQ 82,7				


UNITA' 2					
SUPERFICIE AEROILLUMINAZIONE					
LOCALE	SUP. LOCALE	SUP. FINESTRATE		RAPPORTO	NOTE
		a parete	a soffitto		
1 Ingresso	10,0	6,60	--	1/ 0,83	
2 Negozio	28,8	9,90	--	1/ 2,90	
3 Negozio	29,0	8,91	--	1/ 3,25	
4 Anti-WC	1,9	--	--	--	Impianto di aspirazione forzata ④
5 WC	4,1	--	--	--	Impianto di aspirazione forzata ④
TOTALE	MQ 73,8				

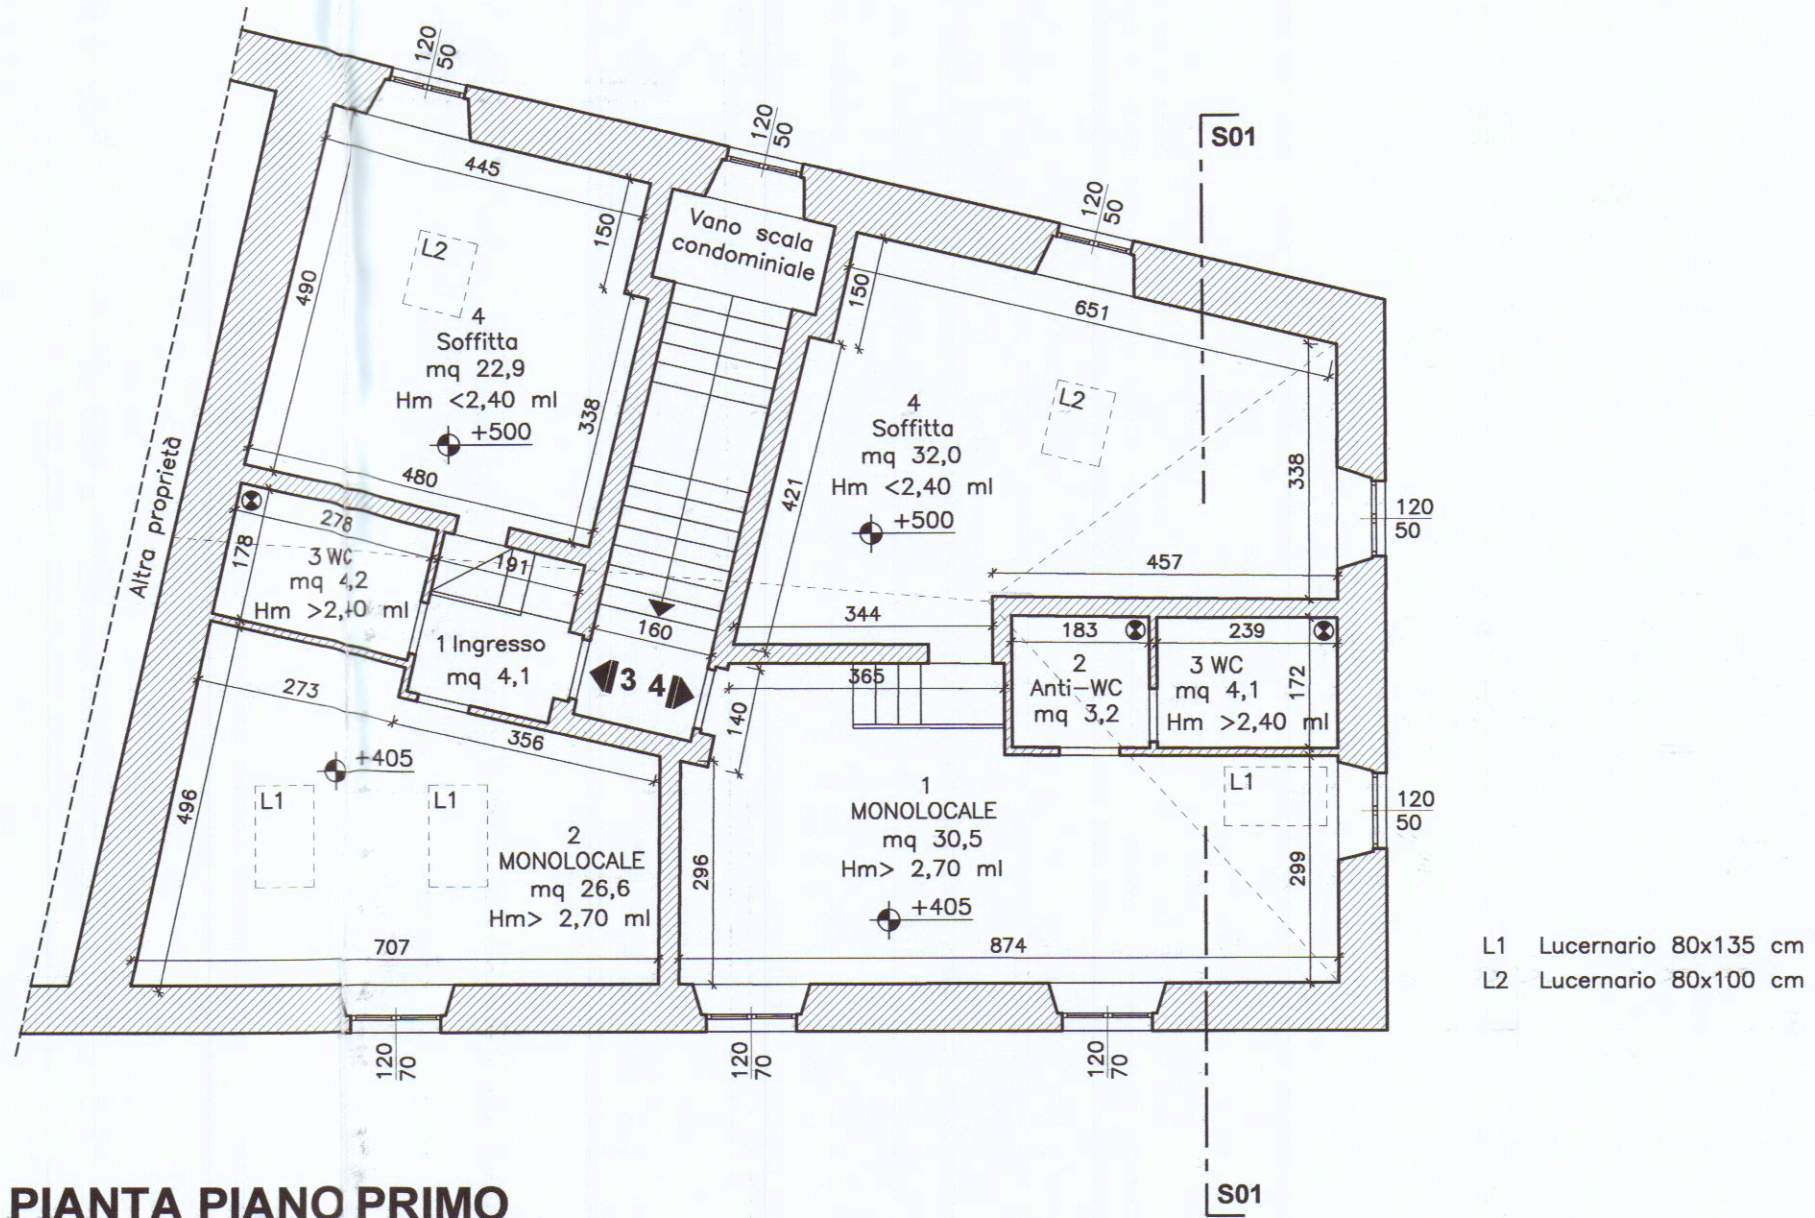


PIANTA PIANO PRIMO

UNITA' 3					
SUPERFICIE AEROILLUMINANTE					
LOCALE	SUP. LOCALE	SUP. FINESTRATE		RAPPORTO	NOTE
		a parete	a soffitto		
1 Ingresso	4,1	--	--	--	
2 Monolocale	26,6	2,04	2,16	1/ 6,33	
3 WC	4,2	--	--	--	Impianto di aspirazione forzata ④
4 Soffitta	22,9	0,60	0,80	1/ 16,3	
TOTALE	MQ 57,8				


UNITA' 4					
SUPERFICIE AEROILLUMINAZIONE					
LOCALE	SUP. LOCALE	SUP. FINESTRATE		RAPPORTO	NOTE
		a parete	a soffitto		
1 Monolocale	30,5	4,68	1,08	1/ 5,29	
2 Anti-WC	3,2	--	--	--	Impianto di aspirazione forzata ④
3 WC	4,1	--	--	--	Impianto di aspirazione forzata ④
4 Soffitta	32,0	1,20	0,80	1/ 16,0	
TOTALE	MQ 69,8				

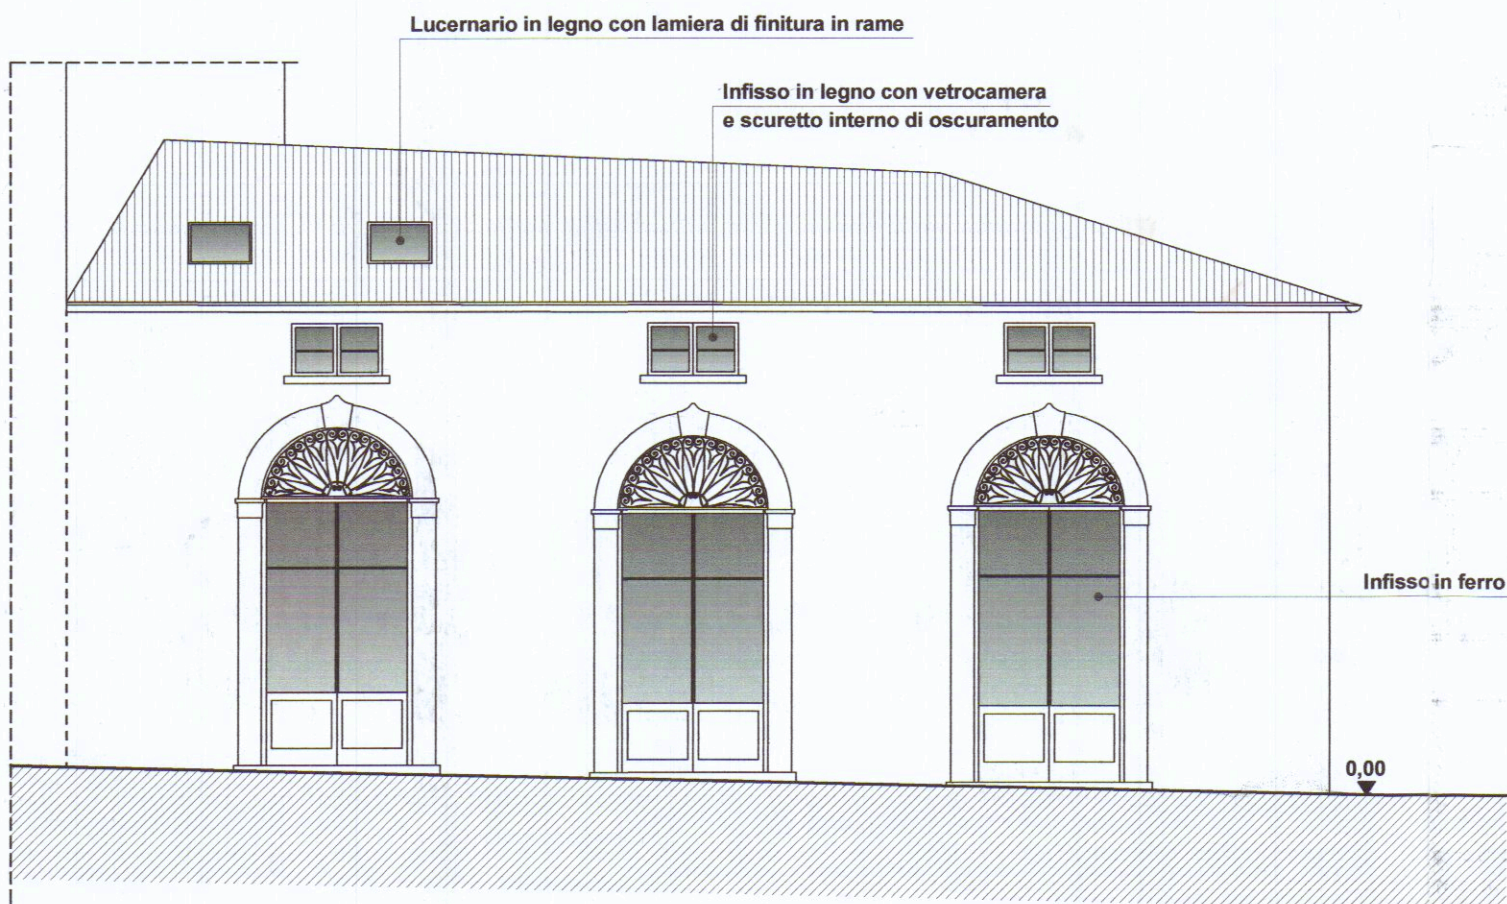


PROSPETTO PRINCIPALE

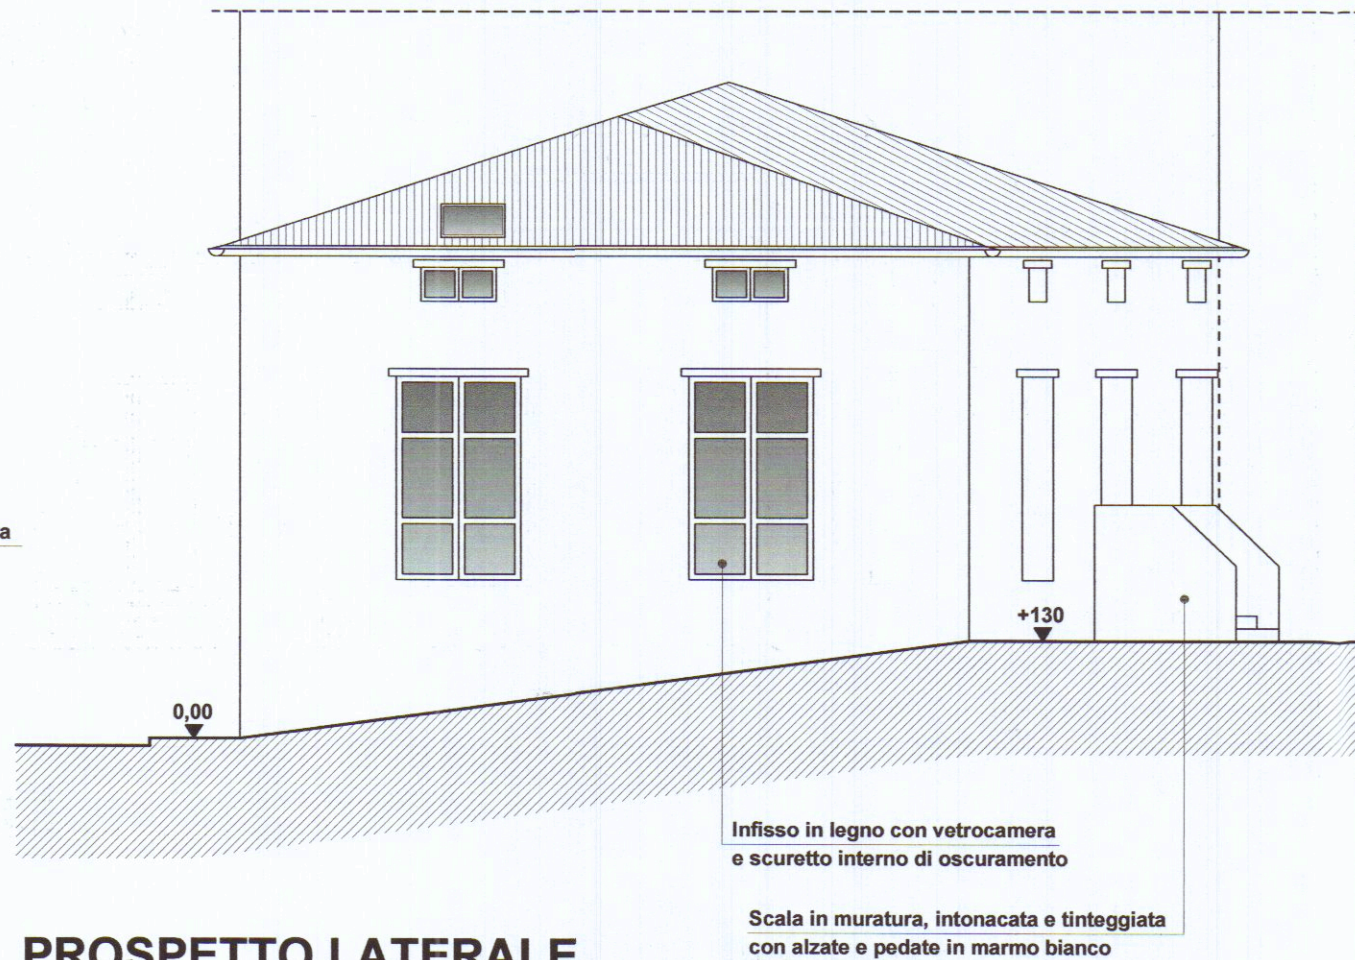

PROSPETTO LATERALE

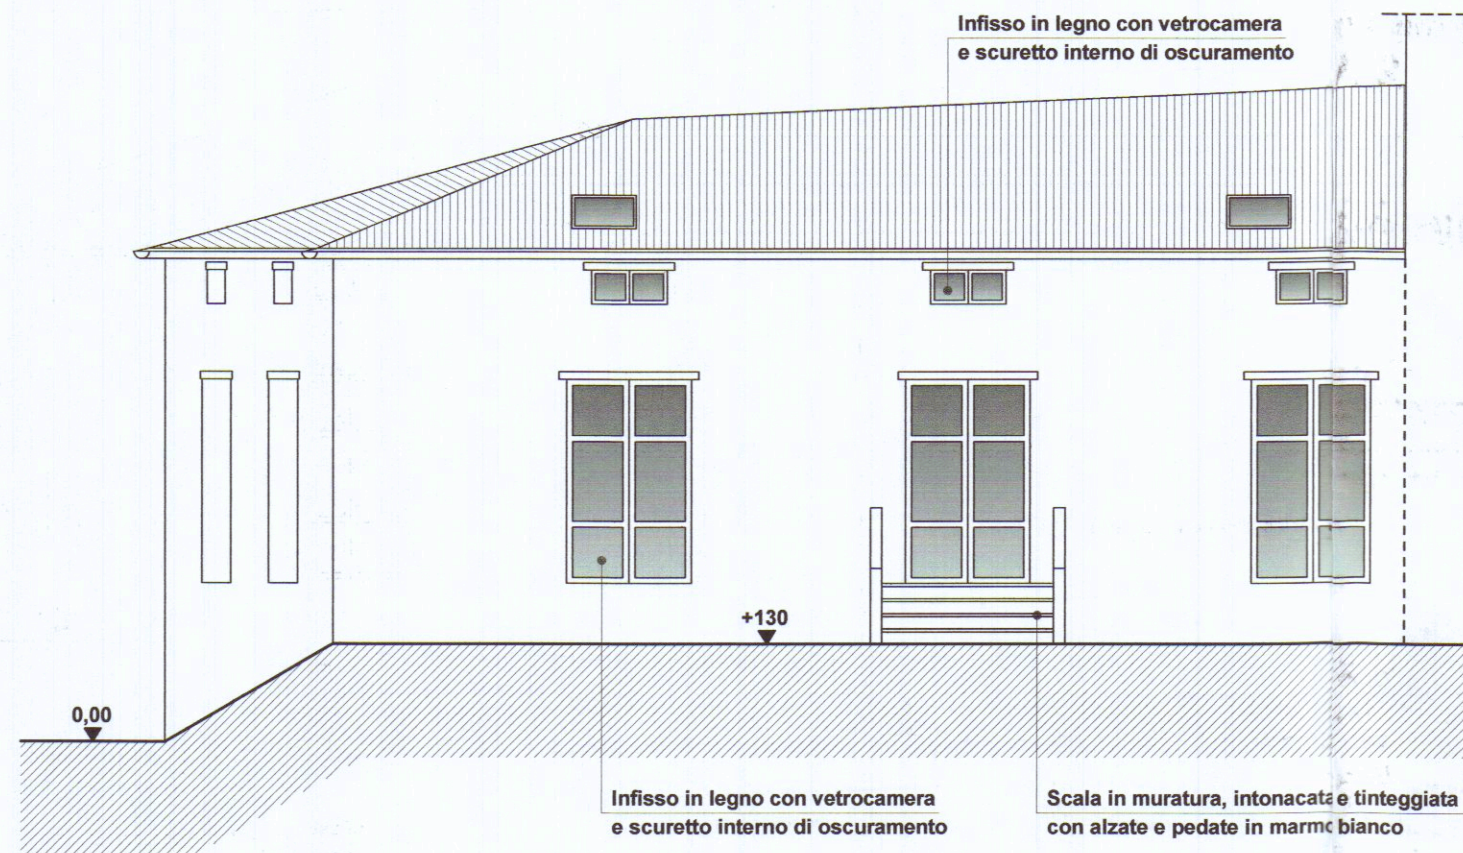

PROSPETTO POSTERIORE

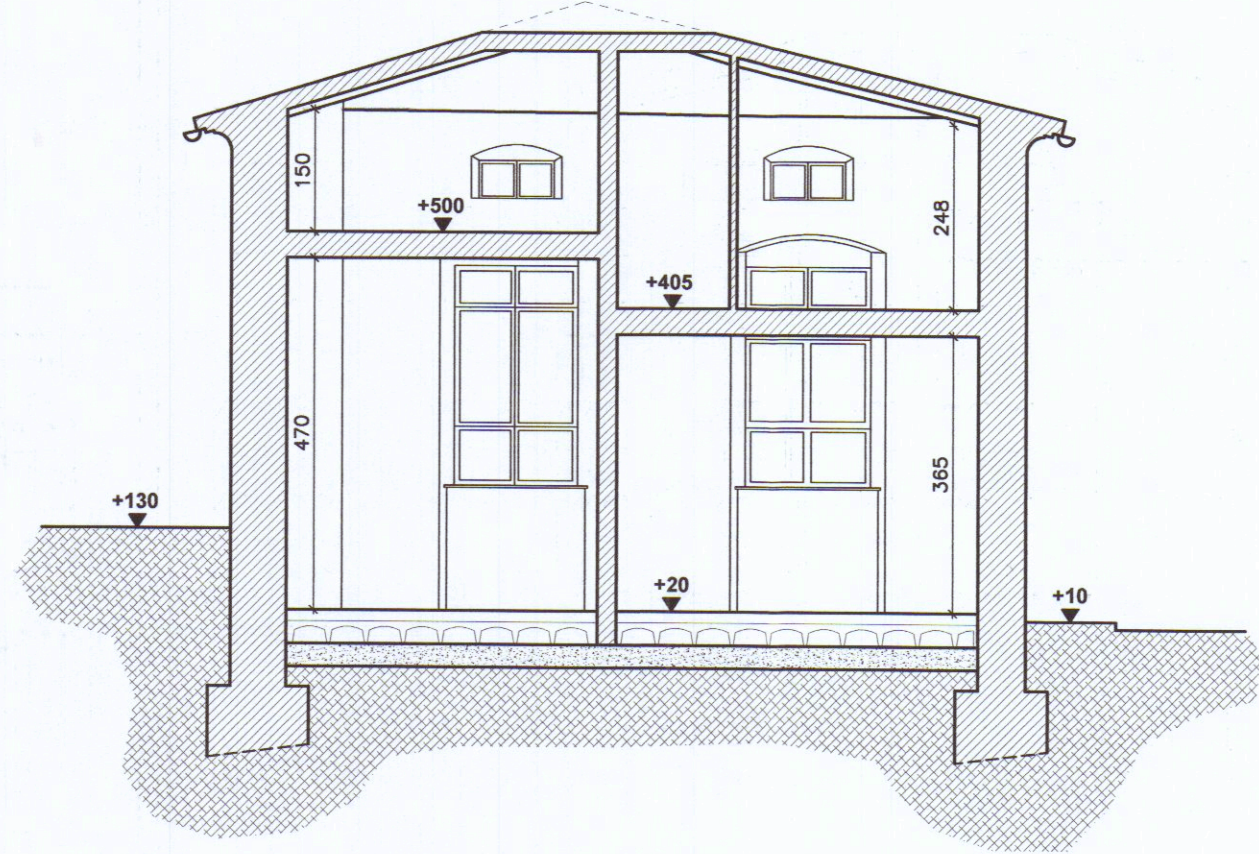

SEZIONE S01