


piano terra

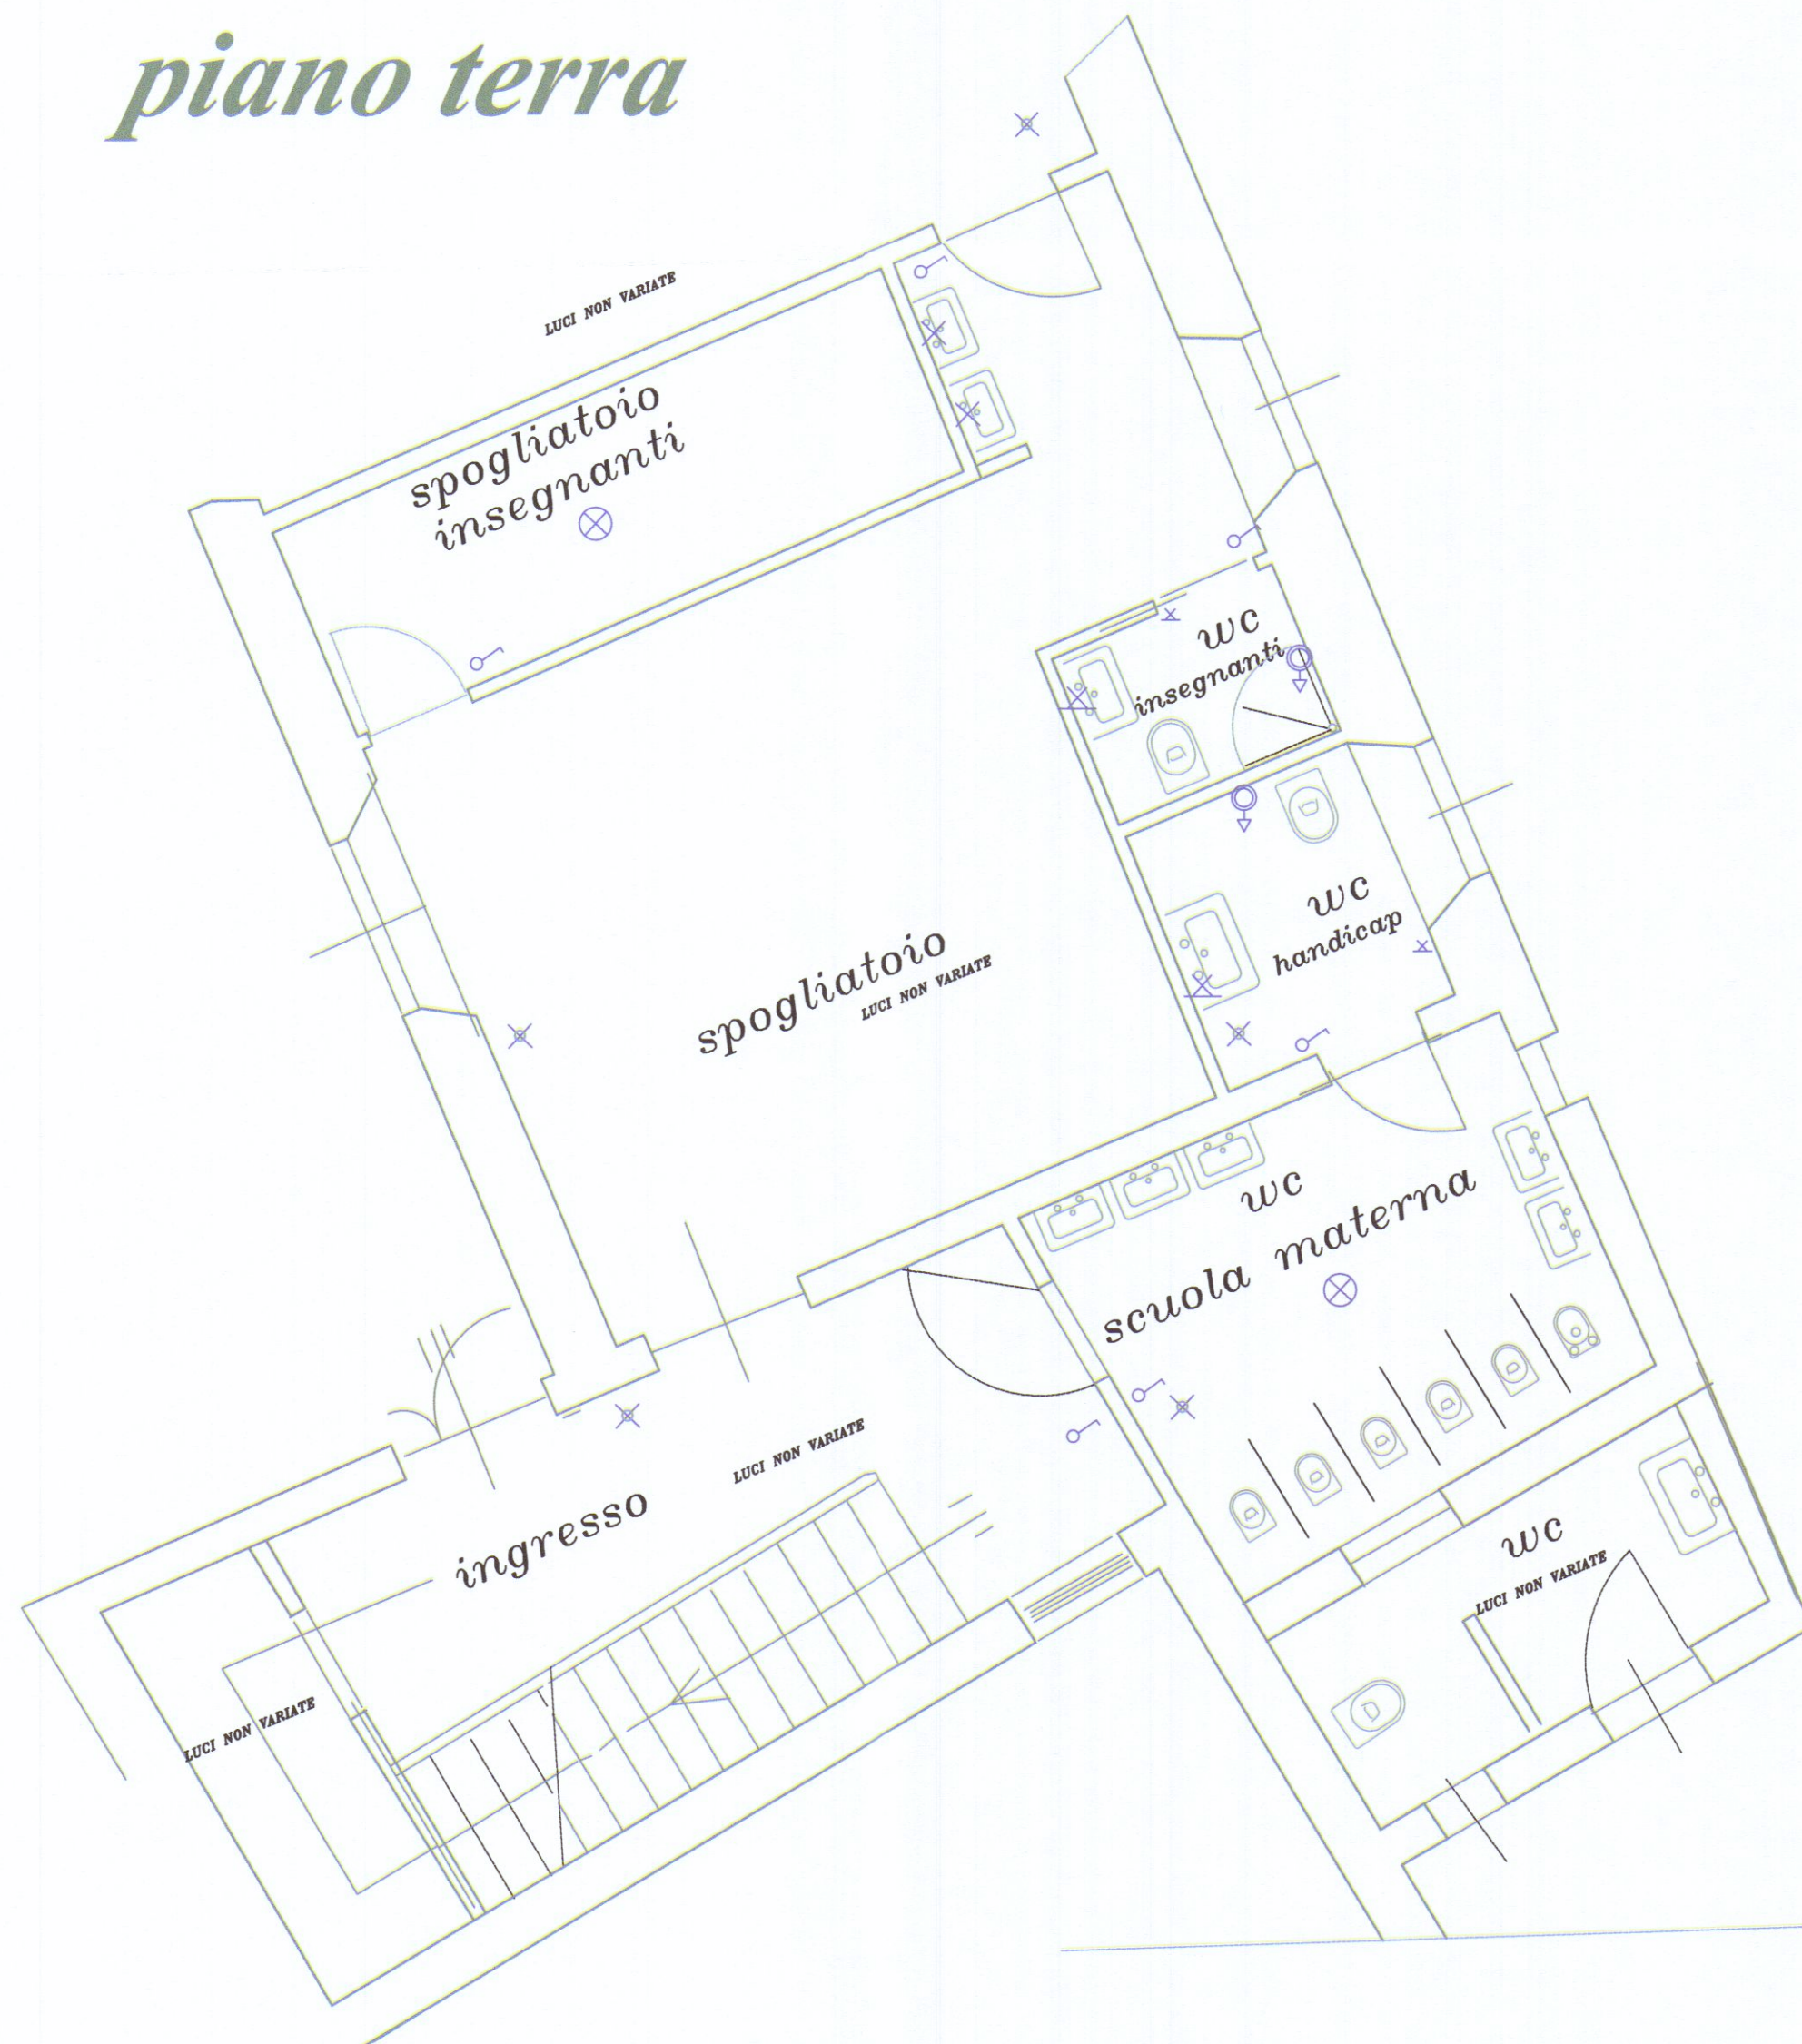


pianoprimo



impianto elettrico

LEGENDA		LEGENDA	
SIMBOLO	DESCRIZIONE	SIMBOLO	DESCRIZIONE
	Quadro di distribuzione		Pulsante
	Interruttore generale		Pulsante con etichetta
	Punto luce lampadario		Cassetta di connessione
	Punto luce a parete		Pulsante ad accesso protetto (non separabile a rete di rete)
	Apparecchio illuminazione a tubi fluorescenti		Complesso autonomo illuminazione di sicurezza
	Interruttore unipolare		Rilevatore di presenza a doppia tecnologia
	Interruttore		Faciliter allarme remoto di programmazione
	Deviatore		Contatto magnetico
	Interruttore bipolare		Sirena esterna
	Sirena		Sirena interna
	Pulsante a tirante per allarme bagno		Conduttura discendente
	Pressa bipasso 10/16A		Conduttura ascendente
	Pressa luce 10A		Conduttura in tubo protettivo a parete
	Pressa TV		Posesto di terra
	Pressa telefono		Posesto estraibile
	Telefono		

✕ LUCE DI EMERGENZA

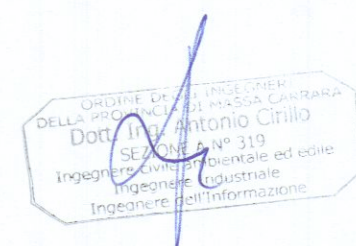

STUDIO TECNICO DI INGEGNERIA		Ing. Antonio CIRILLO tel. 0585 242806		edilizia, strutture, industria Marina di Massa 54037 (MS) via Gorizia 42 CRL NTN 57L05 1809V, PIVA 00425530458	
		Lavoro SCIA asilo opere interne		località viale Potroniano Comune di Carrara	
Committente Istituto sacro cuore		Data 15/8/2015			
tavola n. 6		oggetto DISEGNI IMPIANTO ELETTRICO parti variate		piccole modifiche finali	
progettista Dr. Ing. Antonio CIRILLO		committenti Istituto sacro cuore		Scala 1:100	

