


Studio Tecnico Dottore Ingegneria Industriale Ceragoli Massimo-Ing.Del Medico Andrea Via Nersio Caltavo Area CO.M.P.R. 54038 Montignoso (MS) Tel fax 0585/346839	
PROTEZIONE IMPIANTI - SICUREZZA - PREVENZIONE INCENDI	
I PROGETTISTI: Dott.Ceragoli Massimo Ing.Del Medico Andrea DIPLOMA INgegNERIA 1981 DIPLOMA MEDICINA 1981	IL CLIENTE:
★	
MASSIMO CERAGOLI	PROGETTO IN VARIANTE - INTEGRAZIONE PIANTA PIANO QUARTO
A.7	
PROGETTO DI REALIZZAZIONE STRUTTURA ALBERGHIERA VARIANTE IN CORSO D'OPERA-PRATICA V.V.F. N°10619-	

COMANDO PROVINCIALE VIGILI DEL FUOCO MASSA CARRARA 30 DIC. 2010 P. n. 1568 SE. 0416 - 126619 1568	COMUNE DI: CARRARA PROVINCIA DI: MASSA CARRARA 	CODICE PROGETTO
	OGGETTO: progetto antincendio attività n° 91-64-92-84 di cui al D.M. 16.02.1982 DITTA: VERSILHOME S.r.l. sede in Via Massa Avenza , 2-54100 Massa ubicazione in Via Loc.Battilana Carrara	VERIFICATO SI
DATA: Dicembre 2010	SCALA: 1:100	

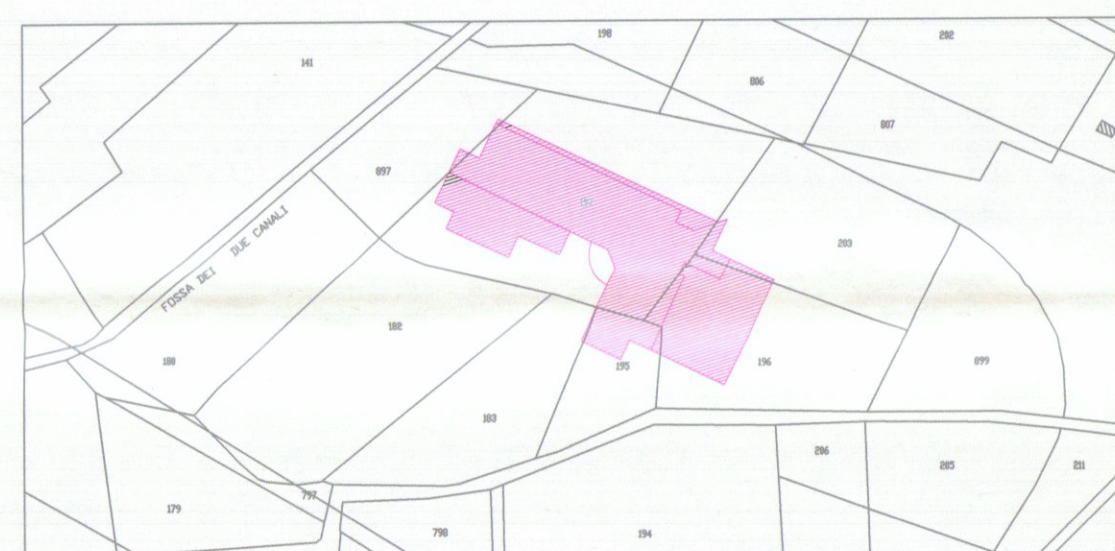

	Porta resistente al fuoco
	Porta RE 30 con autochiusura
	Rivelatore di fumo
	Rivelatore di gas
	Estintore
	Naspo DN 20
	Idrante interno UNI 45
	Idrante esterno UNI 70
	Attacco autopotenza VVF
	Compartir. REI 120
	Compartir. REI 180
	Compartir. REI 30
	Percorso di uscita orizzontale
	Percorso di uscita verso il basso
	Percorso di uscita verso l'alto
	Allarme acustico-visivo completo di batteria a tanpone (durata minima 30')
	Allarme ad azionamento manuale
	Pulsante di emergenza sgancio generale
	Lampada di emergenza autonoma, 1 x 18 W
	Colonna montante
	Colonna discendente
	Valvola di intercettazione manuale
	Elettrovalvola sensore gas e fumo
	Quadro rivelazione fumi con batteria di ricarica Comando allarme sonoro