


PIANO TERRA

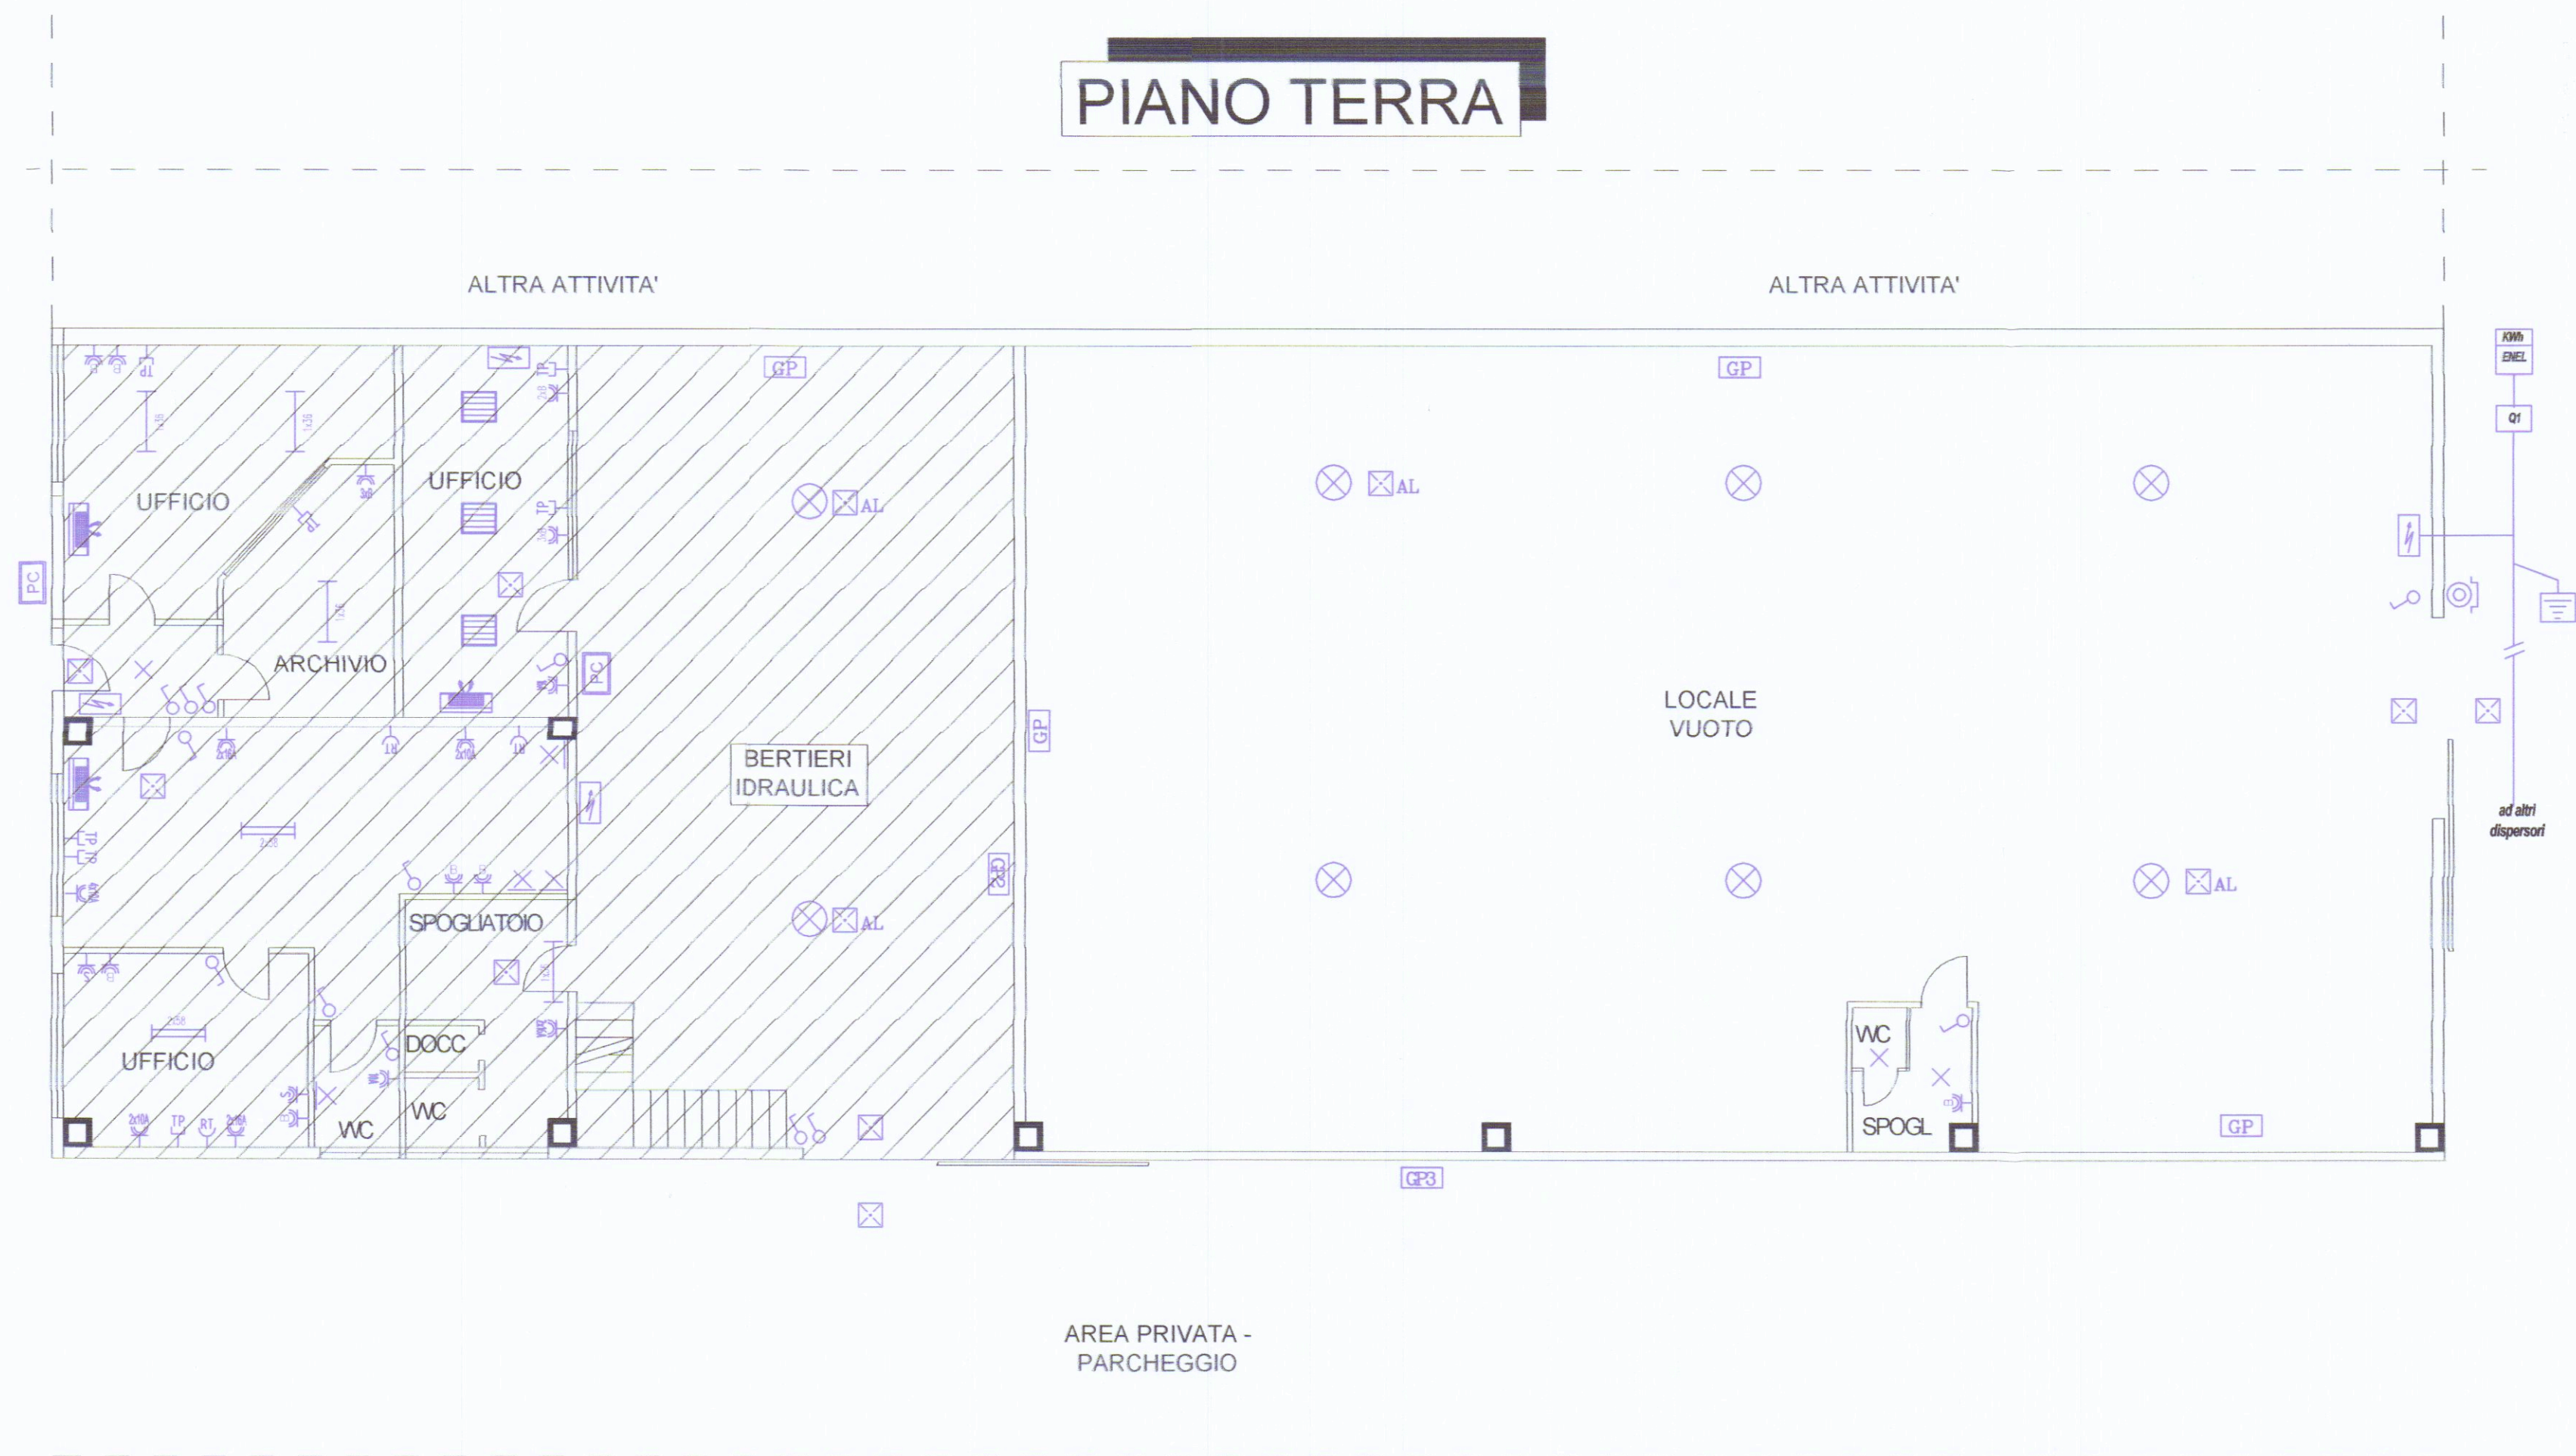

LEGENDA SIMBOLI ELETTRICI	
	LAMPADA - INSTALLAZIONE A SOFFITTO/PARETE
	LUCE EMERGENZA 2x18w
	LUCE EMERGENZA 2x18w INDUSTRIALE AD ALTA EMISSIONE (ALOGENA)
	LAMPADE INDUSTRIALI A IODURI METALLICI 400w
	PLAFONIERA A TUBI FLUORESCENTI AL NEON 2x58w
	PLAFONIERA A TUBI FLUORESCENTI AL NEON 1x36w
	PROIETTORE A PARETE ALOGENO DA 250w
	PLAFONIERA A TUBI FLUORESCENTI AL NEON 4x18w
	PULSANTE SOTTOVETRO PER SGANCIO ELETTRICO GENERALE
	CONTATORE ENEL
	PRESA BIVALENTE
	PRESA SHUKO
	PRESA 10 A
	PRESA 16 A
	PRESA TELEFONO
	PRESA DATI
	INTERRUTTORE
	QUADRO ELETTRICO
	BOLLITORE ELETTRICO
	POMPA DI CALORE DI TIPO ELETTRICO
	VENTILCONVETTORE
	GRUPPO PRESE COMPOSTO DA: - N° 1 PRESA CEE TRIFASE INTERBLOCCATA FUSIBILATA 32A - N° 1 PRESA MONOFASE INTERBLOCCATA FUSIBILATA 16A
	GRUPPO PRESE COMPOSTO DA: - N° 1 PRESA CEE TRIFASE INTERBLOCCATA FUSIBILATA 32A - N° 1 PRESA MONOFASE INTERBLOCCATA FUSIBILATA 16A
	GRUPPO PRESE COMPOSTO DA: - N° 1 PRESA CEE TRIFASE INTERBLOCCATA FUSIBILATA 16A - N° 2 PRESA MONOFASE INTERBLOCCATA FUSIBILATA 16A
	GRUPPO PRESE COMPOSTO DA: - N° 3 PRESA CEE TRIFASE INTERBLOCCATA FUSIBILATA 16A - N° 1 PRESA MONOFASE INTERBLOCCATA FUSIBILATA 16A

PIANO SOPPALCO



AEROFOTO



STUDIO TECNICO

Per.Ind. Della Bona Daniele
Via Prato n°70 54100 Massa Tel/Fax 0585-40975

Il Tecnico:
Della Bona Per.Ind. Daniele
N° 222

Committente:
BERTIERI DANIELA

Il Committente:
COMUNE DI CARRARA
10 GEN. 2011

Denominazione:
CAPANNONE DEPOSITO MATERIALI

Note:
*

Oggetto:
IMPIANTO ELETTRICO

Var.1
Var.2

Scala: 1:100

Tav: 2E

Nome file: _____ DWG

Disegnato: Per. Ind. _____

Rif: _____

Data: 23 AGO. 2010

QUESTO DISEGNO NON PUO' ESSERE RIPRODOTTO IN ALCUN MODO SENZA LA NOSTRA AUTORIZZAZIONE. SCRITTA