


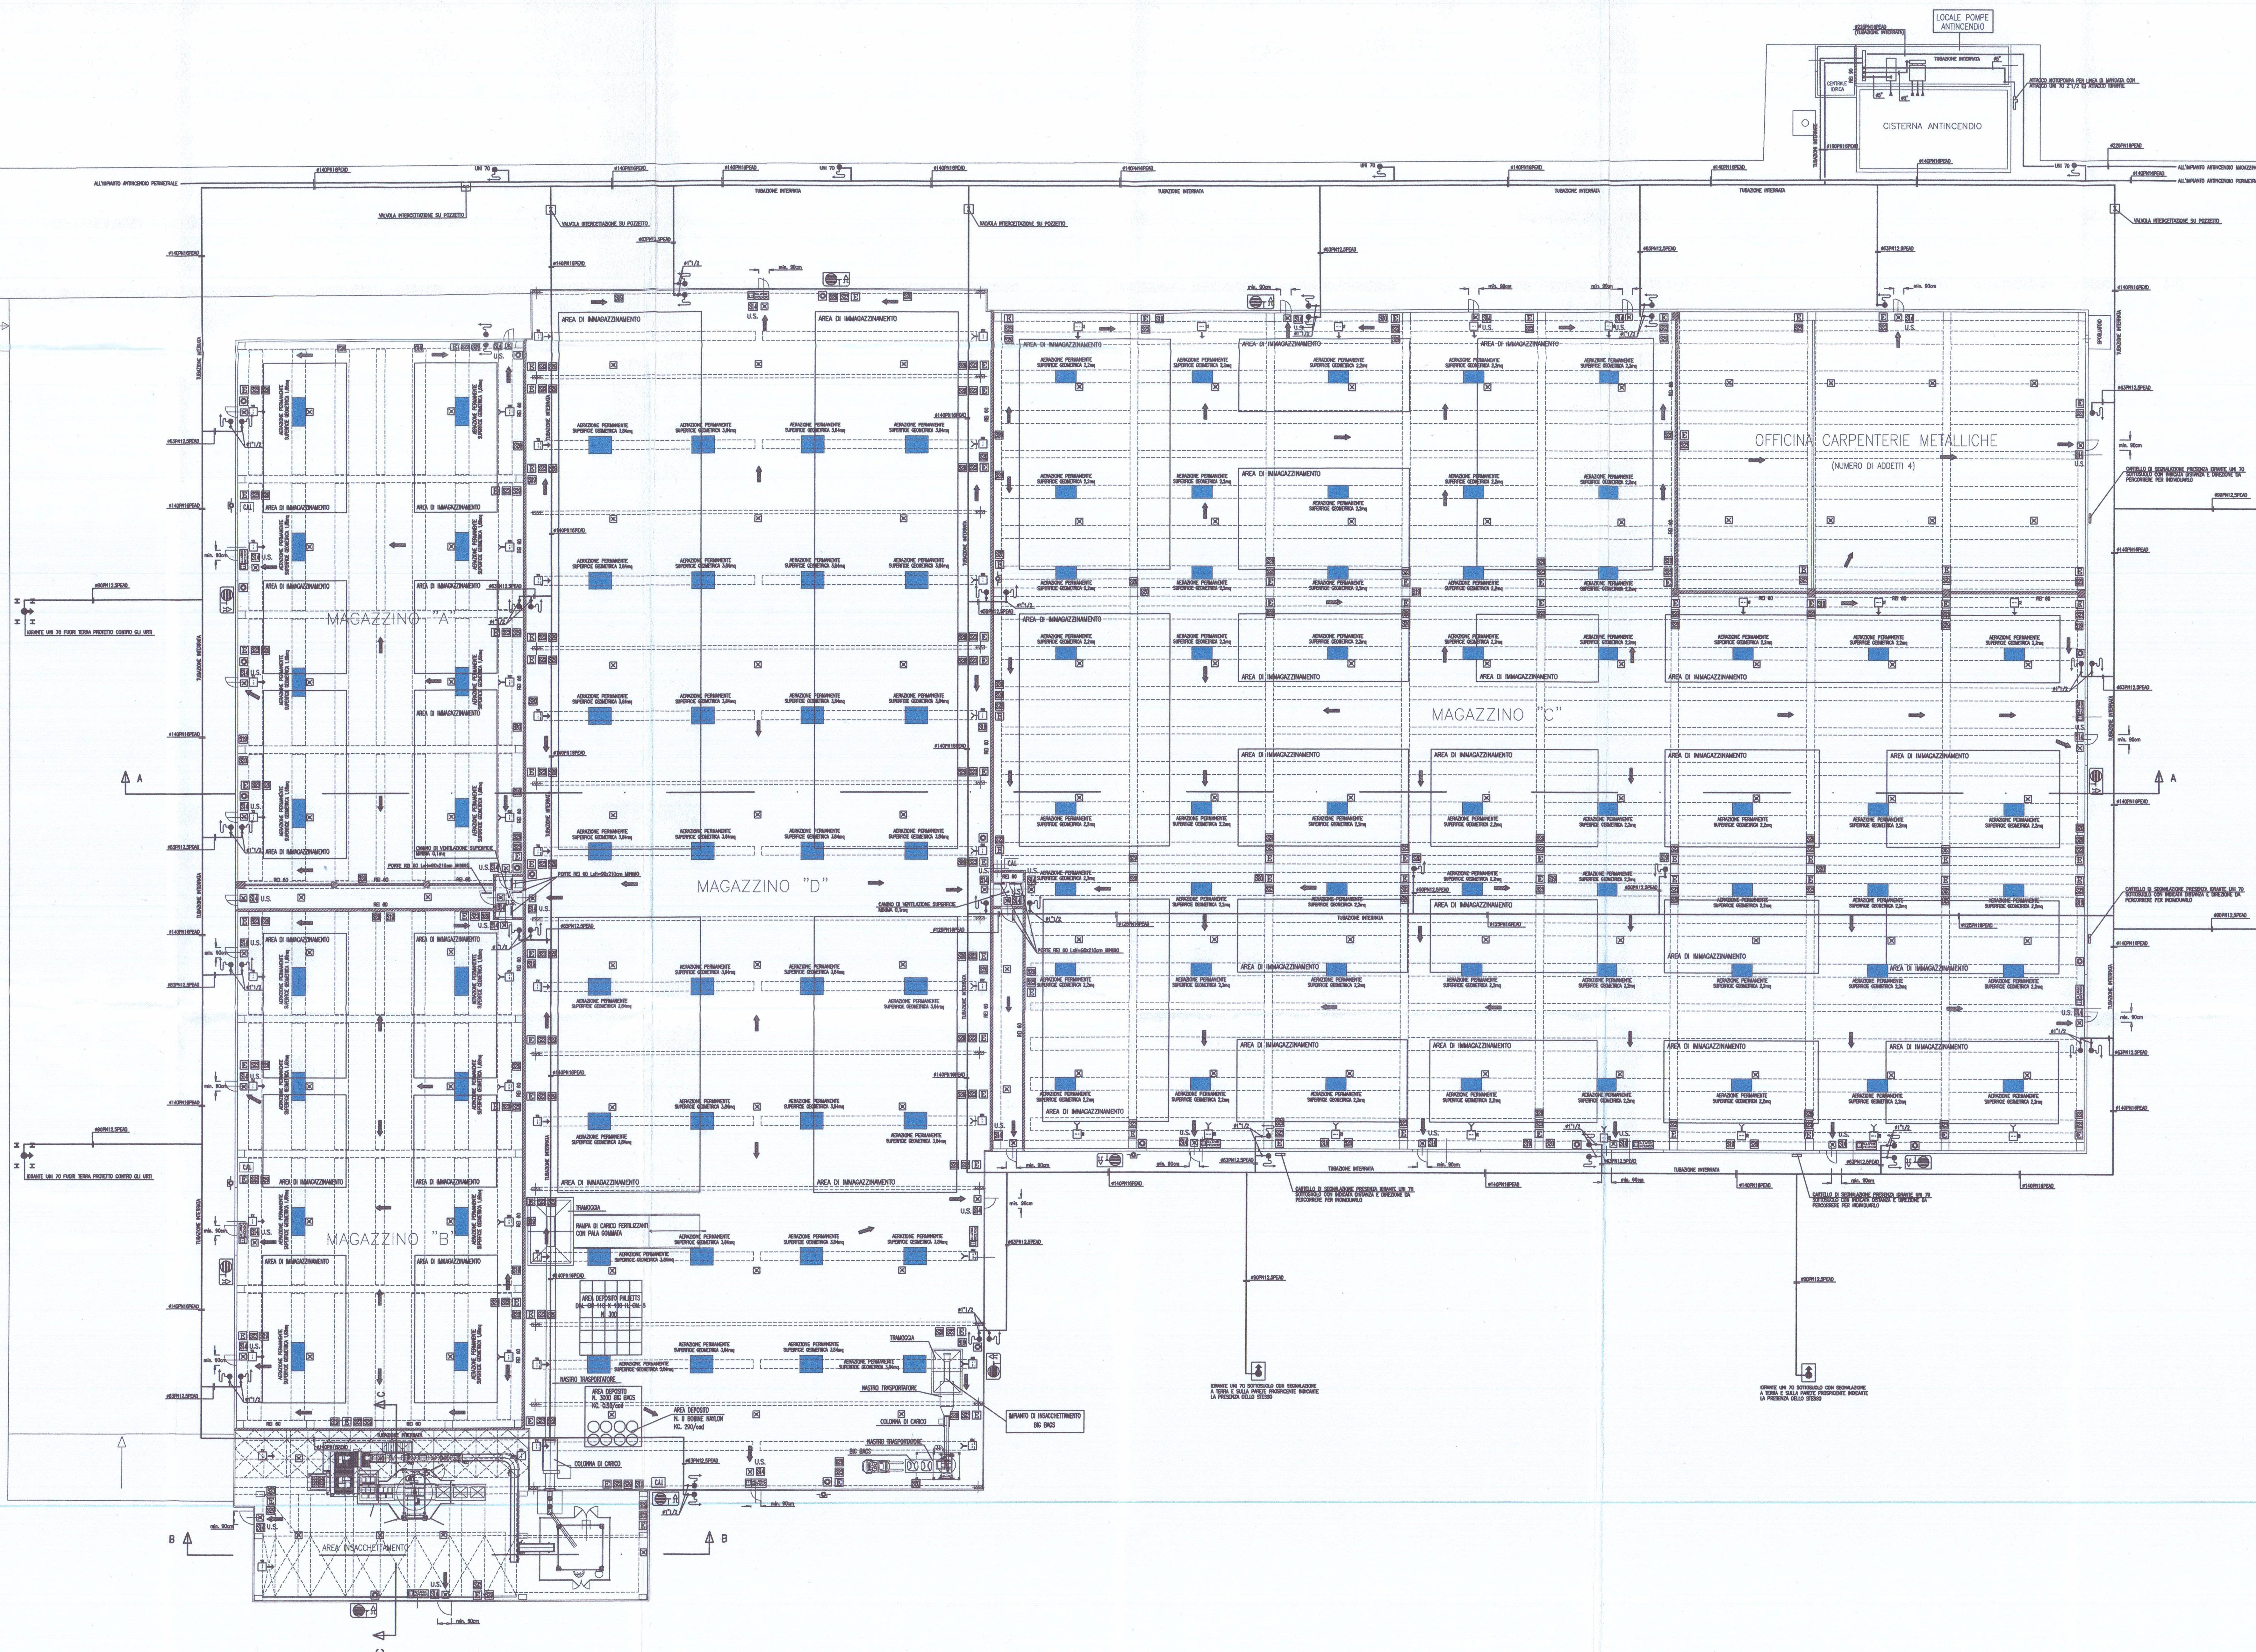

LEGENDA CARTELLI

S1	S2	S3	S4	S5	S6	S7	S8	S9	S10
S11	S12	S13	S14	S15	S16	S17	S18	S19	S20
S21	S22	S23	S24	S25	S26	S27	S28	S29	S30
S31	S32	S33	S34	S35	S36	S37	S38	S39	S40
S41	S42	S43	S44	S45					
T1	T2	T3	T4	T5	T6	T7	T8	T9	T10
T11	T12	T13	T14	T15	T16				

distance letters (m) 4 10 16 23
formato (mm) 100 250 400 500

LEGENDA SIMBOLI

- PERCORSO DI USCITA ORIZZONTALE.
- PERCORSO DI USCITA VERSO L'ALTO.
- PERCORSO DI USCITA VERSO IL BASSO.
- BOCCA ANTINCENDIO UNI-45.
- ILLUMINAZIONE DI EMERGENZA.
- ESTINTORI PORTATILI 6kg A POLVERE PER FUOCHI 34A-144B-C.
- PULSANTE A ROTTURA VETRO PER PORRE FUORI TENSIONE L'IMPIANTO ELETTRICO.

LEGENDA IMPIANTO RILEVAMENTO FUMI

SIMBOLO	DESCRIZIONE APPARECCHIATURE E MATERIALI
CAI	CENTRALE DI ALLARME INCENDIO TIPO URMET SIELTRONIC 1043/160 A MICROPROCESSORE CON 2 LINEE INDIRIZZATE (GESTISCE 210 RILEVATORI E 30 MODULI)
RE	RILEVATORE DI FUMO LINEARE (BARRIERA) TIPO URMET 1043/010 INSTALLATO A PARETE
CA	CASSONETTO OTTICO-AUSTICO LAMPEGGIANTE CON SIRENA ALLARME INCENDIO TIPO URMET 1043/167
PA	PULSANTE A ROTTURA DI VETRO PER ALLARME INCENDIO TIPO URMET 1043/168
SE	SIRENA ELETTRONICA AUTOMATIZZATA DA ESTERNO CON LAMPEGGIATORE TIPO URMET 1043/056

COMUNE DI CARRARA
15 GIU. 2011

PENTUM ASSOCIATI
INGEGNERE ENRICO BERTI
perito industriale CLAUDIO CASI
perito industriale STEFANO MASINI
perito industriale G. LUCA MENCHETTI

52100 AREZZO via P. Colonnarelli 139 Tel.-fax (0574)24777-35151

DESIGNAZIONE INTERVENTO
Richiesta parere conformità antincendio per attività individuata al punto 88 del D.M.16/02/1982

COMMITTENTE
A.R.e.A. S.p.A.
Viale D. Zaccagna, 34
Marina di Carrara (MS)

LOCALITA' D'INSTALLAZIONE
Area retroportuale di Marina di Carrara
Viale D. Zaccagna, 34
Marina di Carrara (MS)

COMANDO PROVINCIALE VIGILI DEL FUOCO MASSA CARRARA
VISTO nella sede per l'esecuzione app. della prevenzione incendi, con le prescrizioni di cui alla lettera N° 6420 del 19/06/2007
tel. 0586/24777-35151

AVV. SOTTOSCRITTORE ANTINCENDIO
TAVOLA N. WF 02

SCALA 1:200
DATA Novembre 2006
AGGIORNAMENTI
Agg. Maggio 2007

IL TECNICO
18 MAG. 2007
Prof. N° 5100
RE. PIRE N° 10995