


A.13
 STUDIO TECNICO DOTT. INGEGNERIA INDUSTRIALE CERAGIOLI MASSIMO-ING. DEL MEDICO ANDREA
 VIA NERIO GARBULO AREA CO.M.P. RE 54038 MONTIGNOSO (MC) TEL. FAX 0585/348839
 PROGETTAZIONE IMPIANTI - SICUREZZA - PREVENZIONE INCENDIO
 I PROGETTISTI: Dott. Ceragoli Massimo Ing. Del Medico Andrea
 IL CLIENTE:
 DITTA: VERSILHOME S.r.l.
 sede in Via Massa Avenza, 2-54100 Massa
 ubicazione in Via Loc. Battolano Carrara
 DATA: Luglio 2010
 SCALE: 1:100
 VERIFICATO: SI
 CODICE PROGETTO:

STUDIO TECNICO DOTT. INGEGNERIA INDUSTRIALE CERAGIOLI MASSIMO-ING. DEL MEDICO ANDREA
 VIA NERIO GARBULO AREA CO.M.P. RE 54038 MONTIGNOSO (MC) TEL. FAX 0585/348839
 PROGETTAZIONE IMPIANTI - SICUREZZA - PREVENZIONE INCENDIO
 I PROGETTISTI: Dott. Ceragoli Massimo Ing. Del Medico Andrea
 IL CLIENTE:

A.13
 PROGETTO IN VARIANTE
 PARTICOLARE CUCINA E LOCALI TECNICI
 PROGETTO DI REALIZZAZIONE STRUTTURA ALBERGHIERA
 VARIANTE IN CORSO D'OPERA-PRATICA V.F. N°10619-


COMUNE DI: CARRARA
 PROVINCIA DI: MASSA CARRARA
 OGGETTO: progetto antincendio
 attività n° 51-54-92-84 di cui al D.M. 16.02.1982
 DITTA: VERSILHOME S.r.l.
 sede in Via Massa Avenza, 2-54100 Massa
 ubicazione in Via Loc. Battolano Carrara
 DATA: Luglio 2010
 SCALE: 1:100
 VERIFICATO: SI
 CODICE PROGETTO:

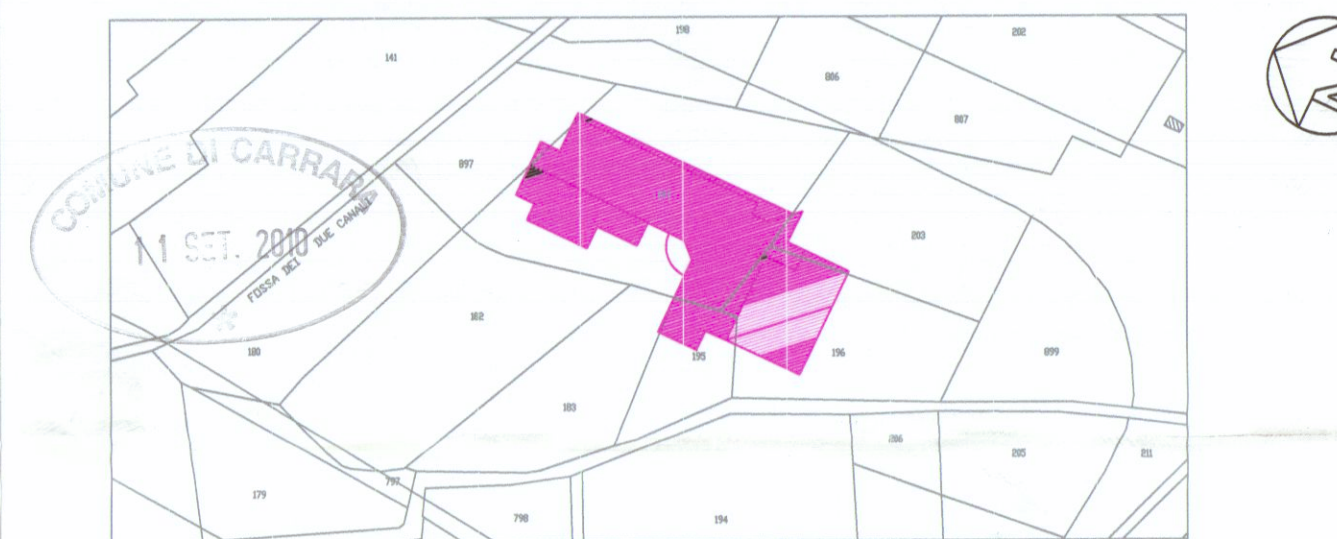


LEGENDA

REL	Porta resistente al fuoco
RE 30	Porta RE 30 con autochiusura
RE 30	Rivelatore di fumo
RE 30	Rivelatore di gas
RE 30	Estintore
RE 30	Mappe DN 25
RE 30	Idrante interno UNI 45
RE 30	Idrante esterno UNI 70
RE 30	Attacco autopompa VVF
RE 30	Compart. REI 180
RE 30	Compart. REI 180
RE 30	Compart. REI 30
RE 30	Percorso di uscita orizzontale
RE 30	Percorso di uscita verso il basso
RE 30	Percorso di uscita verso l'alto
RE 30	Alarme acustico-visivo completo di batteria a tonpore (batteria: 24V/20Ah)
RE 30	Alarme ad azionamento manuale
RE 30	Pulsante di emergenza sgancio generale
RE 30	Lampada di emergenza autonoma, 1 x 10 V
RE 30	Colonna montante
RE 30	Colonna discendente
RE 30	Valvola di intercettazione manuale
RE 30	Elettrovalvola sensore gas e fumo
RE 30	Quadro rivelazione fumo con batteria di ricarica
RE 30	Comando allarme sparaio


COMANDO PROVINCIALE VIGILI DEL FUOCO
 MASSA CARRARA
 24 SET. 2010
 Prot. N° 1116
 PREL. N° 10619

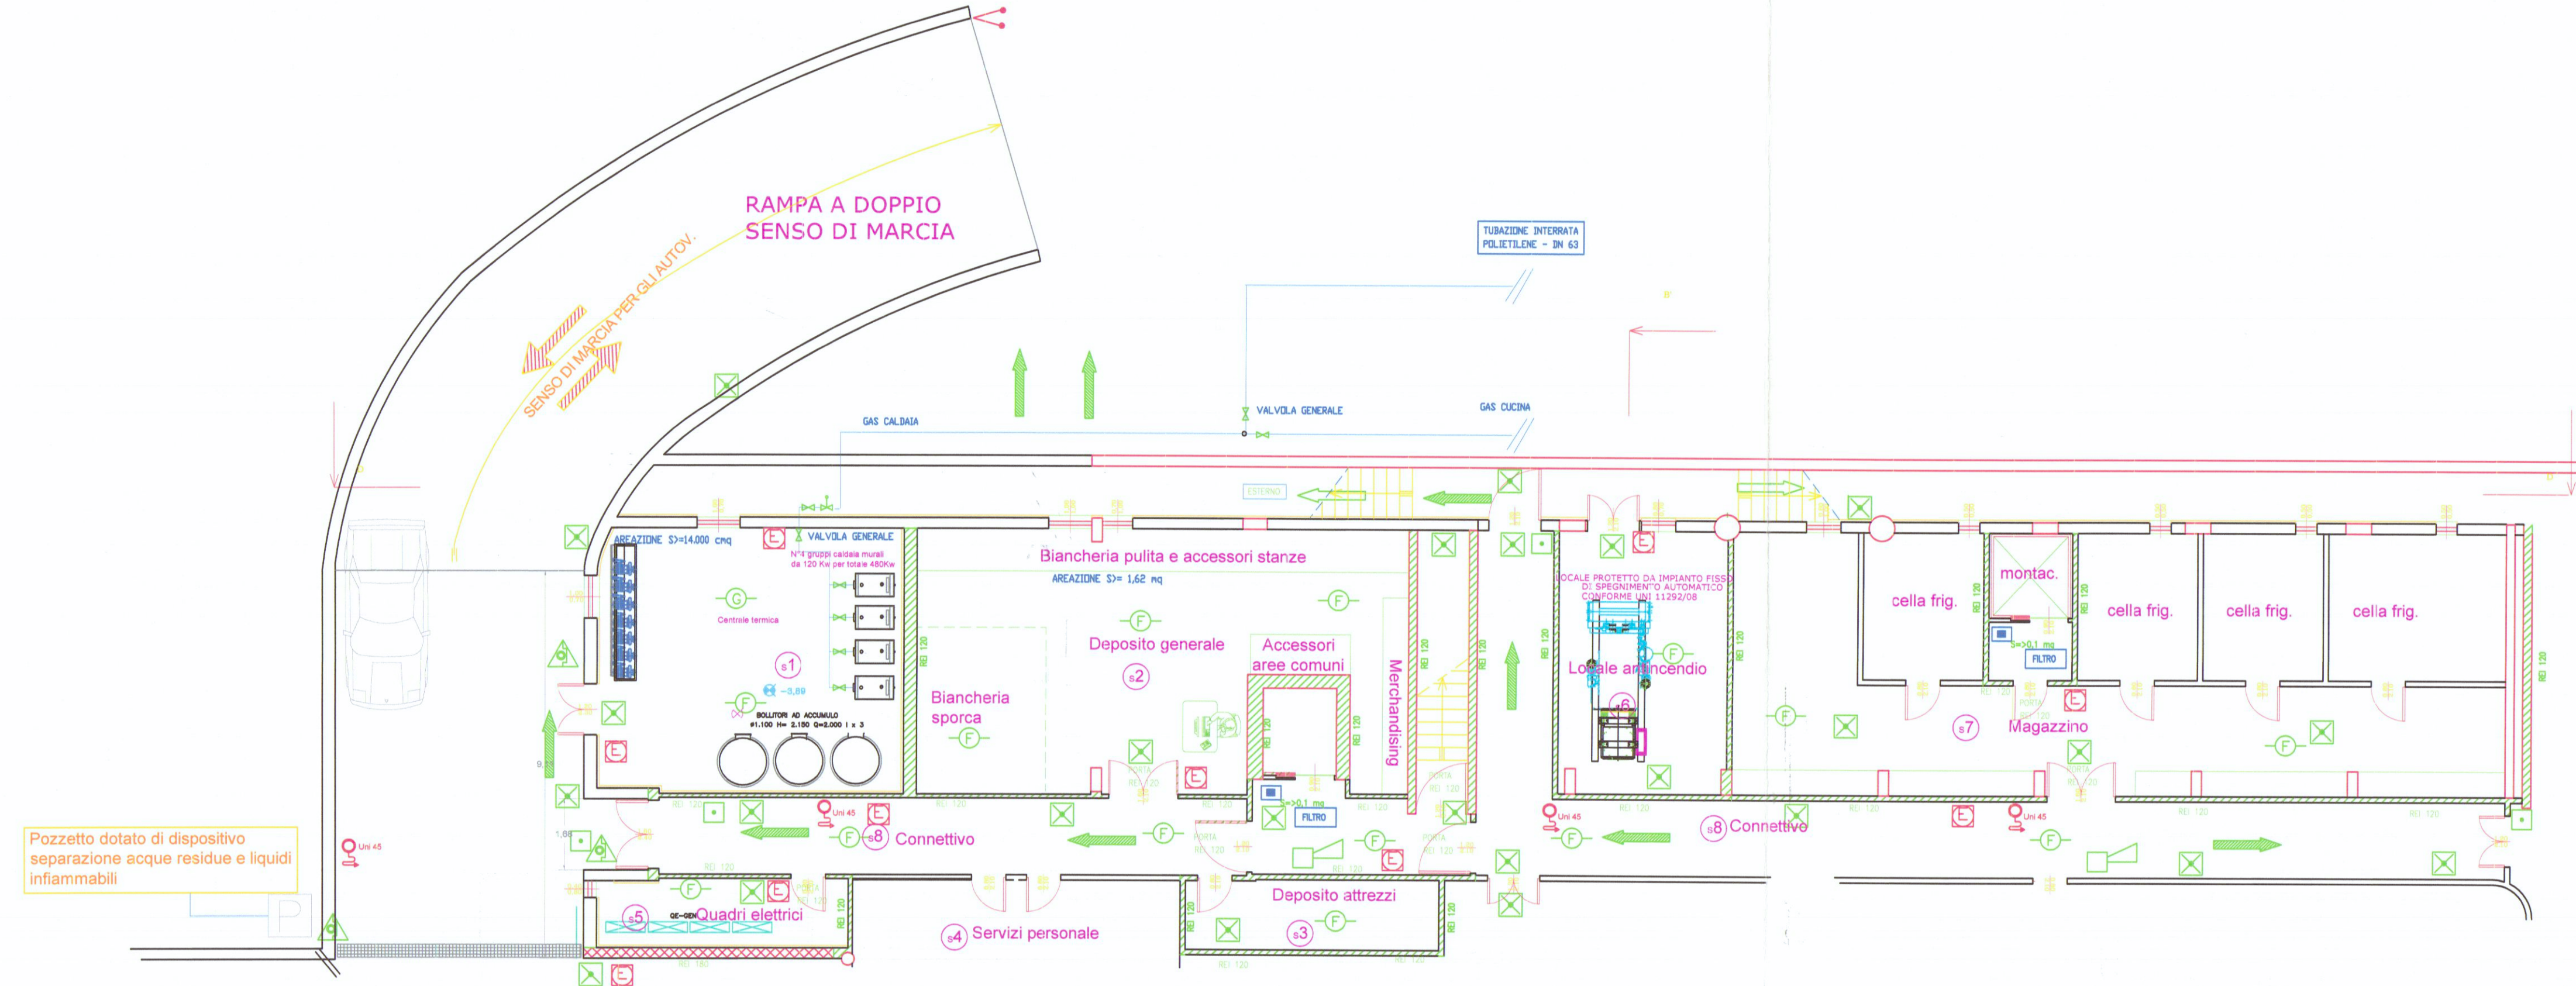

PIANTA SCALA 1:100 LOCALI TECNICI

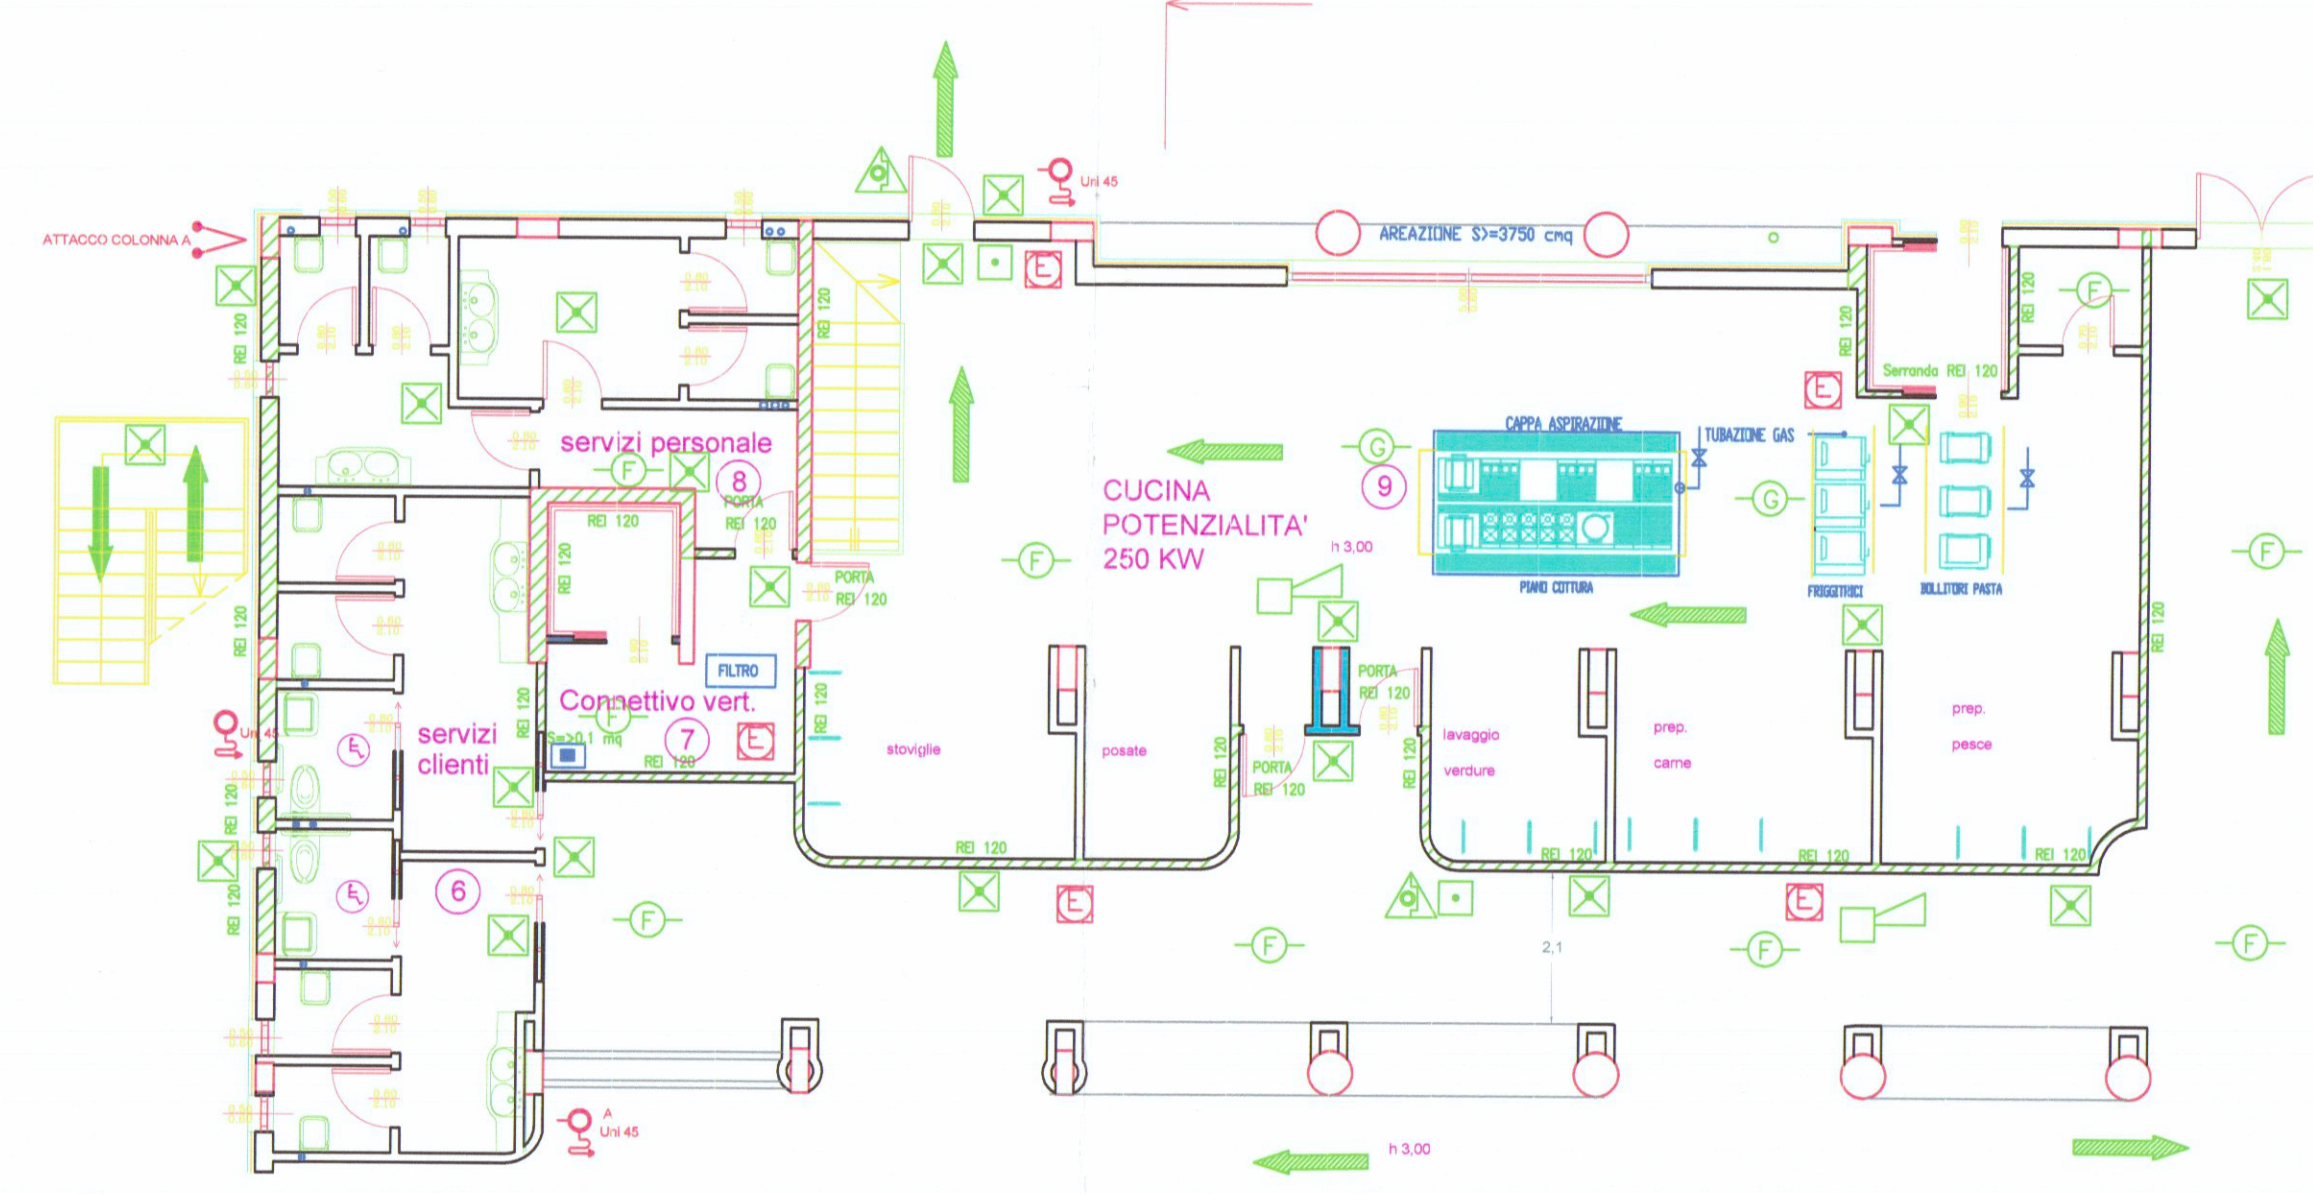

PIANTA SCALA 1:100 LOCALE CUCINA

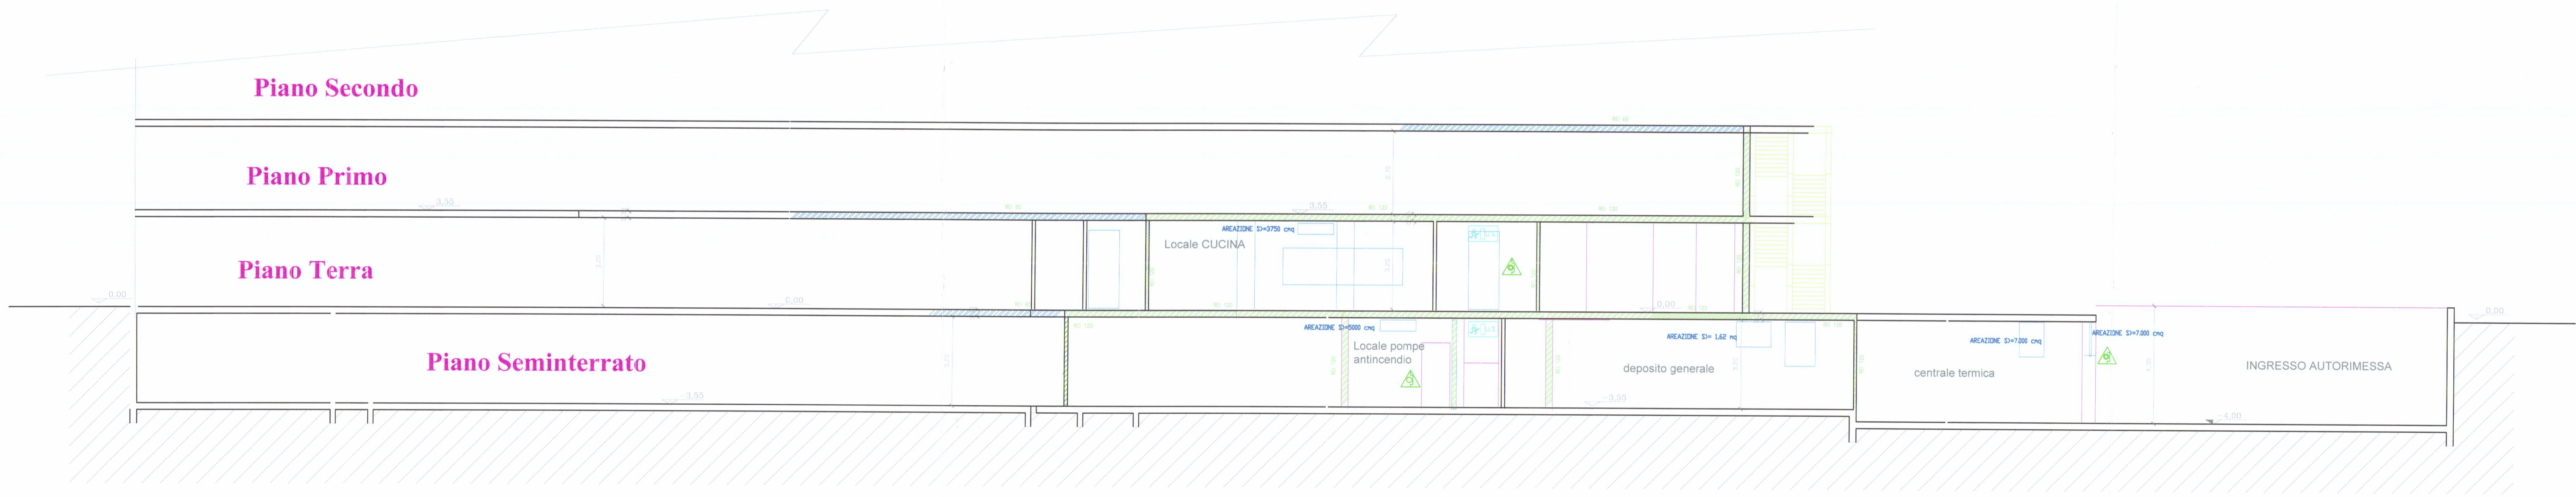

SEZIONE D - D