

PROGETTAZIONE:
Ing. Giuseppe FRUZZETTI
Via Cavour 17 - 54033 CARRARA

COMMITTENTE:
PORTO DI CARRARA S.p.A.
Viale Da Verrazzano - 54033 CARRARA

REV.	DATA	DESCRIZIONE	DISEGN.	CONTR.	APPROV.
1	04/07	SECONDA USCITA			
0	13/04	PRIMA USCITA			

PROPRIETA':
A.RE.A S.p.A.
Viale D. Zaccagna - 54033 CARRARA

OGGETTO:
**REALIZZAZIONE DI FABBRICATI AD USO UFFICI E DI SERVIZIO
PER IL POTENZIAMENTO DELL'AREA RETROPORTUALE
MARINA DI CARRARA - VIALE ZACCAGNA**

TITOLO:
IMPIANTI TECNOLOGICI ESTERNI

SCALA
1:500
1:100
1:50


TAVOLA
4s

COMUNE DI CARRARA
SETTORIO AMBIENTE
AUTORIZZAZIONE VICE-PROT.
16/2016


Particolare DEGRASSATORE
Produttore ROTOTEC S.p.A.



Dimensionamento DEGRASSATORE
Produttore ROTOTEC S.p.A.

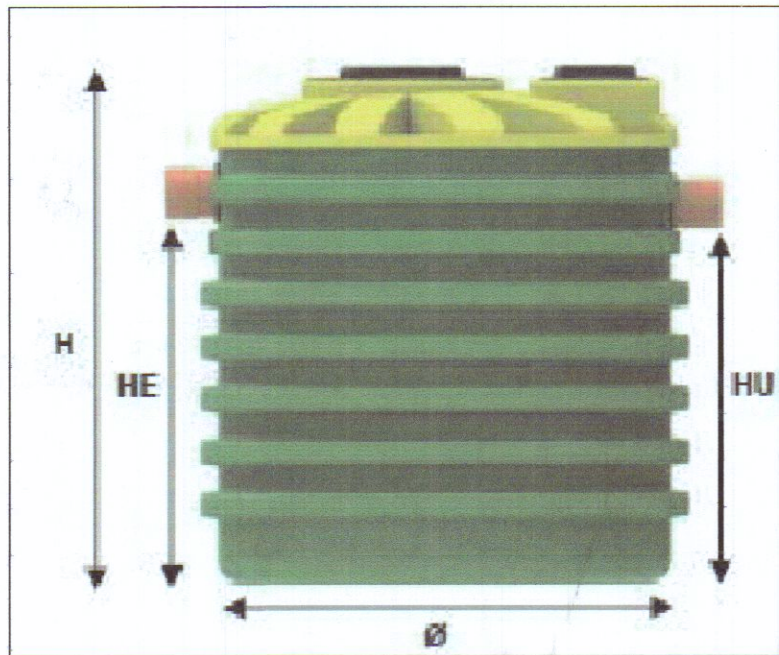


	MODELLO	DIMENSIONI				A.E.
		Ø mm	H mm	HE mm	HU mm	
Degrassatore C	NDD 2000	1150	2280	1970	1900	60
Degrassatore D	NDD 1000	1150	1220	880	810	30

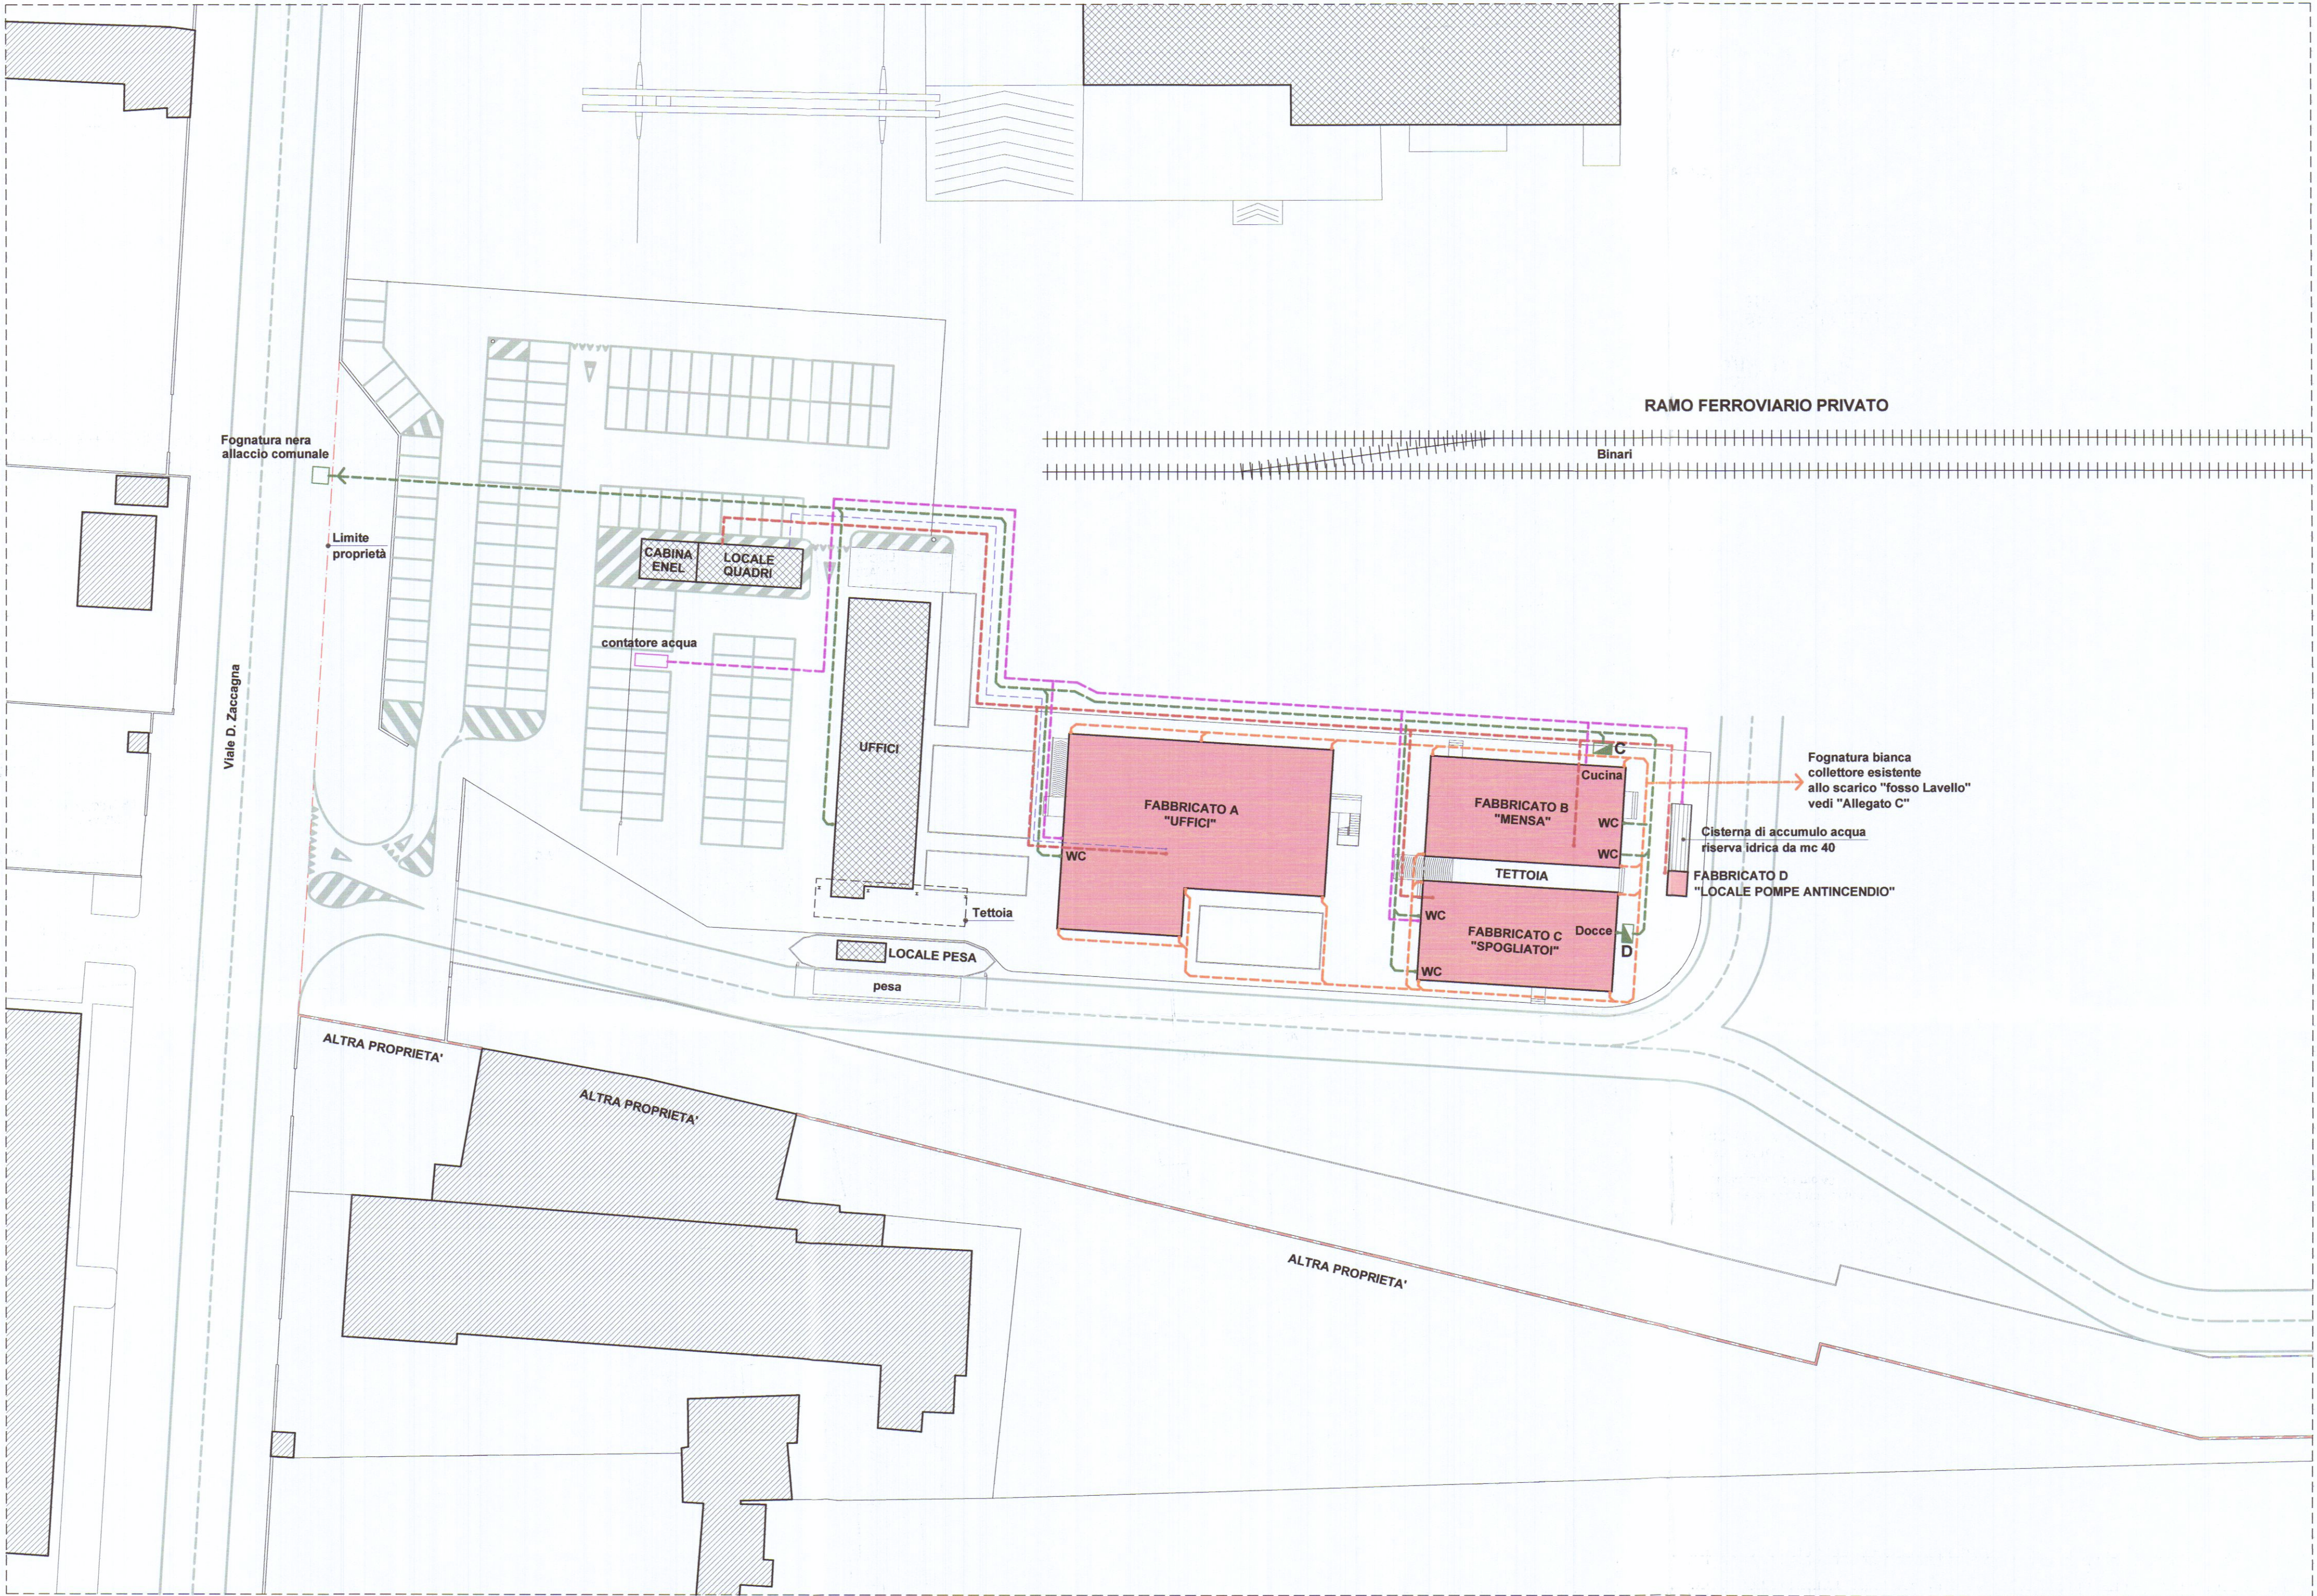

LEGENDA

SIMB. GRAFICI	DESCRIZIONE
	Tubo corrugato Ø 125 - impianto elettrico
	Tubo corrugato Ø 125 - impianto telefonico
	Tubo in PHED DN 50 - acqua potabile
	Tubo in PVC Ø 200 - fognatura Bianca
	Tubo in PVC Ø 160 - fognatura Nera
	Degrassatore CUCINA
	Degrassatore DOCCE

SEZIONE TIPOLOGICA SCAVI
ACQUA

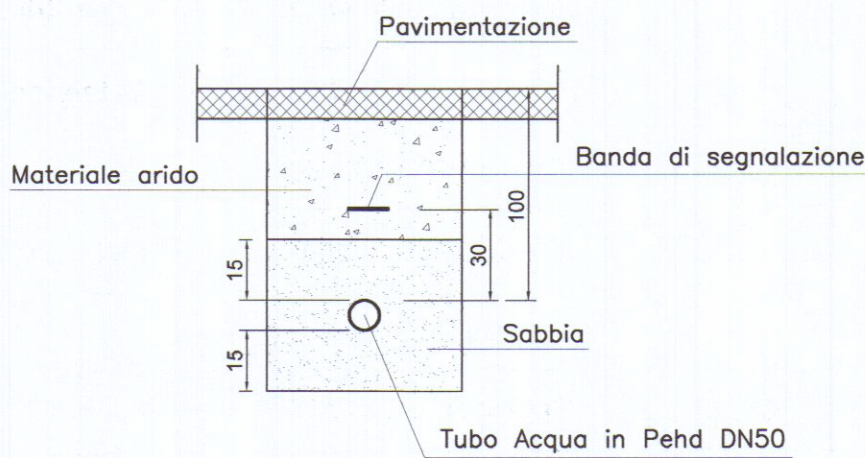

SEZIONE TIPOLOGICA SCAVI
ENEL E/O TELECOM

