



OFFICINA ELETTRICA CON TRASFORMAZIONE MT/BT "EDIFICIO E"

SCHEMA UNIFILARE

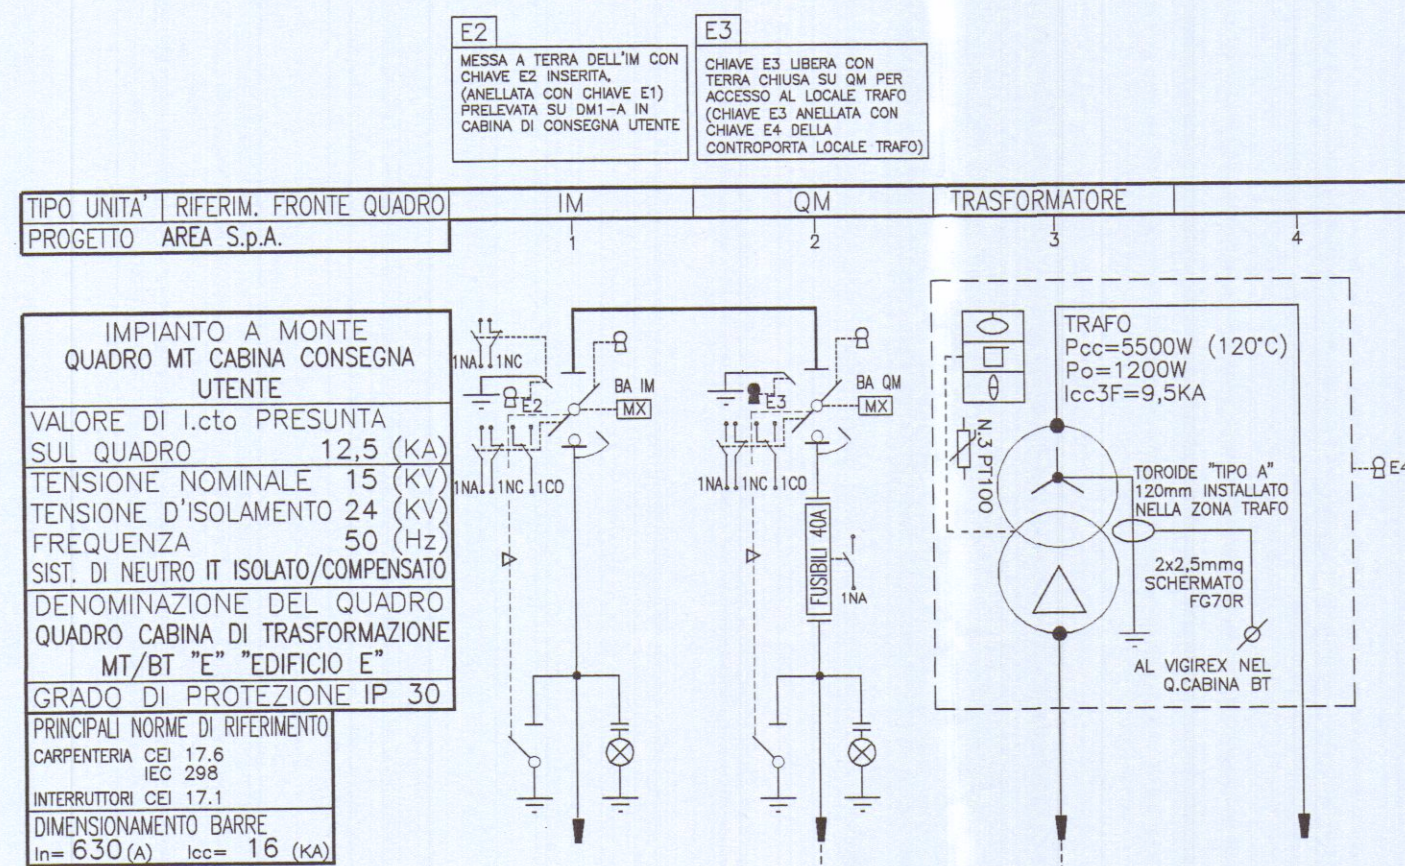



DESCRIZIONE DEL CIRCUITO		ARRIVO DA CABINA DI CONSEGNA UTENTE	PROTEZIONE TRASFORMATORE	TRAFFICO 400KVA	MT/BT 360KW	ALIMENTAZIONE Q.CABINA BT
SEZIONATORE A VUOTO	In (A) lcc (KA) TIPO					
SEZIONATORE SOTTO CARICO (I.M.S.)	In (A) lcc (KA) TIPO	3x630 12,5 SM6-SF6	3x630 12,5 SM6-SF6			
INTERRUTTORE	In (A) lcc (KA) TIPO					
RELE'	TIPO VERSIONE SOGGIA > (A) SOGGIA >> (A) SOGGIA <> (A) SOGGIA <>> (A)					
T.A.	N. TIPO CAMPO DI REGOLAZIONE (A) PRESTAZIONE					
TOROIDE	N. TIPO PRESTAZIONE					
CONDUTTORE	SEZIONE (mmq)	RG7H1R 3(1x35mmq)	RG7H1R 3(1x35mmq)	RG7H1R 3(1x35mmq)	FG7R 3fx2/120+ 1Nx120+1Pfx120mmq	
LUNGHEZZA LINEA (m)	lb (A)	685 15,4	15,4	8 15,4	10 578	
TRASFORMATORE	Pn (KVA) U1/U2 (KV) Vcc % TIPO			400 15/0,4 6 RESINA	400 400	
AUSILIARI ELETTRICI		BOBINA DI APERTURA A LANCIO DI CORRENTE	BOBINA DI APERTURA A LANCIO DI CORRENTE			
TENSIONE DI ALIMENTAZIONE U ₀₀₀ = 230V		CAVIDOTTO MAX1 Iz = 110A	CUNICOLO MAX1 Iz = 110A	CENTRALINA TERMOMETRICA TERMOSONDE PT100 Iz = 110A	CUNICOLO MAX1 Iz = 612A	
NOTE						

VISTA FRONTALE SCALA 1:10

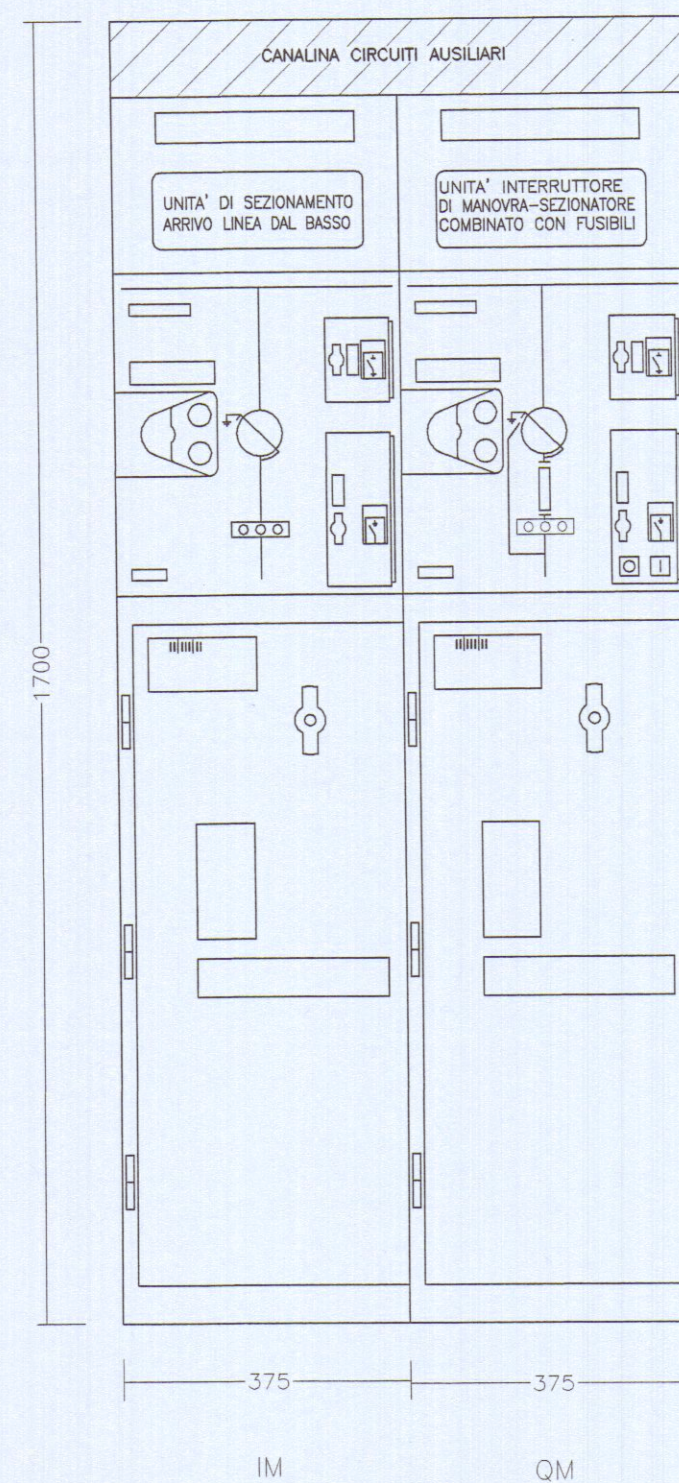

VISTA FRONTALE SCALA1:10

TRASFORMATORE TIPO "T-CAST" O EQUIVALENTI P_n=400KVA RESINA ,ESECUZIONE A GIORNO,
Un=17,5KV, U1/U2=15/0,4KV, N.3 TERMORESISTENZE PT100 (SONDE) SULL'AVVOLGIMENTO
BT COLLEGATE CON CENTRALINA TERMOMETRICA

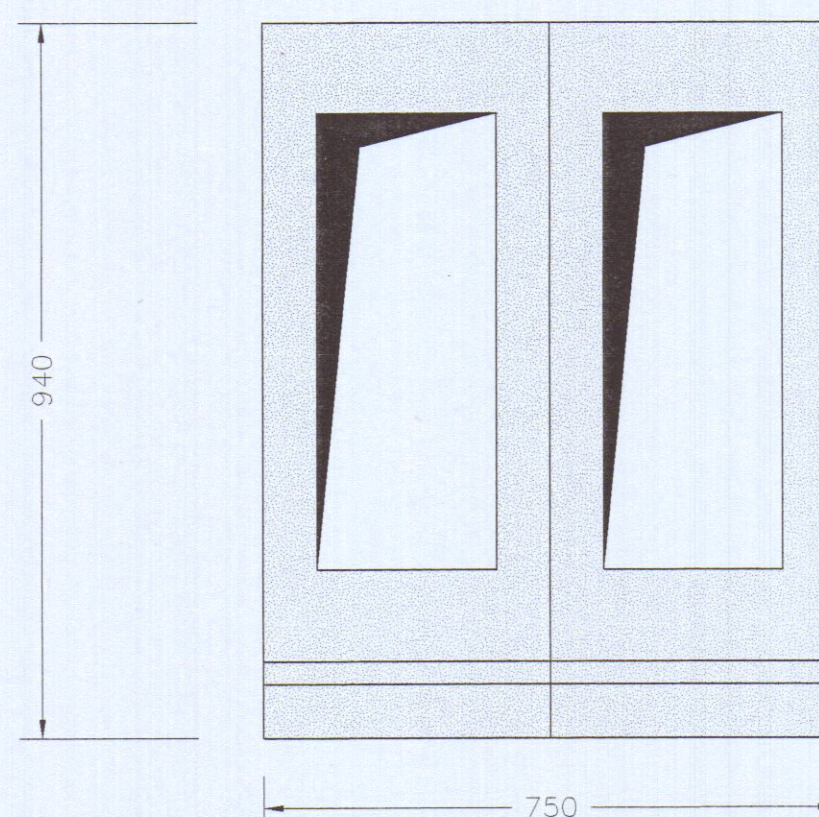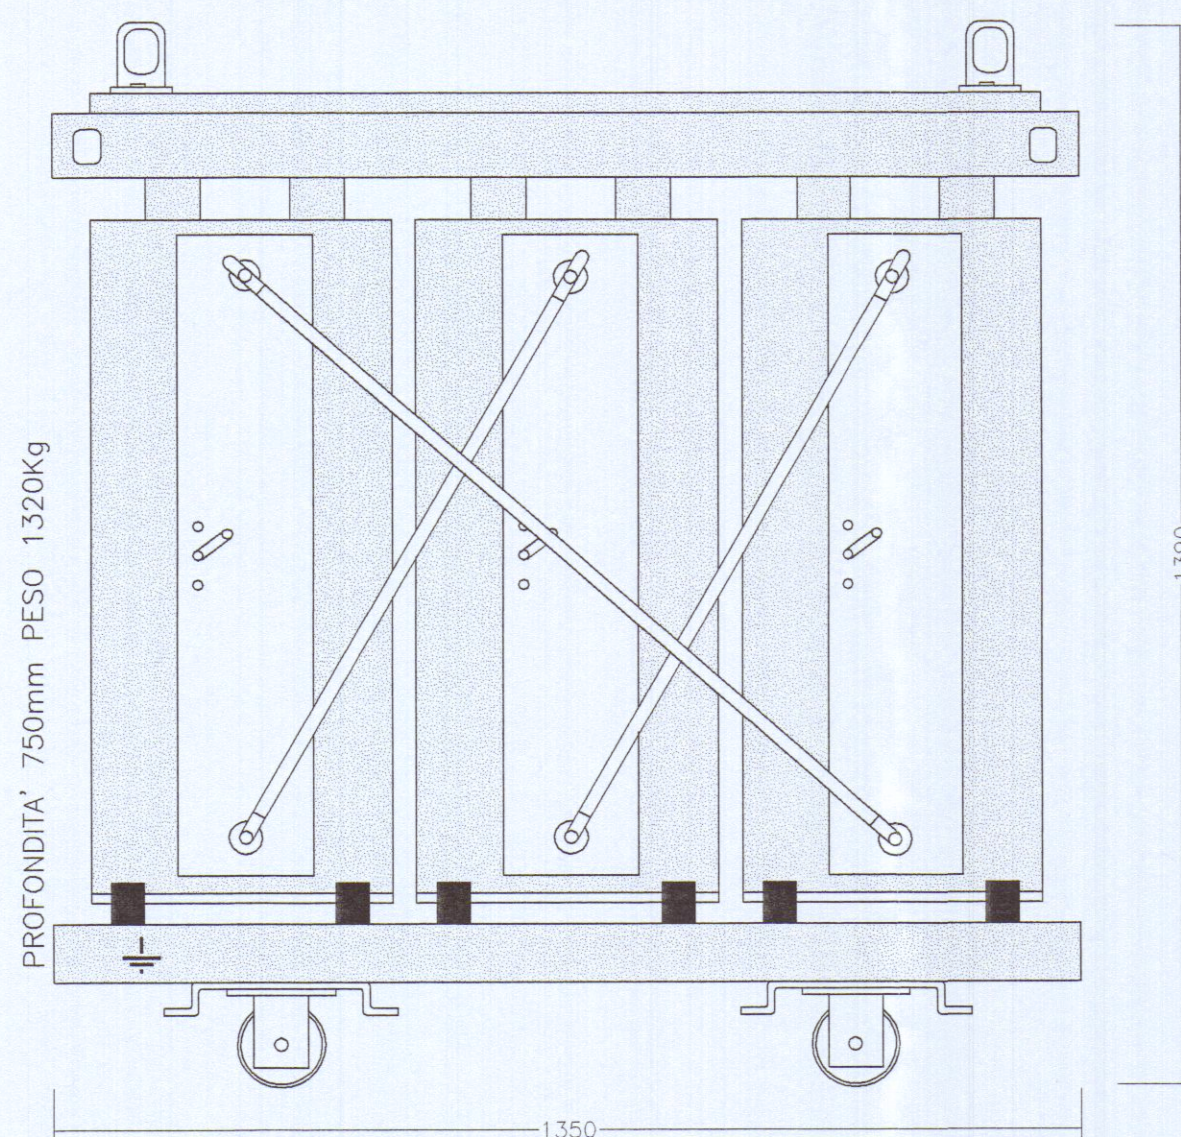

COLLABORAZIONI ESTERNE

PROGETTO ARCHITETTONICO

Arch. NICOLETTA NARDI
via G.Baratta 2b 54036 Marina di Carrara - Carrara (MS)

PROGETTO STRUTTURE C.A.

Ing. DANTE LAGOMARSINI
via Turati 41 54031 Avenza - Carrara (MS)



ENRICO BERTI	ingegnere
CLAUDIO CASI	perito industriale
STEFANO MASINI	perito industriale
G. LUCA MENCHETTI	perito industriale

52100 AREZZO via P. Calamandrei 139 Tel.-fax 0575/24777-351451

DESIGNAZIONE INTERVENTO

PROGETTO IMPIANTO ELETTRICO
CABINE DI TRASFORMAZIONE MT/BT

COMMITTENTE

AREA S.p.A.
Viale D. Zaccagna n. 34
Marina di Carrara (MS) 21 DIC 2006

LOCALITA' D'INSTALLAZIONE _____

Area retroportuale di Marina di Carrara
Viale D. Zaccagna
Marina di Carrara (MS)

OGGETTO

Schemi, particolari quadri MT e
trasformatore MT/BT 400KVA

CABINA DI TRASFORMAZIONE MT/BT "E"
"EDIFICIO E"


TAVOLA N. E10

SCALA 1:10

DATA Novembre 2006

AGGIORNAMENTI

IL TECNICO

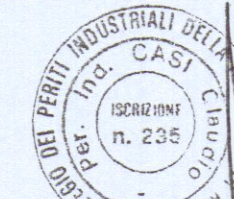

LA DIFFUSIONE E RIPRODUZIONE, ANCHE PARZIALE, DI QUESTO ELABORATO E' VIETATA A TERMINI DI LEGGE