




Planimetria locale tecnico scala 1:50

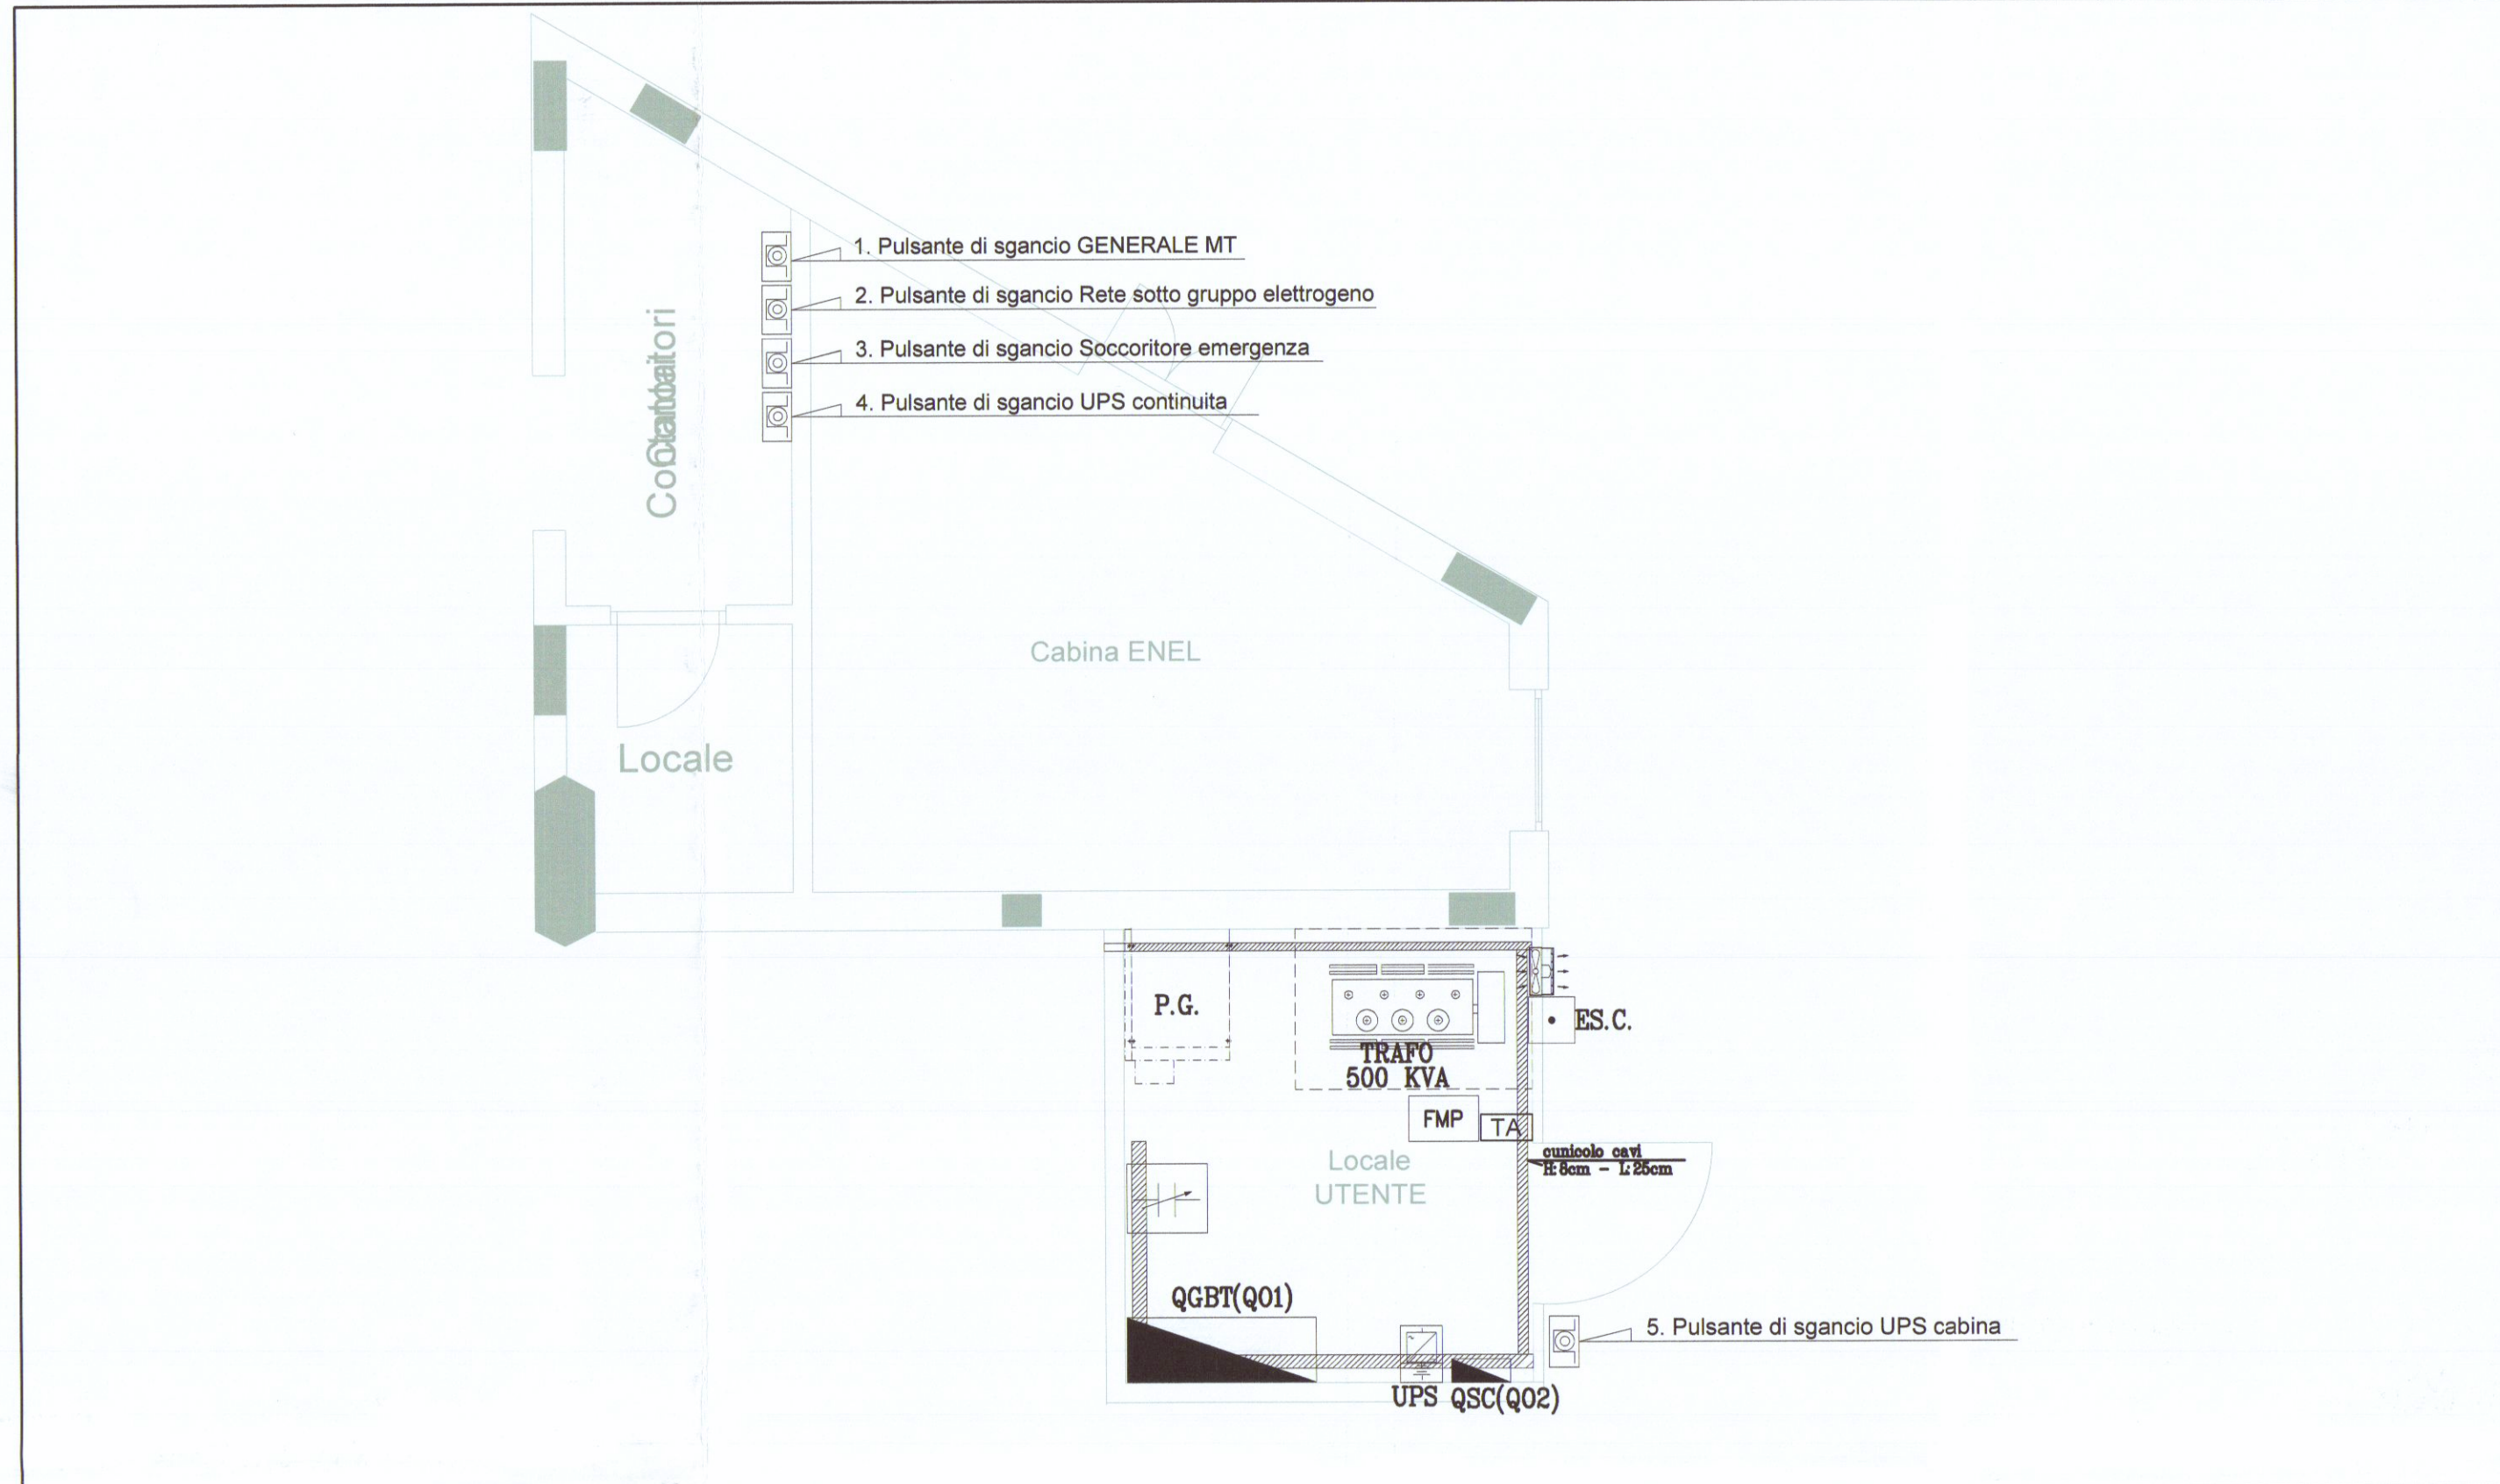


Planimetria impianto di terra locale tecnico e collettore generale scala 1:50

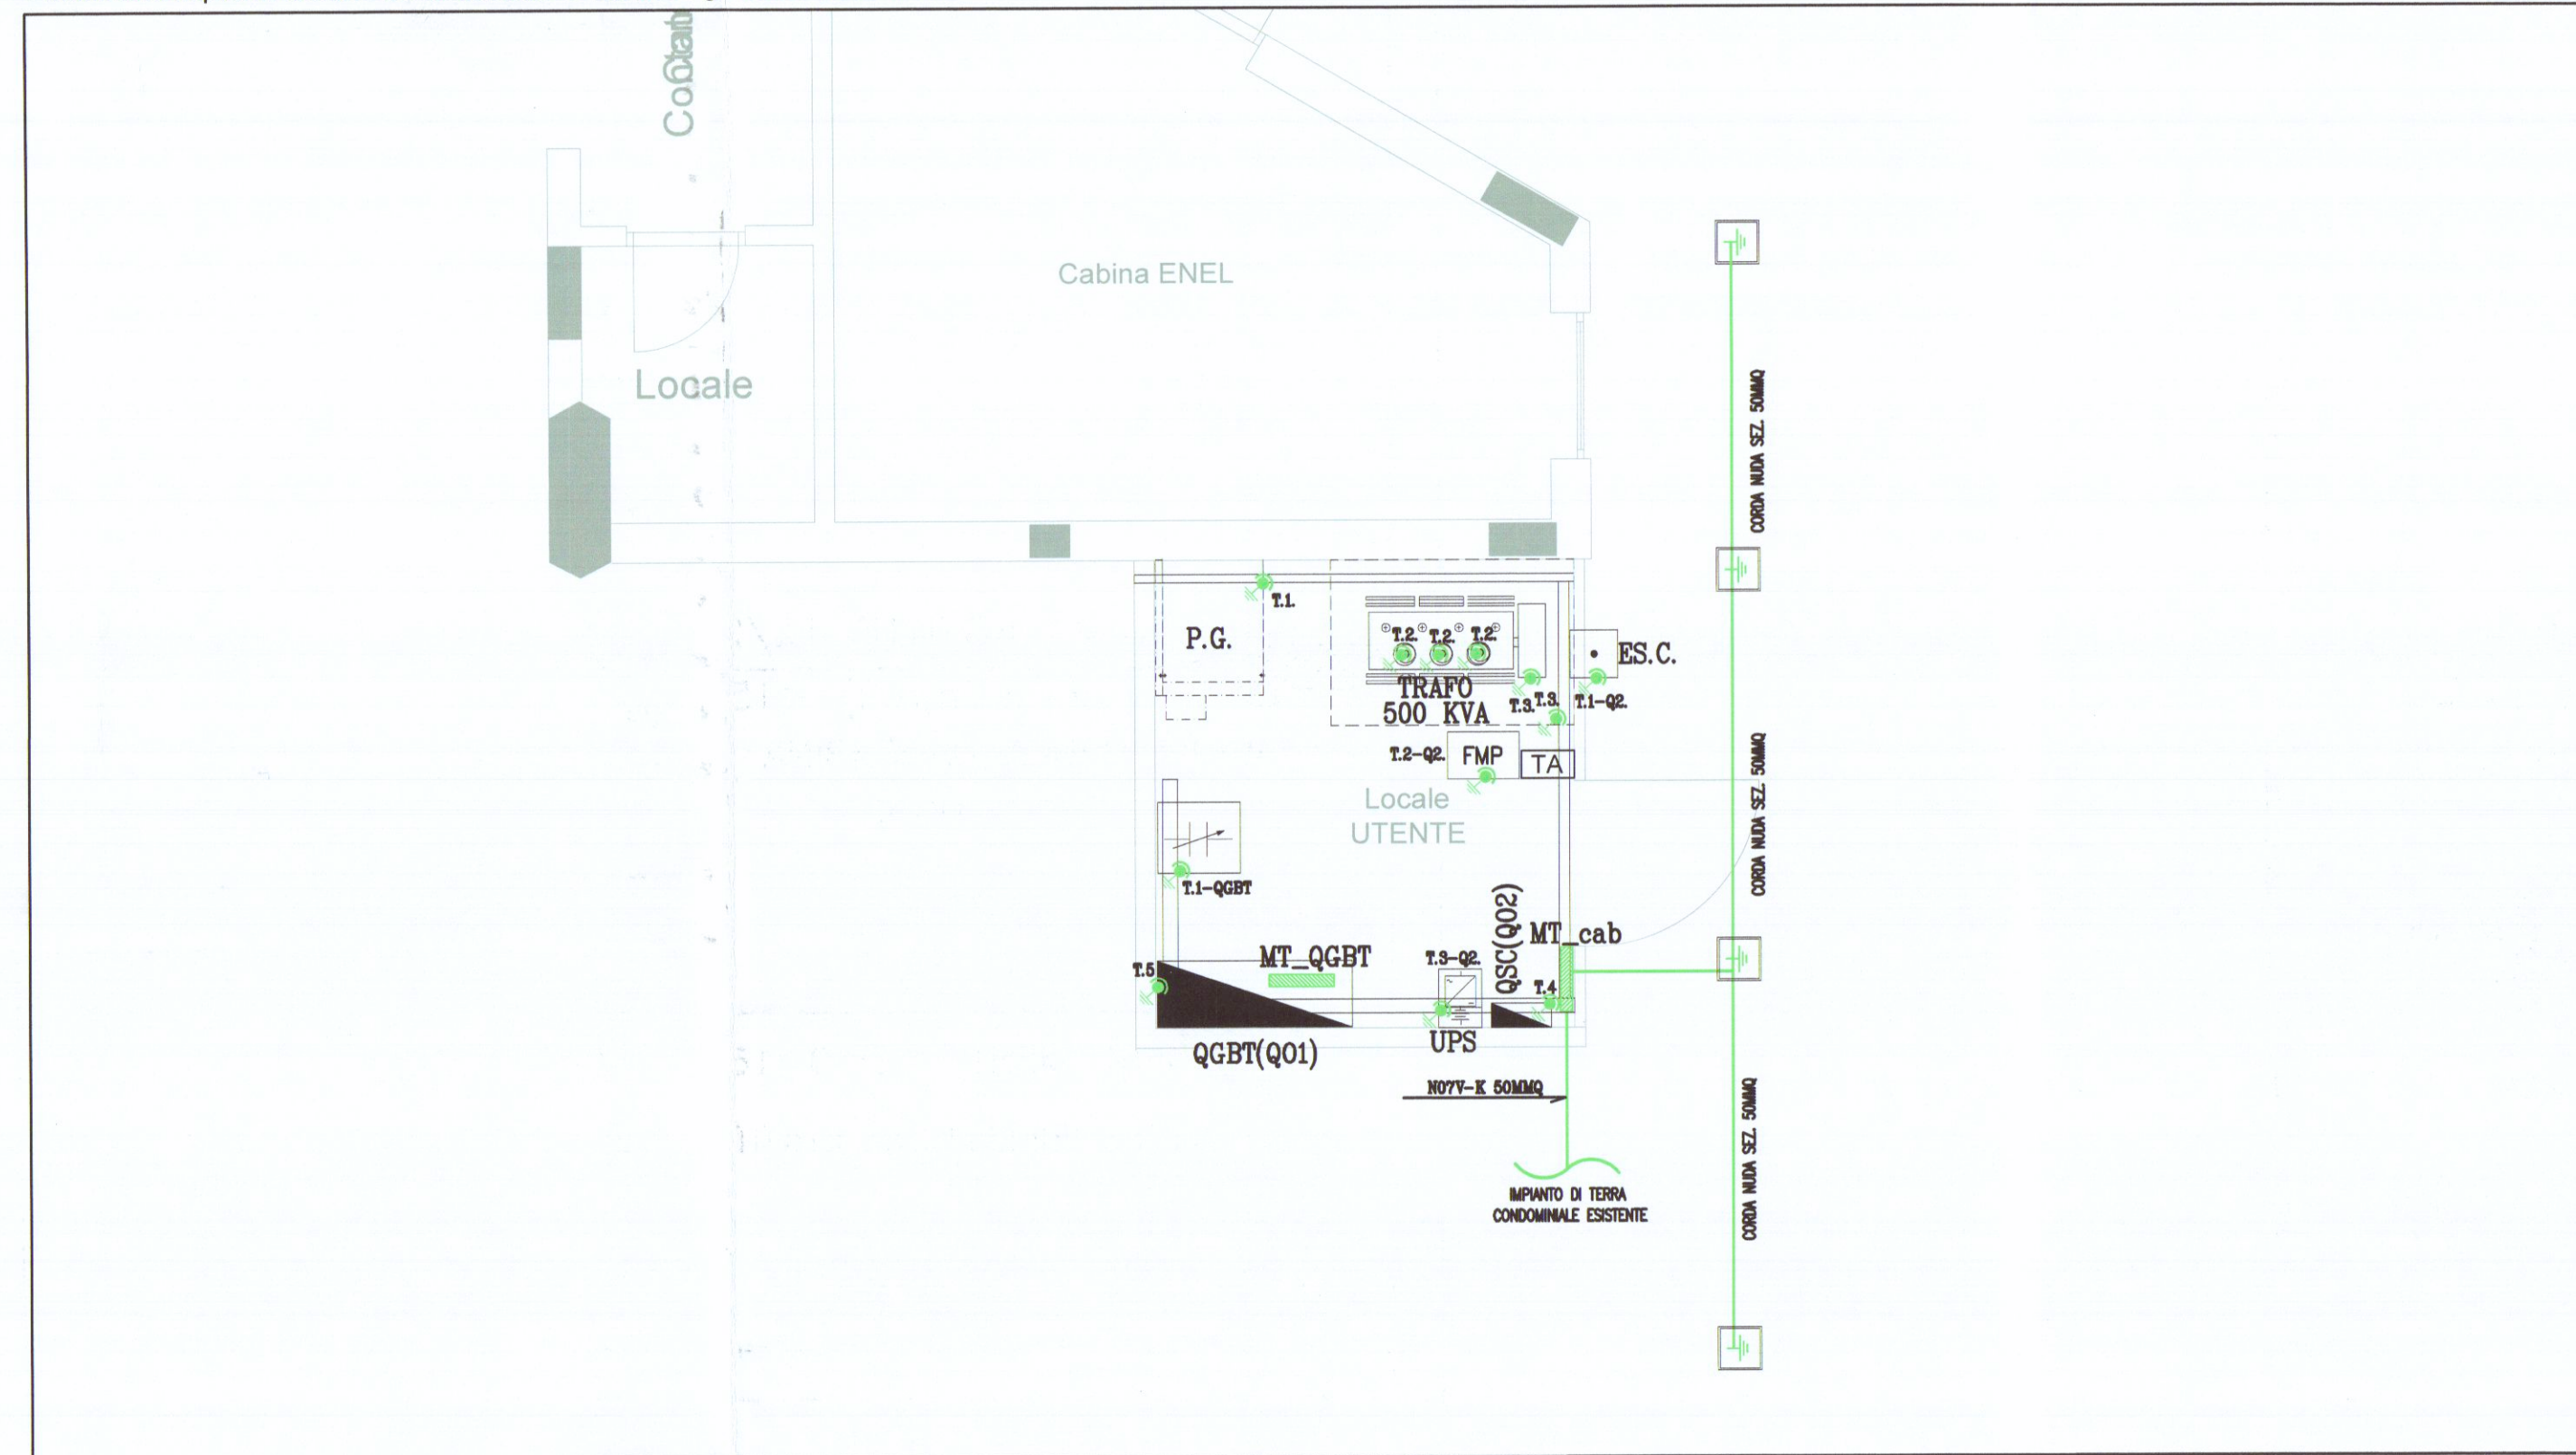


Planimetria impianto locale tecnico scala 1:50

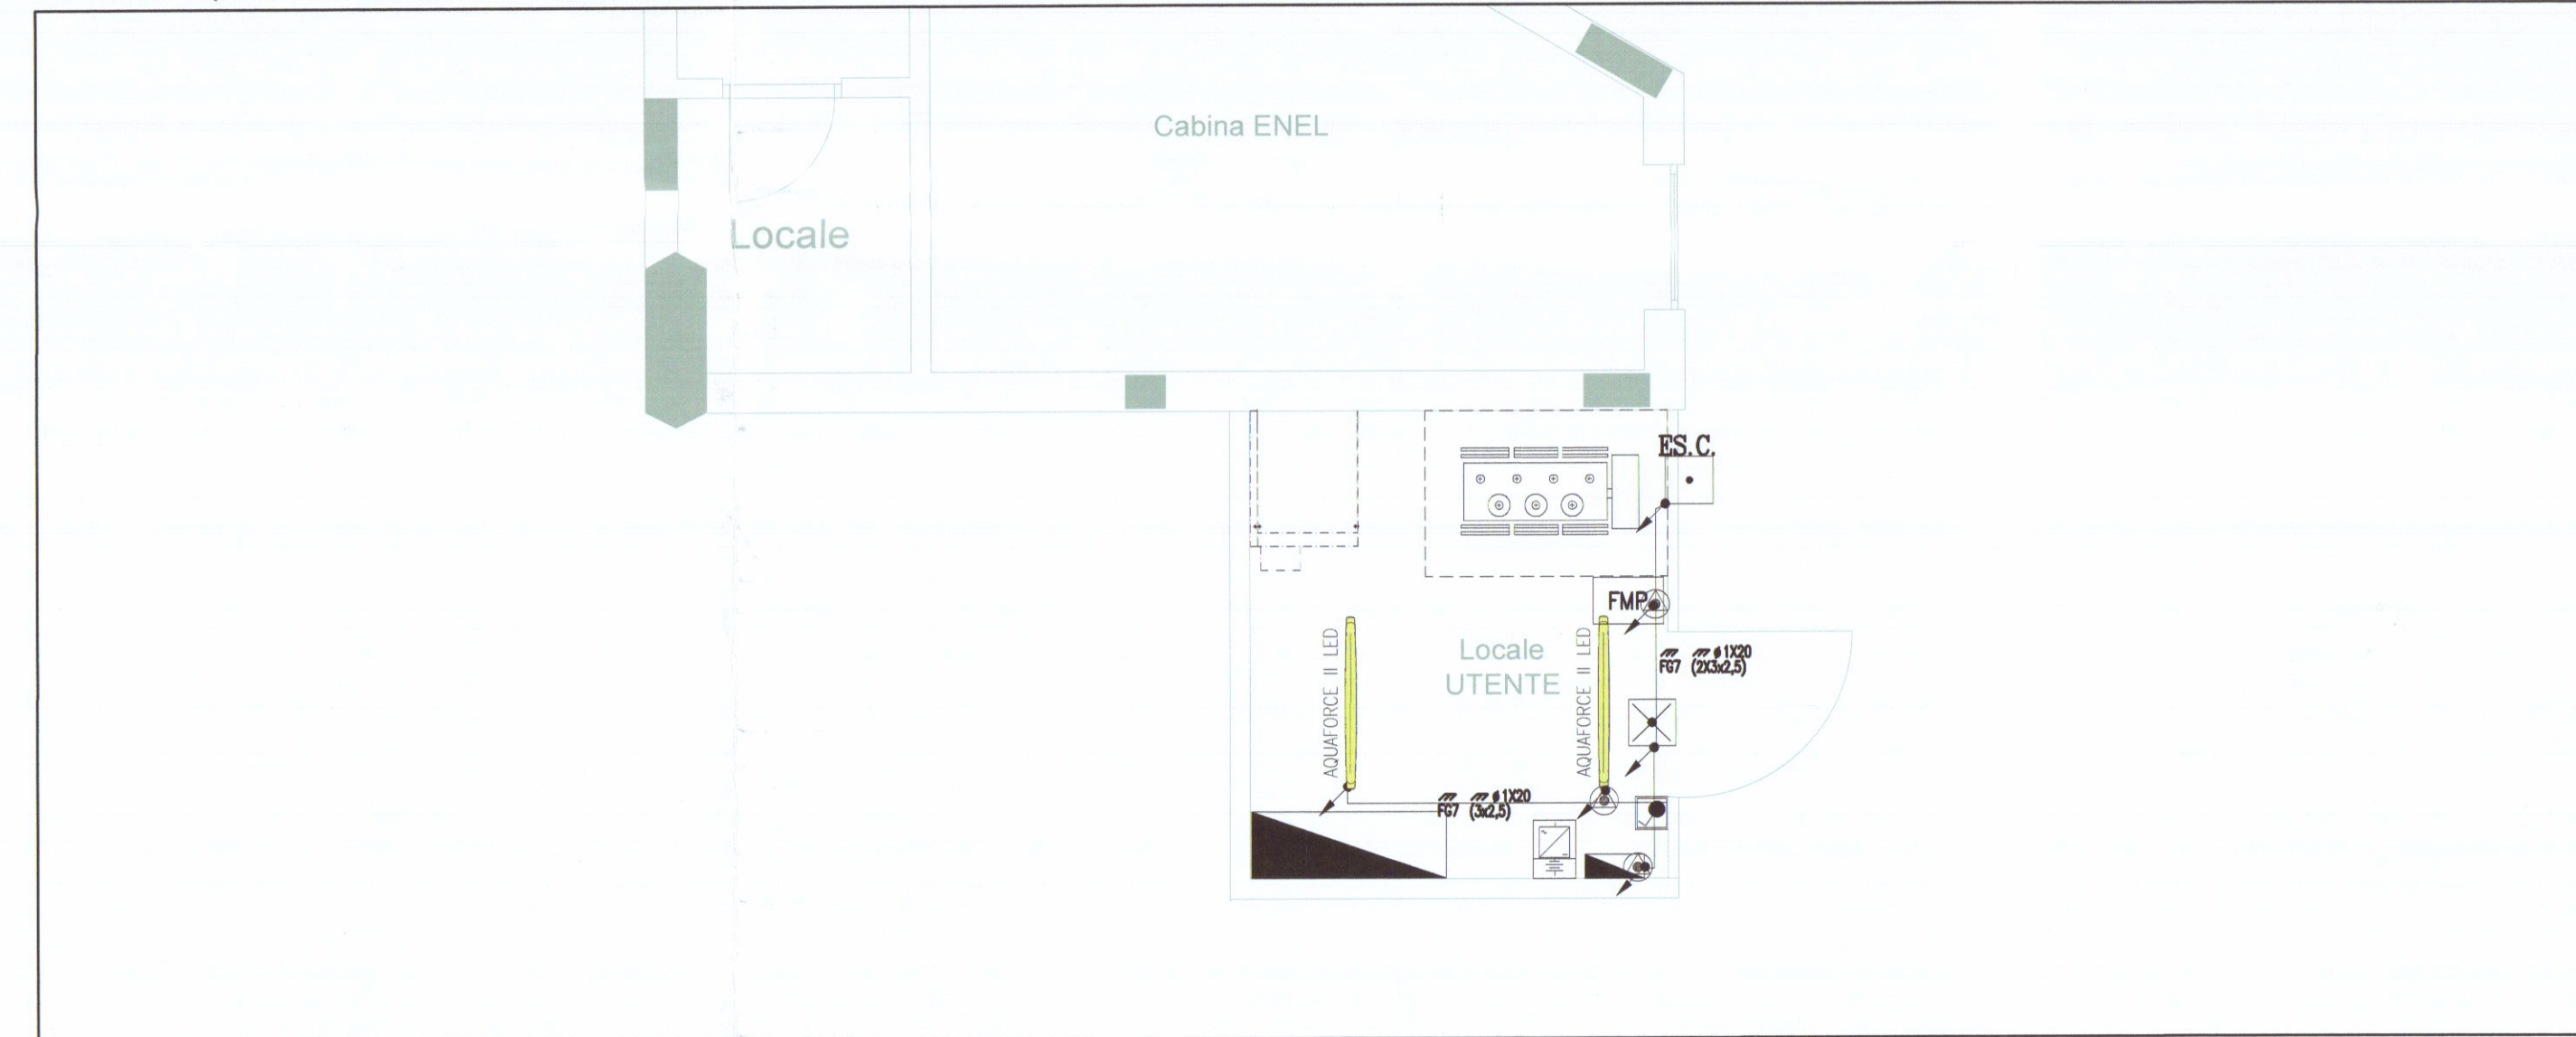


schema unifilare MT/BT

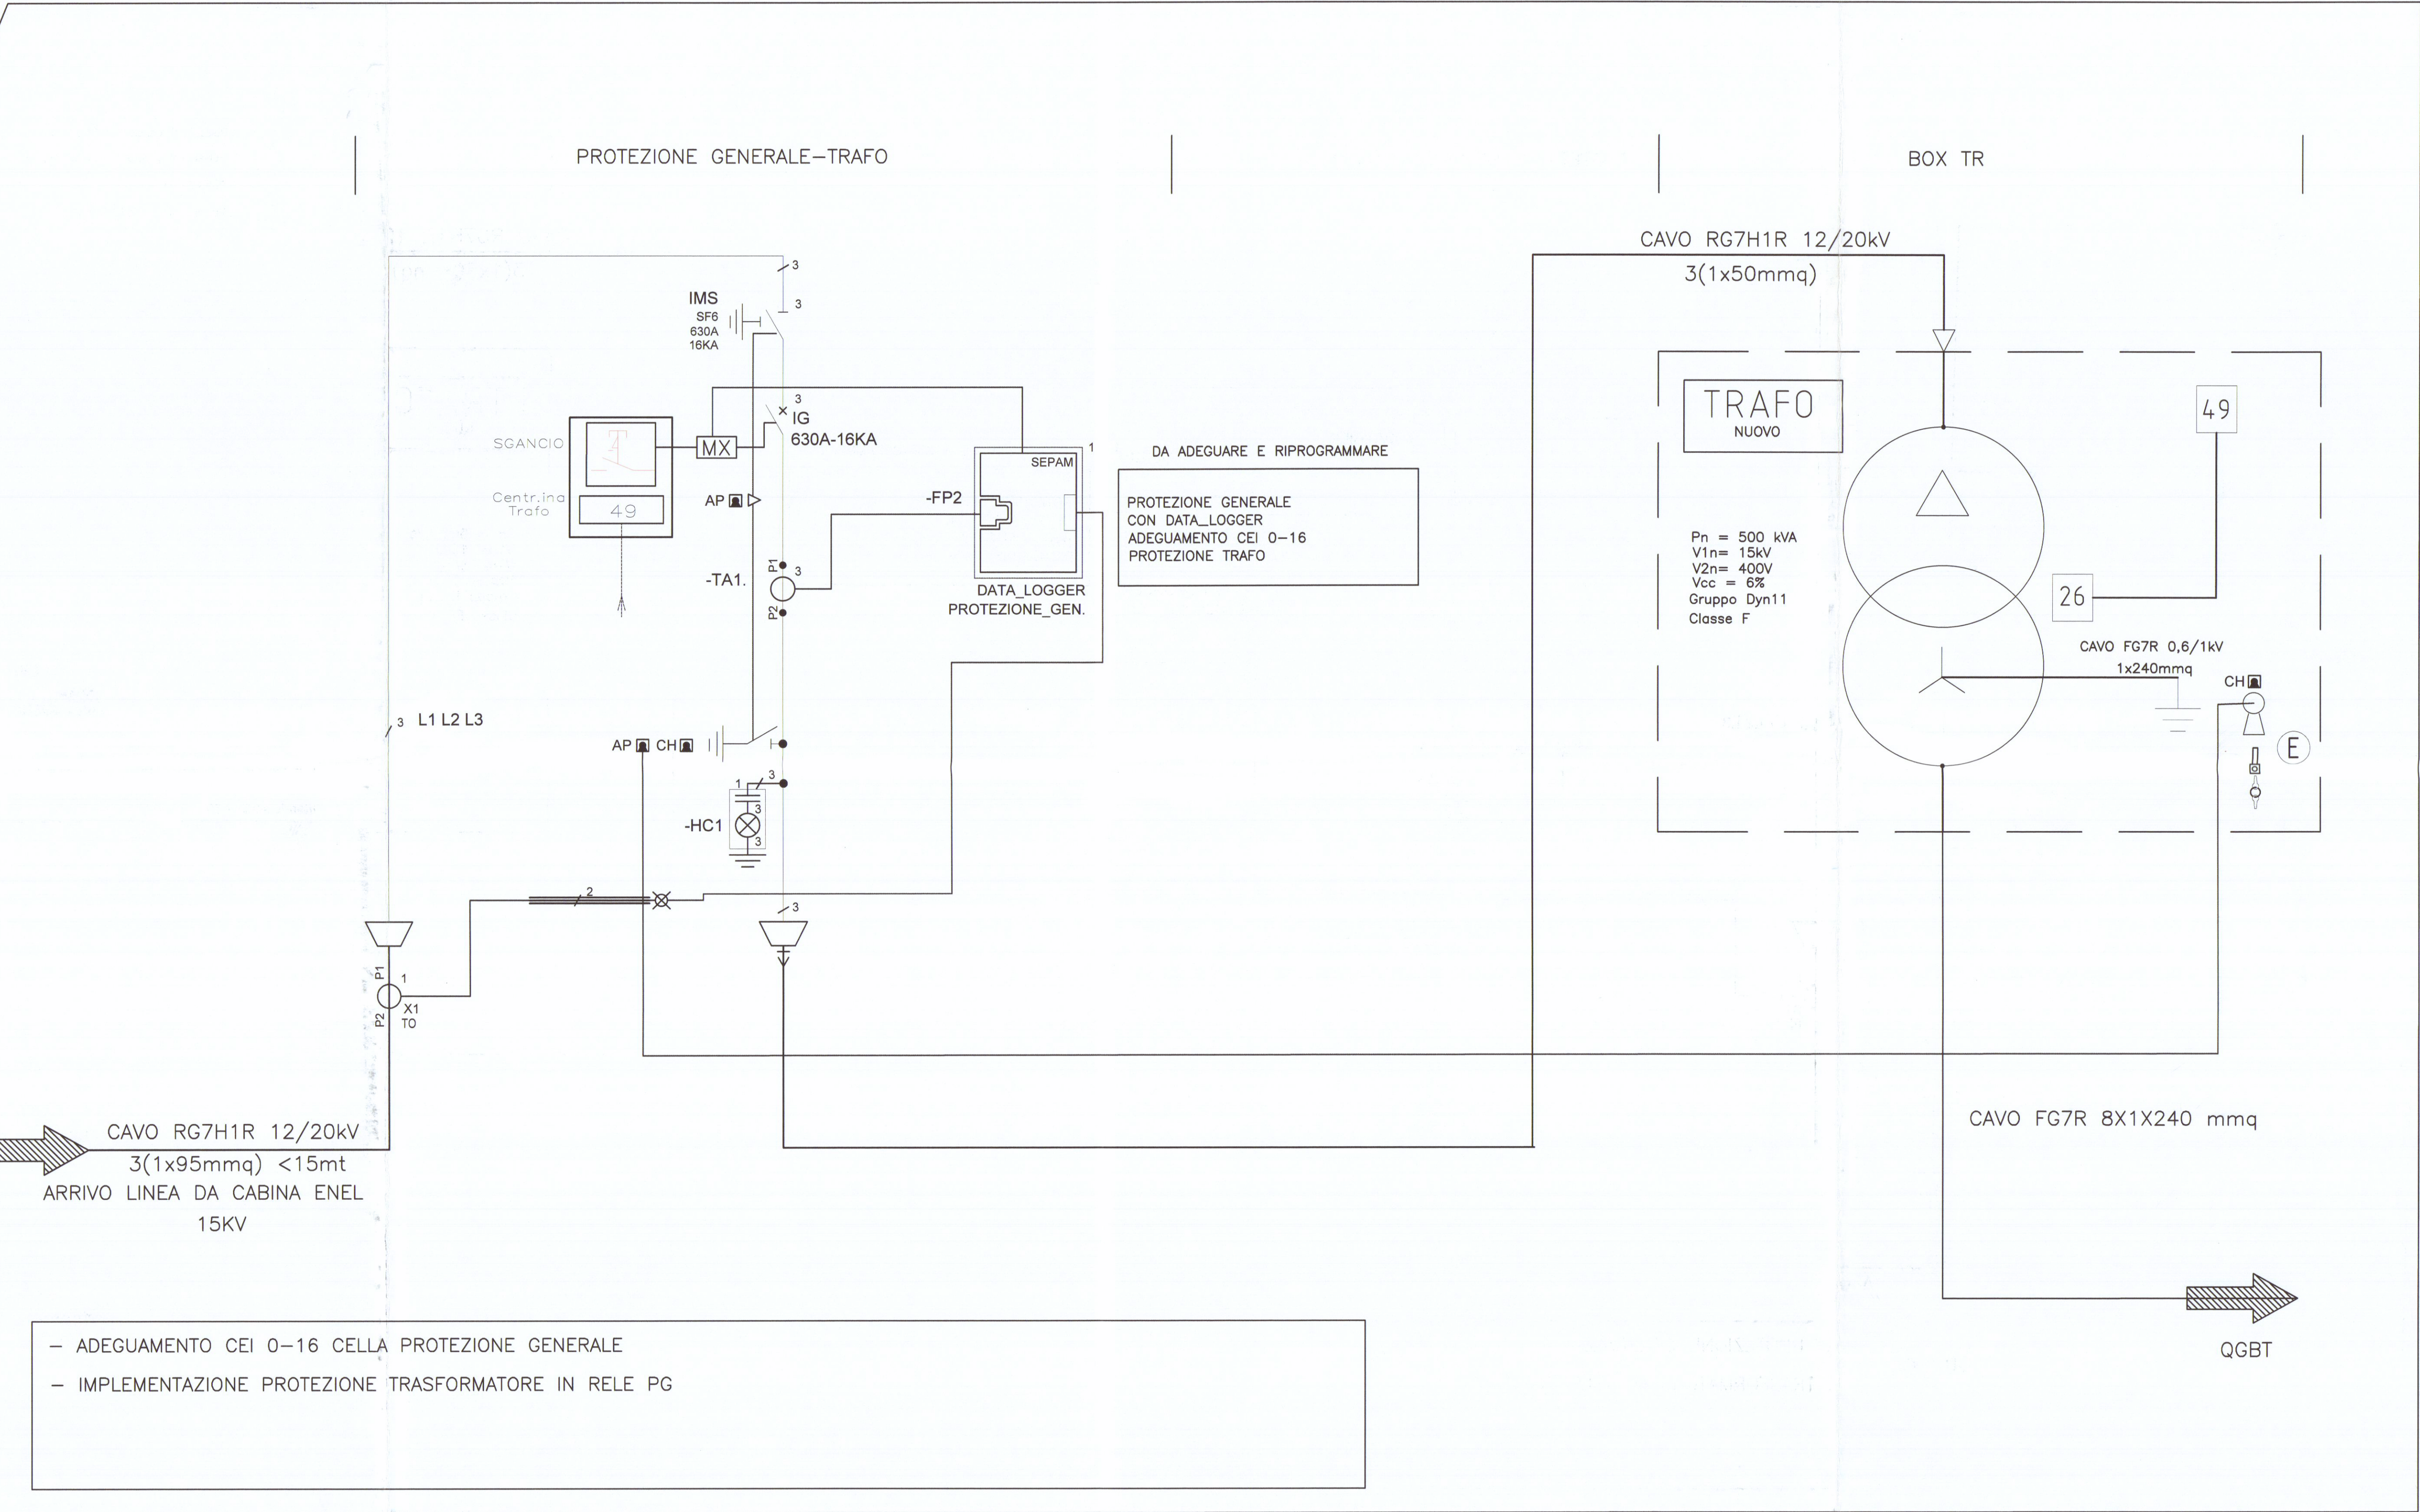



Vista frontale box trafo

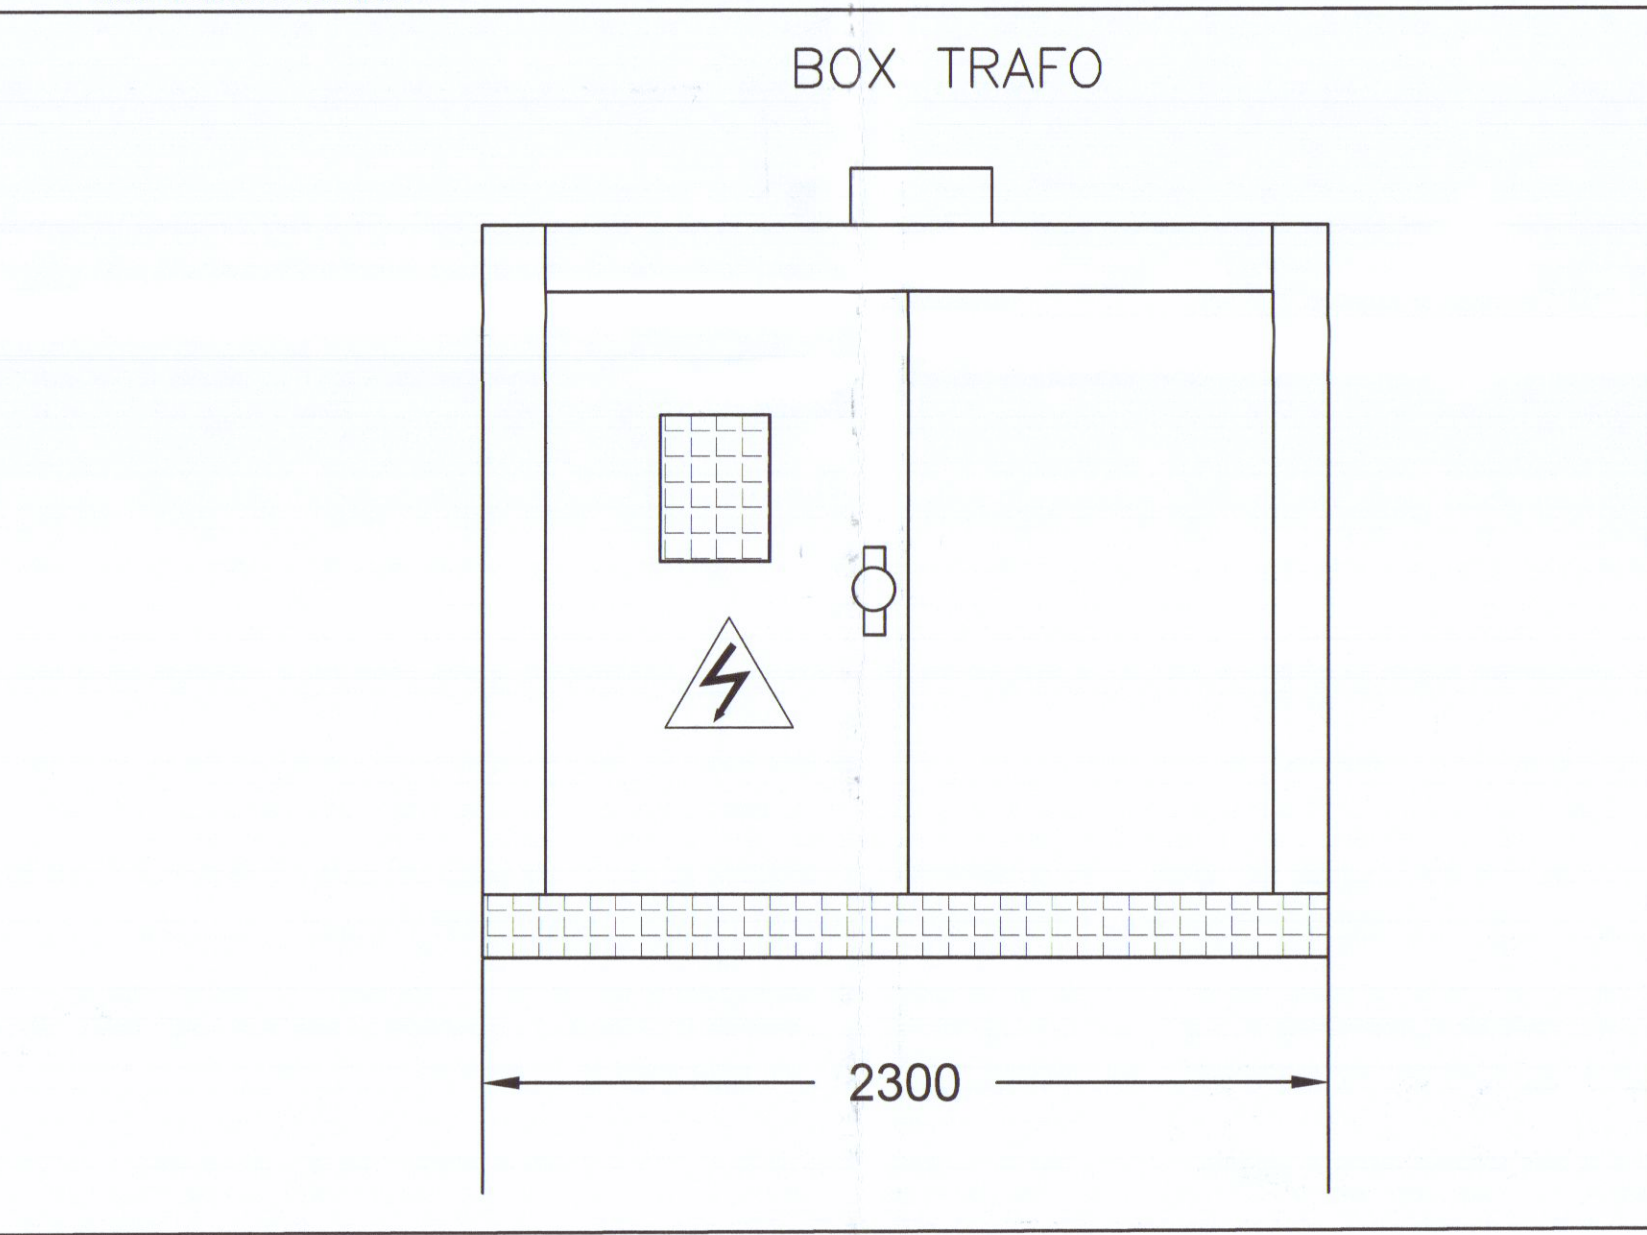

Schema impianto di terra generale

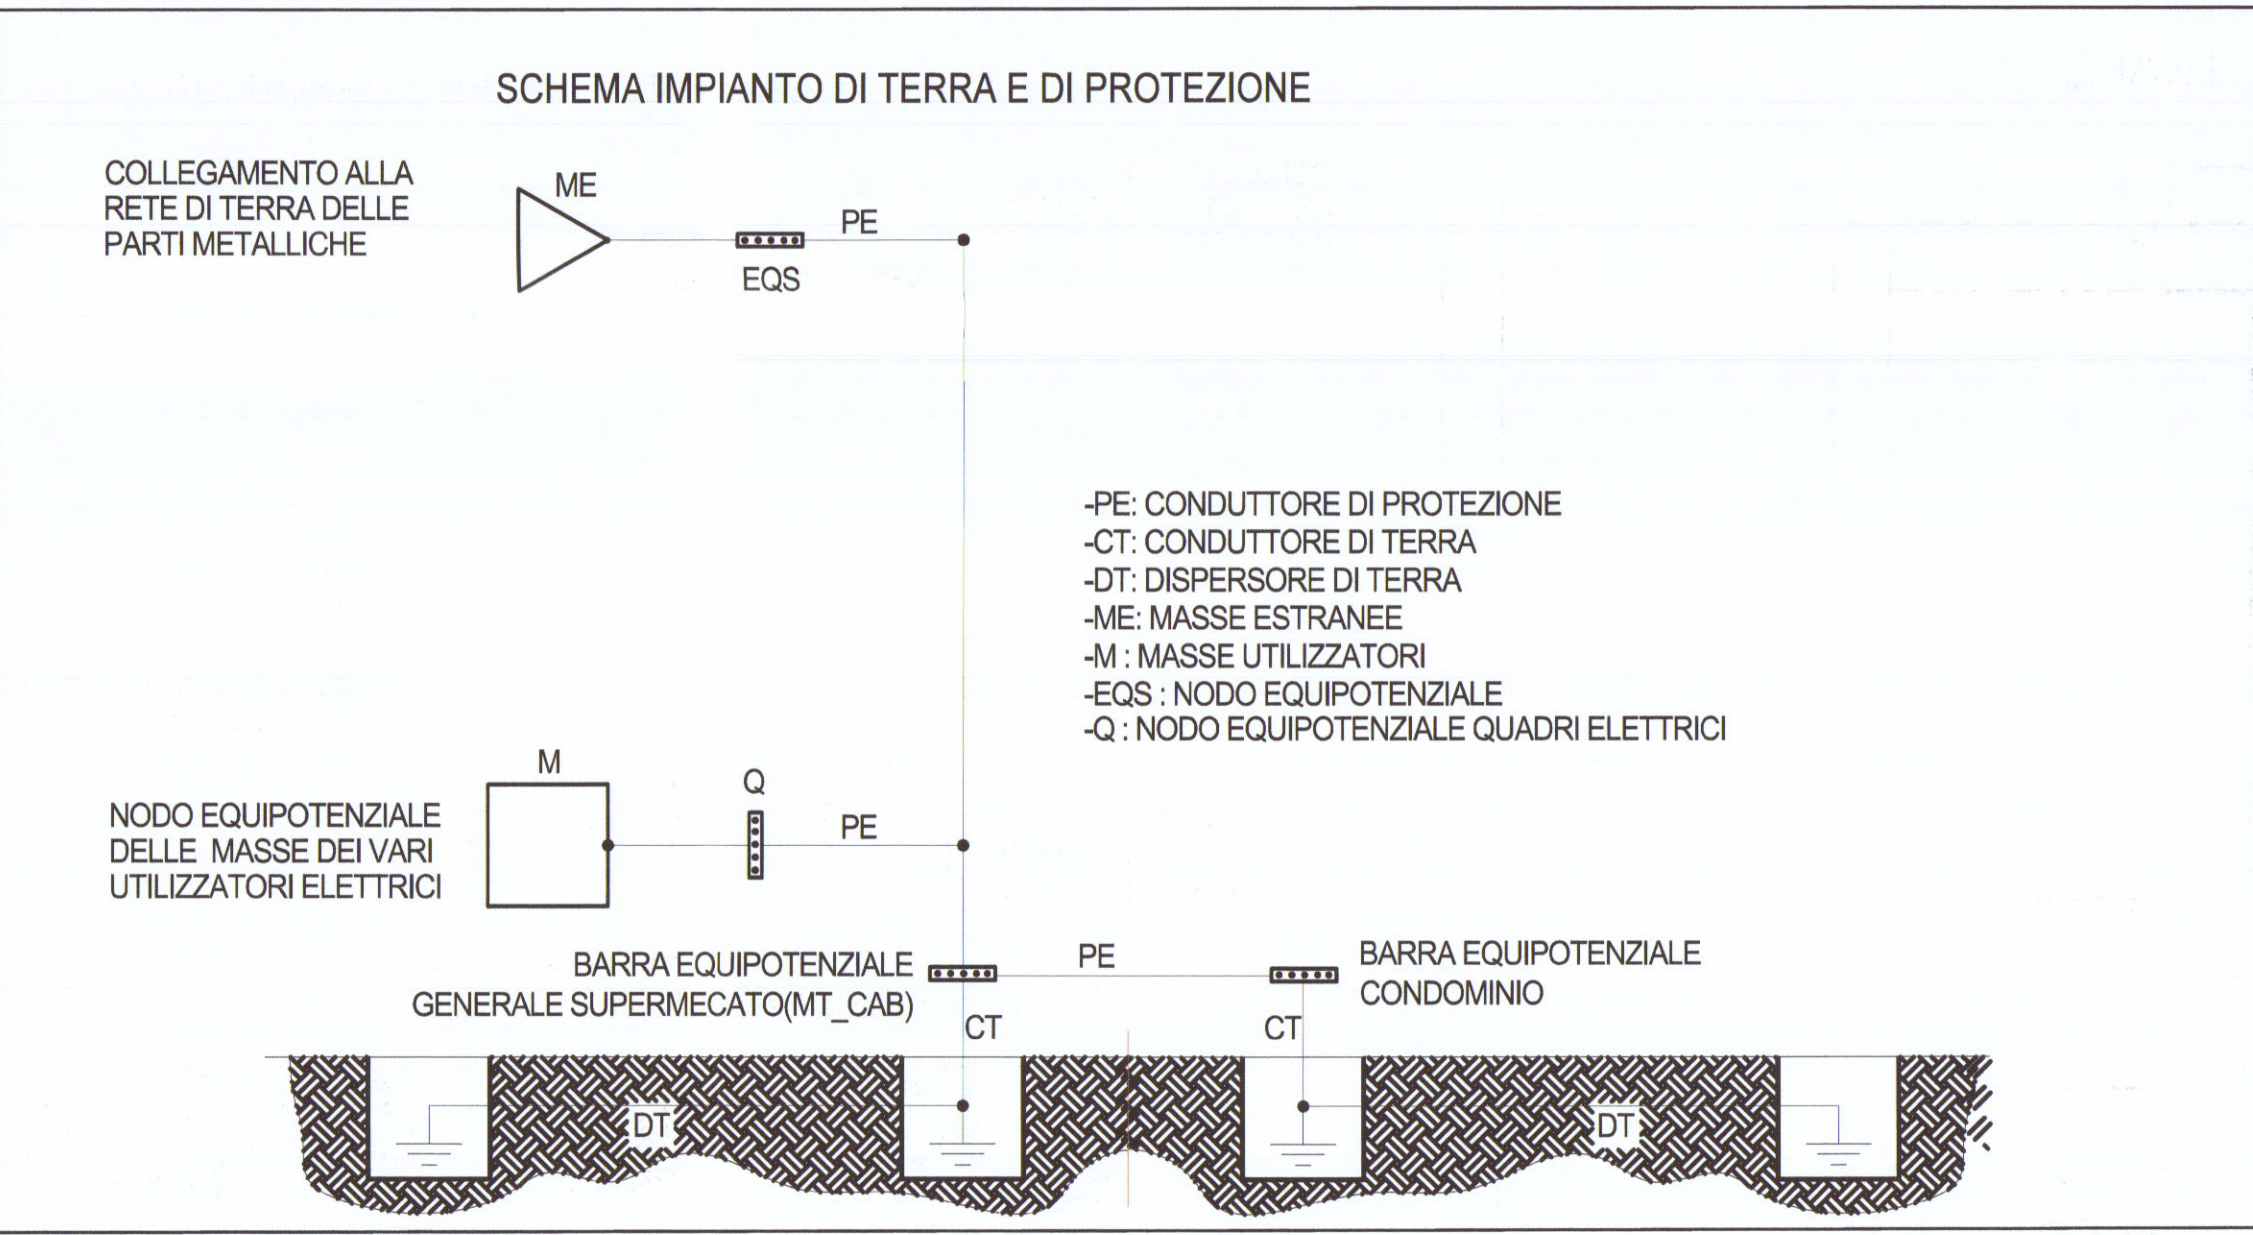

SIMBOLO	DESCRIZIONE	SIMBOLO	DESCRIZIONE
	QUADRO ELETTRICO		ESTRATTORE D'ARIA
	DISCESA CAVI		INTERRUTTORE BIPOLARE IP55
	POZZETTO IN CAV		
	POZZETTO IN CAV DI TERRA		CORDA DI RAME SEZIONE COME DA DISEGNO
	QUADRO FORZA ELETTROMOTRICE: N. Press. interbloccato IP55 con 1400-100 CEE 2P+230V-16		COLLETTORE DI TERRA
	TERMOSTATO AMBIENTE		RIFASATORE 150 KVA
	ALLACCIO ESTRATTORE		MESSA A TERRA
	PLAFONIERA A LED		LAMPADA DI EMERGENZA IP55

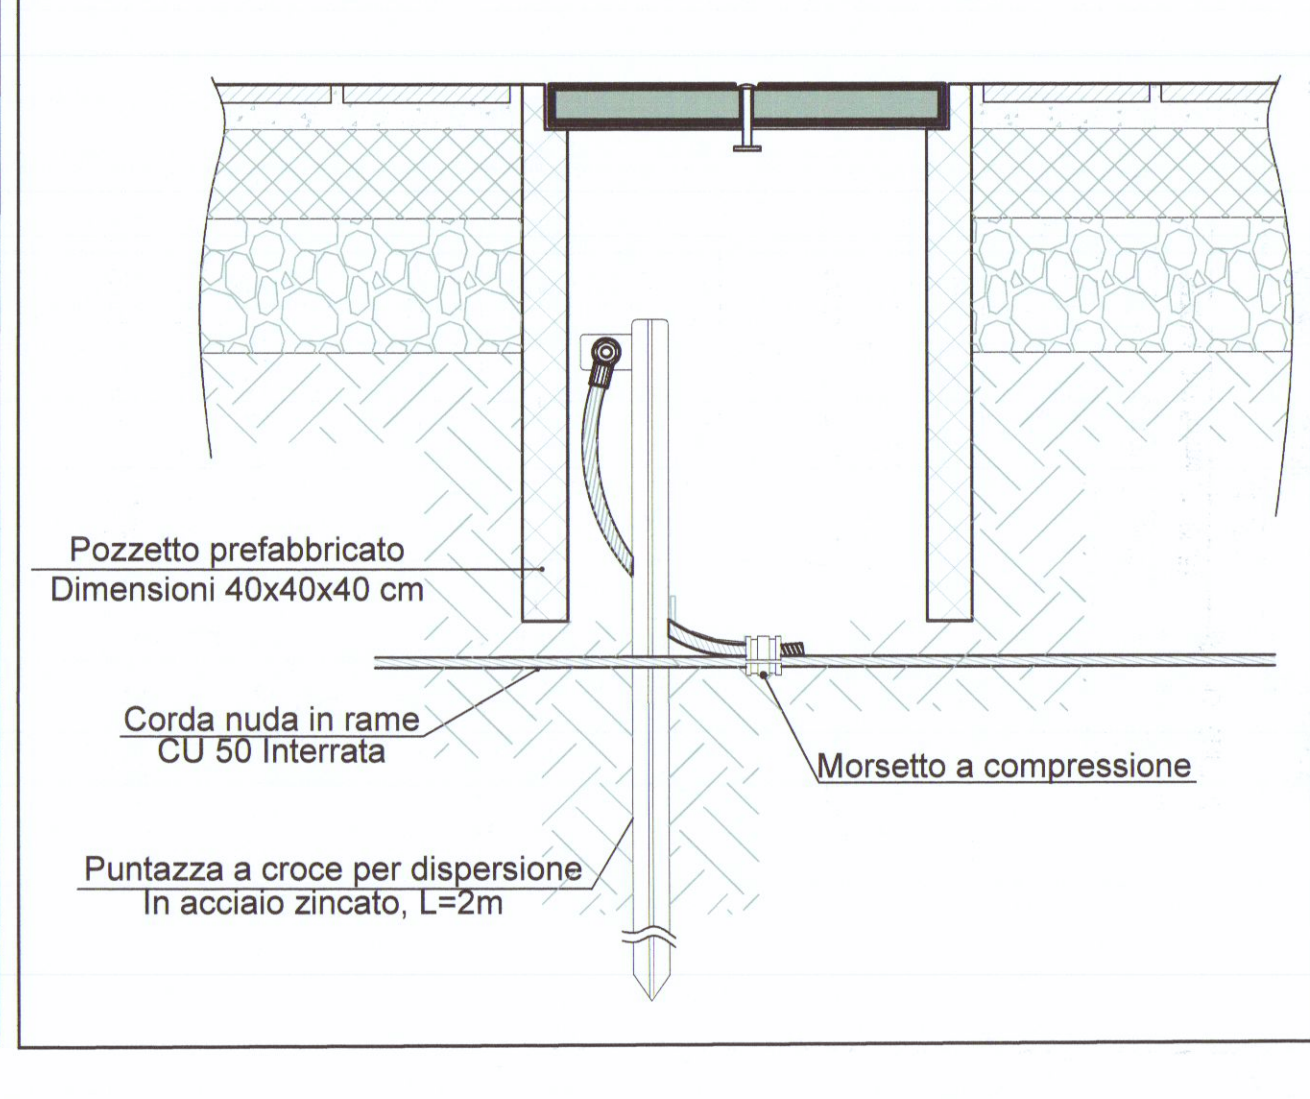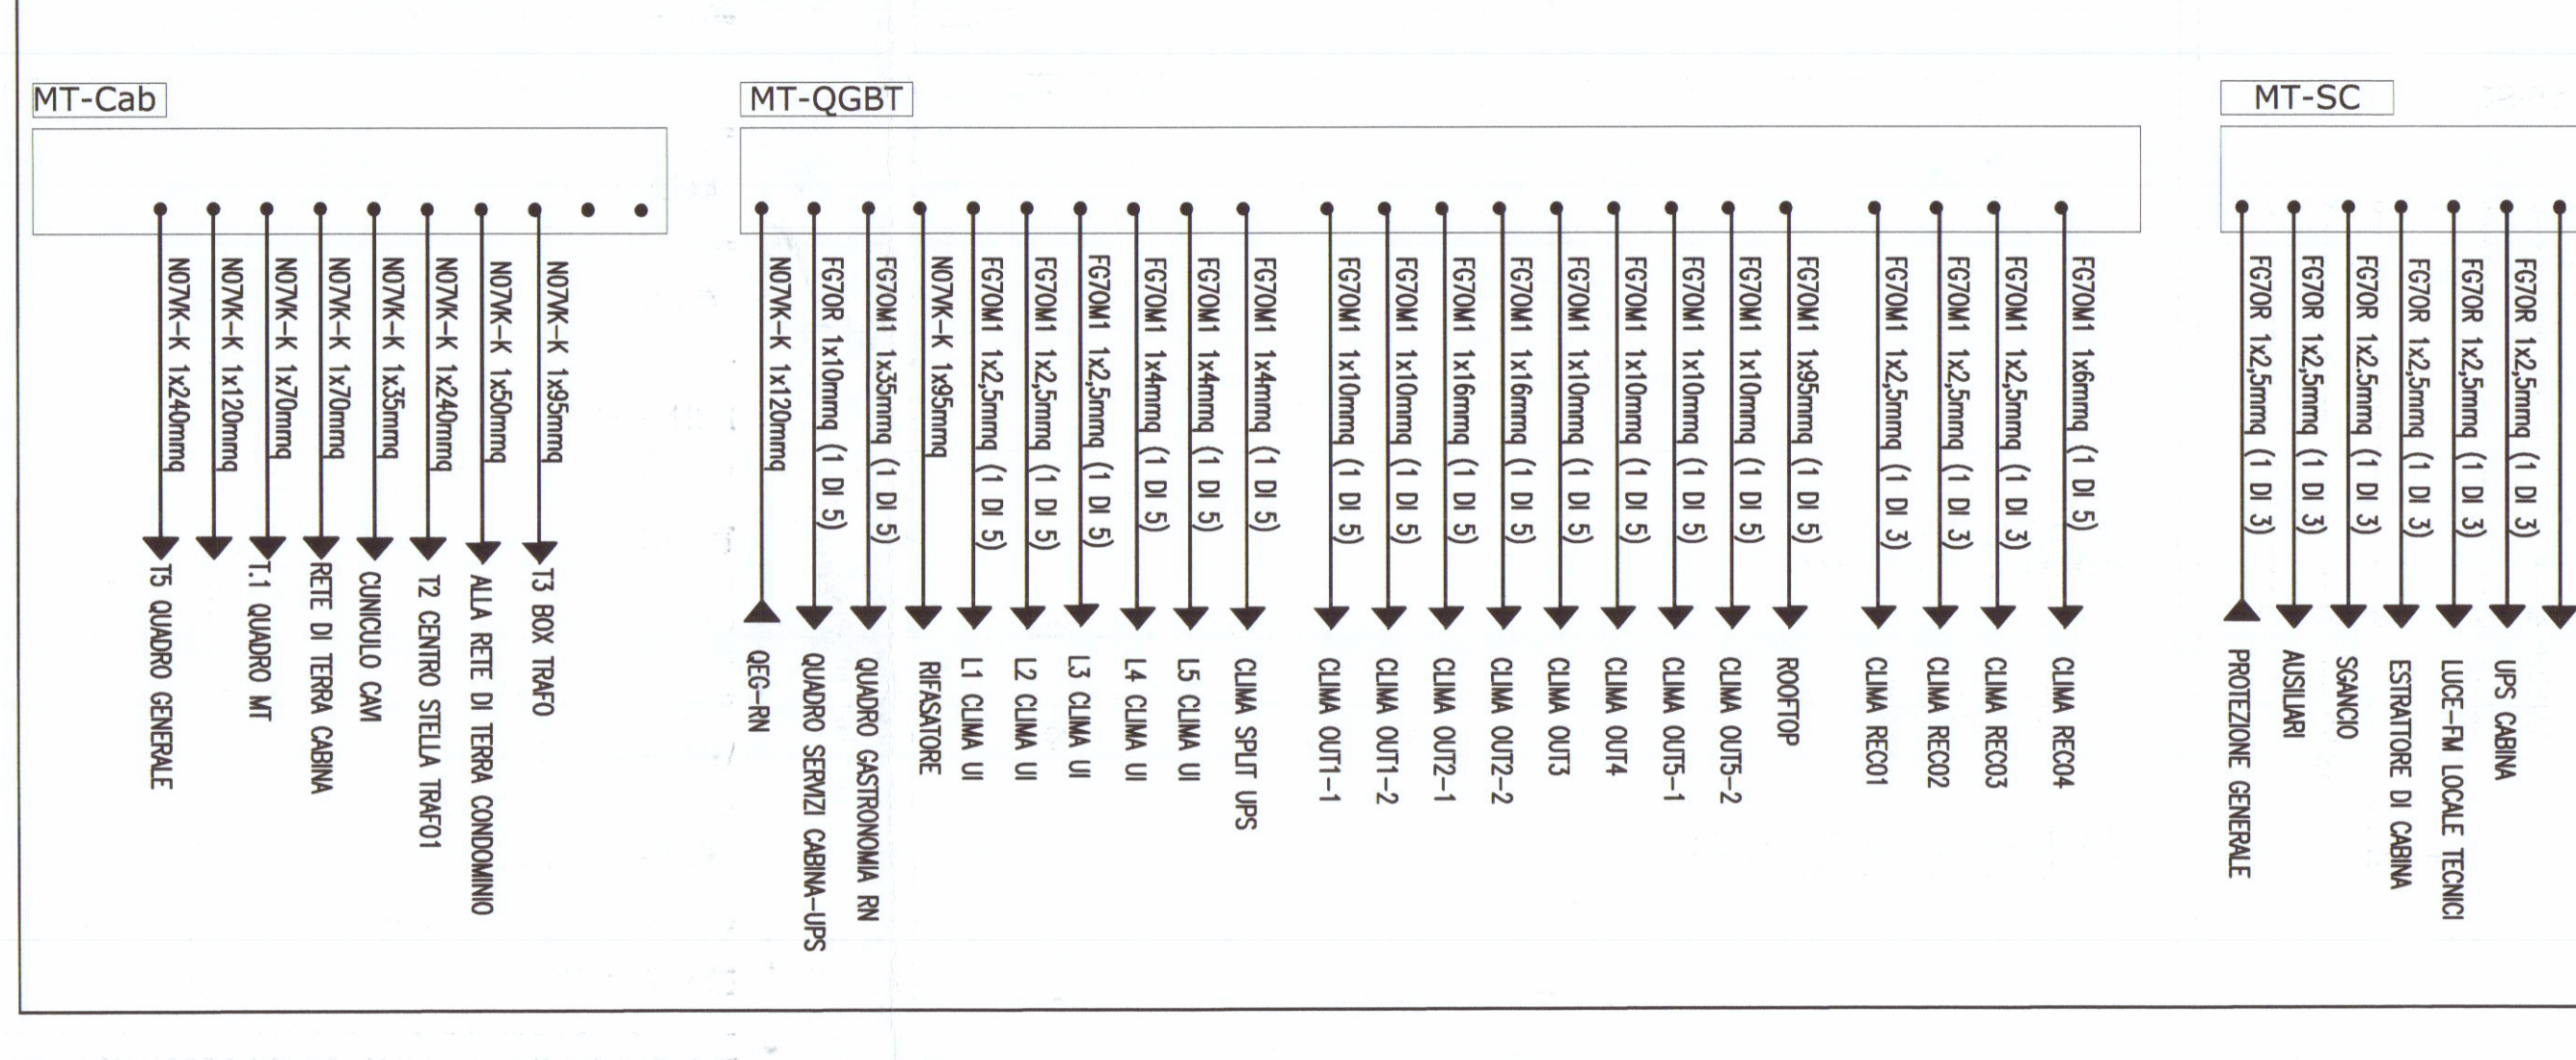

COMUNE DI CARRARA (MS)		SCALA VARIE		FORMATO A0	
INDIRIZZO VIA CARRIONA, 15		☐ Preliminare ☒ Definitivo ☐ Esecutivo ☐ As built EMESSE PER: ☐ Commenti ☒ Validazione ☐ Costituzione		TAMBRO 	
OGGETTO RISTRUTTURAZIONE TOTALE PUNTO VENDITA CONAD		ELABORATO E002-A IMPIANTO ELETTRICO: PLANIMETRIA E SCHEMI CABINA MT-BT			
PROPRIETA'		COMITENTE		 Via Zeno, 4 - 05033 Chianciano (TR)	
TEAM DI PROGETTO: Ing. Giovanni Tassi Ing. Tiziana Tassi Ing. Tiziana Tassi Ing. Tiziana Tassi Ing. Tiziana Tassi Ing. Tiziana Tassi		STATO DEL PROGETTO EMISSIONE 24/05/2017 01 T.M.N. S.T. EMISSIONE 31/03/2017 00 T.M.N. S.T. STATO DATA REV. PREPARATO VERIFICATO			
CARENZA240517 Il presente documento è di proprietà esclusiva di FREE S.r.l. Tutti i diritti sono riservati. Questo documento è parte di un progetto e non può essere riprodotto, ristampato, trasmesso, modificato o altro progetto in alcuna forma o modo elettronico, meccanico, fotografico o per qualsiasi altro mezzo. È vietata espressamente la ristampa o l'uso non autorizzato senza permesso scritto dalla FREE S.r.l. La ristampa o l'uso non autorizzato senza permesso scritto dalla FREE S.r.l. è vietata espressamente. La ristampa o l'uso non autorizzato senza permesso scritto dalla FREE S.r.l. è vietata espressamente. La ristampa o l'uso non autorizzato senza permesso scritto dalla FREE S.r.l. è vietata espressamente. La ristampa o l'uso non autorizzato senza permesso scritto dalla FREE S.r.l. è vietata espressamente.					