

4 MAR. 1980
COMUNE DI CARRARA

APPALTO CONCORSO PER LA COSTRUZIONE DI UNA PALESTRA COPERTA NEL TERRENO DEL FABBRICATO EX GIL AD AVENZA.



impresa: piazza verdi 23 la spezia
SOCIETA' EDILIZIA TIRRENA S.p.A.
progetto: dott. arch. giancarlo cacciatori
dott. arch. silvestro telara

DOSS. EDIL. TELARA SILVESTRO 66
Cod. SVR 11

oggetto: **IMPIANTO ELETTRICO PLANIMETRIA**
varianti: data: scala: 1:100
pratica: tav. n. 17
PUBBLICAZIONE FAVOREVOLE CONDIZIONATA
(V. Nota allegata del 19/8/80 P. 1220)
Messa, 19.11.80

planimetria 1:1000
via giovan pietro

APPROVATO
CONTROLLATO 3 DIC. 1980
Approvato dal Sindaco, alla condizionale, per la costruzione di una palestra coperta nel terreno del fabbricato ex Gil ad Avenza, in Carrara, in attuazione dell'art. 10 del D.P.R. 11.10.1975 n. 1017, con la presente si autorizza l'ing. capo L. ING. CAPO L. ING. CAPO

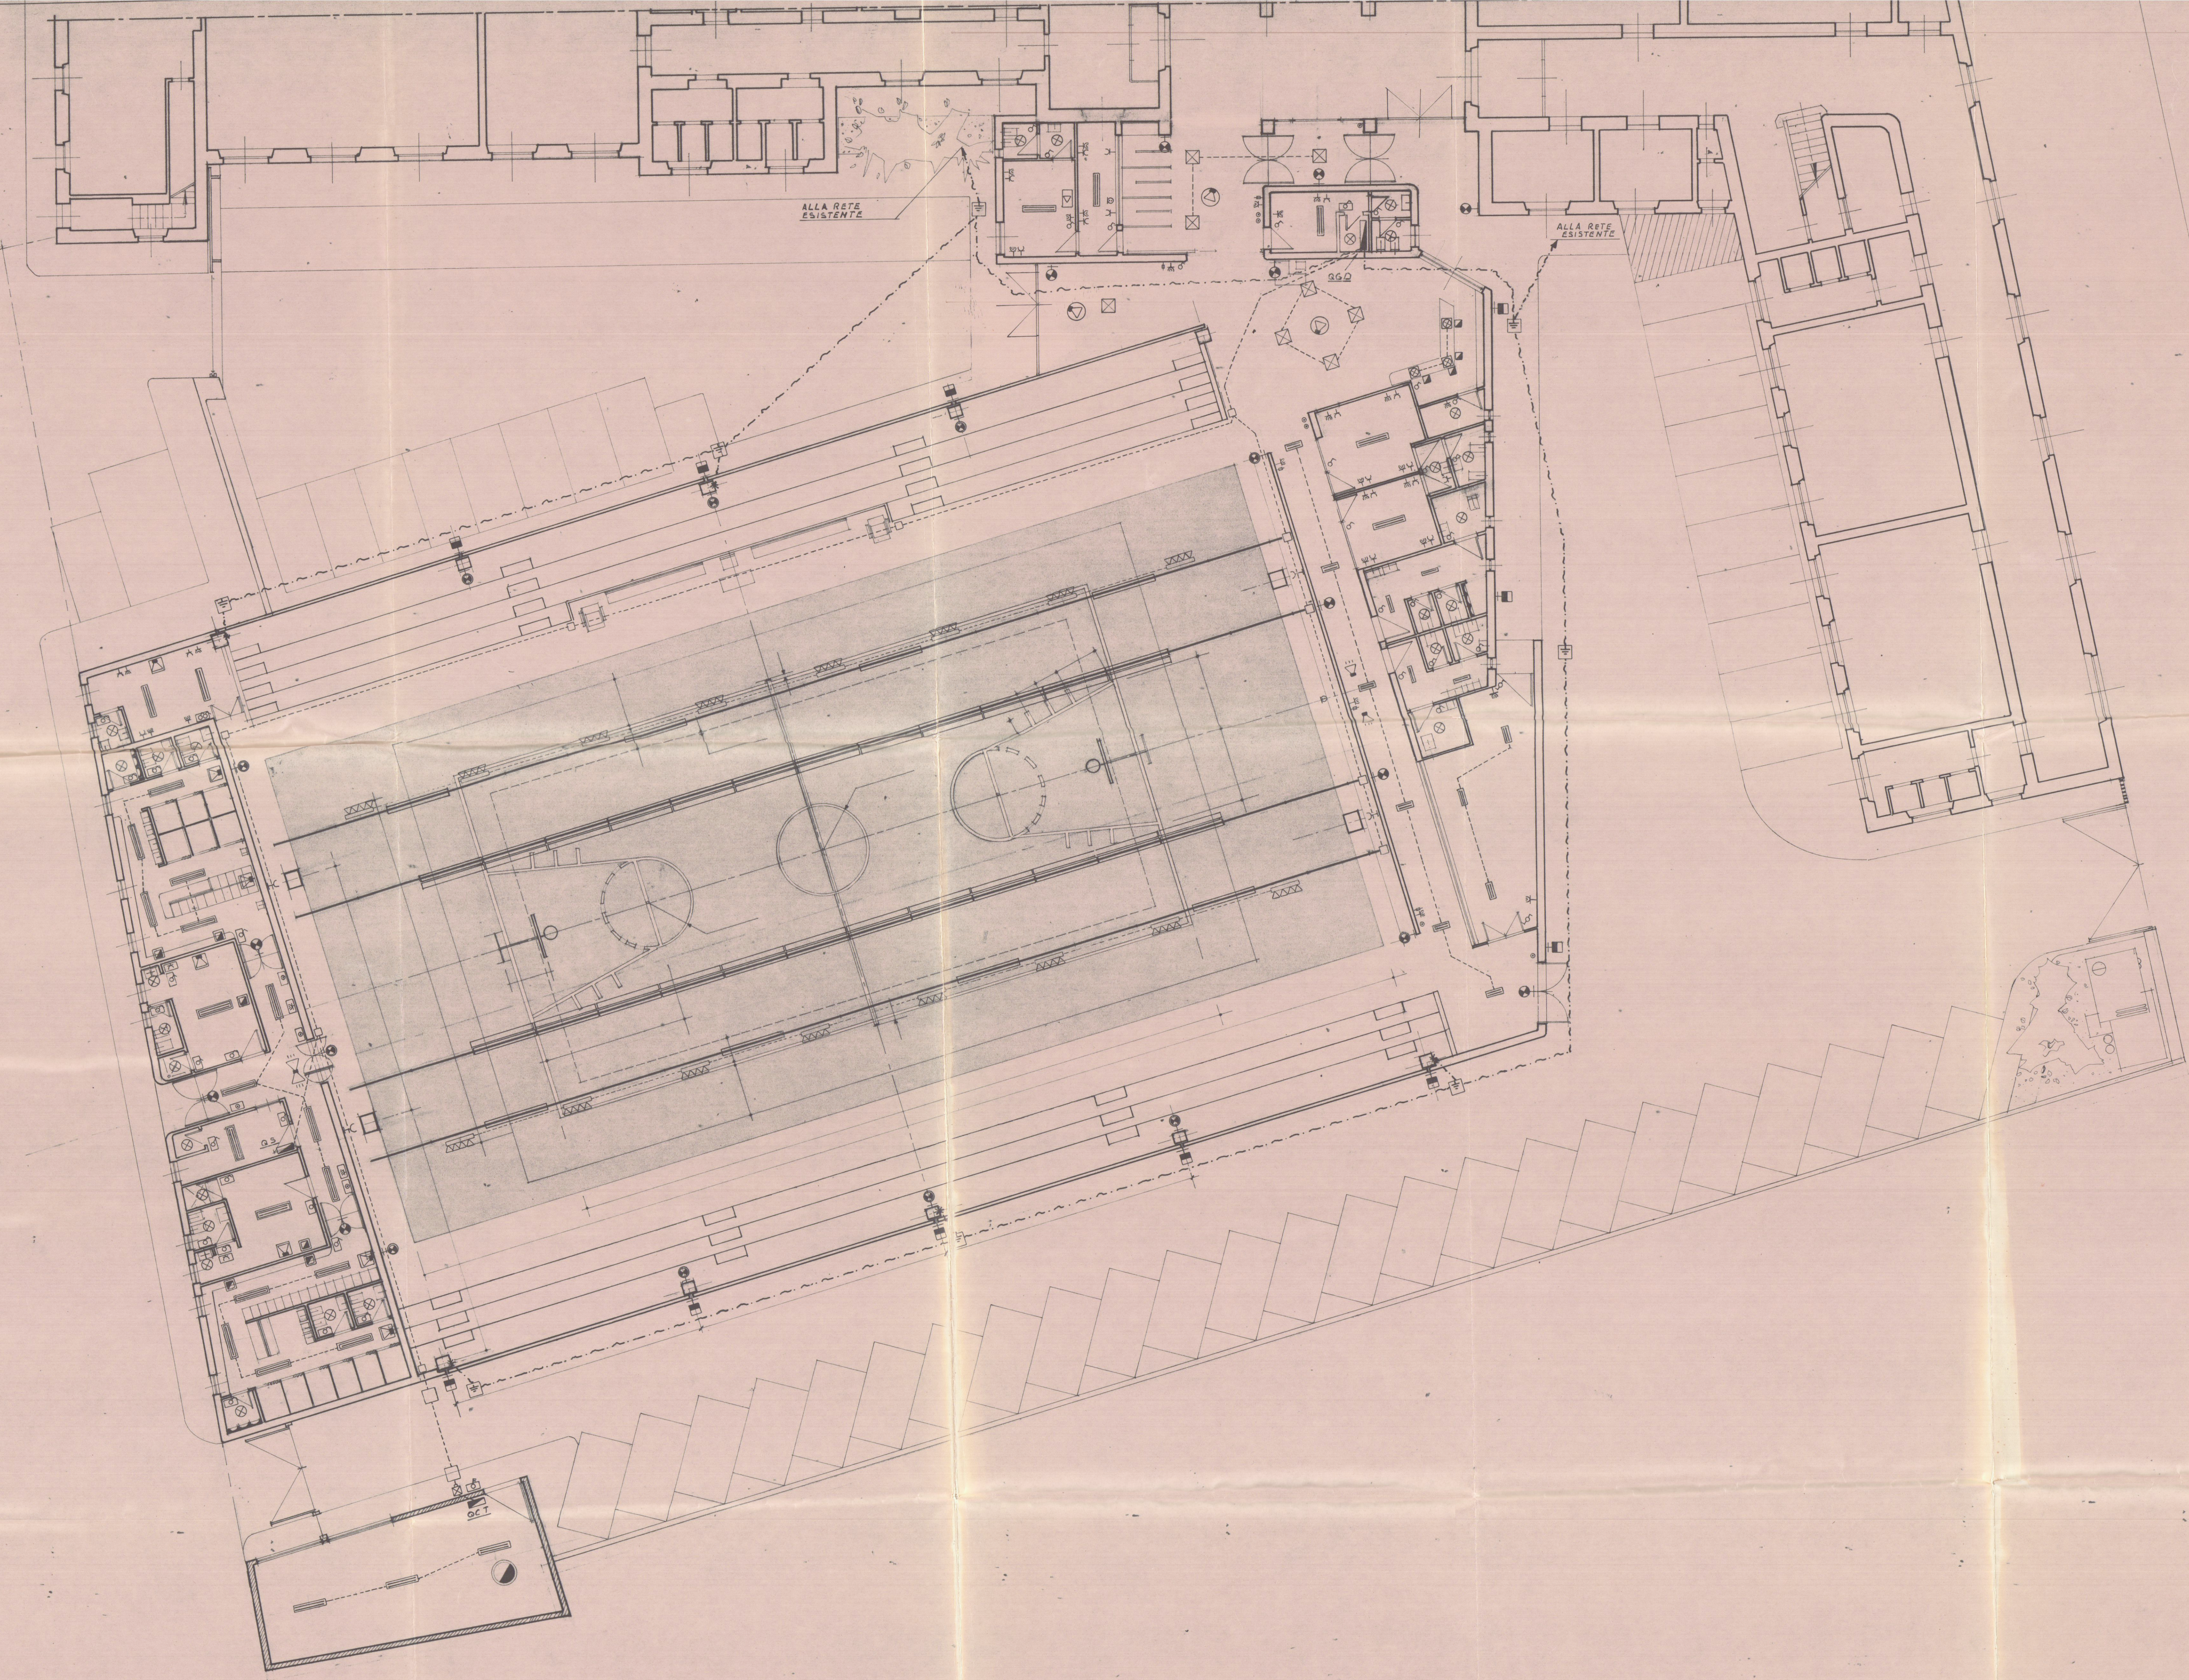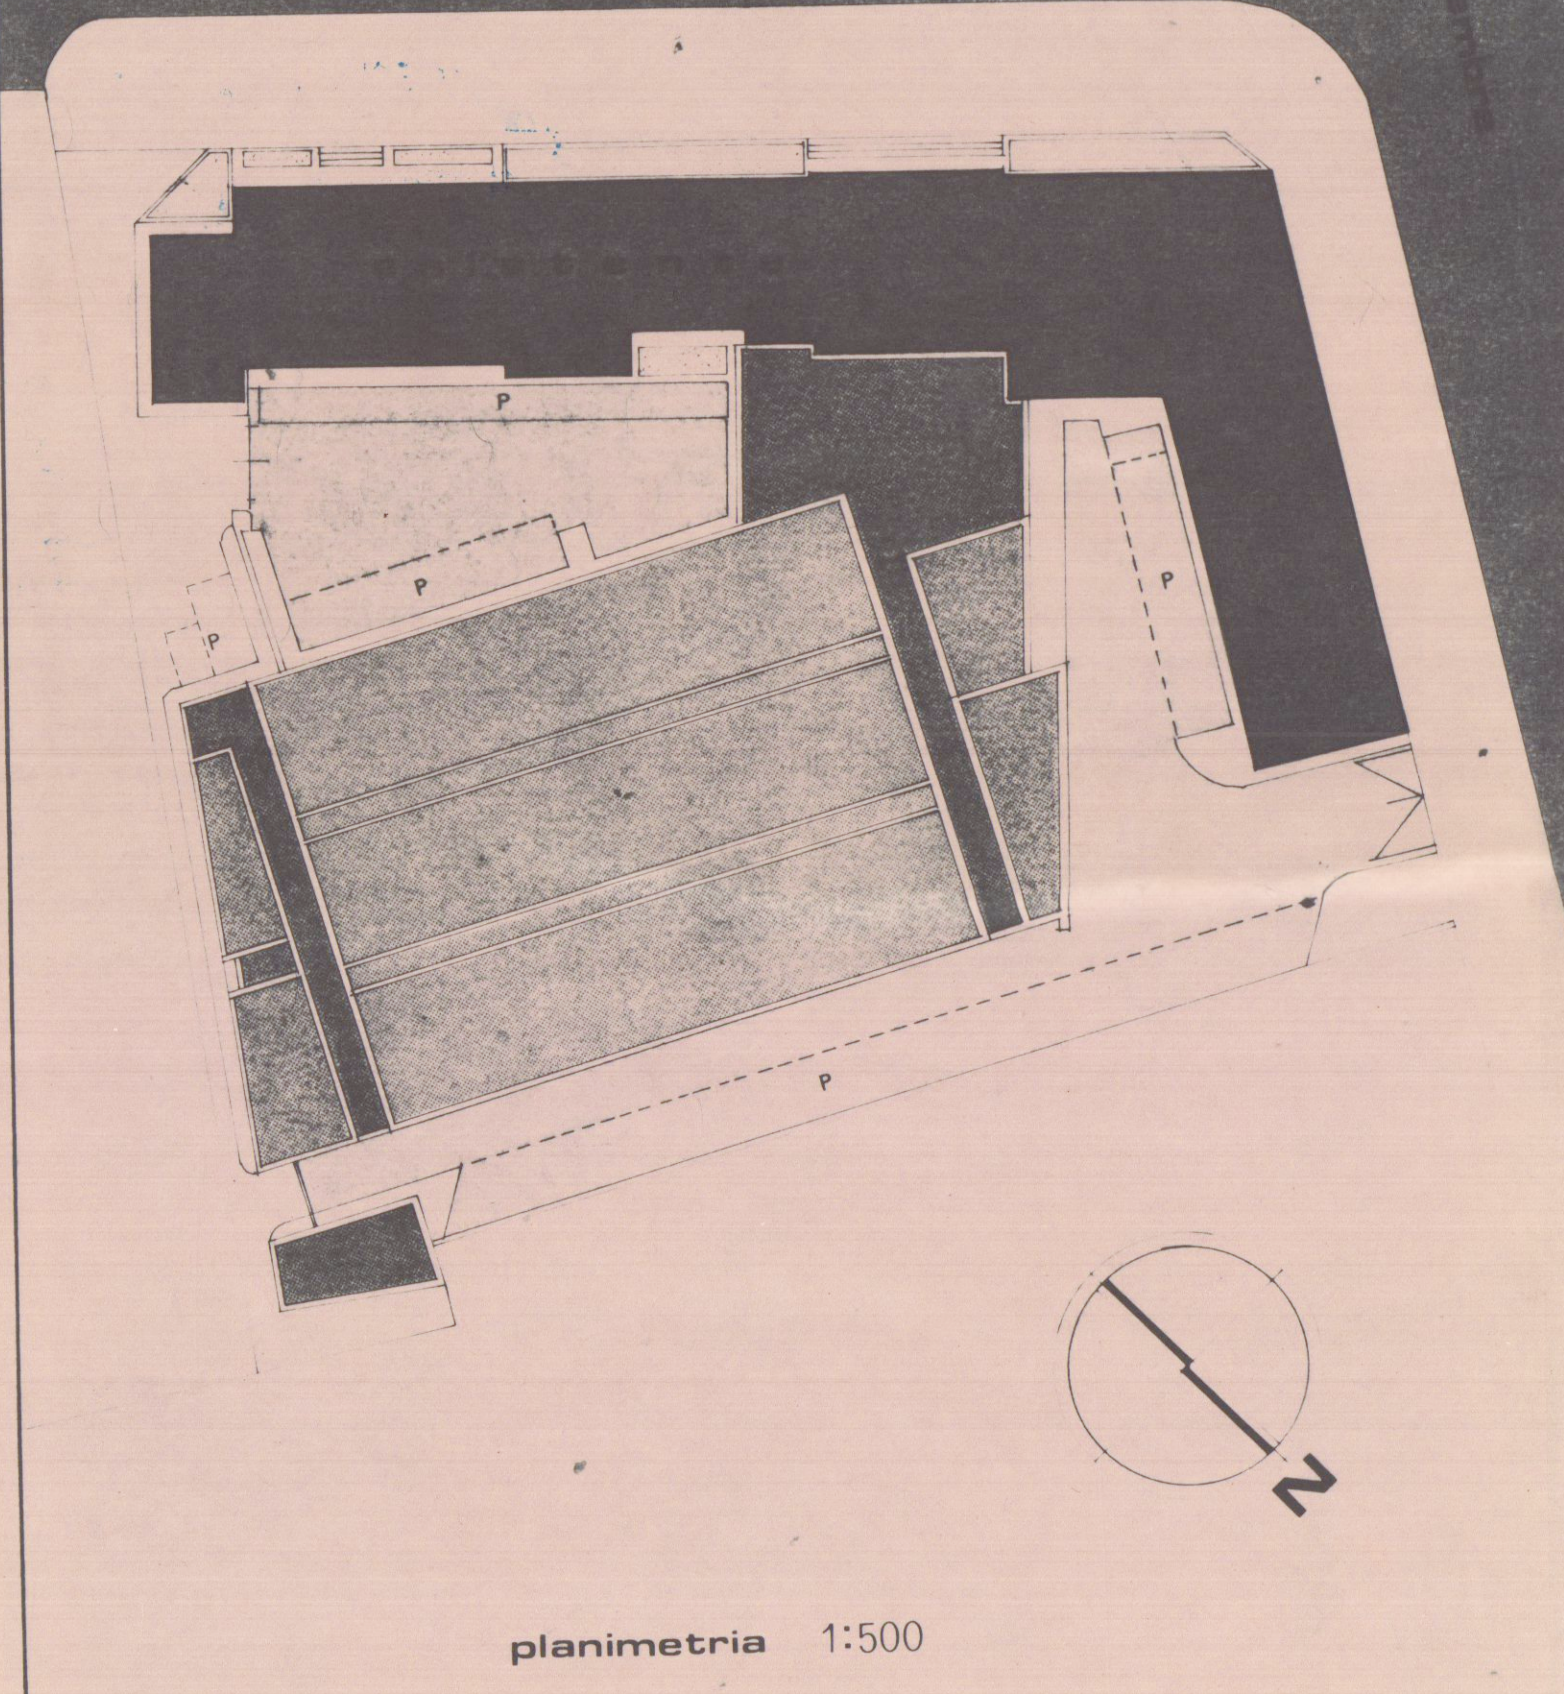

1	QUADRO DI DISTRIBUZIONE O DI COMANDO	
2	INTERRUTTORE DI SICUREZZA C.T.	
3	SOCORRITORE AUTONOMO DI EMERGENZA	
4	SOCORRITORE AUT. DI EMER. CON CABBIA	
5	CABINETTA STAGNA CON LAMPADA DA 60W	
6	FARI AD INCANDESCENZA DA 100W	
7	PLAFONIERA PER LAMP. A FLUORESCENZA 80W Hg	
8	PLAFONIERA PER LAMP. A FLUORESCENZA 1x20W	
9	PLAFONIERA PER LAMP. A FLUORESCENZA 2x20W	
10	PLAFONIERA PER LAMP. A FLUORESCENZA 1x40W	
11	PLAFONIERA PER LAMP. A FLUORESCENZA 2x40W	
12	PLAFONIERA PER LAMP. A FLUORESCENZA 1x215W	
13	PLAFONIERA STAGNA PER LAMP. A FLUOR. 1x40W	
14	PLAFONIERA STAGNA PER LAMP. A FLUOR. 2x40W	
15	CANALINO PORTAPLAFONIERE	
16	SCATOLA DI DERIVAZIONE	
17	CORPO ILL./TE DA ESTERNO PER LAMP. FL. 125W Hg	
18	PROIETTORE SONORO	
19	DIFFUSORE A SOFFITTO	
20	DIFFUSORE A PARETE	
21	COLONNA SONORA A 4 ALTOPARLANTI	
22	CENTRALINA AURIO	
23	PRESA MICROFONICA	
24	DOZZETTO CON DISPERSORE	
25	CORDA DI RAME NUDA DA 35 MM.	
26	CALATA ALLA STRUTTURA	
27	PRESA 2x16A CON TIMATIF	
28	PRESA 2x16A CON TIMATIF IN PANNELLO	
29	PRESA 2x10A+T	
30	PRESA 2x16A+T	
31	PRESA 2x16A+T CON FUSIBILE	
32	INTERRUTTORE	
33	DEVITTORE	
34	INTERRUTTORE BIPOLARE	
35	PULSANTE	
36	PORTAPPARECCHI PROTETTO	