


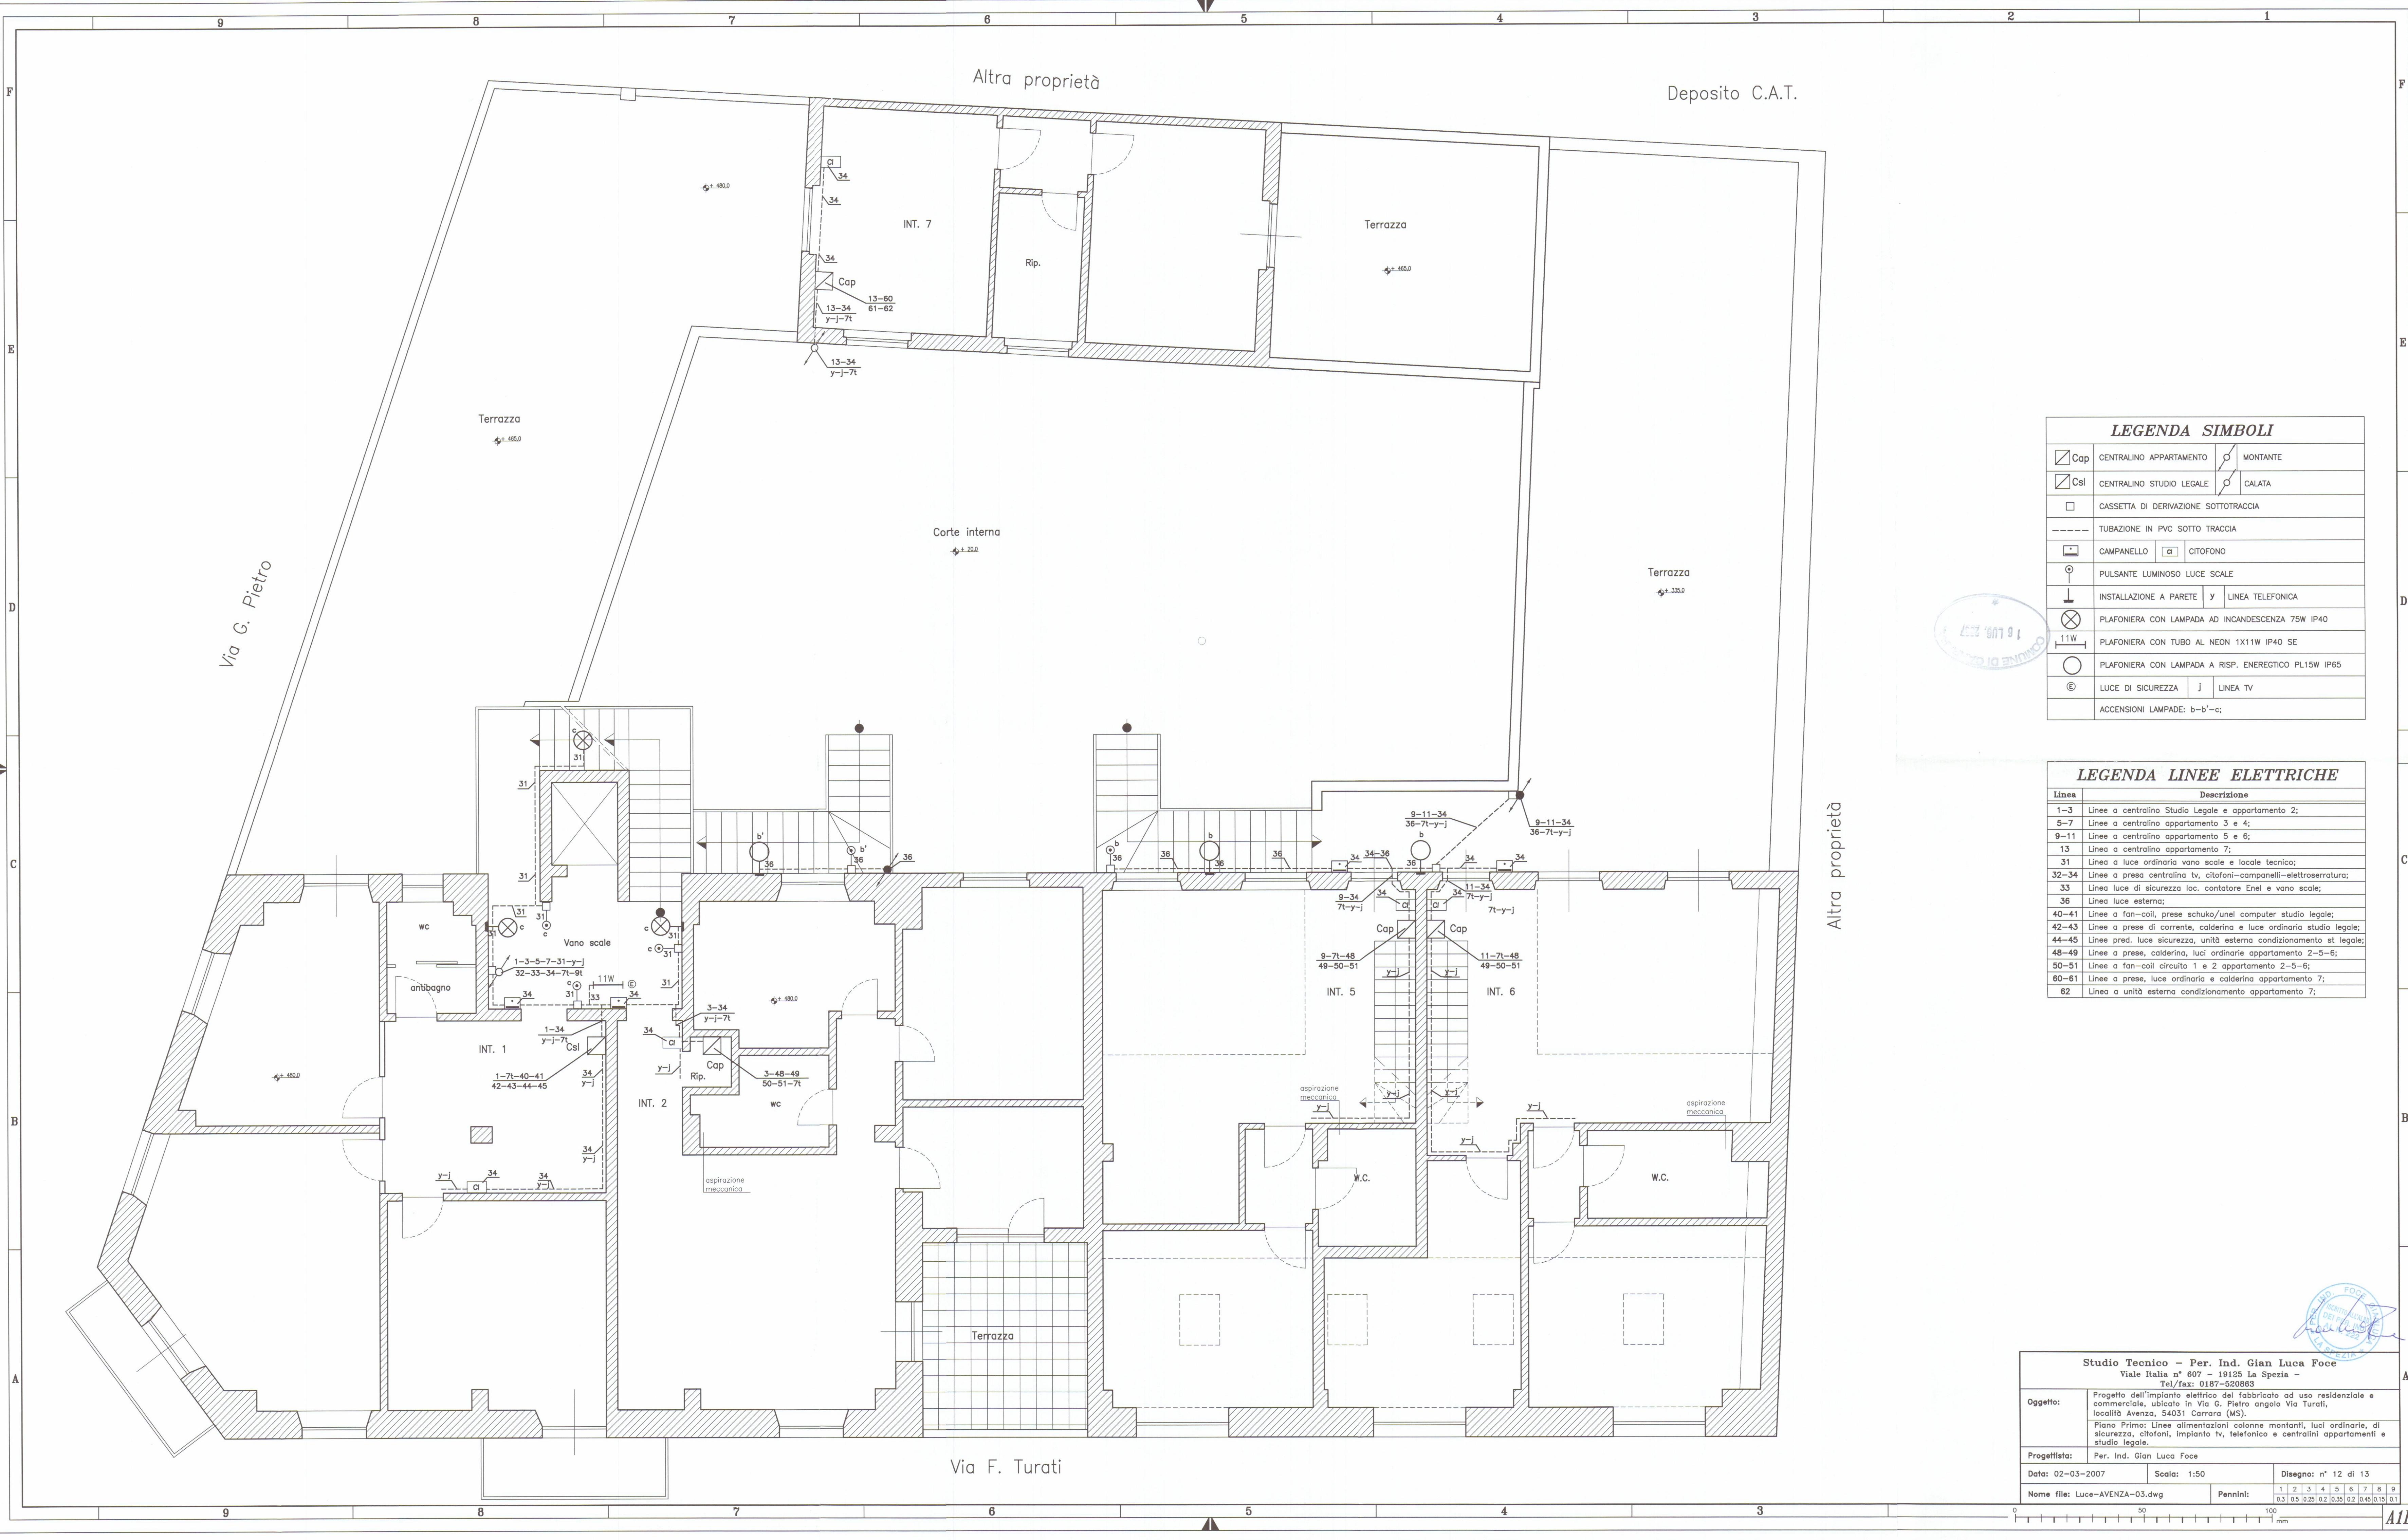

LEGENDA SIMBOLI			
	Cap		MONTANTE
	Csl		CALATA
	CASSETTA DI DERIVAZIONE SOTTOTRACCIA		
	TUBAZIONE IN PVC SOTTO TRACCIA		
	CAMPANELLO		CITOFONO
	PULSANTE LUMINOSO LUCE SCALE		
	INSTALLAZIONE A PARETE		LINEA TELEFONICA
	PLAFONIERA CON LAMPADA AD INCANDESCENZA 75W IP40		
	PLAFONIERA CON TUBO AL NEON 1X11W IP40 SE		
	PLAFONIERA CON LAMPADA A RISP. ENERGETICO PL15W IP65		
	LUCE DI SICUREZZA		LINEA TV
ACCENSIONI LAMPADE: b-b'-c;			

LEGENDA LINEE ELETTRICHE	
Linea	Descrizione
1-3	Linee a centralino Studio Legale e appartamento 2;
5-7	Linee a centralino appartamento 3 e 4;
9-11	Linee a centralino appartamento 5 e 6;
13	Linea a centralino appartamento 7;
31	Linea a luce ordinaria vano scale e locale tecnico;
32-34	Linee a presa centralina tv, citofoni-campanelli-elettroserratura;
33	Linea luce di sicurezza loc. contatore Enel e vano scale;
36	Linea luce esterna;
40-41	Linee a fan-coil, prese schuko/unei computer studio legale;
42-43	Linee a prese di corrente, caldaia e luce ordinaria studio legale;
44-45	Linee pred. luce sicurezza, unità esterna condizionamento st legale;
48-49	Linee a prese, caldaia, luci ordinarie appartamento 2-5-6;
50-51	Linee a fan-coil circuito 1 e 2 appartamento 2-5-6;
60-61	Linee a prese, luce ordinaria e caldaia appartamento 7;
62	Linea a unità esterna condizionamento appartamento 7;

Studio Tecnico - Per. Ind. Gian Luca Focce

Viale Italia n° 607 - 19125 La Spezia -
Tel/fax: 0187-620863

Oggetto:

Progetto dell'impianto elettrico del fabbricato ad uso residenziale e commerciale, ubicato in Via G. Pietro angolo Via Turati, località Avenza, 54031 Carrara (MS).

Progettista:

Per. Ind. Gian Luca Focce

Data:

02-03-2007

Scala:

1:50

Disegno:

n° 12 di 13

Nome file:

Luce-AVENZA-03.dwg

Pennini:

1 2 3 4 5 6 7 8 9
0,3 0,5 0,25 0,2 0,35 0,2 0,45 0,15 0,1

