


PIANO PRIMO

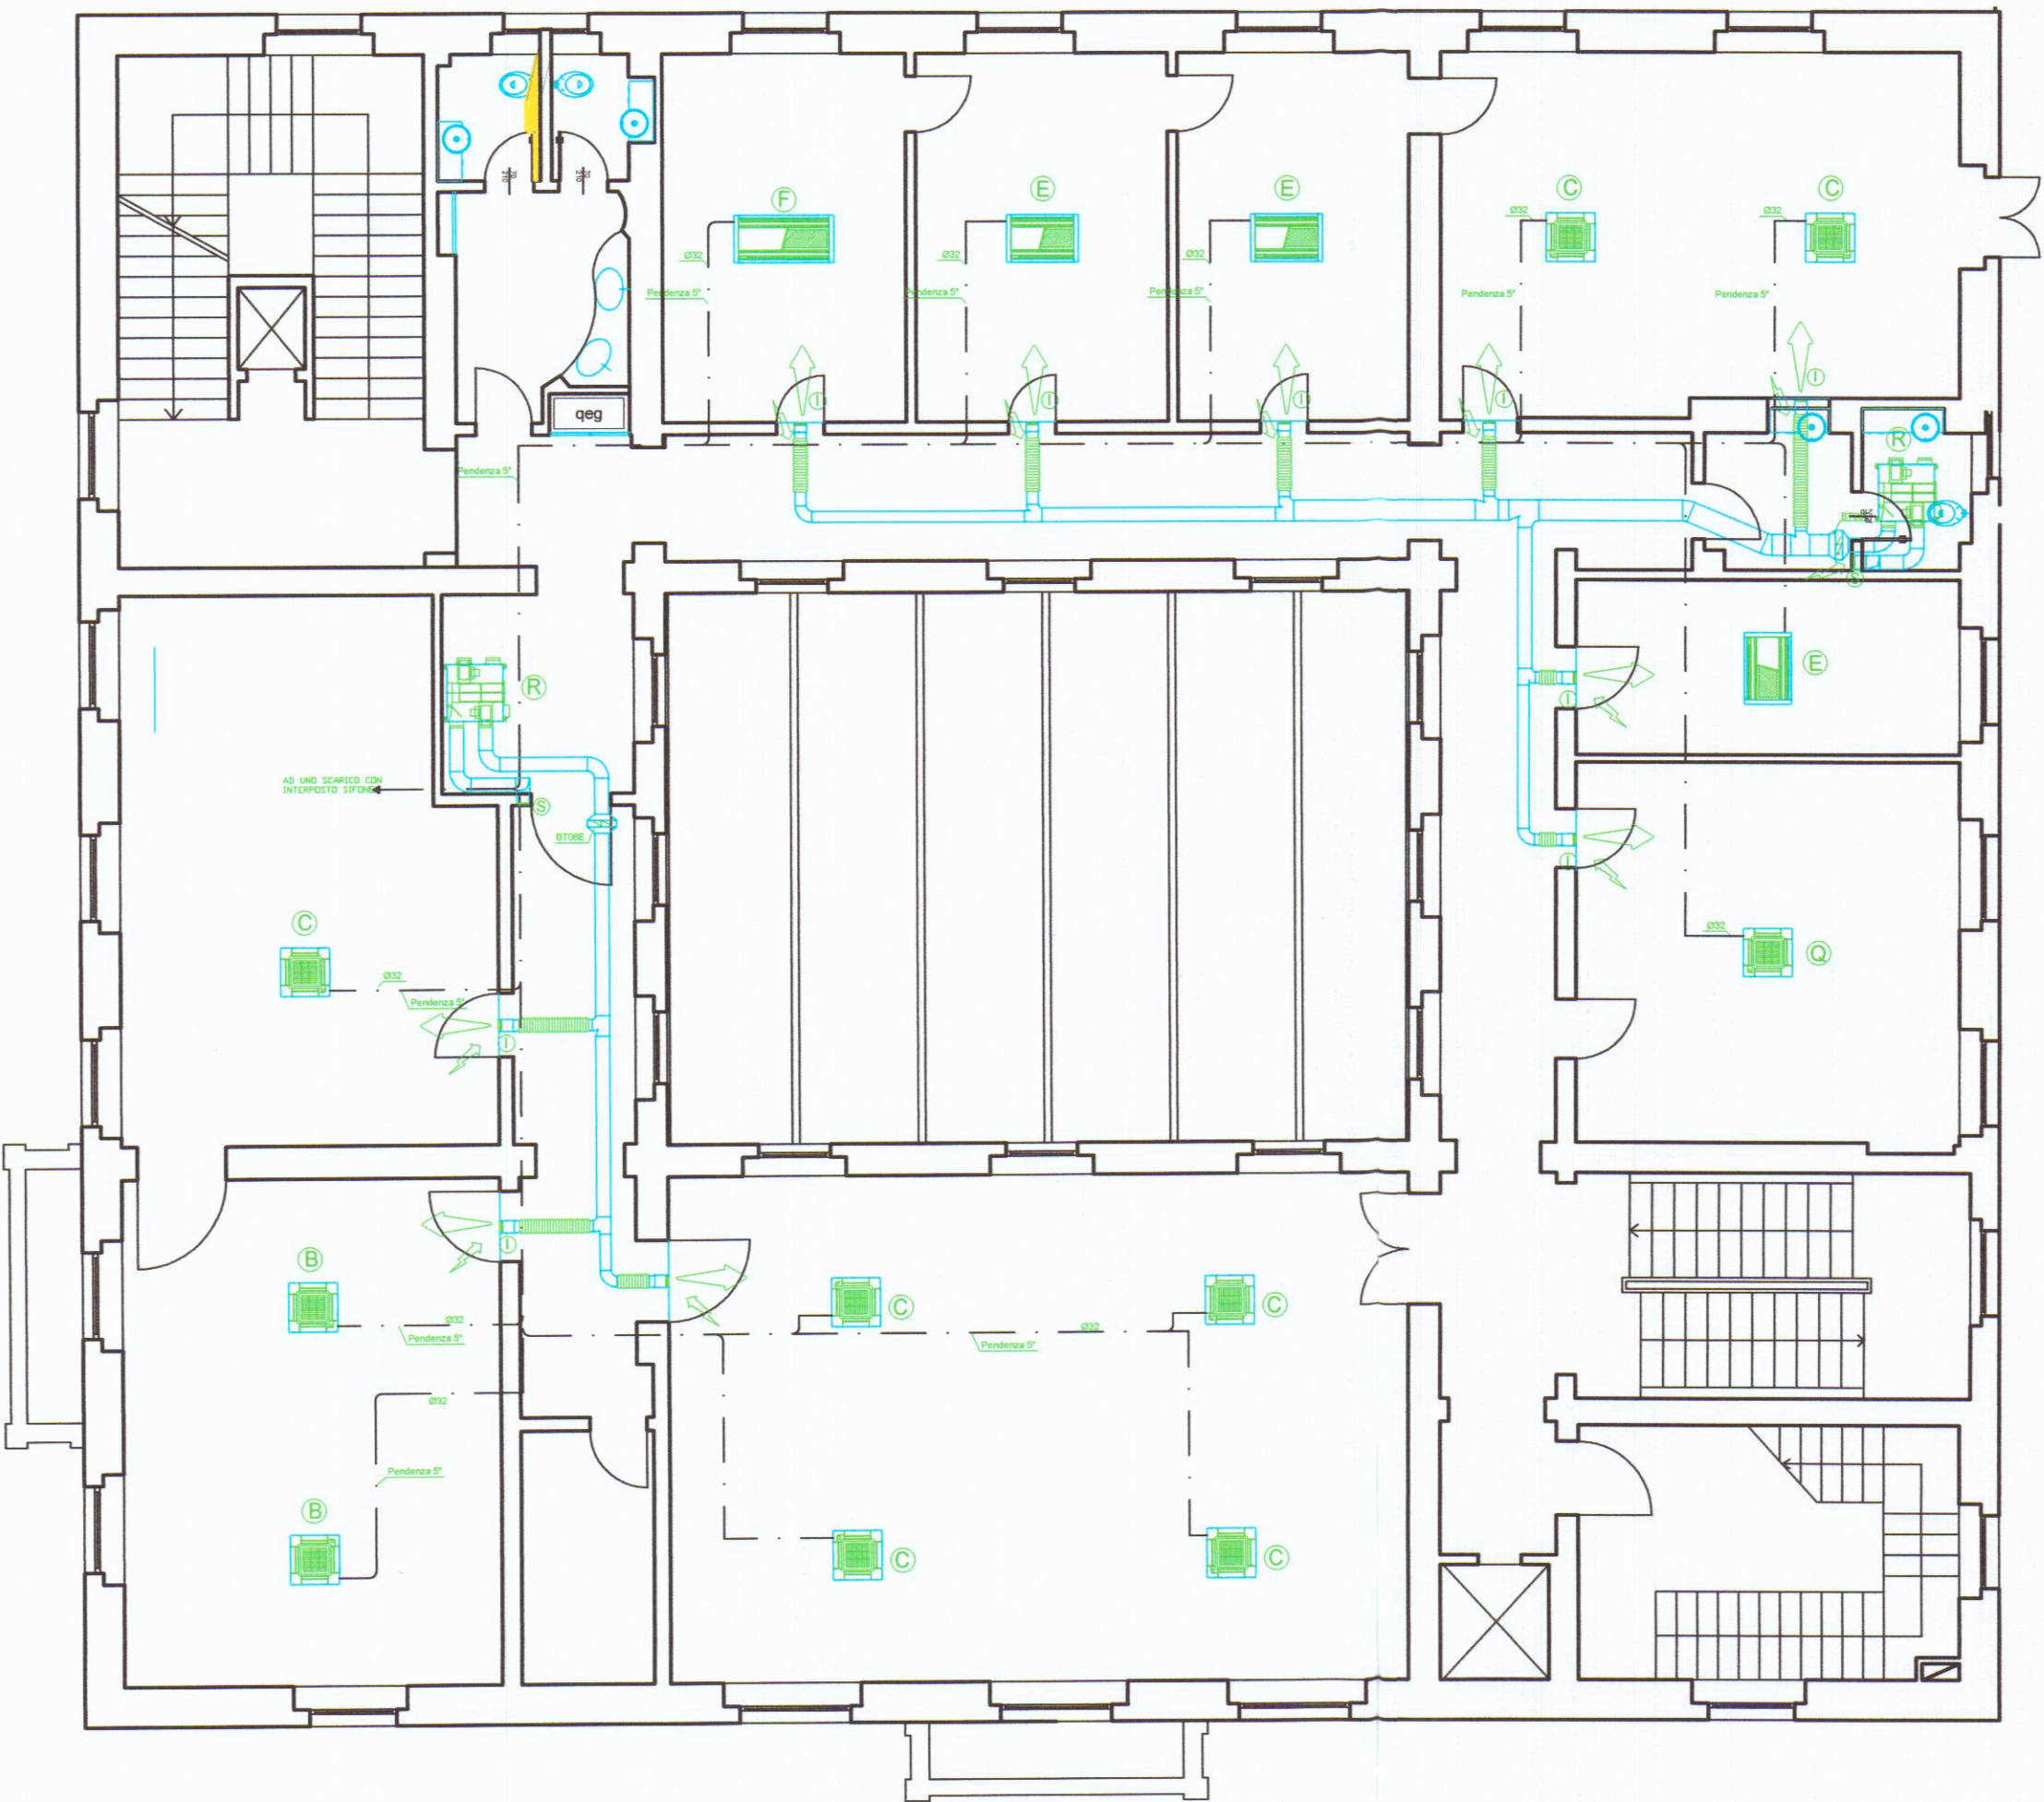

LEGENDA	
Progetto	Data
SEDE CENTRALE - CASSA DI RISPARMIO DI CARRARA S.p.A.	15 12 09
Indirizzo	Scala
Via Roma, 2 - 54033 - Carrara (MS)	1:100
Oggetto del disegno	Tavola
IMPIANTO DI CONDIZIONAMENTO	01 - A
Progettista	
UFFICIO TECNICO CASSA di RISPARMIO CARRARA - Via Roma,2-54033-Carrara	
LEGENDA:	
Unità interna cassetta a 4 vie marca DAIKIN modello:	
A FXZQ20M B FXZQ25M C FXZQ32M Q FXZQ40M	
Unità interna cassetta a 2 vie marca DAIKIN modello:	
D FXCQ20M E FXCQ25M F FXCQ32M	
Unità interna corner marca DAIKIN modello:	
X FXKQ32M	
Collettore di distribuzione marca DAIKIN modello KHRQ22M_H	
Giunto di derivazione marca DAIKIN modello KHRQ22M_T	
Tubazioni condizionamento linea gas e liquido	
Tubazioni scarico condensa condizionatori	

PIANO SECONDO



L'IMPIANTO NON SUBISCE NESSUNA MODIFICA

Cassa di Risparmio di Carrara S.p.A.
L'Amministratore Delegato



COMUNE DI CARRARA

Rev.	DATA	AGGIORNAMENTO
Localizzazione:		
CASSA DI RISPARMIO DI CARRARA VIA ROMA 2 CARRARA Piani 1° e 2°		
Disegno n° DISN°		
DIA CARRARA P1e2		
Scala: 1:100		
Oggetto:		
SCHEMA DI DISTRIBUZIONE IMPIANTO DI CLIMATIZZAZIONE		
Sigla estensore		
RC		
Data 1°emiss.:		
22/12/2009		



BANCA CARIGE - UFFICIO TECNICO
Via D'Annunzio 101 16121 GENOVA
tel. 010/5781 - fax 010/5785499
http : www. tecnico.progetti@carige.it