



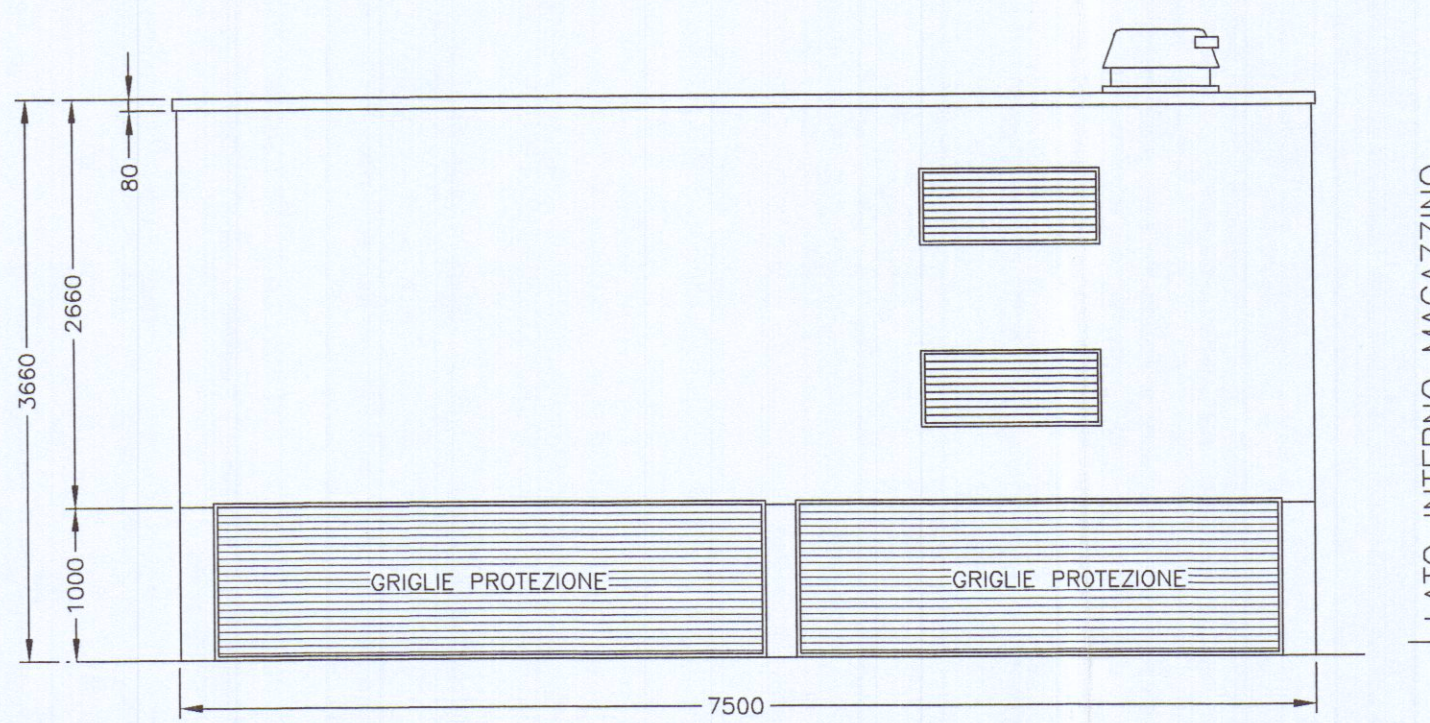


VISTA POSTERIORE




VISTA ANTERIORE

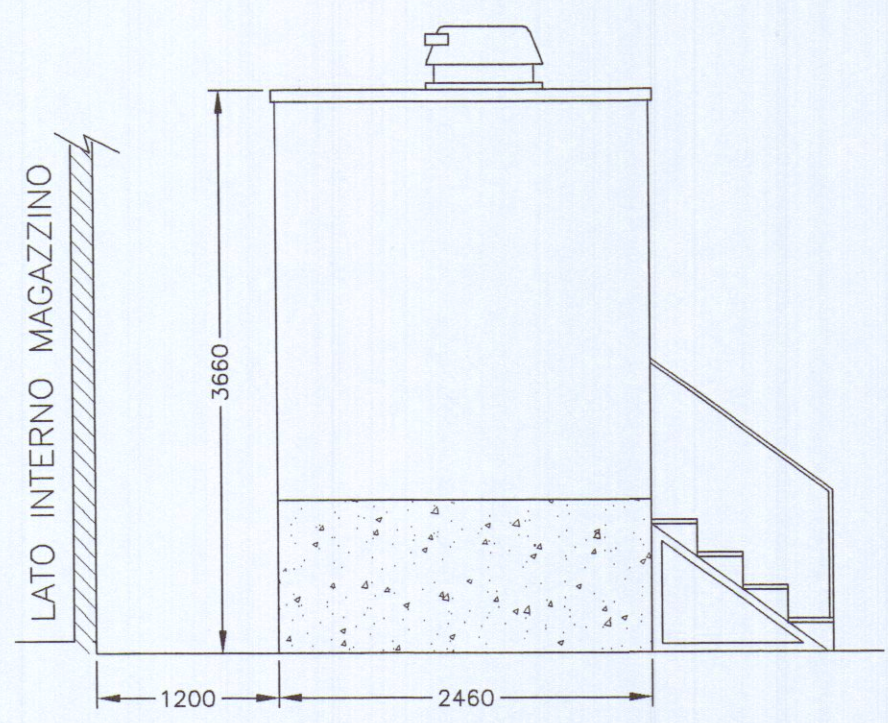


VISTA LATERALE SX

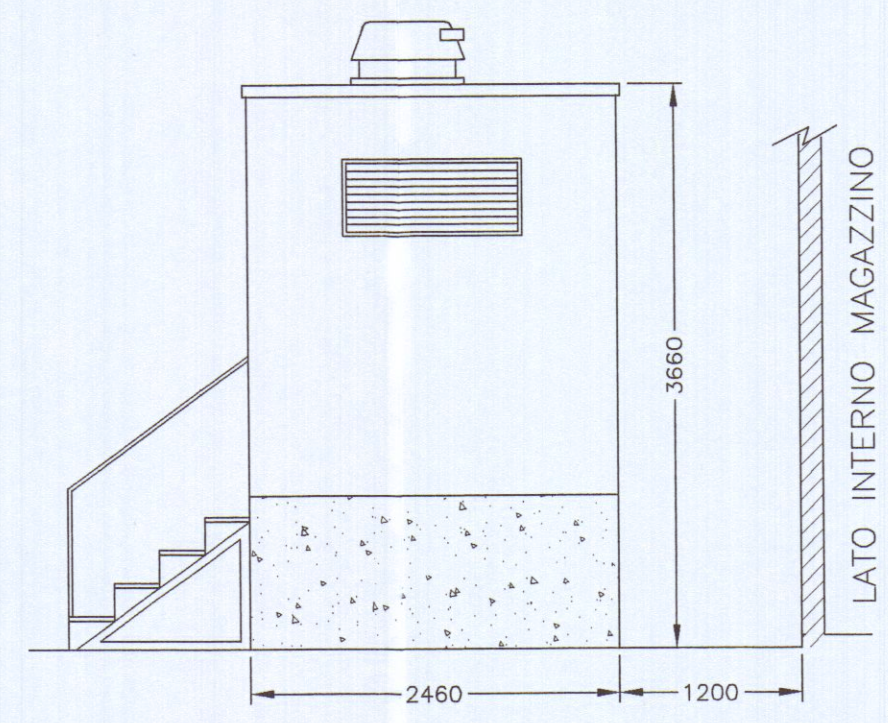


VISTA LATERALE DX

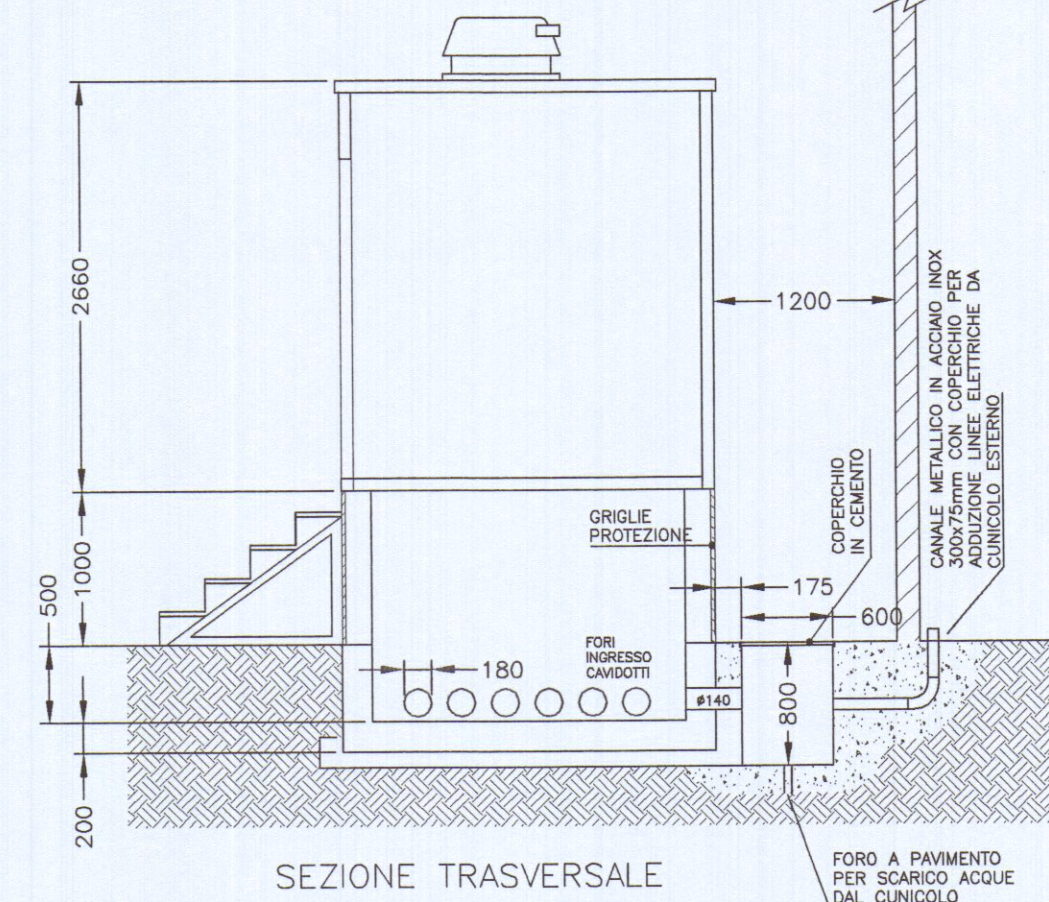


SEZIONE TRASVERSALE

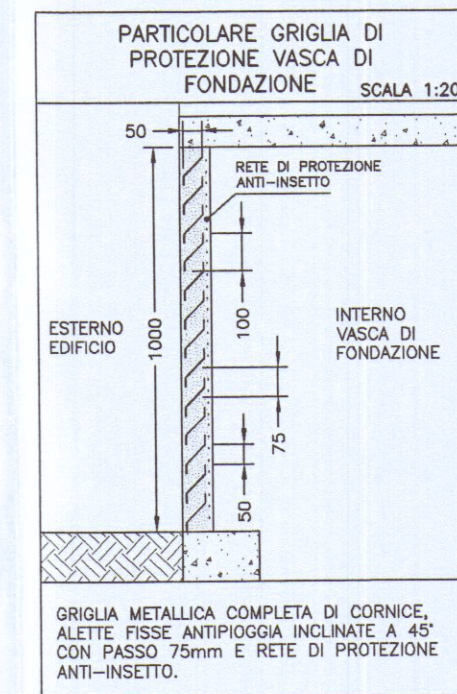

PARTICOLARE GRIGLIA DI PROTEZIONE VASCA DI FONDAZIONE

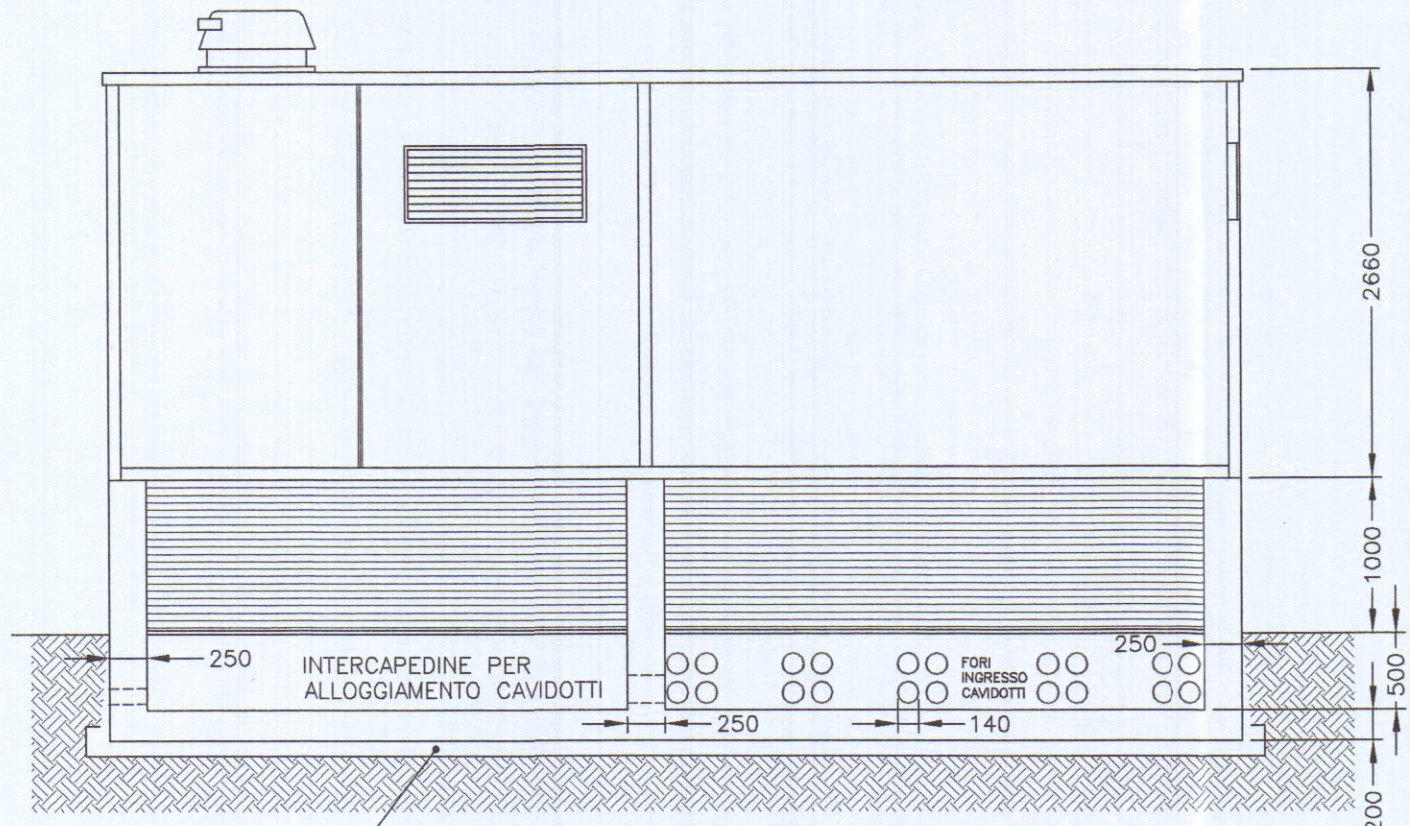


SEZIONE LONGITUDINALE

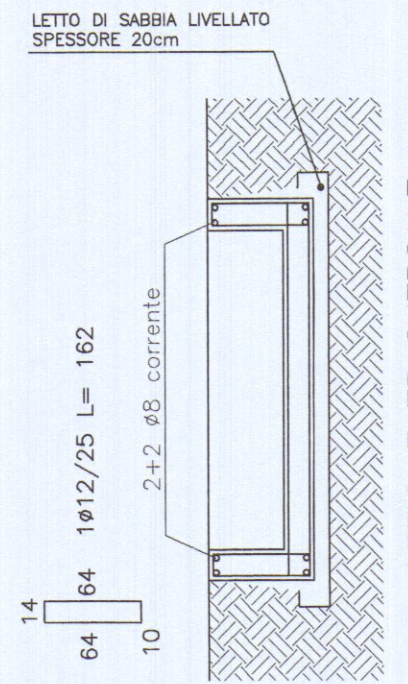


SEZIONE TRASVERSALE

VASCA DI FONDAZIONE

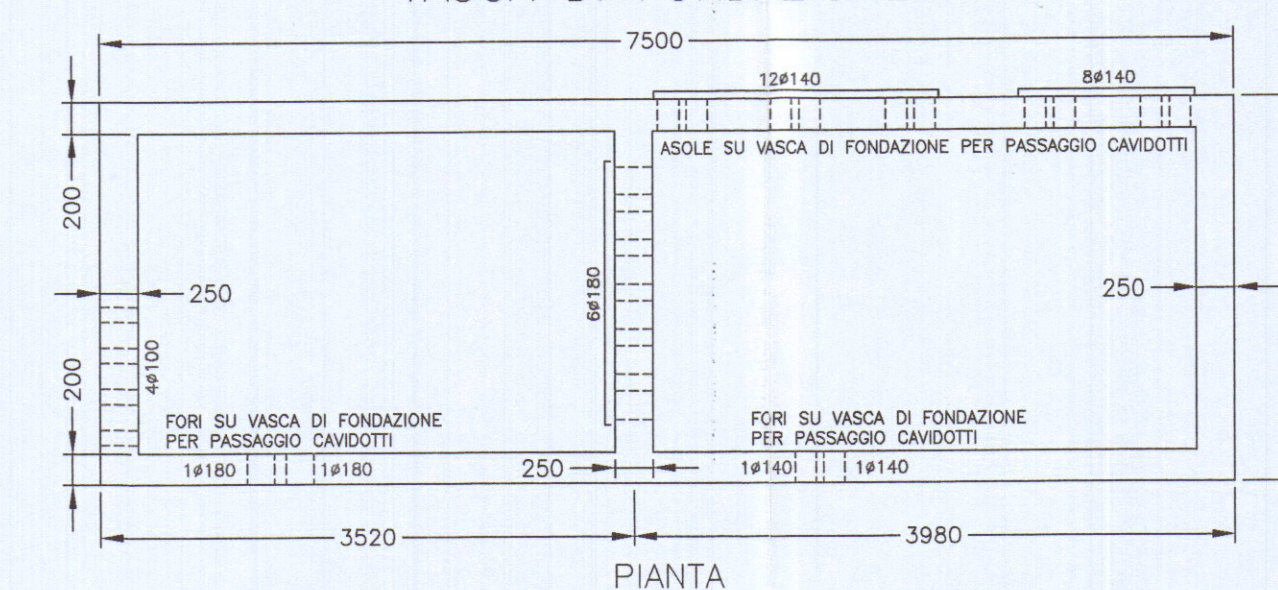


PIANTA

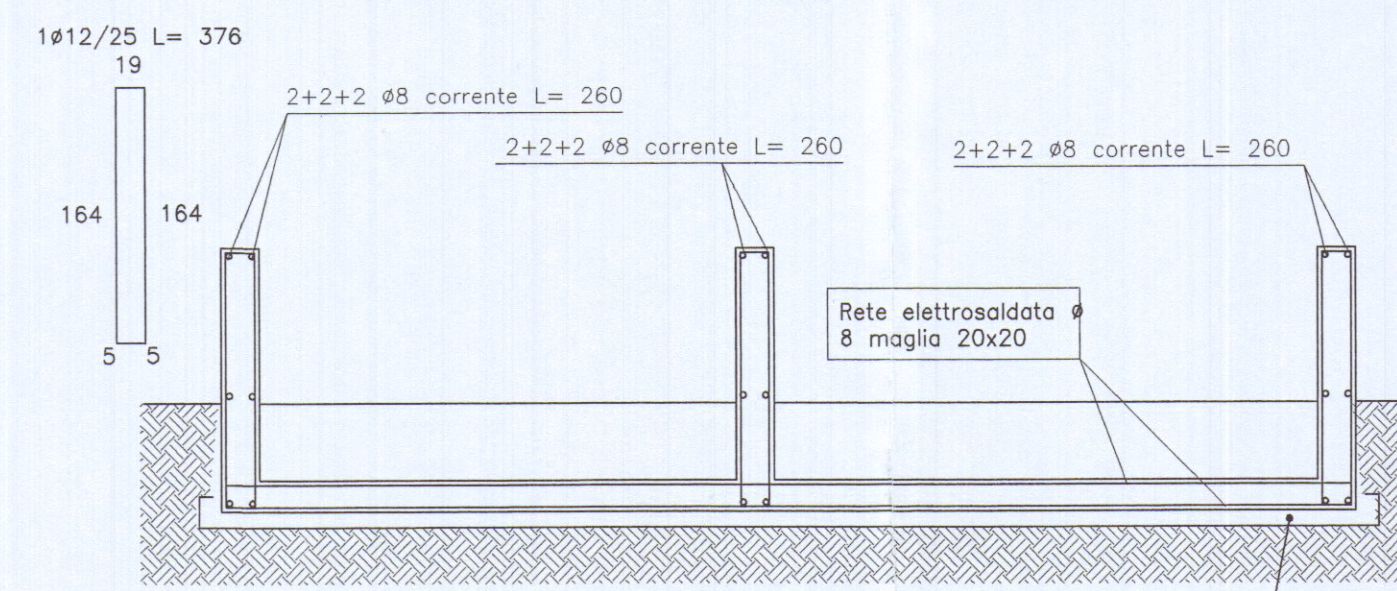


SEZIONE LONGITUDINALE

FOROMETRIE A PAVIMENTO

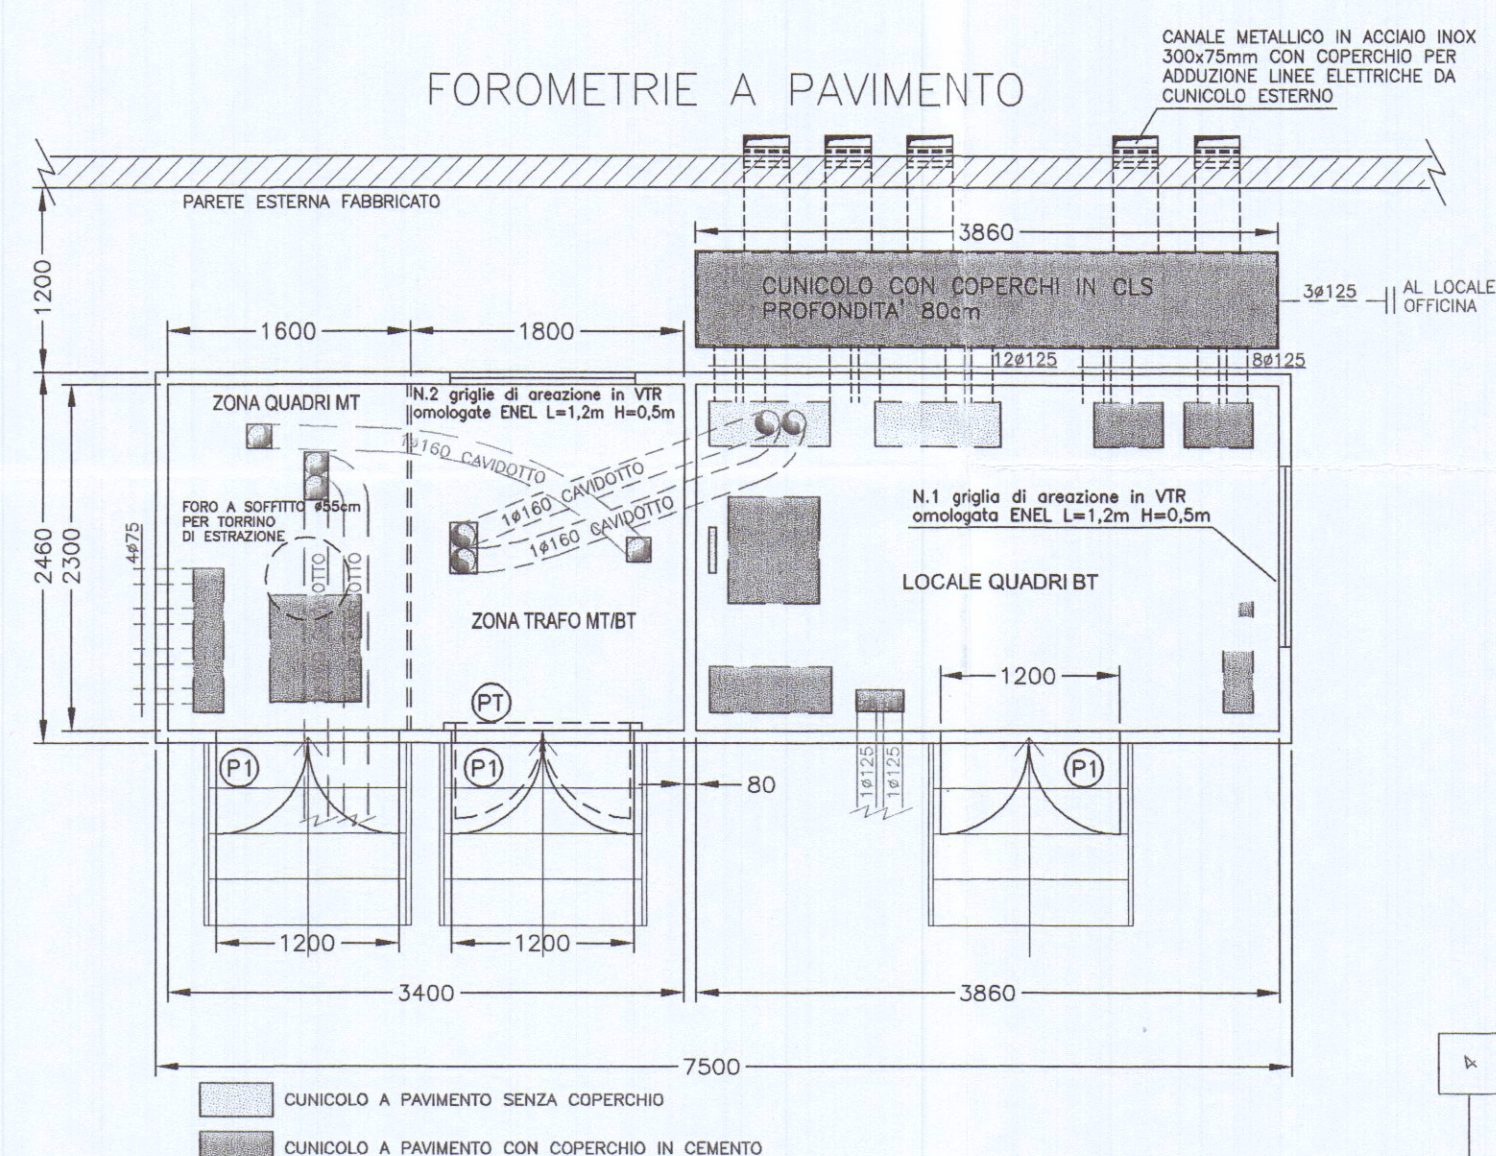


NOTE: VERIFICARE CON LA D.L. LE FOROMETRIE A PAVIMENTO PRIMA DELLA PRODUZIONE DEL MONOBLOCCO





POSIZIONAMENTO APPARECCHIATURE

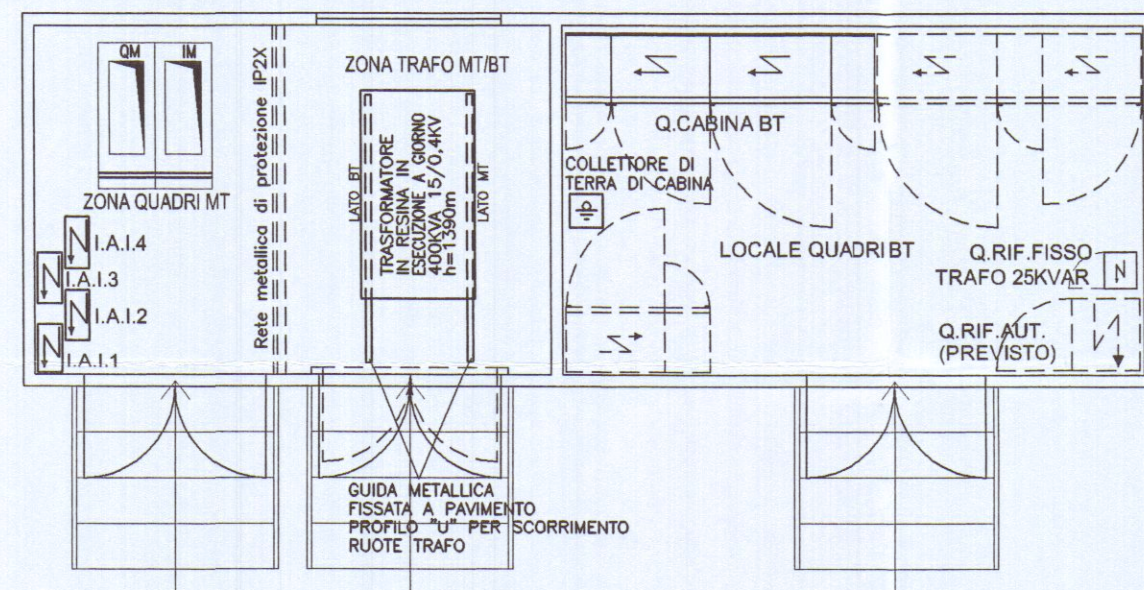

CANALIZZAZIONI MT/BT

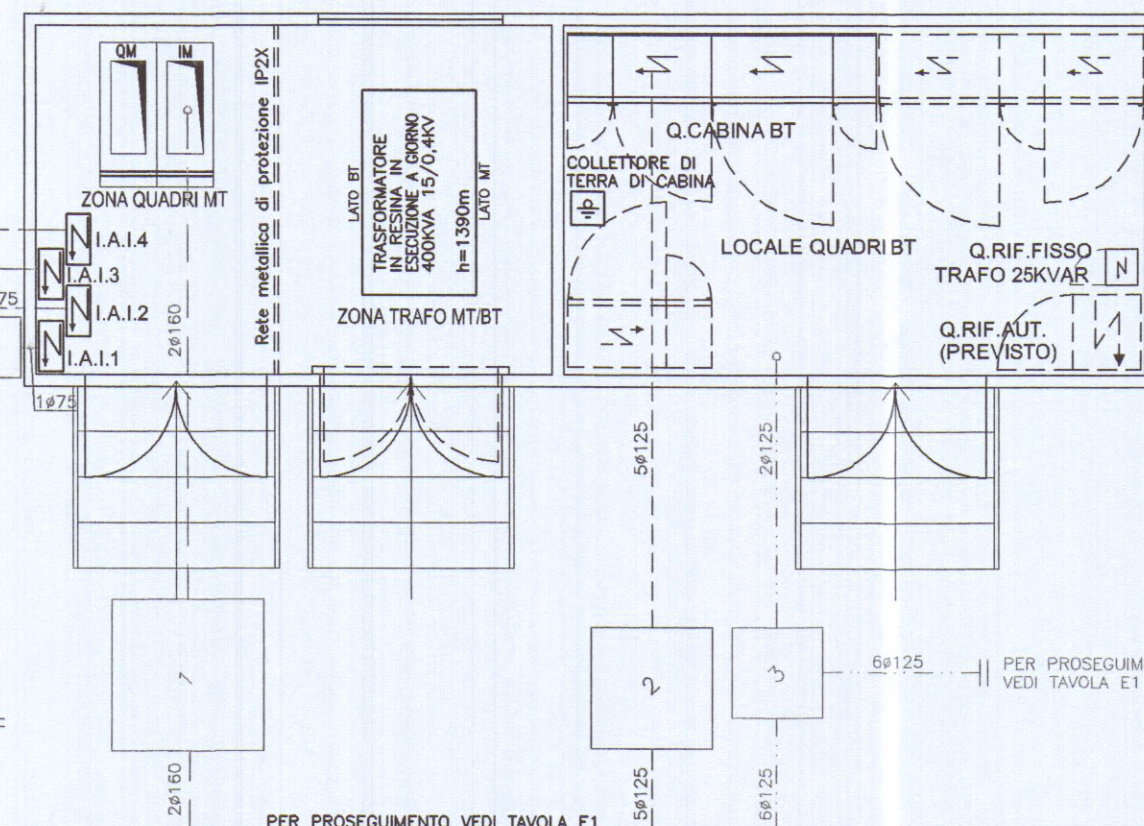

DISTRIBUZIONE LUCE E F.M.

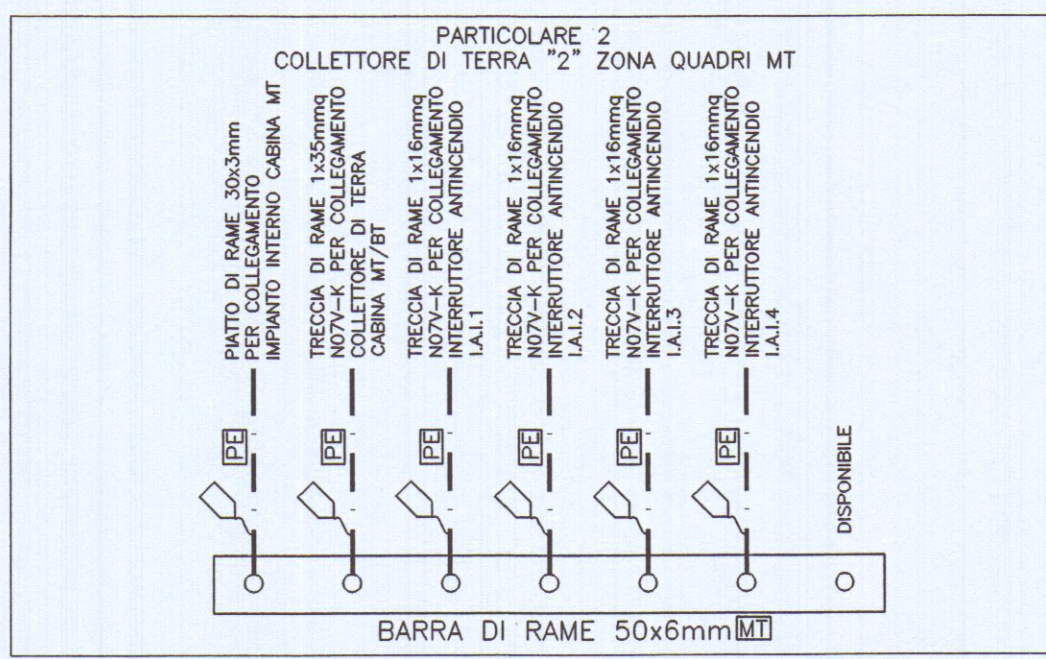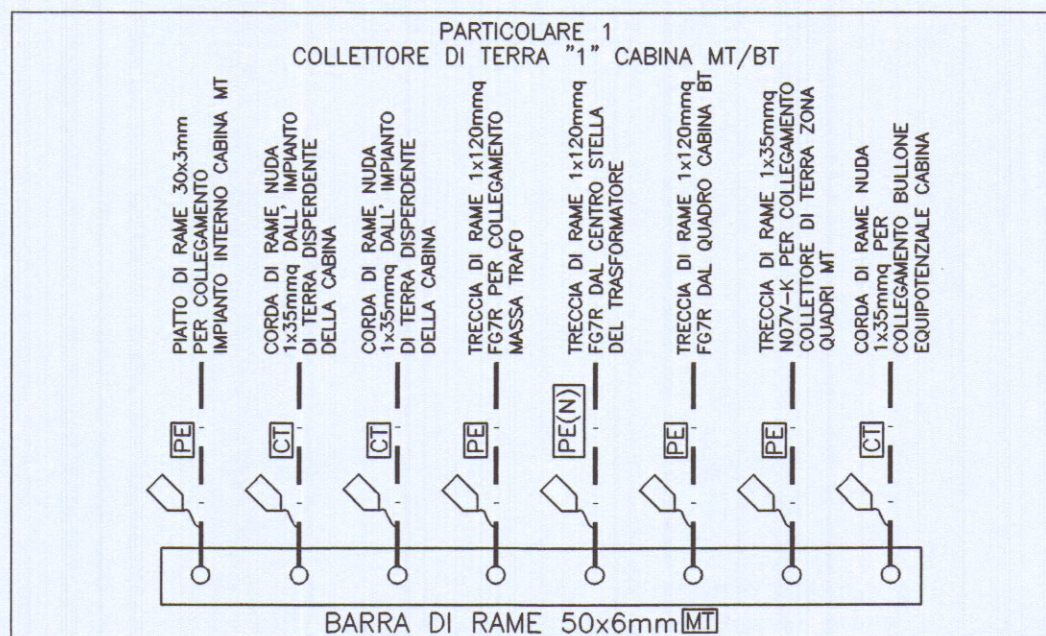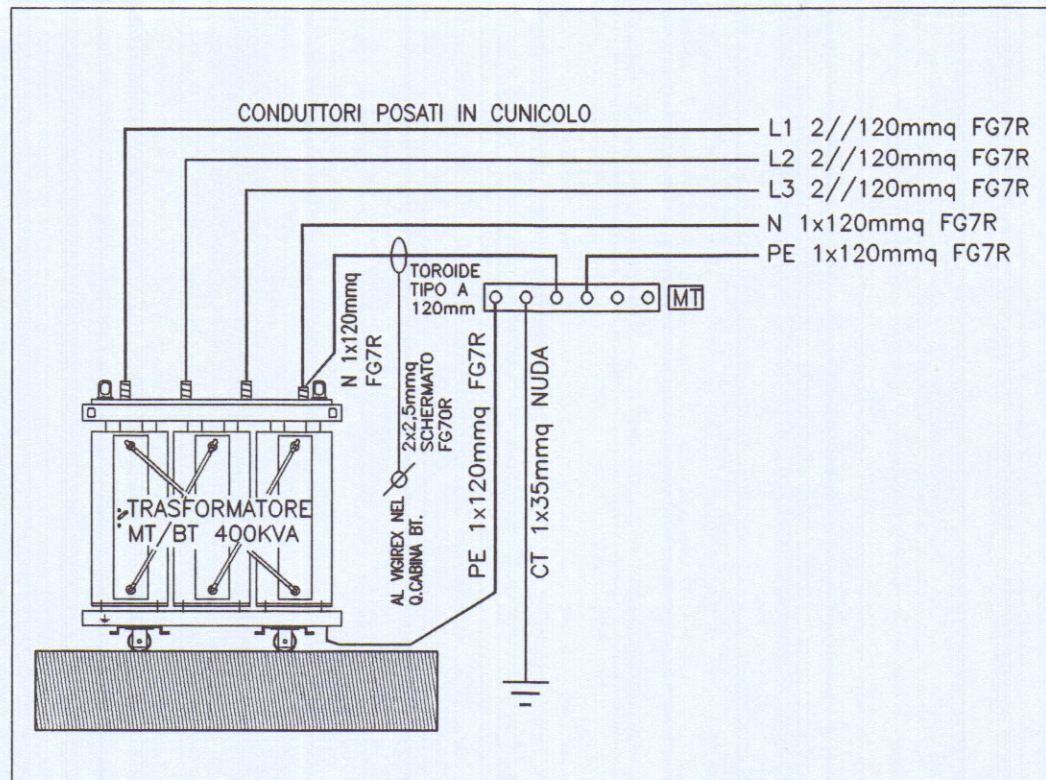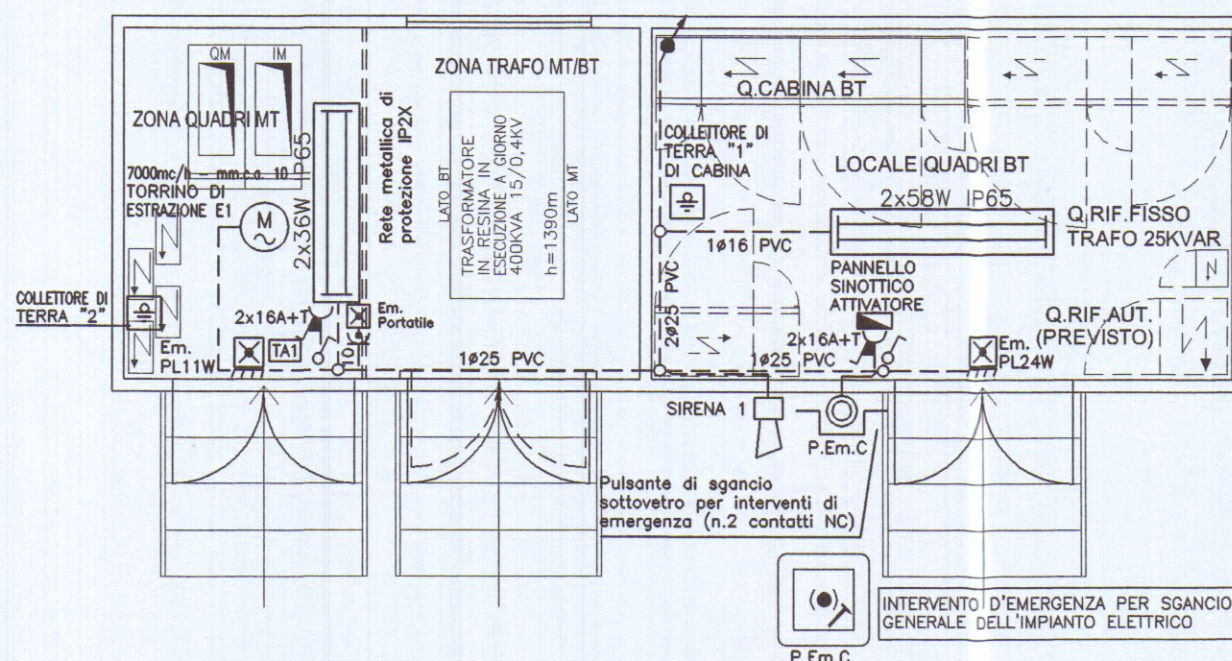

LEGENDA	
PT	PORTA IN VETRORESINA A DOPPIA ANTA OMOLOGATA ENEL L=1,20m H=2,15m CON GRIGLIE DI AREAZIONE
PT	CONTROPORTA IN LAMIERA ZINCATTA PERFORATA IP2X, A DOPPIA ANTA CON SERRATURA AREL PER INTERBLOCCO CON QUADRO MT A MONTE
CT	CONDUTTORE DI TERRA
MT	COLLETORE PRINCIPALE DI TERRA
PE	CONDUTTORE DI PROTEZIONE
EQP	CONDUTTORE EQUIPOTENZIALE PRINCIPALE
N	NEUTRO
DA	DISPENSORE INTENZIONALE
DN	DISPENSORE DI FATTO
---	PIATTO DI Cu 30x3mm
---	CORDA DI RAME NUDA 1x35mmq
	SIGILATURA CAVO CON SISTEMA IMPERDIBILE PER IDENTIFICAZIONE CONDUTTORE
	POZZETTO ROMPIRATTA CON CHIUSINO E LAPIDINO IN GHISA CARRABILE D400 (400KN) DIMENSIONI 40x40x50mm CON DISPENSORE A CROCE ZINCATO H=1,5mt 50x50x5mm, COMPLETO DI CARTELLINO MONITORE
	POZZETTO ISPEZIONABILE NELLE DIMENSIONI UTILI INTERNE DI 100x100x120cm (salvo diversa indicazione in pianta : profondità maggiorata) CON LAPIDINO E CHIUSINO IN GHISA CARRABILE D400 (400KN) (MPIANTI MT)
	POZZETTO ISPEZIONABILE NELLE DIMENSIONI UTILI INTERNE DI 80x80x100cm (salvo diversa indicazione in pianta : profondità maggiorata) CON LAPIDINO E CHIUSINO IN GHISA CARRABILE D400 (400KN) (MPIANTI BT)
	POZZETTO ISPEZIONABILE NELLE DIMENSIONI UTILI INTERNE DI 60x60x80cm (salvo diversa indicazione in pianta : profondità maggiorata) CON LAPIDINO E CHIUSINO IN GHISA CARRABILE D400 (400KN) (MPIANTI AUX)
	POZZETTO ISPEZIONABILE NELLE DIMENSIONI UTILI INTERNE DI 40x40x60cm (salvo diversa indicazione in pianta : profondità maggiorata) CON LAPIDINO E CHIUSINO IN GHISA CARRABILE D400 (400KN) (MPIANTO POMPE ANTINCENDIO)
---	CAVODOTTO FLESSIBILE DOPPIA PARETE Ø160mm (CEI EN 50086-1-2-4 RESISTENZA ALLA COMPRESSIONE NON INFERIORE A 450 N) PROFONDITA' D'INTERAMENTO MINIMO 1m NELLE QUANTITA' INDICATE IN PIANTE (MPIANTI MT)
---	CAVODOTTO FLESSIBILE DOPPIA PARETE Ø125mm (CEI EN 50086-1-2-4 RESISTENZA ALLA COMPRESSIONE NON INFERIORE A 450 N) PROFONDITA' D'INTERAMENTO MINIMO 0,6m NELLE QUANTITA' INDICATE IN PIANTE (MPIANTI BT)
---	CAVODOTTO FLESSIBILE DOPPIA PARETE Ø125mm (CEI EN 50086-1-2-4 RESISTENZA ALLA COMPRESSIONE NON INFERIORE A 450 N) PROFONDITA' D'INTERAMENTO MINIMO 0,5m NELLE QUANTITA' INDICATE IN PIANTE (MPIANTI AUX)
---	CAVODOTTO FLESSIBILE DOPPIA PARETE Ø75mm (CEI EN 50086-1-2-4 RESISTENZA ALLA COMPRESSIONE NON INFERIORE A 450 N) PROFONDITA' D'INTERAMENTO MINIMO 0,5m NELLE QUANTITA' INDICATE IN PIANTE (MPIANTI ANTINCENDIO)

NOTE	
IL LOCALE CONTENENTI IL TRASFORMATORE DOVRA' ESSERE DOTATO DI IDONEE GUIDE DI SCORRIMENTO BLOCCATE SALDAMENTE AL PAVIMENTO.	
TUTTE LE CABINE MT UTENTE DOVRANNO ESSERE DOTATE DI:	
1) LAMPADA DI EMERGENZA PORTABILE 10W IODIO;	
2) ESTINTORE PORTABILE CO2 1,5;	
3) PAIO DI GUANTI DIELETTICI 24KV;	
4) PEDANA ISOLANTE ANIGROSCOPICA 24KV;	
5) SERIE COMPLETA CARTELLI MONITORI;	
6) SCHEMA ELETTRICO MT CABINA (SOTTOVETTORE);	
TUTTI I CAVODOTTI COSTITUITI LE POLIFORE O MONOFORE DOVRANNO TASSATIVAMENTE ESSERE DOTATI DI GUIDA METALLICA TIRAFILO	
PER QUANTO CONCERNE LA PARTE STRUTTURALE DELLA VASCA DI FONDAZIONE SI RIMANDA AL RELATIVO PROGETTO REDATTO DALL'ING. LAGOMARSINI	

COLLABORAZIONI ESTERNE

PROGETTO ARCHITETTONICO

Arch. NICOLETTA NARDI
via G.Boratta 2b 54036 Marina di Carrara - Carrara (MS)

PROGETTO STRUTTURE C.A.

Ing. DANTE LAGOMARSINI
via Turati 41 54031 Avenza - Carrara (MS)

PENTIUM ASSOCIATI STUDIO TECNICO	ENRICO BERTI	ingegnere
	CLAUDIO CASI	perito industriale
	STEFANO MASINI	perito industriale
	G. LUCA MENCHETTI	perito industriale

52100 AREZZO via P. Calamandrei 139 Tel.-fax 0575/24777-351451

DESIGNAZIONE INTERVENTO

PROGETTO IMPIANTO ELETTRICO
CABINE DI TRASFORMAZIONE MT/BT

COMMITTENTE

AREA S.p.A.
Viale D. Zaccagna n.34
Marina di Carrara (MS)

LOCALITA' D'INSTALLAZIONE

Area retroportuale di Marina di Carrara
Viale D. Zaccagna
Marina di Carrara (MS)

OGGETTO

- Distribuzione luce, F.M. ed impianto di terra;
- Pianta, prospetti e posizionamento
apparecchiature;

CABINA DI TRASFORMAZIONE MT/BT
"EDIFICIO C"


TAVOLA N. E5

SCALA 1:20 - 1:50

DATA Novembre 2006

AGGIORNAMENTI

IL TECNICO

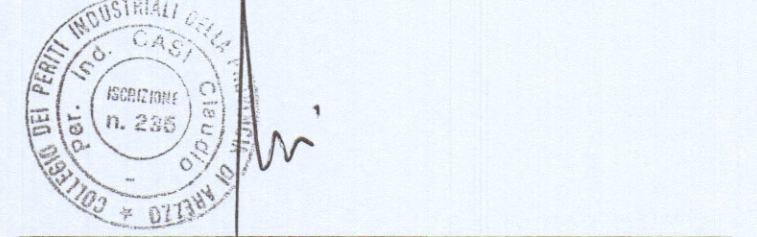

LA DIFFUSIONE E RIPRODUZIONE ANCHE PARZIALE, DI QUESTO ELABORATO E' VIETATA A TERMINI DI LEGGE