


PIANTA PIANO TERRA

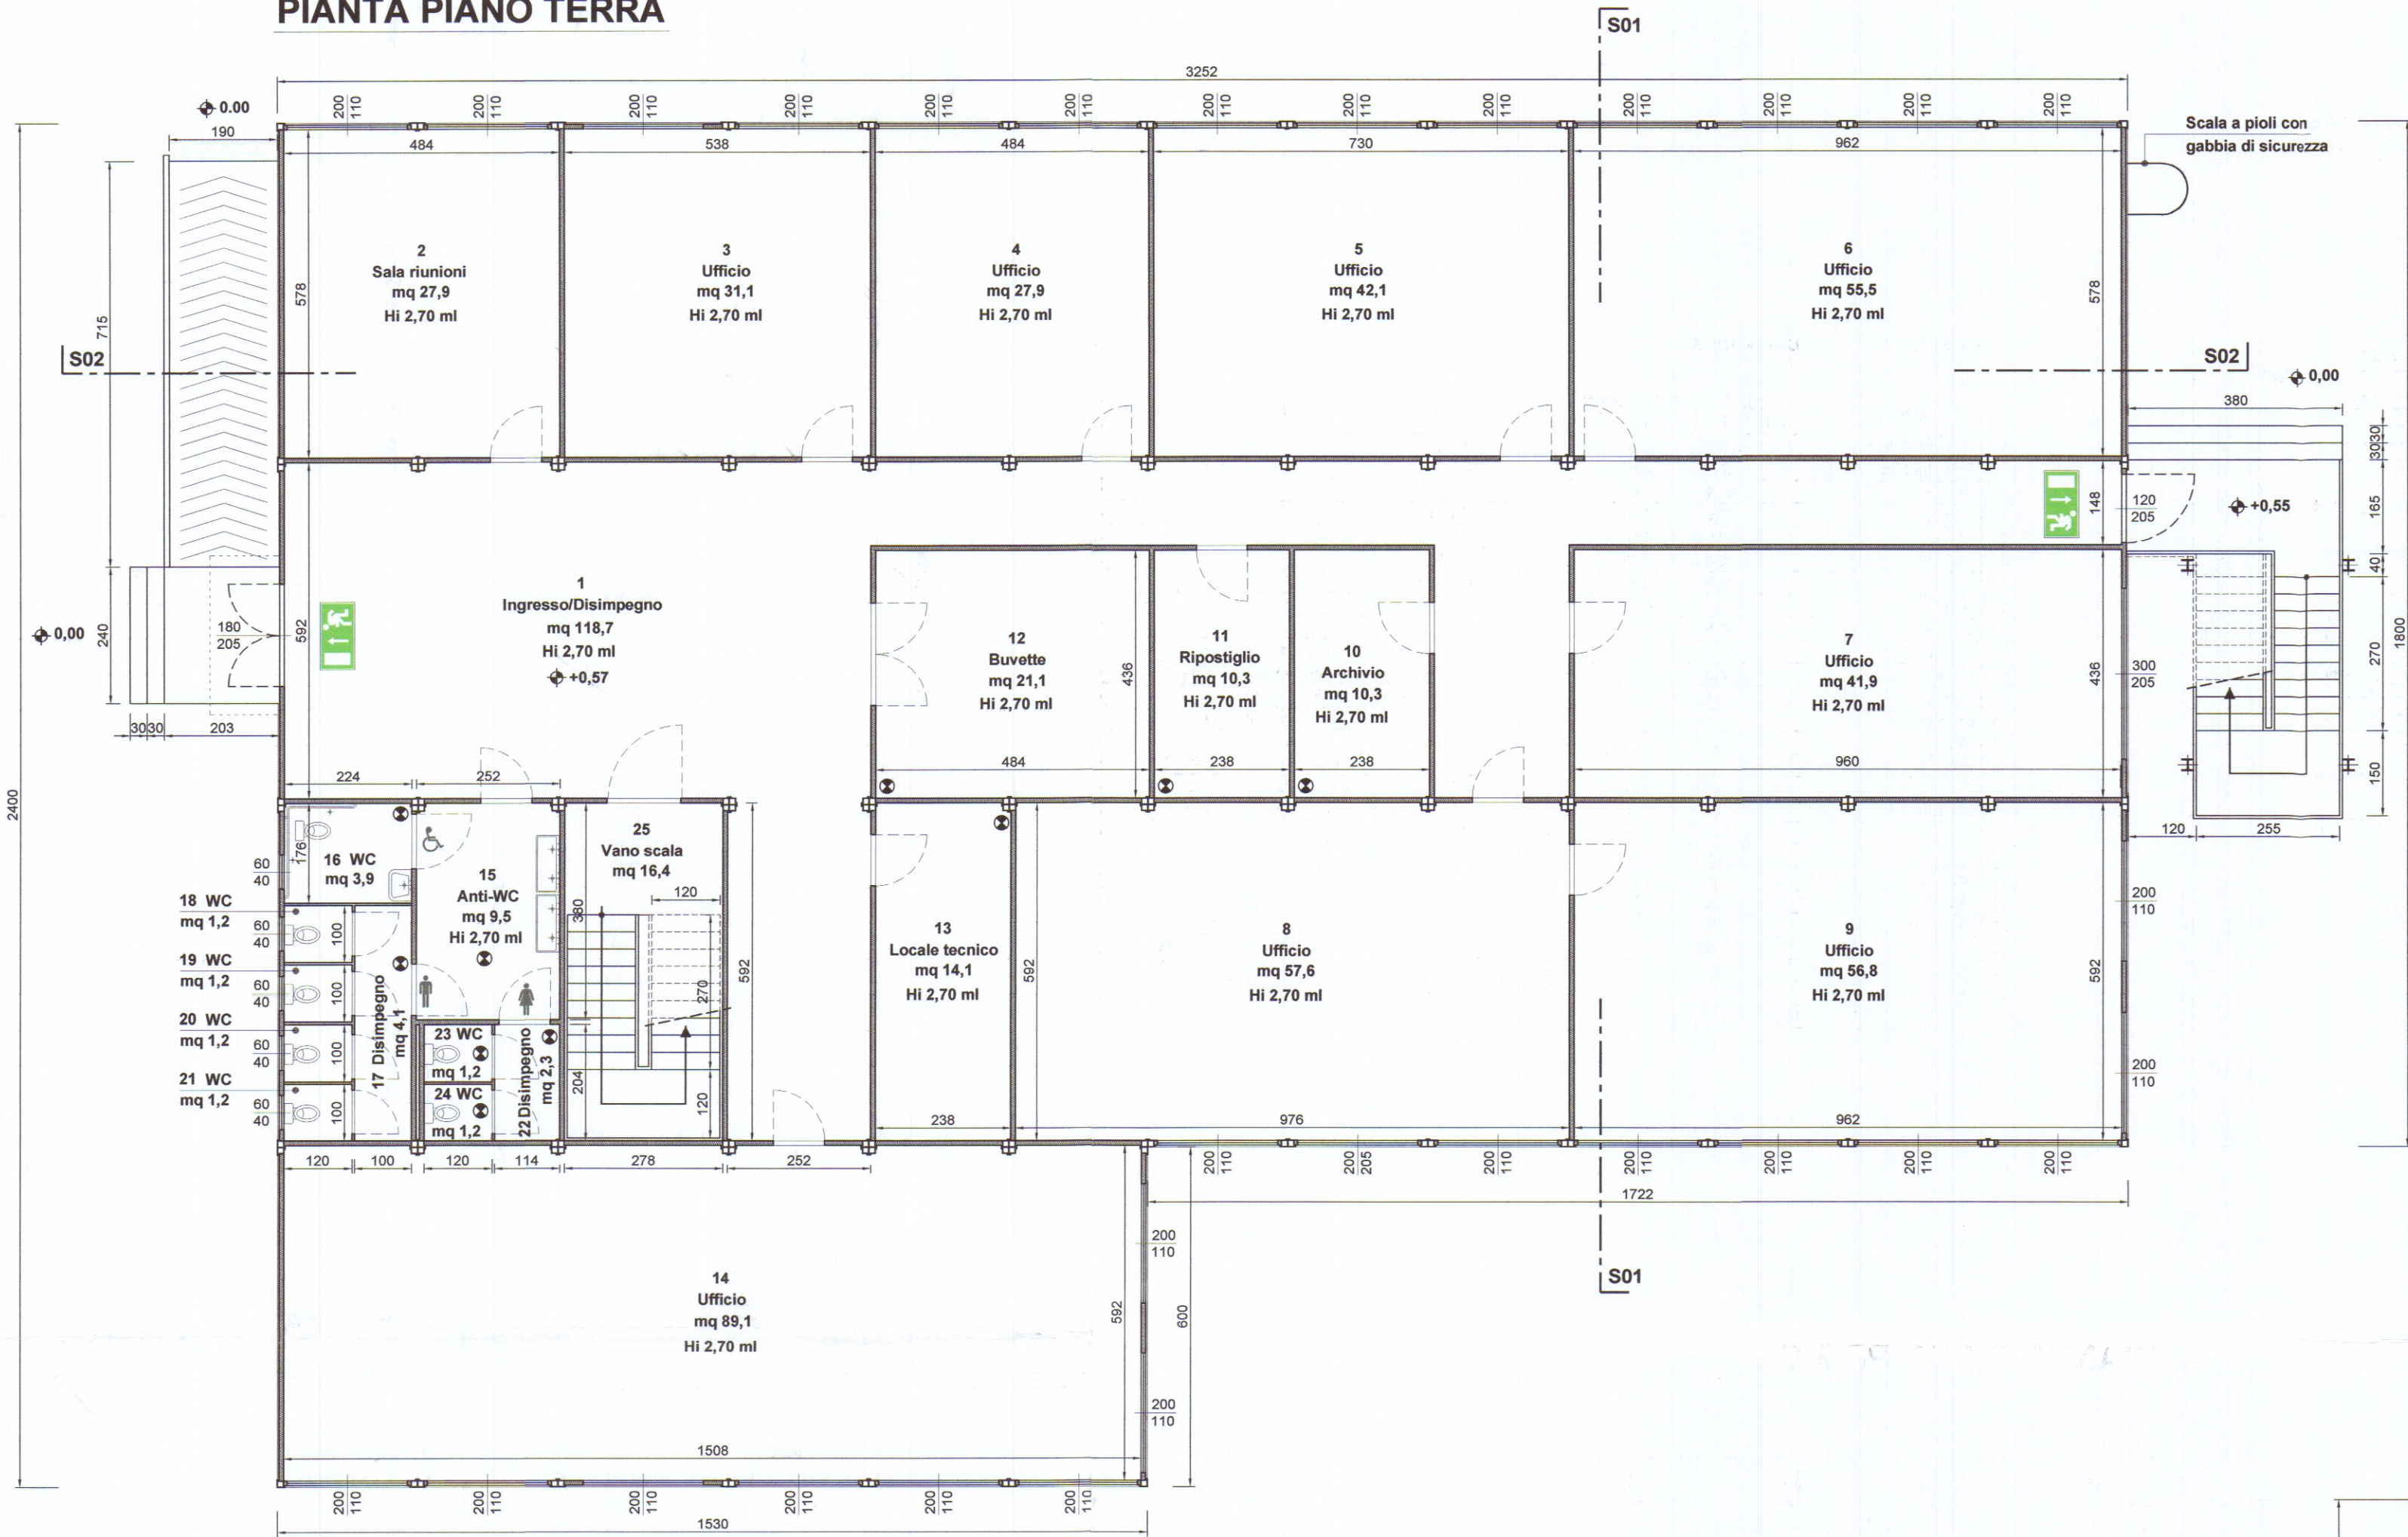


SUPERFICIE AERO/ILLUMINAZIONE

LOCALE	SUP. LOCALE	SUP. FINESTRATE a parete	SUP. FINESTRATE a soffitto	RAPPORTO	NOTE
1 Ingresso/Disimpegno	118,7	6,15	-	1/19,3	
2 Sala riunioni	27,9	4,40	-	1/6,34	
3 Ufficio	31,1	4,40	-	1/7,06	
4 Ufficio	27,9	4,40	-	1/6,34	
5 Ufficio	42,1	6,60	-	1/6,37	
6 Ufficio	55,5	8,80	-	1/6,30	
7 Ufficio	41,9	6,15	-	1/6,81	
8 Ufficio	57,6	8,05	-	1/6,77	
9 Ufficio	56,8	13,20	-	1/4,30	
10 Archivio	10,3	-	-	-	Impianto di aspirazione forzata ①
11 Ripostiglio	10,3	-	-	-	Impianto di aspirazione forzata ①
12 Buvette	21,1	-	-	-	Impianto di aspirazione forzata ①
13 Locale tecnico	14,1	-	-	-	Impianto di aspirazione forzata ①
14 Ufficio	89,1	17,60	-	1/5,06	
15 Anti WC	9,5	-	-	-	Impianto di aspirazione forzata ①
16 WC	3,9	0,24	-	1/16,2	Impianto di aspirazione forzata ①
17 Disimpegno	4,1	-	-	-	Impianto di aspirazione forzata ①
18 WC	1,2	0,24	-	1/5,00	
19 WC	1,2	0,24	-	1/5,00	
20 WC	1,2	0,24	-	1/5,00	
21 WC	1,2	0,24	-	1/5,00	
22 Disimpegno	2,3	-	-	-	Impianto di aspirazione forzata ①
23 WC	1,2	-	-	-	Impianto di aspirazione forzata ①
24 WC	1,2	-	-	-	Impianto di aspirazione forzata ①
25 Vano scala	16,4	-	1,50	1/10,9	
TOTALE	MQ	647,8			

SUPERFICIE AERO/ILLUMINAZIONE

LOCALE	SUP. LOCALE	SUP. FINESTRATE a parete	SUP. FINESTRATE a soffitto	RAPPORTO	NOTE
26 Disimpegno	118,7	6,86	-	1/17,3	
27 Sala riunioni	59,5	8,80	-	1/6,76	
28 Ufficio	27,9	4,40	-	1/6,34	
29 Ufficio	13,7	2,20	-	1/6,22	
30 Ufficio	13,7	2,20	-	1/6,22	
31 Ufficio	13,7	2,20	-	1/6,22	
32 Ufficio	27,9	4,40	-	1/6,34	
33 Ufficio	27,1	4,40	-	1/6,15	
34 Ufficio	41,9	6,15	-	1/6,81	
35 Ufficio	57,6	8,05	-	1/6,77	
36 Ufficio	56,8	13,20	-	1/4,30	
37 Archivio	10,3	-	-	-	Impianto di aspirazione forzata ①
38 Ripostiglio	10,3	-	-	-	Impianto di aspirazione forzata ①
39 Buvette	21,1	-	-	-	Impianto di aspirazione forzata ①
40 Locale tecnico	14,1	-	-	-	Impianto di aspirazione forzata ①
41 Ufficio	89,1	17,60	-	1/5,06	
42 Vano scala	5,4	-	-	-	
43 Deposito pulizie	6,2	-	-	-	
44 Anti-WC	12,6	0,72	-	1/17,5	Impianto di aspirazione forzata ①
45 WC	2,8	0,48	-	1/5,83	Impianto di aspirazione forzata ①
46 WC	1,9	-	-	-	Impianto di aspirazione forzata ①
47 WC	2,1	-	-	-	Impianto di aspirazione forzata ①
48 WC	2,1	-	-	-	Impianto di aspirazione forzata ①
TOTALE	MQ	636,5			

PIANTA PIANO PRIMO

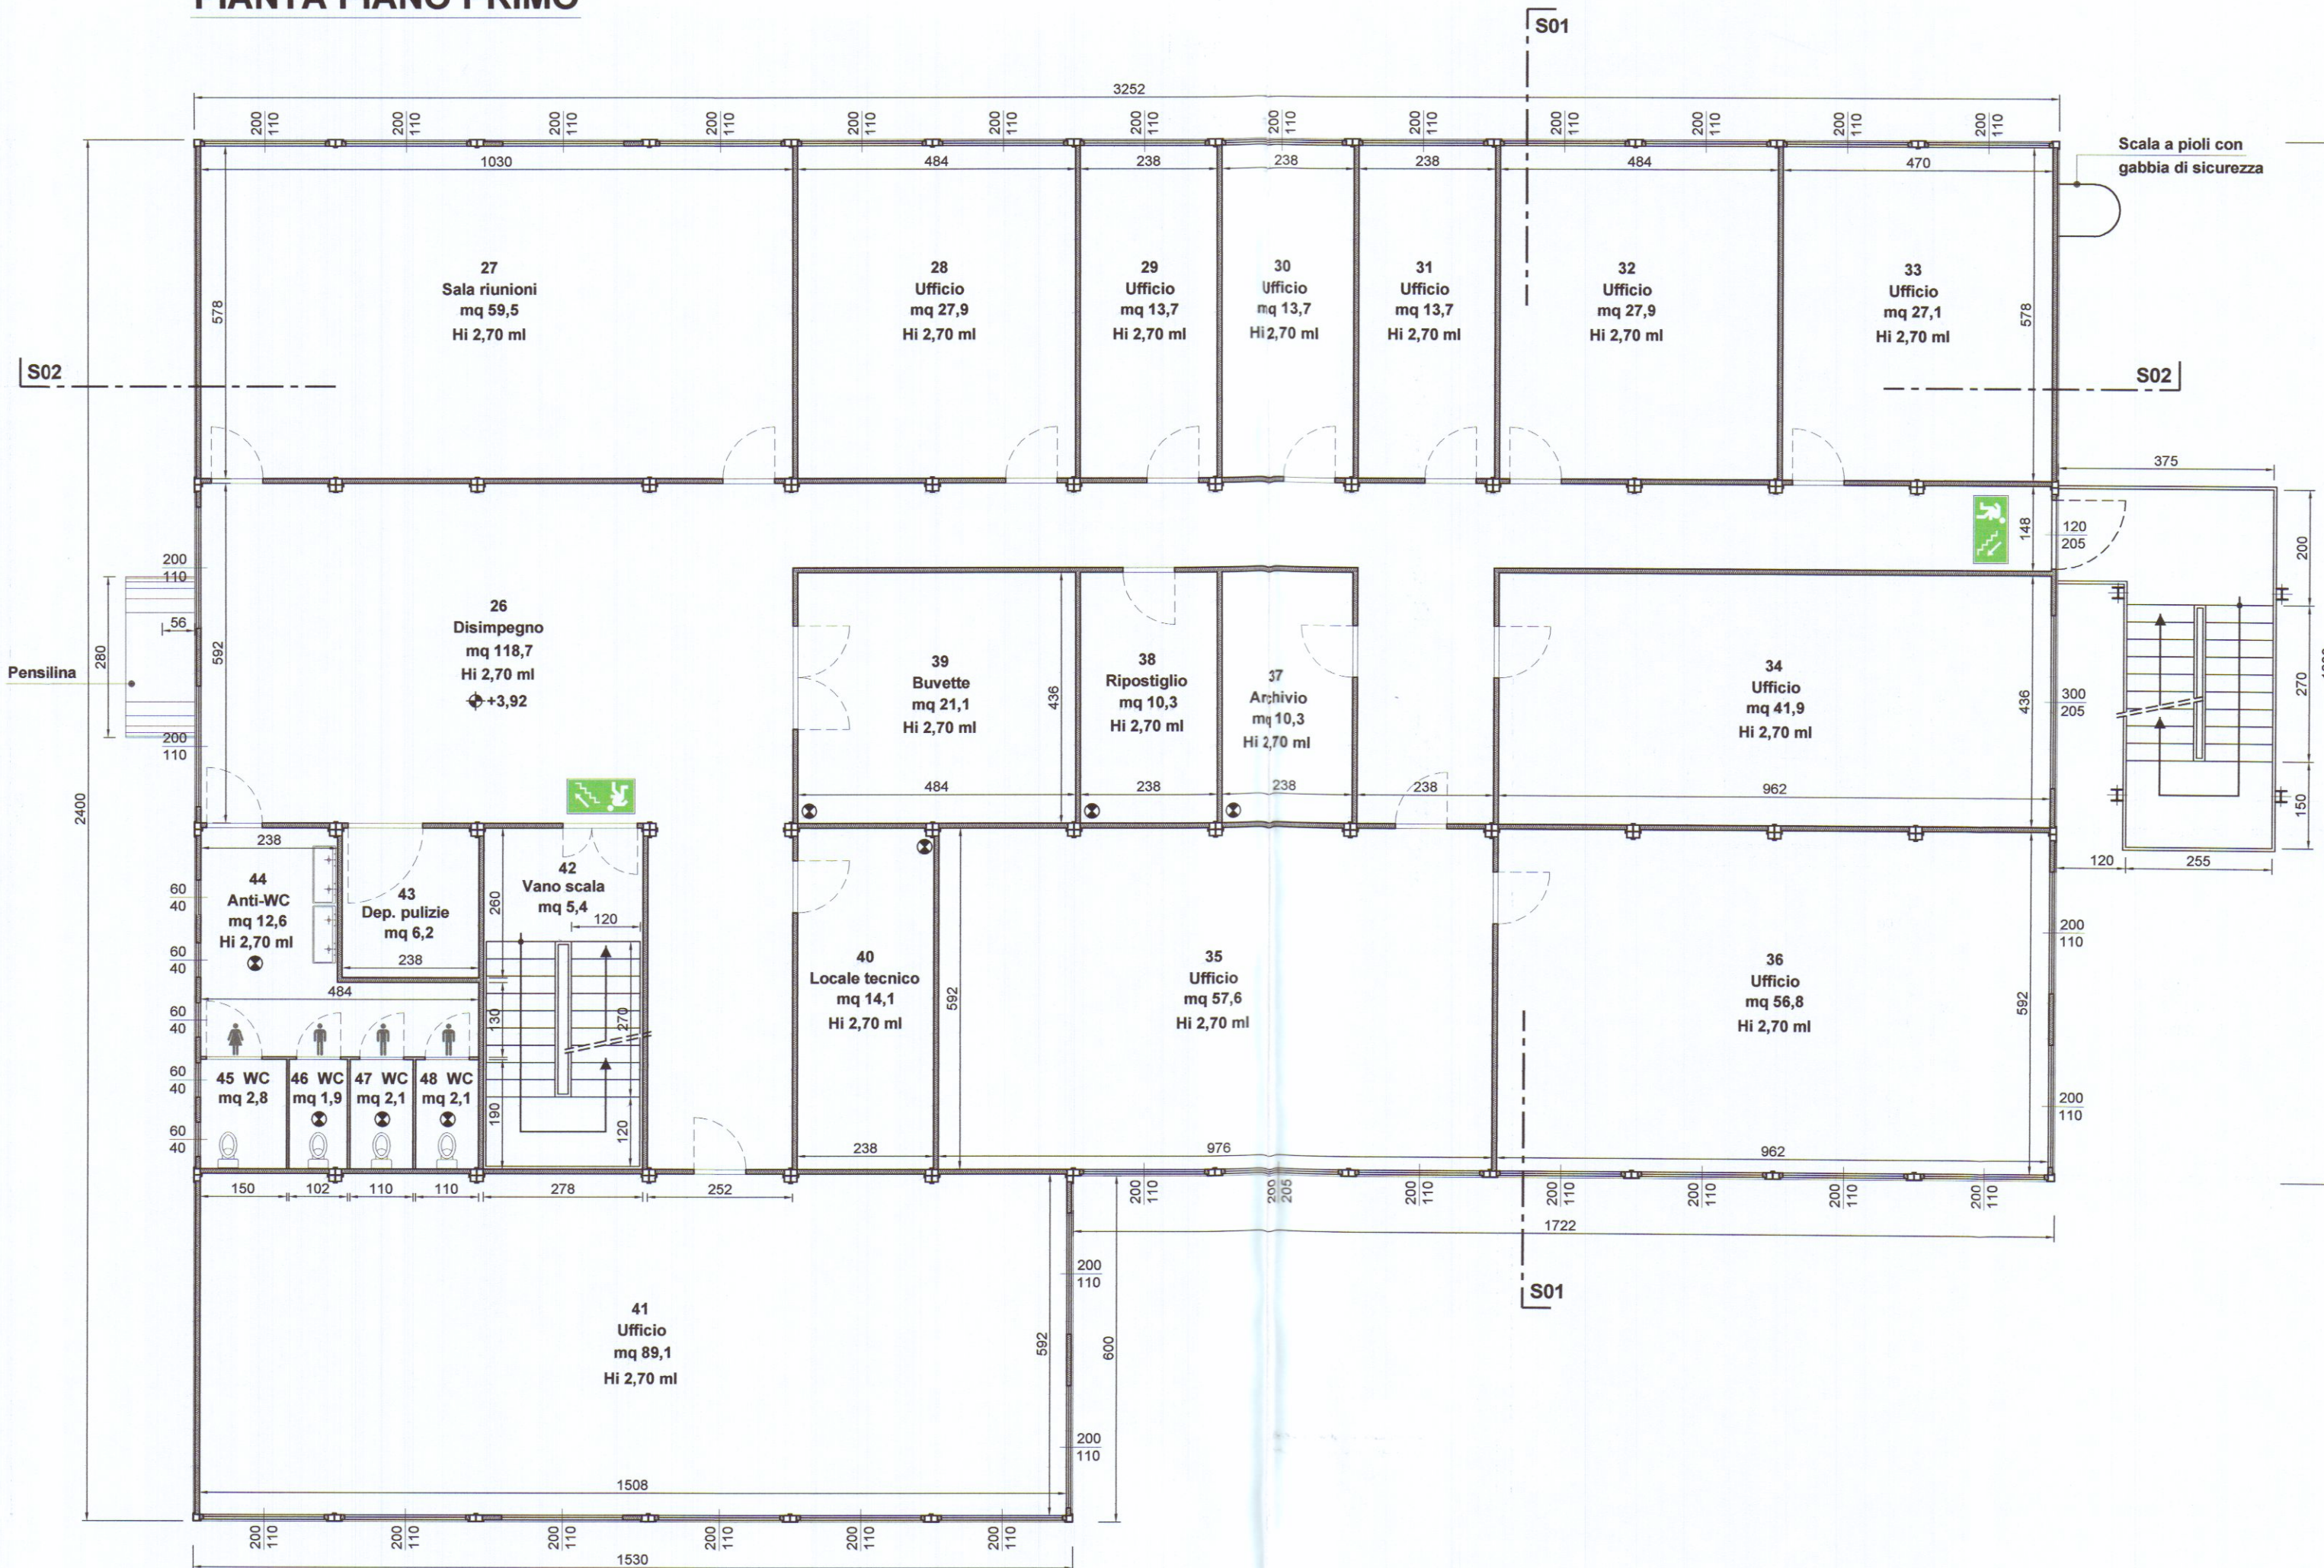

PROGETTAZIONE: **Ing. Giuseppe FRUZZETTI**
Via Cavour 17 - 54033 CARRARA

COMMITTENTE: **PORTO DI CARRARA S.p.A.**
Viale Da Verrazzano - 54033 CARRARA

PROPRIETA': **A.R.E.A S.p.A.**
Viale D. Zaccagna - 54033 CARRARA

OGGETTO: **REALIZZAZIONE DI FABBRICATI AD USO UFFICI E DI SERVIZIO PER IL POTENZIAMENTO DELL'AREA RETROPORTUALE MARINA DI CARRARA - VIALE ZACCAGNA**

TITOLO: **FABBRICATO A "UFFICI" PIANTE PIANO TERRA e PRIMO**

PRIMA USCITA

DESCRIZIONE

DISEGN. CONTR. APPROV.

FILE

SCALA 1:100

TAVOLA 5.1