
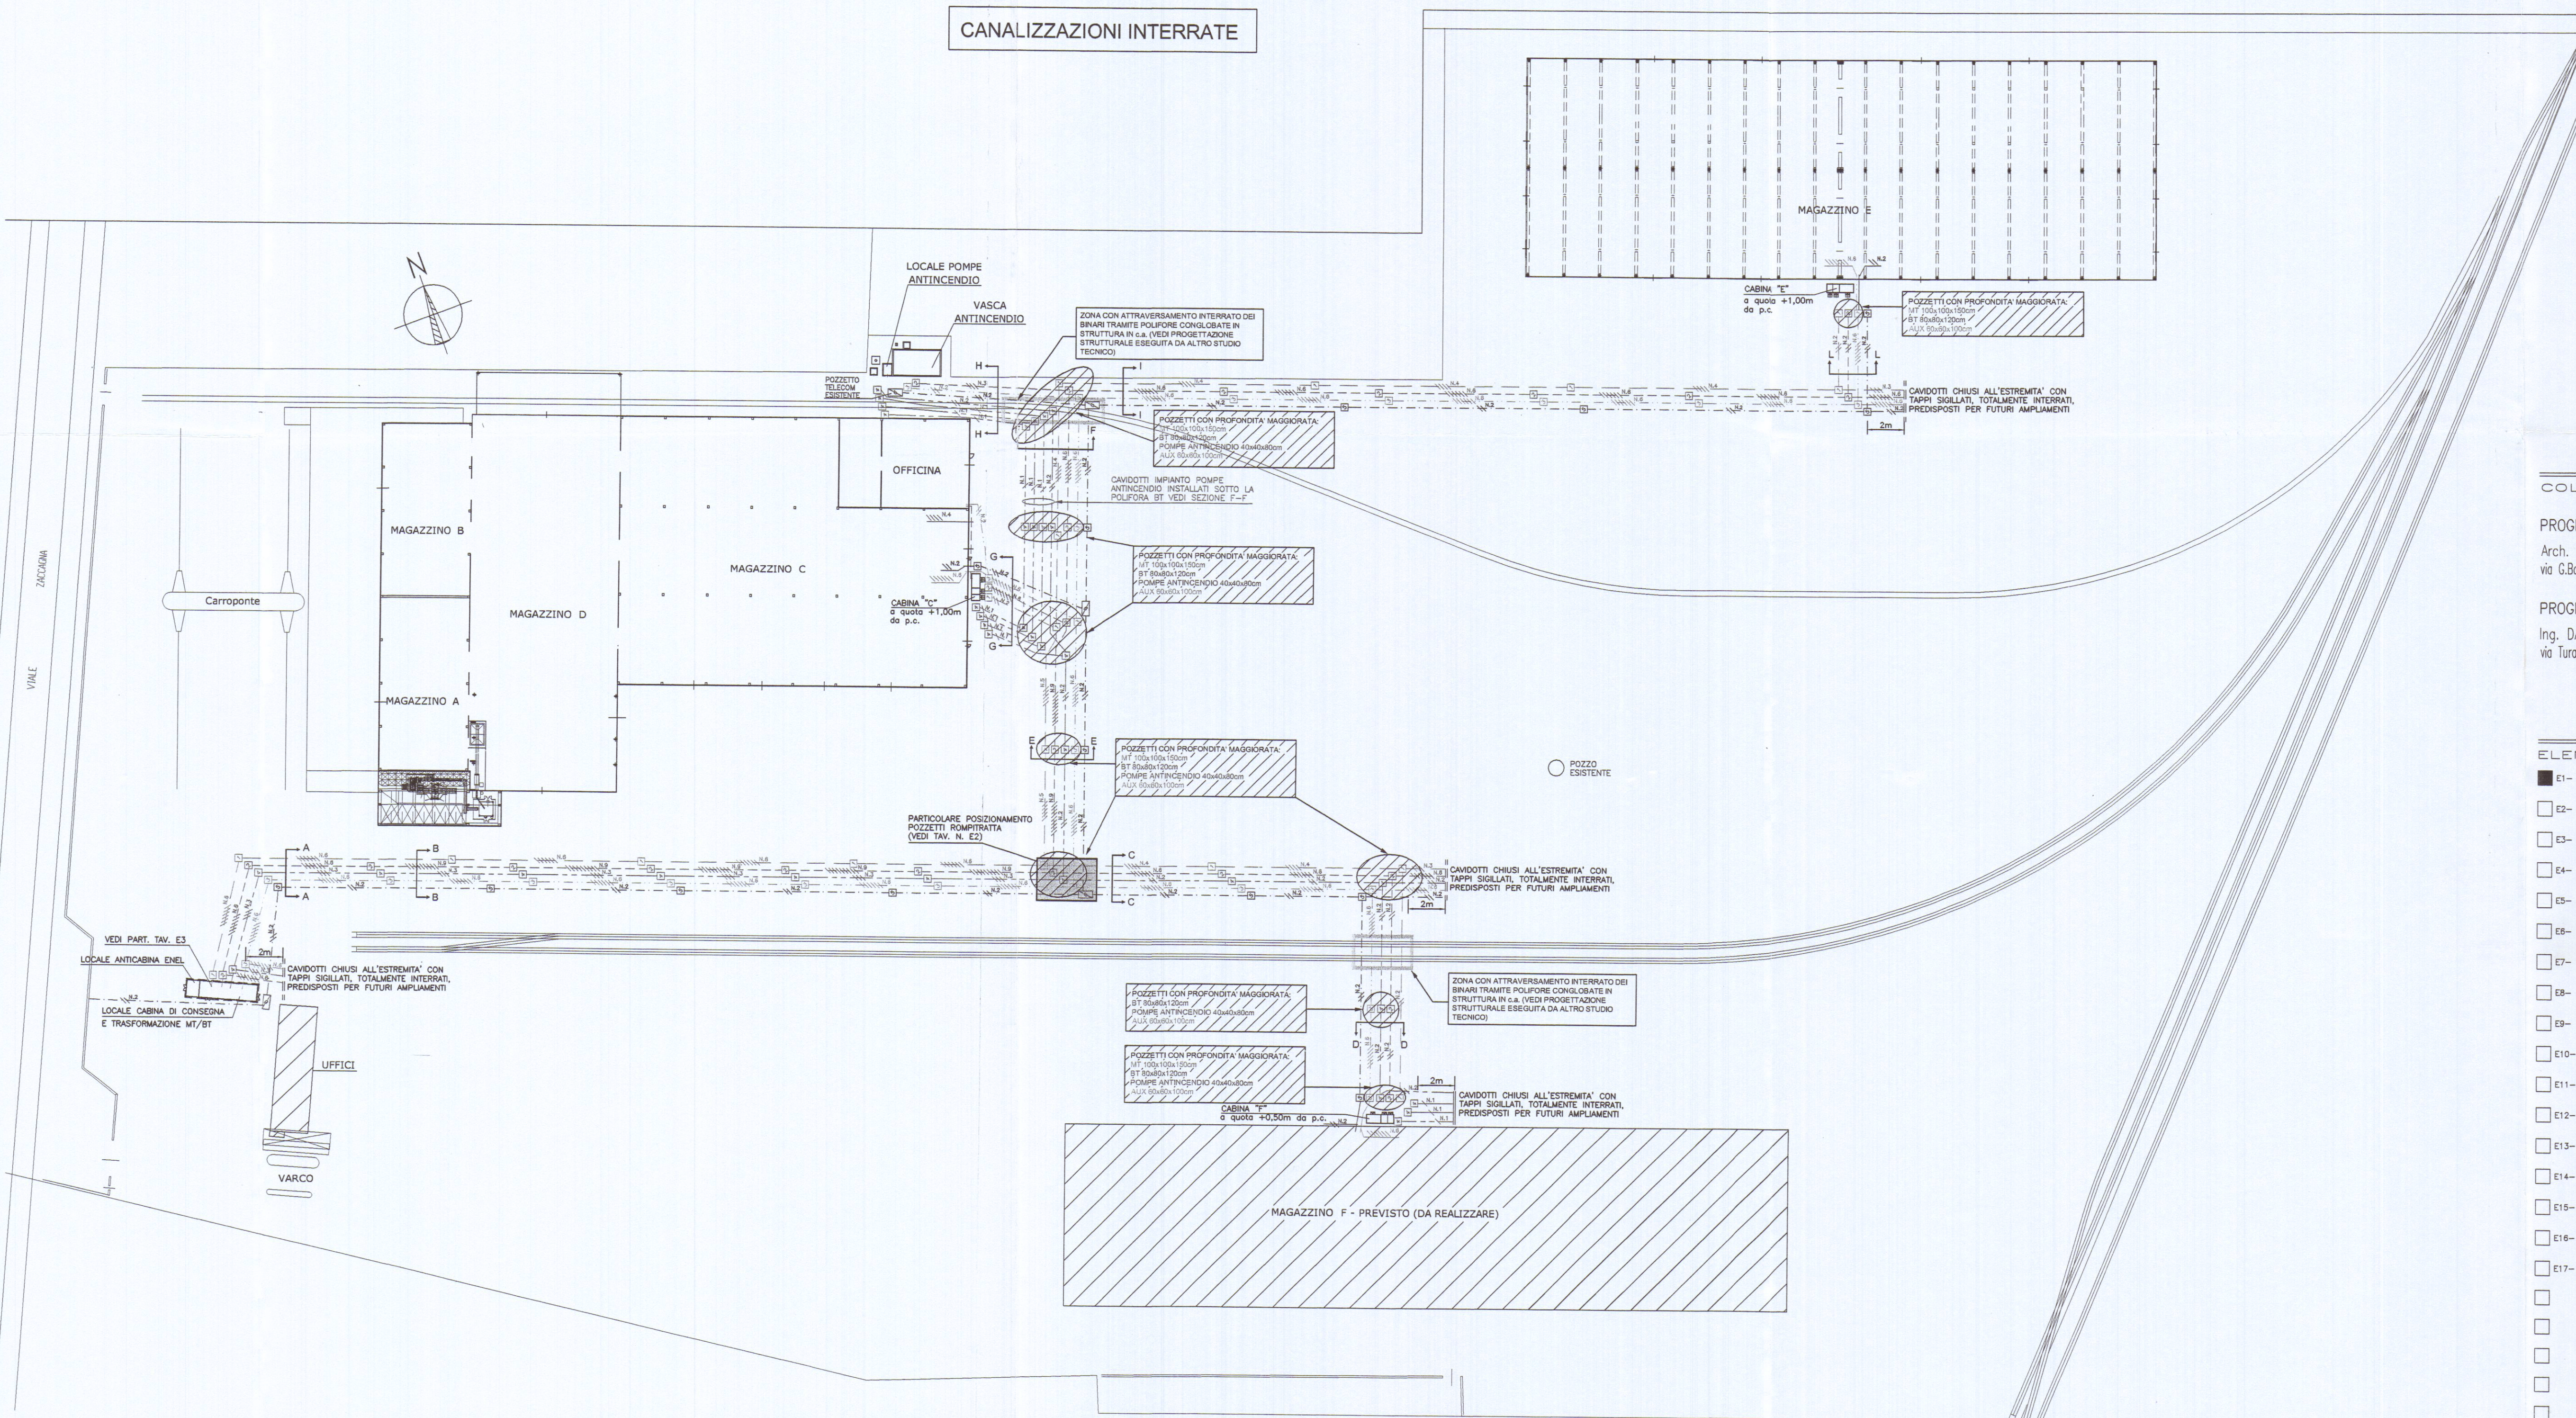
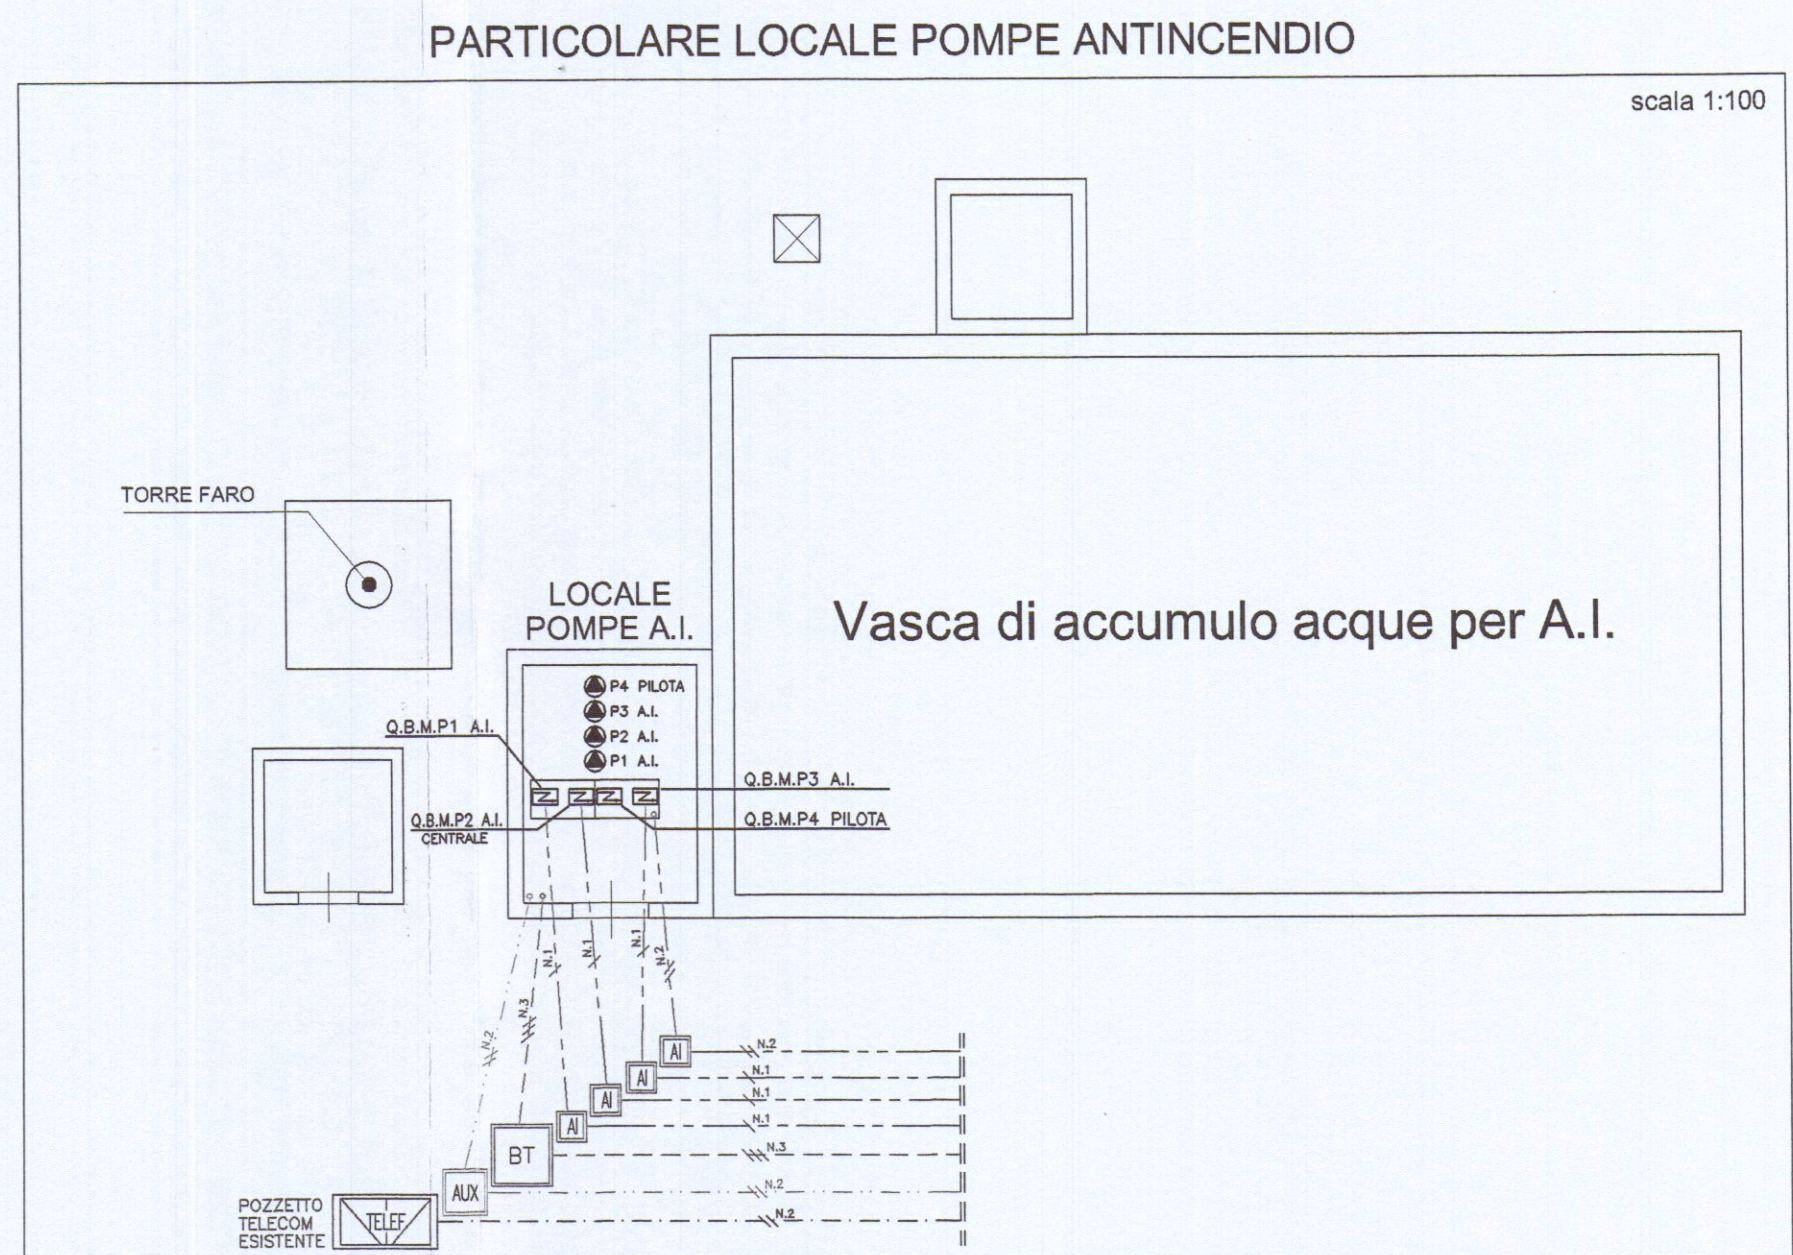


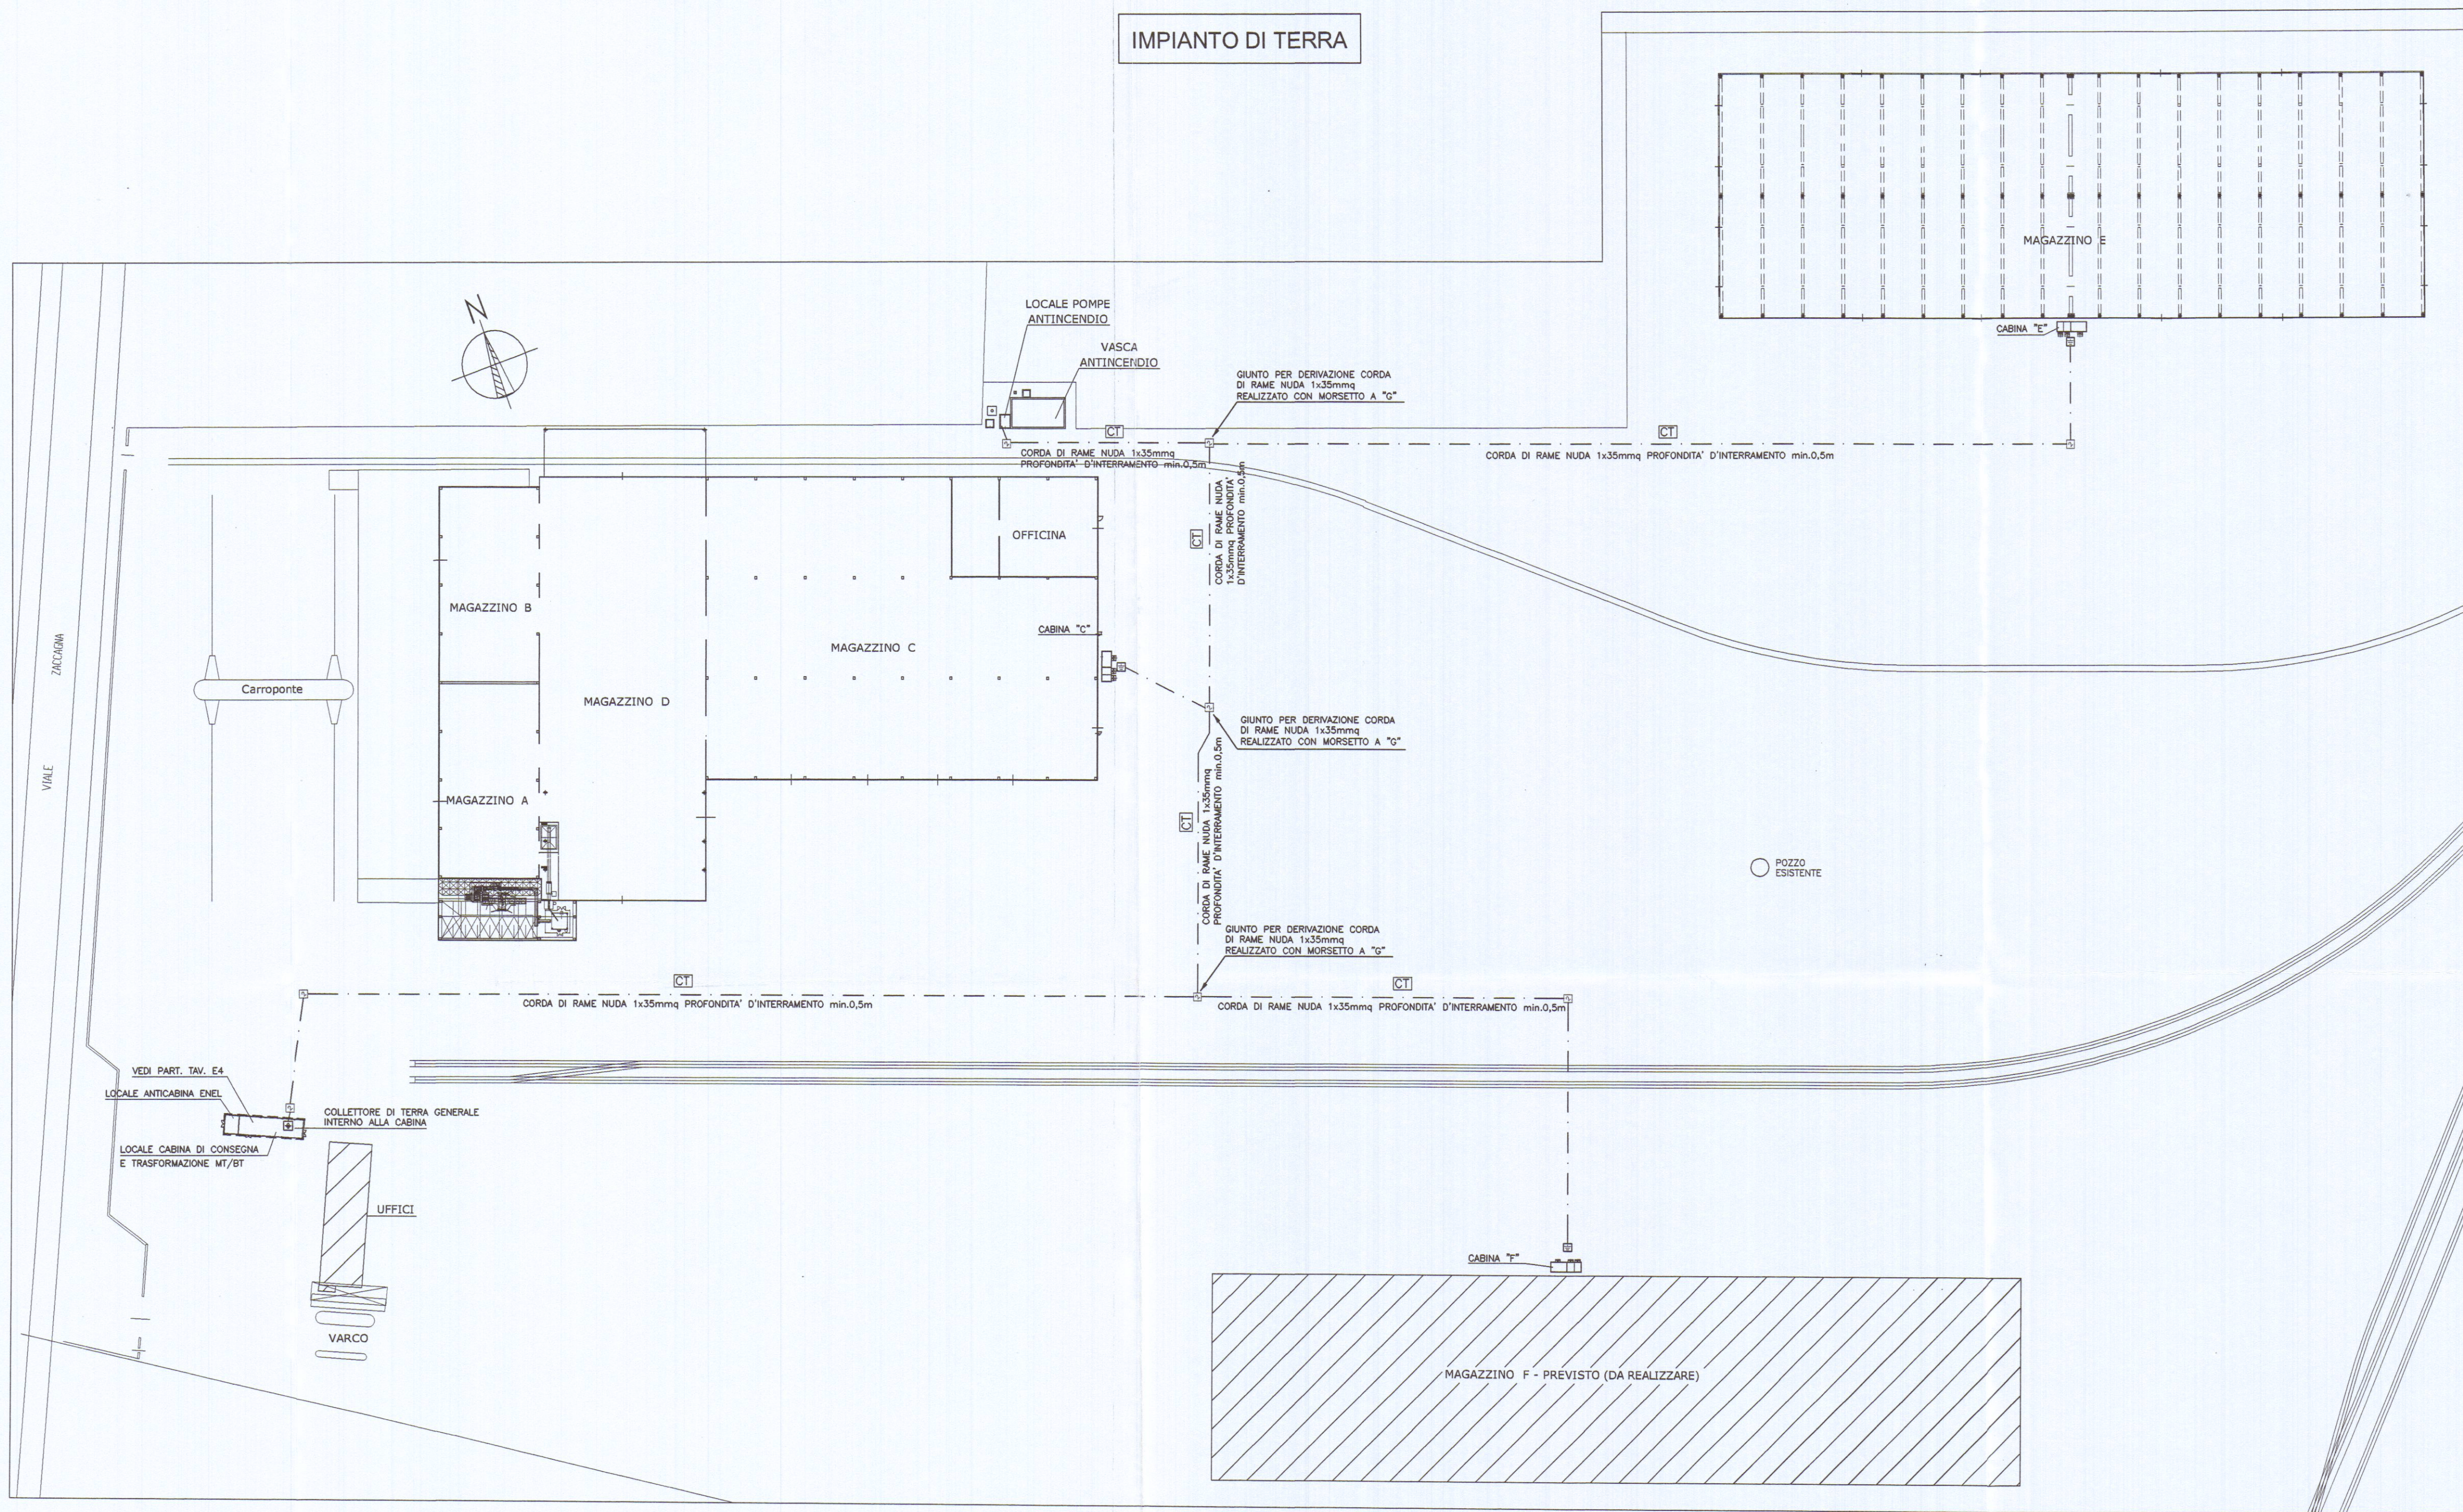

LEGENDA	
	POZZETTO ROMPRATTRATTA CON CHIUSINO E LAPIDINO IN GHISA CARRABILE D400 (4000N) DIMENSIONI 40x40x50mm CON DISPERSORE A CRUCE ZINCATO H=1,5m 50x50x5mm, COMPLETO DI CARTELLO MONITORE
	POZZETTO ISPEZIONABILE NELLE DIMENSIONI UTILI INTERNE DI 100x100x120cm (salvo diversa indicazione in pianta : profondità maggiorata) CON LAPIDINO E CHIUSINO IN GHISA CARRABILE D400 (4000N) (IMPIANTI MT)
	POZZETTO ISPEZIONABILE NELLE DIMENSIONI UTILI INTERNE DI 80x80x100cm (salvo diversa indicazione in pianta : profondità maggiorata) CON LAPIDINO E CHIUSINO IN GHISA CARRABILE D400 (4000N) (IMPIANTI BT)
	POZZETTO ISPEZIONABILE NELLE DIMENSIONI UTILI INTERNE DI 60x60x80cm (salvo diversa indicazione in pianta : profondità maggiorata) CON LAPIDINO E CHIUSINO IN GHISA CARRABILE D400 (4000N) (IMPIANTI AUX)
	POZZETTO ISPEZIONABILE NELLE DIMENSIONI UTILI INTERNE DI 40x40x60cm (salvo diversa indicazione in pianta : profondità maggiorata) CON LAPIDINO E CHIUSINO IN GHISA CARRABILE D400 (4000N) (IMPIANTO POMPE ANTINCENDIO)
	POZZETTO ISPEZIONABILE NELLE DIMENSIONI UTILI INTERNE DI 60x60x100cm CON LAPIDINO E CHIUSINO IN GHISA CARRABILE D400 (4000N) A 2 ELEMENTI TRIANGOLARI CON SCRITA TELECOM (IMPIANTO TELEFONA)
	POZZETTO ISPEZIONABILE NELLE DIMENSIONI UTILI INTERNE DI 60x120x100cm CON LAPIDINO E CHIUSINO IN GHISA CARRABILE D400 (4000N) A 4 ELEMENTI TRIANGOLARI CON SCRITA TELECOM (IMPIANTO TELEFONA)
	CONDUTTORE DI TERRA
	CORDA DI RAME NUDA 1x35mmq PROFONDITA' D'INTERAMENTO min.0,5m
	Cavidotto FLESSIBILE DOPPIA PARETE #160mm (CEI EN 50086-1-2-4 RESISTENZA ALLA COMPRESSIONE NON INFERIORE A 450 N) PROFONDITA' D'INTERAMENTO MINIMO 1m NELLE QUANTITA' INDICATE IN PIANTE (IMPIANTI MT)
	Cavidotto FLESSIBILE DOPPIA PARETE #125mm (CEI EN 50086-1-2-4 RESISTENZA ALLA COMPRESSIONE NON INFERIORE A 450 N) PROFONDITA' D'INTERAMENTO MINIMO 0,6m NELLE QUANTITA' INDICATE IN PIANTE (IMPIANTI BT)
	Cavidotto FLESSIBILE DOPPIA PARETE #125mm (CEI EN 50086-1-2-4 RESISTENZA ALLA COMPRESSIONE NON INFERIORE A 450 N) PROFONDITA' D'INTERAMENTO MINIMO 0,5m NELLE QUANTITA' INDICATE IN PIANTE (IMPIANTI AUX)
	Cavidotto FLESSIBILE DOPPIA PARETE #75mm (CEI EN 50086-1-2-4 RESISTENZA ALLA COMPRESSIONE NON INFERIORE A 450 N) PROFONDITA' D'INTERAMENTO MINIMO 0,5m NELLE QUANTITA' INDICATE IN PIANTE (IMPIANTI ANTINCENDIO)
	Cavidotto FLESSIBILE DOPPIA PARETE #125mm COLORE BLU (CEI EN 50086-1-2-4 RESISTENZA ALLA COMPRESSIONE NON INFERIORE A 450 N) PROFONDITA' D'INTERAMENTO MINIMO 1m NELLE QUANTITA' INDICATE IN PIANTE (IMPIANTI TELEFONA)
	QUANTITA' DI CAVIDOTTI PRESENTI IN OGNI TRATTO

NOTE	
①	TUTTI I CAVIDOTTI COSTITUENTI LE POLIFORE O MONOFORE DOVRANNO TASSATIVAMENTE ESSERE DOTATI DI GUIDA METALLICA TRAFILO
②	I PARTICOLARI DELLE SEZIONI A-A, B-B, C-C, D-D, E-E, F-F, G-G, H-H, I-I, L-L, SONO RIPORTATE NELLA TAVOLA E2

COLABORAZIONI ESTERNE

PROGETTO ARCHITETTONICO
Arch. NICOLETTA NARDI
via G.Boratto 2b 54036 Marina di Carrara - Carrara (MS)

PROGETTO STRUTTURE C.A.
Ing. DANTE LAGOMARSINI
via Turati 41 54031 Arezzo - Carrara (MS)

ENRICO BERTI ingegnere
CLAUDIO CASI perito industriale
STEFANO MASINI perito industriale
G. LUCA MENCHETTI perito industriale

52100 AREZZO via P. Colamandrei 139 Tel.-fax (0575) 24777-351451

DESIGNAZIONE INTERVENTO

PROGETTO IMPIANTO ELETTRICO
CABINE DI TRASFORMAZIONE MT/BT

COMMITTENTE

AREA S.p.A.
Viale D. Zaccagna n.34
Marina di Carrara (MS)

LOCALITA' D'INSTALLAZIONE

Area retroportuale di Marina di Carrara
Viale D. Zaccagna n.34
Marina di Carrara (MS) 21 DIC 2006

OGGETTO

- Canalizzazioni interrato;
- Impianto di terra

PLANIMETRIA GENERALE

TAVOLA N. E1

SCALA 1:1000 - 1:100

DATA Novembre 2006

AGGIORNAMENTI

IL TECNICO

Ing. DANTE LAGOMARSINI
Ingegnere
Aut. Min. 1451/2006
Aut. Min. 1451/2006
Aut. Min. 1451/2006

LA DISPOSIZIONE E L'ESecuzione, ANCHE PARZIALE, DI QUESTO ELABORATO E' VETATA A TITOLI DI LESSE