


PIANTA PIANO RIALZATO

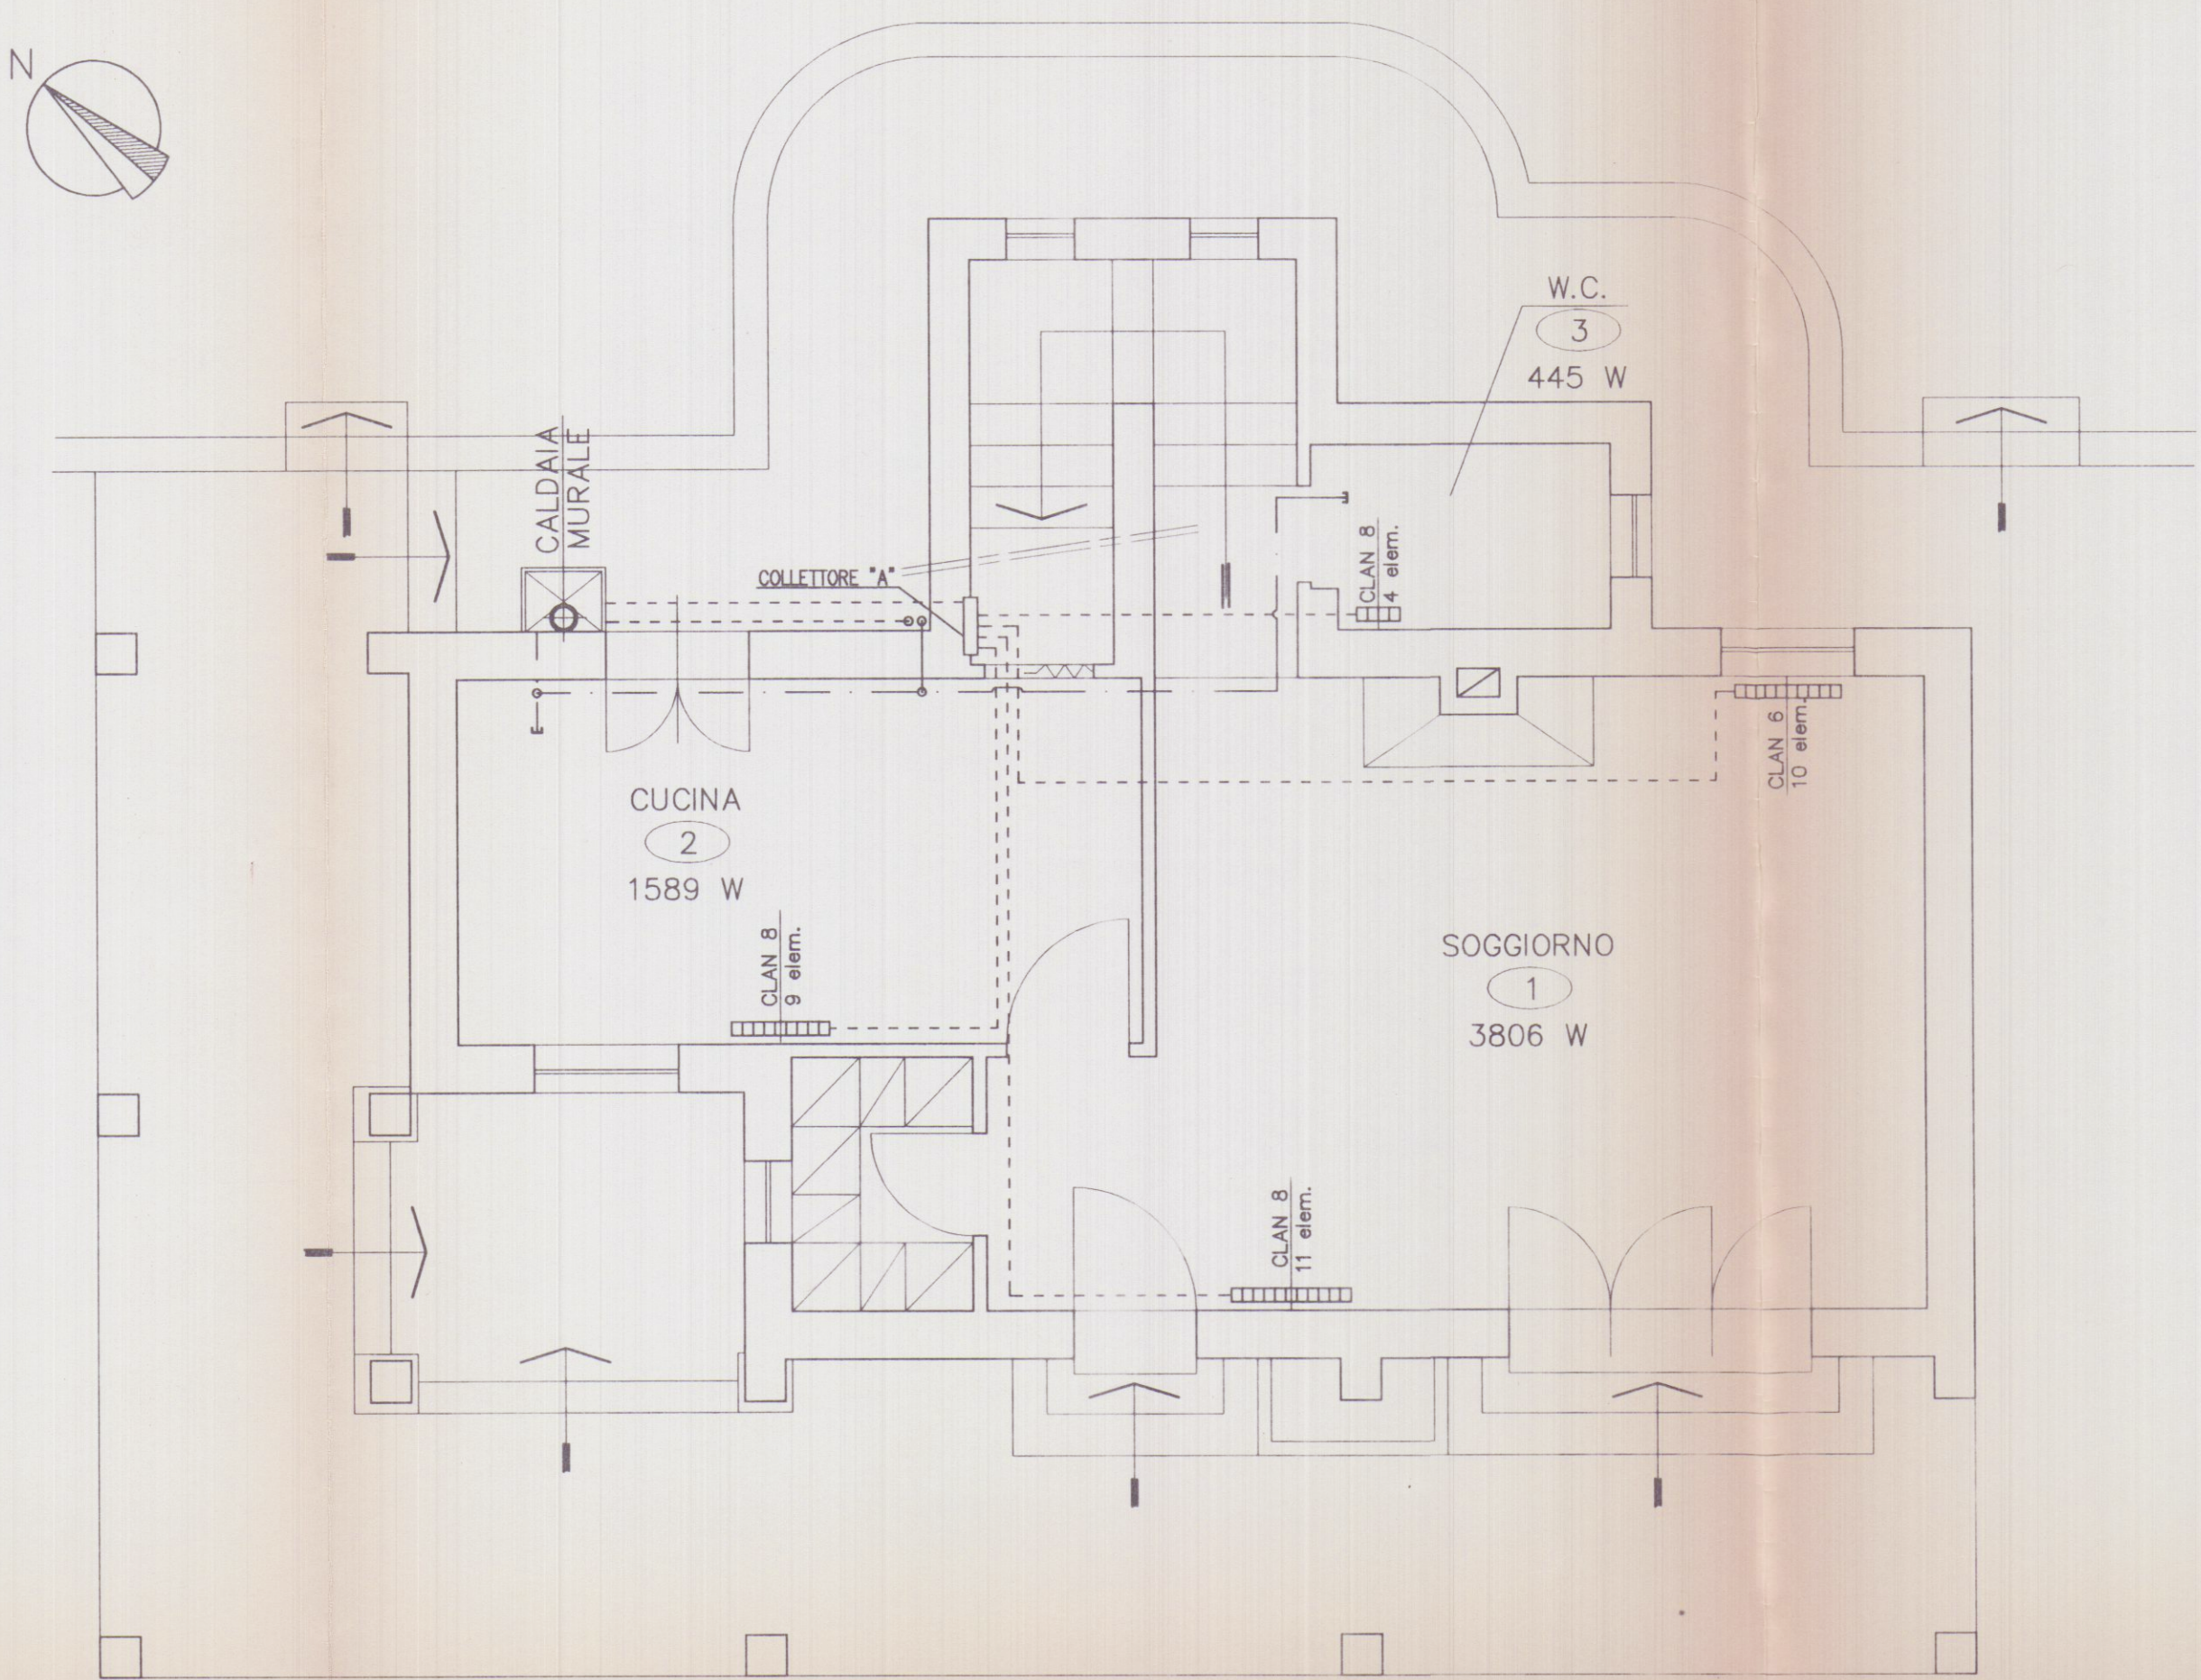


LEGENDA TUBAZIONI

— — — — — = ACQUA SANITARIA CALDA
- - - - - = A/R IMPIANTO TERMICO


Al termine dei lavori l'installatore compilerà il libretto di impianto

SCHEMA IMPIANTO RISCALDAMENTO E SANITARIO

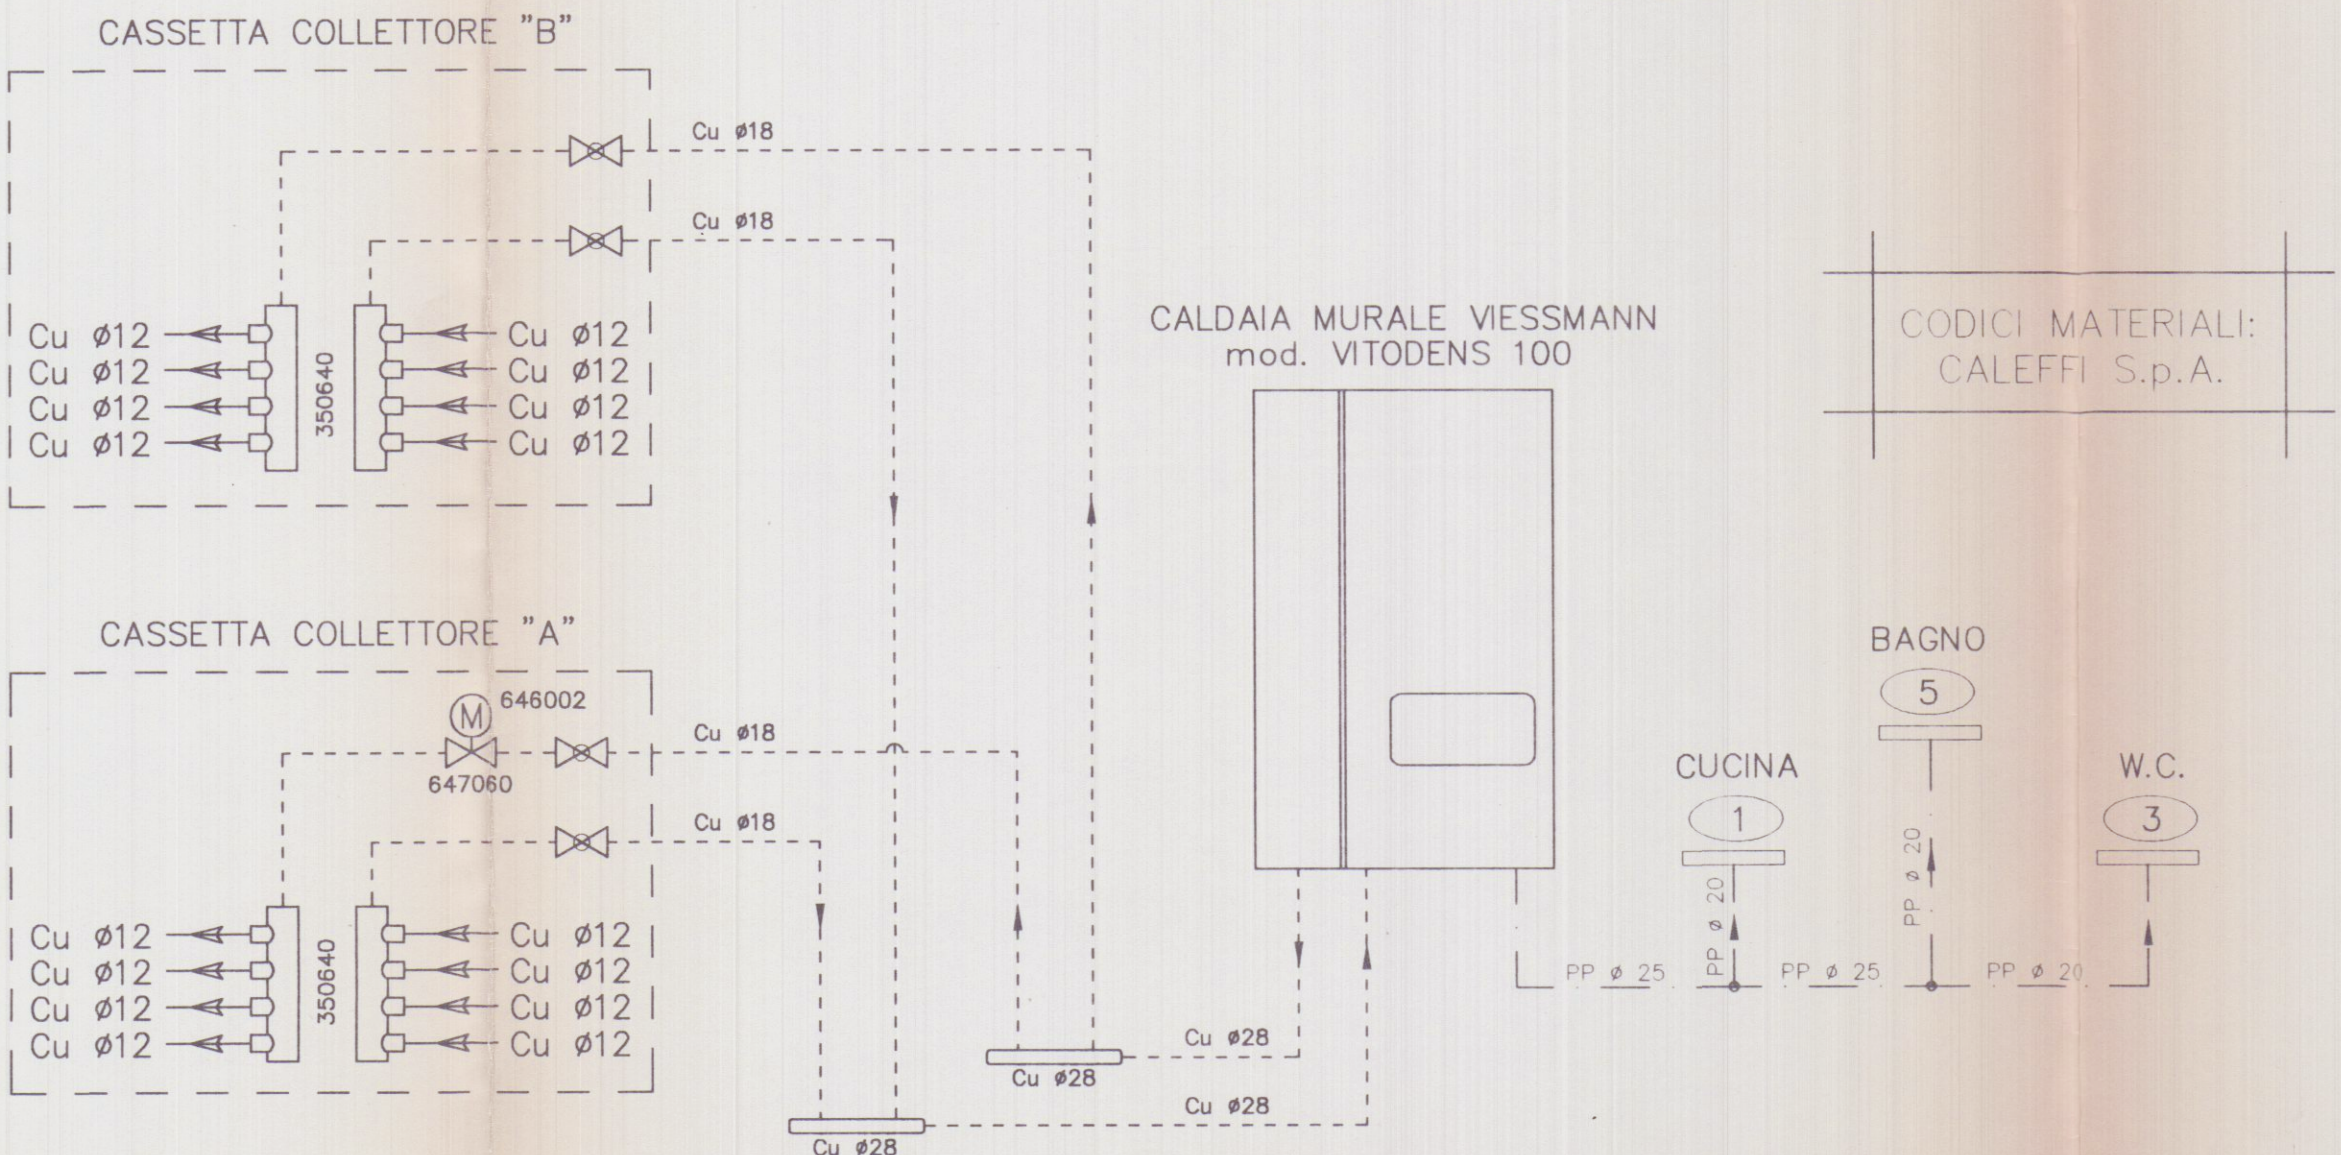

CODICI MATERIALI:
CALEFFI S.p.A.

PIANTA PIANO PRIMO

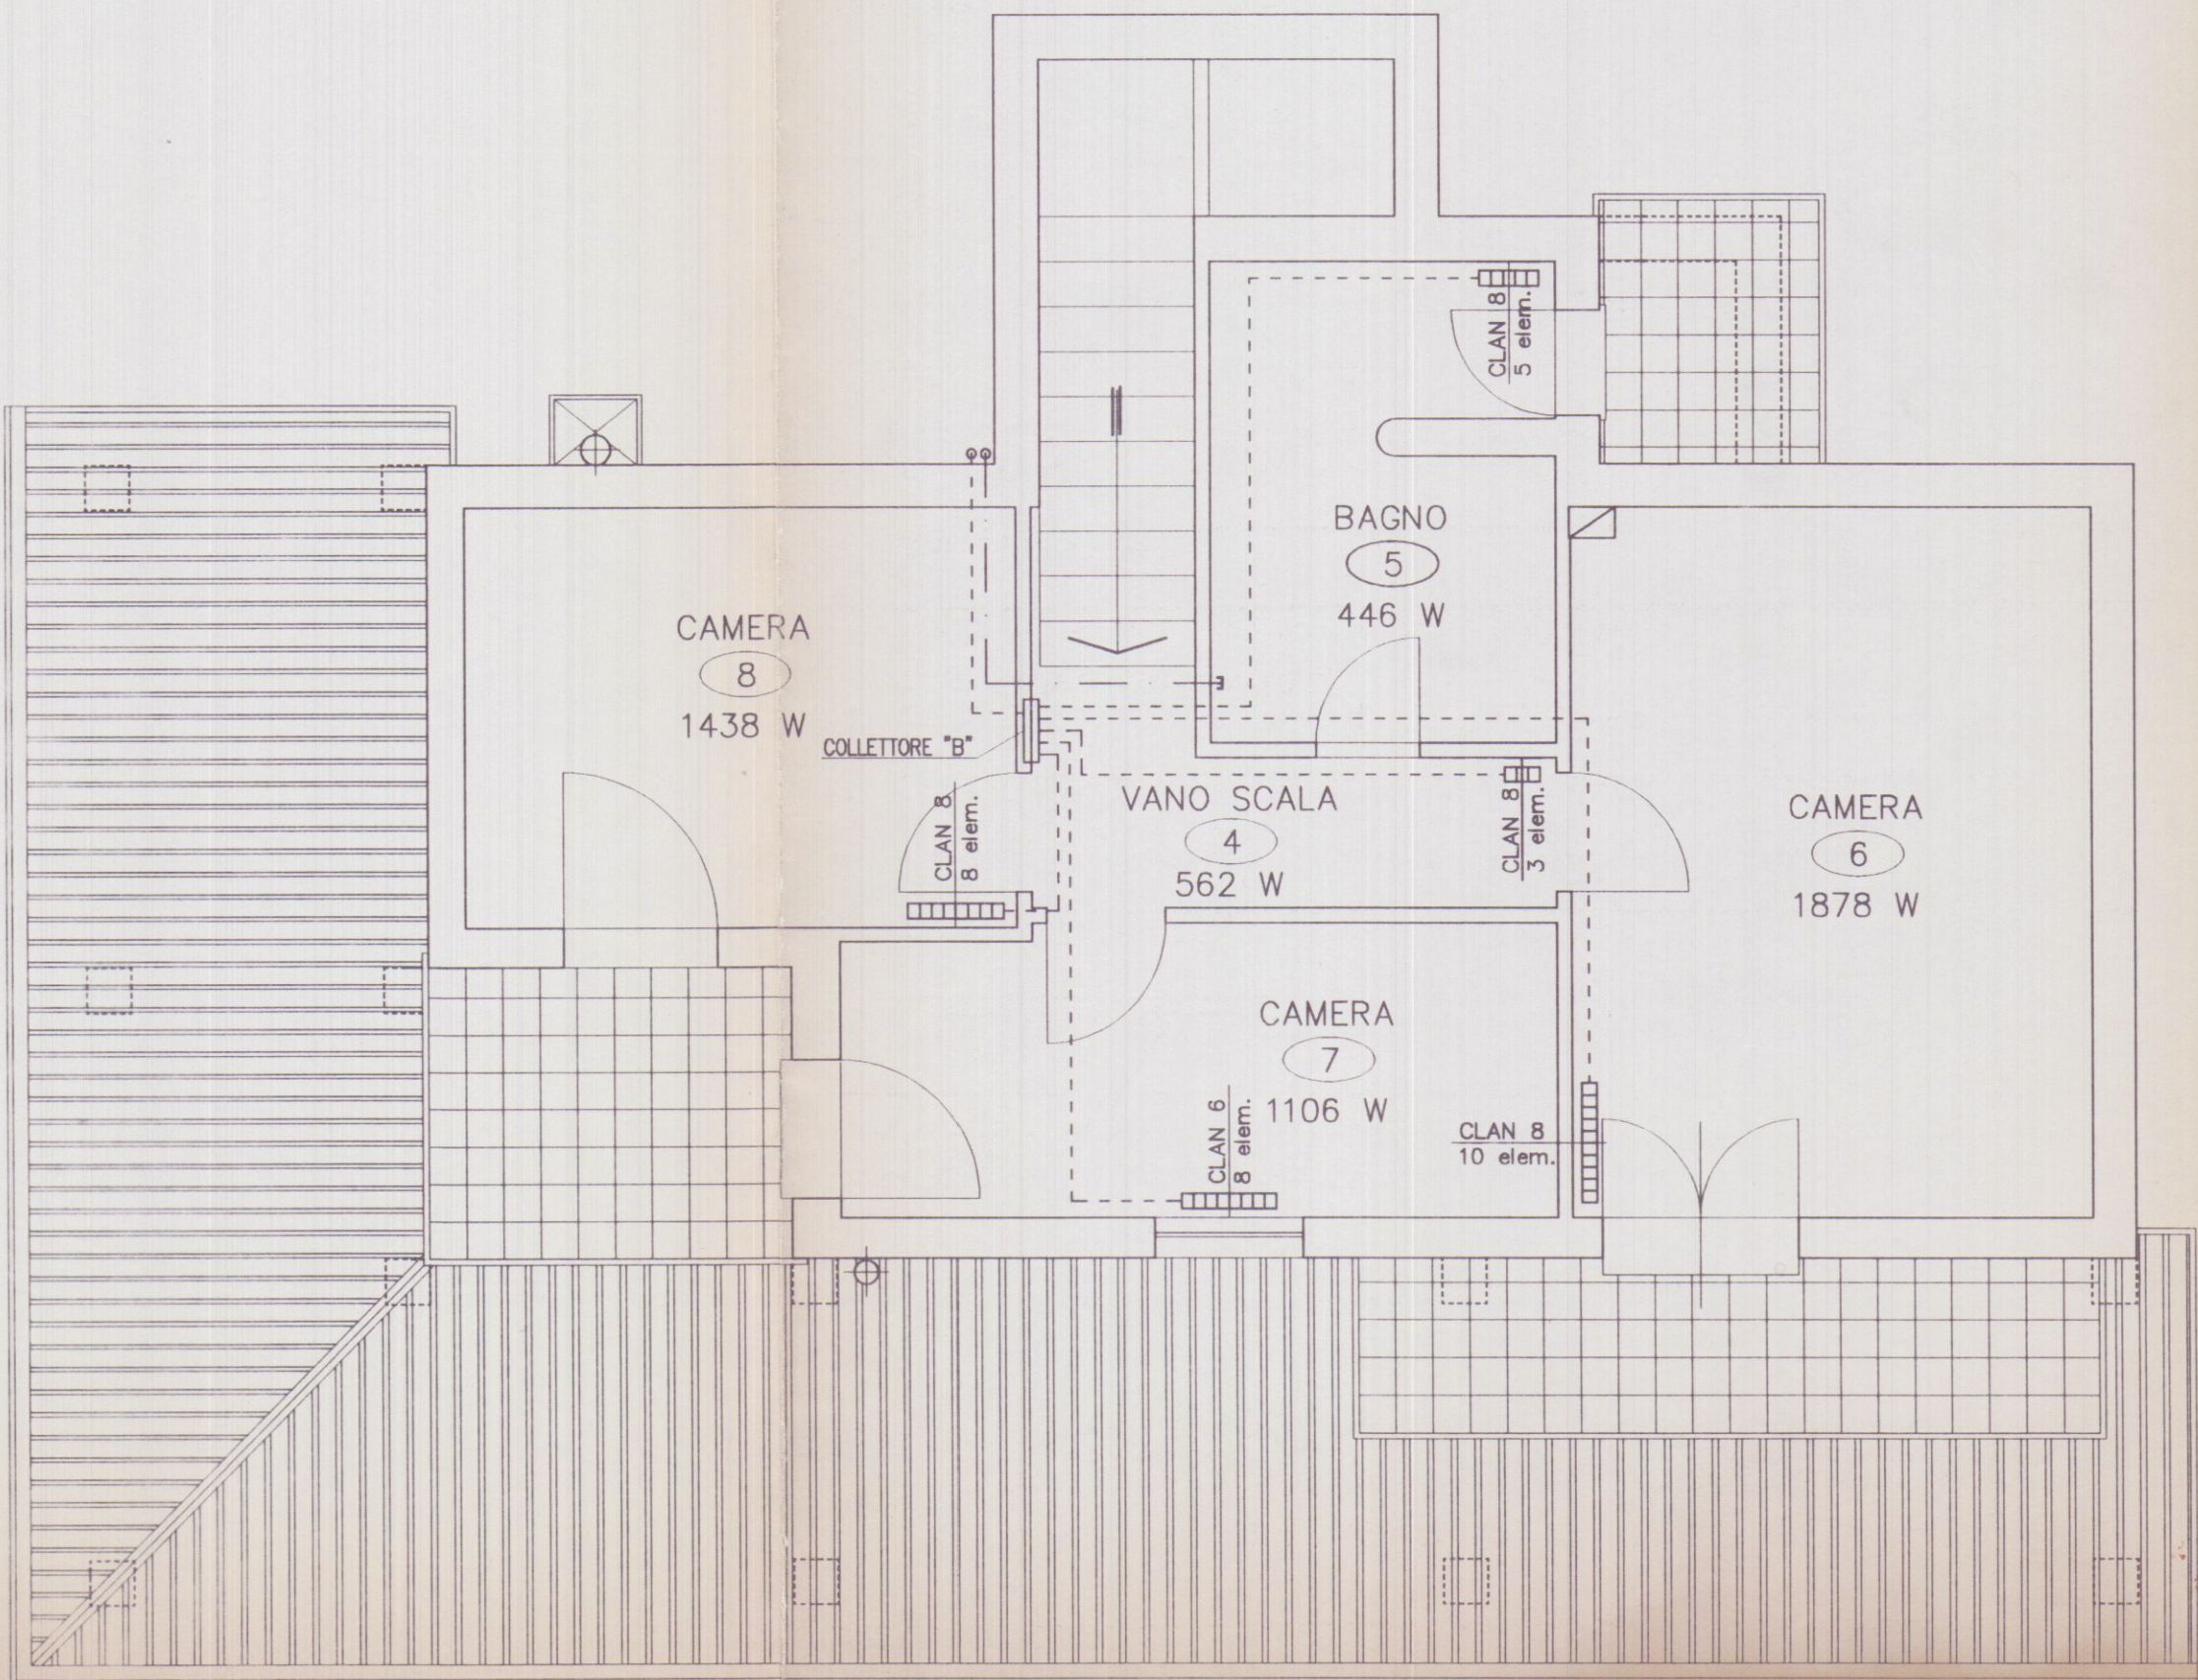

PRESCRIZIONE:
INSTALLARE VALVOLA TERMOSTATICA
SU OGNI CORPO RADIANTE
VALVOLE CALEFFI 338302
DETENTORI CALEFFI 342302
TESTE TERMOSTATICHE CALEFFI 200000

TABELLA COIBENTAZIONI

IN CONFORMITA' ALL'ART. 5 COMMA 7 D.P.R. 412/93,

ISOLANTE ARMSTRONG mod. Armaflex AC

TUBAZIONE		SPESSORE ISOLANTE (mm) PER POSA TUBAZIONE		
MATERIALE	DIAMETRO (mm)	IN VISTA	SOTTOTRACCIA VERSO LOCALI NON RISCALDATI	SOTTOTRACCIA VERSO LOCALI RISCALDATI
RAME	28x1.5	25.0	13.0	9.0
RAME	22x1.0	25.0	13.0	9.0
RAME	18x1.0	19.0	9.0	6.0
RAME	12x1.0	19.0	9.0	6.0
PEX	25x2.5	25.0	13.0	9.0
PEX	20x2.25	25.0	13.0	9.0

LEGENDA CORPI SCALDANTI

n° Rad.	n° Loc.	Descrizione	Potenza (W)	n° Elem.	Modello Rad.	Marca Rad.
1/2	01	Soggiorno	1903	10	Clan 6	Ferrolì
2/2	01	Soggiorno	1903	11	Clan 8	Ferrolì
1/1	02	Cucina	1589	9	Clan 8	Ferrolì
1/1	03	W. C.	445	4	Clan 8	Ferrolì
1/1	04	V. Scala	562	3	Clan 8	Ferrolì
1/1	05	Bagno	446	5	Clan 8	Ferrolì
1/1	06	Camera	1878	10	Clan 8	Ferrolì
1/1	07	Camera	1106	8	Clan 6	Ferrolì
1/1	08	Camera	1438	8	Clan 8	Ferrolì



ORDINE INGEGNERI
ING. MARCO MARCHI - 213
MASSA CARRARA

Rev.	Data	Oggetto	Sigla
		STUDIO DI INGEGNERIA ING. MARCO MARCHI Via Vico Flaschi, 61 - Loc. AVENZA Tel. (0585) 55555 - 54031 CARRARA (MS)	AMPLIAMENTO FABBRICATO DI CIVILE ABITAZIONE PROP. BERTELLI FRANCESCO VIA CORVENALE, 9 - LOC. CORVENALE - CARRARA (MS)
RIFER.:		LEGGE 09 GENNAIO 1991 n° 10	
DATA: 12/10/01		SCHEMA DELLA DISTRIBUZIONE	
SCALA 1:50		SCHEMA FUNZIONALE RISCALDAMENTO	
DISEGNO n°			
TAVOLA n° 01			

Questo disegno e' di nostra proprieta'. A termini di Legge e' vietato riprodurlo o renderlo disponibile a terzi senza la nostra autorizzazione scritta.