



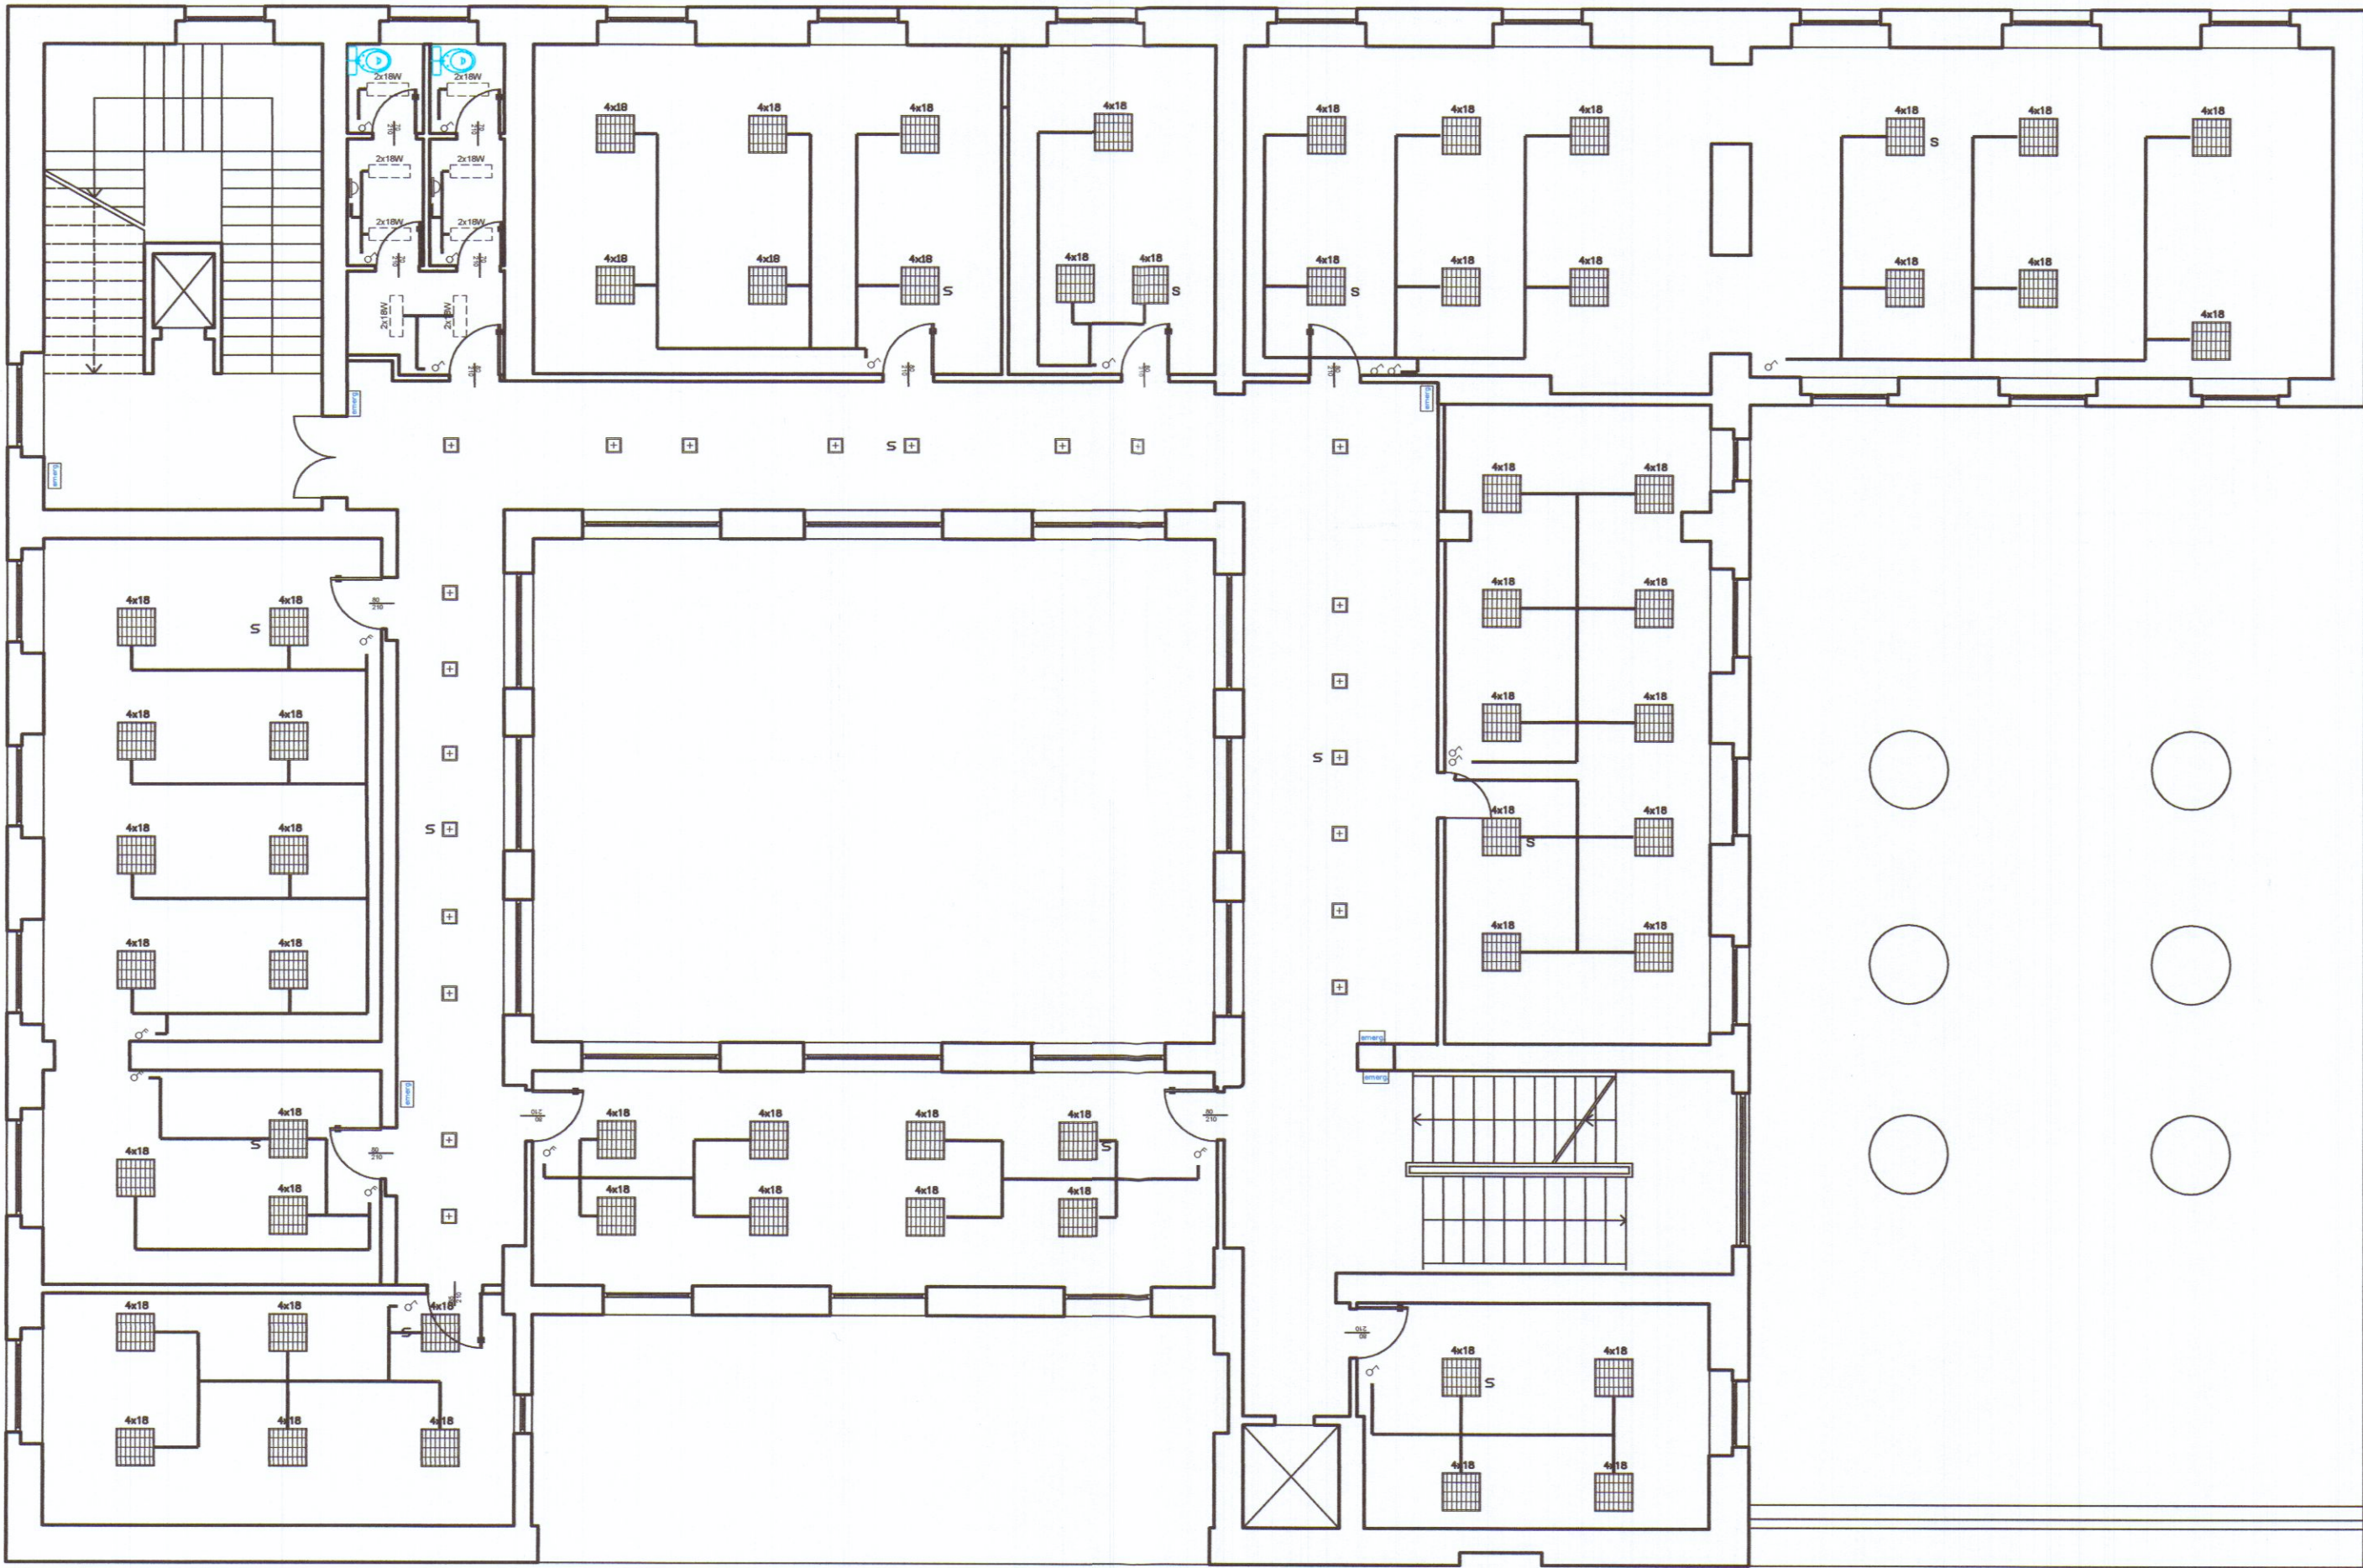

INDICAZIONE SCHEMATICA DEI PUNTI LUCE E ACCENSIONI

L'IMPIANTO SUBISCE MODIFICHE PER VARIAZIONE DI LAY-OUT

- Plafoniera marca Norlight mod. Erre (da incasso) o mod. S (da esterno) - ottica Dark - 4x18 W
- Faretto marca Norlight mod. QSD VS (da incasso) - 2x26 W
- Plafoniera marca Disano mod. Confort (da incasso) - 2x18 W
- Applique marca Disano fosnova mod. Cover Light 1 tondo - 1x26 W
- Lampada di emergenza marca Beghelli art. AT 24 SE 30
- Lampada dotata di inverter per illuminazione di emergenza
- Interruttore semplice
- Deviatore

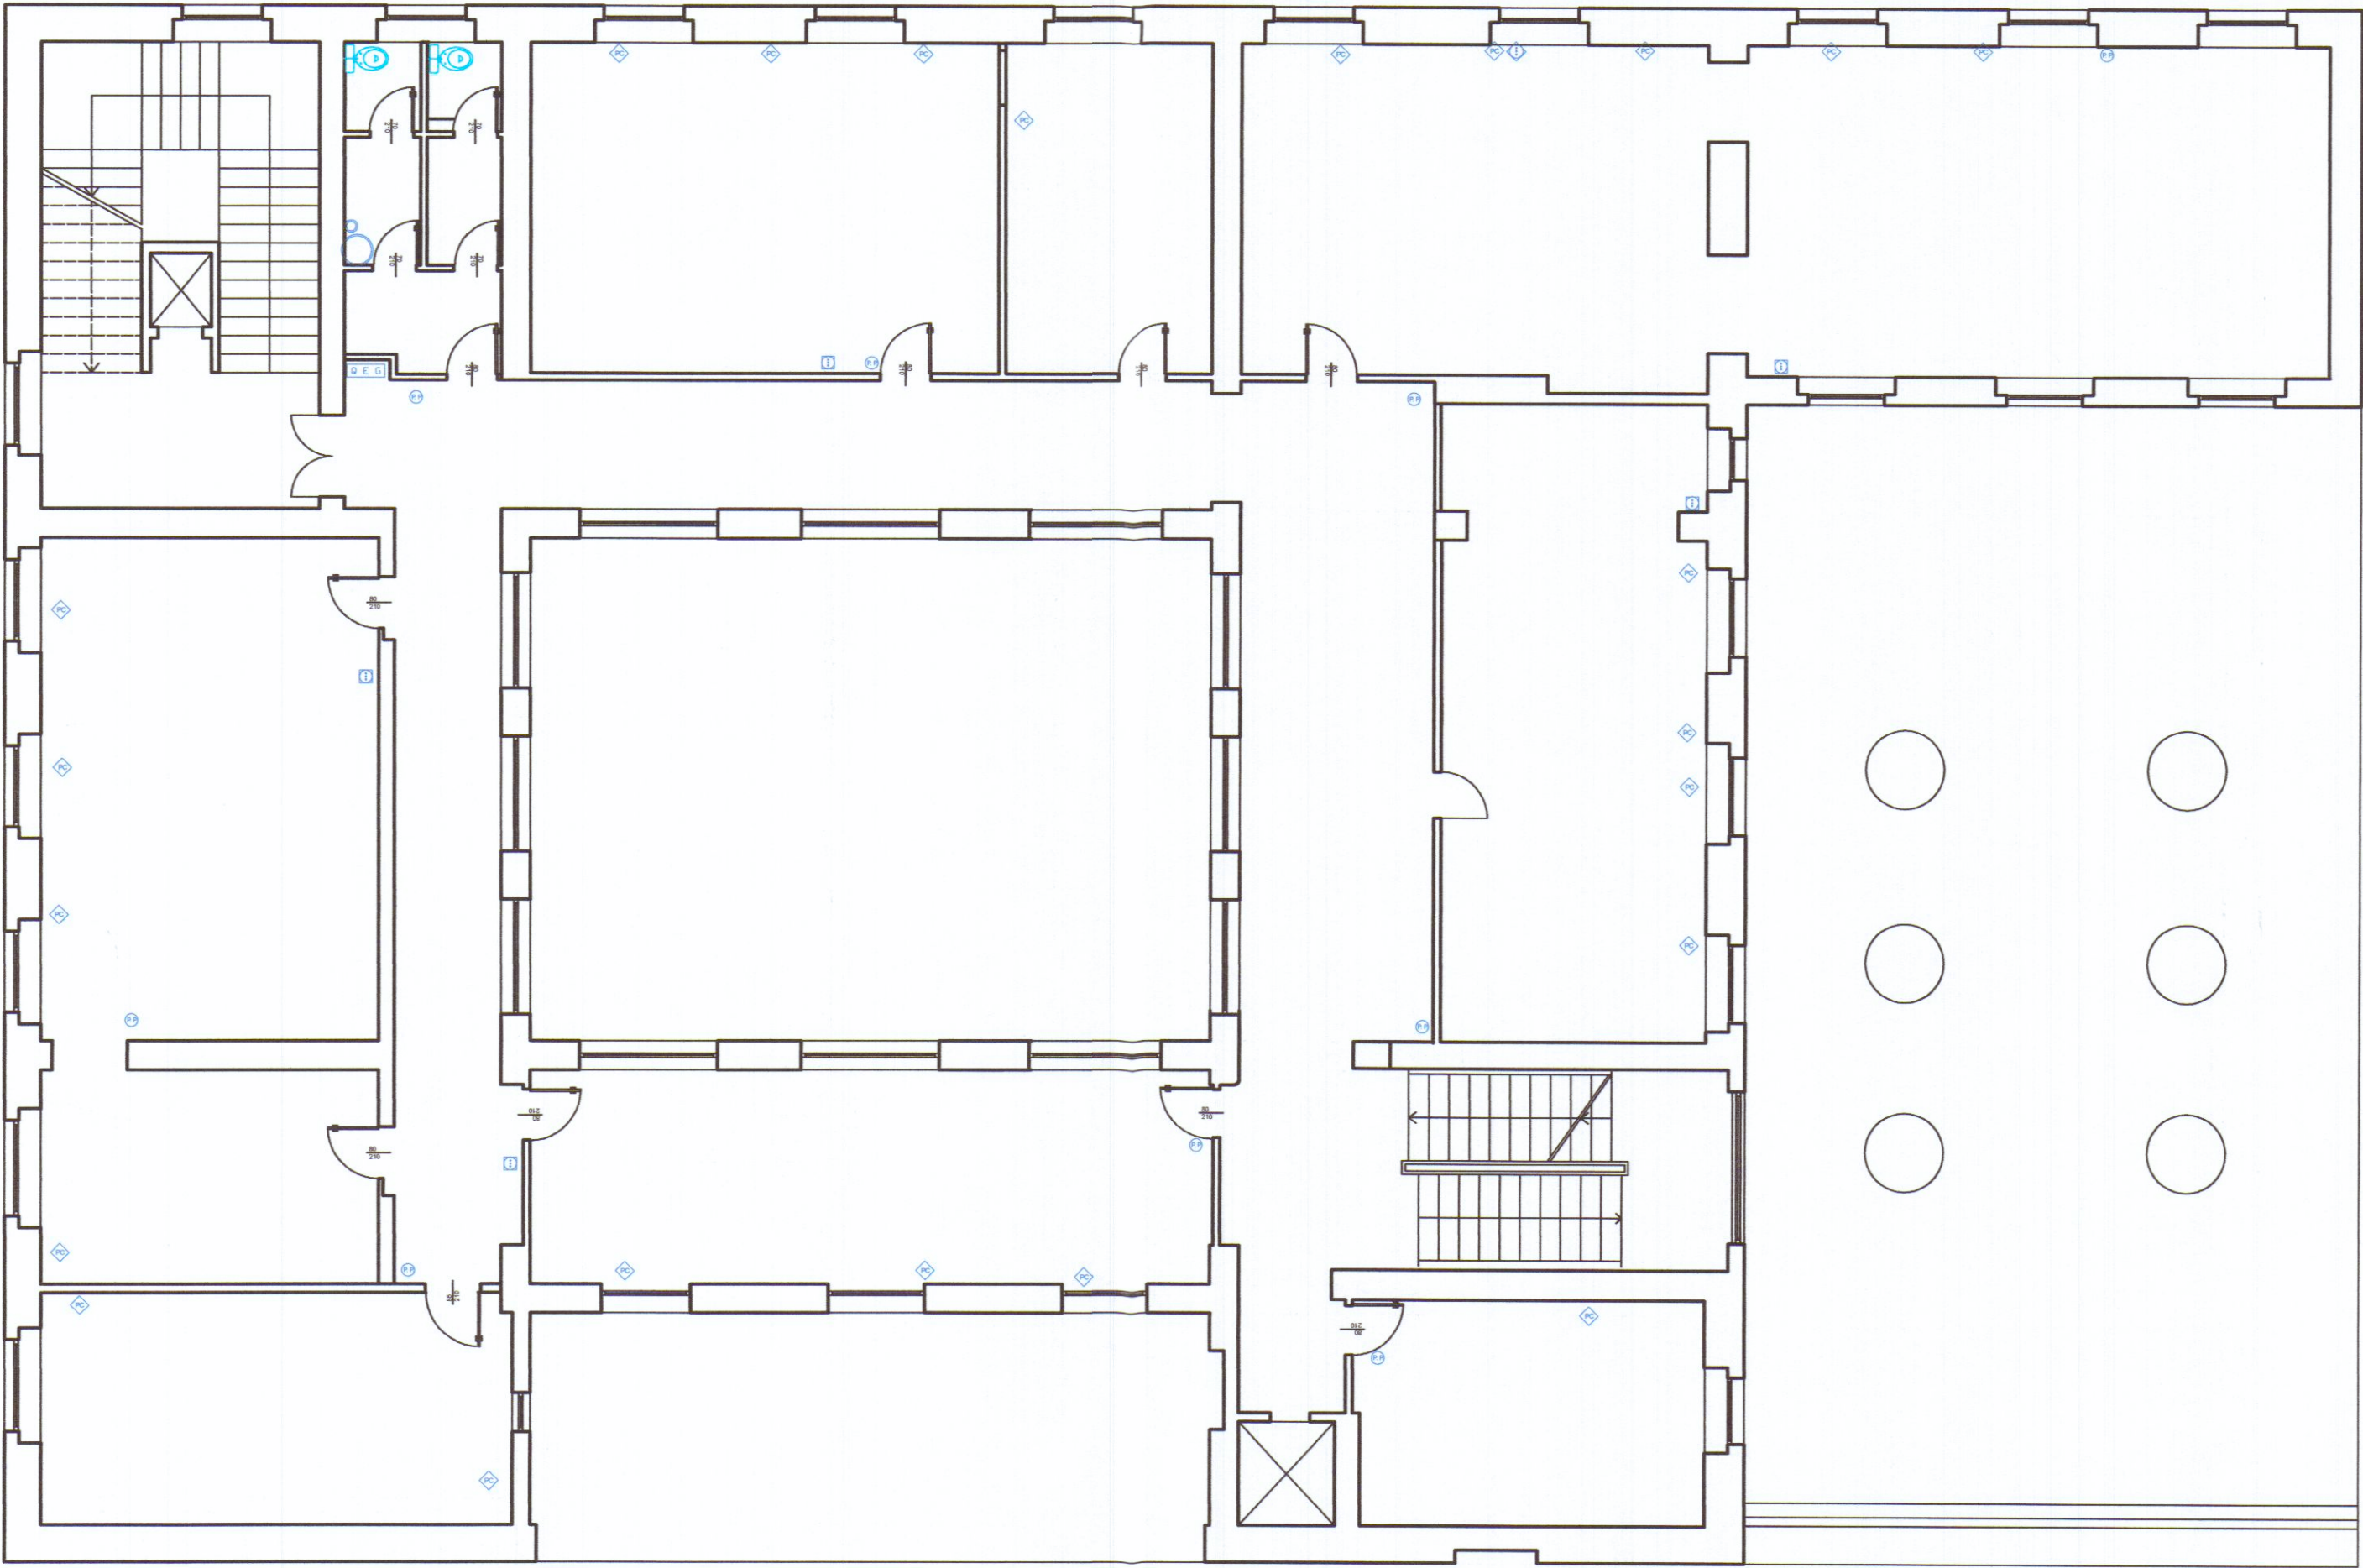

PUNTI DI UTILIZZO ELETTRICO E T.D.
(V. schema unifilare allegato)

L'IMPIANTO SUBISCE MODIFICHE PER VARIAZIONE DI LAY-OUT


- Quadro elettrico di piano (esistente e da spostare)
- Posto di lavoro come da punto "2" dello schema
- Presenza stampante laser come da punto "5" dello schema
- Presenza fax come da punto "5" dello schema
- Presenza fotocopiatrice come da punto "5" dello schema
- Presenza pulizie (1 lineare 10 -16 A + 1 schuco)
- Presenza per boiler (magnetotermico + schuco 10 -16 A)



Cassa di Risparmio di Carrara S.p.A.
L'Amministratore Delegato



COMUNE DI CARRARA

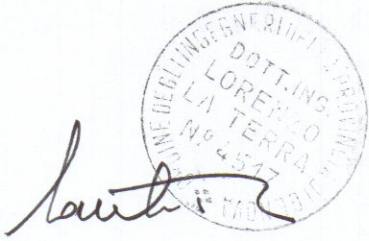

Rev.	DATA	AGGIORNAMENTO	Disegno n°	DISN°
1	12/12/2009	Disegno n°	DIA CARRARA P1e2	
2	12/12/2009	Disegno n°	Scala: 1:100	
3	12/12/2009	Disegno n°	Sigla estensore	RC
4	12/12/2009	Disegno n°	Data 1°emiss.:	22/12/2009

BANCA CARIGE — UFFICIO TECNICO
Via D'Annunzio 101 40121 CENOVA
tel. 010/5791 — fax 010/5792499
http : www. tecnico.progetti@carige.it