




PIANTA PIANO TERRA

scala 1:100

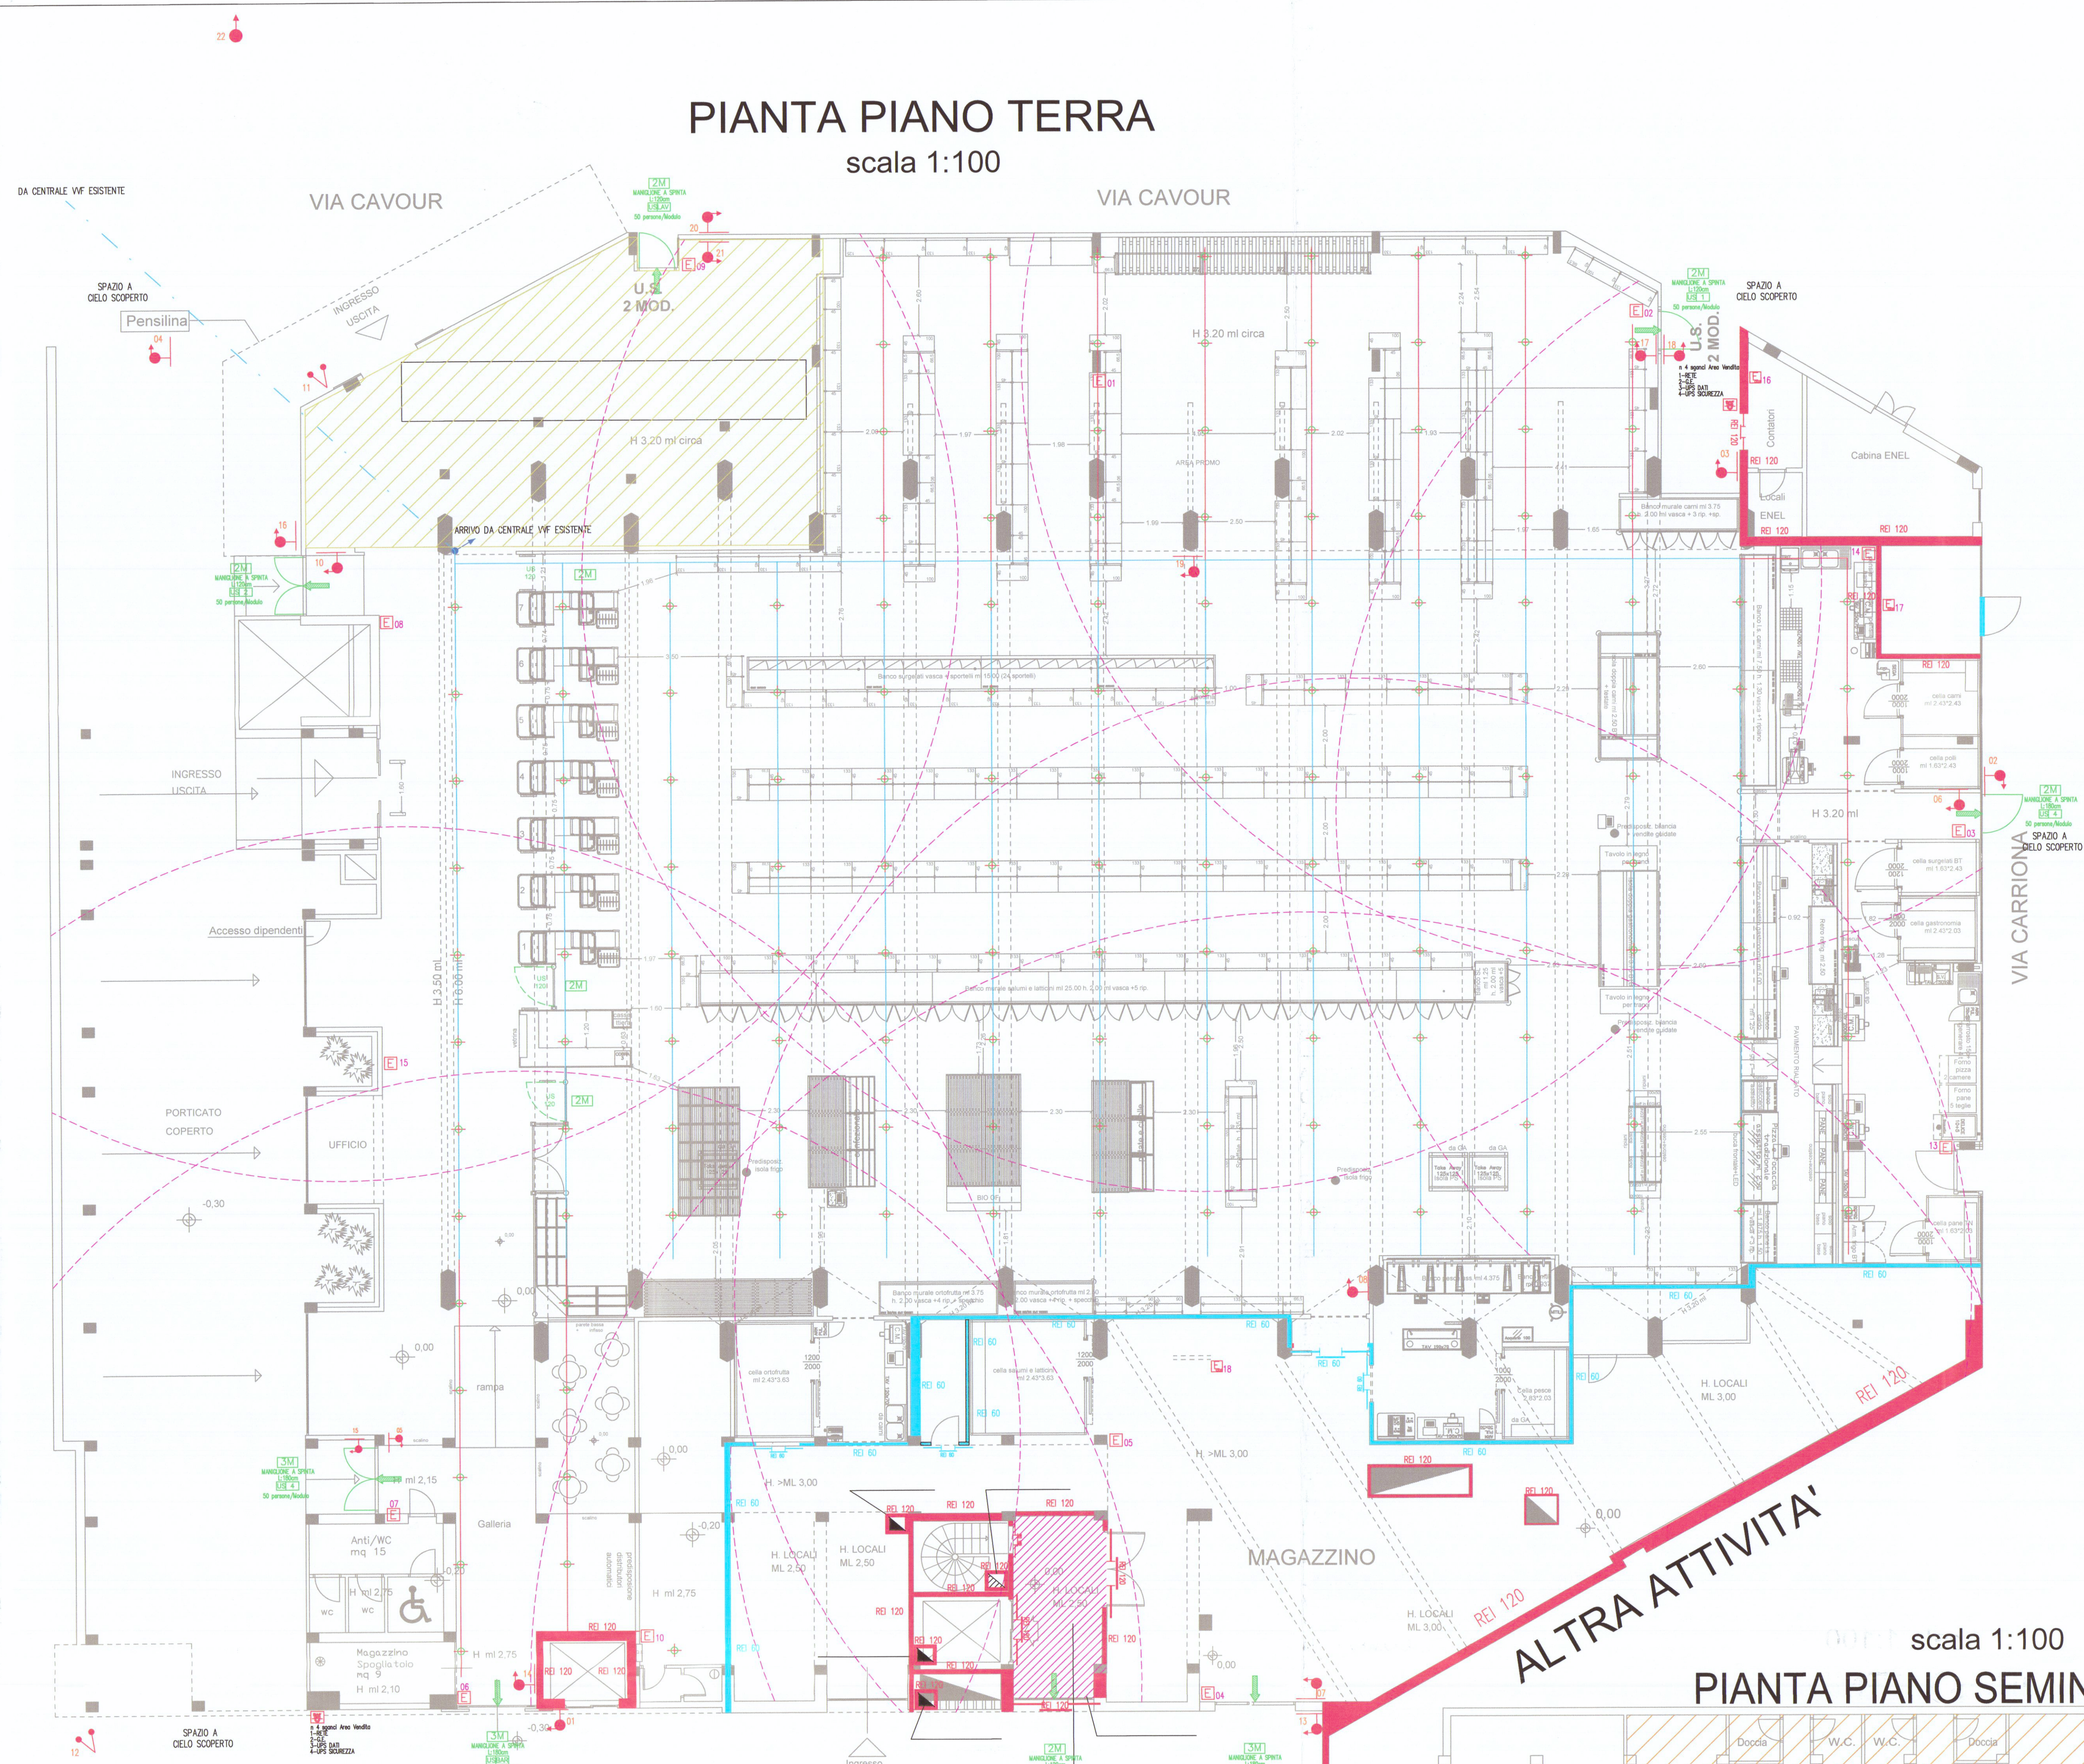


ESTINTORI		
N°	TIPO	COLLOCAZIONE
1	POLVERE 34A 233BC 6kg	P. T
2	POLVERE 34A 233BC 6kg	P. T
3	POLVERE 34A 233BC 6kg	P. T
4	POLVERE 34A 233BC 6kg	P. T
5	POLVERE 34A 233BC 6kg	P. T
6	POLVERE 34A 233BC 6kg	P. T
7	POLVERE 34A 233BC 6kg	P. T
8	POLVERE 34A 233BC 6kg	P. T
9	POLVERE 34A 233BC 6kg	P. T
10	POLVERE 34A 233BC 6kg	P. T
11	POLVERE 34A 233BC 6kg	P. -1
12	POLVERE 34A 233BC 6kg	P. -1
13	POLVERE 34A 233BC 6kg	P. T
14	POLVERE 34A 233BC 6kg	P. T
15	POLVERE 34A 233BC 6kg	P. T
16	CO2 113BC 5kg	P. T
17	CO2 113BC 5kg	P. T
18	CO2 113BC 5kg	P. T

GLI IDRANTI SOPRASUOLO UNI 70 N 23,24 E 25
SONO GRAFICIZZATI FUORI SCALA, INQUANTO
LA LORO POSIZIONE RIMANE AL DI FUORI DEL CAMPO
DI GRAFICIZZAZIONE
DELLA TAVOLA. SI FA PRESENTE CHE
TALI IDRANTI, LA CUI POSIZIONE E INDICATIVA,
SONO ESISTENTI E NON OGGETTO DI MODIFICA

PIANTA PIANO SEMINTERRATO

scala 1:100

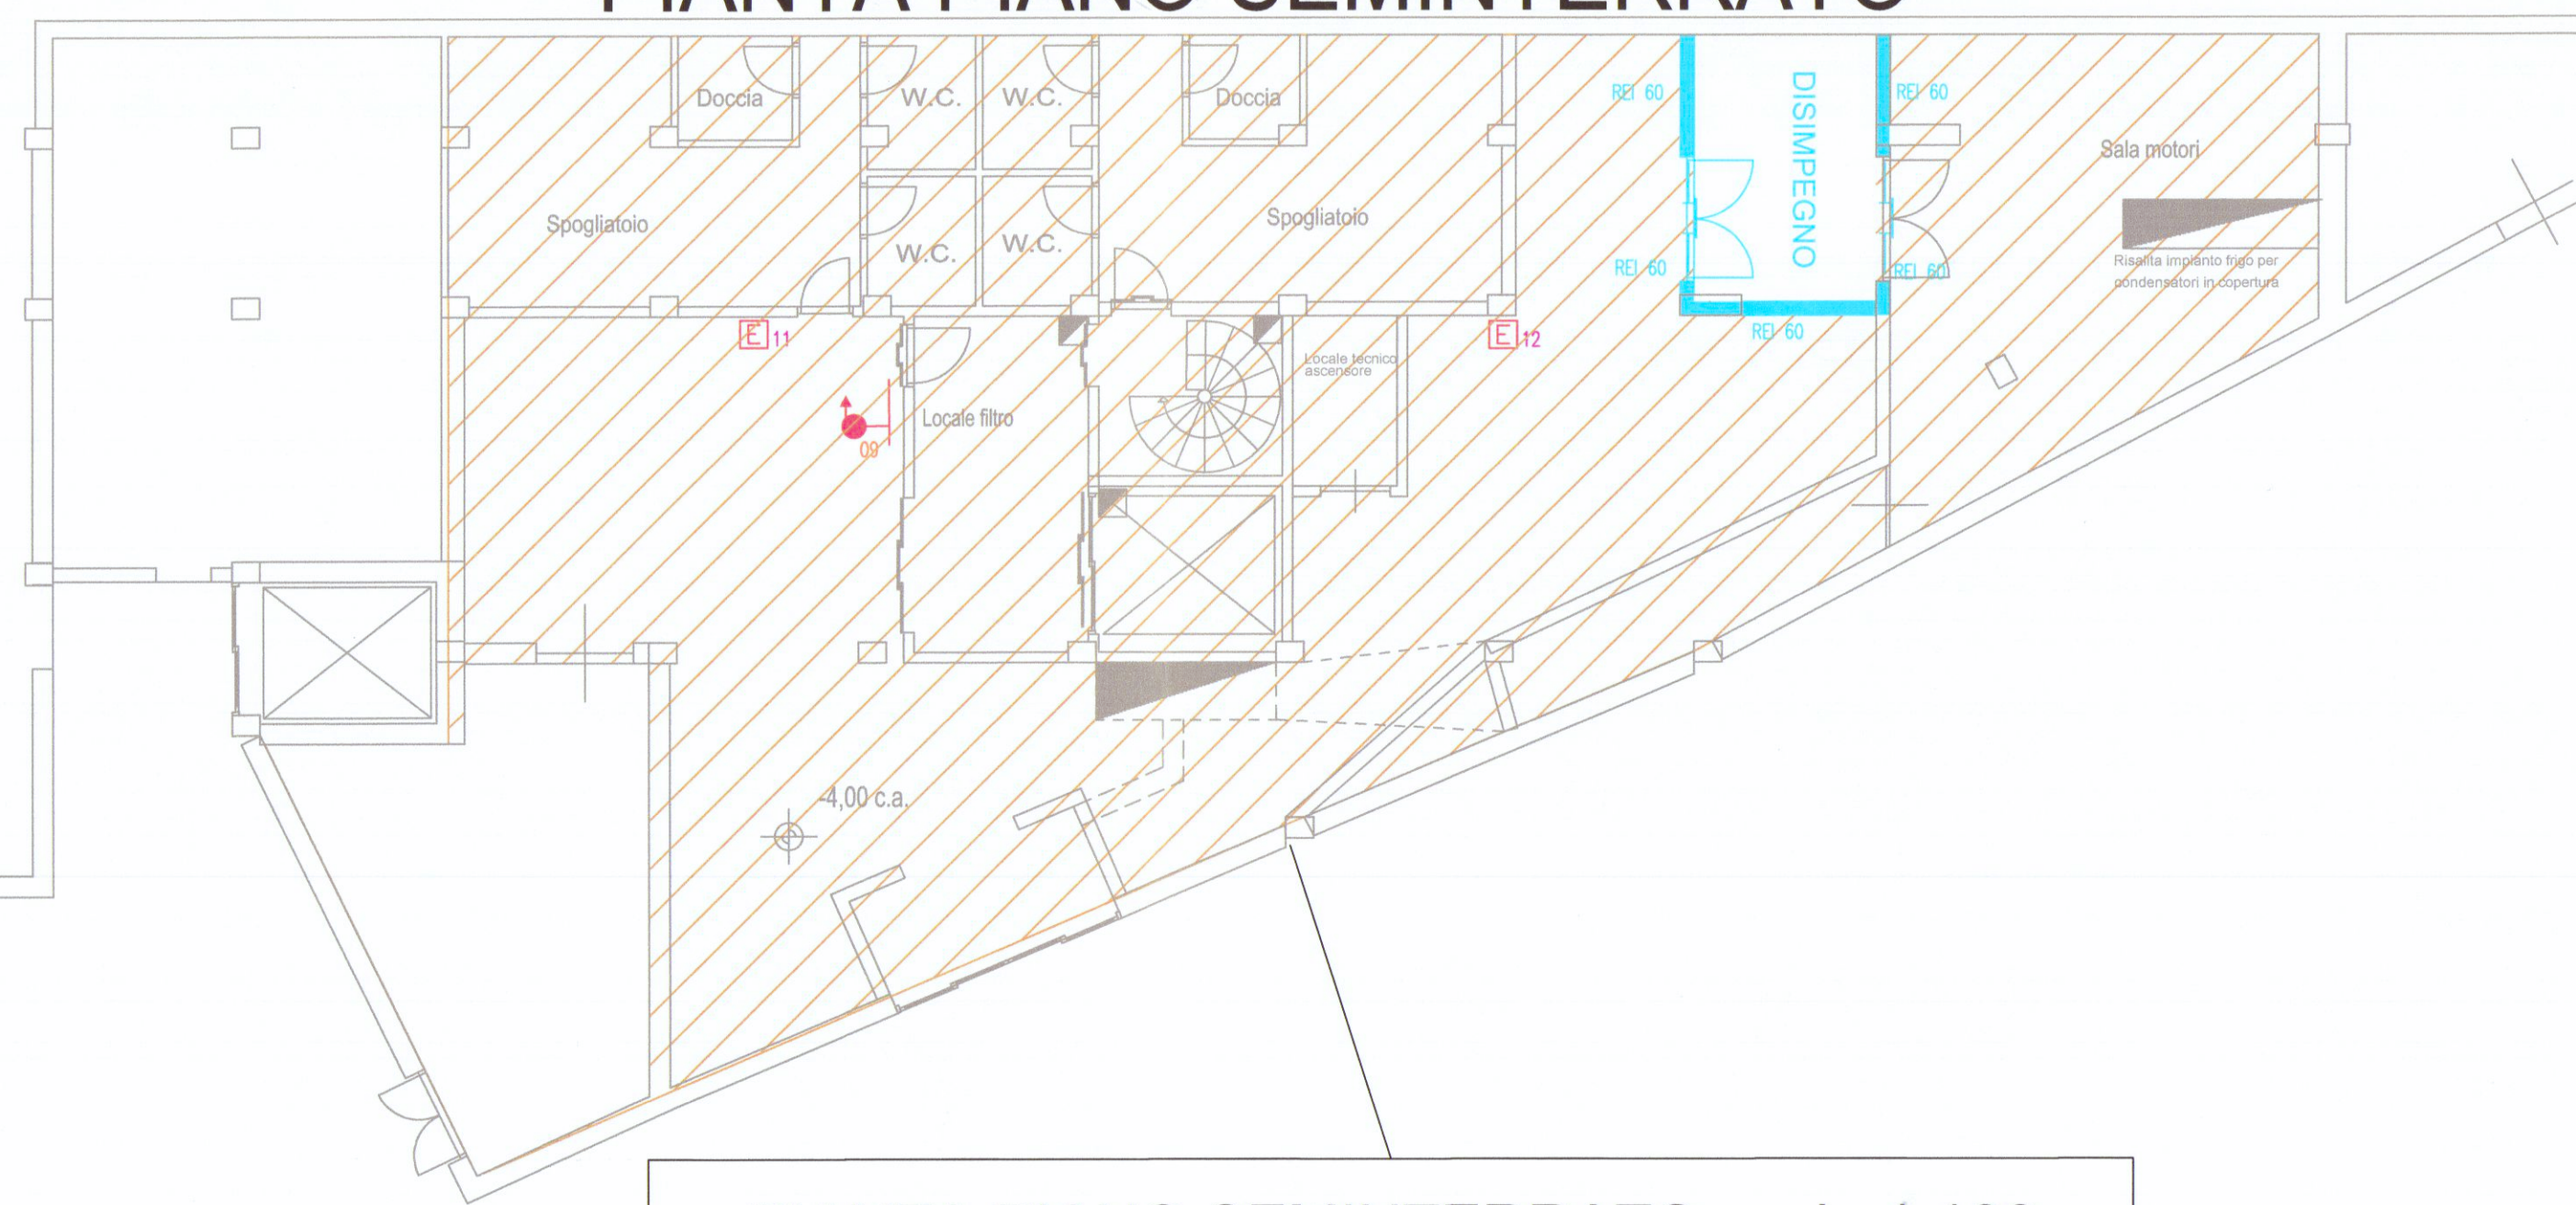

PIANTA PIANO SEMINTERRATO scala 1:100
Porzione NON oggetto di modifiche se non per
dismissione di cabina elettrica, inserimento
di 1 nuovo idrante UNI 45,
inserimento disimpegno sala motori
e ripristino di apertura aerazione > 1mq.

LEGENDA SIMBOLI		N°	TIPO	STATO
	ESTINTORE 34A-233BC POLVERE 6Kg / 113BC CO2 5Kg	1	IDRANTE UNI 45	SPOSTATO
	PORTA REI GIA' CERTIFICATA IN ATTI	2	IDRANTE UNI 45	SPOSTATO
	ELEMENTO SEPARANTE GIA' CERTIFICATO IN ATTI	3	IDRANTE UNI 45	SPOSTATO
	ELEMENTO PORTANTE GIA' CERTIFICATO IN ATTI	4	IDRANTE UNI 45	SPOSTATO
	SGANCIO DI EMERGENZA	5	IDRANTE UNI 45	SPOSTATO
	USCITA DI SICUREZZA	6	IDRANTE UNI 45	AGGIUNTO
	NUMERAZIONE USCITE, MODULI DI DEFLUSSO	7	IDRANTE UNI 45	AGGIUNTO
	DISTANZA DI ESODO	8	IDRANTE UNI 45	AGGIUNTO
	PERCORSO DI USCITA VERSO L'ALTO	9	IDRANTE UNI 45	AGGIUNTO
	PERCORSO DI USCITA ORIZZONTALE	10	IDRANTE UNI 45	AGGIUNTO
	IMPIANTO SPRINKLER ESISTENTE	11	MOTOPOMPA VV.F.	ESISTENTE
	NUOVO IMPIANTO SPRINKLER CON NUOVI UGELLI PER ZONA AMPLIAMENTO E ZONA REPARATI	12	MOTOPOMPA VV.F.	ESISTENTE
	PLAFONIERA DI EMERGENZA AUTOALIMENTATA	13	IDRANTE UNI 45	AGGIUNTO
	PLAFONIERA ORDINARIA CON FUNZIONE ANCHE DI EMERGENZA	14	IDRANTE UNI 45	AGGIUNTO
	PLAFONIERA DI EMERGENZA AUTOALIMENTATA A.V.	15	IDRANTE UNI 45	AGGIUNTO
	SUPERFICIE DI AERAZIONE SXX= XX,XX MQ	16	IDRANTE UNI 45	AGGIUNTO
	SUPERFICIE IN AMPLIAMENTO	17	IDRANTE UNI 45	AGGIUNTO
	CAVEDO AERAZIONE	18	IDRANTE UNI 45	AGGIUNTO
	IDRANTE UNI 45	19	IDRANTE UNI 45	AGGIUNTO
	IDRANTE UNI 70	20	IDRANTE UNI 45	AGGIUNTO
	ATTACCO MOTOPOMPA	21	IDRANTE UNI 45	AGGIUNTO
		22	IDRANTE UNI 70	ESISTENTE
		23	IDRANTE UNI 70	ESISTENTE
		24	IDRANTE UNI 70	ESISTENTE
		25	IDRANTE UNI 70	ESISTENTE

raggio copertura geometrica = 20 metri (UNI 10779)

TUTTA L'AREA RISULTA COPERTA DA ALMENO UN IDRANTE NEL RAGGIO DI 20 metri

NOTE TECNICHE:
LE MODIFICHE ALL'IMPIANTO IDRICO ANTINCENDIO
RIGUARDANO SOLO L'AGGIUNTA DI N 13 IDRANTI UNI 45.
IL DIMENSIONAMENTO DEL GRUPPO DI POMPAGGIO E DELLA RISERVA IDRICA
E LA LORO RISPETTIVA COLLOCAZIONE NON E' OGGETTO DI MODIFICA

LE MODIFICHE ALL'IMPIANTO SPRINKLER RIGUARDANO SOLO L'AGGIUNTA DI 2
PORZIONI DI IMPIANTO A COPERTURA DELLE PARTI IN AMPLIAMENTO
IL DIMENSIONAMENTO DEL GRUPPO DI POMPAGGIO E DELLA RISERVA IDRICA
E LA LORO RISPETTIVA COLLOCAZIONE NON E' OGGETTO DI MODIFICA

L'INTERA ATTIVITA' E' DOTATA DI IMPIANTO DI RIVELAZIONE INCENDI
E IMPIANTO DI ILLUMINAZIONE DI EMERGENZA CONFORMI ALLA NORMATIVA
VIGENTE E OGGETTO DI NUOVA PROGETTAZIONE COME
RIPORTATO NELLE TAVOLE GRAFICHE

LA AERAZIONE DEI LOCALI RISULTA AMPIAMENTE SODDISFATTA DALLE APERTURE IN COPERTURA E DALLE NUMEROSE APERTURE BASSE (PORTE APRIBILI), COME DIMOSTRATO NELLE TAVOLE

LA COMPARTIMENTAZIONE CON ALTRE ATTIVITA' E LE COMPARTIMENTAZIONI
INTERNE ALLA STESSA ATTIVITA' OLTRE ALLE CARATTERISTICHE DI
RESISTENZA AL FUOCO DELLE STRUTTURE PORTANTI
NON RISULTANO OGGETTO DI ALCUNA MODIFICA
TUTTAVIA SI GRAFICIZZANO A MERO SCOPO RIEPILOGATIVO

LA COMPARTIMENTAZIONE CON IL MAGAZZINO INVECE RISULTA NECESSARIA A SEGUITO DELLA MODIFICA DEL LAY-OUT INTERNO E DELLA CONSEGUENTE AMPLIAMENTO DELLA ZONA RISERVATA A MAGAZZINO CON SUPERFICIE TOTALE PARI A 300 MQ. - DA QUI LA NECESSITA' DI COMPARTIMENTAZIONE, DOTAZIONE DI IMPIANTO A IDRANTI E FILTRI PER COMUNICAZIONE CON PIANO INTERRATO

Geometra Leandro Figara Iscritto al collegio dei Geometri della Provincia di Viterbo al n. 1192 Via Perini, 6 - Comune di Tarquinia - Provincia di Viterbo E-mail: leandro.figara@gepisc.it			
REV.	DATA	DESCRIZIONE	DISEGNATO
RICHIEDENTI:		IL PROGETTISTA 	
GLICINE srl			
VIA CARRIONE ANG. VIA CAVOUR - CARRARA (MS)			
OGGETTO:			
VALUTAZIONE PROGETTO DPR 151/11 ATTIVITA': 69.3/C			
Limitatamente alle Modifiche attività esistente			
TIPOLOGIA DI ATTIVITA':			
ATTIVITA' DI VENDITA GENERI ALIMENTARI - SUPERFICIE SUPERIORE A 400mq (SUPERIORE A 1500 mq - ATTIVITA' 69 / CATEGORIA 3.C)			
VIA CARRIONE ANG. VIA CAVOUR - CARRARA (MS)			
OGGETTO TAVOLA:		SCALE: 1:100 NOME FILE: VVF-CARRARA FORMATO TAVOLA: A0 DATA EMISSIONE: LUGLIO_2017	TAVOLA: 02
PROGETTO IMPIANTI ANTINCENDIO: MODIFICA PER ATTIVITA' PRINCIPALE 69.3.C			
Questo disegno non può essere riprodotto, copiato o comunicato a terzi senza il nostro consenso. (vigenti Leggi sui Diritti d'Autore)			
Il presente elaborato non costituisce progetto architettonico delle opere civili, la quale è da ritenersi puramente indicativa			