

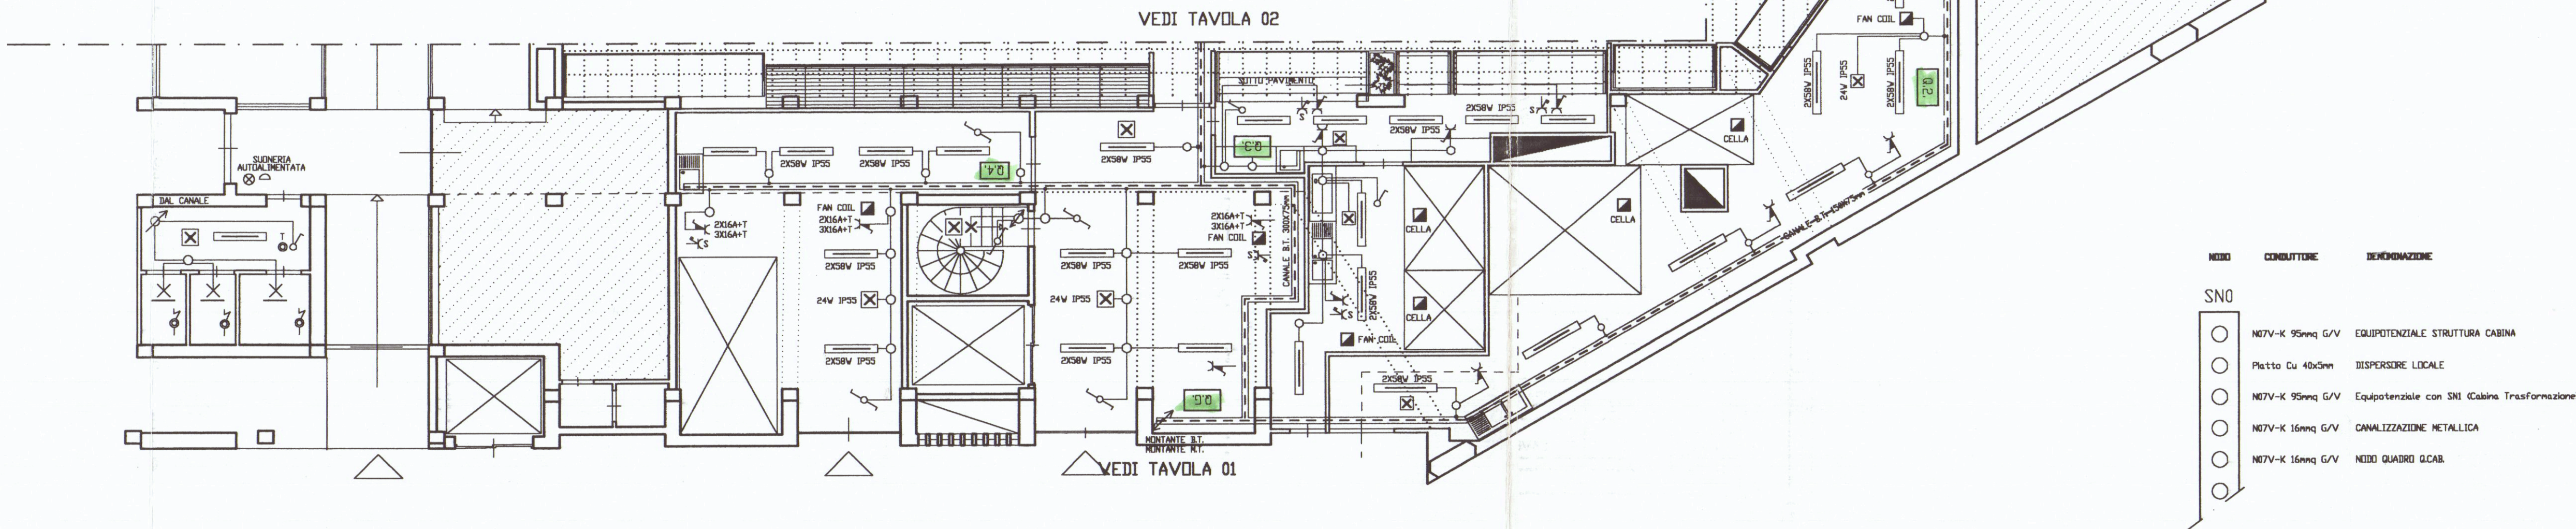


LEGENDA DELLA SIMBOLOGIA UTILIZZATA	
	Interruttore unipolare
	Deviatore civile
	Invertitore civile
	Pulsante NA
	Pulsantiera di 'n' Pulsanti
	Pulsante a tirante
	Campanello IP44
	Presse a spina (Civile)
	Presse a spina (civile) con interruttore
	Presse schuko con interruttore 'UPS'
	Presse interbloccata CEE o batteria di
	Suoneria
	Ronzatore
	Punto luce Simbolo generale
	Punto luce a parete
	Plafoniera autoalimentata
	Corpo illuminante a soffitto o incasso
	Plafoniera per lampade fluorescenti
	Quadri elettrici
	Tubazione (Simb. generale)
	Collettore di terra
	Nodo equipotenziale
	Pozzetto con dispersore verticale
	Canale metallico
	Blindo luce
	Pulsante di agenzia
	Interruttore di sezionamento
	Scaldabagno
	Sensore Crepuscolare

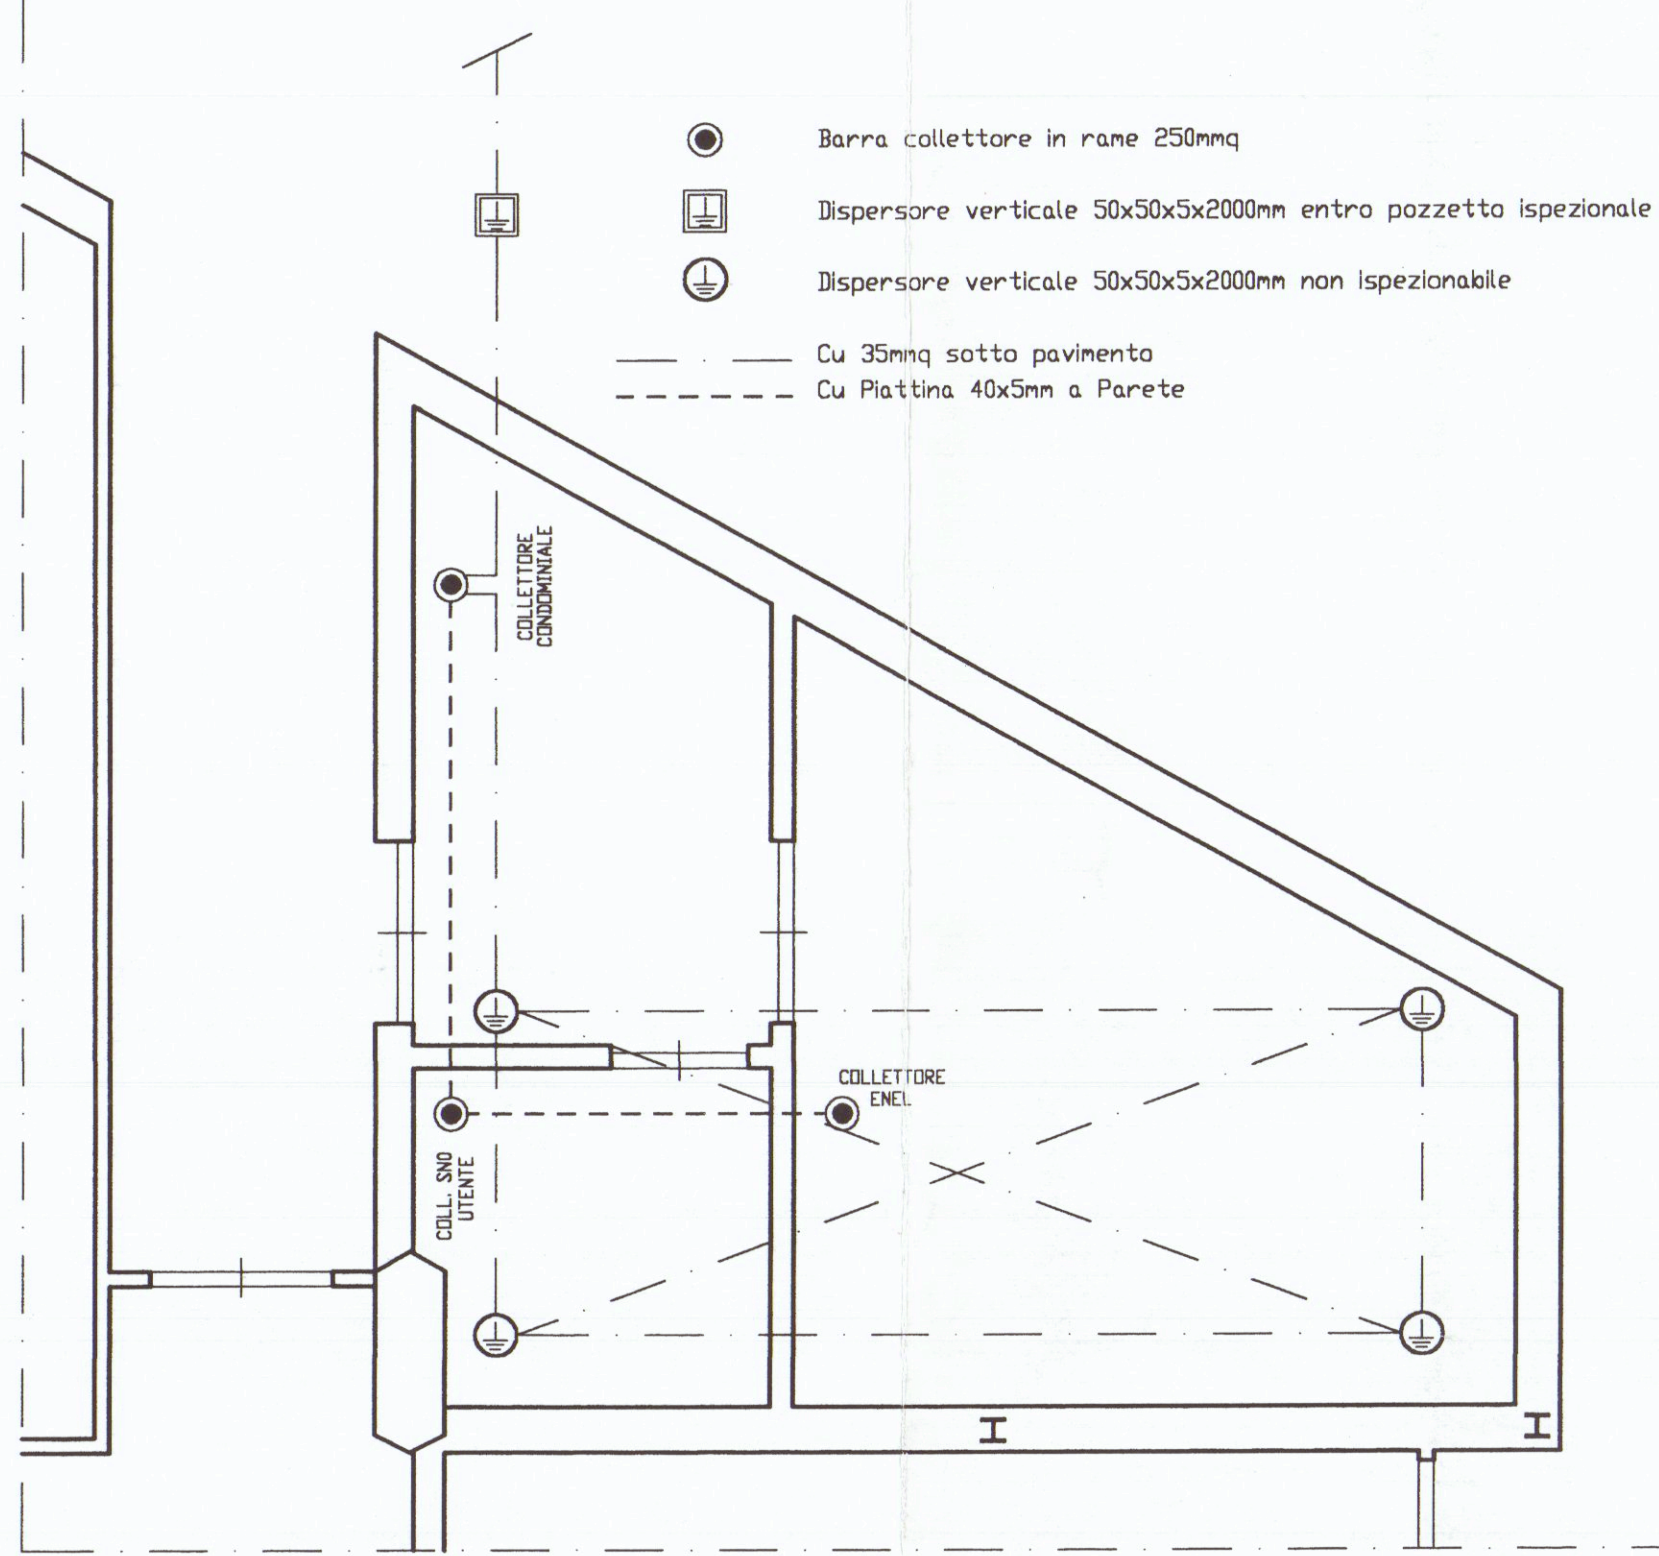


NOTA	CONNOTAZIONE	RENDIMENTO
SNO		
○	NOTA-K 95mm G/V	EQUIPOTENZIALE STRUTTURA CABINA
○	Petto Cu 400mm	DISPERDENTE LOCALE
○	NOTA-K 95mm G/V	EQUIPOTENZIALE CON SMI (Cabine Trasformazione)
○	NOTA-K 150mm G/V	CANALIZZAZIONE METALLICA
○	NOTA-K 150mm G/V	NODI QUADRI GLAB.

VEDI PARTICOLARE

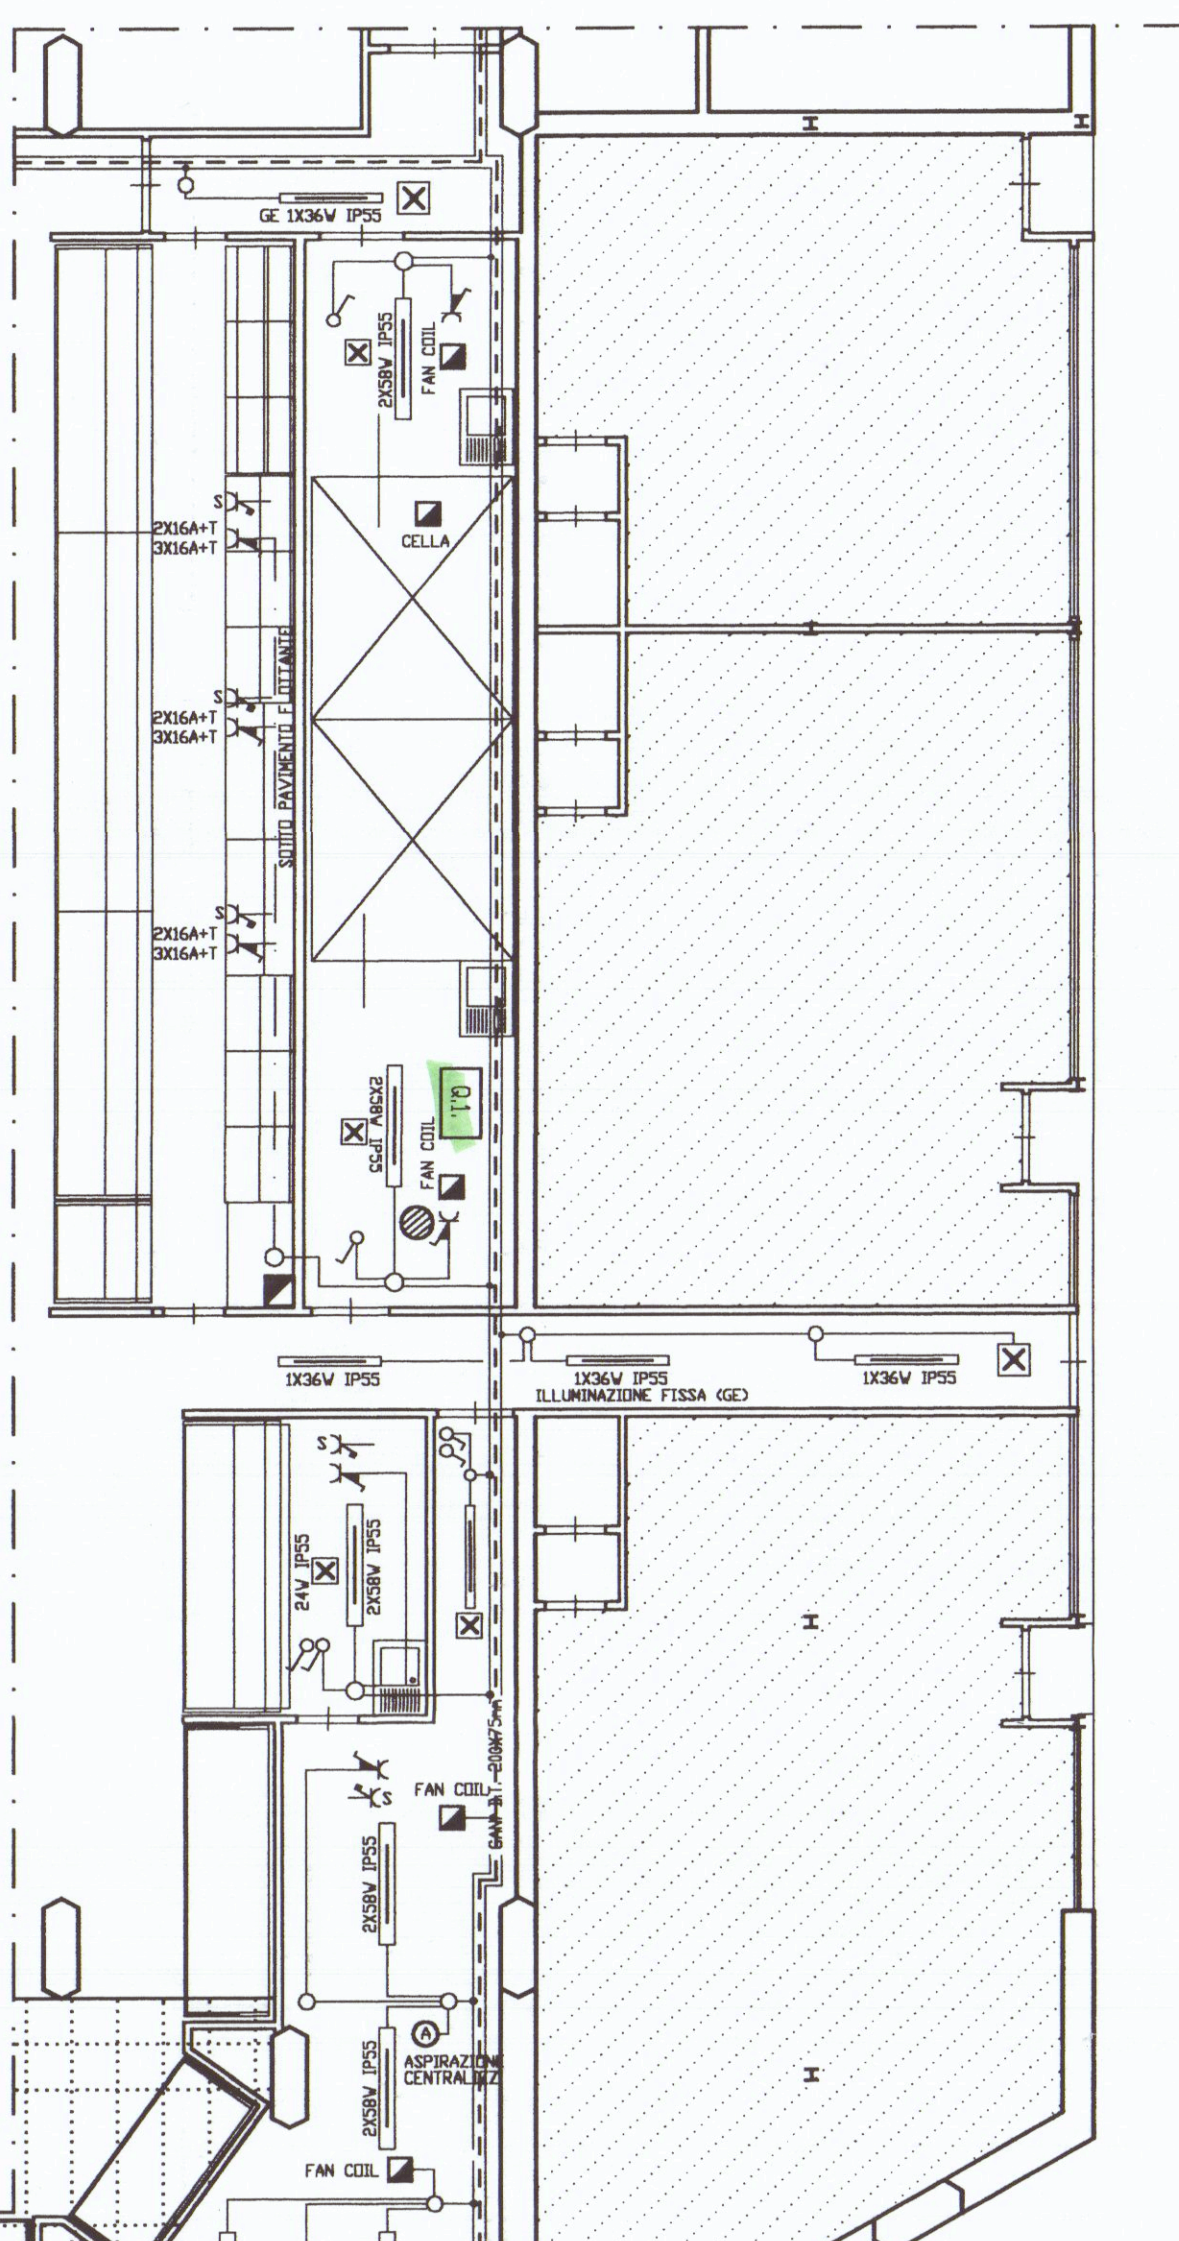

PARTICOLARE SCALA 1:50
CABINA ELETTRICA M.T. - IMPIANTO di TERRA

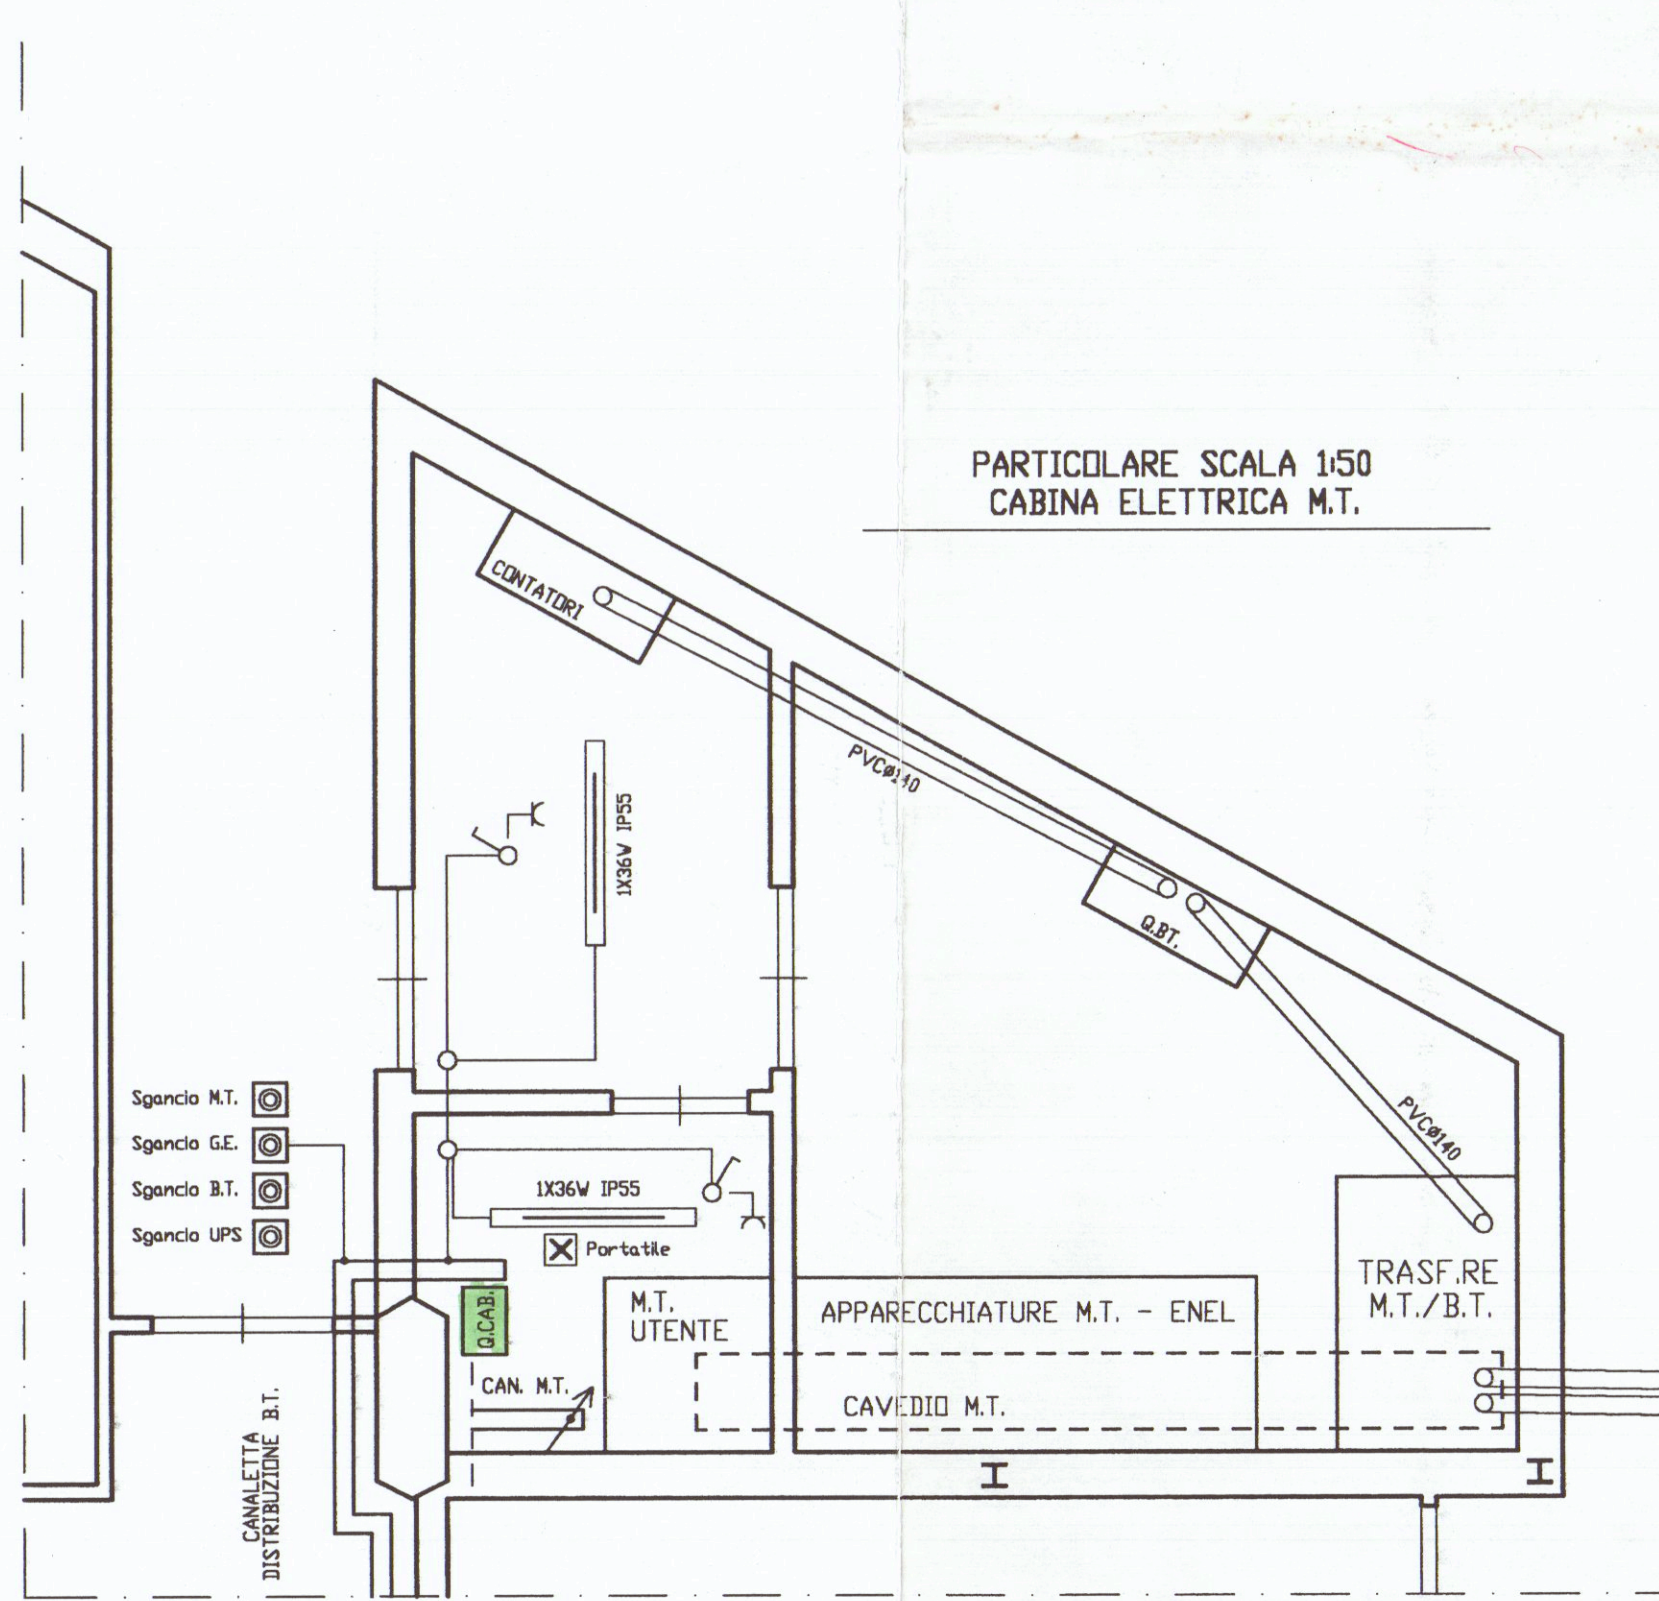

PARTICOLARE SCALA 1:50
CABINA ELETTRICA M.T.

SEZIONE CAVEDIO M.T.

Porta Cavedio

Chiusi in C.S.

100mm

15mm

PVC 2XØ120mm

FONDI SCAVO 1,20m

20.1.98 Marchetti

20 GEN. 1998

PROGETTO E REDAZIONE
VERBA E CORRADO
VALTERRA

10.08.97	01	STUDIO TECNICO <i>Filippini p.i. Giacomo</i> Via Mazzini Sesto a.35 - 51100 Pistoia (PT) Tel. 0573 38.41.34	DOCUMENTAZIONE COMPRENDENTE
		CAM CONAD - N.L.P. località CARRARA (MS) - ANNESSI FUNZIONALI	FG/C00143
		IMPIANTO ELETTRICO e IMPIANTO di MESSA a TERRA	Im. 03 / 03 PUNTA PIANO TERRA SCALA 1:100 1:50