


piano terra

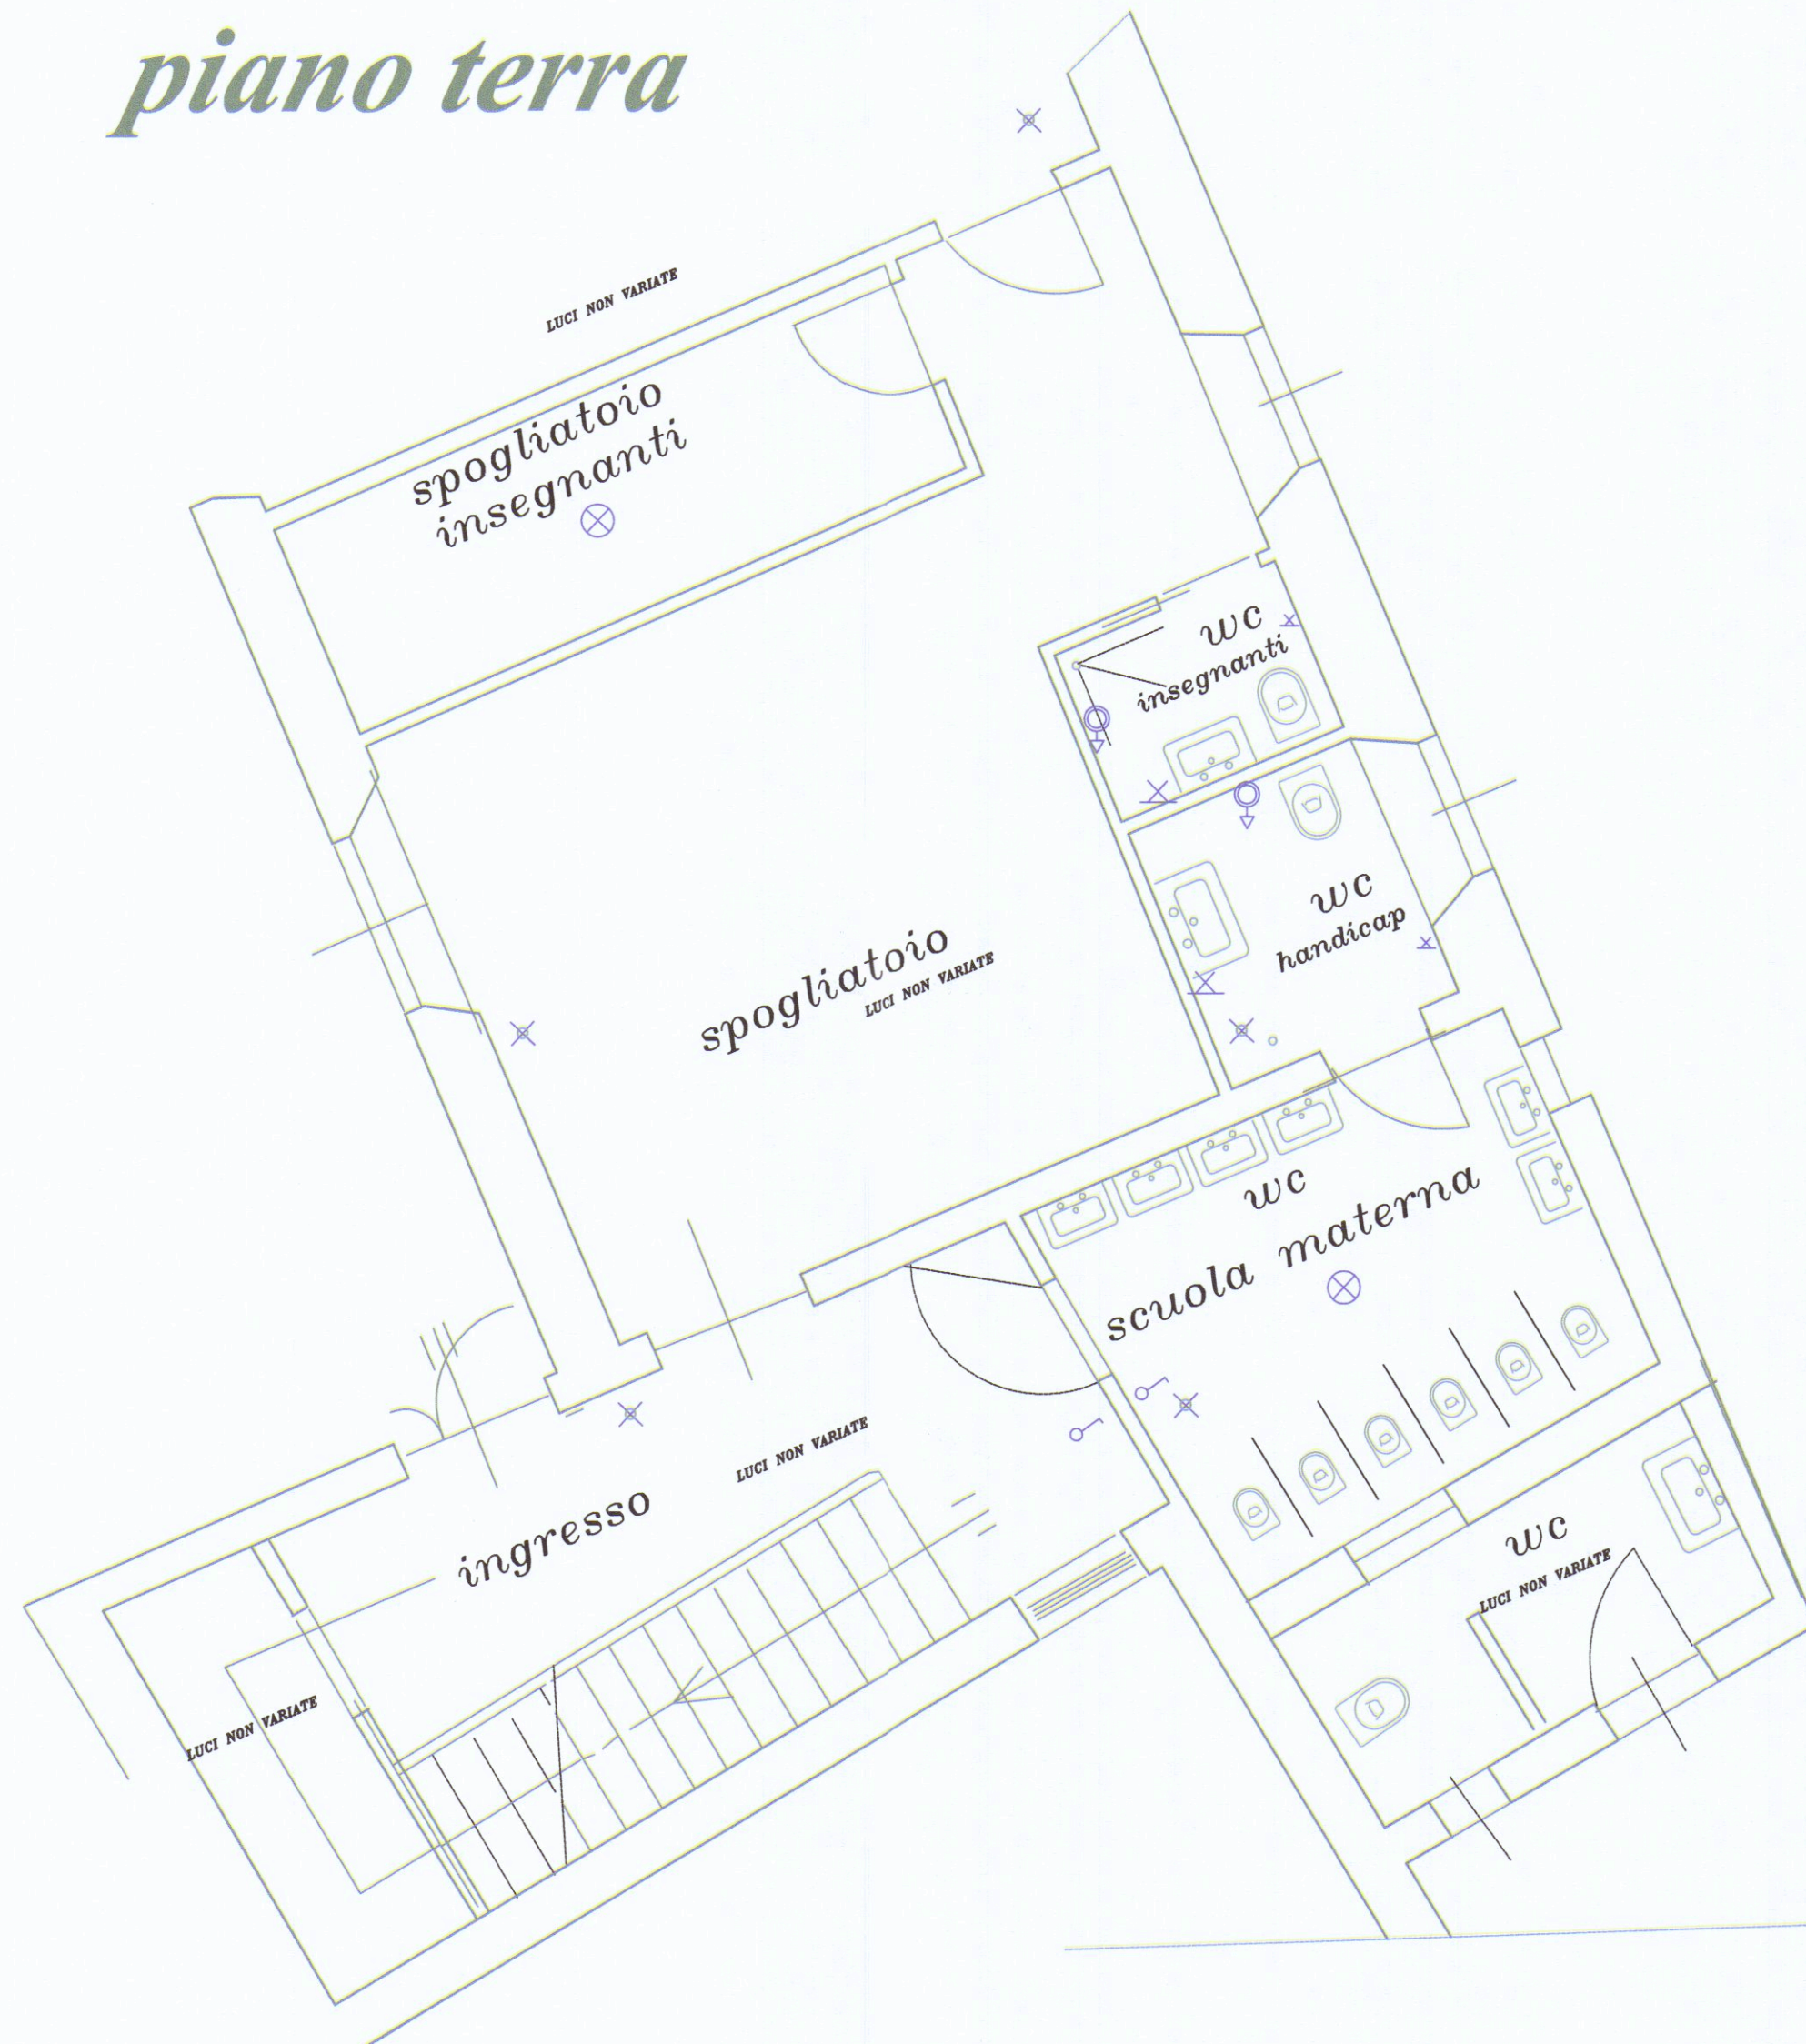

piano primo



impianto elettrico

LEGENDA		LEG.	
SIMBOLO	DESCRIZIONE	SIMBOLO	DESCRIZIONE
	Quadro di distribuzione		Pulsante
	Interruttore generale		Pulsante campanello
	Punto luce lampadario		cassetta di connessione stagna
	punto luce a parete		pulsante ad accesso protetto (non operativo a natura di vano)
	apparecchio illuminazione a tutti fluorescenti		Complesso autonomo illuminazione di sicurezza
	Interruttore unipolare		fastidio allarme remoto di programmazione
	Interruttore		contatto magnetico
	Deviatore		sirena esterna
	Interruttore bipolare		sirena interna
	Suoneria		conduttura discendente
	pulsante a tirante per allarme bagno		conduttura ascendente
	Presse luce 10A/16A		conduttura in tubo protettivo a parete
	Presse luce 10A/16A		possetto di terra
	Presse luce 10A/16A		possetto sezionabile
	Presse luce 10A/16A		
	Presse TV		
	Presse telefono		
	Citofono		

× LUCI DI EMERGENZA

COMUNE DI CARRARA
10 LUG. 2015

ORDINE DEGLI INGEGNERI
DELLA PROVINCIA DI MASSA CARRARA
Dott. Ing. Antonio Cirillo
SEZIONE A N° 319
Ingegnere civile ambientale ed edile
Ingegnere Industriale
Ingegnere dell'Informazione

STUDIO TECNICO DI INGEGNERIA		Ing. Antonio CIRILLO		edilizia, strutture, industria	
		tel. 0585 242806		Marina di Massa 54037 (MS) via Garibaldi 42	
				CRL NTN 57L05 1809V, PIVA 00425530458	
		Lavoro: SCIA asilo opere interne		località viale Potroniano Comune di Carrara	
Committente		Istituto sacro cuore		Data 15/5/2015	
tavola n.		6		oggetto DISEGNI IMPIANTO ELETTRICO parti varie	
progettista		Dr. Ing. Antonio CIRILLO		Scala 1:100	