




PLANIMETRIA GENERALE
SCALA 1:1000

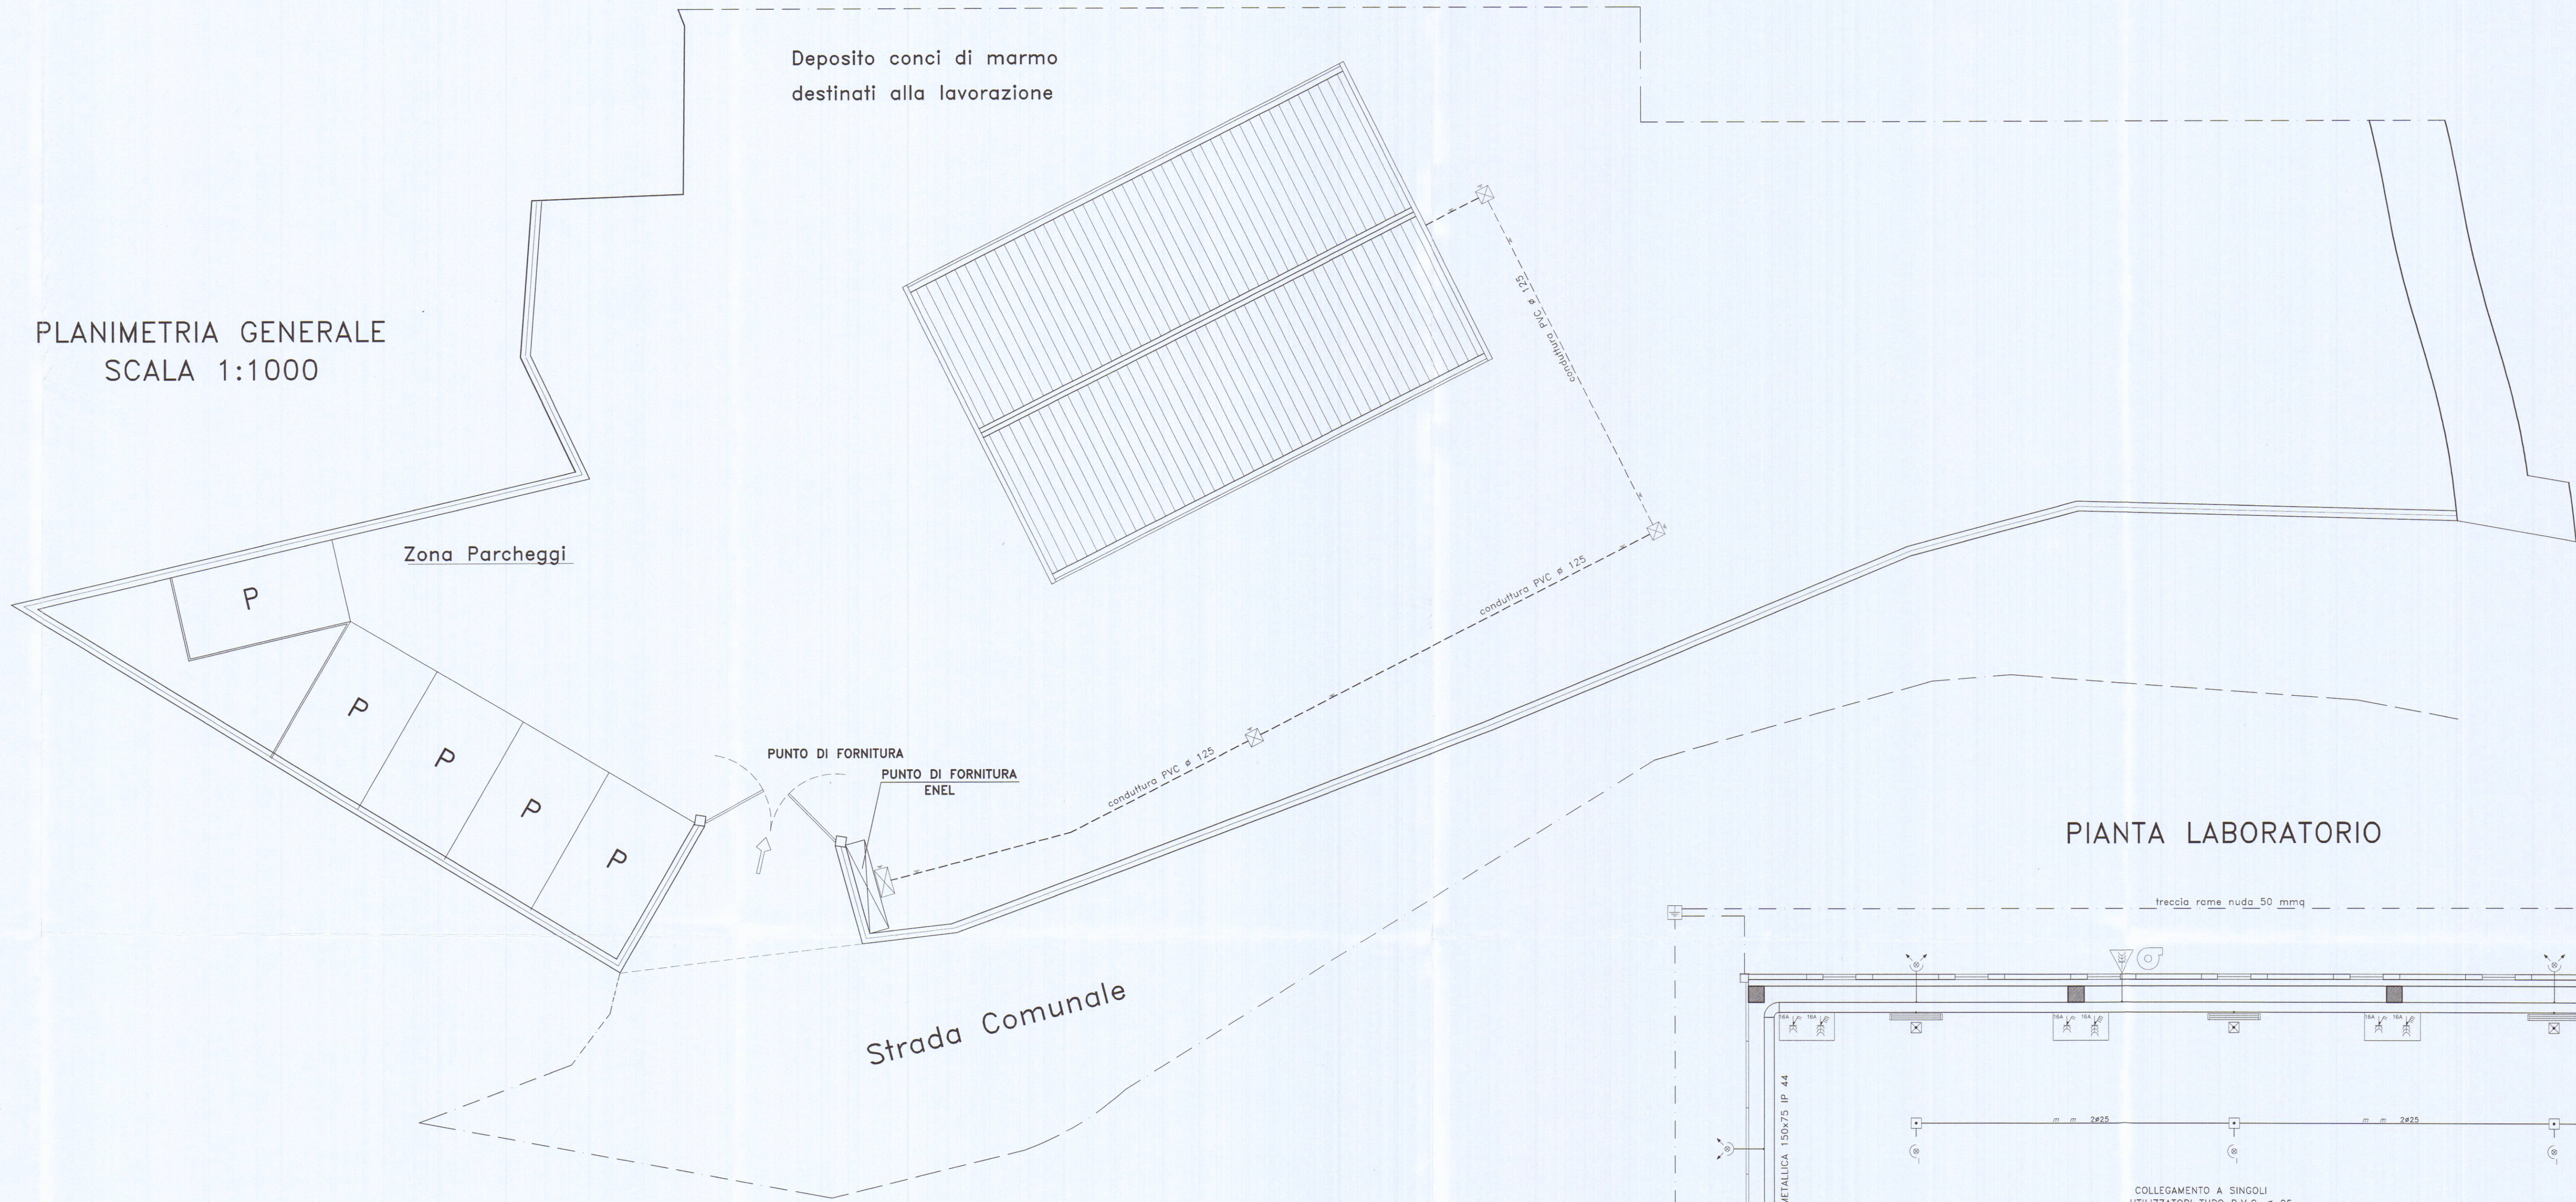

PIANTA LABORATORIO

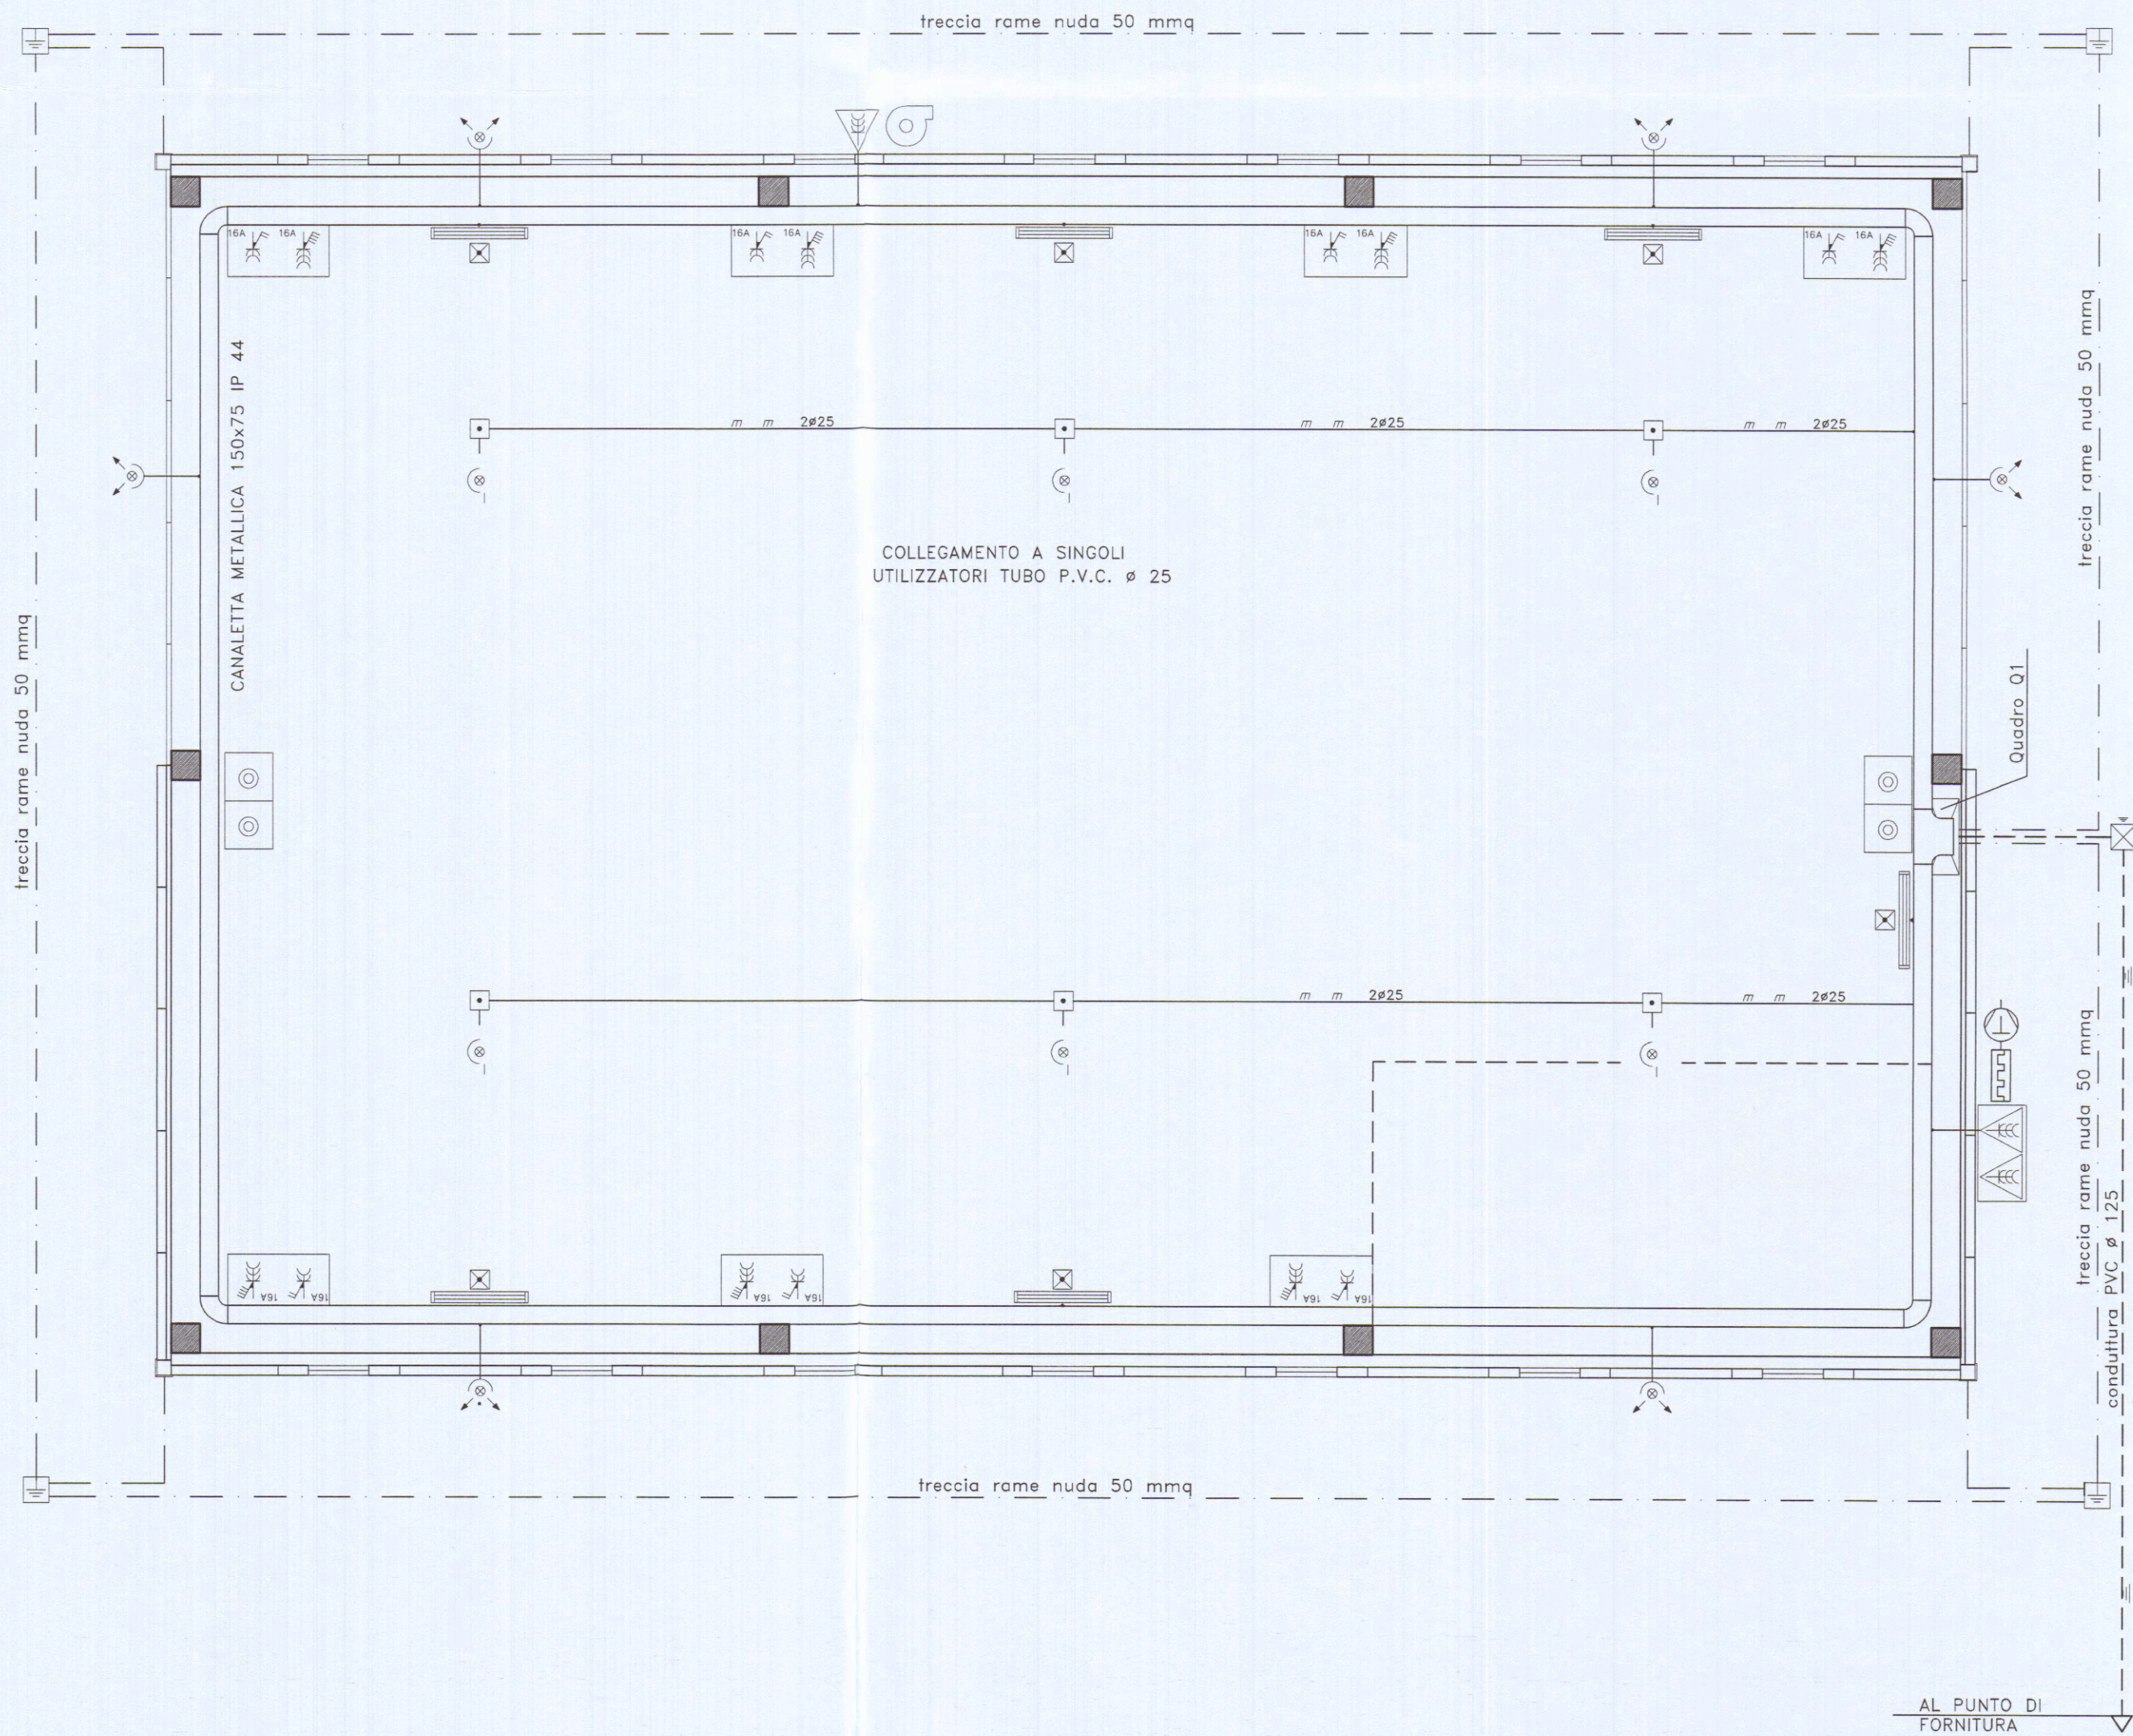

PARTICOLARE SPOGLIATOI E SERVIZI
SCALA 1:25

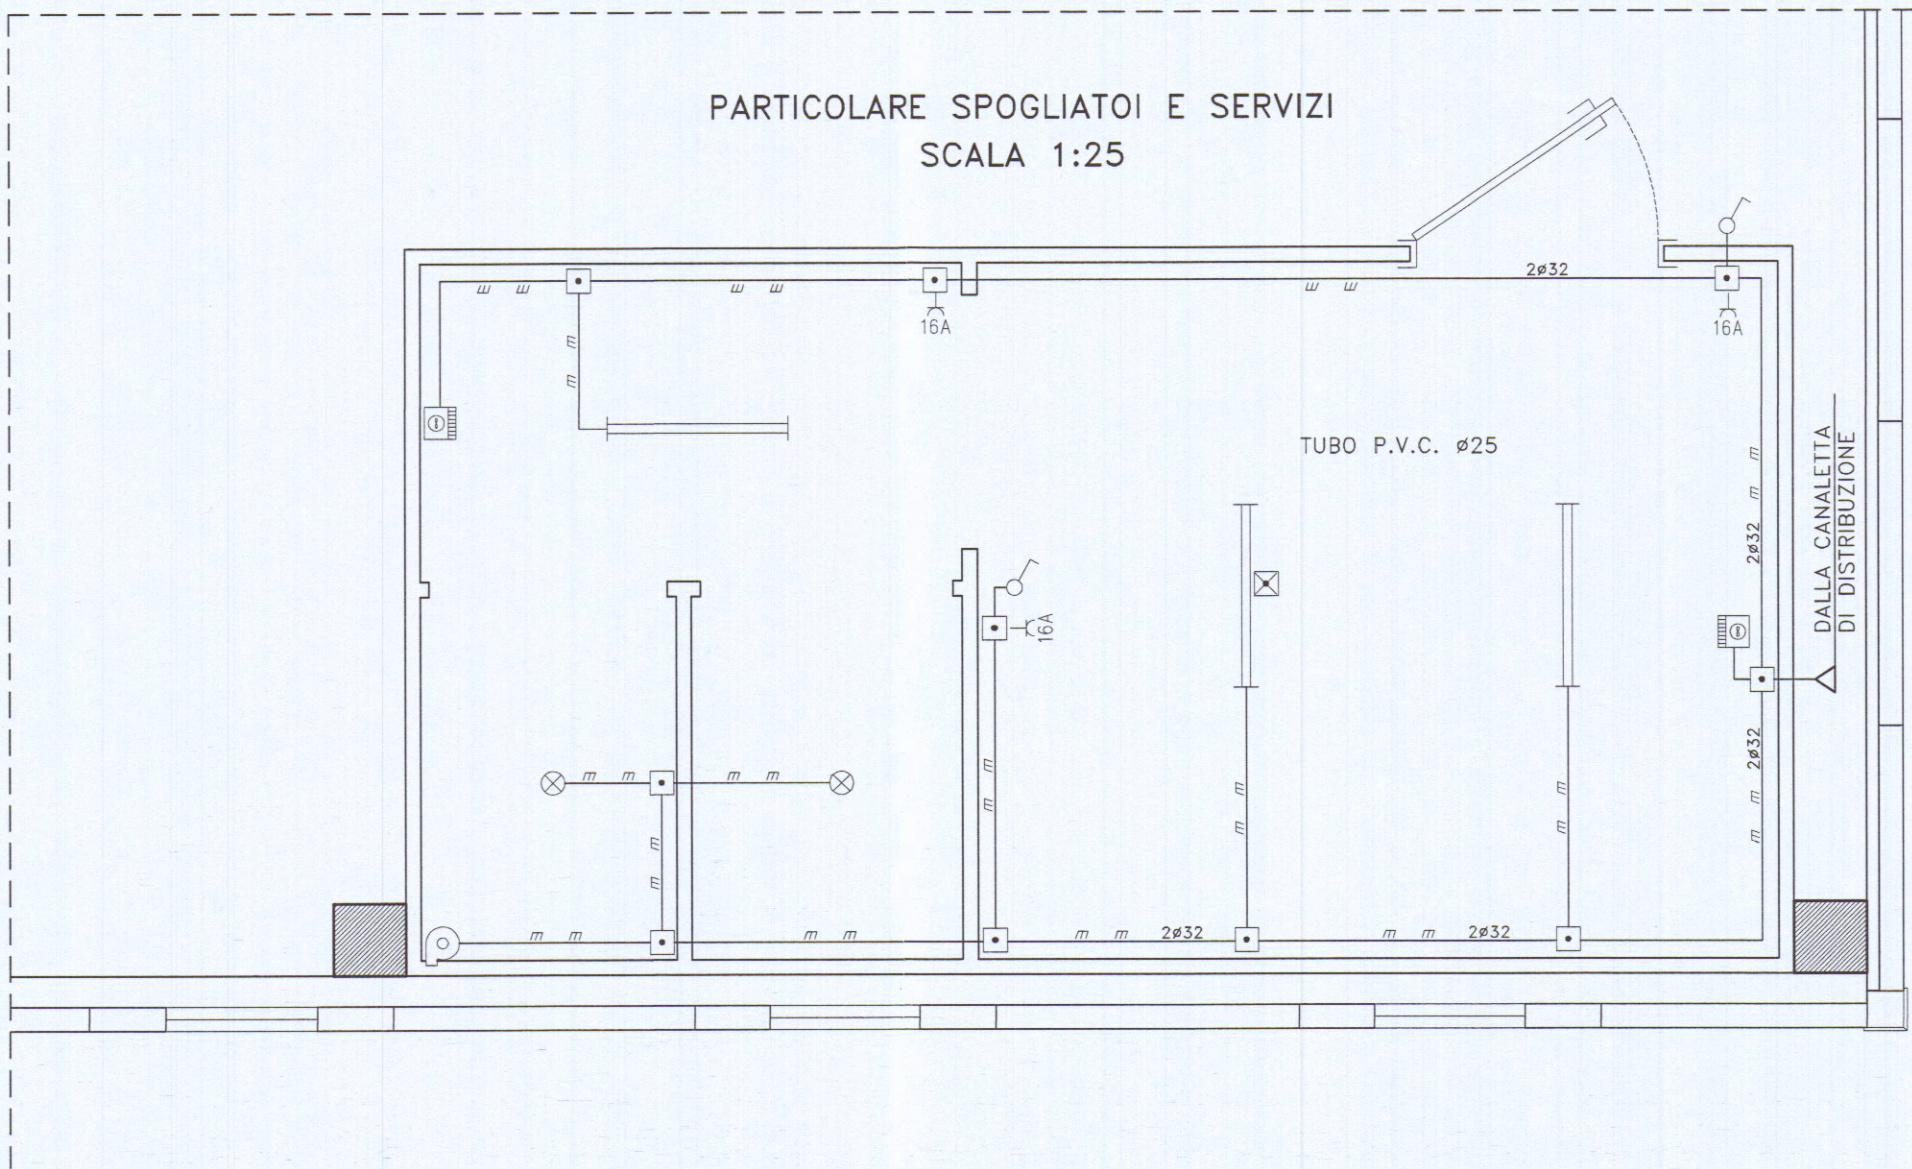

LEGENDA SIMBOLI	
	Pres a 16A 2P+PE
	Interruttore unipolare
	Pulsante stagno
	Lampada
	Proiettore a ioduri metallici IP65
	Cassetta di derivazione
	Apparecchio a tubi fluorescenti 2x36W
	Apparecchio a tubi fluorescenti 2x36W con luce di emergenza incorporata
	Apparecchio a tubi fluorescenti 2x58W con luce di emergenza incorporata
	Pozzetto e dispersore di terra
	Pannello presa CEE 16A 2P+PE interbloccata + presa CEE 16A 3P+PE+N interbloccata IP 55
	Ventilatore
	Pozzetto d'ispezione interrato
	Radiatore elettrico
	Pres a CEE 3P+PE/3P+PE+N IP65
	Proietorea ioduri metallici
	Compressore per aria compressa
	Essicatore d'aria

REV.	DATA	DESCRIZIONE	DISEGNATO	CONTROLLATO	APPROVATO
COMMITTENTE LABORATORIO ARTIGIANALE MONFRONI MICHELE VIA MEUCCI, loc. CODENA CARRARA (MS)					
OGGETTO REALIZZAZIONE DI LABORATORIO PER ATTIVITA' ARTIGIANALE IN LOCALITA' CODENA - CARRARA (MS)					
TITOLO PROGETTO IMPIANTO ELETTRICO SCHEMA PLANIMETRICO		COMMESSA MONFRONI VIA MEUCCI, loc. CODENA CARRARA (MS)	SCALA 1:50 FG 1 SG /		
A TERMINI DI LEGGE O RISPETTANDO LA PROPRIETA' DI QUESTO DISEGNO CON DISEGNO DI RIPRODUZIONE O RENDIMENTO NOTO A TERZO SENZA NOSTRA AUTORIZZAZIONE					