


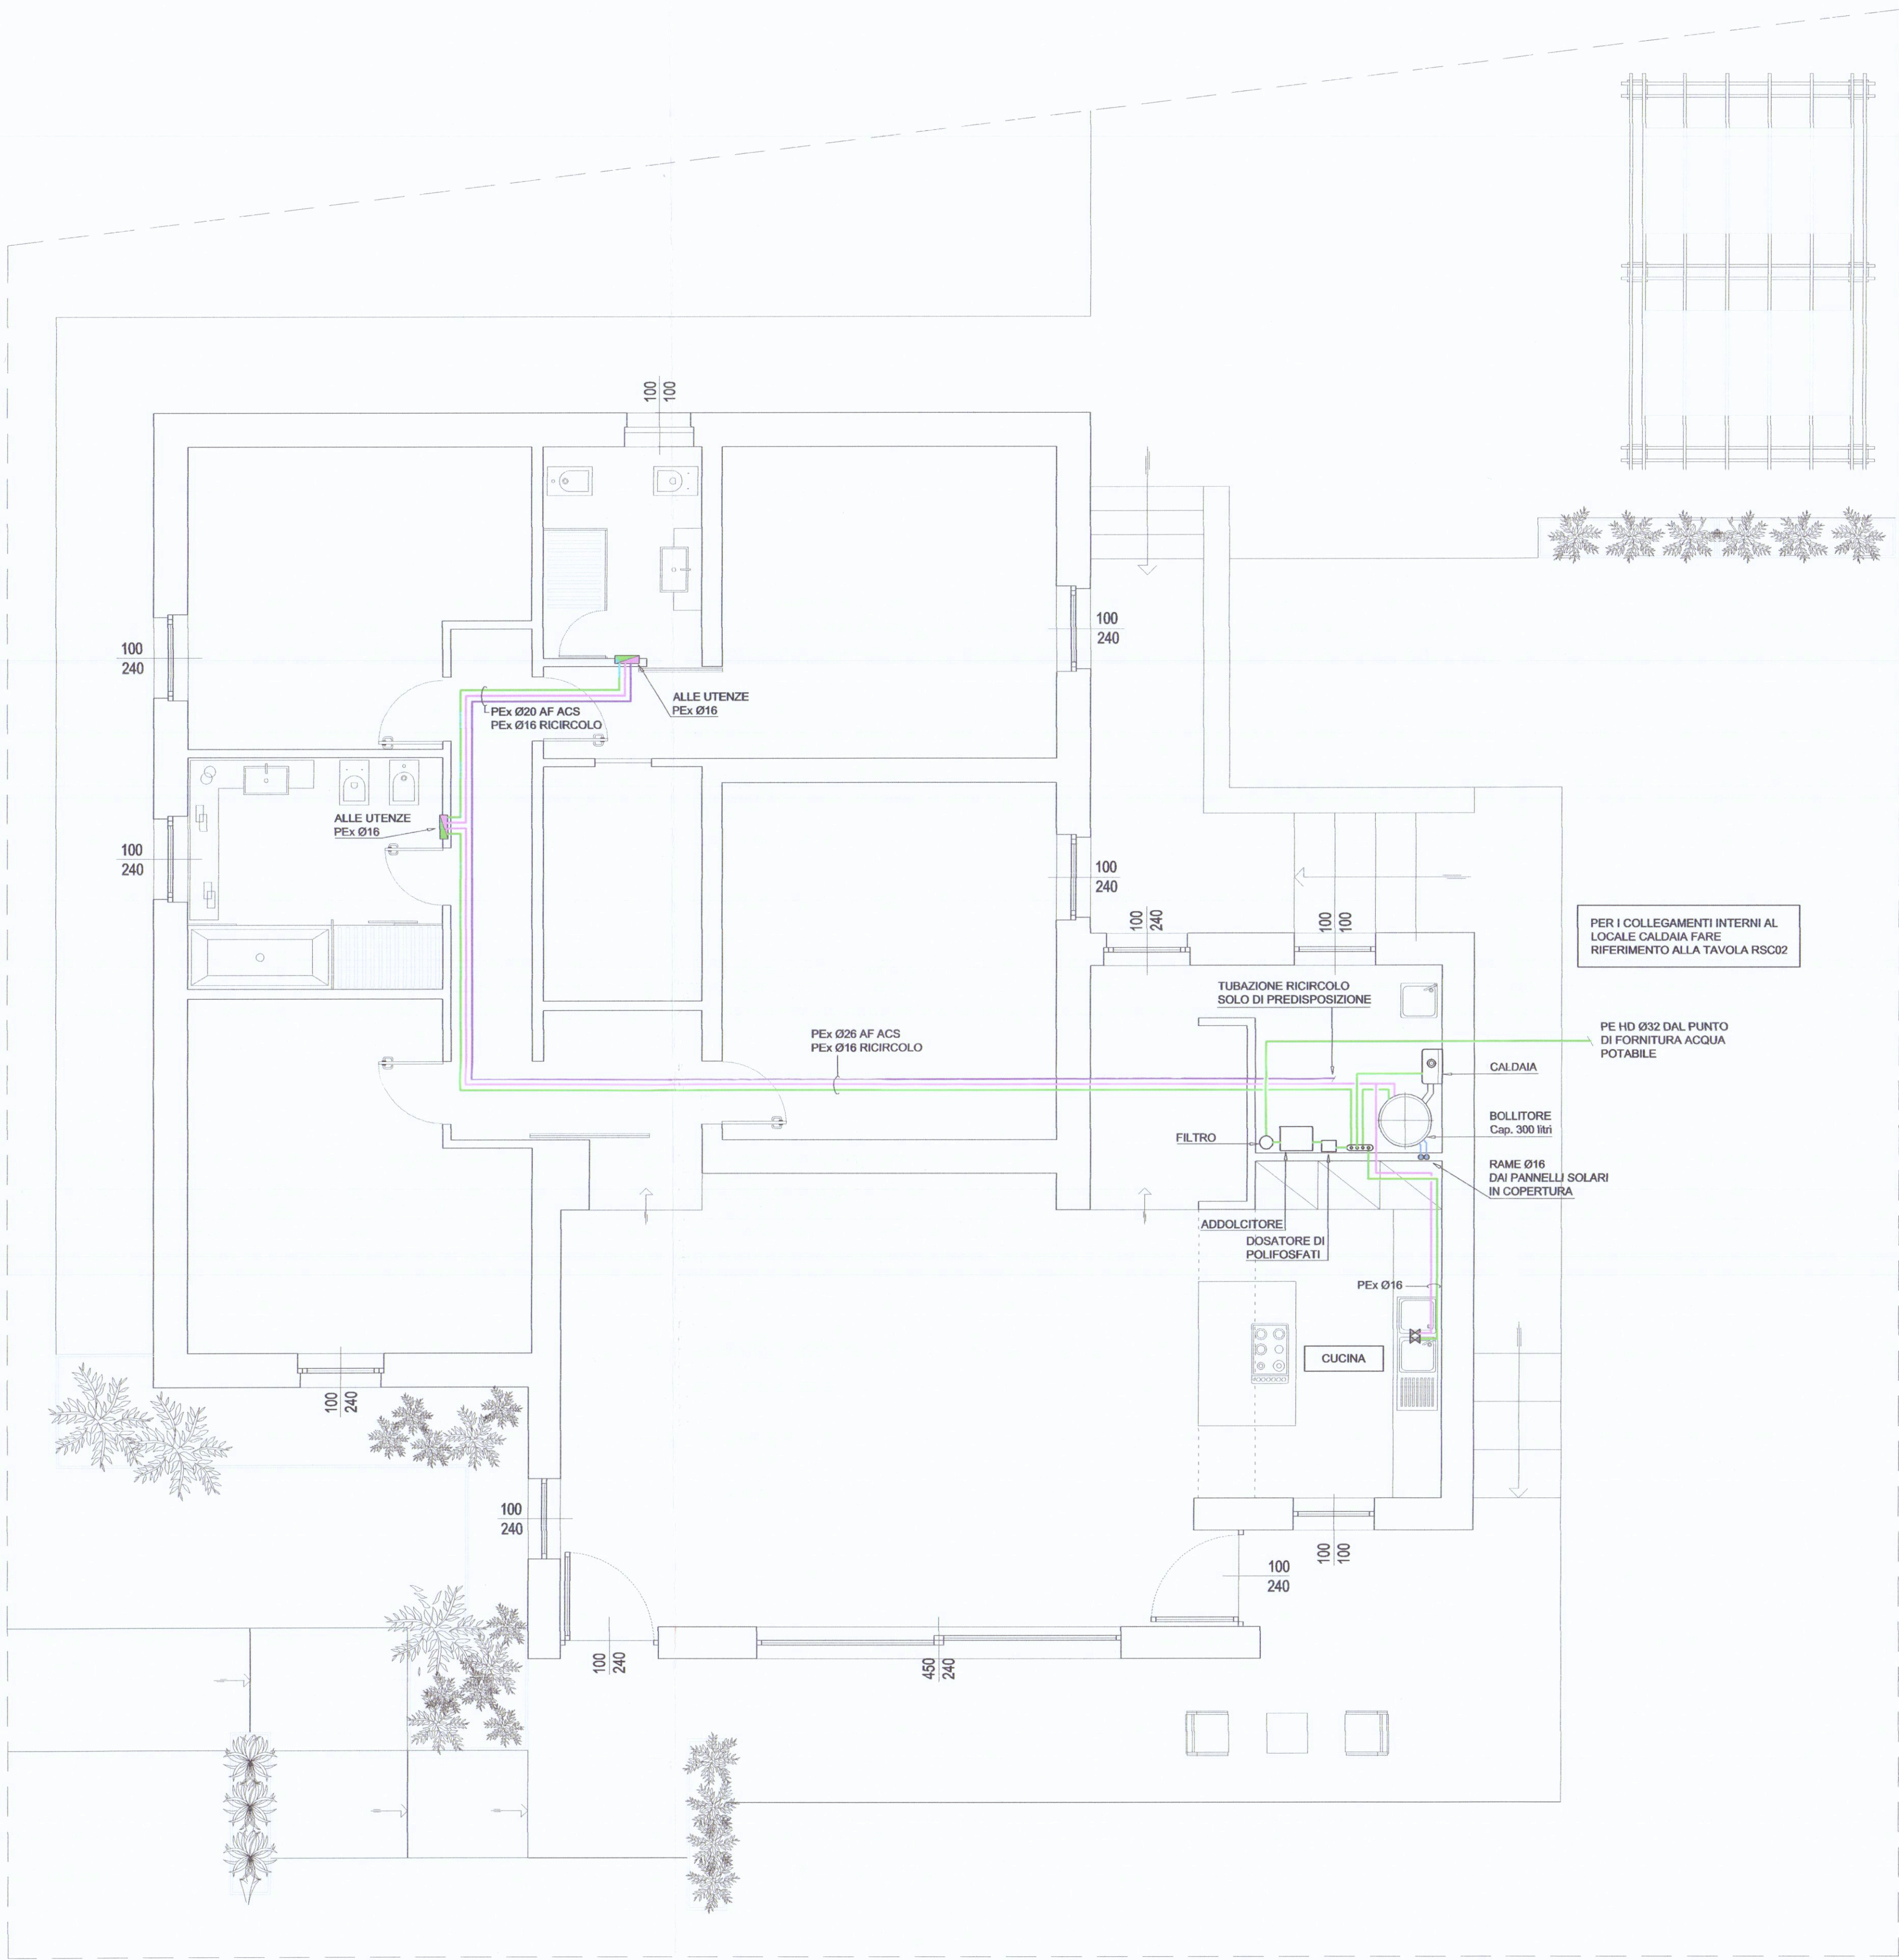

PER I COLLEGAMENTI INTERNI AL
LOCALE CALDAIA FARE
RIFERIMENTO ALLA TAVOLA RSC02

PE HD Ø32 DAL PUNTO
DI FORNITURA ACQUA
POTABILE

CALDAIA
BOLLITORE
Cap. 300 litri
RAME Ø16
DAI PANNELLI SOLARI
IN COPERTURA

ADDOLCITORE
DOSATORE DI
POLIFOSFATI

CUCINA

PEX Ø16

100
240

450
240

100
240

100
240

100
240

100
240

100
240

100
100

100
240

100
240


100
240

100
240

100
240

100
240

PIANTA COPERTURA - SCALA 1:100

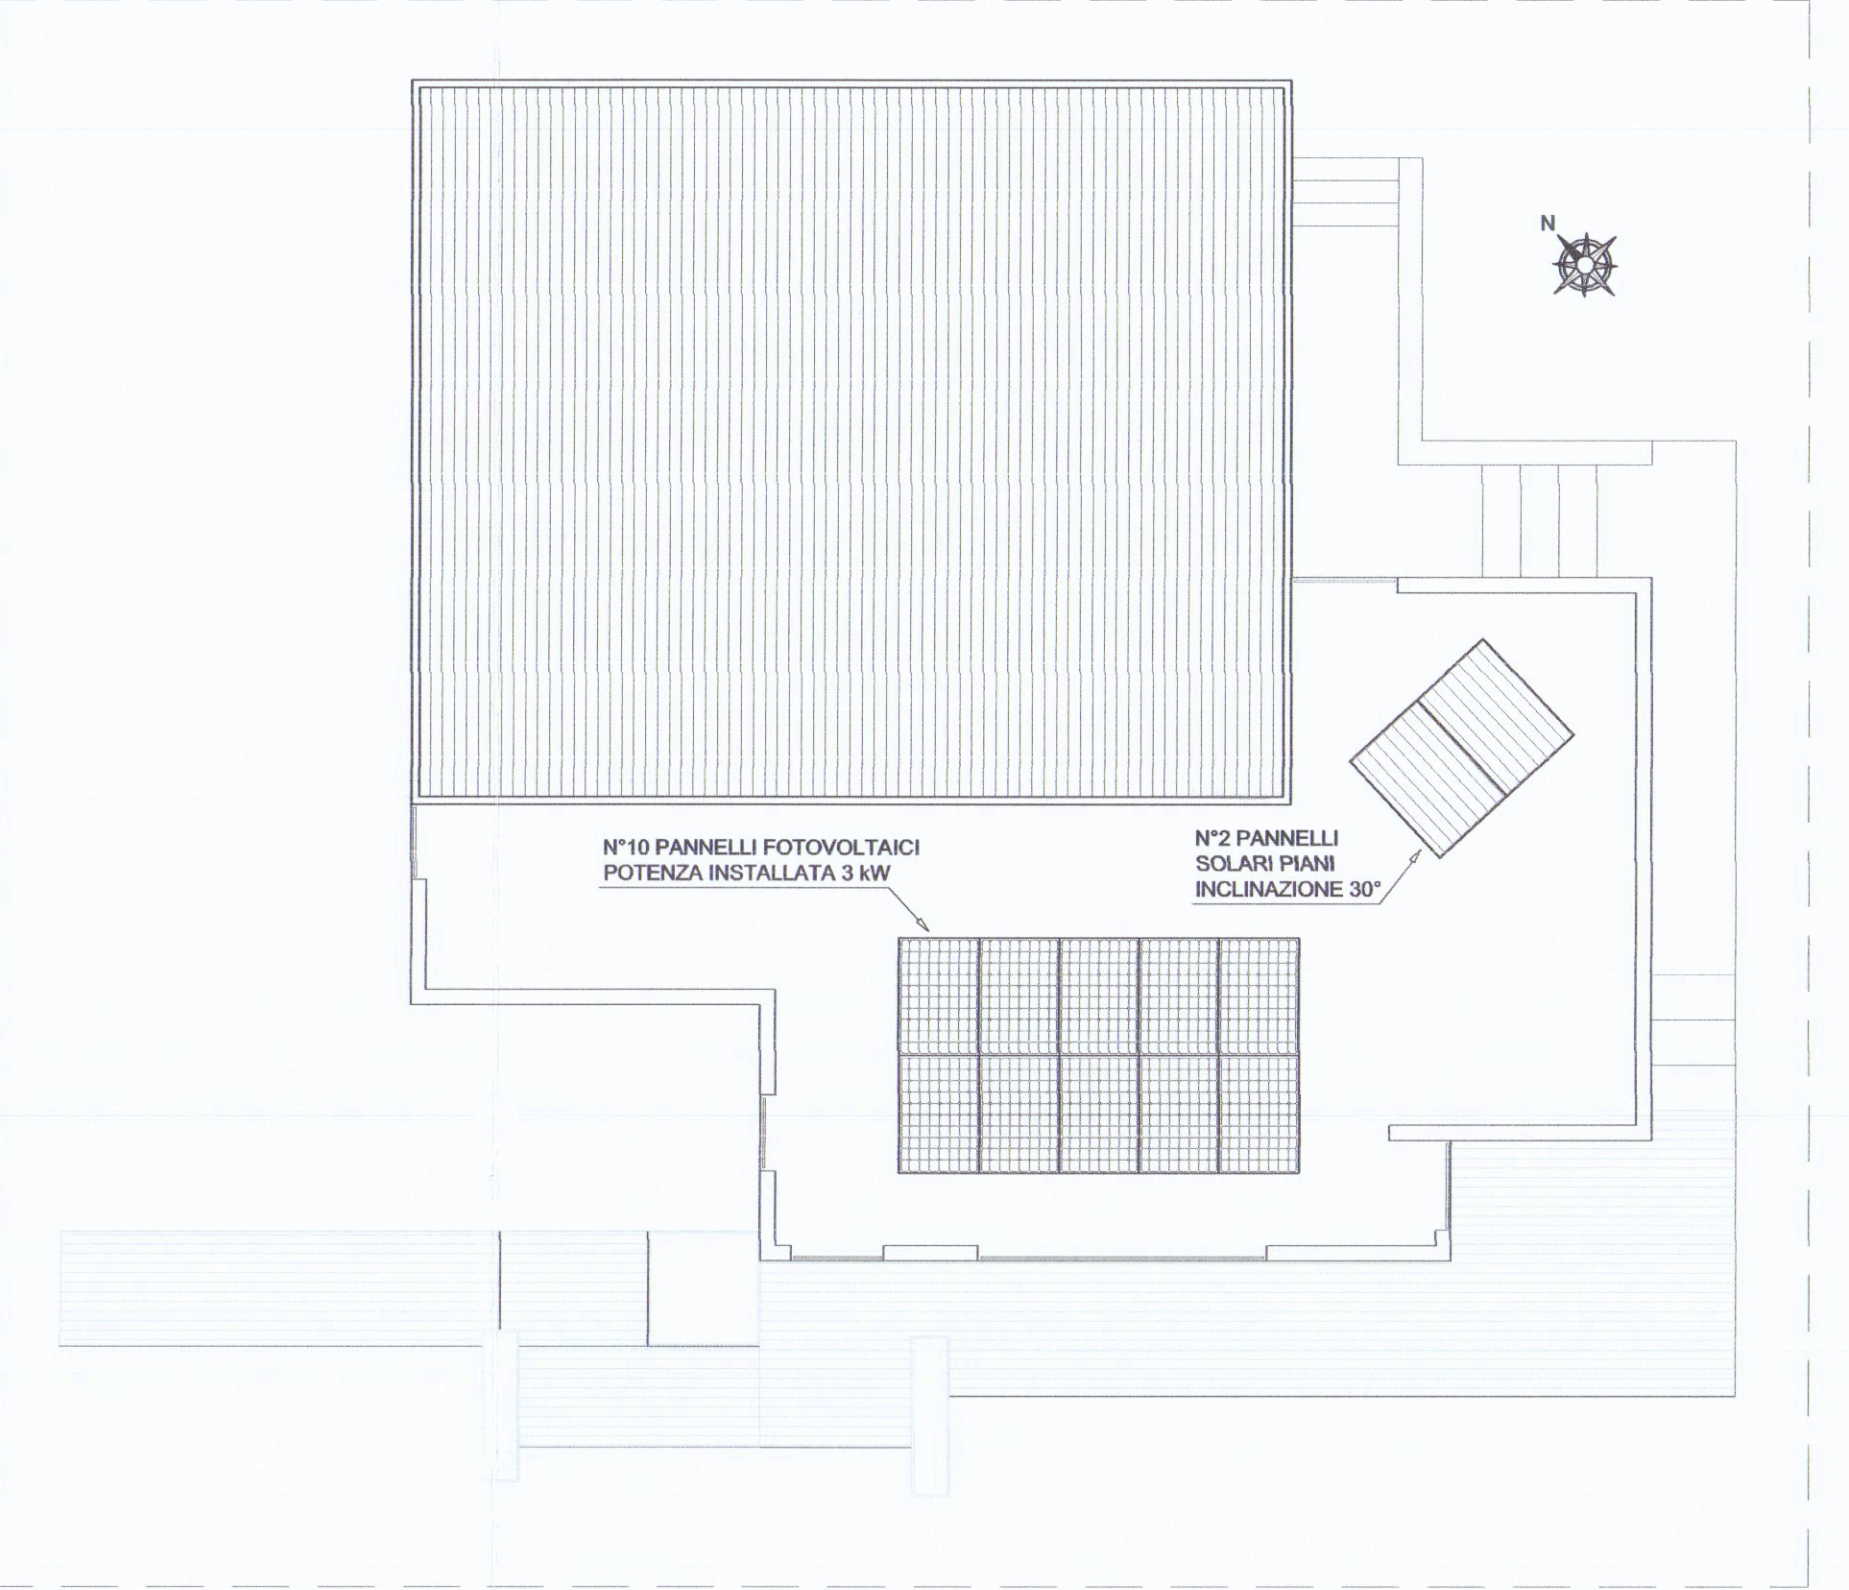

N°10 PANNELLI FOTOVOLTAICI
POTENZA INSTALLATA 3 kW

N°2 PANNELLI
SOLARI PIANI
INCLINAZIONE 30°

ISOLAMENTO DELLE RETI DI DISTRIBUZIONE DEL CALORE ALLEGATO B - D.P.R. 26 AGOSTO 1993, N°412	
TABELLA PER LA DETERMINAZIONE DEGLI SPESSORI DELL'ISOLAMENTO	
CONDUITIVITÀ TERMICA UTILE DELL'ISOLANTE (W/m °C)	di diametro esterno della tubazione (mm)
	< 20 da 20 a 39 da 40 a 59 da 60 a 79 da 80 a 99 > 100
0.030	13 19 26 33 37 40
0.032	14 21 29 36 40 44
0.034	15 23 31 39 44 48
0.036	17 25 34 43 47 52
0.038	18 28 37 46 51 56
0.040	20 30 40 50 55 60
0.042	22 32 43 54 59 64
0.044	24 35 46 58 63 69
0.046	26 38 50 62 68 74
0.048	28 41 54 66 72 79
0.050	30 42 56 71 77 84

I valori riportati in tabella si riferiscono a tubazioni poste all'esterno e in ambienti non riscaldati, quali locali caldaia, cantine, garages, ecc.
Per tubazioni poste al di qua dell'isolamento termico dell'involucro edilizio, verso l'interno del fabbricato, moltiplicare gli spessori di tabella per 0.5.
Per tubazioni correnti entro strutture non affacciate né all'esterno né su locali non riscaldati, moltiplicare gli spessori di tabella per 0.3.
I canali dell'aria calda per la climatizzazione invernale posti in ambienti non riscaldati devono essere coibentati con uno spessore di isolante non inferiore agli spessori indicati per tubazioni di diametro esterno da 20 a 39 mm.

LEGENDA	
	ACQUA FREDDA
	ACQUA CALDA SANITARIA
	ACQUA CALDA SANITARIA DI RICIRCOLO
	COLLETTORE DI DISTRIBUZIONE ACQUA SANITARIA - ALLE UTENZE PEX Ø16
	TUBAZIONI CIRCUITO SOLARE

COMUNE DI CARRARA
15 FEB. 2013
*

COLLEGIO DEI PERITI INDUSTRIALI
DEI PERITI INDUSTRIALI LAUREATI
MASSA CARRARA
Guastini Ind. Andrea
N° 179

REV.	DATA	DESCRIZIONE	DISEGNATO	CONTROLLATO	APPROVATO
COMMITTENTE			IL PROGETTISTA		
DOTT. FERDINANDO DONETTI			STUDIO TECNICO Per. Ind. ANDREA GUASTINI Via Fivizzano, 54 - Loc. AVENZA Fax 0585 379 400		
TITOLO					
PROGETTO IMPIANTO ADDUZIONE IDRICA IN EDIFICIO RESIDENZIALE sito in MARINA DI CARRARA - Viale MONZONE, 59 Foglio 97 - Mappale 144					
OGGETTO			FILE:	SCALA	
SCHEMA PLANIMETRICO			UNITA n°:	1:50	
			DATA	TAV.	
			22.01.16	IDR 01	
A TERMINI DI LEGGE CI RISERVIAMO LA PROPRIETA' DI QUESTO DISEGNO CON DIVIETO DI RIPRODURLO O RENDERLO NOTO A TERZI SENZA NOSTRA AUTORIZZAZIONE					