


PIANO PRIMO



LEGENDA	
Progetto	SEDE CENTRALE - CASSA DI RISPARMIO DI CARRARA S.p.A.
Scala	15 12 09
Indirizzo	Via Roma, 2 - 54033 - Carrara (MS)
Scala	1:100
Oggetto del disegno	IMPIANTO DI CONDIZIONAMENTO
Tracce	01 - A
Progettista	
UFFICIO TECNICO CASSA di RISPARMIO CARRARA - Via Roma,2-54033-Carrara	
LEGENDA:	
Unità interna cassetta a 4 vie marca DAIKIN modello:	
A FXZQ20M B FXZQ25M C FXZQ32M Q FXZQ40M	
Unità interna cassetta a 2 vie marca DAIKIN modello:	
D FXCQ20M E FXCQ25M F FXCQ32M	
Unità interna corner marca DAIKIN modello:	
X FXKQ32M	
Collettore di distribuzione marca DAIKIN modello KHRQ22M_H	
Giunto di derivazione marca DAIKIN modello KHRQ22M_T	
Tubazioni condizionamento linea gas e liquido	
Tubazioni scarico condensa condizionatori	

PIANO SECONDO

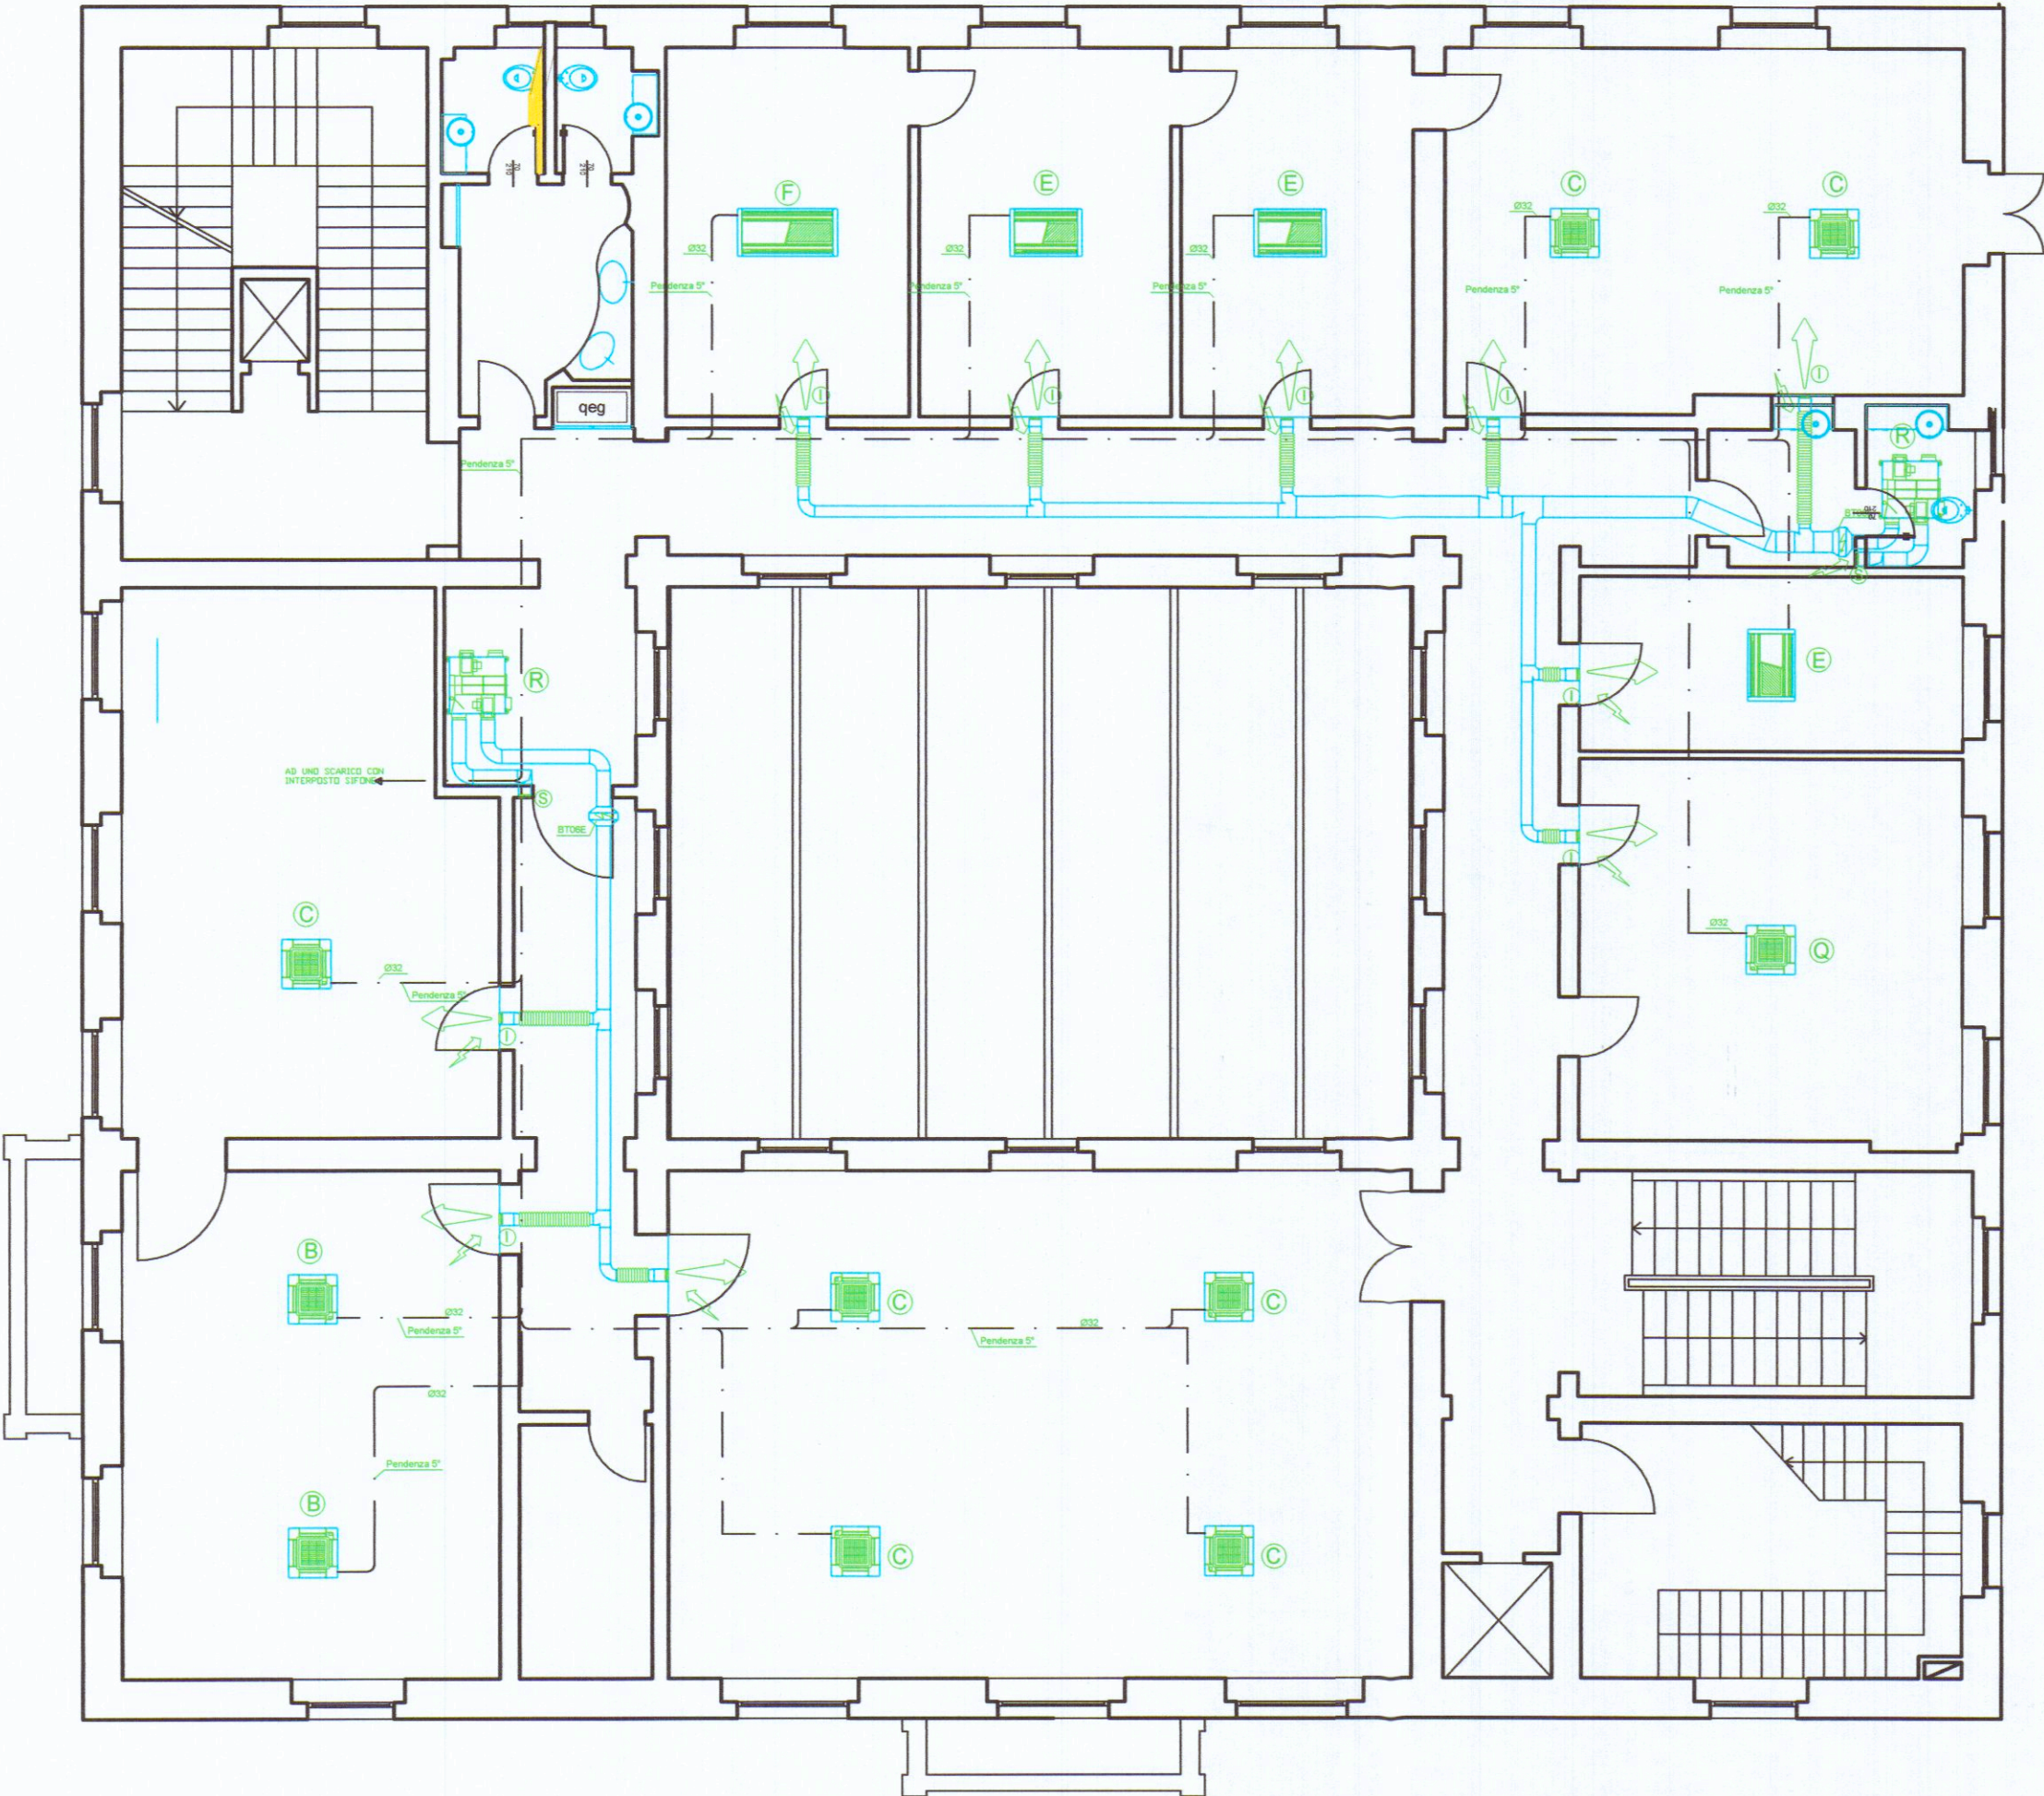

L'IMPIANTO NON SUBISCE NESSUNA MODIFICA

Cassa di Risparmio di Carrara S.p.A.
L'Amministratore Delegato



Rev. DATA AGGIORNAMENTO
Localizzazione:
CASSA DI RISPARMIO DI CARRARA
VIA ROMA 2 CARRARA
Piani 1° e 2°

Oggetto:
SCHEMA DI DISTRIBUZIONE IMPIANTO DI CLIMATIZZAZIONE

Disegno n° DISN°
DIA CARRARA P1e2
Scala: 1:100
Sigla estensore
RC
Data 1°emiss.:
22/12/2009



BANCA CARIGE - UFFICIO TECNICO
Via D'Annunzio 101 16121 GENOVA
tel. 010/5791 - fax 010/5792499
http : www. tecnico.progetti@carige.it

Questo disegno e' proprieta' riservata e non puo' essere riprodotto e trasmesso a terzi senza nostra autorizzazione