



PIANO TERRA

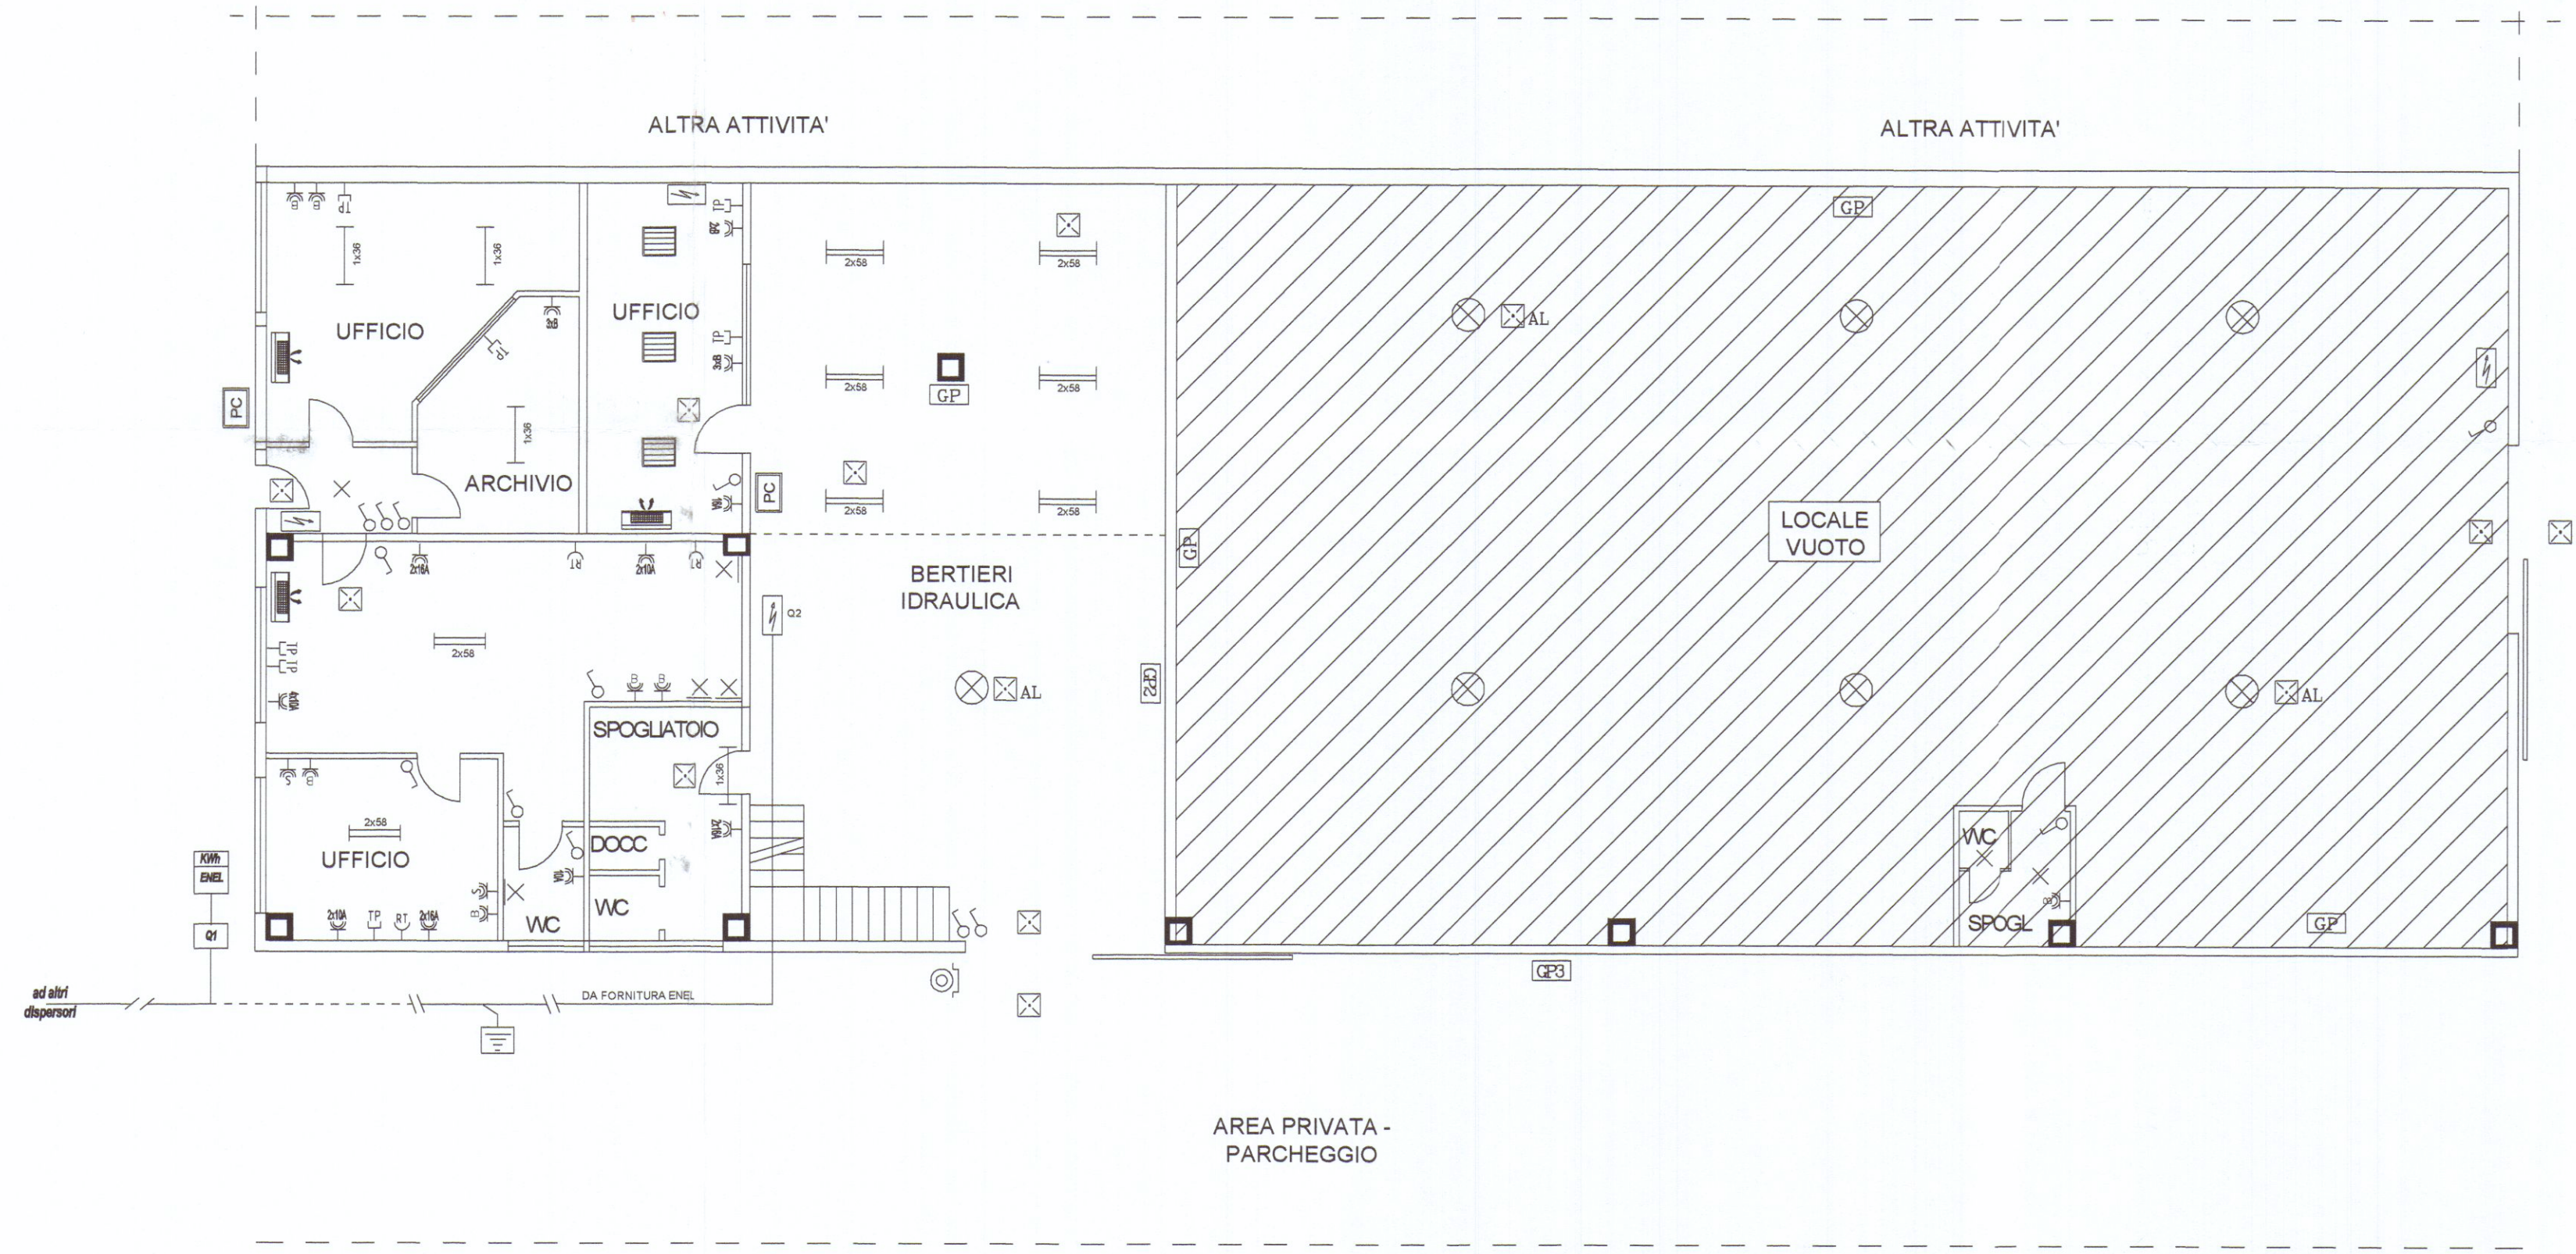

LEGENDA SIMBOLI ELETTRICI

⊗	LAMPADA - INSTALLAZIONE A SOFFITTO/PARETE
⊗	LUCE EMERGENZA 2x18w
⊗ AL	LUCE EMERGENZA 2x18w INDUSTRIALE AD ALTA EMISSIONE (ALOGENA)
⊗	LAMPADE INDUSTRIALI A IODURI METALLICI 400w
⊗	PLAFONIERA A TUBI FLUORESCENTI AL NEON 2x58w
⊗	PLAFONIERA A TUBI FLUORESCENTI AL NEON 1x36w
⊗	PROIETTORE A PARETE ALOGENO DA 250w
⊗	PLAFONIERA A TUBI FLUORESCENTI AL NEON 4x18w
⊗	PULSANTE SOTTOVETRO PER SGANCIO ELETTRICO GENERALE
ENEL	CONTATORE ENEL
⊗	PRESA BIVALENTE
⊗	PRESA SHUKO
⊗	PRESA 10 A
⊗	PRESA 16 A
⊗	PRESA TELEFONO
⊗	PRESA DATI
⊗	INTERRUTTORE
⊗	QUADRO ELETTRICO
⊗	BOLLITORE ELETTRICO
PC	POMPA DI CALORE DI TIPO ELETTRICO
⊗	VENTILCONVETTORE
GP	GRUPPO PRESE COMPOSTO DA: - N° 1 PRESA CEE TRIFASE INTERBLOCCATA FUSIBILATA 32A - N° 1 PRESA MONOFASE INTERBLOCCATA FUSIBILATA 16A
GP1	GRUPPO PRESE COMPOSTO DA: - N° 1 PRESA CEE TRIFASE INTERBLOCCATA FUSIBILATA 32A - N° 1 PRESA MONOFASE INTERBLOCCATA FUSIBILATA 16A
GP2	GRUPPO PRESE COMPOSTO DA: - N° 1 PRESA CEE TRIFASE INTERBLOCCATA FUSIBILATA 16A - N° 2 PRESA MONOFASE INTERBLOCCATA FUSIBILATA 16A
GP3	GRUPPO PRESE COMPOSTO DA: - N° 3 PRESA CEE TRIFASE INTERBLOCCATA FUSIBILATA 16A - N° 1 PRESA MONOFASE INTERBLOCCATA FUSIBILATA 16A

PIANO SOPPALCO

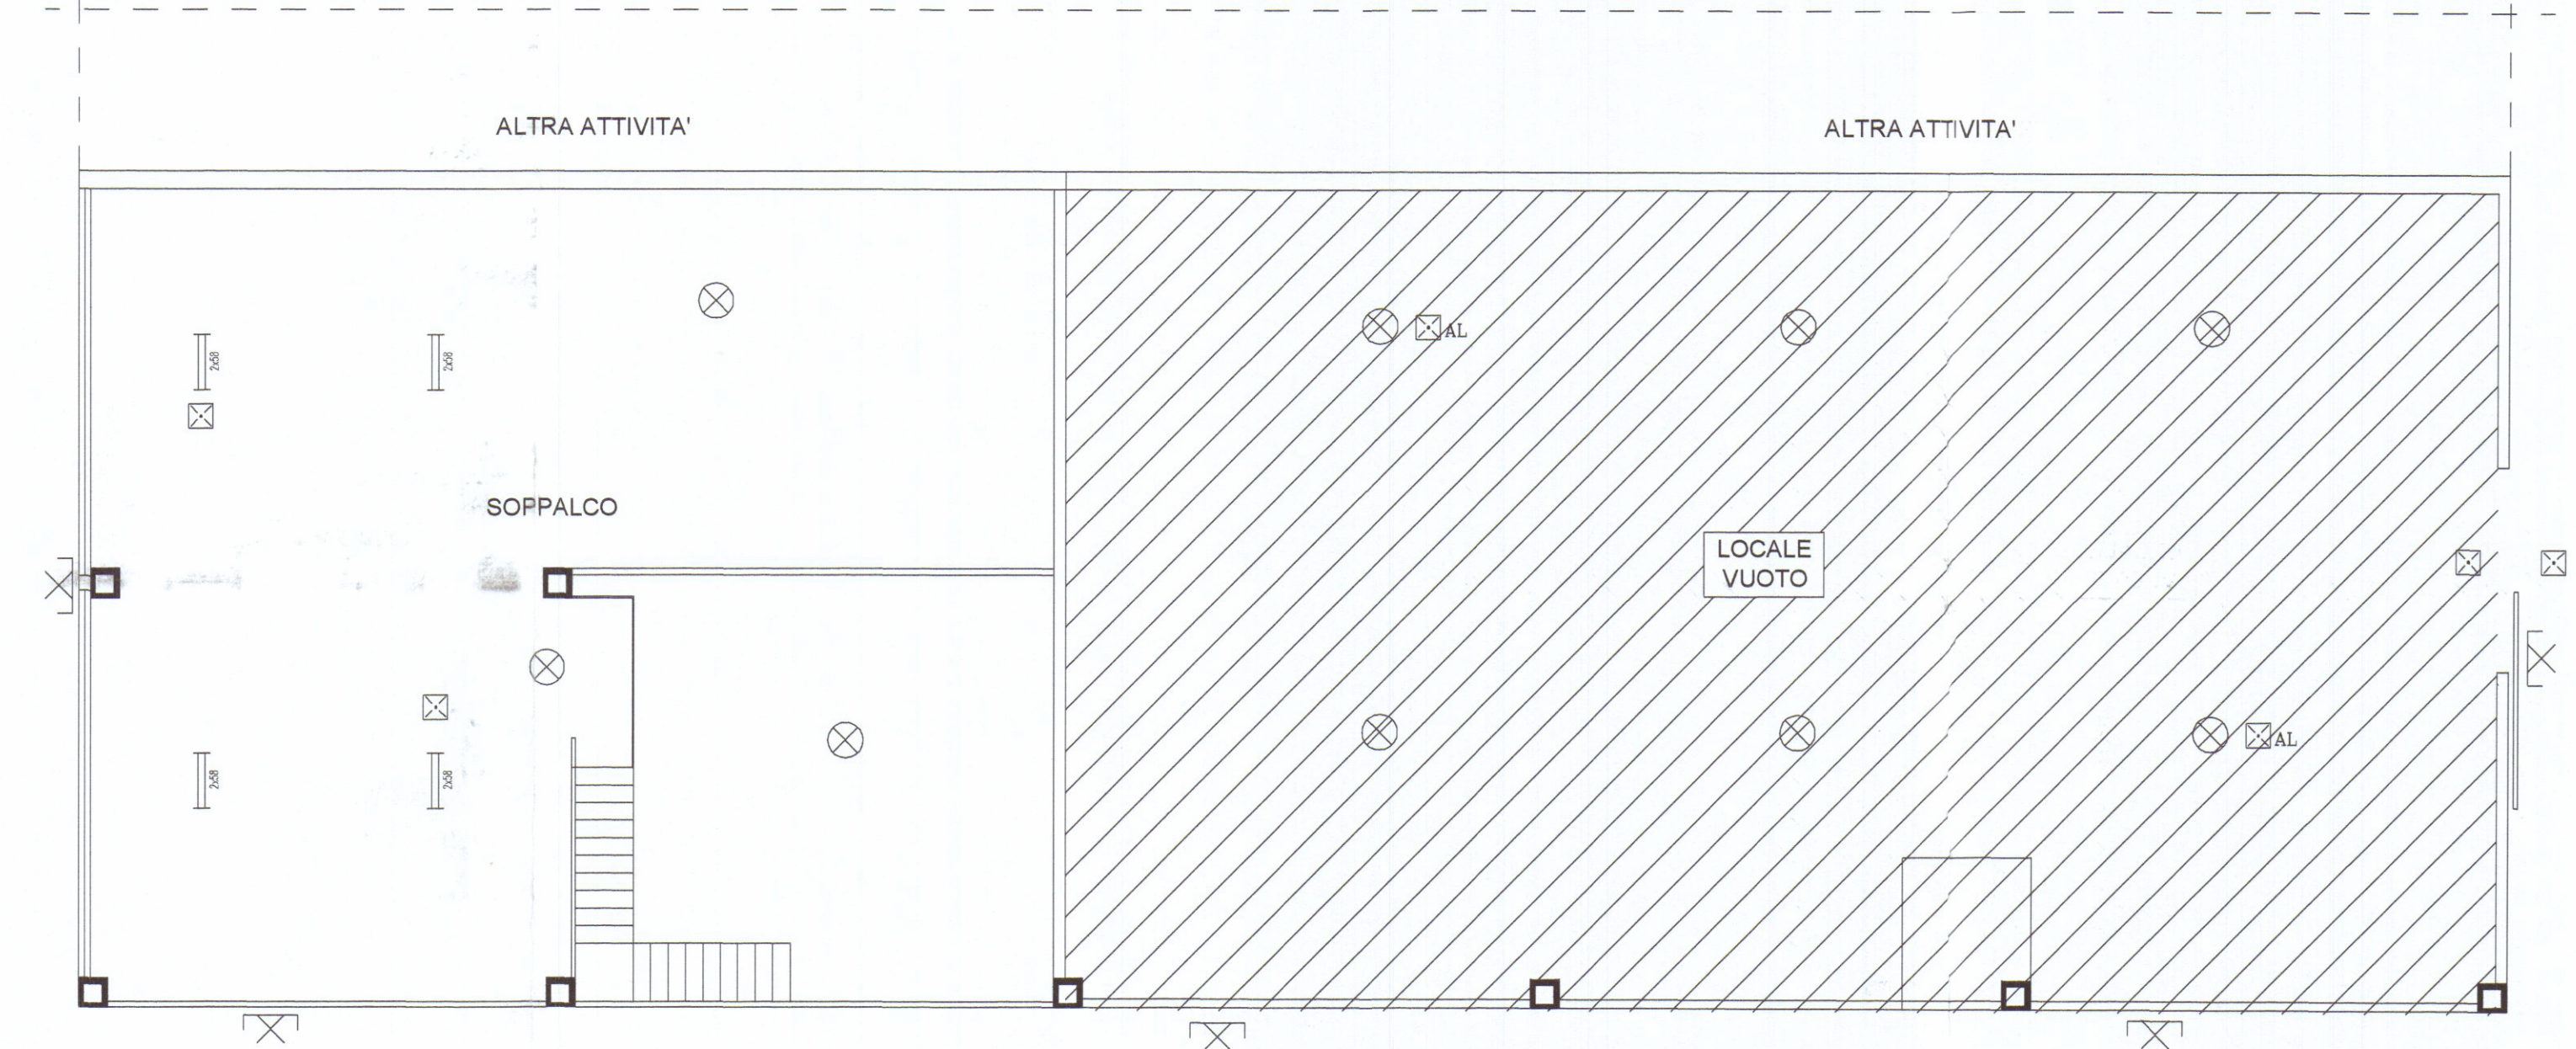

AEROFOTO



STUDIO TECNICO

Per Ind. Barotti Gianni

Via Prato n°70 54100 Massa Tel/Fax 0585-40975

Il Tecnico:
Per Ind. Barotti Gianni
N° 191

Committente:

BERTIERI

Il Committente:

Denominazione:

**CAPANNONE DEPOSITO MATERIALI
UFFICI**

Note:

CONTR. AZIENDA 05/11
- 8 LUG 2011
N°

Oggetto:

IMPIANTO ELETTRICO

Var.1

Var.2

Scala: 1:100

Tav: 1E

Nome file: _____ DWG

Disegnato: Per. Ind. _____

Rif: _____

Data:

QUESTO DISEGNO NON PUO' ESSERE RIPRODOTTO IN ALCUN MODO SENZA LA NOSTRA AUTORIZZAZIONE SCRITTA